



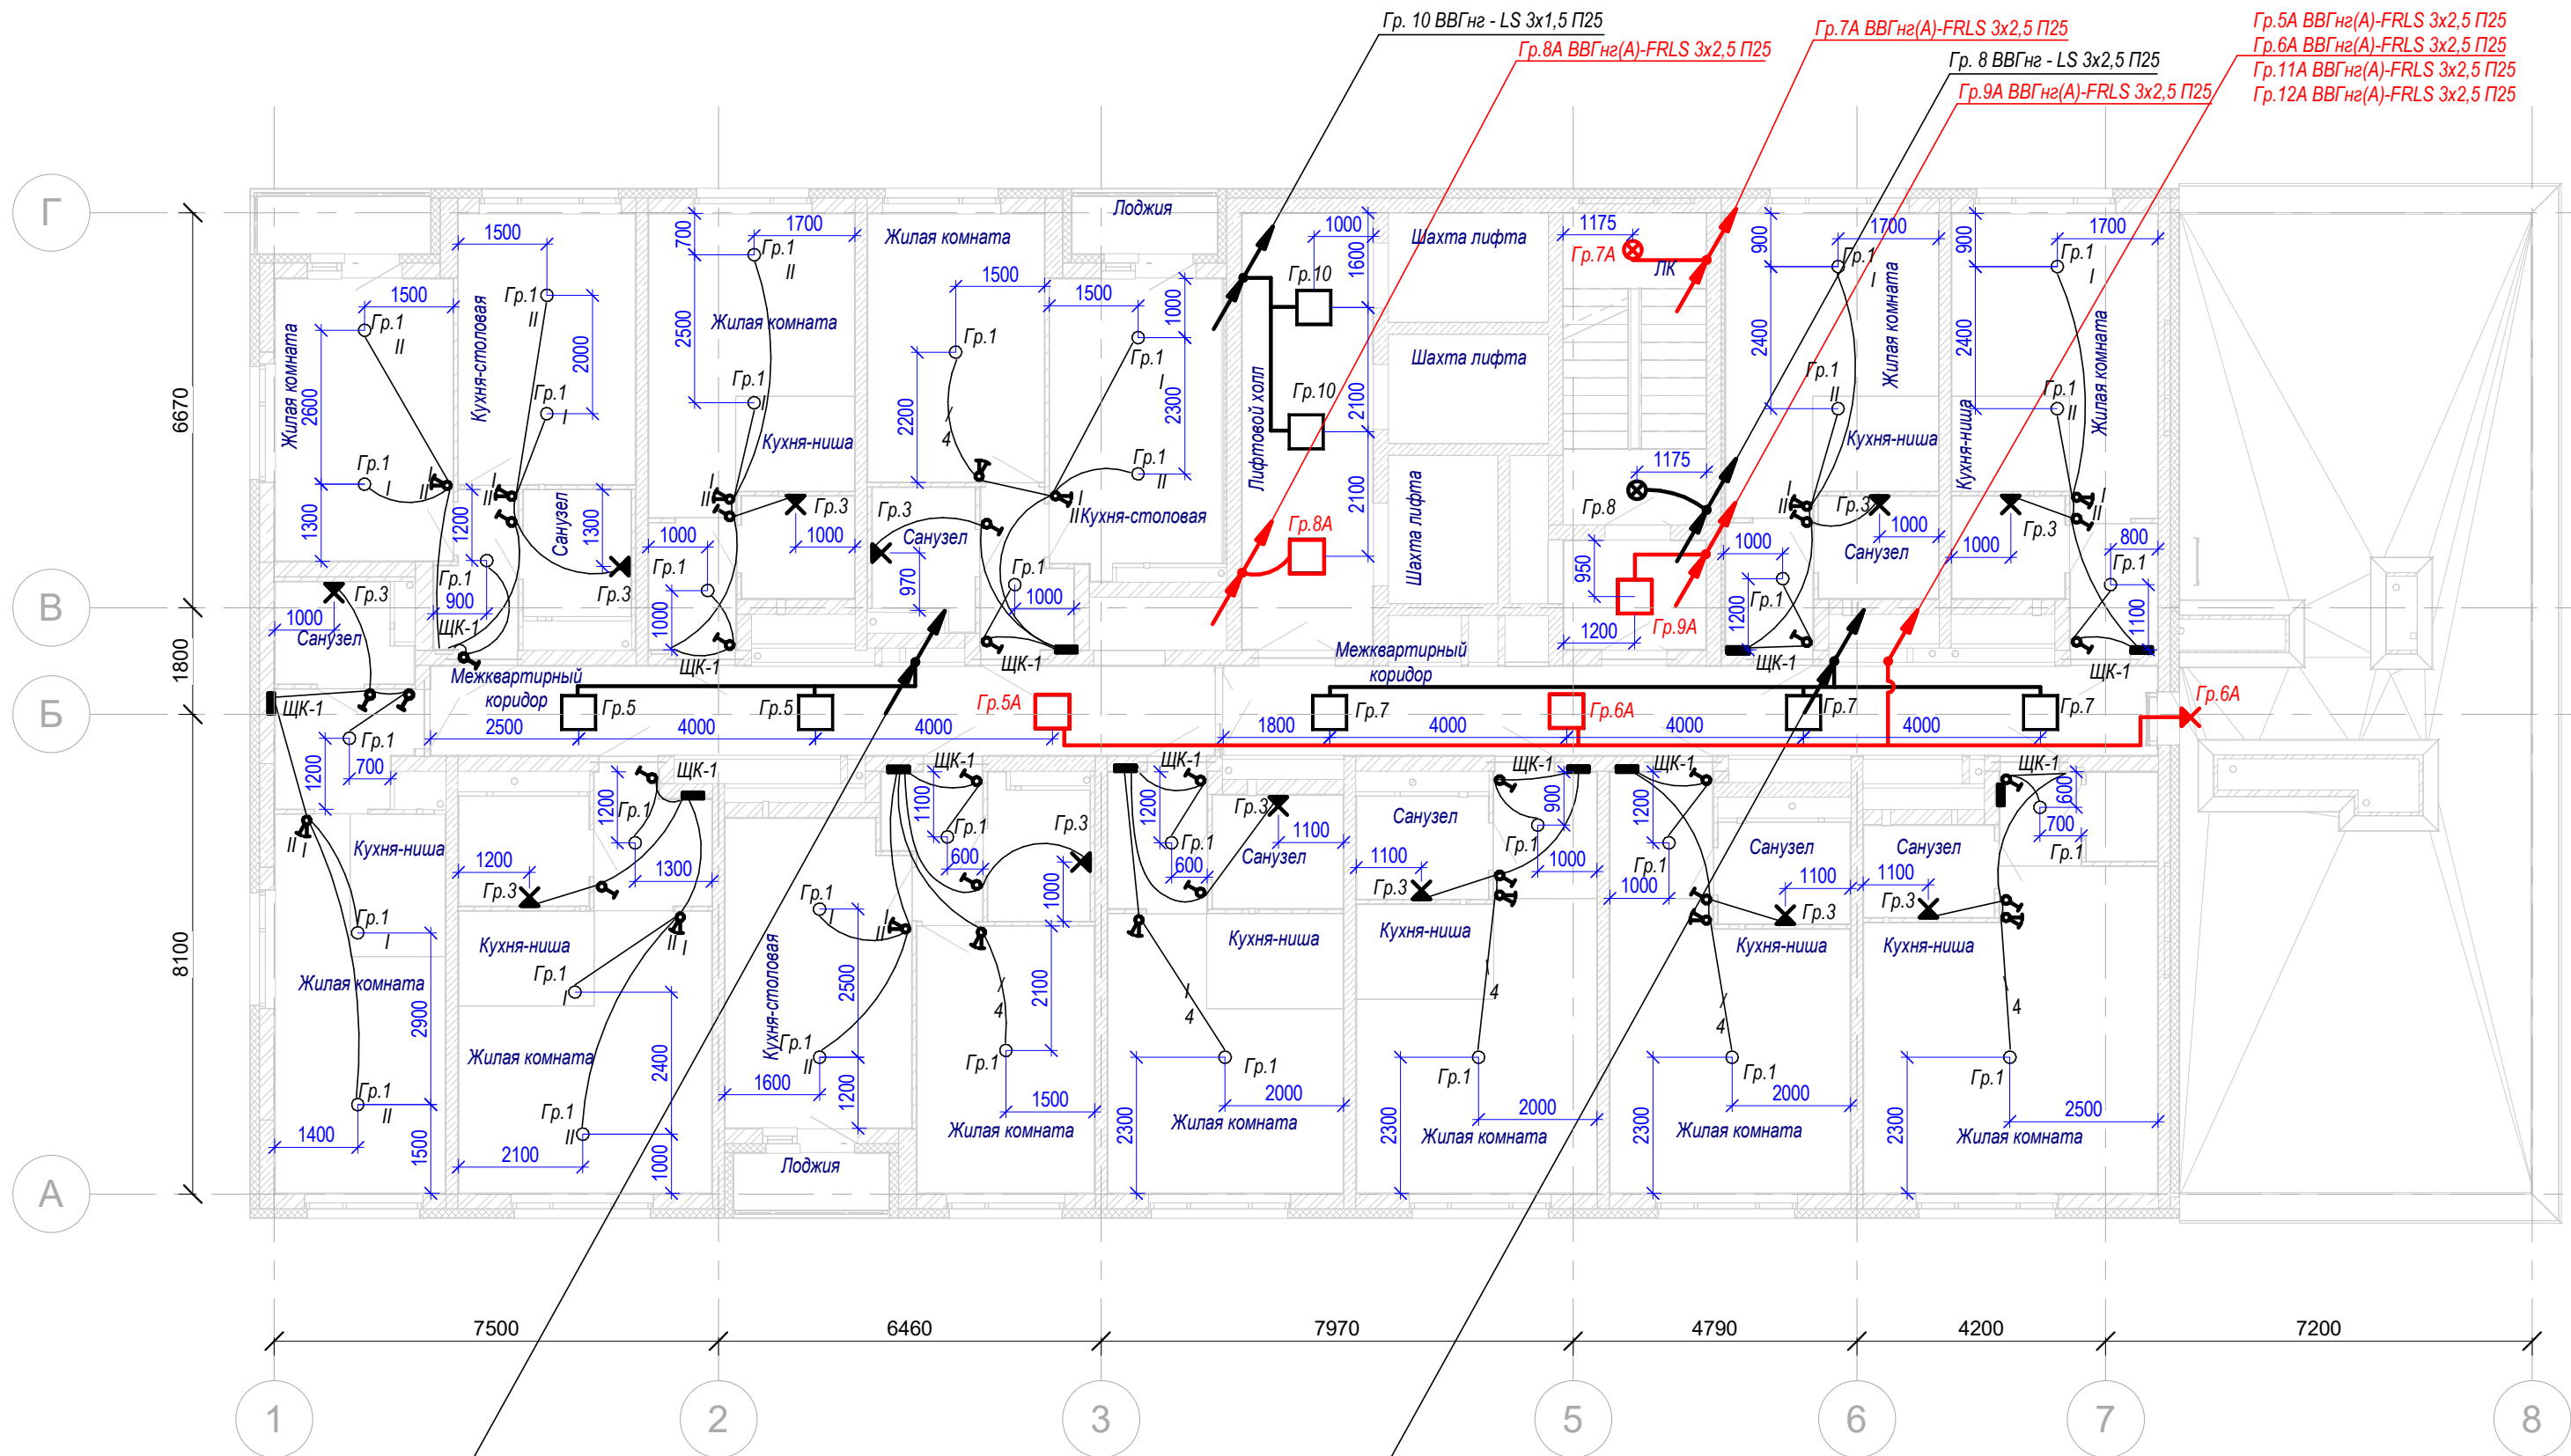

Планировка квартир на 26-27 этаже

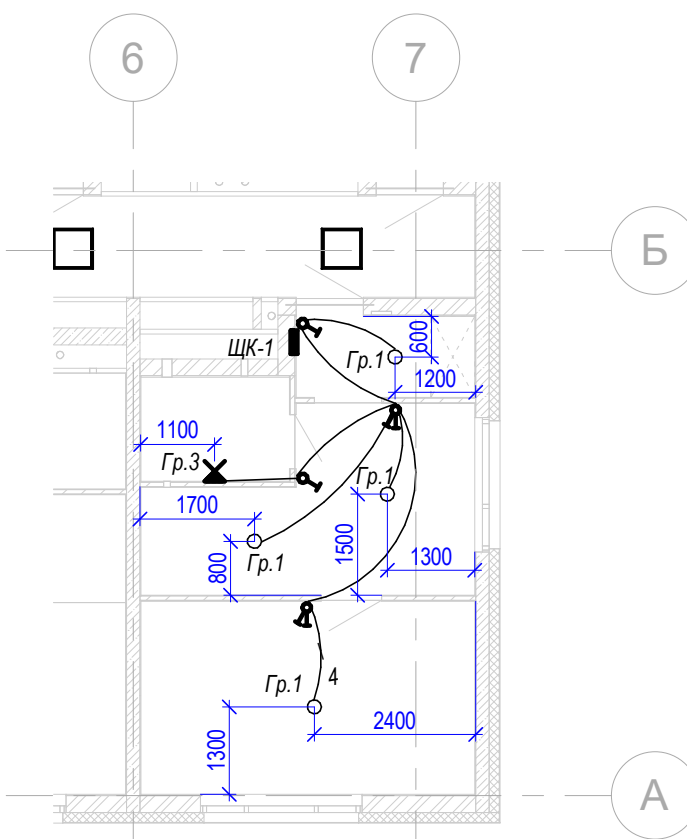

Условные обозначения

- кабель питания светильников рабочей группы;
- кабель питания светильников аварийной группы;
- ⌂ - светильник настенный;
- ⊗ - светильник потолочный, накладного типа;
- - патрон;
- - светильник, встраиваемый в подвесной потолок;
- ⚡ - одноклавишный выключатель скрытой установки;
- ⚡ - двухклавишный выключатель скрытой установки;
- - щит квартирный.

- Размеры на чертеже указаны для справки.
- Расстояния для установки выключателей:
 - выключатели в комнатах и на кухне устанавливать на расстоянии 150 мм от проема дверей и 0,9 м от уровня чистого пола;
 - выключатели в с/у, в коридорах - устанавливать на расстоянии 150 мм от проема дверей и 0,9 м от уровня чистого пола;
- Светильники в с/у - на стенах, на высоте не ниже 1,8 м от уровня чистого пола, над раковиной, на указанном расстоянии или по месту.
- При монтаже расположение электрооборудования уточнять по месту.

048/4-10.22-00-ЭЛ						Комплексная застройка в квартале улиц Фрунзе - Белинского - Шорса - Степана Разина, в Ленинском районе г. Екатеринбург. Этапы №1,2, 1.3, 1.4.			
Этап №1.2. Односекционный жилой дом						Электробоудование и электроосвещение			
План 25-27 этажей. Электроосвещение МОП						ИНПАД проектирование обследованье зданий навесные фасады			
4	-	Зам.	253-24	09.24		Стадия	Лист	Листов	
3	-	Зам.	74-24	06.24		Р	25		
Изм.	Кол.ч	Лист	№ док.	Подп.	Дата				
Разраб.	Моисеев				07.23				
Проверил	Мальшакова				07.23				
Н.контр.	Костылева				07.23				
ГИП	Кузнецов				07.23				