


1. В офисах на каждое рабочее место установить по одной штепсельной розетке для компьютера и местного освещения, а также в каждой комнате по одной штепсельной розетке для подключения силового переносного электрооборудования.
2. Сети электроснабжения прокладываются кабелем ВВГ нг по монолитным стенам в кабельных каналах, по перегородкам скрыто в штробах под слоем штукатурки. В полости подвесного потолка кабелем ВВГнг-LS, а к светильникам эвакуационного освещения кабелем ВВГнгFRLS, в полости подвесного потолка.

				АПУ2-134-01-ЭЛ		
				Многоэтажные жилые дома с нежилыми помещениями, встроенными детскими дошкольными учреждениями и подземными паркингами по ул. Машинная-Луганская в Октябрьском районе г.Екатеринбурга. Корректировка.		
ИЗМ.	КОЛУЧ	ЛИСТ	№ ДОК.	ПОДПИСЬ	ДАТА	
				Жилой дом №1 с офисами и помещением УК		
				СТАДИЯ	ЛИСТ	ЛИСТОВ
				Р	22	-
Гл. спец.	Гонтаренко			08.13		
Проверил	Забьялова			08.13		
Разраб.	Забьялова			08.13		
				План 1 этажа. Расположение сетей электрооборудования офисов		
				ЖАО "Корпорация "Атомстройкомплекс"		
				Копировал А2		


Инв. №, дата, серия, подпись и дата, Измен. №Ф.Л.

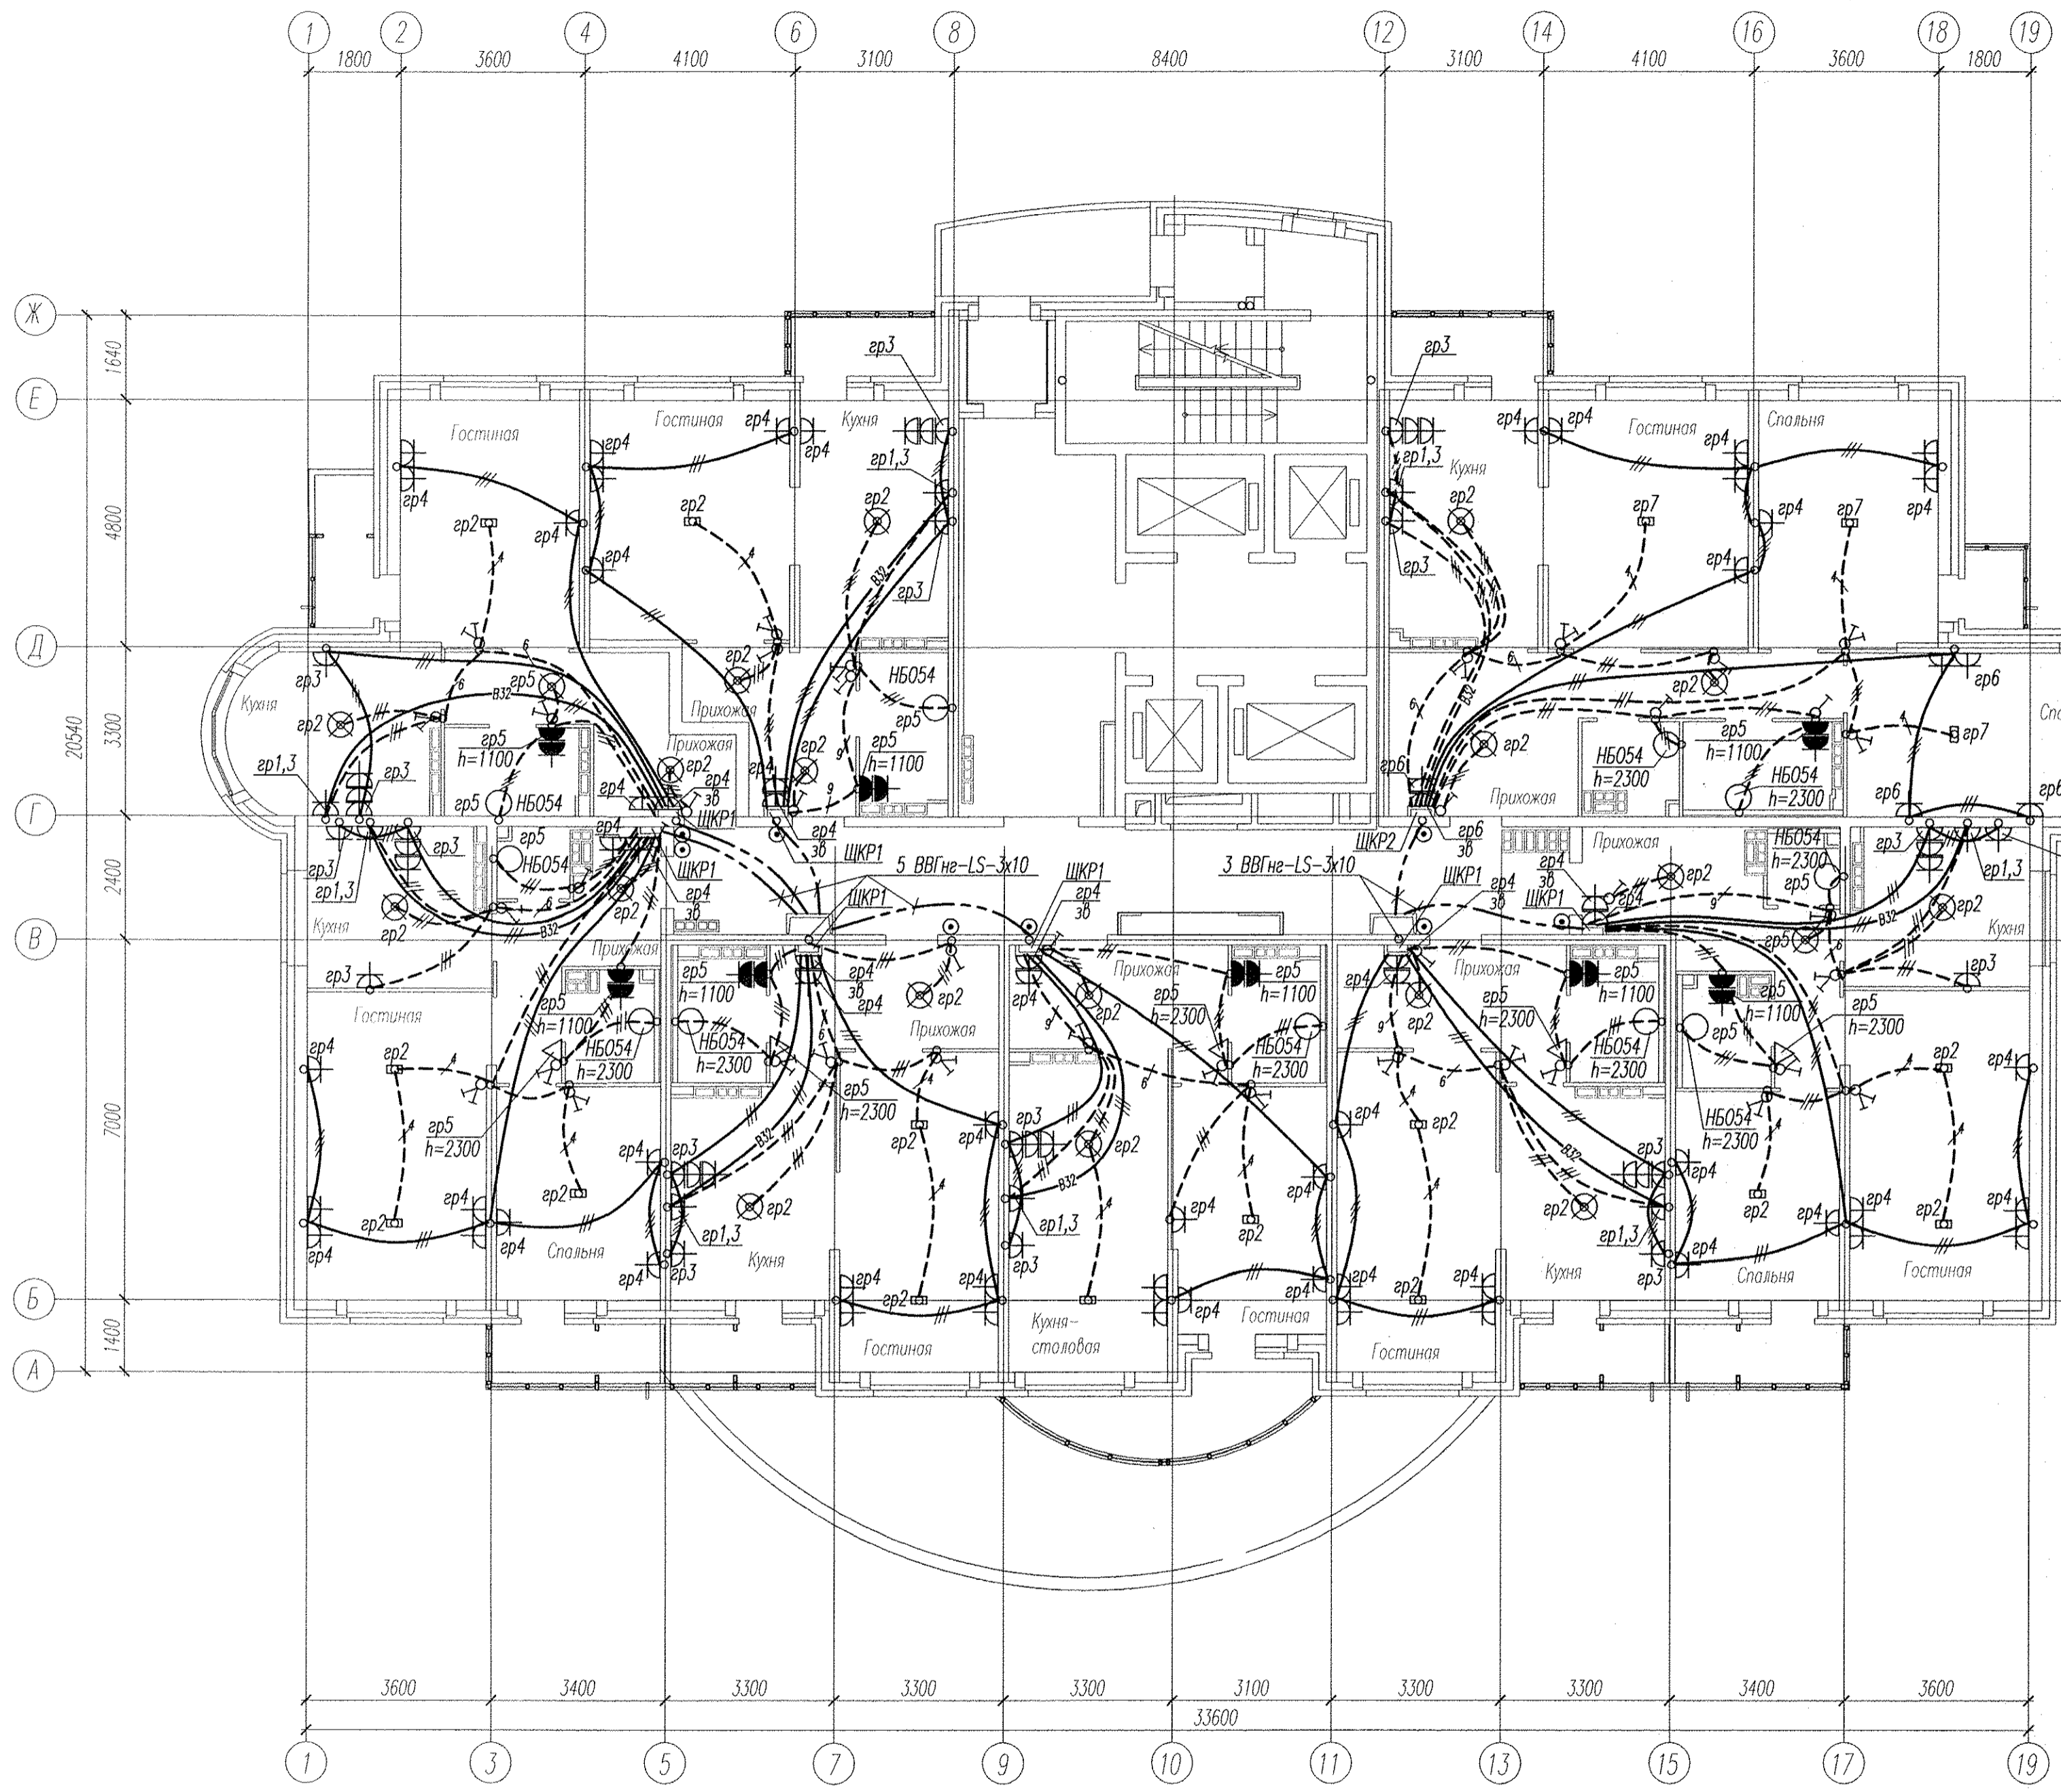

Электроснабжение квартир предусматривать от щита этажного до квартирного открыто за подвесным потолком. Питание квартир предусмотрено однофазное.  
 Сети проложить проводом ПВ в виниловых трубах в монолитных конструкциях перекрытий пола и потолка, а также кабелем ВВГнг по перегородкам в штробах под слоем штукатурки.  
 В квартирах максимально размещать электроустановочные приборы на прикладках квартирных щитков (розетка, выключатель, розетка для звонка).

Инв. №, подл. №, дата, подпись, и. дата, Взам. инв. №


АПЧ2-134-01-ЭЛ				
Многоэтажные жилые дома с нежилыми помещениями, встроенными детскими дошкольными учреждениями и подземными паркингами по ул. Машинная-Луганская в Октябрьском районе г. Екатеринбург. Корректировка.				
ИЗМ.	КОЛ.	УЧ.	ЛИСТ	№ ДОК. ПОДПИСЬ ДАТА
Жилой дом №1 с офисами и помещением УК			СТАДИЯ	ЛИСТ
			Р	19
Гл. спец.	Гончаренко	08.13	3А0	
Проверил	Забьялова	08.13	"Корпорация "Атомстройкомплекс"	
Разраб.	Забьялова	08.13	Копировал	
А2				

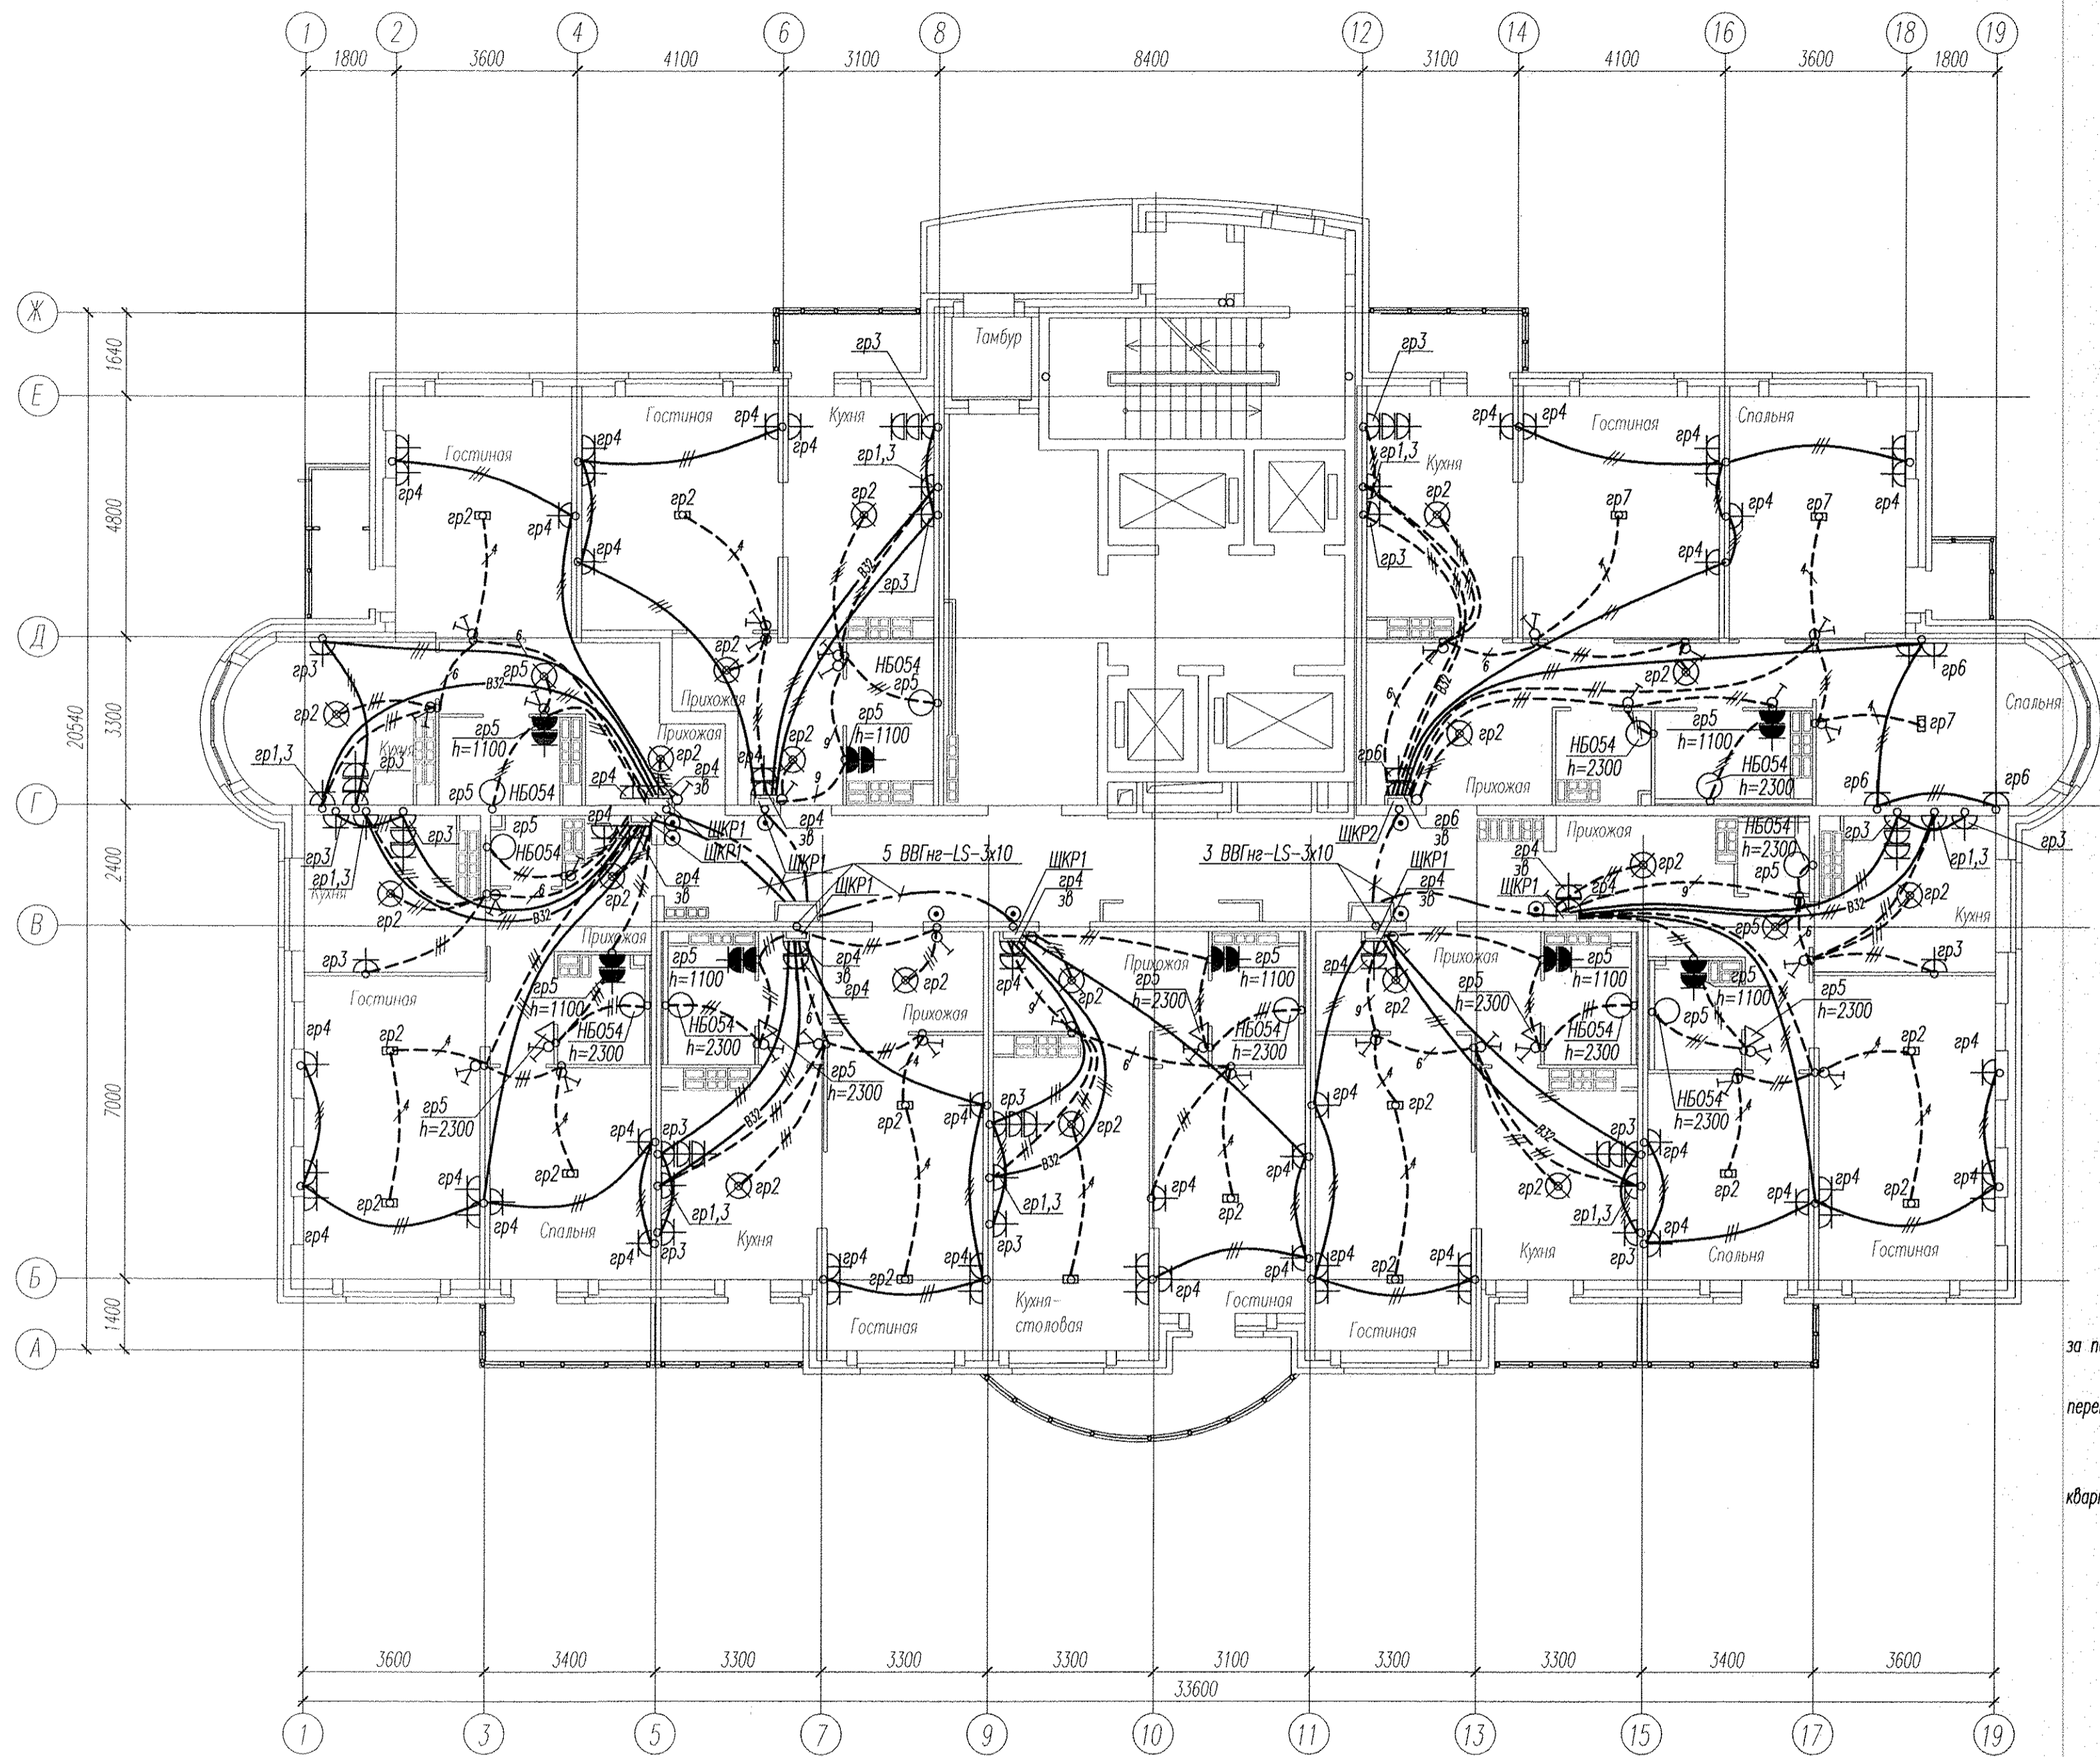

Электроснабжение квартир предусматривать от щита этажного до квартирного открыто за подвесным потолком. Питание квартир предусмотрено однофазное.  
 Сети проложить проводом ПВ в винилластовых трубах в монолитных конструкциях перекрытий пола и потолка, а также кабелем ВВГнг по перегородкам в штробах под  
 В квартирах максимально размещать электроустановочные приборы на прикладках квартирных щитков (розетка, выключатель, розетка для звонка).

Инв. А. лодж. Госпись и фото. Взвешен инв. А.

АПУ2-134-01-ЭЛ					
ИЗМ.	КОЛ. Ч.	ЛИСТ	№ ДОК.	ПОДПИСЬ	ДАТА
Жилой дом №1 с офисами и помещением УК				СТАДИЯ	ЛИСТ
				Р	20
План 14-24 этажей. Расположение сетей электрооборудования квартир				ЛИСТОВ	
				-	
Гл. спец.	Гончаренко	<i>Гончаренко</i>	08.13	ЗАО	
Проверил	Забьялова	<i>Забьялова</i>	08.13	"Корпорация	
Разраб.	Забьялова	<i>Забьялова</i>	08.13	"Атомстройкомплекс"	
Копировал					

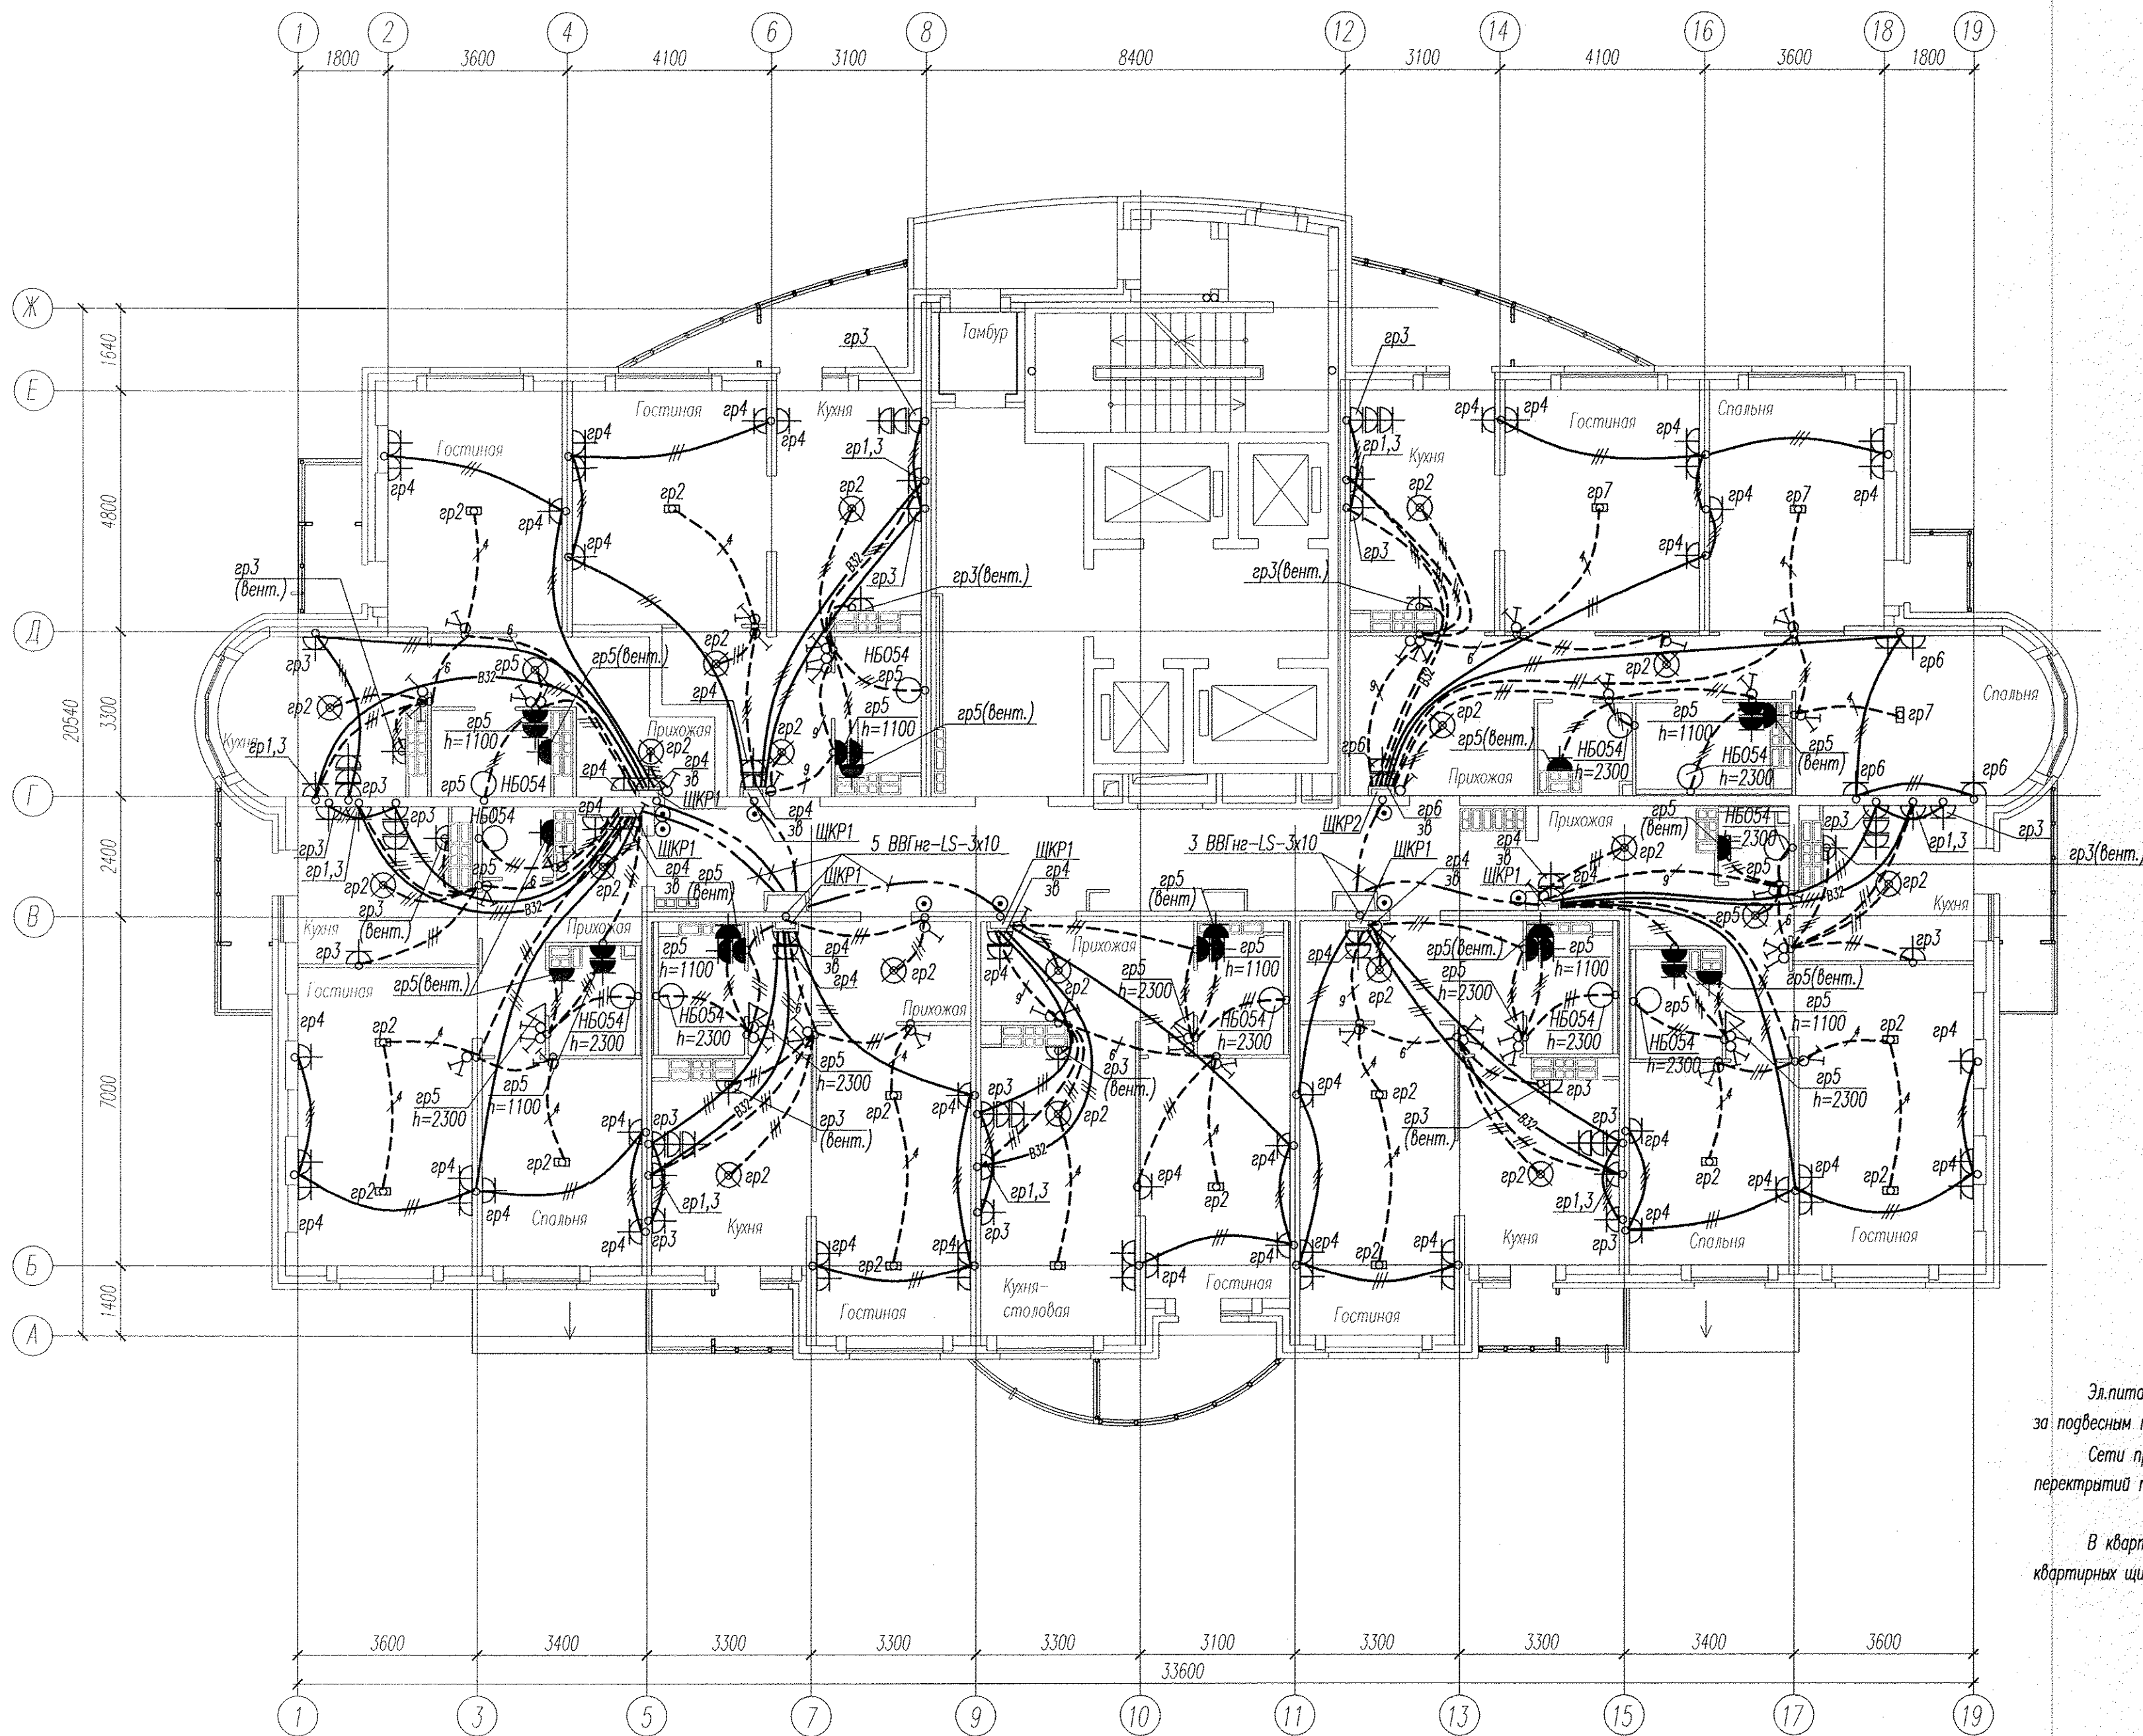

Электроснабжение квартир предусматривать от щита этажного до квартирного открыто за подвесным потолком. Питание квартир предусмотрено однофазное.

Сети проложить проводом ПВ в винилпластовых трубах в монолитных конструкциях перекрытий пола и потолка, а также кабелем ВВГнг по перегородкам в штрабах под

В квартирах максимально размещать электроустановочные приборы на прикладках квартирных щитков (розетка, выключатель, розетка для звонка).

Инв. N подл. Подпись и дата  
 Взамен инв. N

АПЧ2-134-01-Э/1				
Многоэтажные жилые дома с нежилыми помещениями, встроенными детскими дошкольными учреждениями и подземными паркингами по ул. Машинная-Луганская в Октябрьском районе г.Екатеринбурга. Корректировка.				
ИЗМ.	КОЛ.	УЧ.	ЛИСТ	№ ДОК. ПОДПИСЬ ДАТА
Жилой дом №1 с офисами и помещением УК				СТАДИЯ
				ЛИСТ
				ЛИСТОВ
				Р 21 -
Гл. спец.	Гончаренко	08.13	План 25,26 этажей. Расположение сетей электрооборудования квартир	
Проверил	Забьялова	08.13		
Разраб.	Забьялова	08.13		
ЗАО "Корпорация "Атомстройкомплекс"				
Копировал А2				