

План 28 этажа



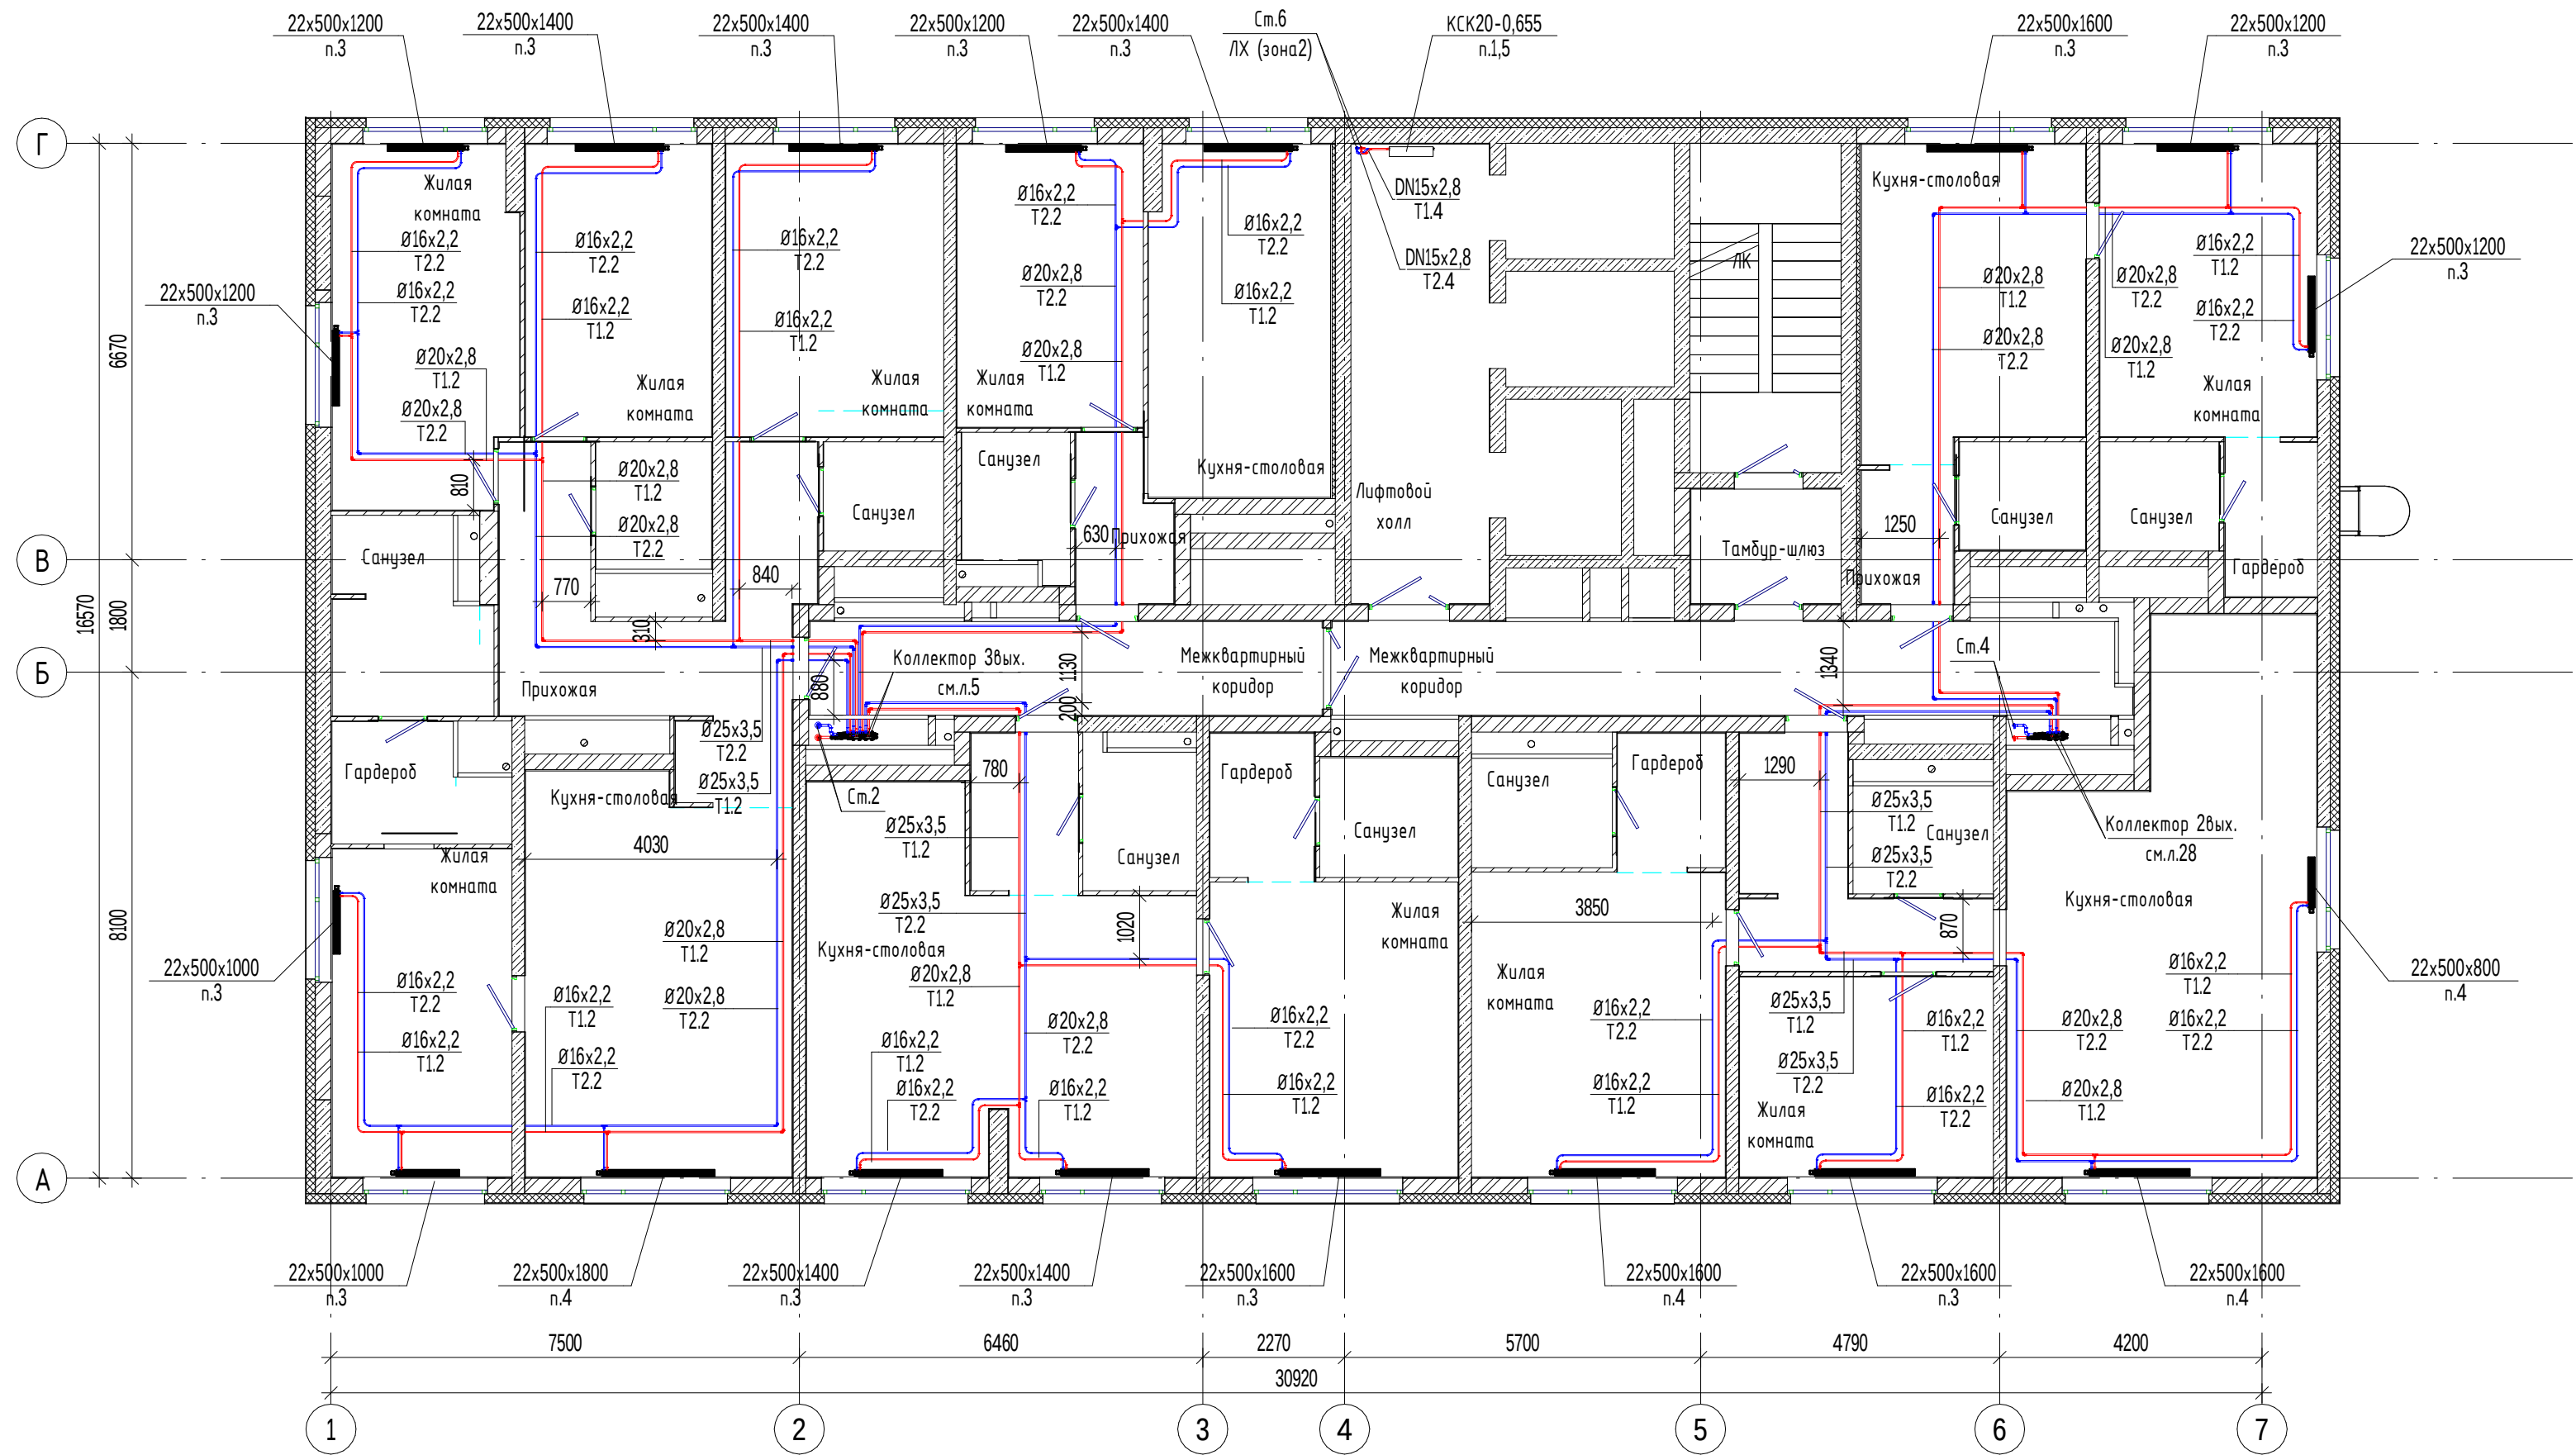


Таблица назначения систем	
Название системы	Назначение
T1.1, T2.1	Подающий и обратный трубопроводы системы отопления жилых помещений (1 зона)
T1.2, T2.2	Подающий и обратный трубопроводы системы отопления жилых помещений (2 зона)
T1.3, T2.3	Подающий и обратный трубопроводы системы отопления мест общего пользования (1 зона)
T1.4, T2.4	Подающий и обратный трубопроводы системы отопления мест общего пользования (2 зона)

Маркировка радиаторов	
Обозначение на чертеже	Наименование радиатора
 22x500x1200 п.3	- Тип прибора - Высота прибора - Длина прибора - Стальной панельный радиатор EVRA Ventil Compact(или аналог) с нижним подключением - Значение преднастройки термостатического клапана
КСК20-1,835К	Конвектор стальной настенный с боковым подключением Сантехпром Авто

Коллектор на 8 выходов (16-24 этаж, Ст.4)

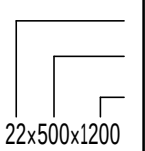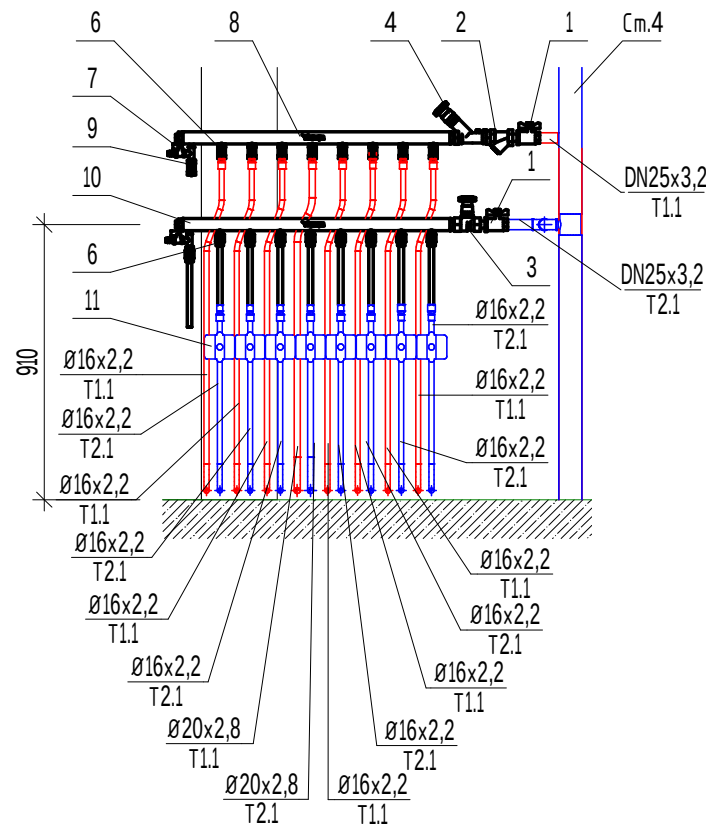

Элементы в составе этажного коллектора:

- Шаровый кран с рукояткой-дабочкой Ду25;
- Фильтр сетчатый Ду25;
- Автоматический регулятор перепада давления VT0.41 5-30 Ду15 преднастройка п.6;
- Клапан-партнер VT0.42 Ду25 преднастройка п.6;
- Шаровый кран для монтажа термодатчика Ду15;
- Шаровый кран с рукояткой-дабочкой Ду15;
- Воздухоотводчик ручной;
- Коллектор подающий с правым подключением на 8 выходов;
- Кран дренажный Ду15.
- Коллектор обратный с правым подключением на 8 выходов;

Элементы, не входящие в состав коллектора:

- Счетчик ультразвуковой Пульсар Ду15.

Примечания:

- Все отметки и привязки уточнить при монтаже;
- Трубопроводы в квартирах проложены в конструкции пола в защитной гофре;
- Трубопроводы в общем коридоре прокладываются в конструкции пола в теплоизоляции из вспененного полистирола Парилекс НПЗ Т толщ. 6 мм;
- Стальные трубопроводы в составе коллекторов учета изолировать теплоизоляцией Парилекс НПЗ Т 13 мм;
- Трубопроводы, проходящие под дверями, прокладываются в гильзах.

048/4-10.22-00-0B1					
Комплексная застройка в квартале улиц Фрунзе – Белинского – Щорса – Степана Разина, в Ленинском районе г. Екатеринбурга. Этапы №1.2, 1.3, 1.4. Этап №1.2. Односекционный жилой дом.					
Отопление				Стадия	Лист
				Р	10
План 28 этажа. Коллектор Ст.4 на 8 выходов (16-24 этаж).				ИНПАД проектирование оборудование зданий навесные фасады	
1	-	Зам.	357-24	10.24	
Изм.	Кол. уч.	Лист	№ док.	Подп.	Дата
Разраб.	Гришина				05.22
Проверил	Ведерников				05.22
Н. контроль		Косылева		05.22	