
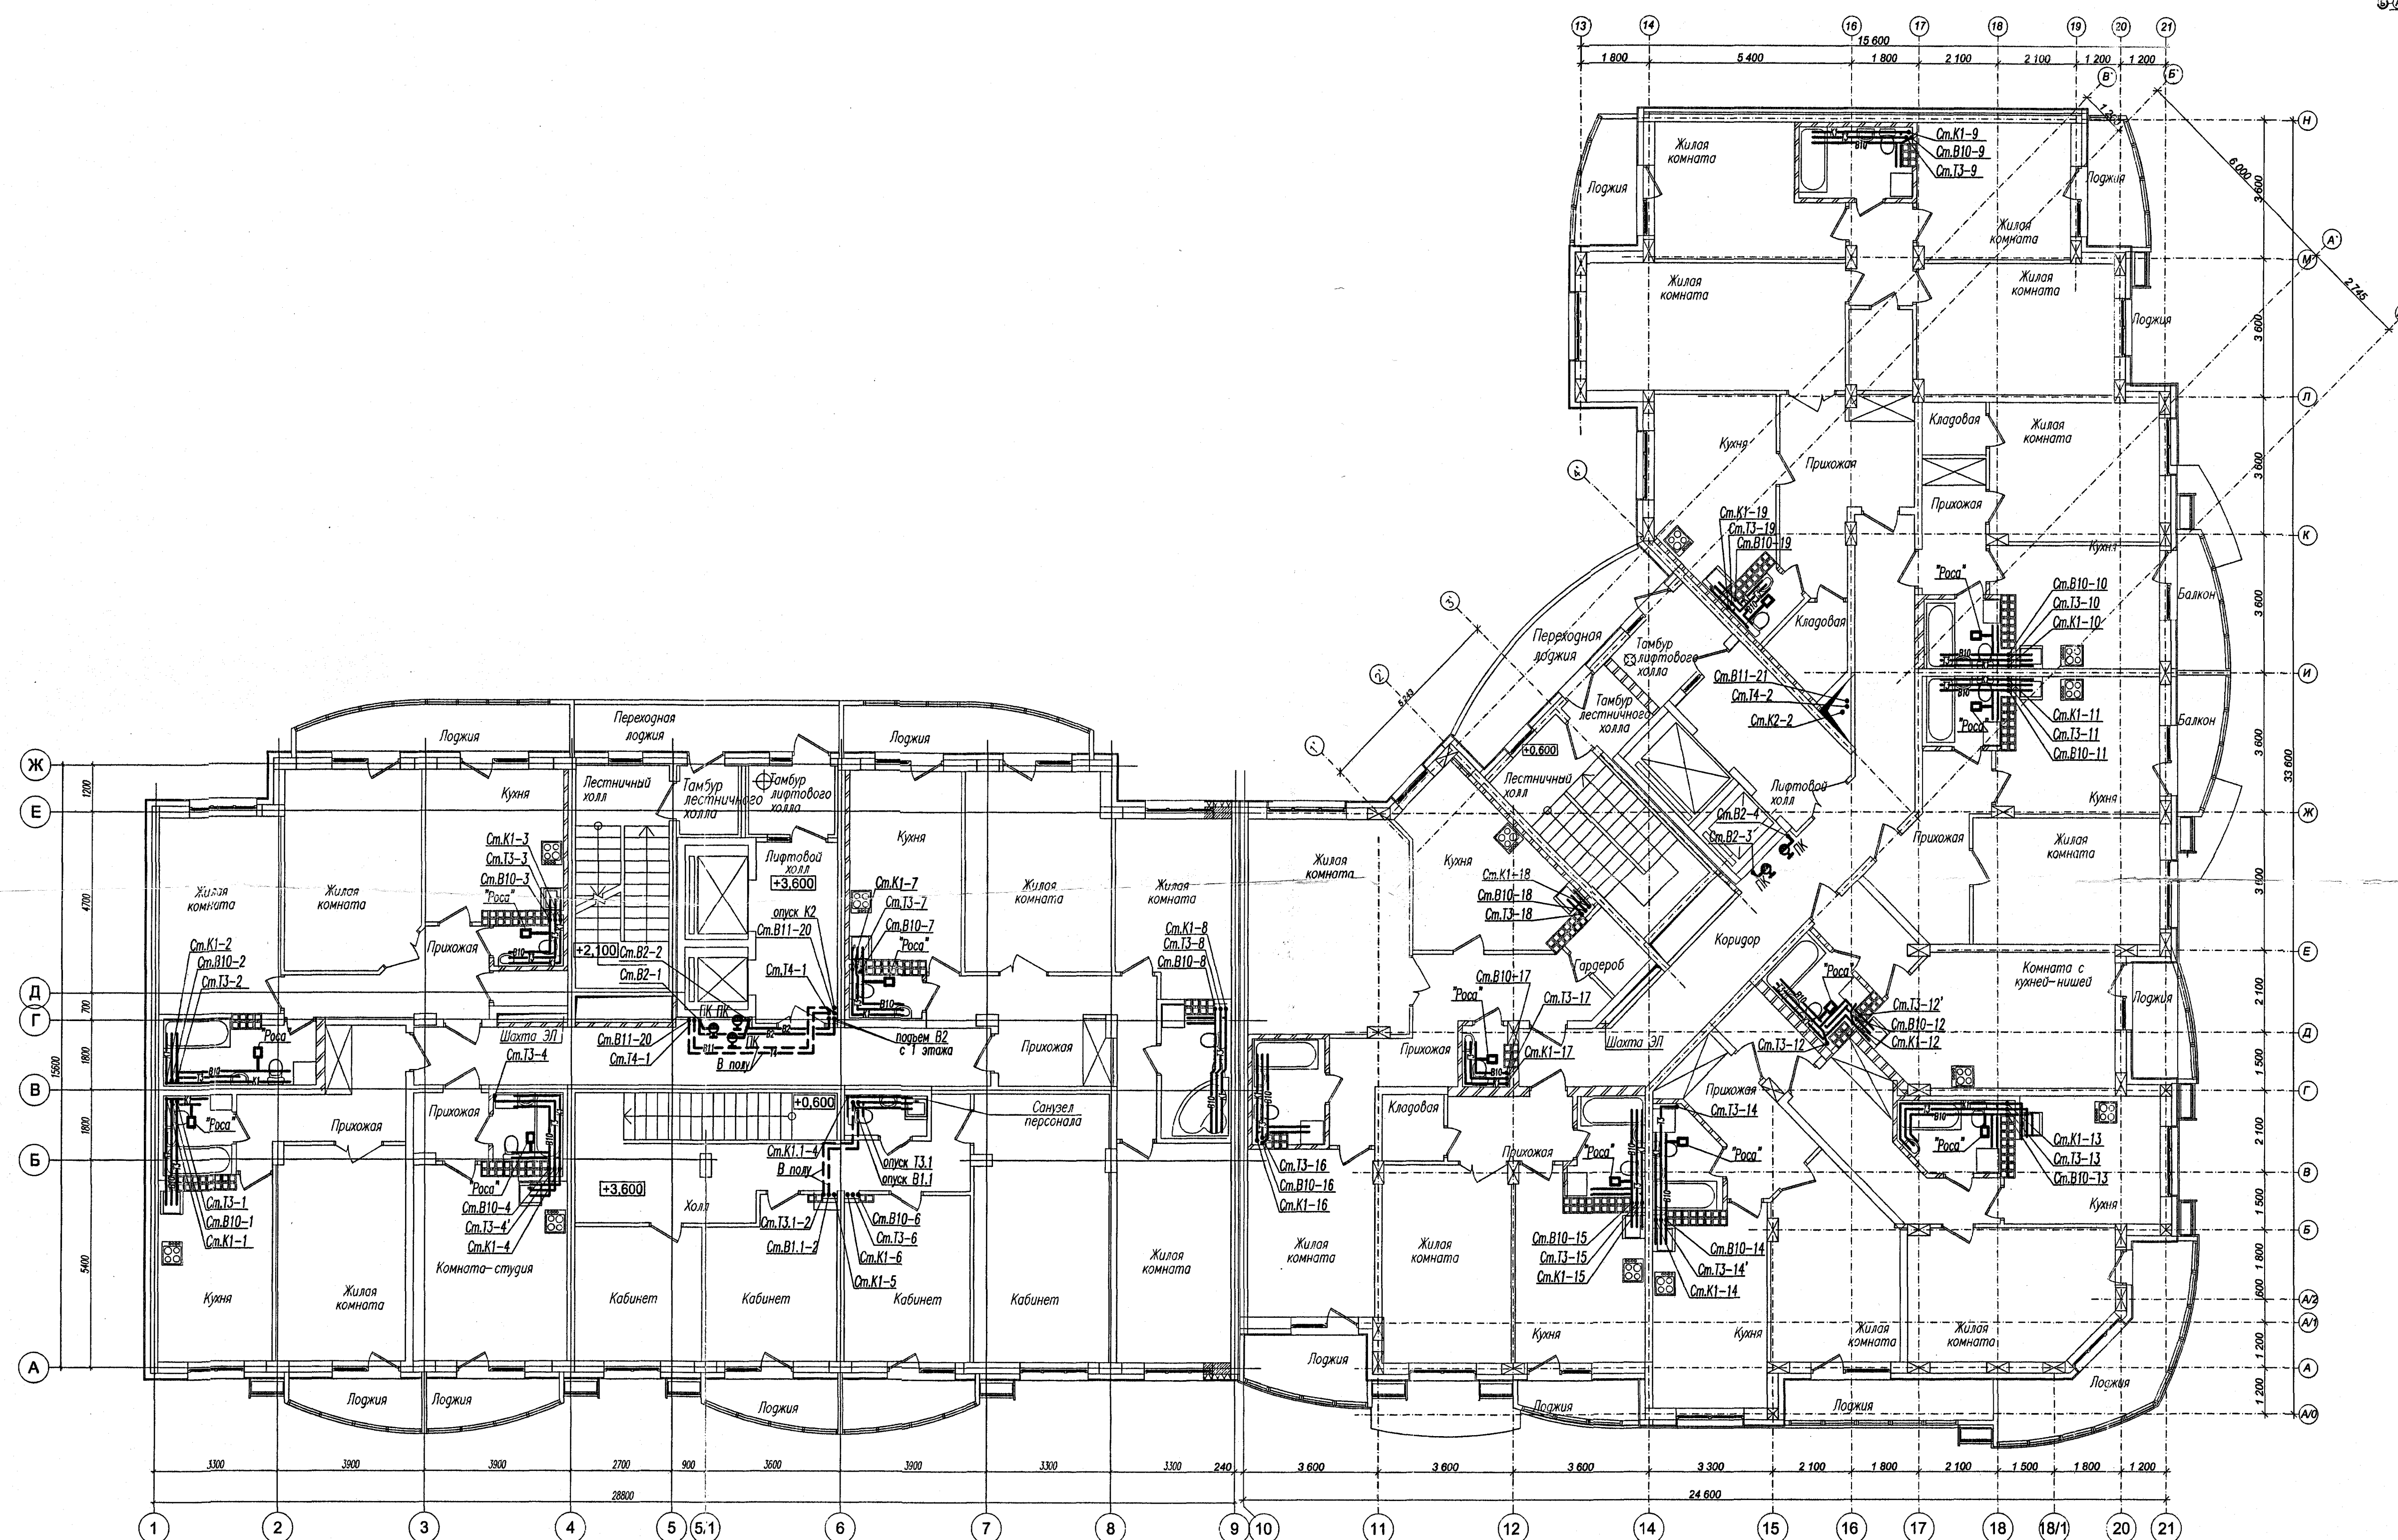


Схема блокировки секции

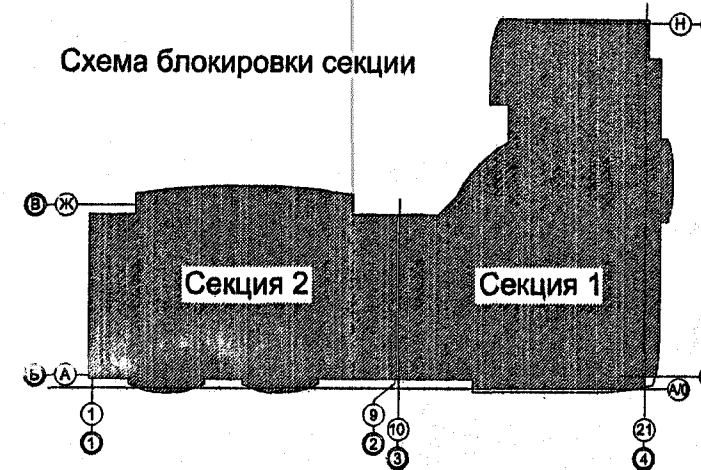

ООО «СМ-Девелопмент»
Согласовано

А.В.Сидоров

14/РП-2011- ВК

Два многоквартирных жилых дома с объектами административного назначения, торговли, социальным и подземной автостоянкой по ул.Белинского - С.Белых в Октябрьском р-не г.Екатеринбурга



II очередь строительства
жилой дом №2

Секция 1, секция 2.
План 2 этажа с сетями водопровода и канализации

ООО "Уральский инженерный центр проектирования и строительства"

И.контр.	Пытеева	11.11
Проверил	Шемякина	11.11
Разработал	Петров	11.11
И.контр.	Пытеева	11.11
Проверил	Шемякина	11.11
Разработал	Петров	11.11



И.контр.	Пытеева	11.11
Проверил	Шемякина	11.11
Разработал	Петров	11.11

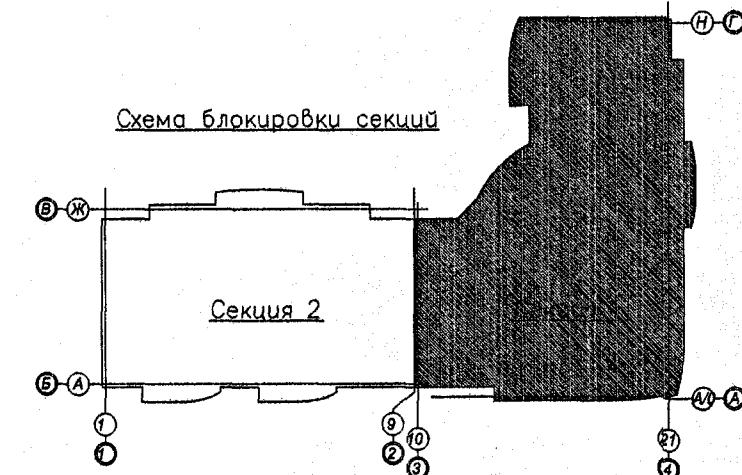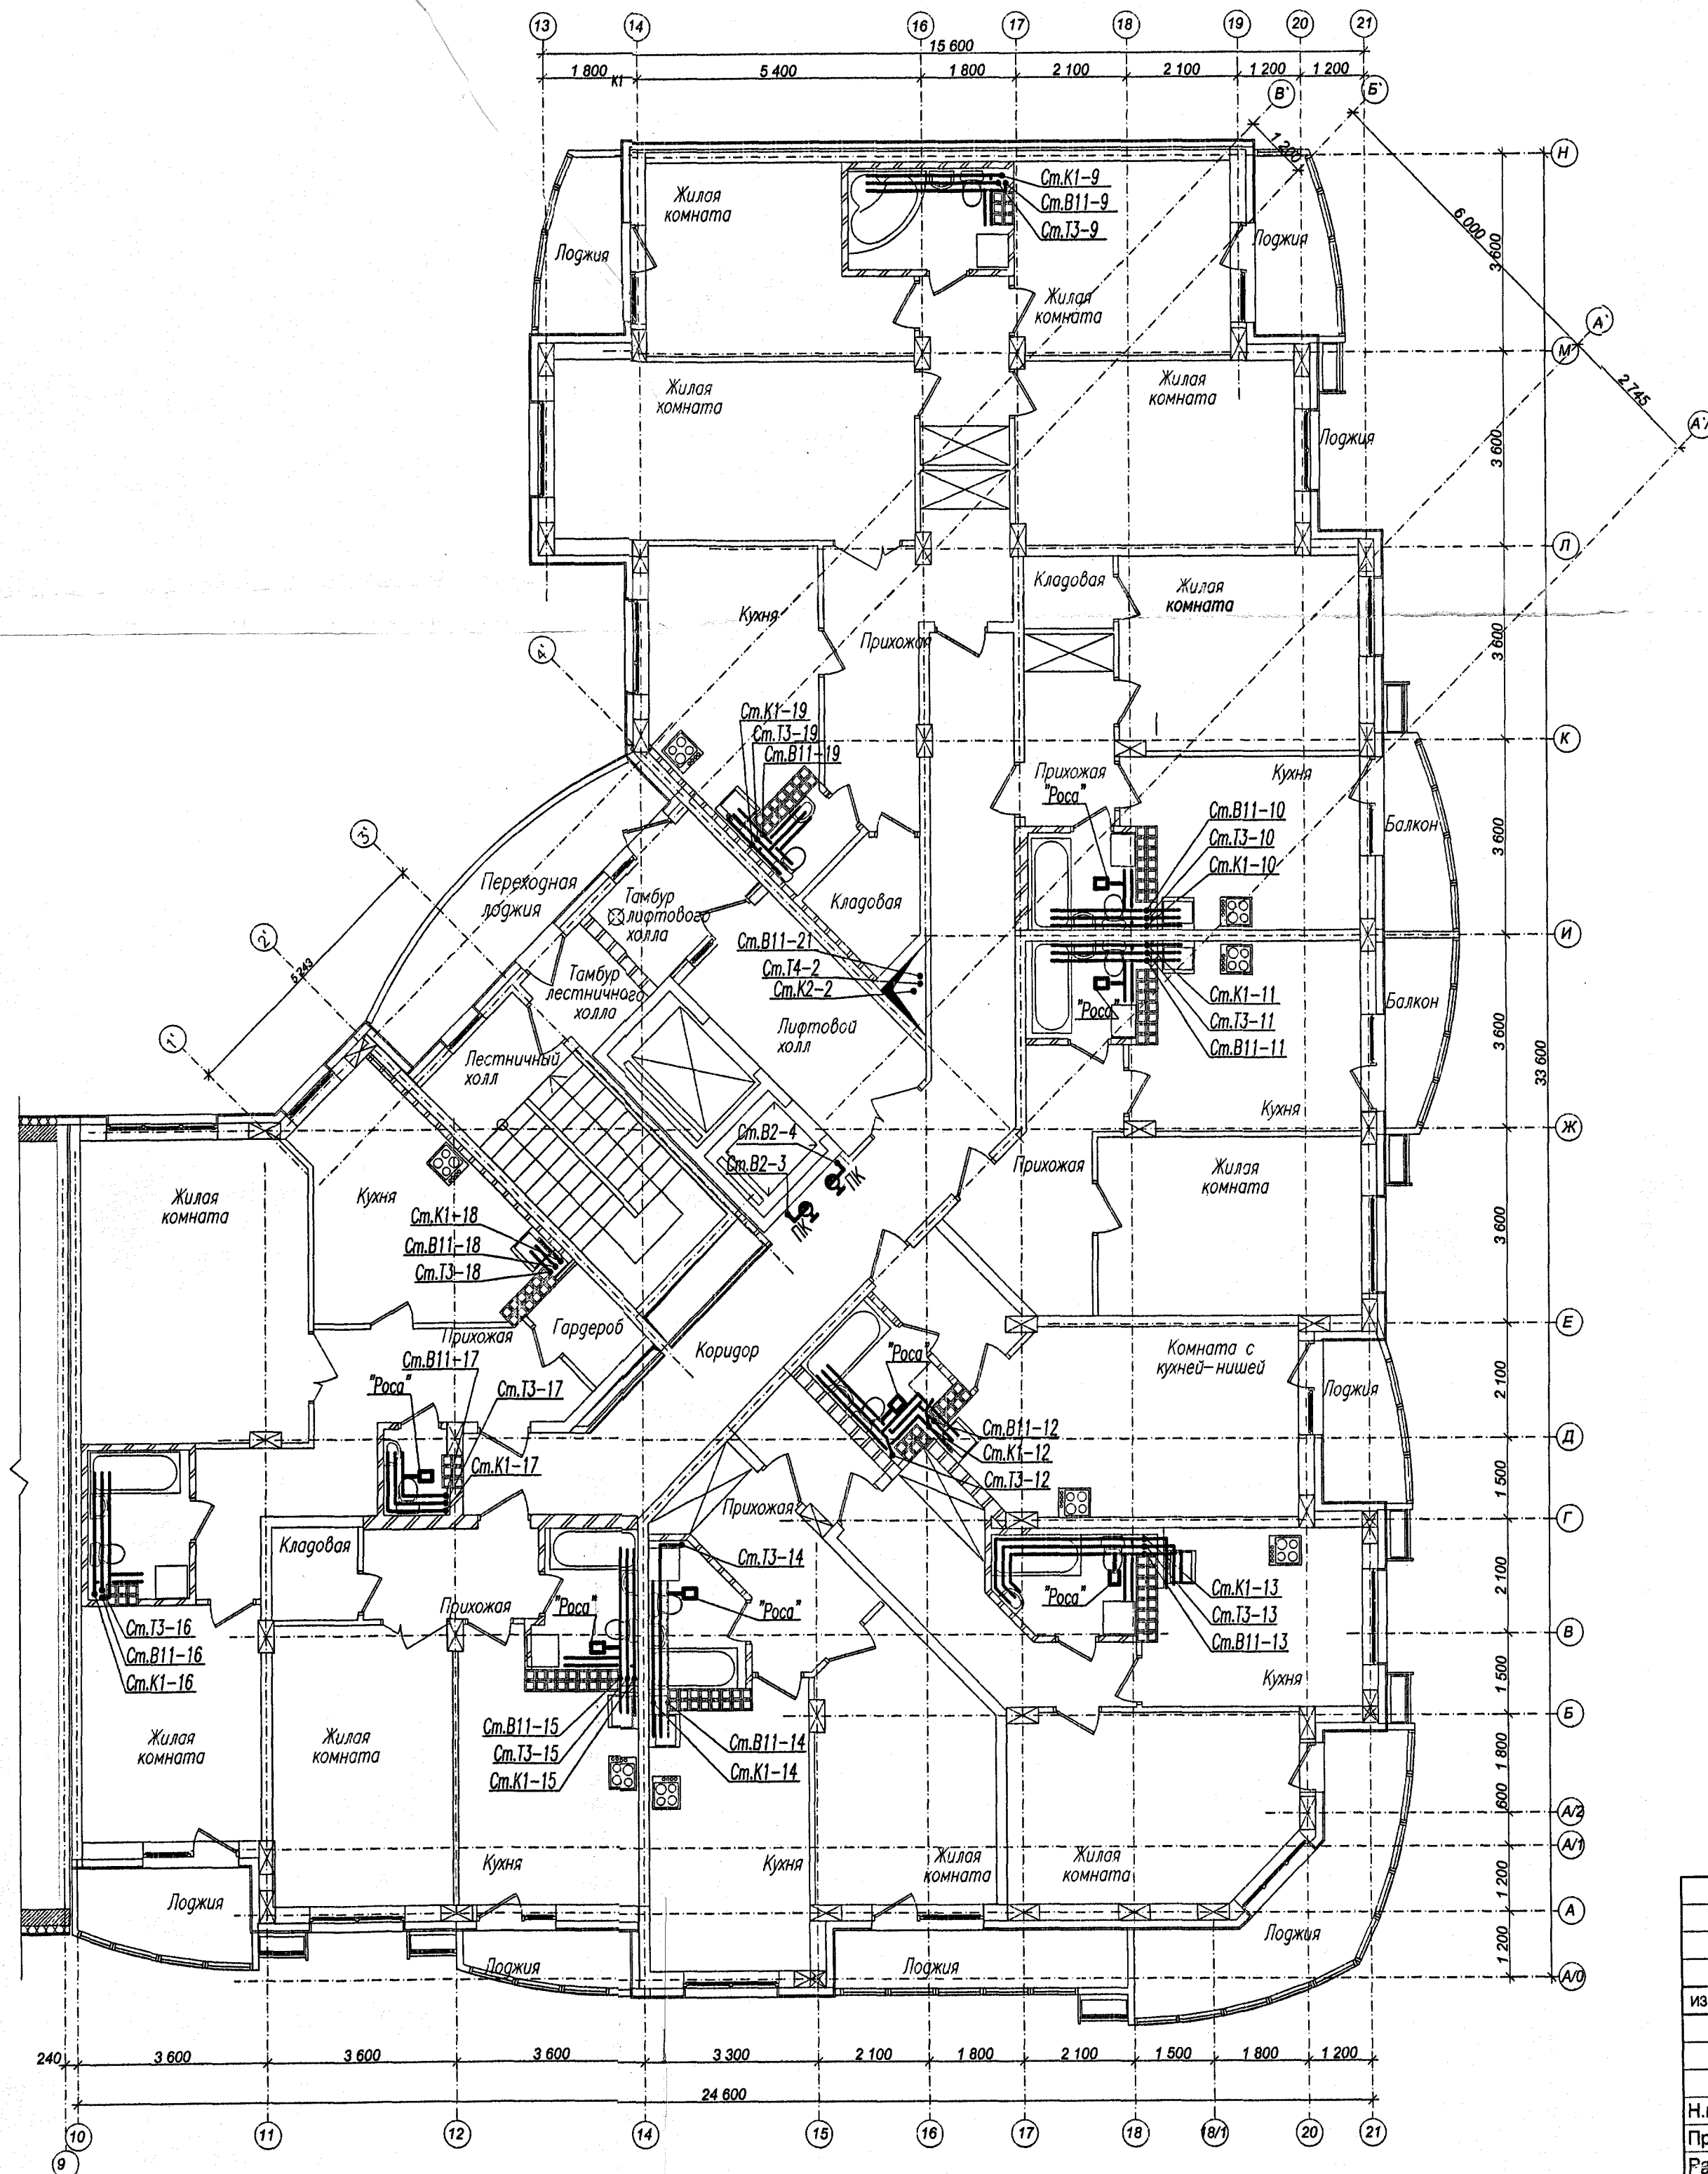

ОБЩЕСТВО С ОГРАНИЧЕННОЙ ОТВЕТСТВЕННОСТЬЮ
«Инвестиционно-строительная компания «ЭТАЖИ»
В ПРОИЗВОДСТВО РАБОТ
26 октября 2011 г.

Матв

						14/РП-2011- ВК		
						Два многоквартирных жилых дома с объектами административного назначения, торговли, соцкультбыта и подземной автостоянкой по ул.Белинского - С.Белых в Октябрьском р-не г.Екатеринбурга		
изм.	кол.уч.	лист	н.док.	подпись	дата			
II очередь строительства жилой дом №2						СТАДИЯ	ЛИСТ	ЛИСТОВ
						Р	5	-
Н.контр.	Пыхтеева		10.11	План типового этажа с сетями водопровода и канализации			Сектор 1. ООО "Уральский инженерный центр проектирования и строительства"	
Проверил	Спицын		10.11					
Разработал	Петров		10.11					

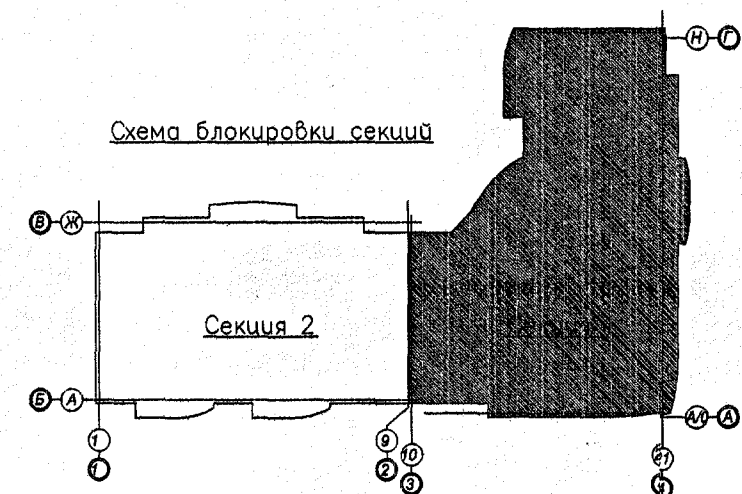
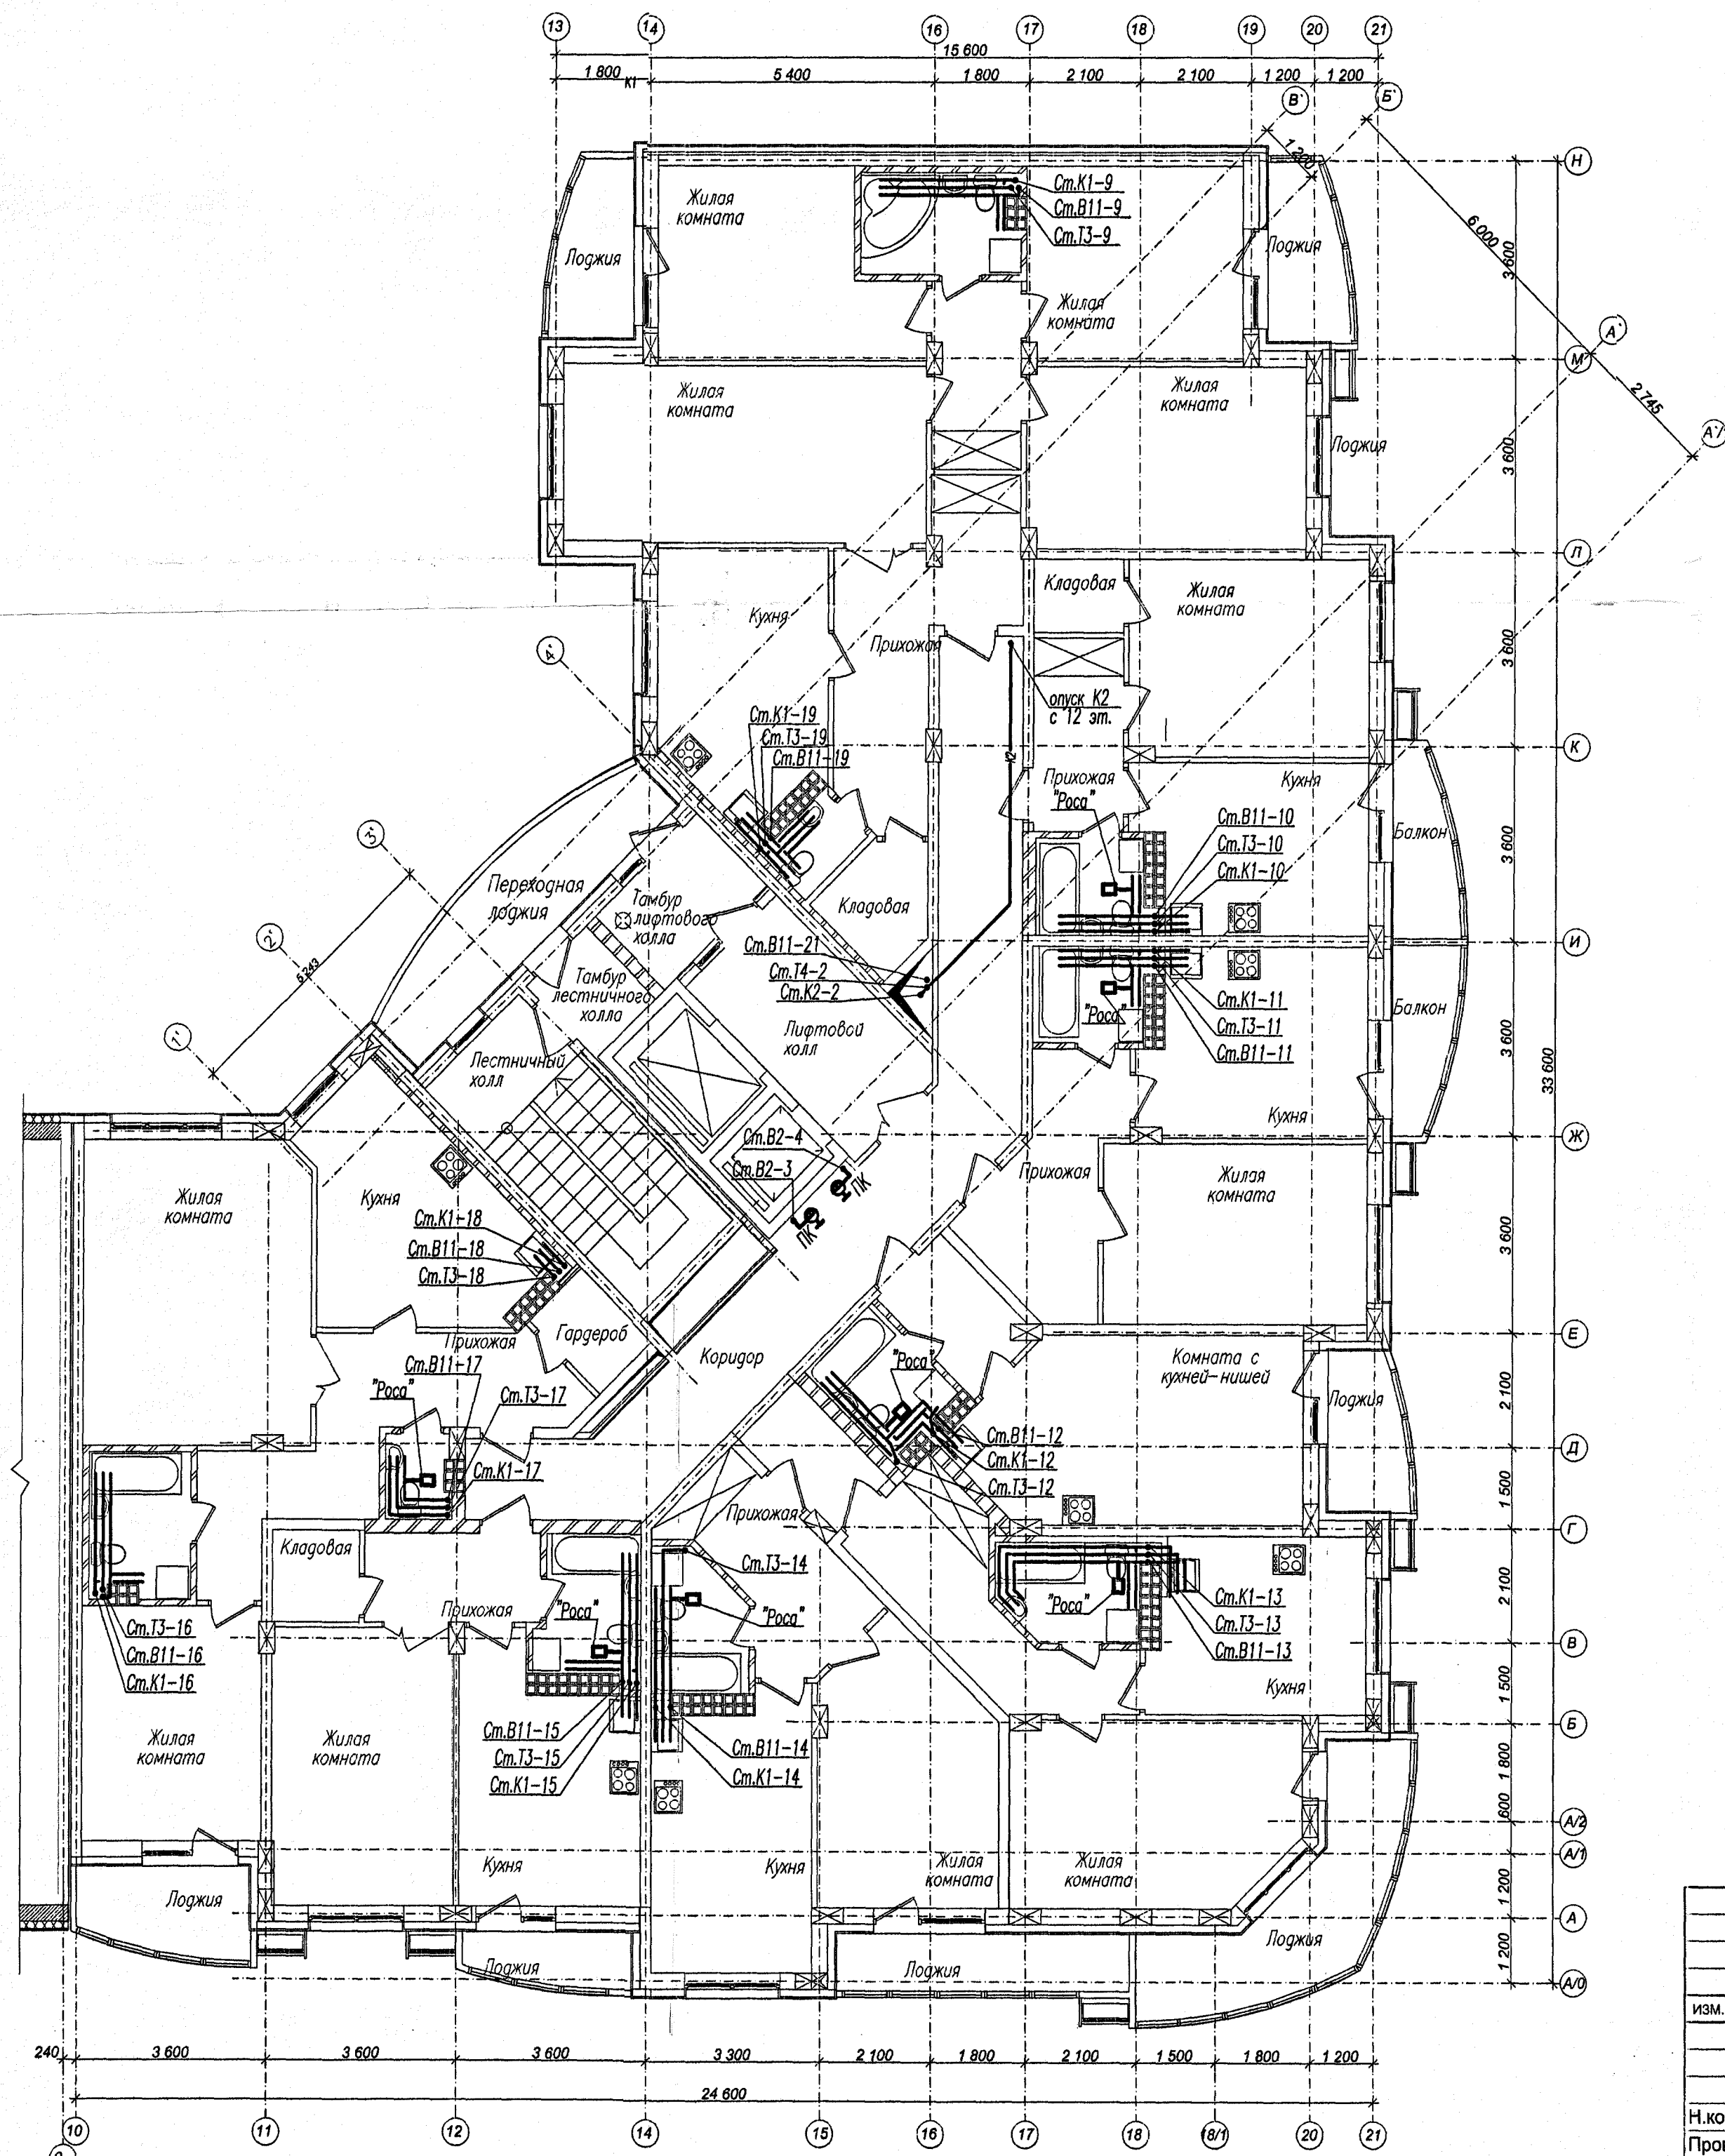


ОБЩЕСТВО С ОГРАНИЧЕННОЙ ОТВЕТСТВЕННОСТЬЮ
«Инвестиционно-строительная компания «ЭТАЖИ»
В ПРОИЗВОДСТВО РАБОТ
26 октября 2011 г.

М.П.

						14/РП-2011- ВК		
						Два многоквартирных жилых дома с объектами административного назначения, торговли, соцкультбыта и подземной автостоянкой по ул.Белинского - С.Белых в Октябрьском р-не г.Екатеринбурга		
изм.	кол.уч.	лист	н док.	подпись	дата			
						II очередь строительства жилой дом №2		
						стадия	лист	листов
						Р	6	-
Н.контр.	Пыхтеева				10.11	Сектор 1.		
Проверил	Спицын				10.11	План 11 этажа с сетями водопровода и канализации		
Разработал	Потрап				10.11	ООО "Уральский инженерный центр проектирования и		

Изм. N подл. Подпись и дата Взам. инв. N

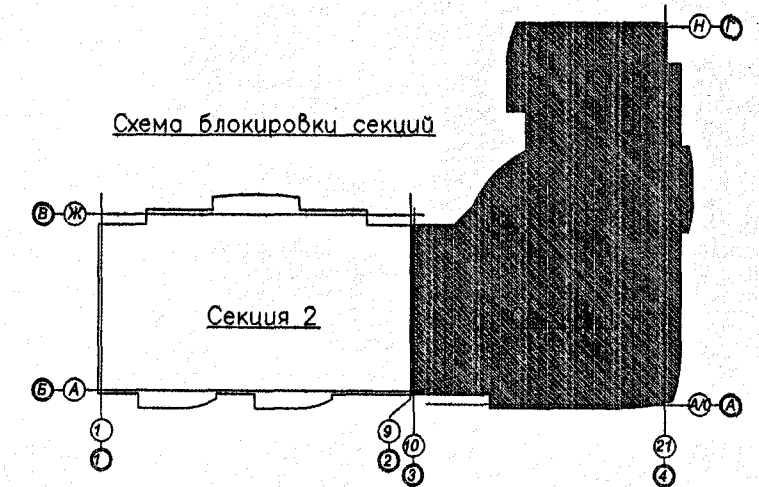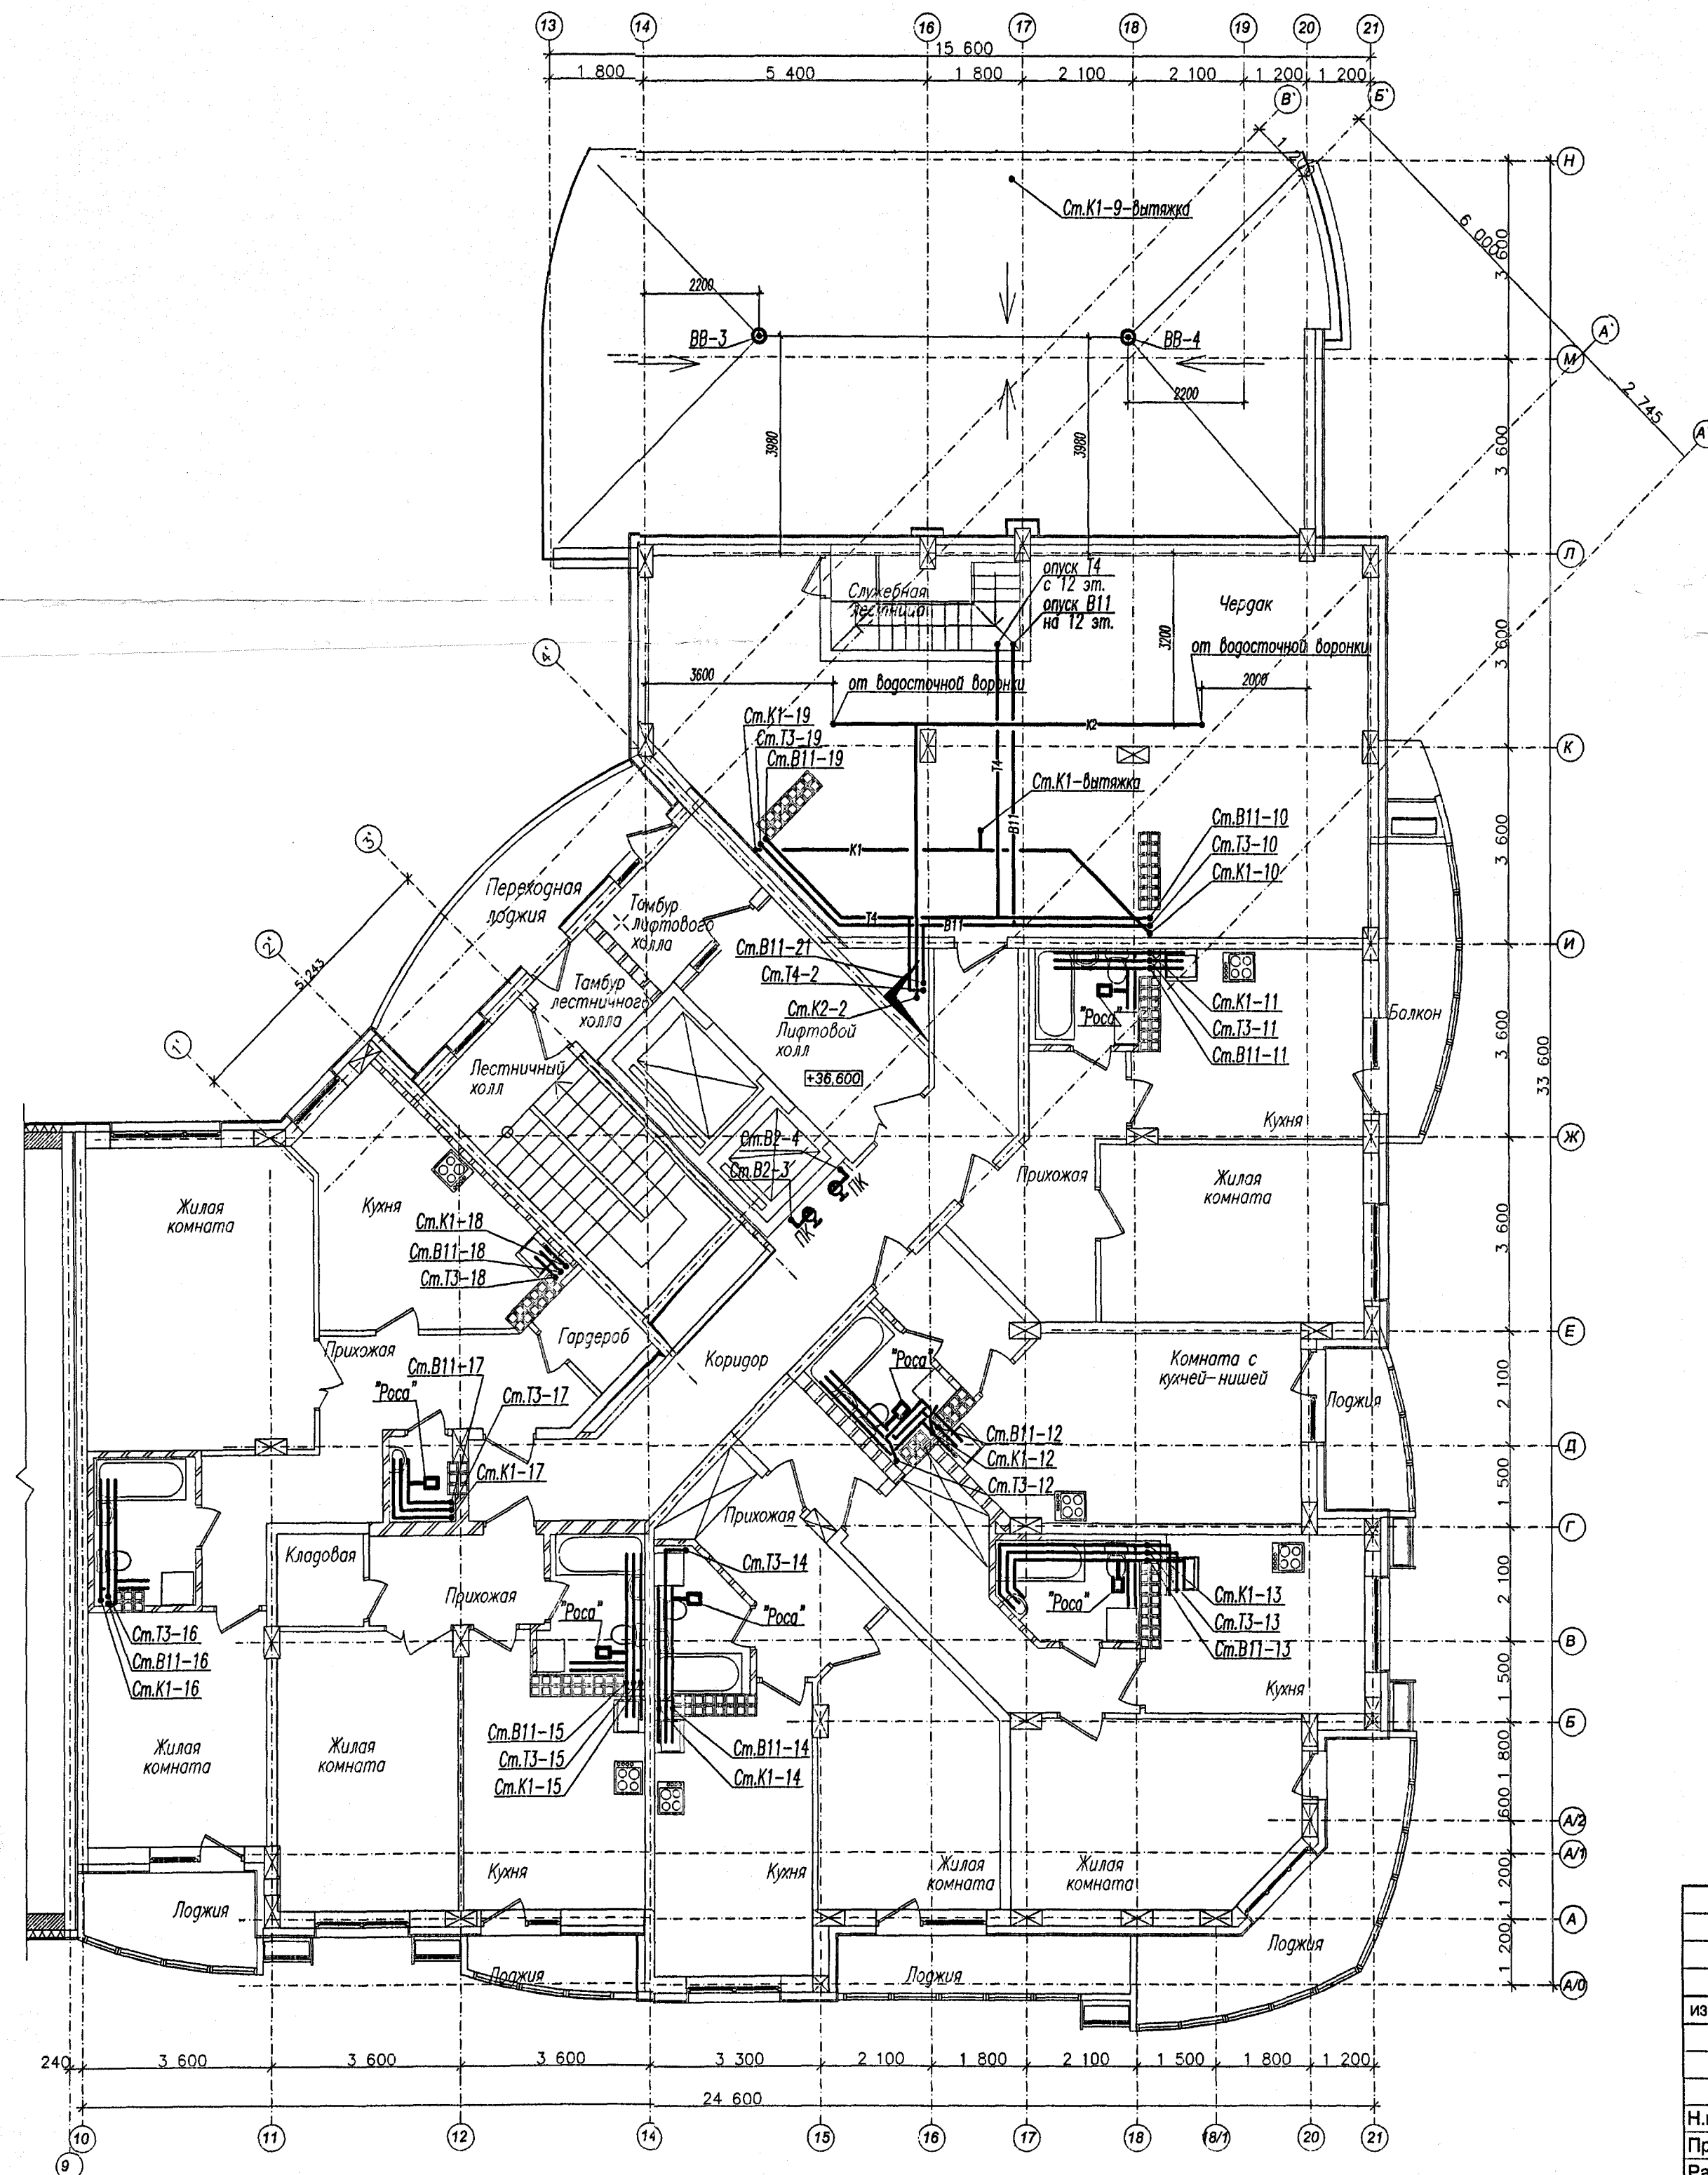

ОБЩЕСТВО С ОГРАНИЧЕННОЙ ОТВЕТСТВЕННОСТЬЮ
«Инвестиционно-строительная компания «ЭТАНКИ»
В ПРОИЗВОДСТВО РАБОТ
26 октября 2011 г.

Маш

14/РП-2011- ВК

Два многоквартирных жилых дома с объектами административного назначения, торговли, социкультбыта и подземной автостоянкой по ул.Белинского - С.Белых в Октябрьском р-не г.Екатеринбурга

II очередь строительства
жилой дом №2

СТАДИЯ	ЛИСТ	ЛИСТОВ
Р	8	-

Изм.	Кол.уч.	Лист	И.док.	Подпись	Дата
Н.контр.	Пыхтеева	10.11			
Проверил	Спицын	10.11			
Разработал	Петров	10.11			



Сектор 1,
План 13 этажа с сетями водопровода и канализации

ООО "Уральский инженерный центр проектирования и строительства"


Взам.инв.№

Подпись и дата



Име.№ подл.

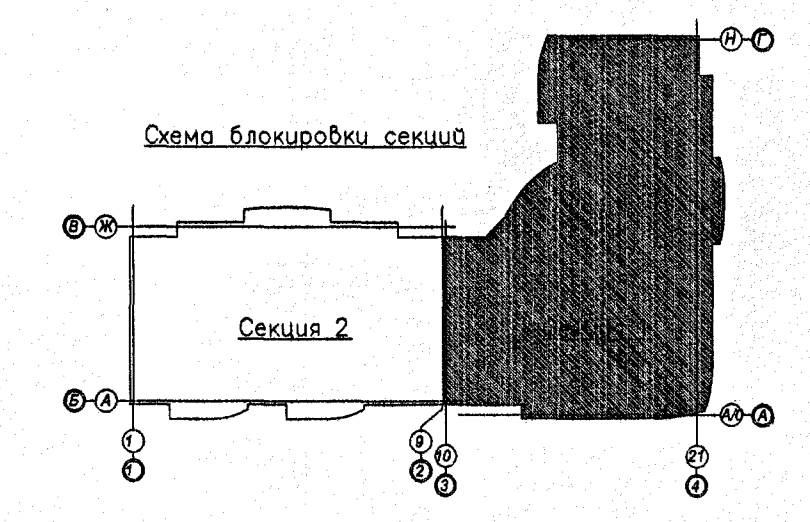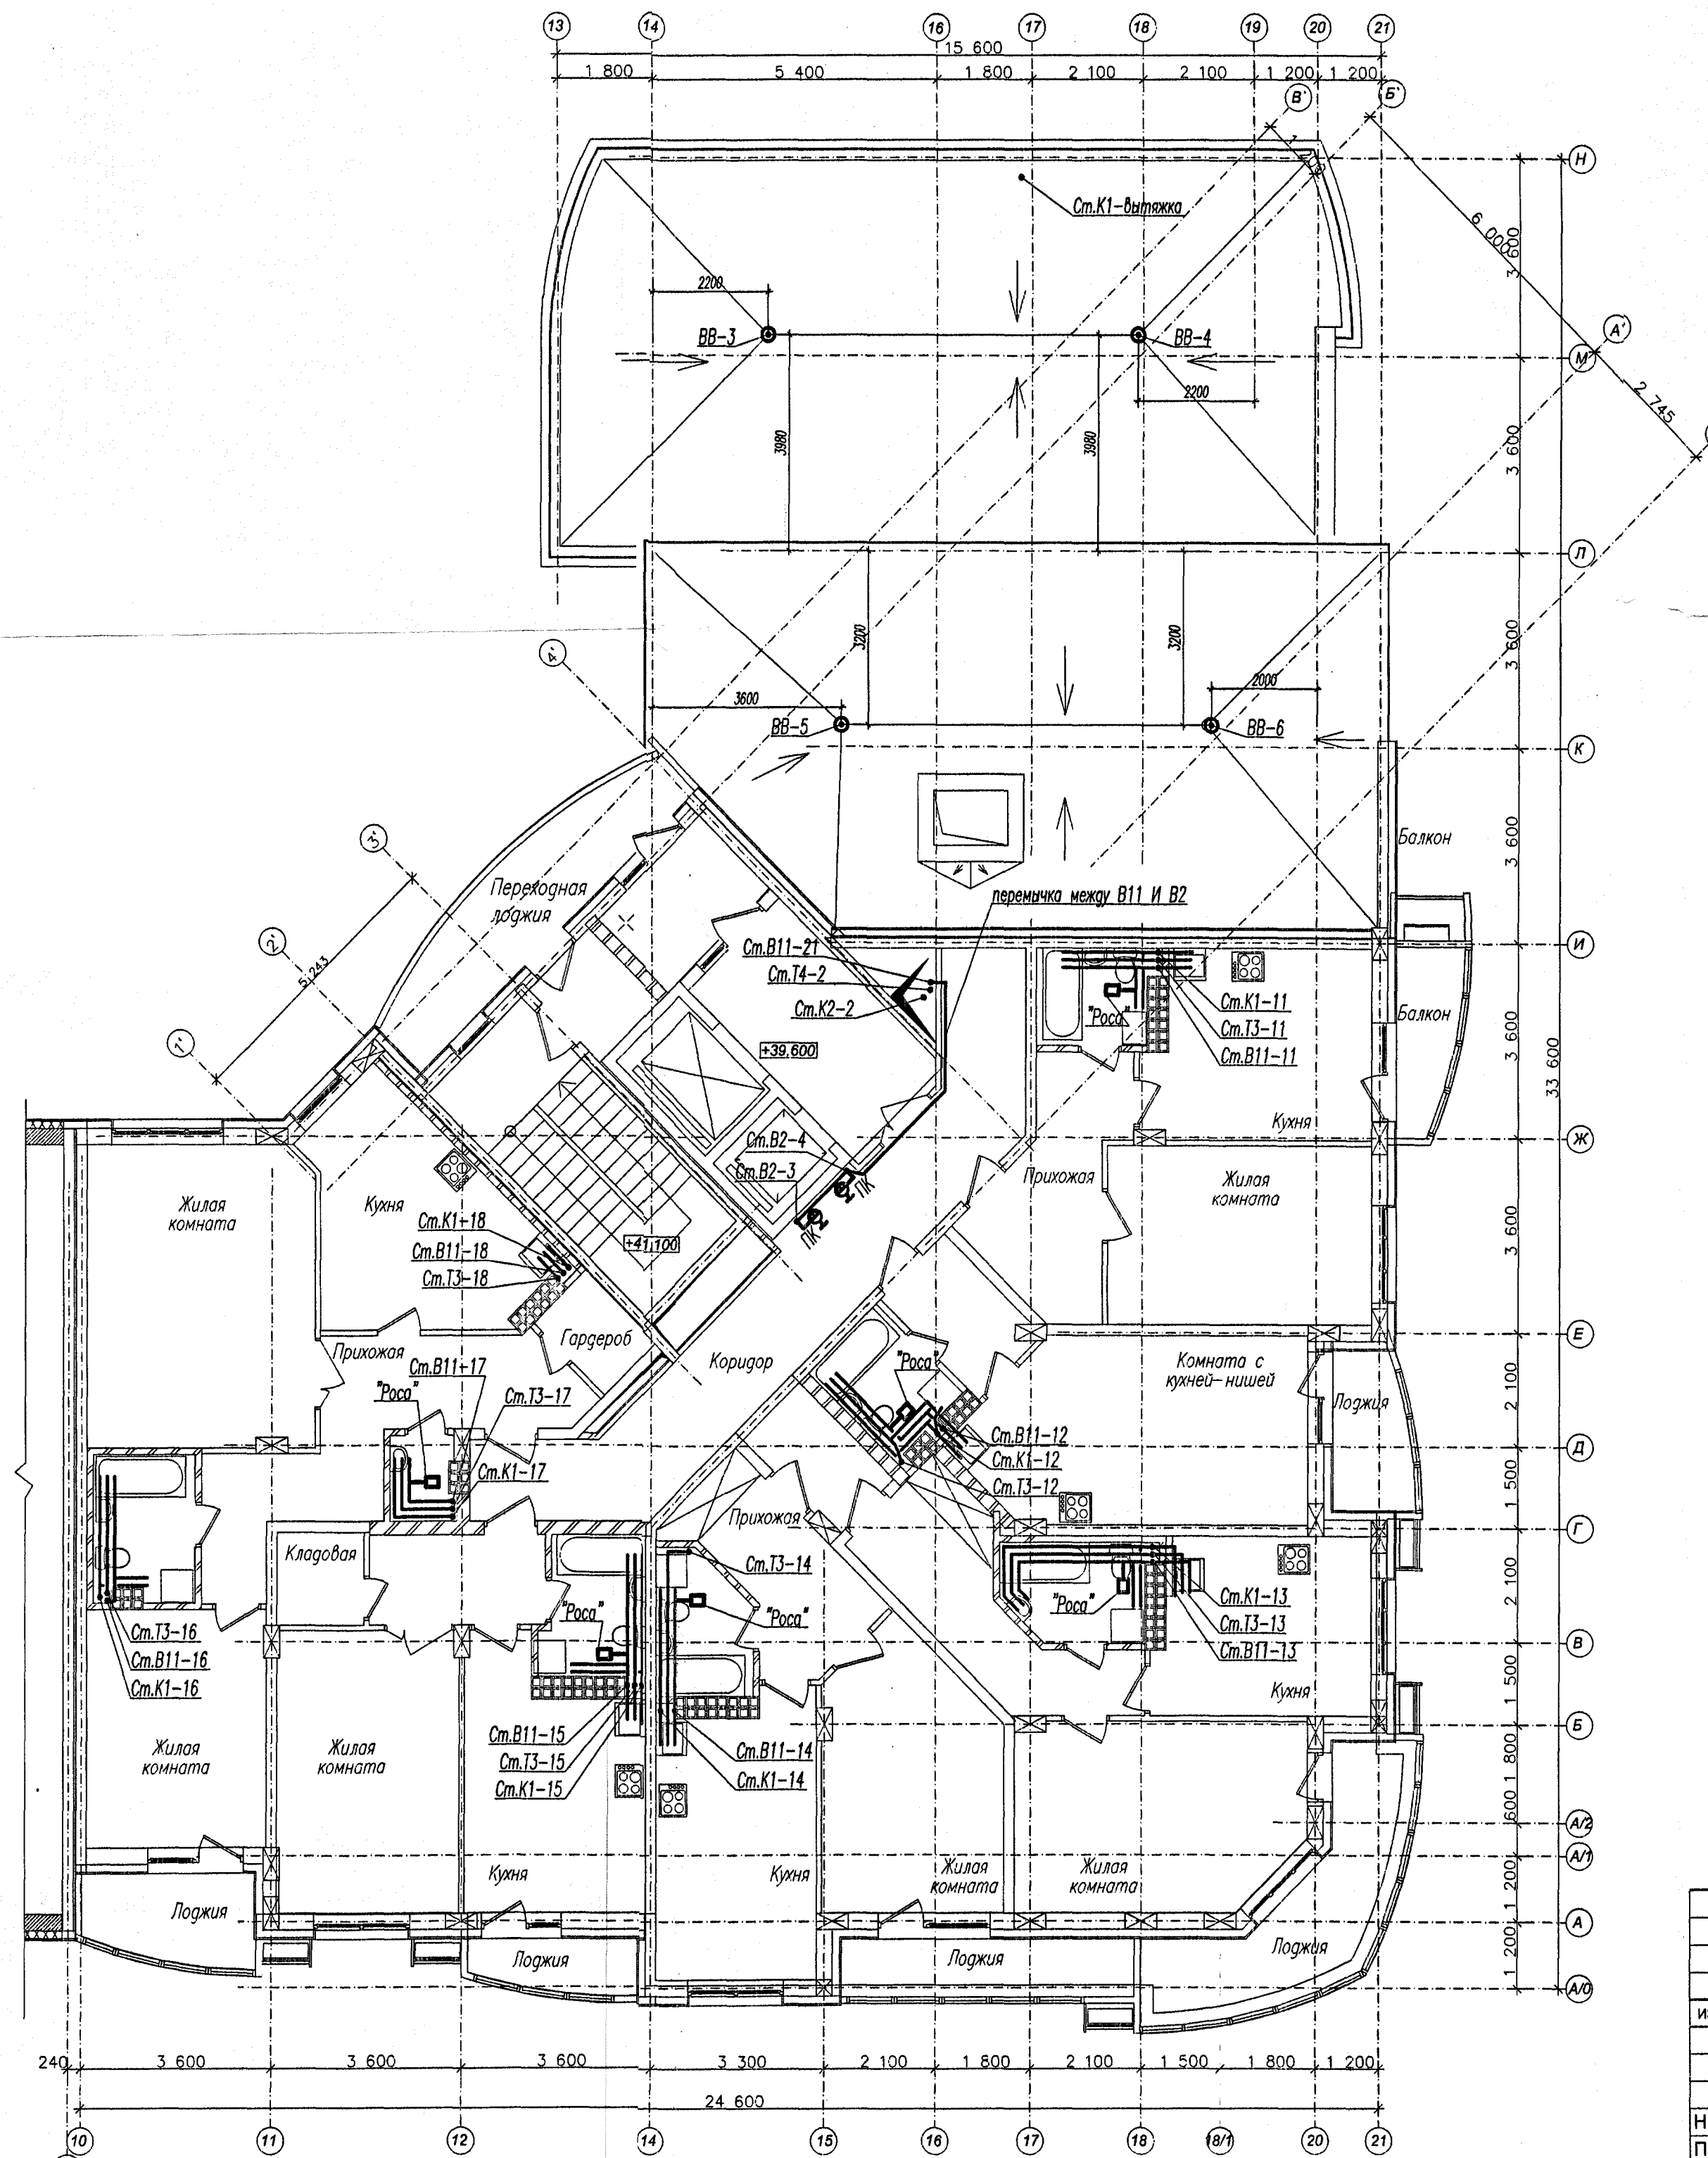

 ОБЩЕСТВО С ОГРАНИЧЕННОЙ ОТВЕТСТВЕННОСТЬЮ
«Инвестиционно-строительная компания «ЭТАЖИ»
В ПРОИЗВОДСТВО РАБОТ
26 октября 20 11г.
Мель

						14/РП-2011- ВК					
						Два многоквартирных жилых дома с объектами административного назначения, торговли, соцкультбыта и подземной автостоянкой по ул.Белинского - С.Белых в Октябрьском р-не г.Екатеринбурга					
ИЗМ.	КОП.УЧ.	ЛИСТ	№ ДОК.	ПОДПИСЬ	ДАТА	II очередь строительства жилой дом №2			СТАДИЯ	ЛИСТ	ЛИСТОВ
									Р	9	-
Н.контр.	Пыхтеева		10.11			Секция 1.			ООО "Уральский инженерный центр проектирования и строительства"		
Проверил	Спицын		10.11			План 14 этажа с сетями водопровода и канализации					
Разработал	Петров		10.11								

Взам.инж.Н	Подпись и дата	Инж.Н подл.

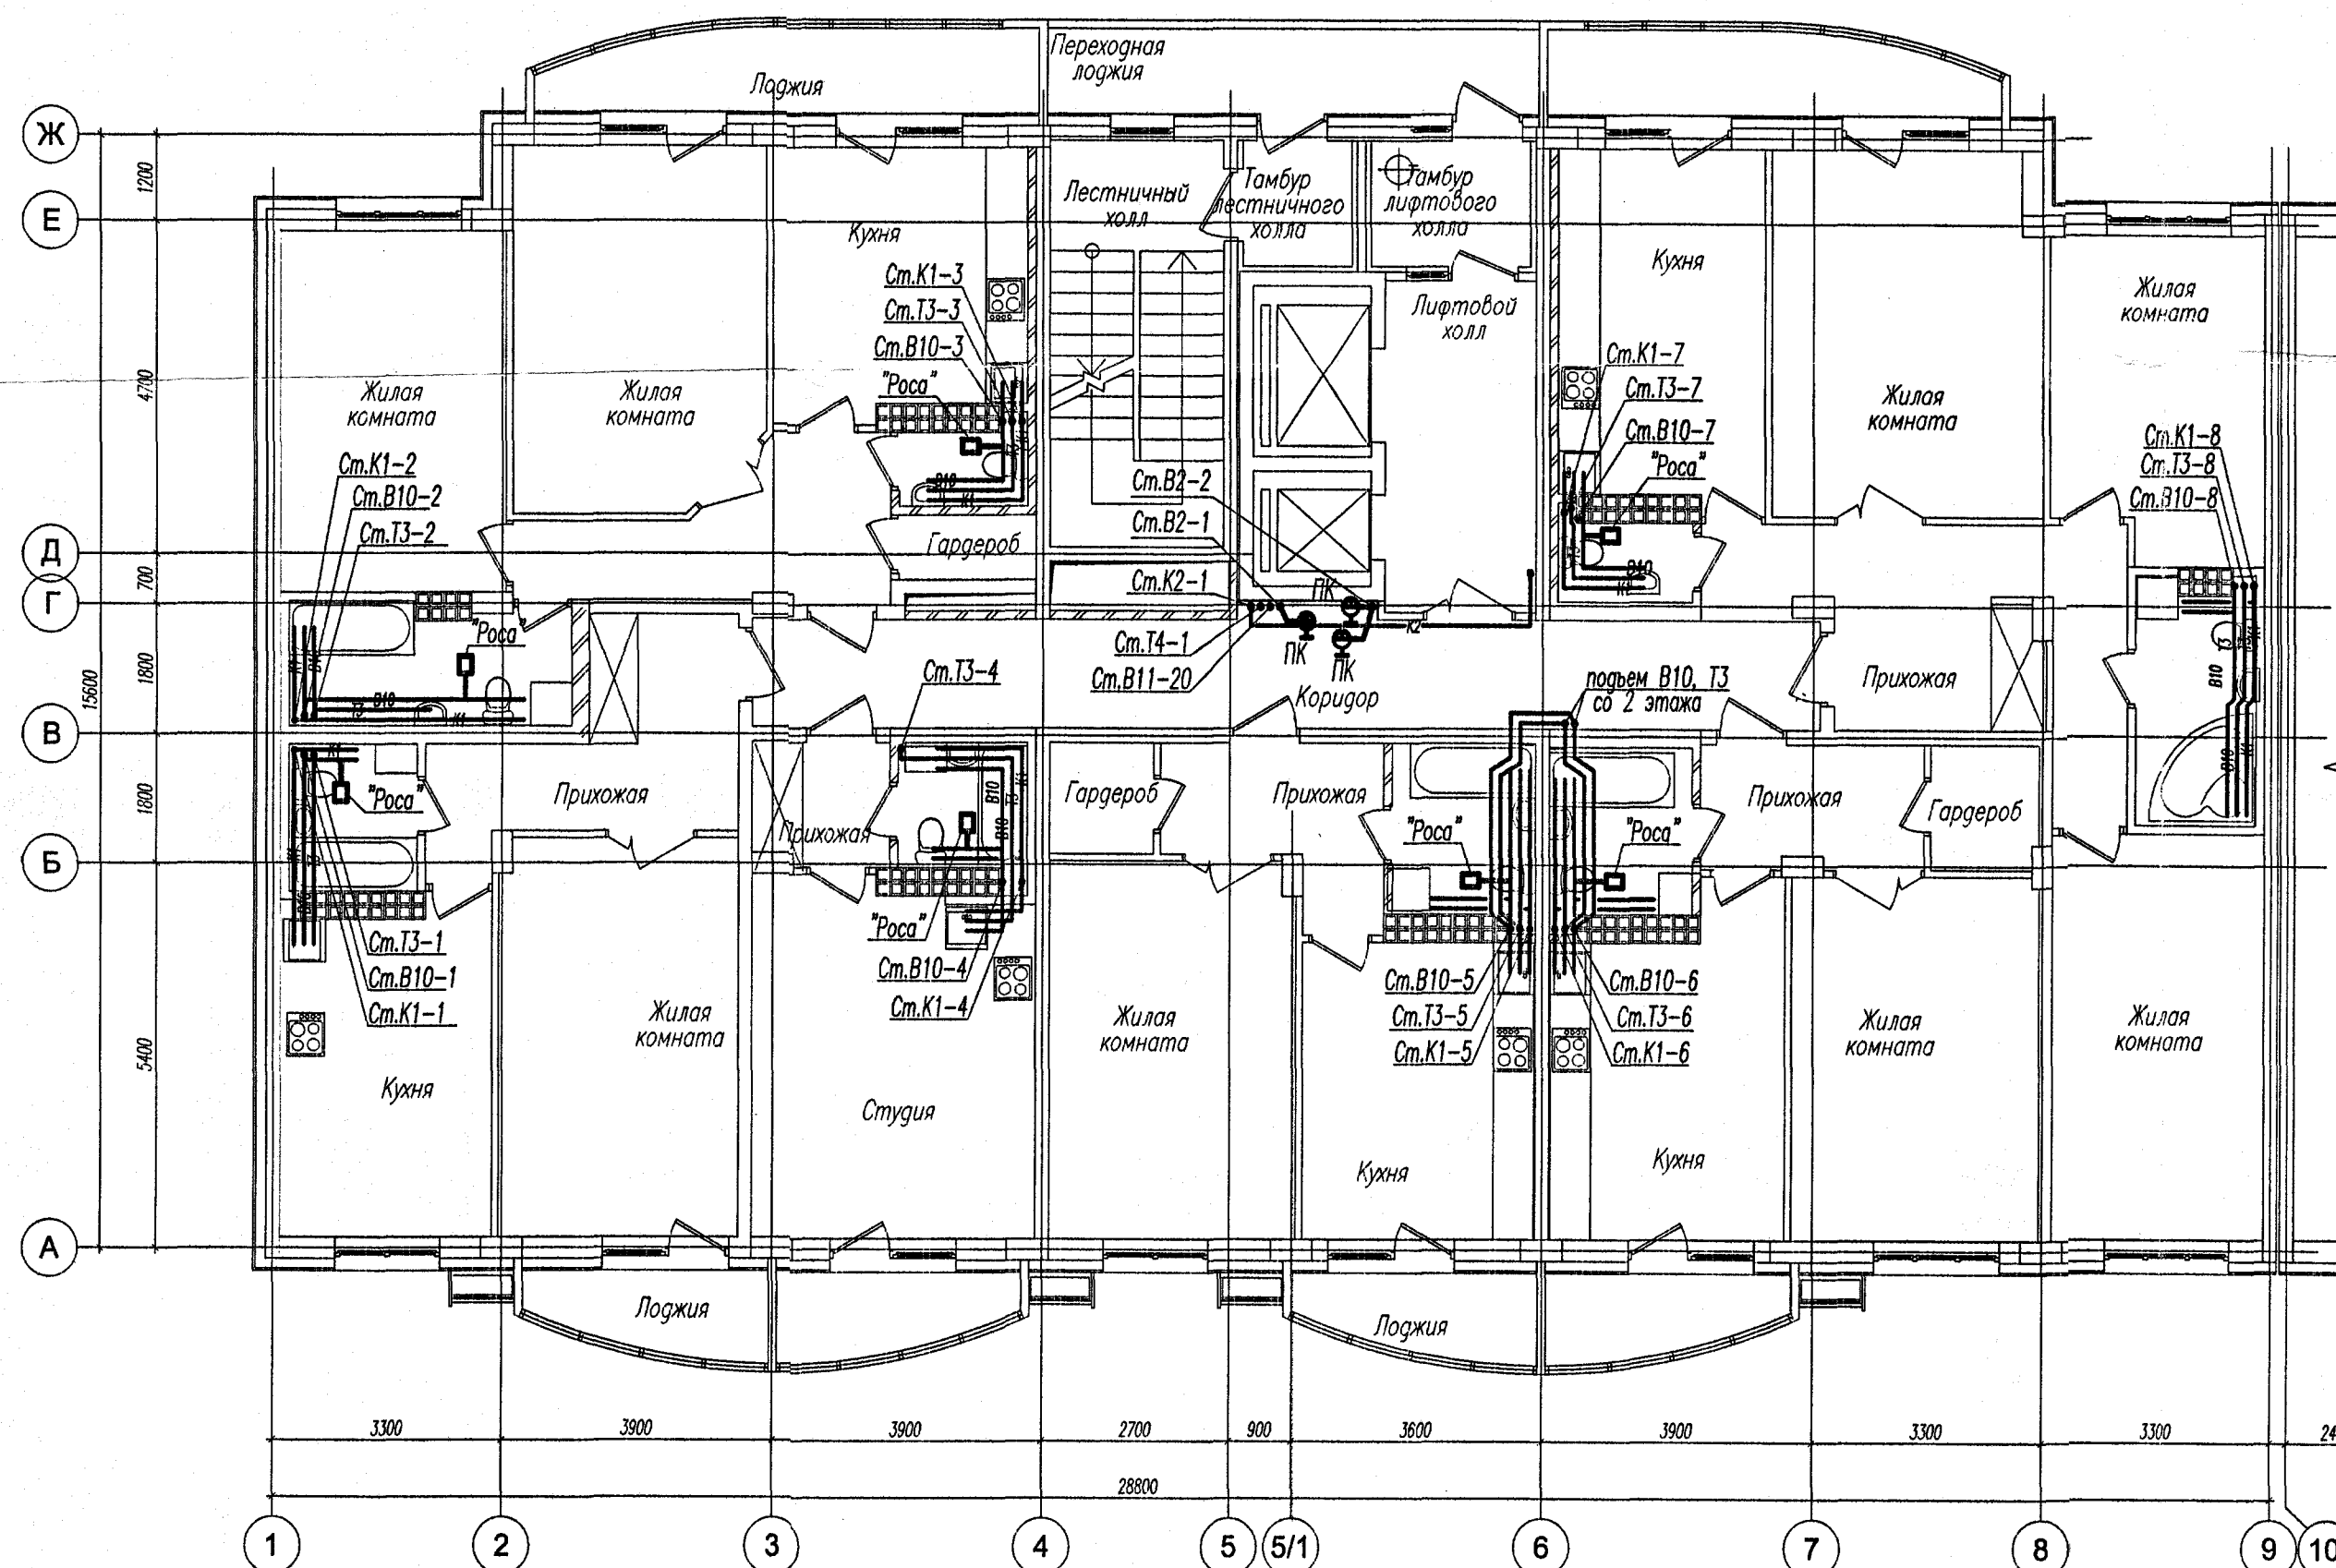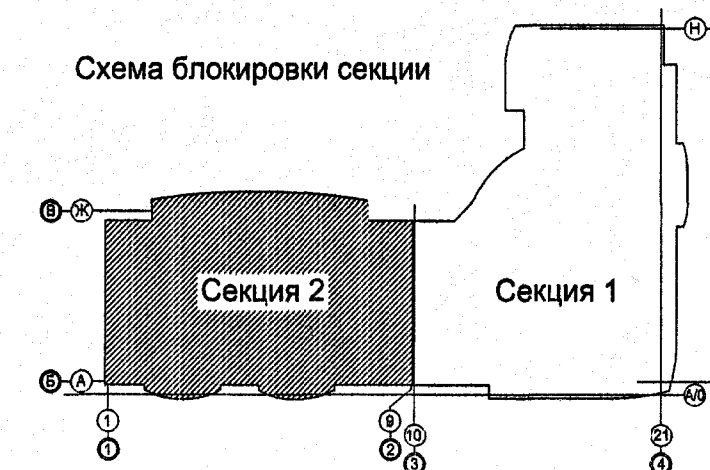

ОБЩЕСТВО С ОГРАНИЧЕННОЙ ОТВЕТСТВЕННОСТЬЮ
«Инвестиционно-строительная компания «ЭТАЖИ»
В ПРОИЗВОДСТВО РАБОТ
26 октября 2011 г.

Маш

14/РП-2011- ВК

Два многоквартирных жилых дома с объектами административного назначения, торговли, соцкультбыта и подземной автостоянкой по ул.Белинского - С.Белых в Октябрьском р-не г.Екатеринбурга

II очередь строительства
жилой дом №2

СТАДИЯ	ЛИСТ	ЛИСТОВ
Р	11	-



ИЗМ.	КОЛ.УЧ.	ЛИСТ	И ДОК.	ПОДПИСЬ	ДАТА
Н.контр.	Пыхтеева	10.11			
Проверил	Шемакина	10.11			
Разработал	Петров	10.11			

Секция 2.
План 3 этажа с сетями водопровода и канализации

ООО "Уральский инженерный центр проектирования и строительства"

ФОРМАТ А2

Имя и подл. Подпись и дата Взам. инв. N

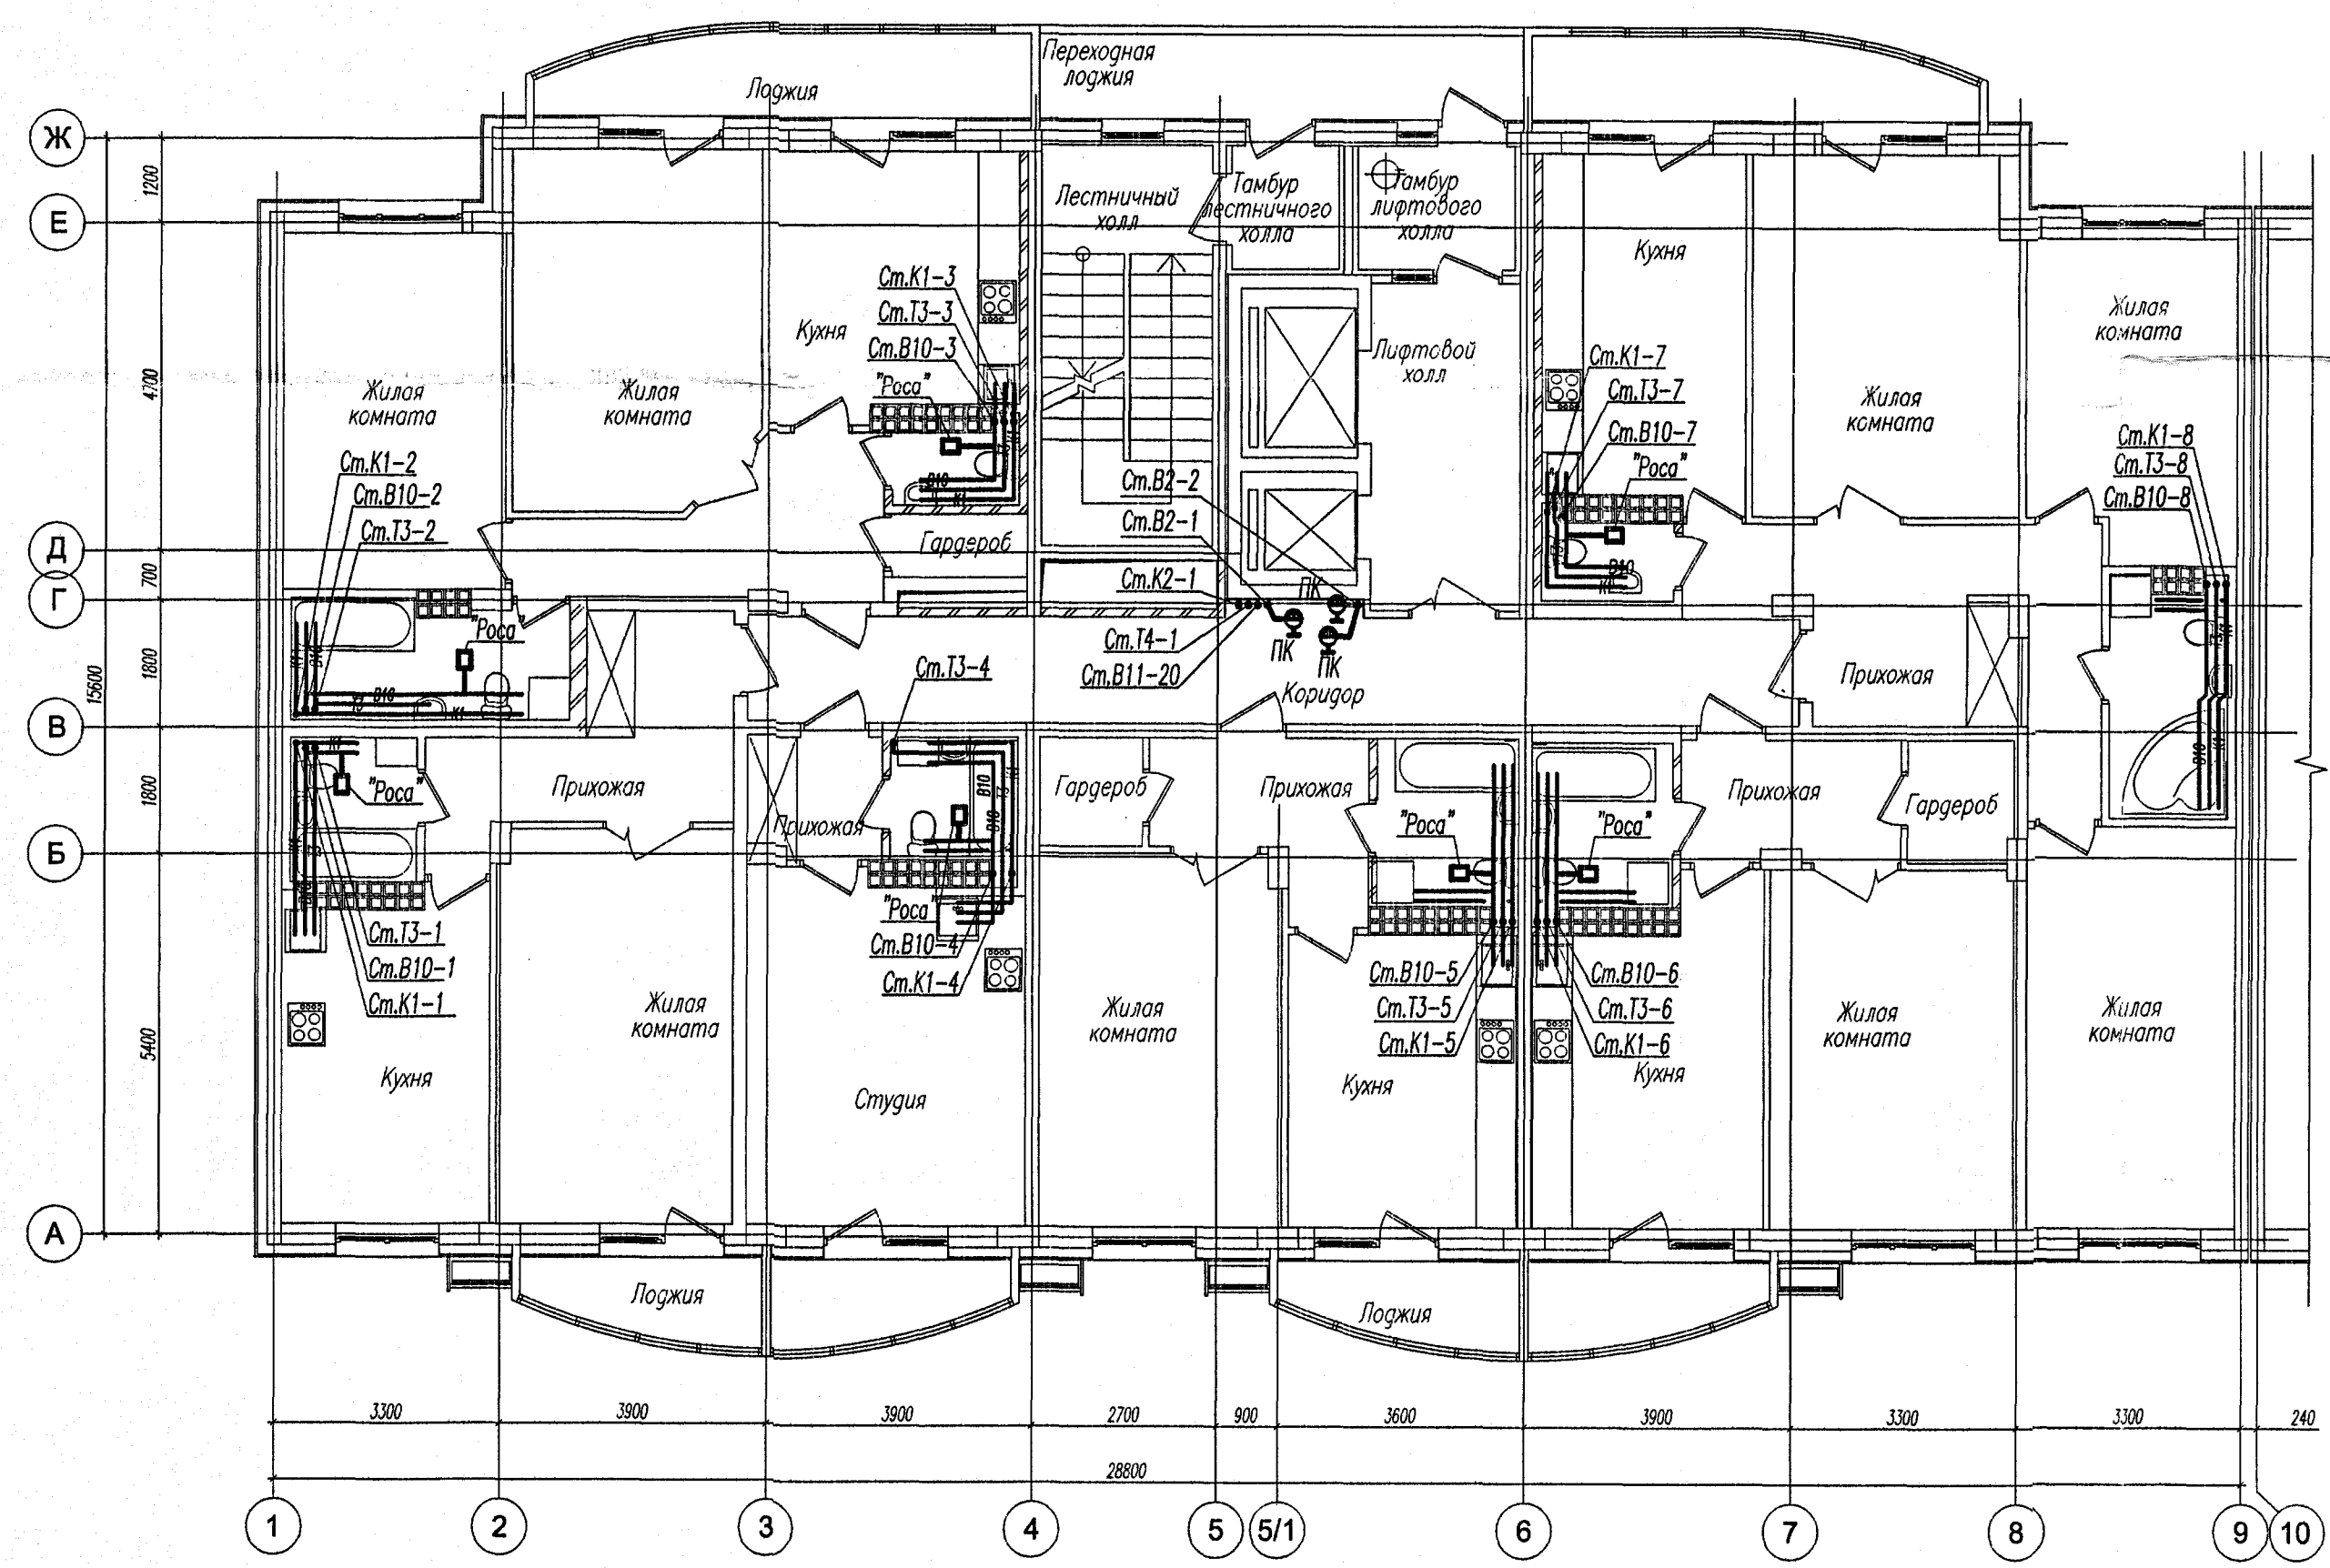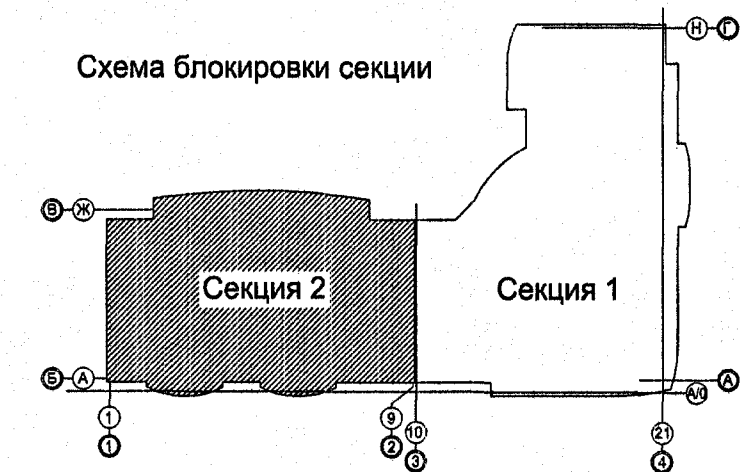

ОБЩЕСТВО С ОГРАНИЧЕННОЙ ОТВЕТСТВЕННОСТЬЮ
«Инвестиционно-строительная компания «ЭТАЖИ»
В ПРОИЗВОДСТВО РАБОТ
26 октября 2017 г.

Мат

Имя, N подл.	
Подпись и дата	
Взам. инв. N	

						14/РП-2011- ВК		
						Два многоквартирных жилых дома с объектами административного назначения, торговли, соцульбтыта и подземной автостоянкой по ул.Белинского - С.Белых в Октябрьском р-не г.Екатеринбурга		
ИЗМ.	КОЛ.УЧ.	ЛИСТ	И ДОК.	ПОДПИСЬ	ДАТА	II очередь строительства жилой дом №2		
						СТАДИЯ	ЛИСТ	ЛИСТОВ
						Р	12	-
Н.контр.	Пыхтеева	10.11				Секция 2.		
Проверил	Шемякина	10.11				План типового этажа с сетями водопровода и канализации		
Разработал	Петров	10.11				ООО "Уральский инженерный центр проектирования и строительства"		