


Согласовано:

Взам. инв. №	
Подп. и дата	
Инв. № подл.	

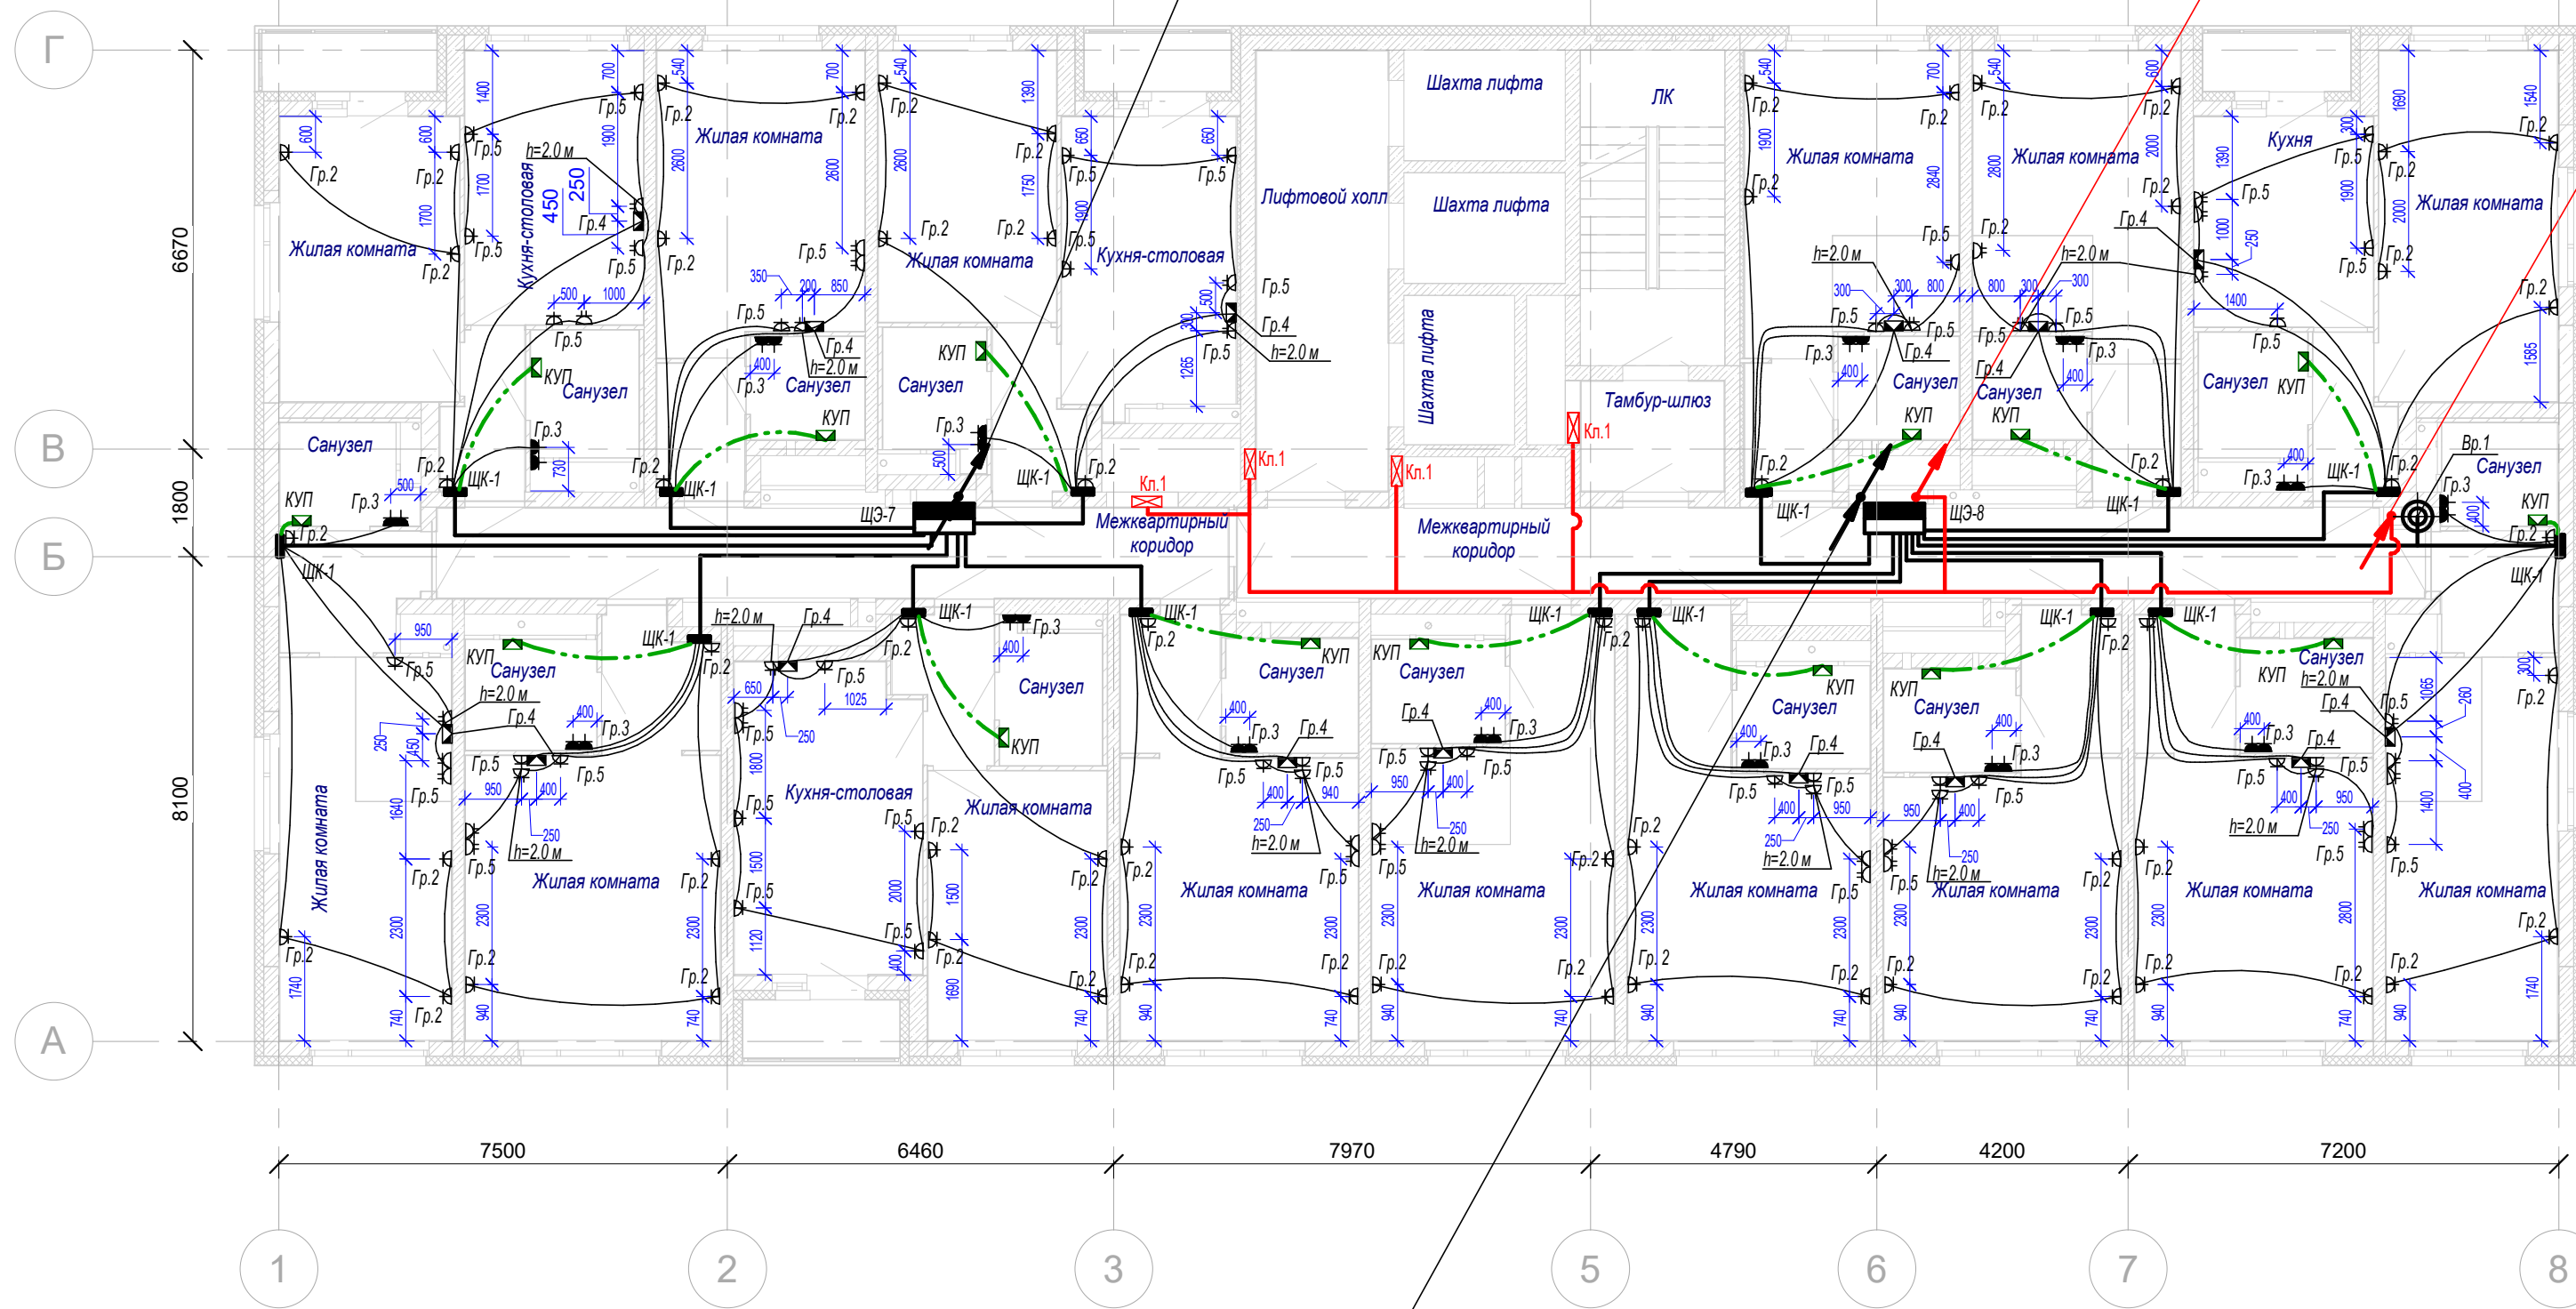

П2.4: 4хАВВГнг - LS 1х70
1хАВВГнг - LS 1х35
П2.6: 4хАВВГнг - LS 1х70
1хАВВГнг - LS 1х35

Лф.2 ВВГнг(А)-FRLS 5х10
Лф.3 ВВГнг(А)-FRLS 5х10
ДВ.1 ВВГнг(А)-FRLS 5х10
ДП.3 ВВГнг(А)-FRLS 5х25
ДП.4 ВВГнг(А)-FRLS 5х25
ДП.5 ВВГнг(А)-FRLS 5х25
ДП.6 ВВГнг(А)-FRLS 5х25
Кл.1 ВВГнг(А)-FRLS 3х2,5
Кл.2 ВВГнг(А)-FRLS 3х2,5

Лф.2 ВВГнг(А)-FRLS 5х10
Лф.3 ВВГнг(А)-FRLS 5х10
ДВ.1 ВВГнг(А)-FRLS 5х10
ДП.3 ВВГнг(А)-FRLS 5х25
ДП.4 ВВГнг(А)-FRLS 5х25
ДП.5 ВВГнг(А)-FRLS 5х25
ДП.6 ВВГнг(А)-FRLS 5х25
Кл.1 ВВГнг(А)-FRLS 3х2,5
Кл.2 ВВГнг(А)-FRLS 3х2,5

П2.12: 4хАВВГнг - LS 1х70
1хАВВГнг - LS 1х35
Вж1.11 ВВГнг - LS 3х10
Вж1.12 ВВГнг - LS 3х4
Вж1.13 ВВГнг - LS 3х4
Вж1 ВВГнг - LS 5х6
Вж2 ВВГнг - LS 5х16
Гр.СС5 ВВГнг - LS 3х2,5
Лф.1 ВВГнг - LS 5х10
Вр.1 ВВГнг - LS 3х1,5
ЩФО ВВГнг - LS 5х10

Условные обозначения

- кабель питания электрооборудования рабочей группы;
- кабель питания электрооборудования аварийной группы;
- тепловая розетка скрытой установки, 2-х полюсная, с защитным контактом, IP20;
- тепловая розетка скрытой установки, сдвоенная; 2-х полюсная, с защитным контактом, IP20;
- тепловая розетка скрытой установки, 2-х полюсная, с защитным контактом, IP40;
- клемная коробка для плиты;
- клапан;
- коробка уравнивания потенциалов (КУП);
- кровельная воронка;
- щит этажный;
- щит квартирный.

- Размеры на чертеже указаны для справки.
- Высота установки розеток квартир:
 - розетки в комнатах - 400 мм от уровня монолитной плиты;
 - клемная коробка для электроплиты - 600 мм от уровня монолитной плиты;
 - розетки в кухнях и ванных - 1200 мм от уровня монолитной плиты;
 - сдвоенные розетки для вытяжки и подсветки - 2000 мм от уровня монолитной плиты;
 - розетки для роутера - 2300 мм от уровня монолитной плиты.
- Высота установки квартирных и этажных щитов 1500 мм от уровня монолитной плиты.
- Кабеля от этажного щита, до квартирного выполнить открыто на струне, за подвесным потолком.
- При монтаже расположение электрооборудования уточнять по месту.

6	-	Зам.	406-24	<i>Мусеев</i>	12.24	048/4-10.22-00-ЭЛ			
4	-	Зам.	253-24	<i>Мусеев</i>	09.24	Комплексная застройка в квартале улиц Фрунзе - Белинского - Щорса - Степана Разина, в Ленинском районе г. Екатеринбурга. Этапы №1, 2, 3, 4.			
3	-	Зам.	74-24	<i>Мусеев</i>	06.24				
Изм.	Кол.ч	Лист	№ док.	Подп.	Дата	Этап №1. Односекционный жилой дом			
Разраб.				<i>Мусеев</i>	07.23	Стадия	Лист	Листов	
Проверил	Мальшкова	<i>Мальшкова</i>			07.23	Р	15		
						Электробоорудование и электроосвещение			
						План 24 этажа. Расположение электрооборудования квартир			
Н.контр.	Костылева	<i>Костылева</i>			07.23		ИНПАД	проектирование обследование зданий навесные фасады	
ГИП	Кузнецов	<i>Кузнецов</i>			07.23				