


Согласовано

Взам. инв. №

Подп. и дата

Инв. № подл.

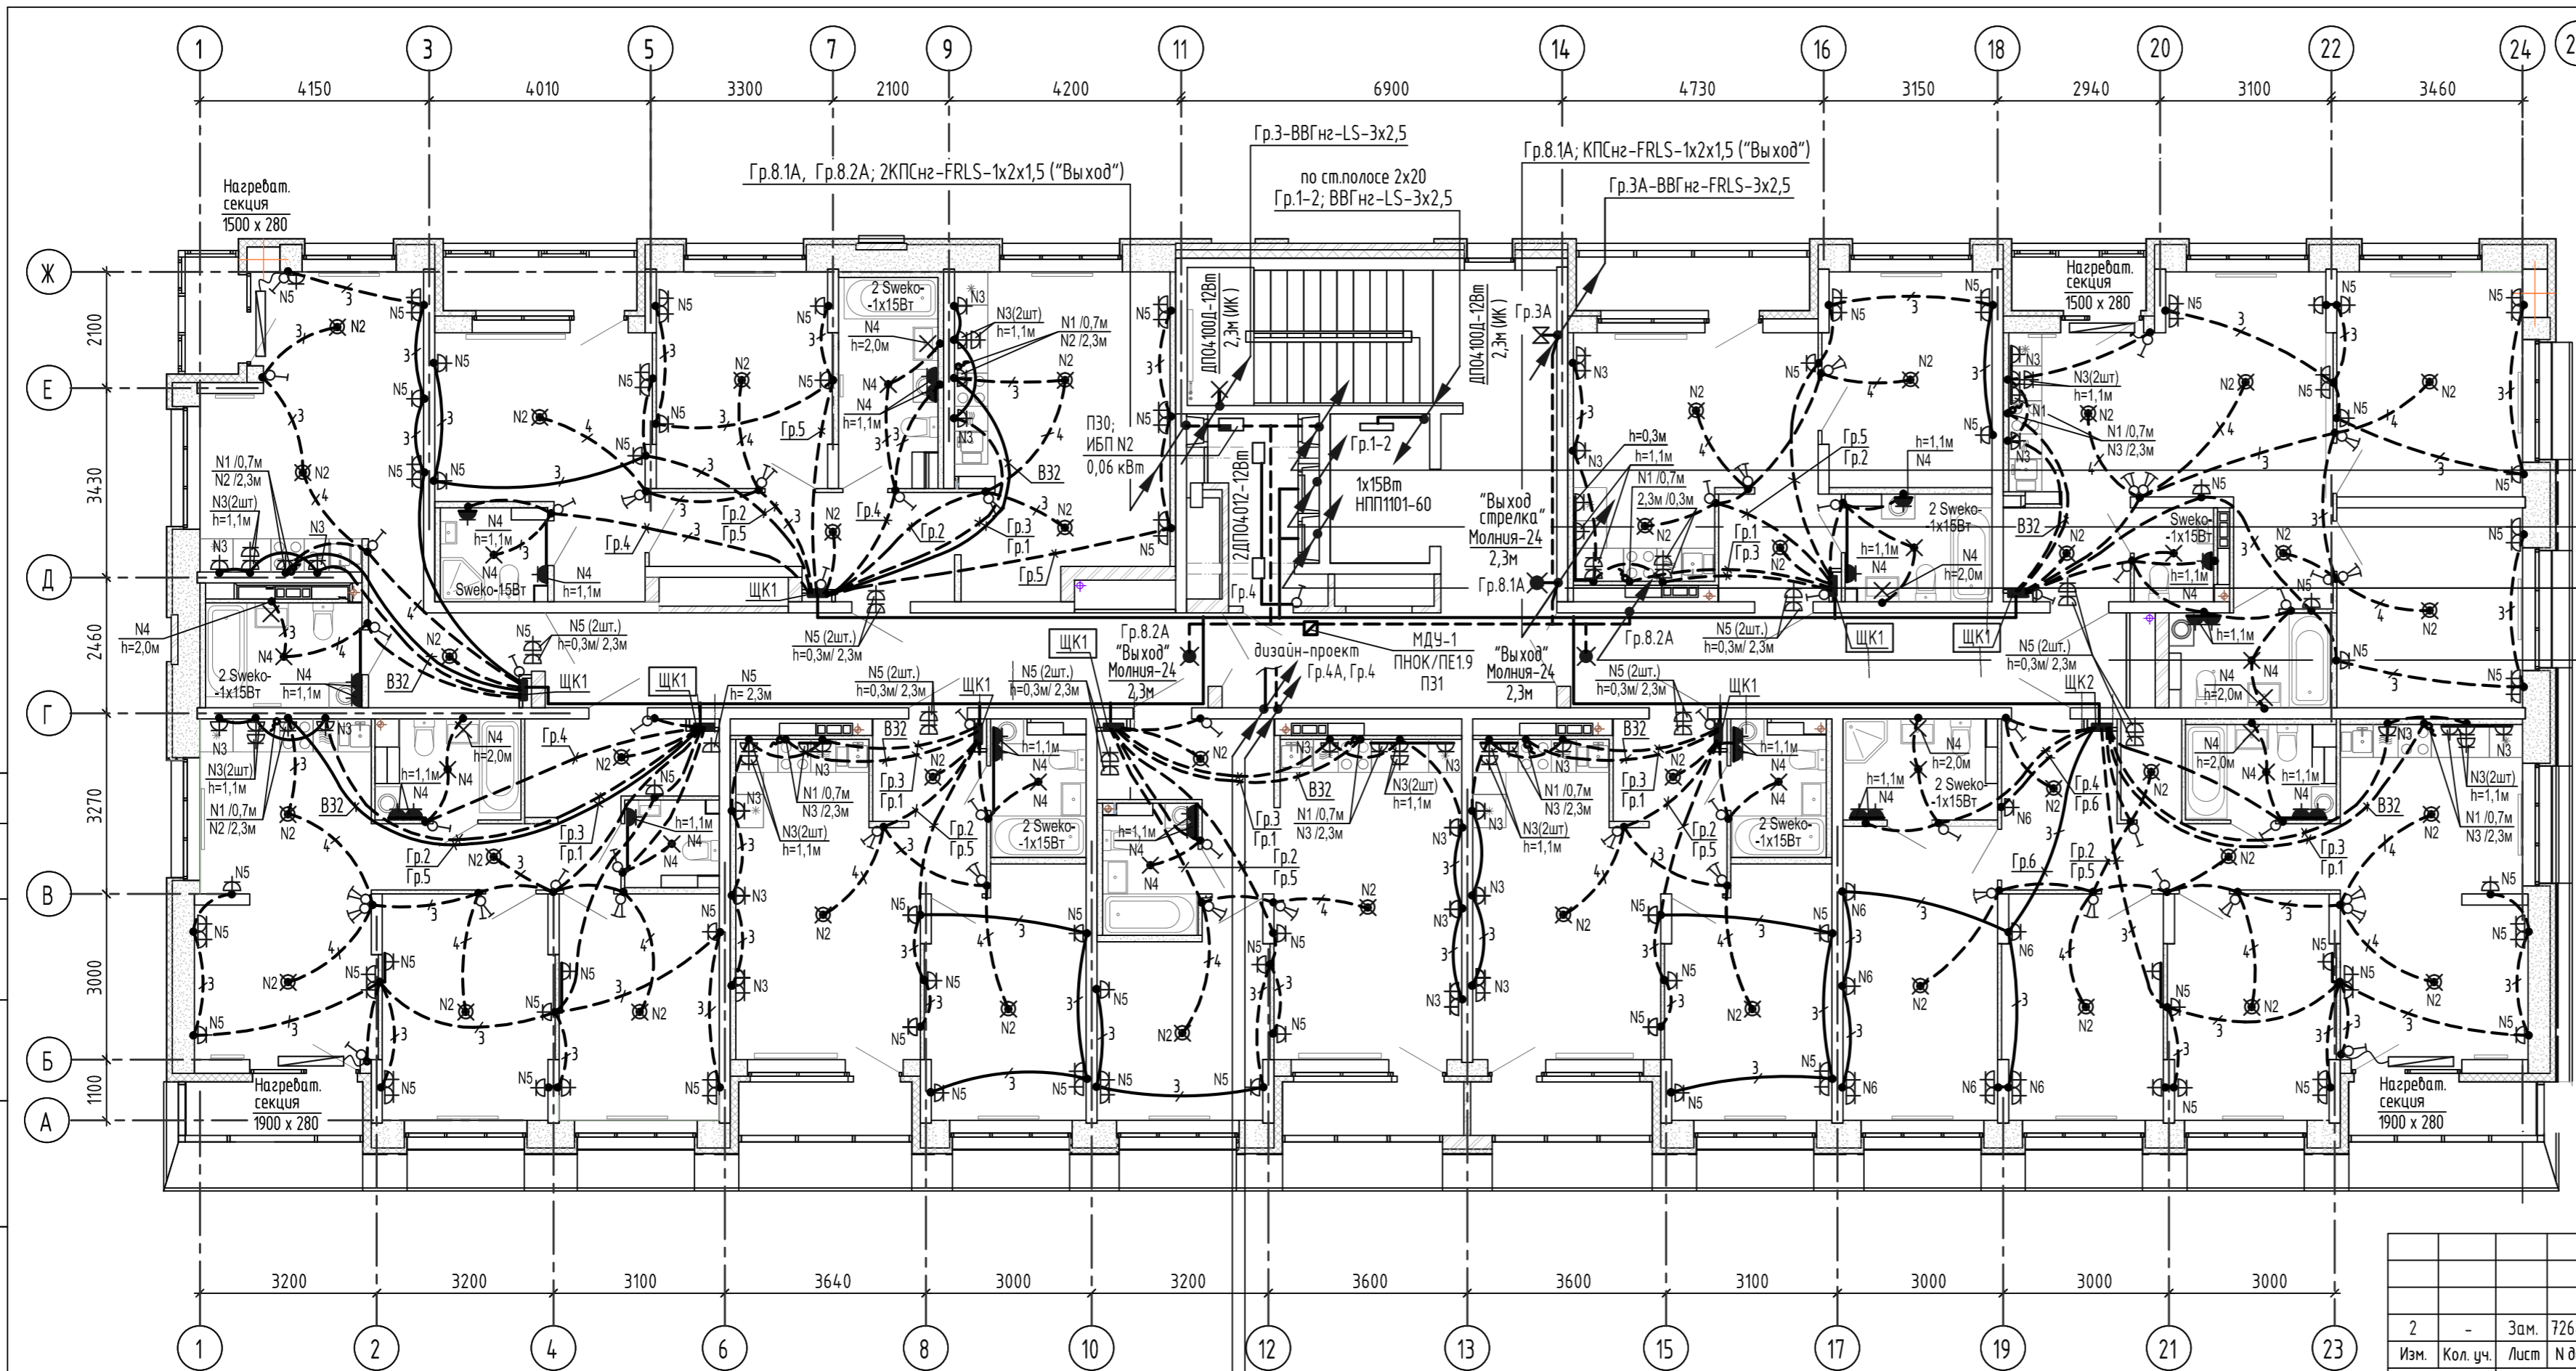

- Гр.3А; ВВГнг-FRLS-3x2,5 (лестница)
- Гр.5А; ВВГнг-FRLS-3x1,5 (осб.)
- Гр.30; ВВГнг-FRLS-3x2,5 (ИБП)
- Гр.31; ВВГнг-FRLS-3x1,5 (ПНОК)
- П1; АBBГнг-4(1x70)+1x35 (квартиры)
- П2; АBBГнг-4(1x70)+1x35 (квартиры)
- П22; ВВГнг-LS-5x2,5 (ЩО)
- П23; ВВГнг-LS-5x10 (лифт)
- П24; ВВГнг-LS-3x1,5 (ЛБ1, МР1)
- В1.9-н1; ВВГнг-LS-5x2,5 (В1.9, В1.10)


Гр.8.2А; КПСнг-FRLS-1x2x1,5 ("Выход")

Квартира УРО РАН -4шт. - в осях 1-6; 10-13, А-Г; 14-24, Ж-Г

Гр.4; ВВГнг-LS-3x2,5
Гр.4А; ВВГнг-FRLS-3x2,5

ЩК1 - в выделенной квартире (для УРО РАН) дополнительно установить комплект вилка и розетка 40А, 250В для электроплиты

Изм.	Кол. уч.	Лист	№ док.	Подпись	Дата
2	-	Зам.	726-23	<i>Багина</i>	14.06.23
Разраб.	Багина	<i>Багина</i>			15.05.23
Проверил	Багина	<i>Багина</i>			15.05.23
Нач.отд.	Каткова	<i>Каткова</i>			15.05.23
Н.контр.	Ташлыков	<i>Ташлыков</i>			15.05.23

АТОМ-004-13А-ЭЛ		
Жилой микрорайон в границах улиц Академика Вонсовского - Михеева - Академика Семихатова - Чкалова г. Екатеринбурга. V очередь строительства. VII этап. 9-этажный жилой дом со встроенно-пристроенными помещениями общественного назначения и трансформаторной подстанции.		
9-этажный жилой дом	Стадия	Лист
	Р	21
План 2 этажа. Расположение электрических сетей.	 ИНСТИТУТ КОМПЛЕКСНОГО ПРОЕКТИРОВАНИЯ	