



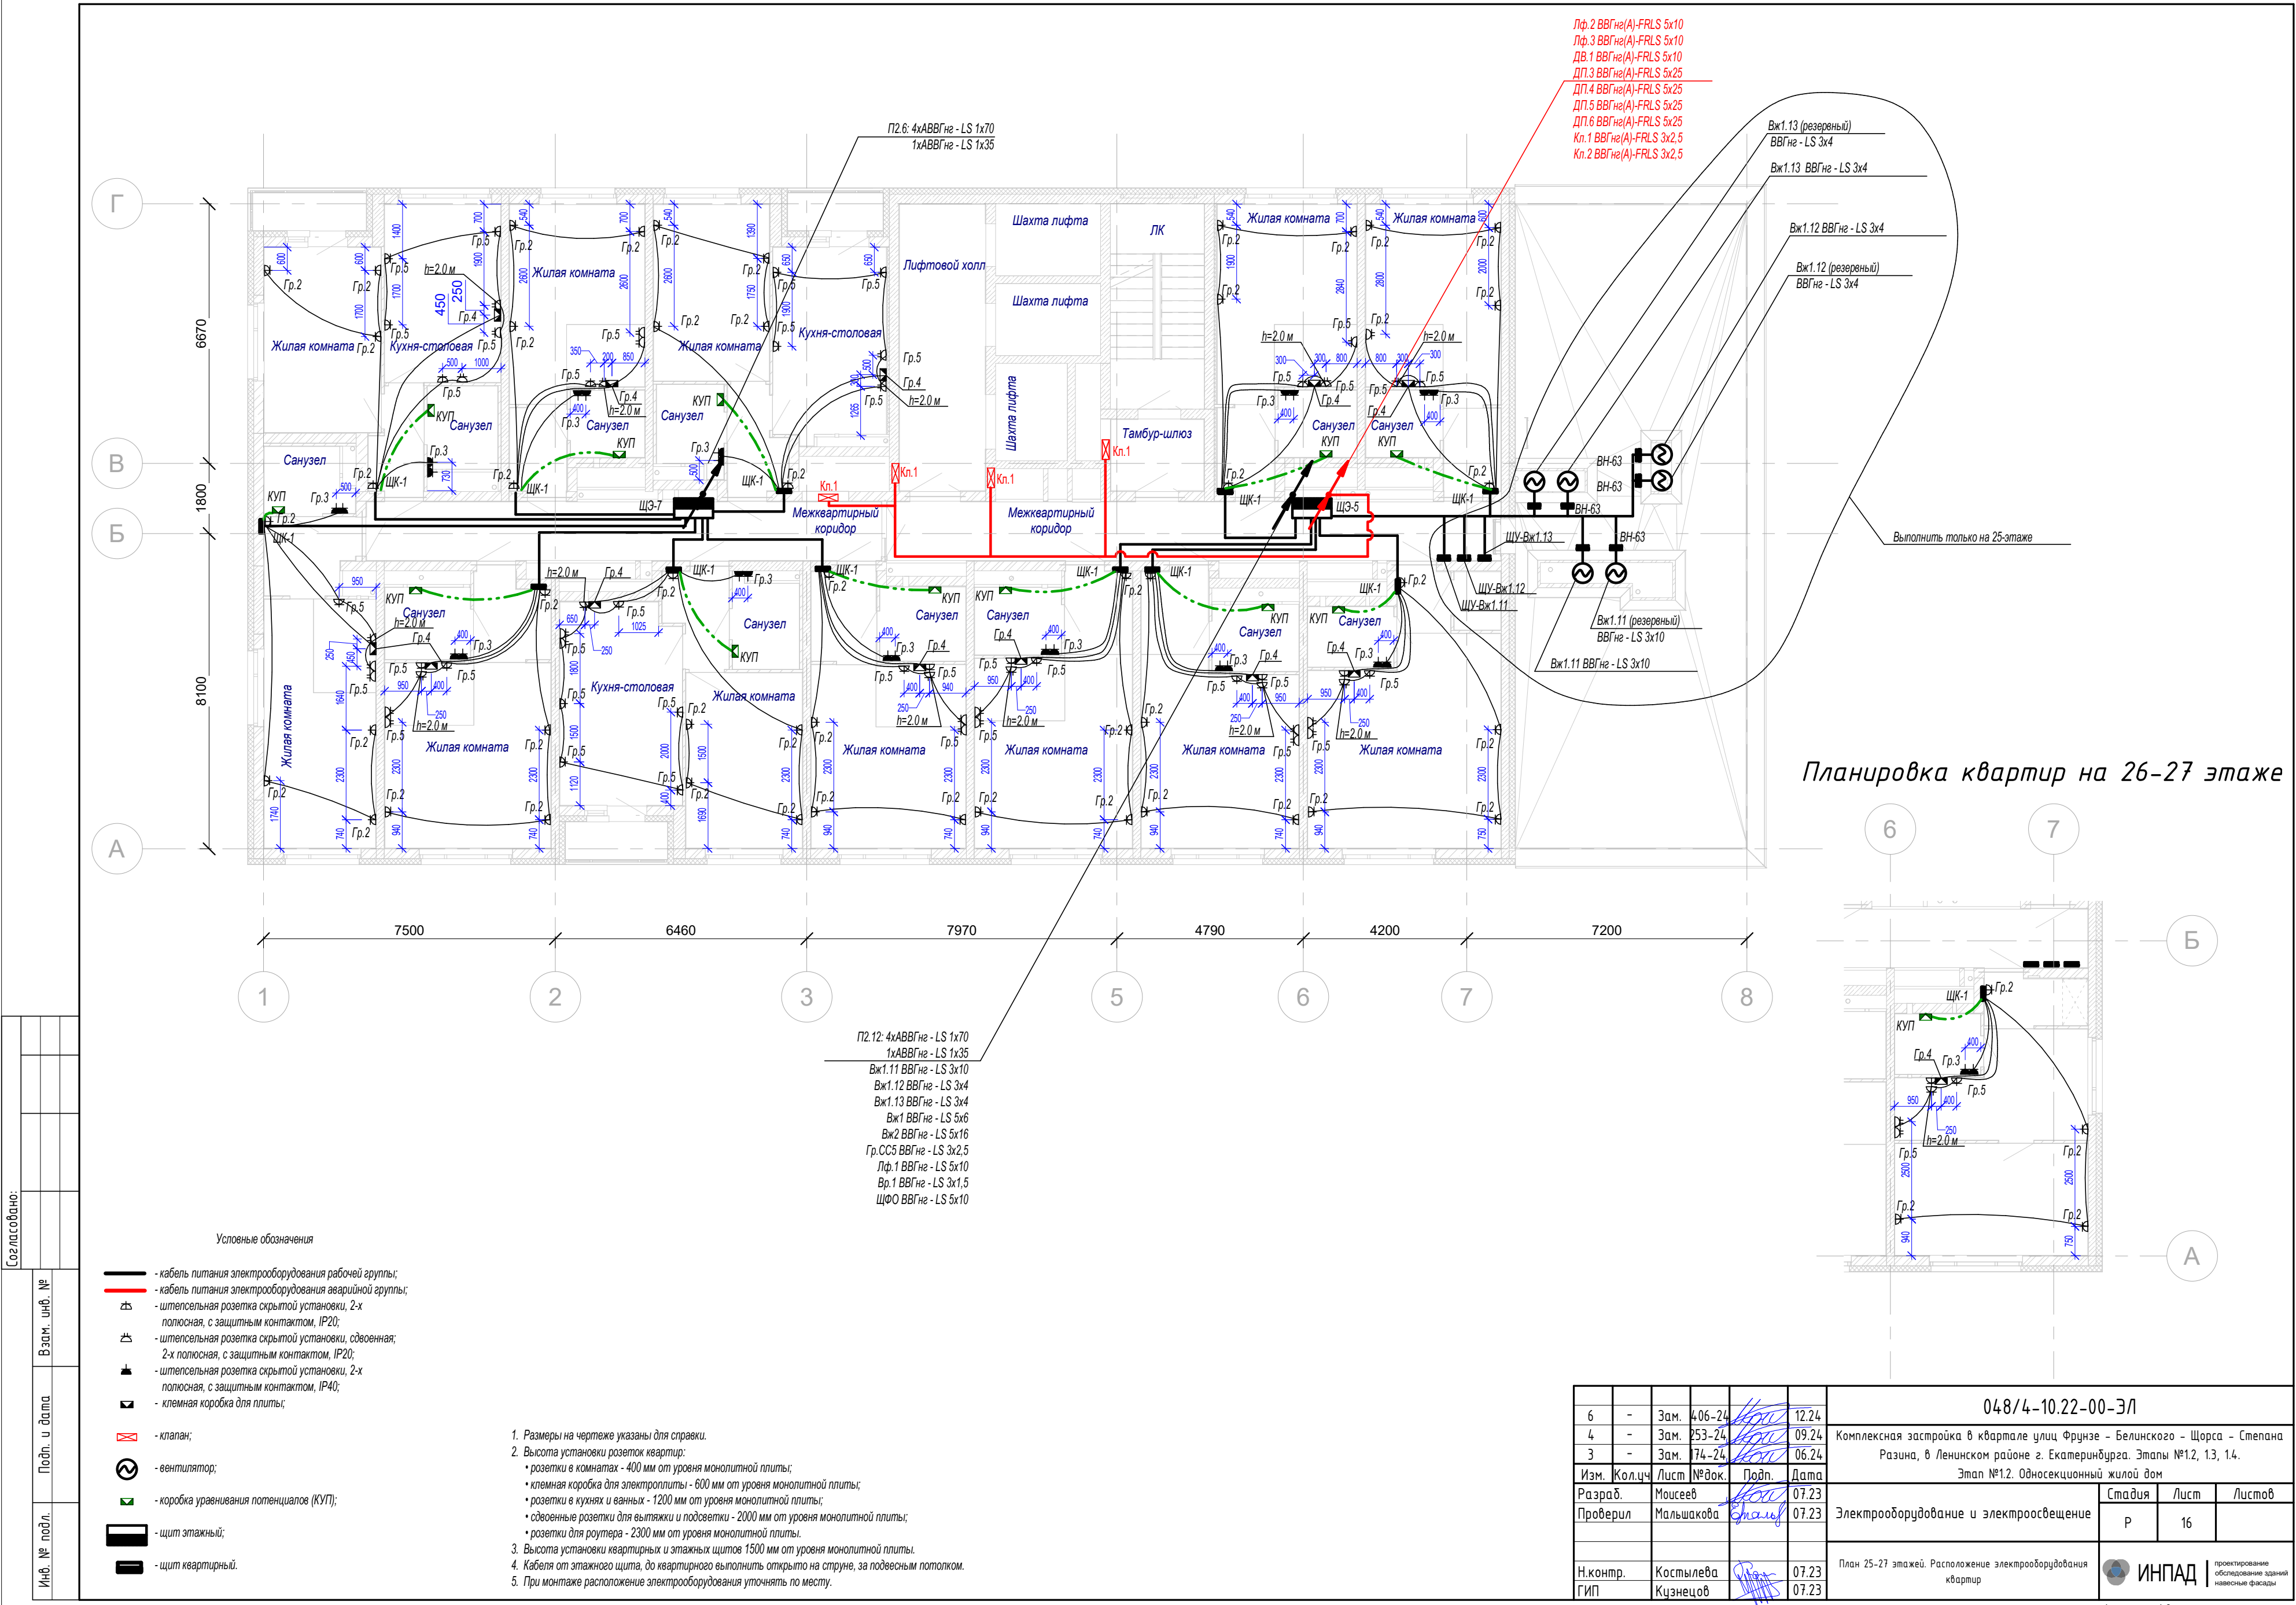

Планировка квартир на 26-27 этаже

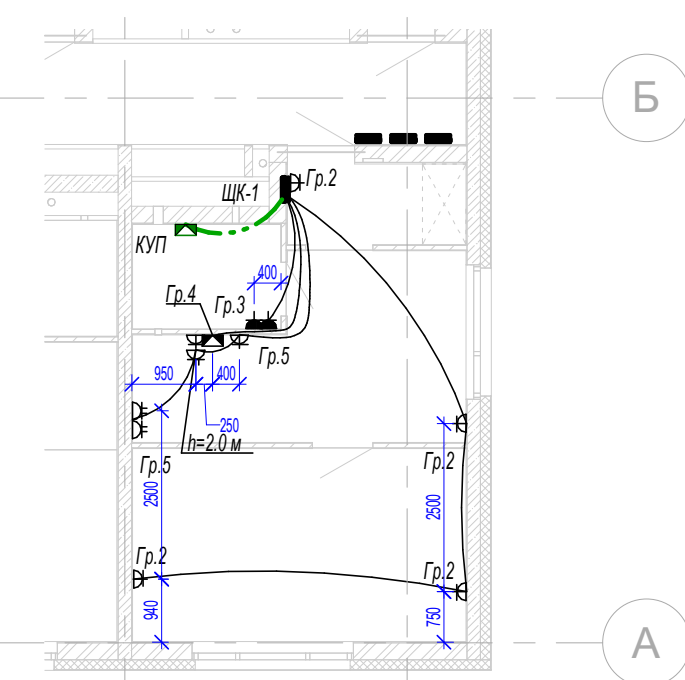

Согласовано:	
Взам. инв. №	
Подп. и дата	
Инв. № подл.	

- Условные обозначения
- кабель питания электрооборудования рабочей группы;
 - кабель питания электрооборудования аварийной группы;
 - штепсельная розетка скрытой установки, 2-х полюсная, с защитным контактом, IP20;
 - штепсельная розетка скрытой установки, однопольная, 2-х полюсная, с защитным контактом, IP20;
 - штепсельная розетка скрытой установки, 2-х полюсная, с защитным контактом, IP40;
 - клемная коробка для плиты;
 - клапан;
 - вентилятор;
 - коробка уравнивания потенциалов (КУП);
 - щит этажный;
 - щит квартирный.

- Размеры на чертеже указаны для справки.
- Высота установки розеток квартир:
 - розетки в комнатах - 400 мм от уровня монолитной плиты;
 - клемная коробка для электроплиты - 600 мм от уровня монолитной плиты;
 - розетки в кухнях и ваннах - 1200 мм от уровня монолитной плиты;
 - сдвоенные розетки для вытяжки и подсветки - 2000 мм от уровня монолитной плиты;
 - розетки для роутера - 2300 мм от уровня монолитной плиты.
- Высота установки квартирных и этажных щитов 1500 мм от уровня монолитной плиты.
- Кабеля от этажного щита, до квартирного выполнить открыто на струне, за подвесным потолком.
- При монтаже расположение электрооборудования уточнять по месту.

6	-	Зам.	406-24	<i>Мусеев</i>	12.24	048/4-10.22-00-ЭЛ				
4	-	Зам.	253-24	<i>Мусеев</i>	09.24	Комплексная застройка в квартале улиц Фрунзе - Белинского - Щорса - Степана Разина, в Ленинском районе г. Екатеринбурга. Этапы №1,2, 1,3, 1,4. Этап №1.2. Односекционный жилой дом				
3	-	Зам.	74-24	<i>Мусеев</i>	06.24					
Изм.	Кол.ч	Лист	№ док.	Подп.	Дата					
Разраб.			Мусеев	<i>Мусеев</i>	07.23			Стадия	Лист	Листов
Проверил			Мальшкова	<i>Мальш</i>	07.23	Электрооборудование и электроосвещение		Р	16	
						План 25-27 этажей. Расположение электрооборудования квартир			ИНПАД	проектирование обследование зданий новосные фасады
Н.контр.			Костылева	<i>Косты</i>	07.23					
ГИП			Кузнецов	<i>Кузнец</i>	07.23					