


Экспликация помещений


№ пом.	Наименование	Категория по назначению	Площадь, м²
1	Входной тамбур		2,46
2	Входной тамбур		1,93
3	Помещение охраны		4,38
4	Колясочная		5,70
5	Входной холл		14,00
6	Лифтовый холл		11,25
7	Электрощитовая	Д	16,20
8	Кладовая уборочного инвентаря		2,45
9	Коридор		29,07
10	Мусорокамера		7,25
11	Тамбур лестничной клетки		2,52
12	Лестница ЛВ1		9,52
13	Помещение офиса		28,99
14	Санузел		1,76
14	Тамбур		1,75

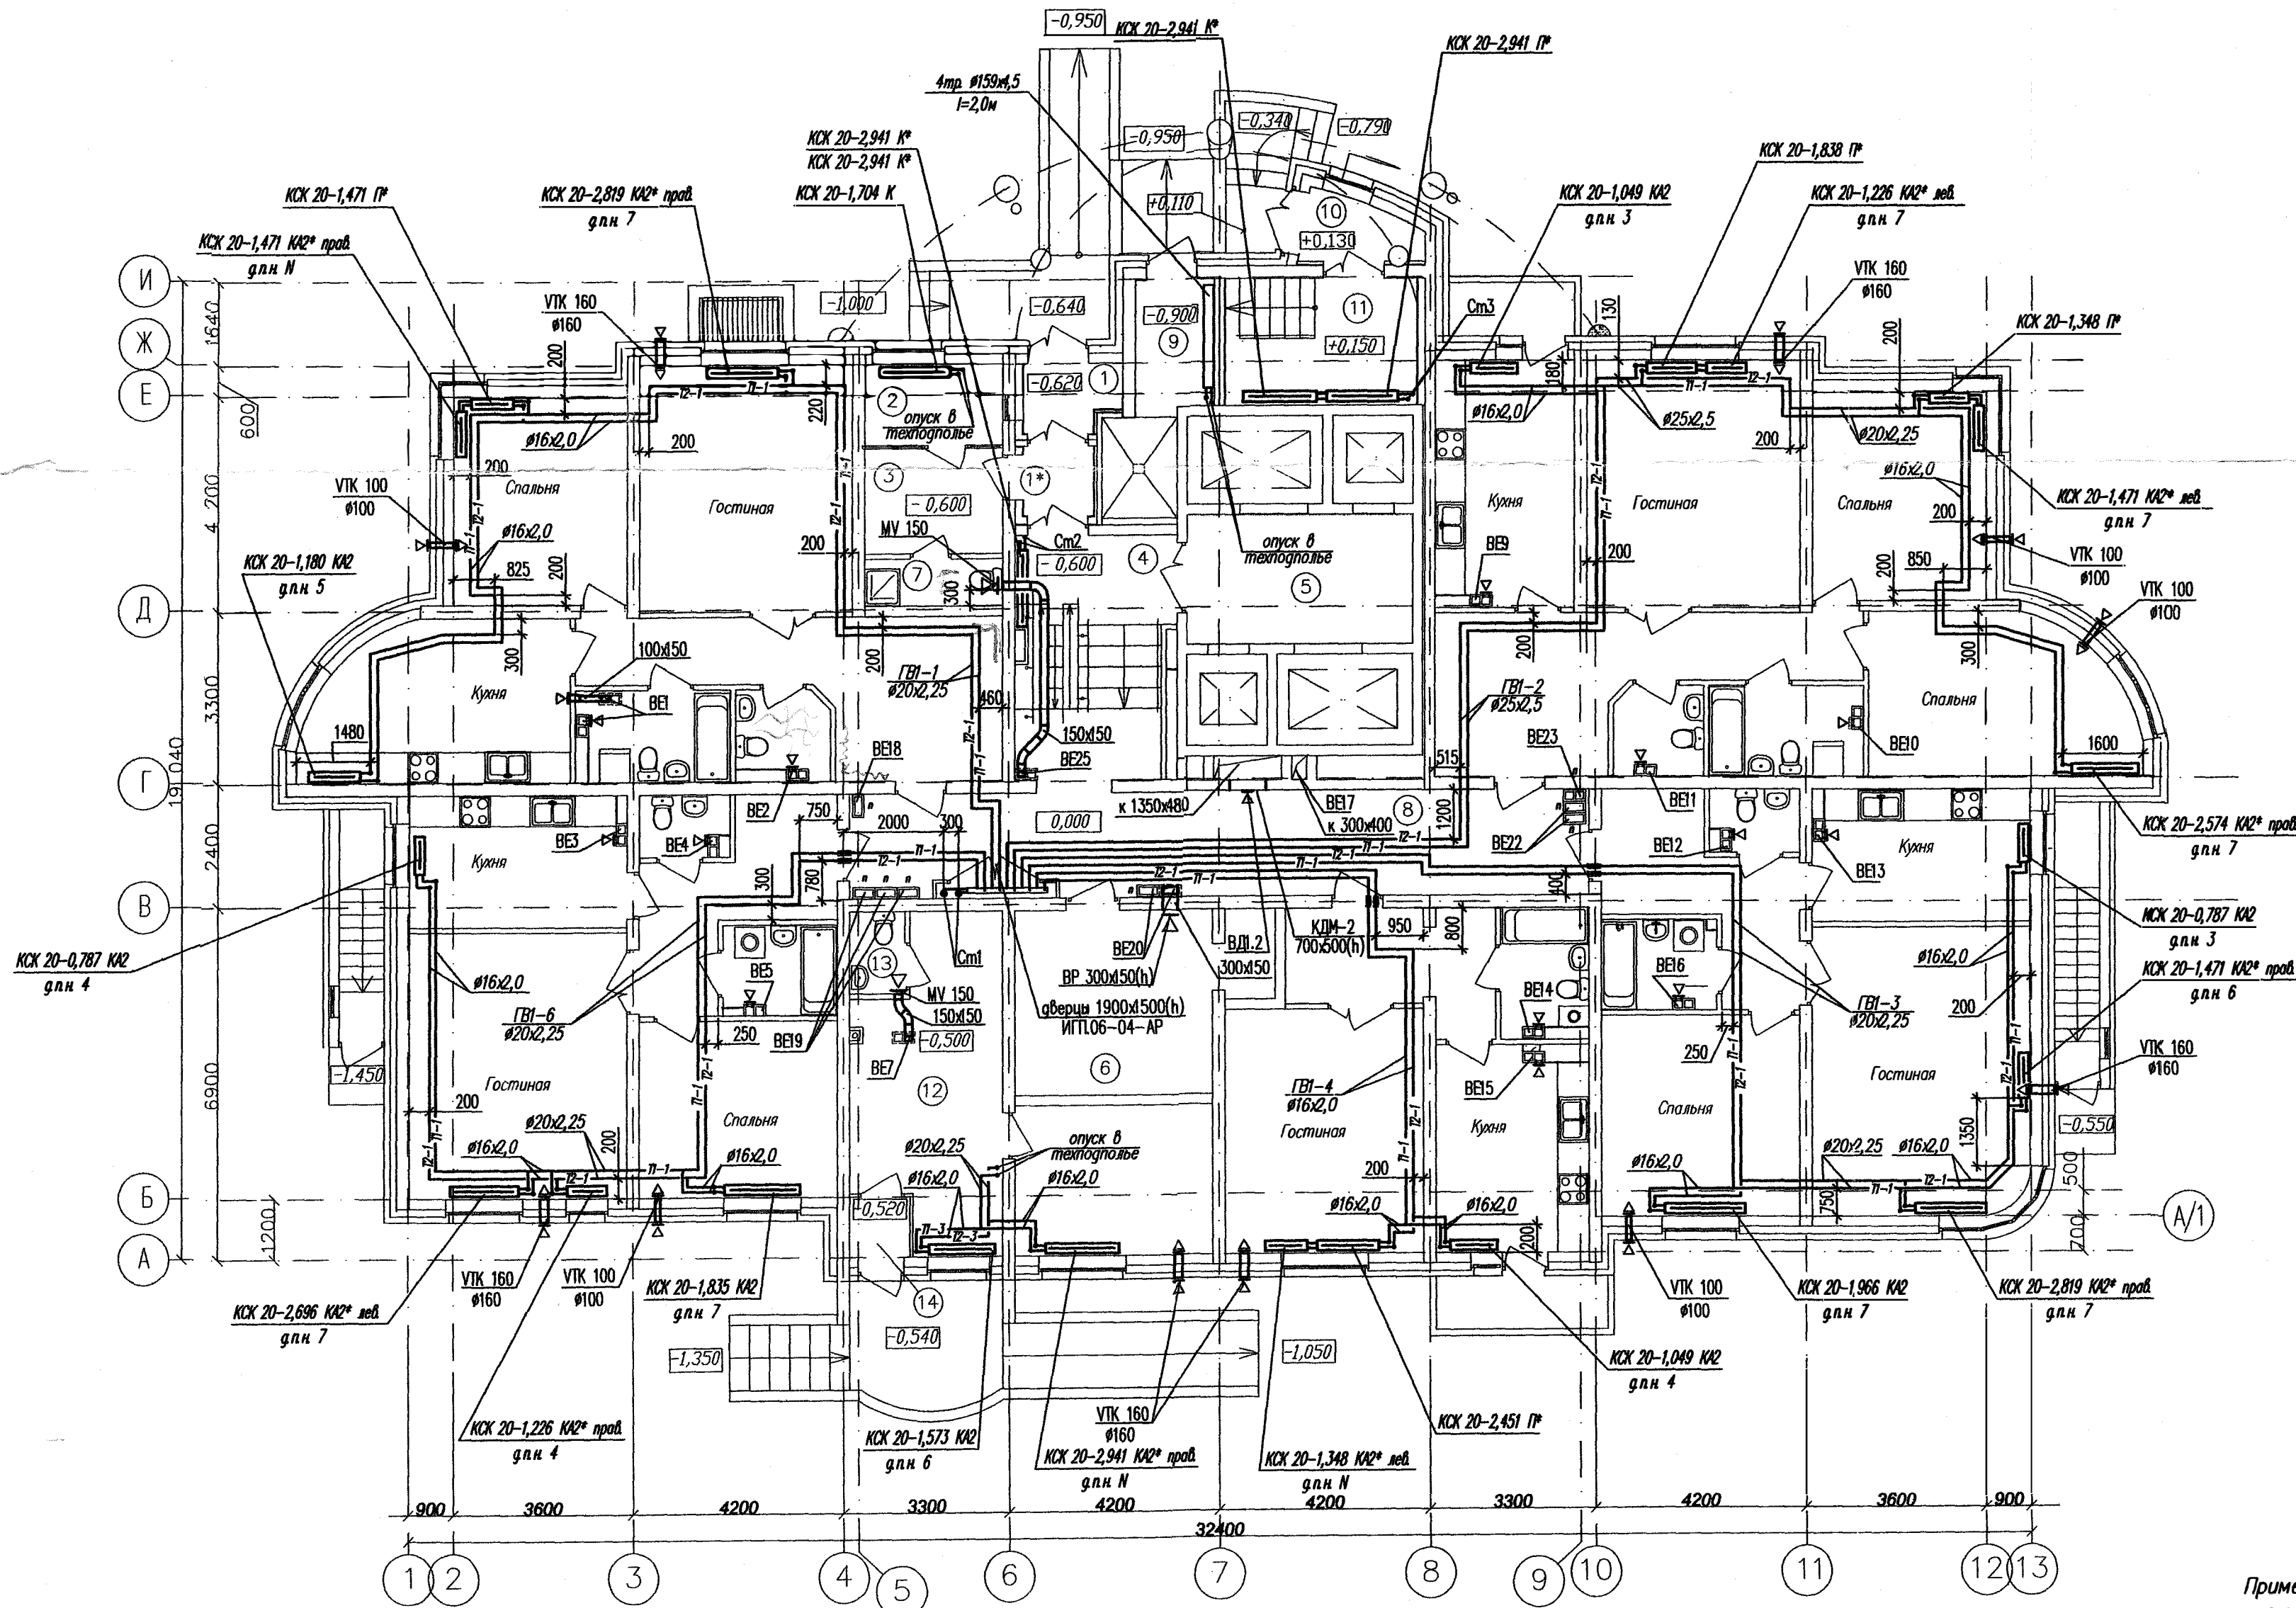

Примечание:
- в вентиляциях этажей установить решетки ВР 120x200(н)

Имя и фамилия
Подпись и дата
Взам. инв. №

ИГП.06-04-0В			
Комплекс многоэтажных жилых домов со встроенными нежилыми помещениями и подземными паркингами по ул. Орденосцев в Чкаловском районе г. Екатеринбург			
Изм.	Кодум.	Лист/№ док.	Подпись/Дата
Жилой дом №4 с офисом			Стария Лист Листов
План 1 этажа			3
Гл. спец.	Шабкунова	07.07.	
Н. контр.	Кононова	07.07.	
Проверил	Ашхмян	07.07.	
Разработал	Яюткин	07.07.	
ЗАО "Институт Гражданского Проектирования"			
КОПИРОВАЛ			ФОРМАТ А2

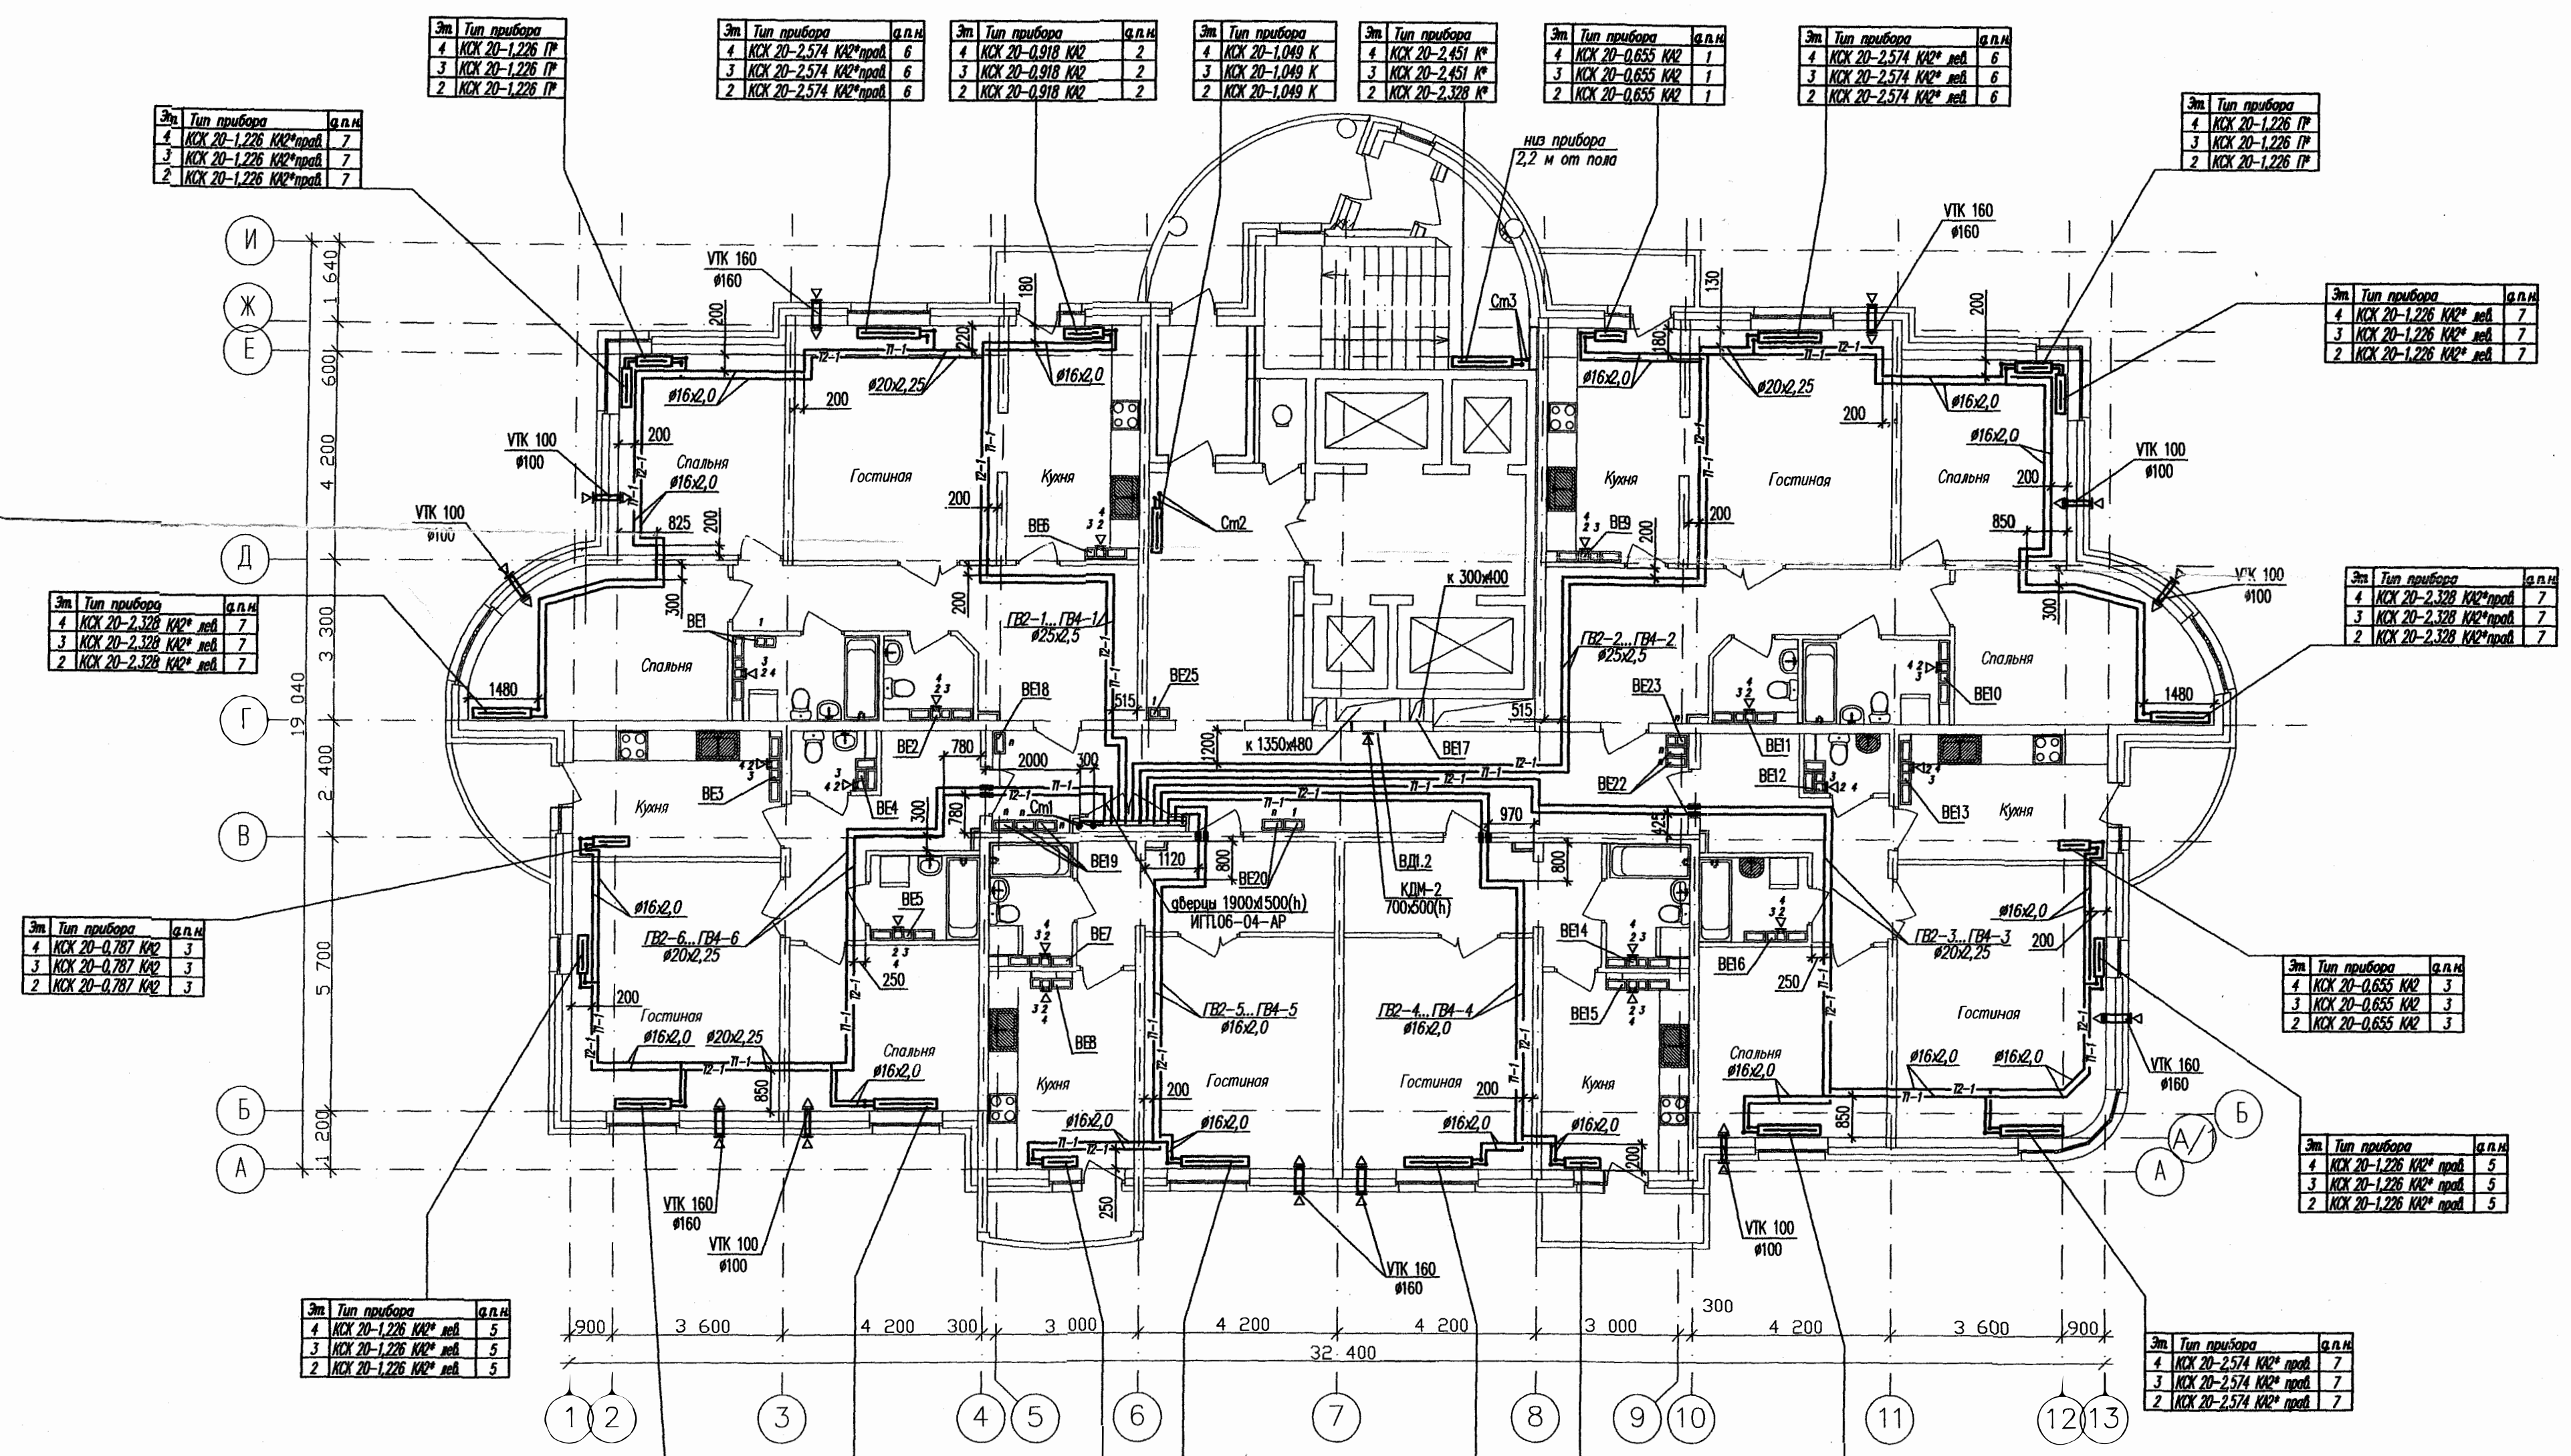

Эт	Тип прибора	а.п.н
4	КСХ 20-1.226 ПР	7
3	КСХ 20-1.226 ПР	7
2	КСХ 20-1.226 ПР	7

Эт	Тип прибора	а.п.н
4	КСХ 20-2.574 КК2*проб	6
3	КСХ 20-2.574 КК2*проб	6
2	КСХ 20-2.574 КК2*проб	6

Эт	Тип прибора	а.п.н
4	КСХ 20-1.049 К	2
3	КСХ 20-1.049 К	2
2	КСХ 20-1.049 К	2

Эт	Тип прибора	а.п.н
4	КСХ 20-0.655 КК2	1
3	КСХ 20-0.655 КК2	1
2	КСХ 20-0.655 КК2	1

Эт	Тип прибора	а.п.н
4	КСХ 20-1.226 ПР	6
3	КСХ 20-1.226 ПР	6
2	КСХ 20-1.226 ПР	6

Эт	Тип прибора	а.п.н
4	КСХ 20-2.328 КК2*проб	7
3	КСХ 20-2.328 КК2*проб	7
2	КСХ 20-2.328 КК2*проб	7

Эт	Тип прибора	а.п.н
4	КСХ 20-1.226 КК2*проб	7
3	КСХ 20-1.226 КК2*проб	7
2	КСХ 20-1.226 КК2*проб	7

Эт	Тип прибора	а.п.н
4	КСХ 20-2.328 КК2*проб	7
3	КСХ 20-2.328 КК2*проб	7
2	КСХ 20-2.328 КК2*проб	7

Эт	Тип прибора	а.п.н
4	КСХ 20-0.787 КК2	3
3	КСХ 20-0.787 КК2	3
2	КСХ 20-0.787 КК2	3

Эт	Тип прибора	а.п.н
4	КСХ 20-0.655 КК2	3
3	КСХ 20-0.655 КК2	3
2	КСХ 20-0.655 КК2	3

Эт	Тип прибора	а.п.н
4	КСХ 20-1.226 КК2*проб	5
3	КСХ 20-1.226 КК2*проб	5
2	КСХ 20-1.226 КК2*проб	5

Эт	Тип прибора	а.п.н
4	КСХ 20-1.226 КК2*проб	5
3	КСХ 20-1.226 КК2*проб	5
2	КСХ 20-1.226 КК2*проб	5

Эт	Тип прибора	а.п.н
4	КСХ 20-2.206 КК2*проб	7
3	КСХ 20-2.206 КК2*проб	7
2	КСХ 20-2.206 КК2*проб	7

Эт	Тип прибора	а.п.н
4	КСХ 20-1.573 КК2	6
3	КСХ 20-1.573 КК2	6
2	КСХ 20-1.573 КК2	6

Эт	Тип прибора	а.п.н
4	КСХ 20-0.787 КК2	3
3	КСХ 20-0.787 КК2	3
2	КСХ 20-0.787 КК2	3

Эт	Тип прибора	а.п.н
4	КСХ 20-2.819 КК2*проб	Н
3	КСХ 20-2.819 КК2*проб	Н
2	КСХ 20-2.819 КК2*проб	Н

Эт	Тип прибора	а.п.н
4	КСХ 20-0.787 КК2	2
3	КСХ 20-0.787 КК2	2
2	КСХ 20-0.787 КК2	2

Эт	Тип прибора	а.п.н
4	КСХ 20-1.573 КК2	6
3	КСХ 20-1.573 КК2	6
2	КСХ 20-1.573 КК2	6

Примечание:
- в вентканалах этого этажа установить решетки ВР 120х200(н)

Имя, № подл. Дата

Имя	Колуч	Лист № док	Подпись	Дата
Гл. спец	Шавкунова			07.07.
Н. контр.	Коновова			07.07.
Проверил	Ашамкин			07.07.
Разработал	Явуткин			07.07.

ИГЛ.06-04-0В

Комплекс многоэтажных жилых домов со встроенными
нежилыми помещениями и подземными паркингами
по ул. Орденосцев в Чкаловском районе г. Екатеринбурга


Жилой дом №4
с офисом

План 2...4 этажей

Стация	Лист	Листов
Р	4	

ЗАО
"Институт Гражданского
Проектирования"

КОПИРОВАЛ
ФОРМАТ А2

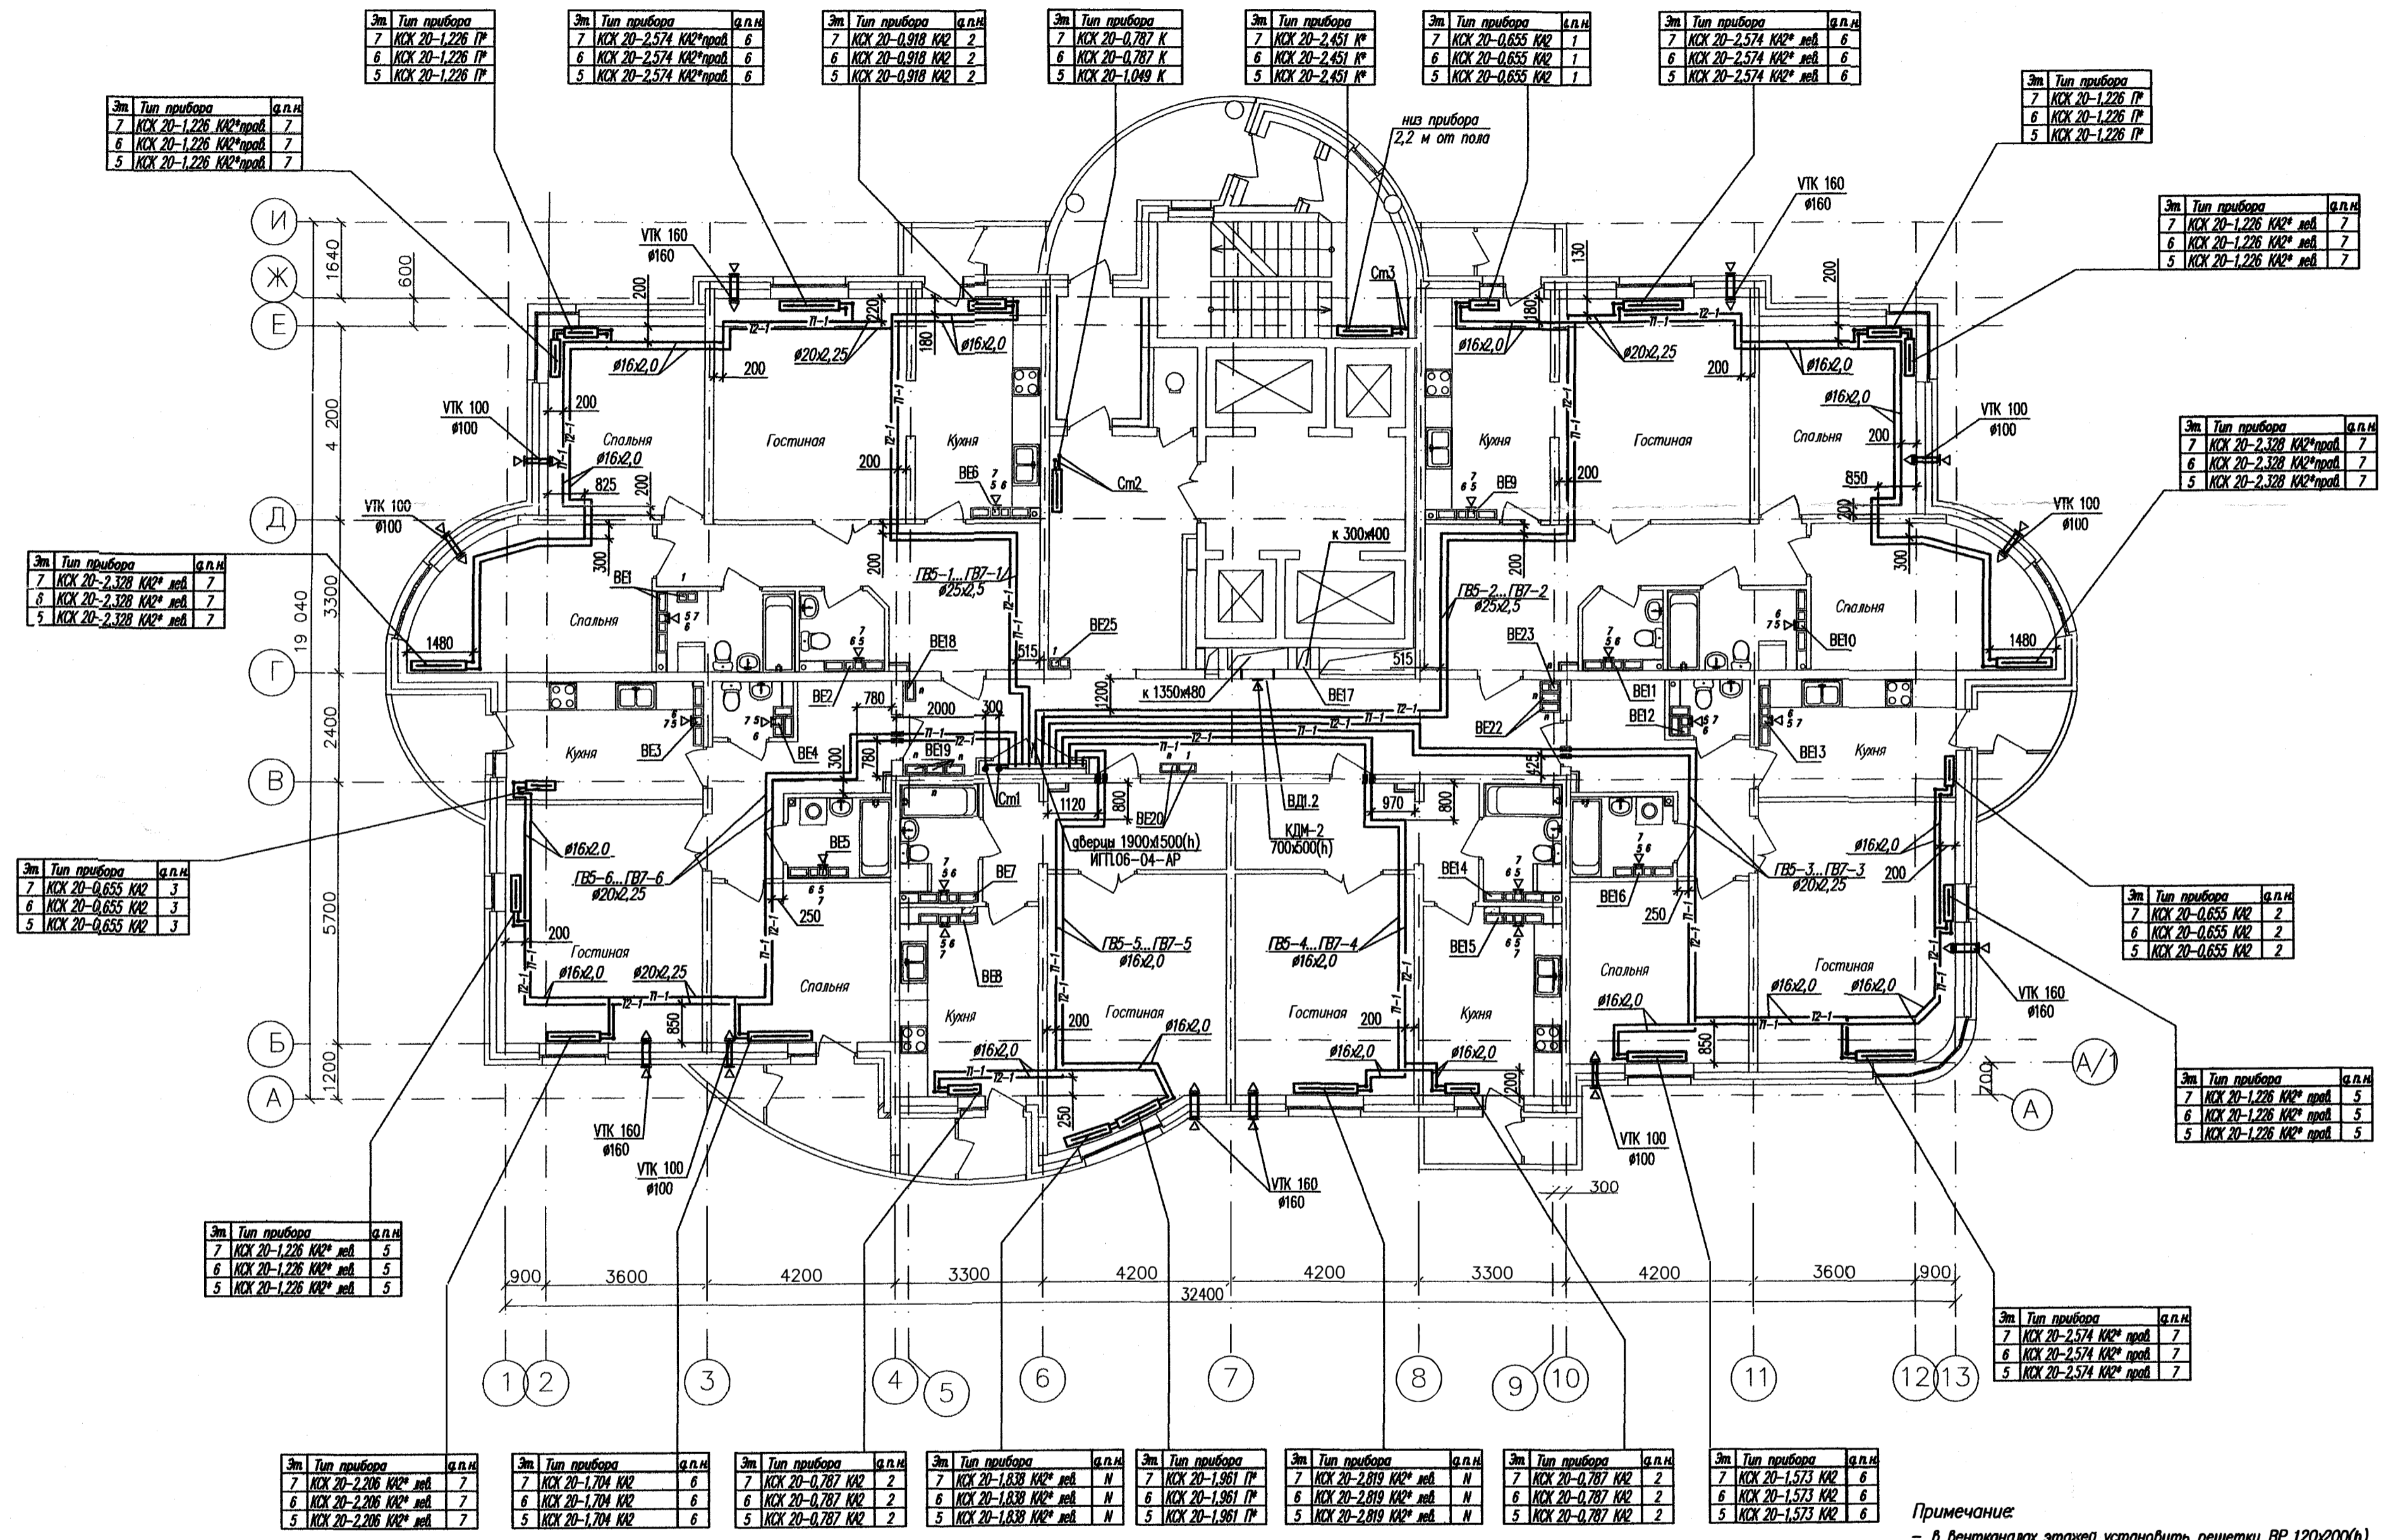


Имя и № поз. / Подп. и дата / Взам. инв. №

Эт.	Тип прибора	а.п.н.	Эт.	Тип прибора	а.п.н.	Эт.	Тип прибора	а.п.н.	Эт.	Тип прибора	а.п.н.	Эт.	Тип прибора	а.п.н.	Эт.	Тип прибора	а.п.н.	Эт.	Тип прибора	а.п.н.	Эт.	Тип прибора	а.п.н.			
7	КСХ 20-2,206 КК2*проб	7	7	КСХ 20-1,704 КК2	6	7	КСХ 20-0,787 КК2	2	7	КСХ 20-1,838 КК2* вед	Н	7	КСХ 20-1,961 П*	7	7	КСХ 20-2,819 КК2* вед	Н	7	КСХ 20-0,787 КК2	2	7	КСХ 20-1,573 КК2	6	7	КСХ 20-1,226 КК2*проб	7
6	КСХ 20-2,206 КК2* вед	7	6	КСХ 20-1,704 КК2	6	6	КСХ 20-0,787 КК2	2	6	КСХ 20-1,838 КК2* вед	Н	6	КСХ 20-1,961 П*	6	6	КСХ 20-2,819 КК2* вед	Н	6	КСХ 20-0,787 КК2	2	6	КСХ 20-1,573 КК2	6	6	КСХ 20-1,226 КК2*проб	7
5	КСХ 20-2,206 КК2* вед	7	5	КСХ 20-1,704 КК2	6	5	КСХ 20-0,787 КК2	2	5	КСХ 20-1,838 КК2* вед	Н	5	КСХ 20-1,961 П*	5	5	КСХ 20-2,819 КК2* вед	Н	5	КСХ 20-0,787 КК2	2	5	КСХ 20-1,573 КК2	6	5	КСХ 20-1,226 КК2*проб	7

Примечание:
- в вентилялах этажей установить решетки ВР 120х200(н)

ИПЛО6-04-0В			
Комплекс многоквартирных жилых домов со встроенными нежилыми помещениями и подземными паркингами по ул. Орденосцев в Чкаловском районе г. Екатеринбурга			
Изм.	Код.чл.	Лист № док.	Подпись Дата
Гл. спец	Шабунцова	07.07	
Н. контр.	Кононова	07.07	
Проверил	Ашишкин	07.07	
Разработал	Яеуткин	07.07	
Жилой дом №4 с офисом			Стация Лист Листов Р 5
План 5...7 этажей			ЗАО "Институт Гражданского Проектирования"

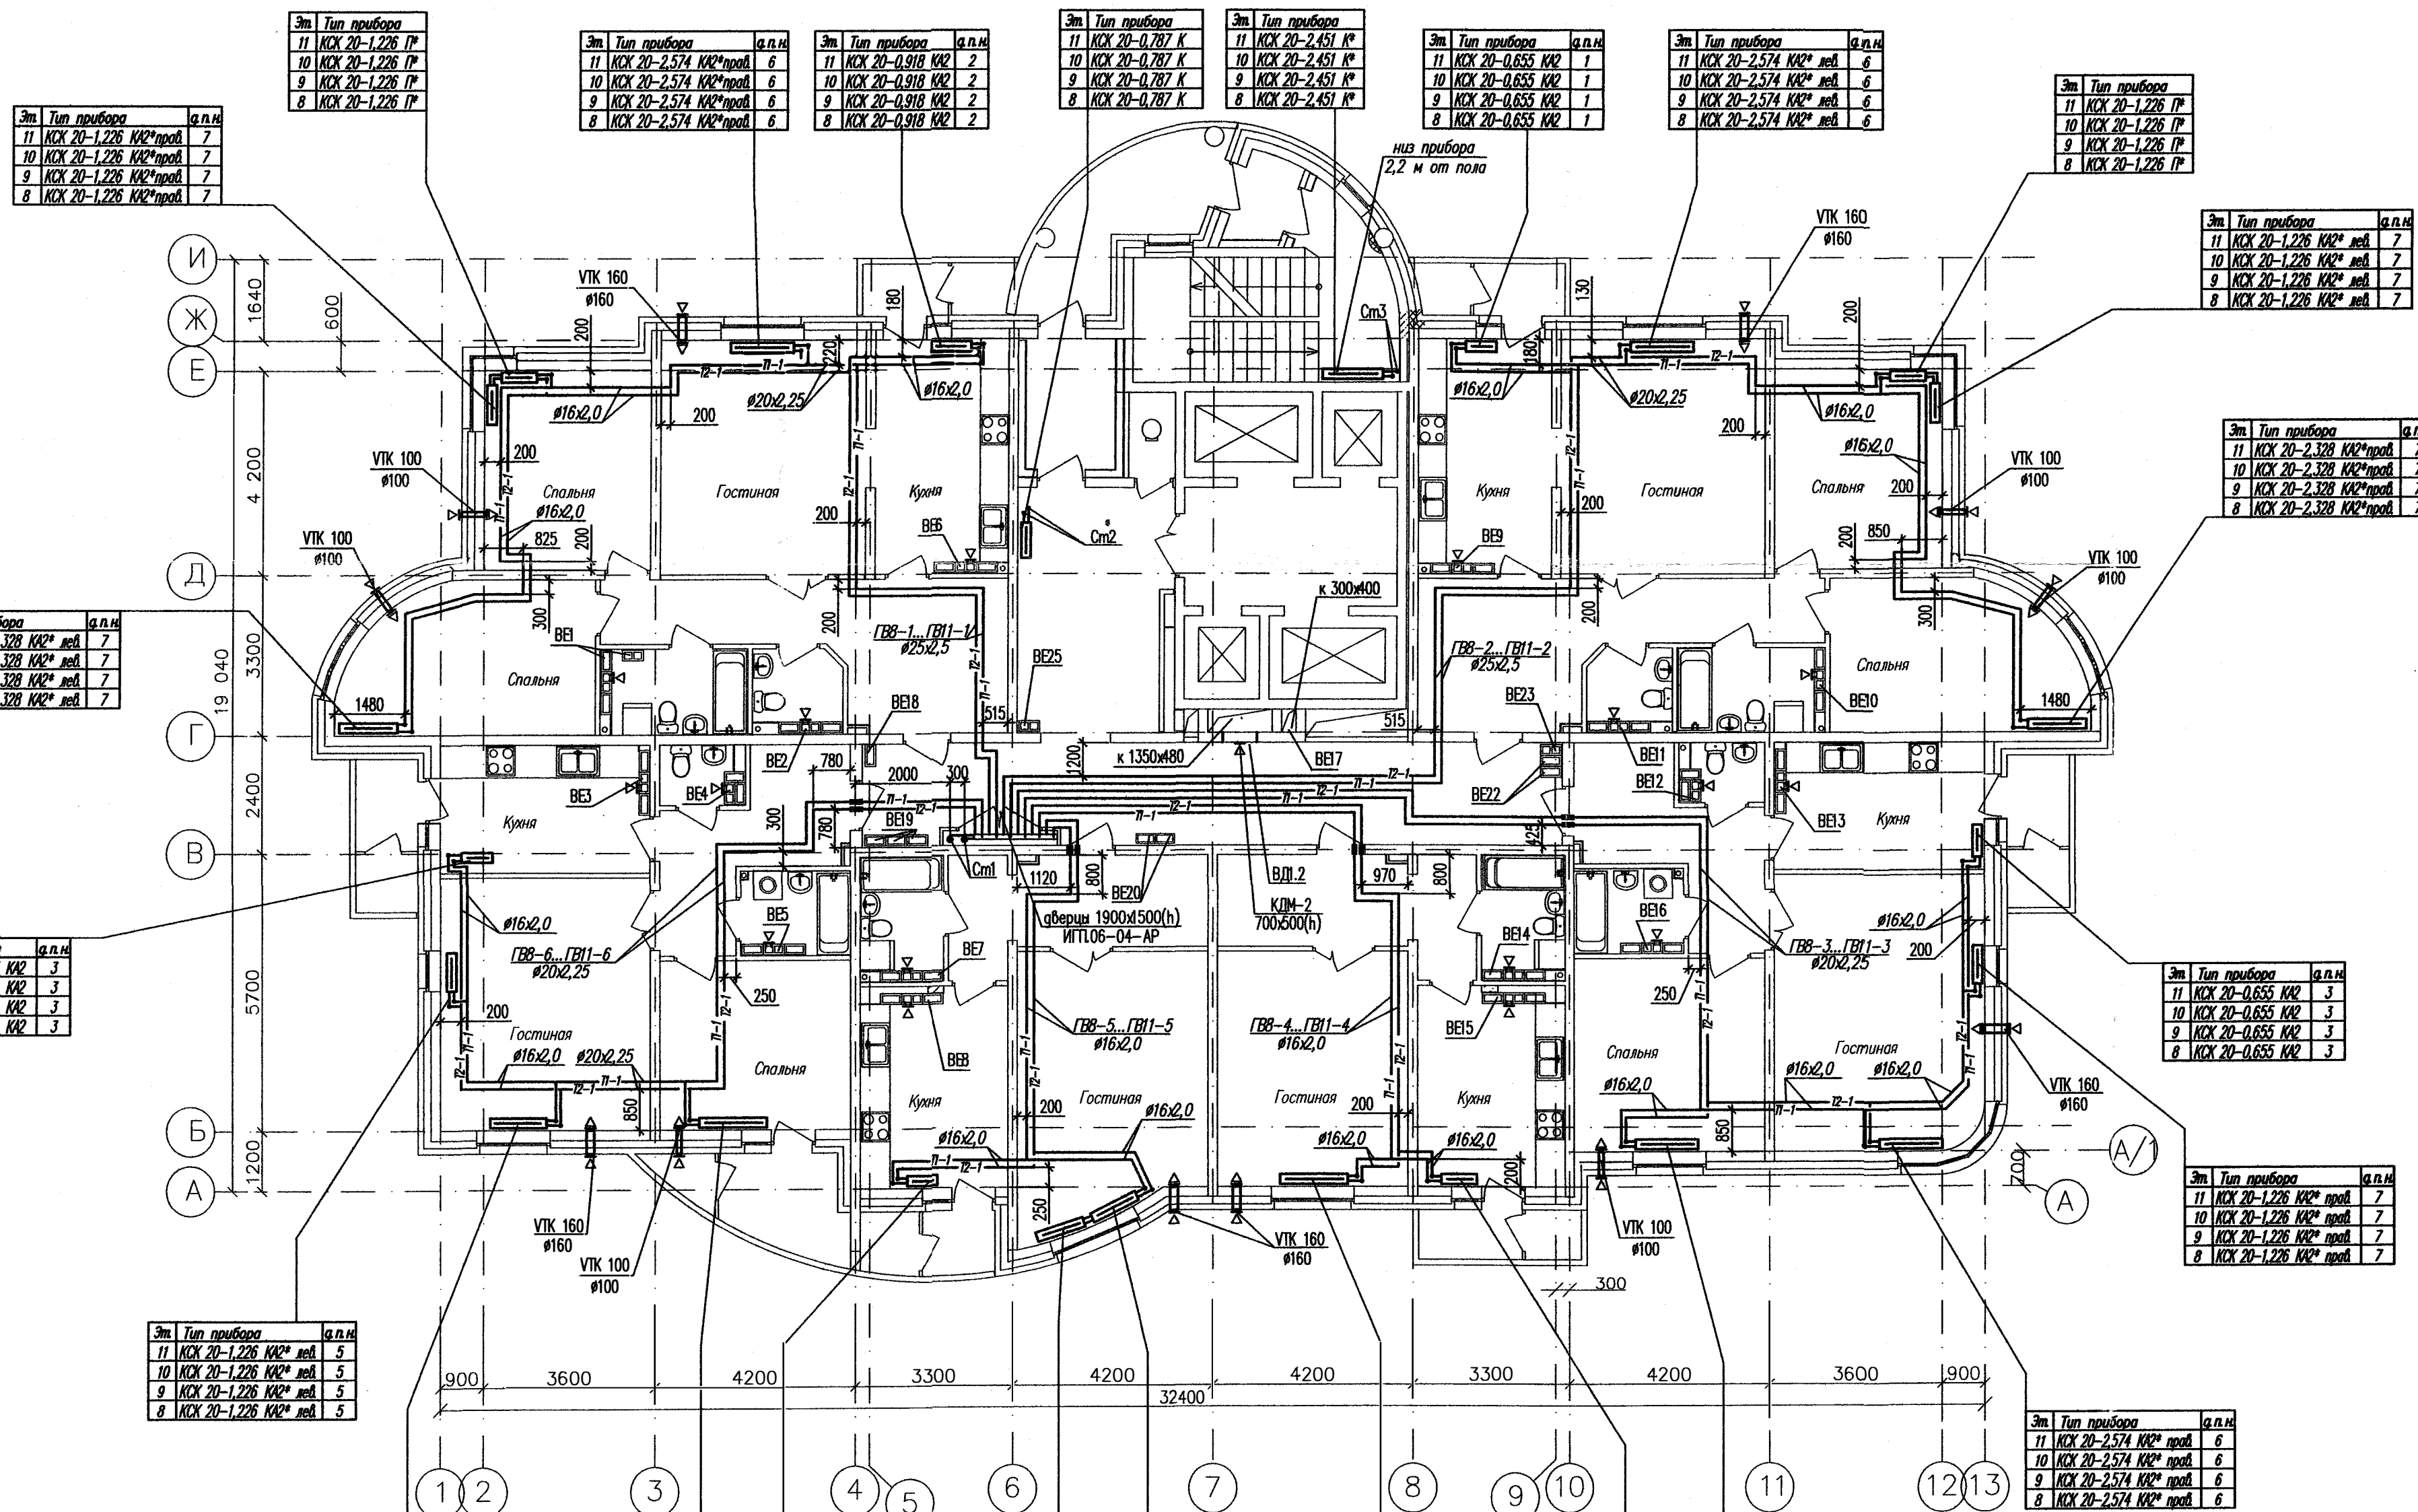

Эт	Тип прибора	а.п.н
11	КСХ 20-1,226 ПР	7
10	КСХ 20-1,226 ПР	7
9	КСХ 20-1,226 ПР	7
8	КСХ 20-1,226 ПР	7

Эт	Тип прибора	а.п.н
11	КСХ 20-2,574 КК2*прав	6
10	КСХ 20-2,574 КК2*прав	6
9	КСХ 20-2,574 КК2*прав	6
8	КСХ 20-2,574 КК2*прав	6

Эт	Тип прибора	а.п.н
11	КСХ 20-0,787 К	2
10	КСХ 20-0,787 К	2
9	КСХ 20-0,787 К	2
8	КСХ 20-0,787 К	2

Эт	Тип прибора	а.п.н
11	КСХ 20-0,655 КК2	1
10	КСХ 20-0,655 КК2	1
9	КСХ 20-0,655 КК2	1
8	КСХ 20-0,655 КК2	1

Эт	Тип прибора	а.п.н
11	КСХ 20-2,574 КК2* лев	6
10	КСХ 20-2,574 КК2* лев	6
9	КСХ 20-2,574 КК2* лев	6
8	КСХ 20-2,574 КК2* лев	6

Эт	Тип прибора	а.п.н
11	КСХ 20-1,226 ПР	7
10	КСХ 20-1,226 ПР	7
9	КСХ 20-1,226 ПР	7
8	КСХ 20-1,226 ПР	7

Эт	Тип прибора	а.п.н
11	КСХ 20-1,226 КК2* лев	7
10	КСХ 20-1,226 КК2* лев	7
9	КСХ 20-1,226 КК2* лев	7
8	КСХ 20-1,226 КК2* лев	7

Эт	Тип прибора	а.п.н
11	КСХ 20-2,328 КК2*прав	7
10	КСХ 20-2,328 КК2*прав	7
9	КСХ 20-2,328 КК2*прав	7
8	КСХ 20-2,328 КК2*прав	7

Эт	Тип прибора	а.п.н
11	КСХ 20-2,328 КК2* лев	7
10	КСХ 20-2,328 КК2* лев	7
9	КСХ 20-2,328 КК2* лев	7
8	КСХ 20-2,328 КК2* лев	7

Эт	Тип прибора	а.п.н
11	КСХ 20-0,655 КК2	3
10	КСХ 20-0,655 КК2	3
9	КСХ 20-0,655 КК2	3
8	КСХ 20-0,655 КК2	3

Эт	Тип прибора	а.п.н
11	КСХ 20-0,655 КК2	3
10	КСХ 20-0,655 КК2	3
9	КСХ 20-0,655 КК2	3
8	КСХ 20-0,655 КК2	3

Эт	Тип прибора	а.п.н
11	КСХ 20-1,226 КК2* прав	7
10	КСХ 20-1,226 КК2* прав	7
9	КСХ 20-1,226 КК2* прав	7
8	КСХ 20-1,226 КК2* прав	7

Эт	Тип прибора	а.п.н
11	КСХ 20-1,226 КК2* лев	5
10	КСХ 20-1,226 КК2* лев	5
9	КСХ 20-1,226 КК2* лев	5
8	КСХ 20-1,226 КК2* лев	5

Эт	Тип прибора	а.п.н
11	КСХ 20-2,574 КК2* прав	6
10	КСХ 20-2,574 КК2* прав	6
9	КСХ 20-2,574 КК2* прав	6
8	КСХ 20-2,574 КК2* прав	6

Эт	Тип прибора	а.п.н
11	КСХ 20-2,206 КК2* лев	7
10	КСХ 20-2,206 КК2* лев	7
9	КСХ 20-2,206 КК2* лев	7
8	КСХ 20-2,206 КК2* лев	7

Эт	Тип прибора	а.п.н
11	КСХ 20-1,704 КК2	6
10	КСХ 20-1,704 КК2	6
9	КСХ 20-1,704 КК2	6
8	КСХ 20-1,704 КК2	6

Эт	Тип прибора	а.п.н
11	КСХ 20-0,787 КК2	2
10	КСХ 20-0,787 КК2	2
9	КСХ 20-0,787 КК2	2
8	КСХ 20-0,787 КК2	2

Эт	Тип прибора	а.п.н
11	КСХ 20-1,838 КК2* лев	N
10	КСХ 20-1,838 КК2* лев	N
9	КСХ 20-1,838 КК2* лев	N
8	КСХ 20-1,838 КК2* лев	N

Эт	Тип прибора	а.п.н
11	КСХ 20-1,961 ПР	2
10	КСХ 20-1,961 ПР	2
9	КСХ 20-1,961 ПР	2
8	КСХ 20-1,961 ПР	2

Эт	Тип прибора	а.п.н
11	КСХ 20-2,819 КК2* лев	N
10	КСХ 20-2,819 КК2* лев	N
9	КСХ 20-2,819 КК2* лев	N
8	КСХ 20-2,819 КК2* лев	N

Эт	Тип прибора	а.п.н
11	КСХ 20-0,787 КК2	2
10	КСХ 20-0,787 КК2	2
9	КСХ 20-0,787 КК2	2
8	КСХ 20-0,787 КК2	2

Эт	Тип прибора	а.п.н
11	КСХ 20-1,573 КК2	6
10	КСХ 20-1,573 КК2	6
9	КСХ 20-1,573 КК2	6
8	КСХ 20-1,573 КК2	6

Примечание:
- в вентканалах этажей установить решетки ВР 120x200(н)

Этаж, вид №
Лист № и дата
Имя, № листа

ИП.06-04-0В

Комплекс многоэтажных жилых домов со встроенными
нежилыми помещениями и подземными паркингами
по ул. Орденосносцев в Чкаловском районе г. Екатеринбург

Изм.	Колуч.	Лист № док.	Подпись	Дата
Гл. спец.	Шавлунова			07.07.
Н. контр.	Кононова			07.07.
Проверил	Ашлямин			07.07.
Разработал	Явуткин			07.07.


Жилой дом №4
с офисом

Стадия	Лист	Листов
Р	6	

План 8...11 этажей

ЗАО
"Институт Гражданского
Проектирования"

КОПИРОВАЛ
ФОРМАТ А2

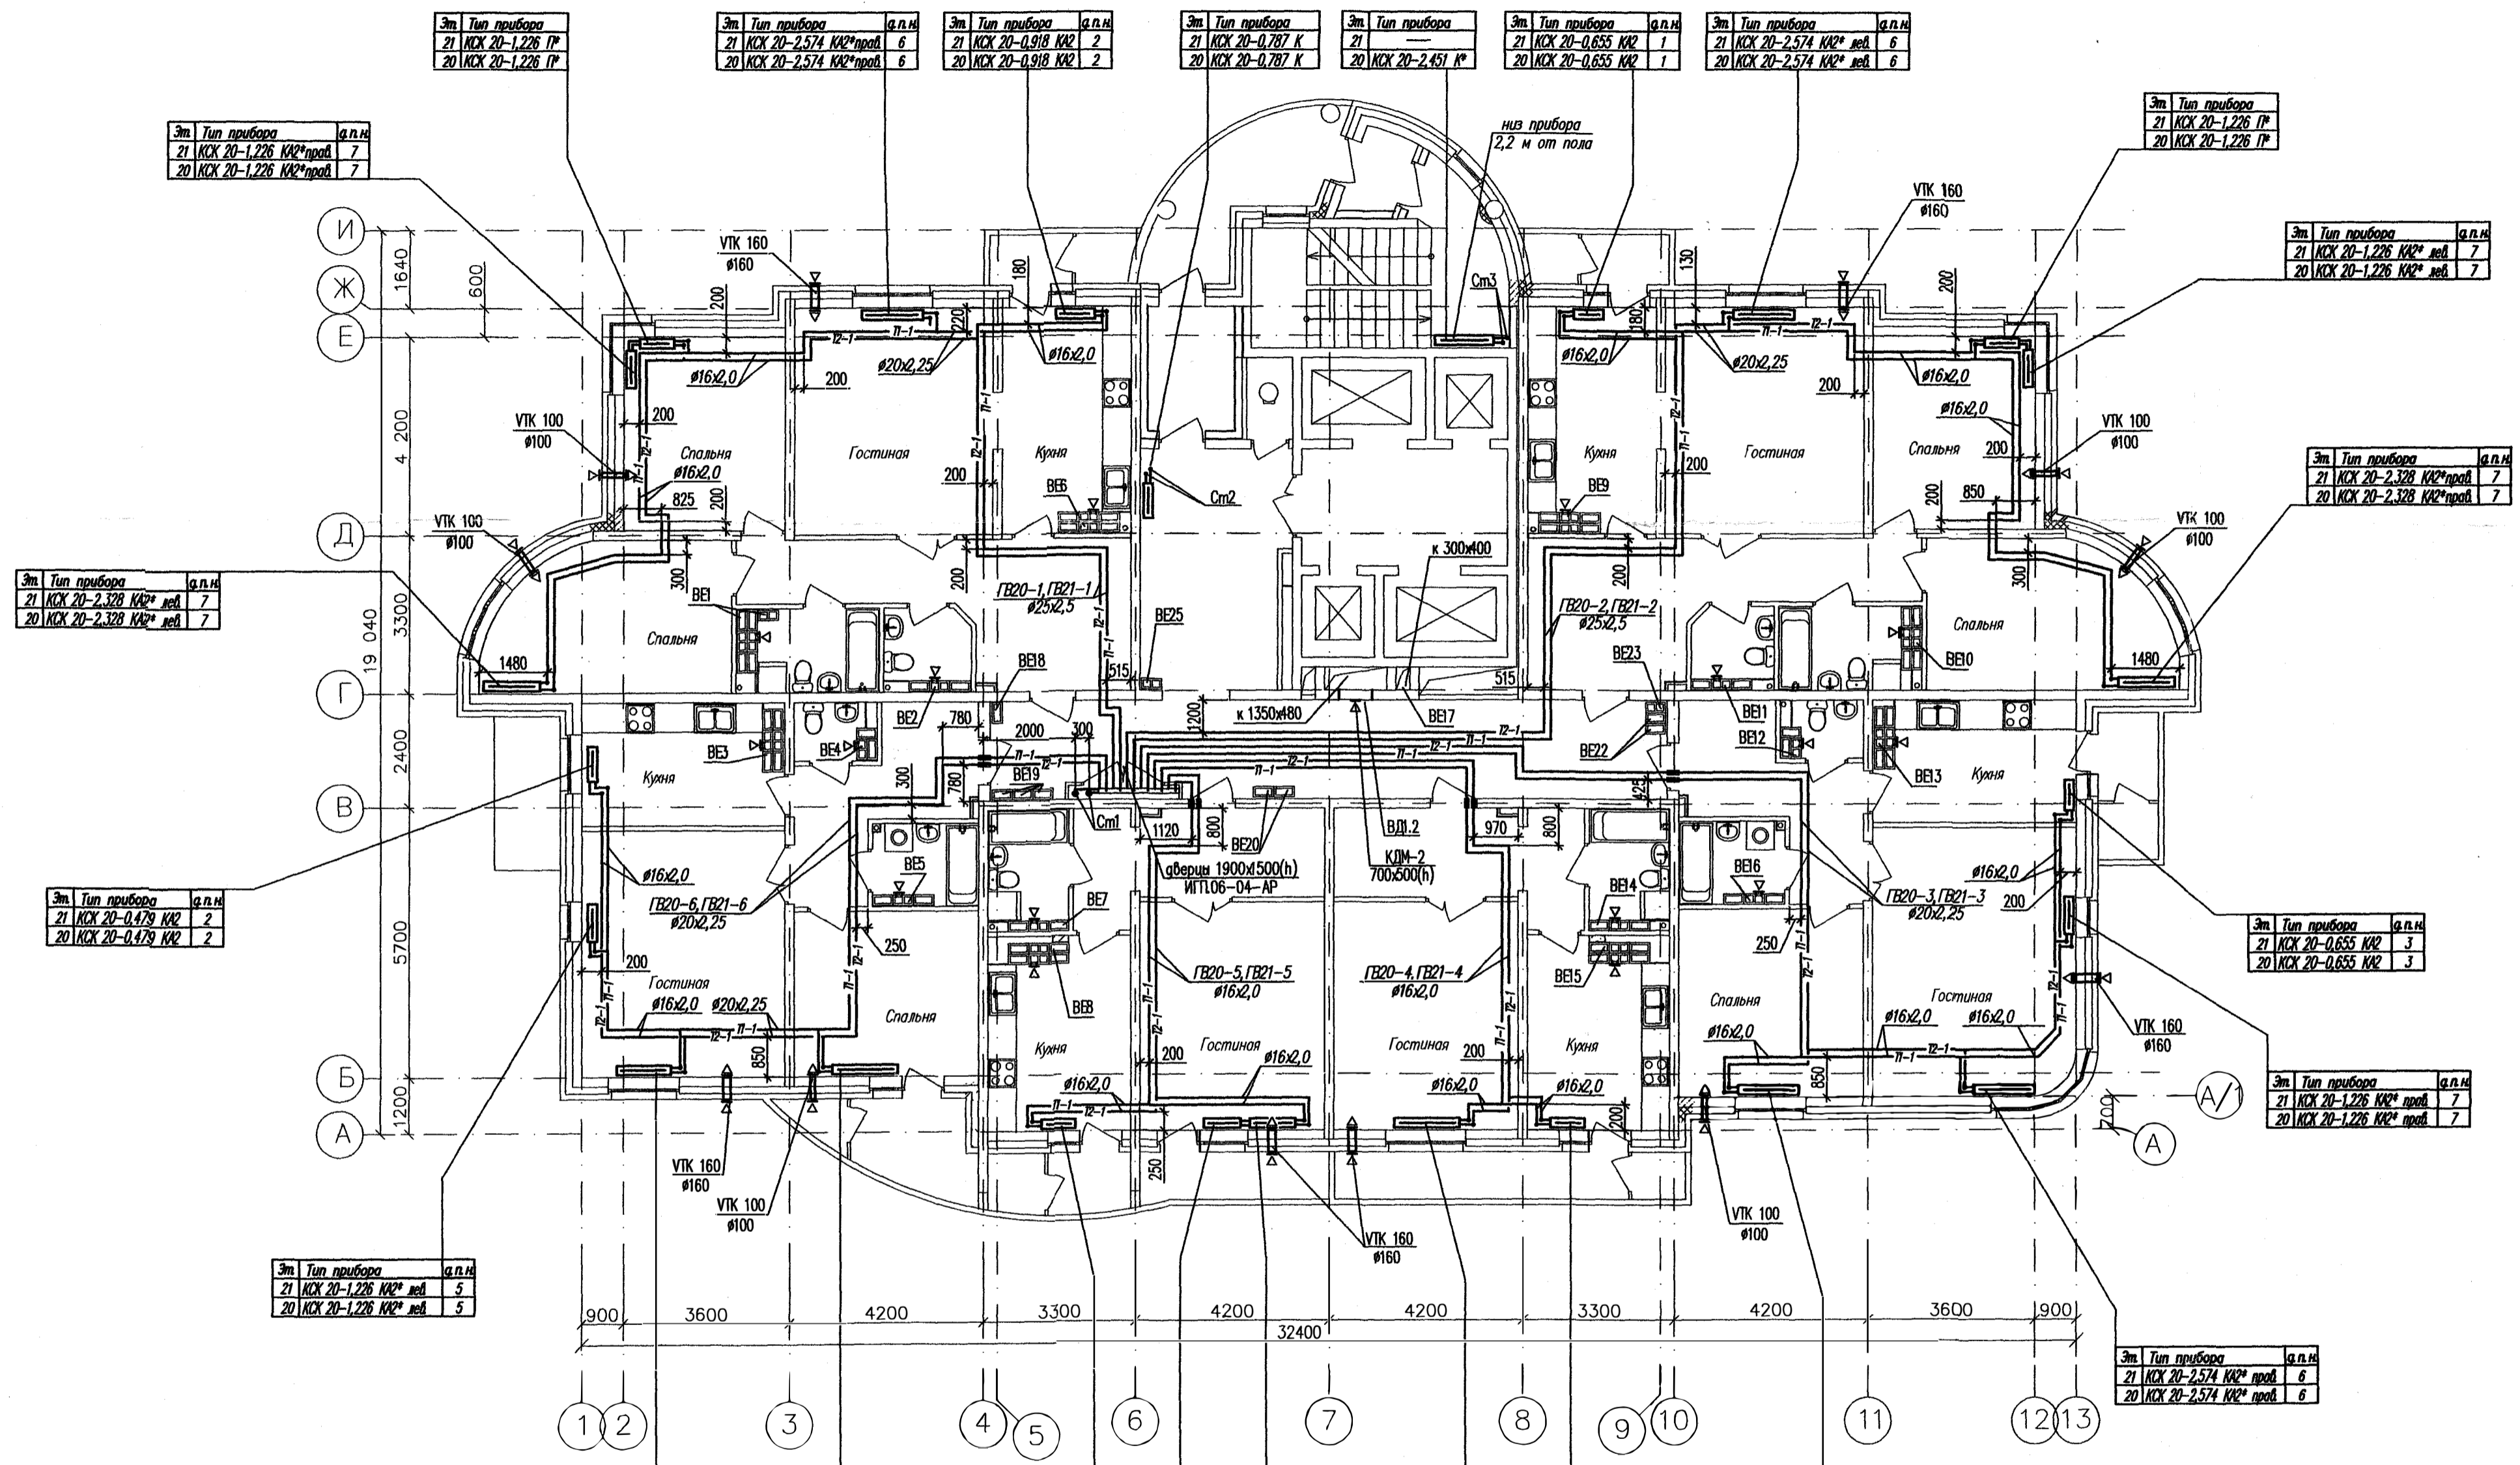

Эт	Тип прибора	а.п.н
21	КСХ 20-1,226 КР	7
20	КСХ 20-1,226 КР	7

Эт	Тип прибора	а.п.н
21	КСХ 20-2,574 КР	6
20	КСХ 20-2,574 КР	6

Эт	Тип прибора	а.п.н
21	КСХ 20-0,918 КР	2
20	КСХ 20-0,918 КР	2

Эт	Тип прибора	а.п.н
21	КСХ 20-0,787 К	1
20	КСХ 20-2,451 К	1

Эт	Тип прибора	а.п.н
21	КСХ 20-0,655 КР	1
20	КСХ 20-0,655 КР	1

Эт	Тип прибора	а.п.н
21	КСХ 20-2,574 КР	6
20	КСХ 20-2,574 КР	6

Эт	Тип прибора	а.п.н
21	КСХ 20-1,226 КР	7
20	КСХ 20-1,226 КР	7

Эт	Тип прибора	а.п.н
21	КСХ 20-1,226 КР	7
20	КСХ 20-1,226 КР	7

Эт	Тип прибора	а.п.н
21	КСХ 20-2,328 КР	7
20	КСХ 20-2,328 КР	7

Эт	Тип прибора	а.п.н
21	КСХ 20-0,479 КР	2
20	КСХ 20-0,479 КР	2

Эт	Тип прибора	а.п.н
21	КСХ 20-2,328 КР	7
20	КСХ 20-2,328 КР	7

Эт	Тип прибора	а.п.н
21	КСХ 20-0,479 КР	2
20	КСХ 20-0,479 КР	2

Эт	Тип прибора	а.п.н
21	КСХ 20-0,655 КР	3
20	КСХ 20-0,655 КР	3

Эт	Тип прибора	а.п.н
21	КСХ 20-1,226 КР	7
20	КСХ 20-1,226 КР	7

Эт	Тип прибора	а.п.н
21	КСХ 20-1,226 КР	5
20	КСХ 20-1,226 КР	5

Эт	Тип прибора	а.п.н
21	КСХ 20-2,574 КР	6
20	КСХ 20-2,574 КР	6

Эт	Тип прибора	а.п.н
21	КСХ 20-2,206 КР	7
20	КСХ 20-2,206 КР	7

Эт	Тип прибора	а.п.н
21	КСХ 20-1,704 КР	6
20	КСХ 20-1,704 КР	6

Эт	Тип прибора	а.п.н
21	КСХ 20-0,787 КР	2
20	КСХ 20-0,787 КР	2

Эт	Тип прибора	а.п.н
21	КСХ 20-2,819 КР	Н
20	КСХ 20-2,819 КР	Н

Эт	Тип прибора	а.п.н
21	КСХ 20-0,787 КР	2
20	КСХ 20-0,787 КР	2

Эт	Тип прибора	а.п.н
21	КСХ 20-1,573 КР	6
20	КСХ 20-1,573 КР	6

Эт	Тип прибора	а.п.н
21	КСХ 20-1,226 КР	Н
20	КСХ 20-1,226 КР	Н

Эт	Тип прибора	а.п.н
21	КСХ 20-1,838 ПР	Н
20	КСХ 20-1,838 ПР	Н

Примечание:
- в вентканалах этажей установить решетки ВР 120x200(н)

Мин.№ подл. Листы и даты. Взам. инв. №

ИПЛО6-04-0В				
Комплекс многоэтажных жилых домов со встроенными нежилыми помещениями и подземными паркингами по ул. Орденосцев в Чкаловском районе г. Екатеринбурга				
Изм.	Кол.уч.	Лист	№ док.	Подпись
Жилой дом №4 с офисом			Страниц	Лист
Р			8	
Гл. спец.	Шабкунова	07.07.		
Н. контр.	Конанова	07.07.		
Проверил	Ашмимин	07.07.		
Разработал	Ягуткин	07.07.		
План 20,21 этажей			ЗАО "Институт Гражданского Проектирования"	
КОПИРОВАЛ			ФОРМАТ А2	

Эт	Тип прибора	д.п.н.
25	КСХ 20-1,226 КХ2*проб	7
24	---	---
23	---	---
22	---	---

Эт	Тип прибора	д.п.н.
25	КСХ 20-2,574 КХ2*проб	7
24	КСХ 20-2,328 КХ2*проб	7
23	КСХ 20-2,328 КХ2*проб	7
22	КСХ 20-2,328 КХ2*проб	7


Эт	Тип прибора	д.п.н.
25	КСХ 20-1,838 П	---
24	КСХ 20-2,574 КХ2*проб	6
23	КСХ 20-2,574 КХ2*проб	6
22	КСХ 20-2,574 КХ2*проб	6

Эт	Тип прибора	д.п.н.
25	КСХ 20-0,918 К	---
24	КСХ 20-0,787 К	---
23	КСХ 20-0,787 К	---
22	КСХ 20-0,787 К	---

Эт	Тип прибора	д.п.н.
25	КСХ 20-0,918 КХ2	2
24	КСХ 20-0,655 КХ2	1
23	КСХ 20-0,655 КХ2	1
22	КСХ 20-0,655 КХ2	1

Эт	Тип прибора	д.п.н.
25	КСХ 20-1,838 П	---
24	КСХ 20-2,574 КХ2*проб	6
23	КСХ 20-2,574 КХ2*проб	6
22	КСХ 20-2,574 КХ2*проб	6

Эт	Тип прибора	д.п.н.
25	КСХ 20-2,696 КХ2*проб	7
24	КСХ 20-2,328 КХ2*проб	7
23	КСХ 20-2,328 КХ2*проб	7
22	КСХ 20-2,328 КХ2*проб	7

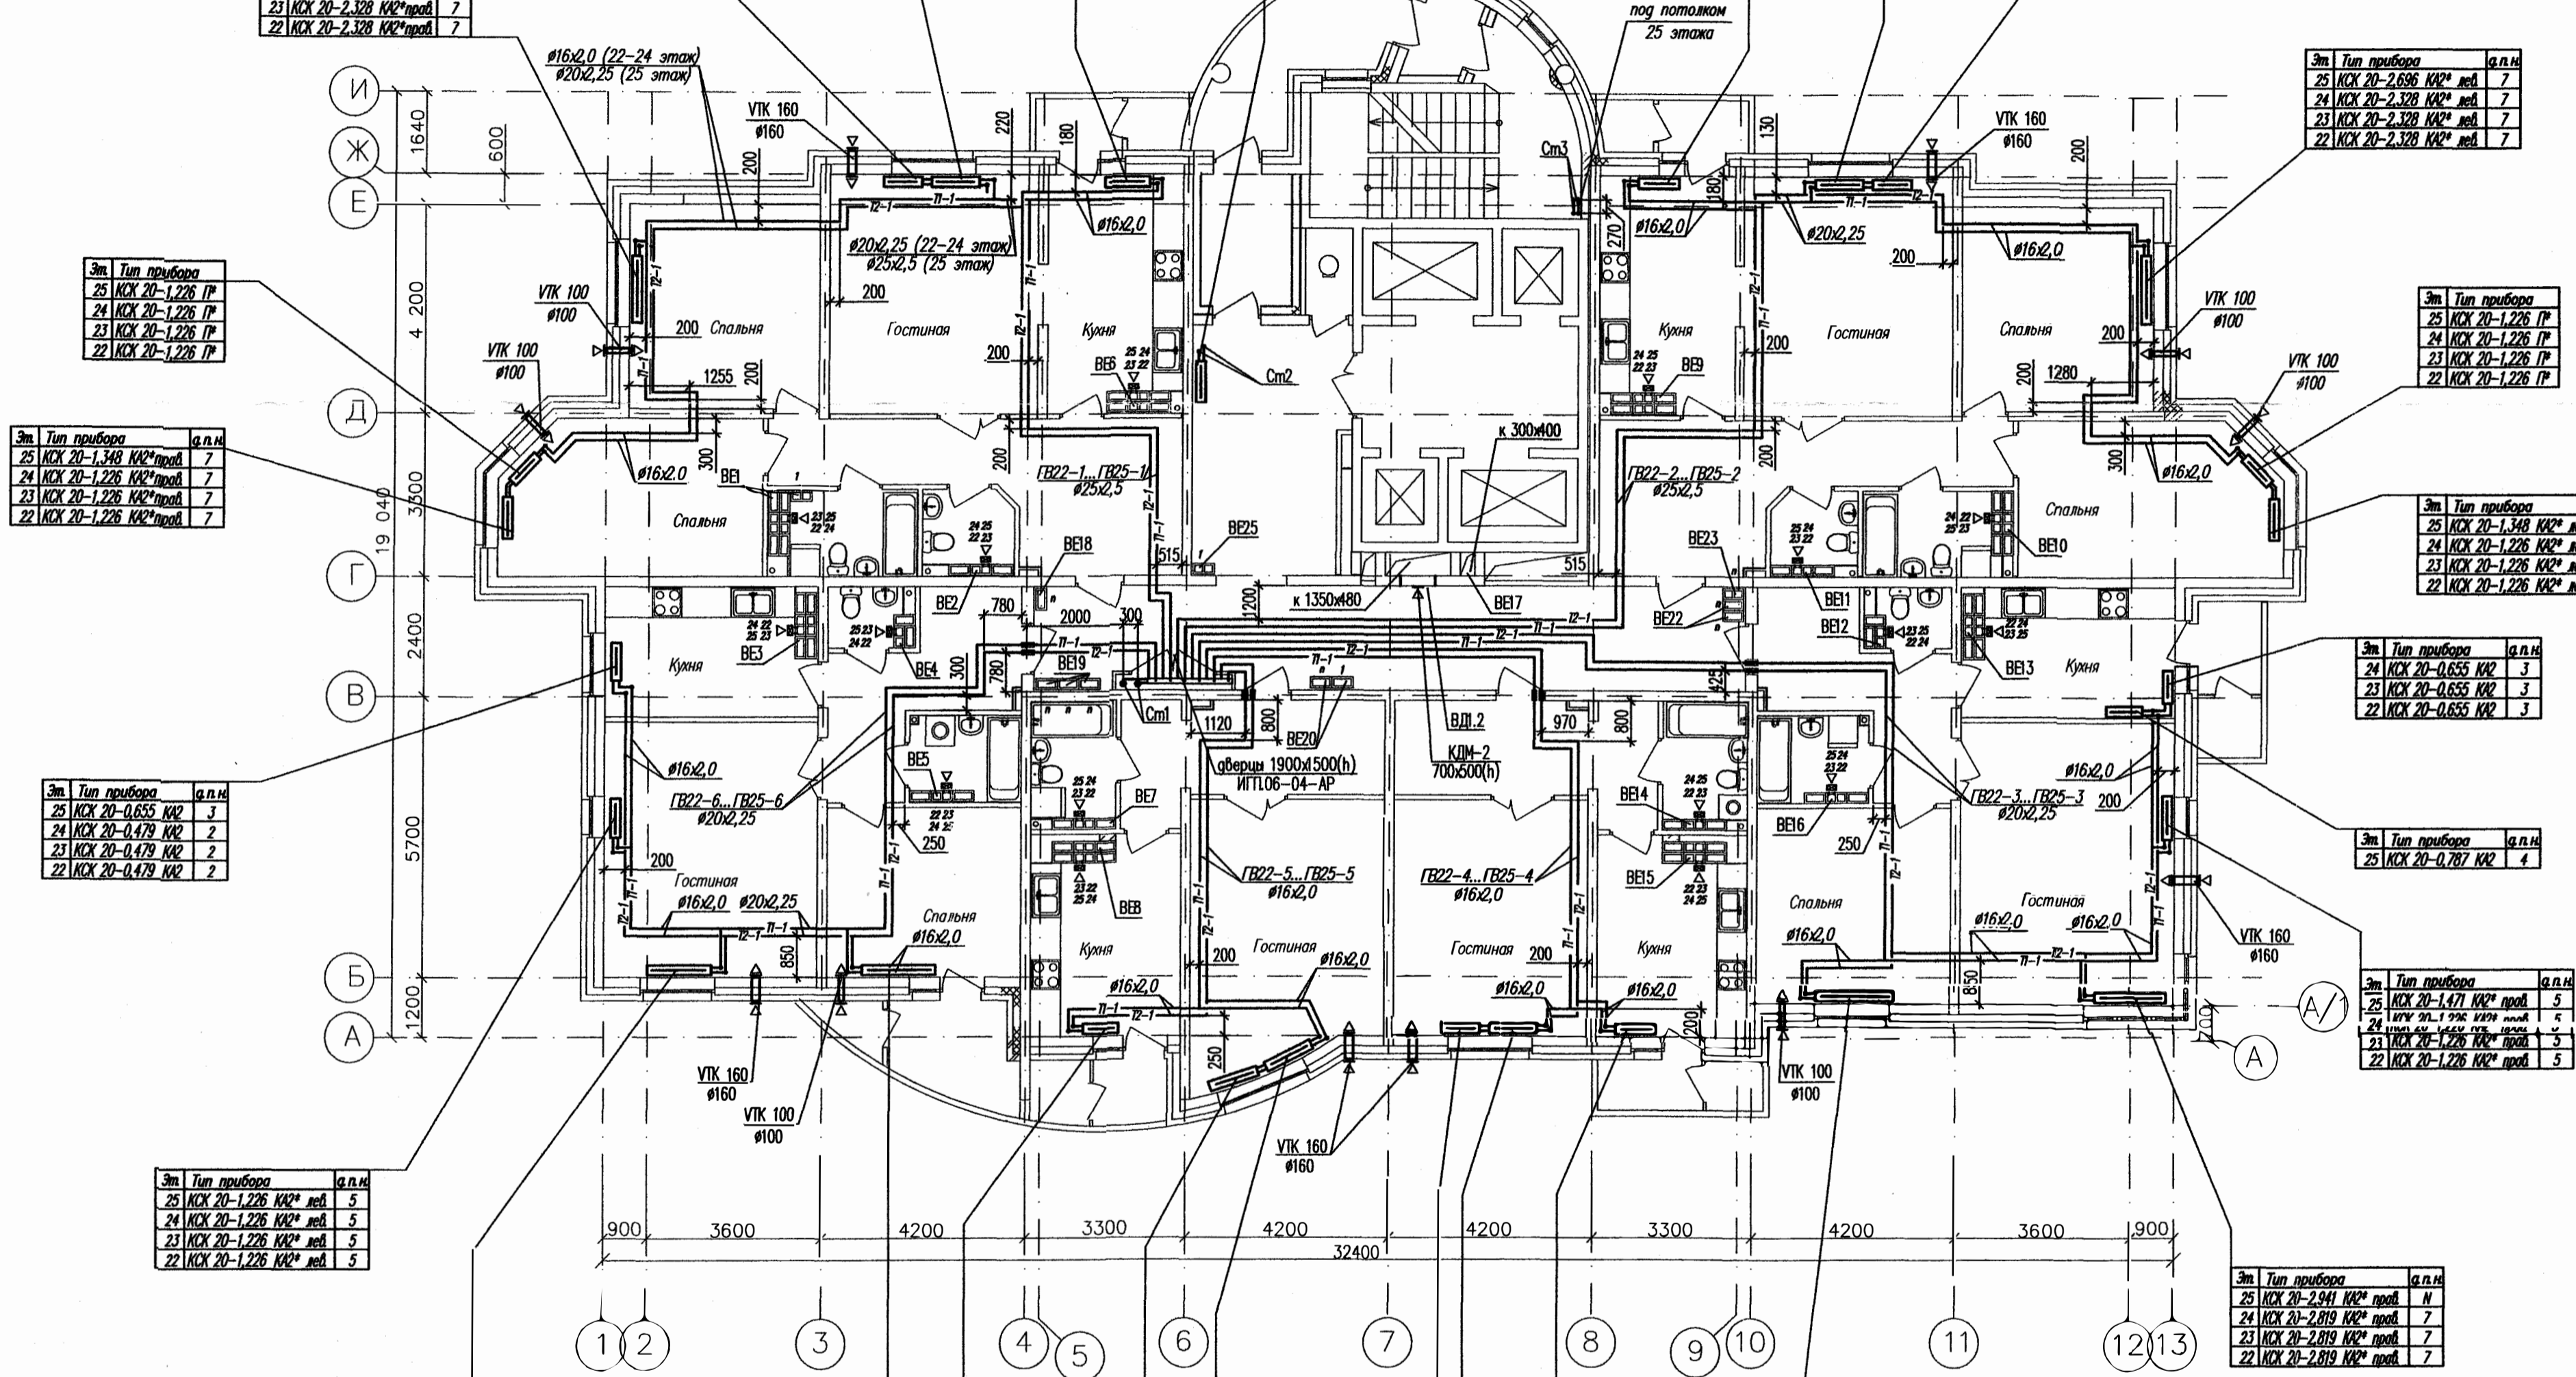

Эт	Тип прибора	д.п.н.
25	КСХ 20-1,226 П	---
24	КСХ 20-1,226 П	---
23	КСХ 20-1,226 П	---
22	КСХ 20-1,226 П	---

Эт	Тип прибора	д.п.н.
25	КСХ 20-1,348 КХ2*проб	7
24	КСХ 20-1,226 КХ2*проб	7
23	КСХ 20-1,226 КХ2*проб	7
22	КСХ 20-1,226 КХ2*проб	7

Эт	Тип прибора	д.п.н.
25	КСХ 20-0,655 КХ2	3
24	КСХ 20-0,479 КХ2	2
23	КСХ 20-0,479 КХ2	2
22	КСХ 20-0,479 КХ2	2

Эт	Тип прибора	д.п.н.
25	КСХ 20-1,226 КХ2*проб	5
24	КСХ 20-1,226 КХ2*проб	5
23	КСХ 20-1,226 КХ2*проб	5
22	КСХ 20-1,226 КХ2*проб	5

Эт	Тип прибора	д.п.н.
25	КСХ 20-2,574 КХ2*проб	7
24	КСХ 20-2,206 КХ2*проб	7
23	КСХ 20-2,206 КХ2*проб	7
22	КСХ 20-2,206 КХ2*проб	7

Эт	Тип прибора	д.п.н.
25	КСХ 20-1,835 КХ2	7
24	КСХ 20-1,704 КХ2	6
23	КСХ 20-1,704 КХ2	6
22	КСХ 20-1,704 КХ2	6

Эт	Тип прибора	д.п.н.
25	КСХ 20-1,838 КХ2*проб	N
24	КСХ 20-1,838 КХ2*проб	N
23	КСХ 20-1,838 КХ2*проб	N
22	КСХ 20-1,838 КХ2*проб	N

Эт	Тип прибора	д.п.н.
25	КСХ 20-1,226 КХ2*проб	N
24	---	---
23	---	---
22	---	---

Эт	Тип прибора	д.п.н.
25	КСХ 20-1,986 КХ2	6
24	КСХ 20-1,573 КХ2	5
23	КСХ 20-1,573 КХ2	5
22	КСХ 20-1,573 КХ2	5

Эт	Тип прибора	д.п.н.
25	КСХ 20-0,918 КХ2	3
24	КСХ 20-0,787 КХ2	2
23	КСХ 20-0,787 КХ2	2
22	КСХ 20-0,787 КХ2	2

Эт	Тип прибора	д.п.н.
25	КСХ 20-1,961 П	---
24	КСХ 20-1,961 П	---
23	КСХ 20-1,961 П	---
22	КСХ 20-1,961 П	---

Эт	Тип прибора	д.п.н.
25	КСХ 20-0,918 КХ2	4
24	КСХ 20-0,787 КХ2	2
23	КСХ 20-0,787 КХ2	2
22	КСХ 20-0,787 КХ2	2

Эт	Тип прибора	д.п.н.
25	КСХ 20-1,838 П	---
24	КСХ 20-2,819 КХ2*проб	N
23	КСХ 20-2,819 КХ2*проб	N
22	КСХ 20-2,819 КХ2*проб	N

Примечание:
 - в вентканалах 22,23 этажей установить решетки ВР 120х200(н)
 - в вентканалах 24,25 этажей вместо решеток установить бытовые вентиляторы ВВ120

ИПЛО6-04-0В			
Комплекс многоэтажных жилых домов со встроенными нежилыми помещениями и подземными паркингами по ул. Орденаносцев в Чкаловском районе г. Екатеринбург			
Жилой дом №4 с офисом		Стация	Лист
		Р	9
План 22...25 этажей		ЗАО "Институт Гражданского Проектирования"	
Изм.	Кол.ч.	Лист № док.	Подпись
Гл. спец.	Шавкунова	07.07.	
Н. контр.	Конорова	07.07.	
Проверил	Ашлямин	07.07.	
Разработал	Яеуткин	07.07.	

Мин.№ подл. Попл. и дата Взам. инв. №