



ЭКСПЛИКАЦИЯ ПОМЕЩЕНИЙ

Номер помещения	Наименование	Площадь, м2	Кат. помещения
Помещения квартир			
1	Гостиная	74.69	
2	Спальня	60.52	
3	Кухня	56.86	
4	Прихожая	34.97	
5	Коридор	9.92	
6	Сан. узел	9.86	
7	Ванная	18.58	
8	Балкон	14.20	
итого		280.26	
Общедомовые помещения			
10	Лифтовой холл	16.07	
11	Лестничная клетка	16.53	
12	Коридор	17.22	
итого		49.82	





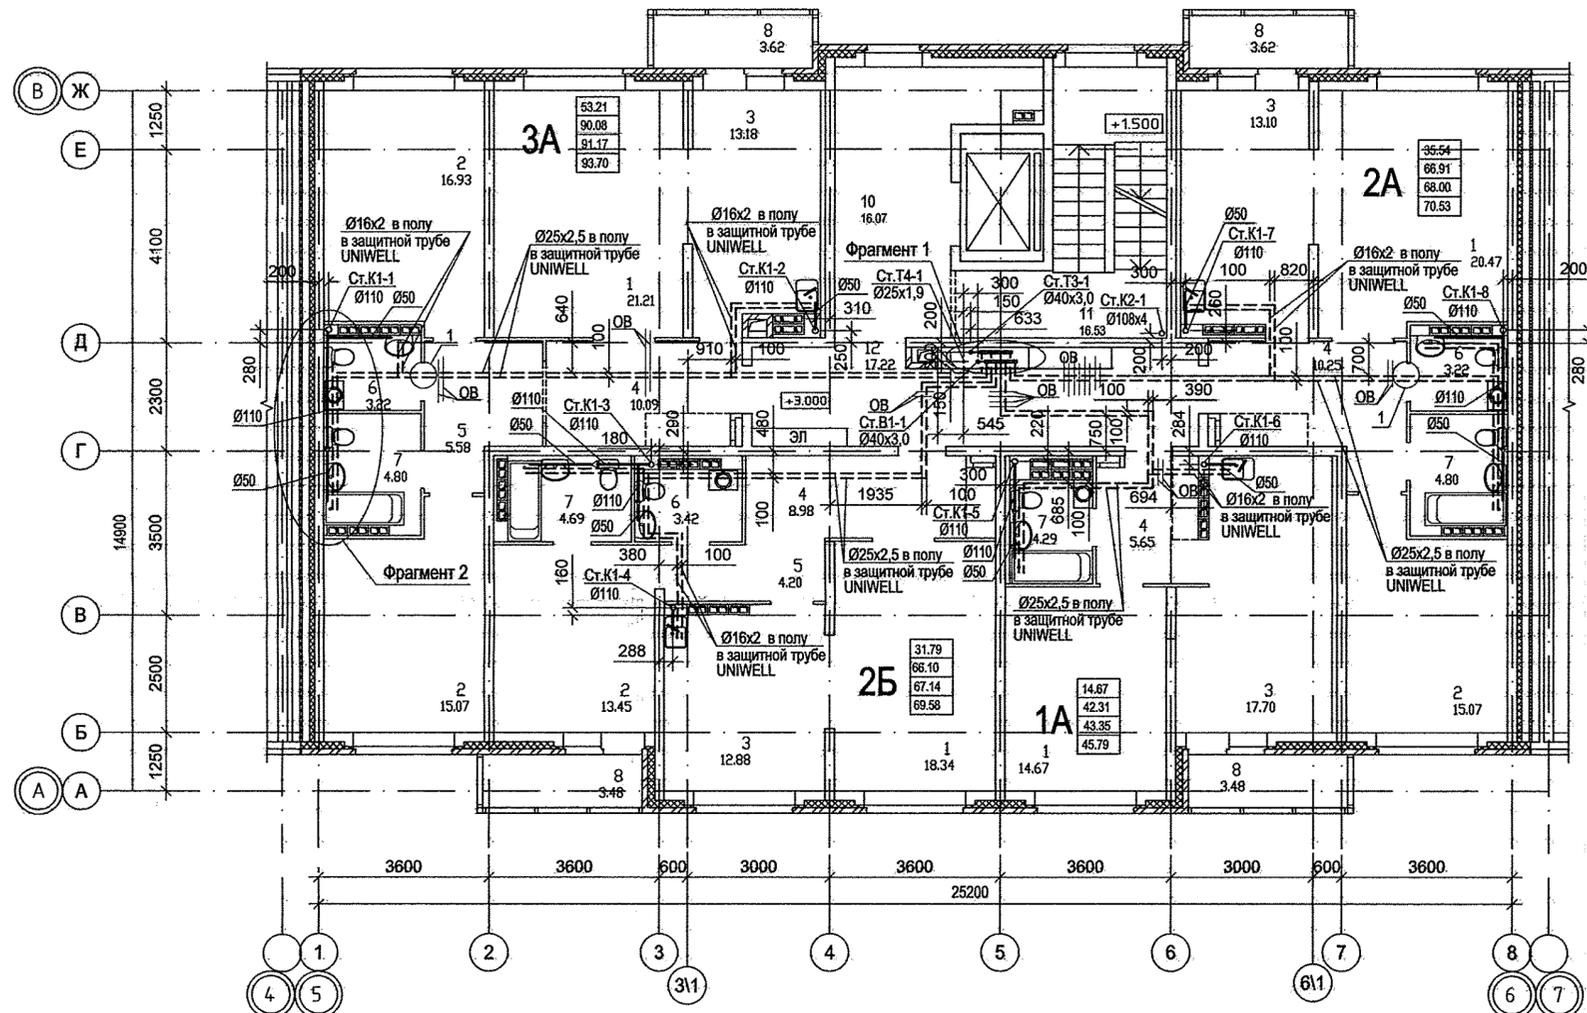


Фрагмент 2

(Фрагмент плана с санузлом к стоякам К1-1; К1-8)

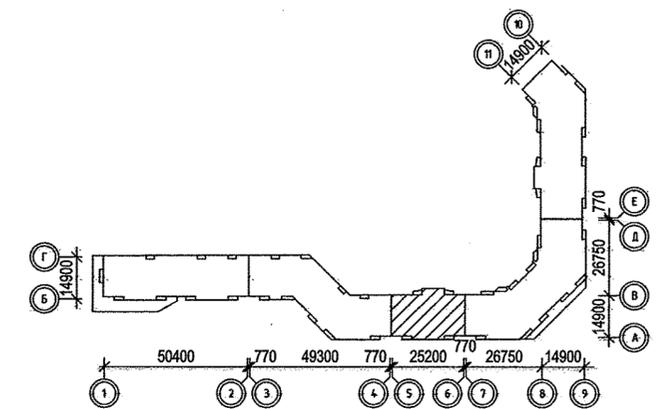

Фрагмент 1

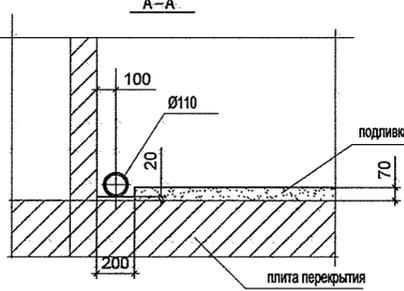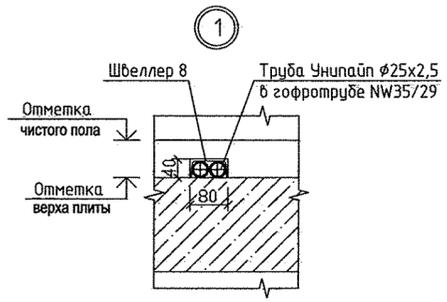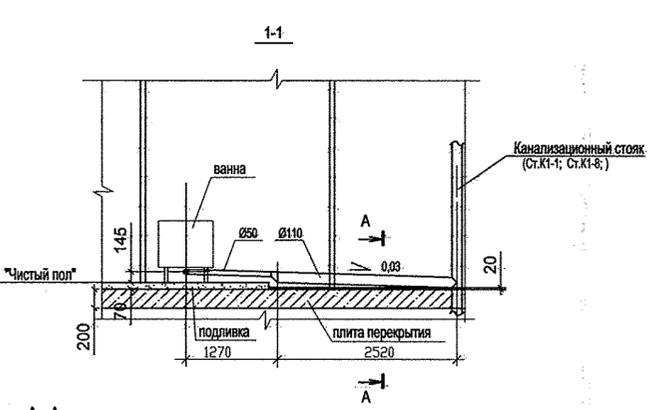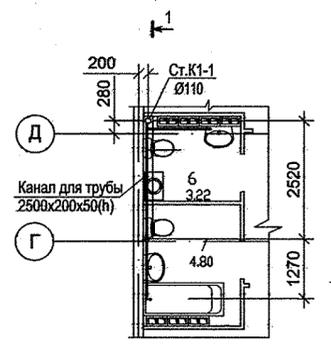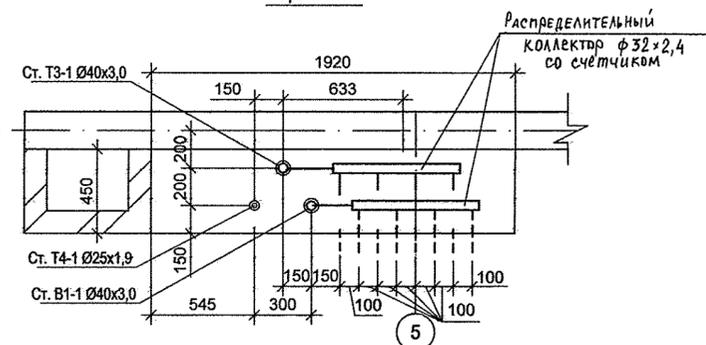

СОГЛАСОВАНО	11.12	11.12
АР	Былбаев	Полосов
ОБ	Полосов	Цыган
ЭЛ	Смирнова	11.12
Взам. инв. №		
Изнач. подл.	Подпись и дата	

АПУ.007-01В-ВК					
Жилой микрорайон в квартале улиц Чкалова-Академика Вонсовского-Амундсена-Краснолесья в Ленинском районе г.Екатеринбурга 1 очередь строительства Жилой дом со встроенно-пристроенными помещениями, трансформаторной подстанцией и подземными парковками.					
Пусковой комплекс 2.				Стадия	Лист
6-этажная блок-секция 1В				Р	5
План типового этажа				ЗАО КОРПОРАЦИЯ АТОМСТРОЙКОМПЛЕКС	
Изм.	Коп.уч.	Лист	№ док.	Подпись	Дата
Гл. спец. ВК	Курчавова				10.12
Проверил	Курчавова				10.12
Разработал	Неустрова				10.12