


План 1 этажа на отм. 0,000

- Ст В1-1 Ø32
- Ст Т3-1 Ø32
- Ст Т4-1 Ø20
- Ст В10-1 Ø50
- Ст Т31-1 Ø50
- Ст Т41-1 Ø25
- Ст В11-1 Ø50
- Ст Т32-1 Ø50
- Ст Т42-1 Ø25

Пожарные патрубки Ø80
I зоны для подключения
пожарных машин
Пожарные патрубки Ø80
II зоны для подключения
пожарных машин

Опуск в подвал
от трапа

Ороситель

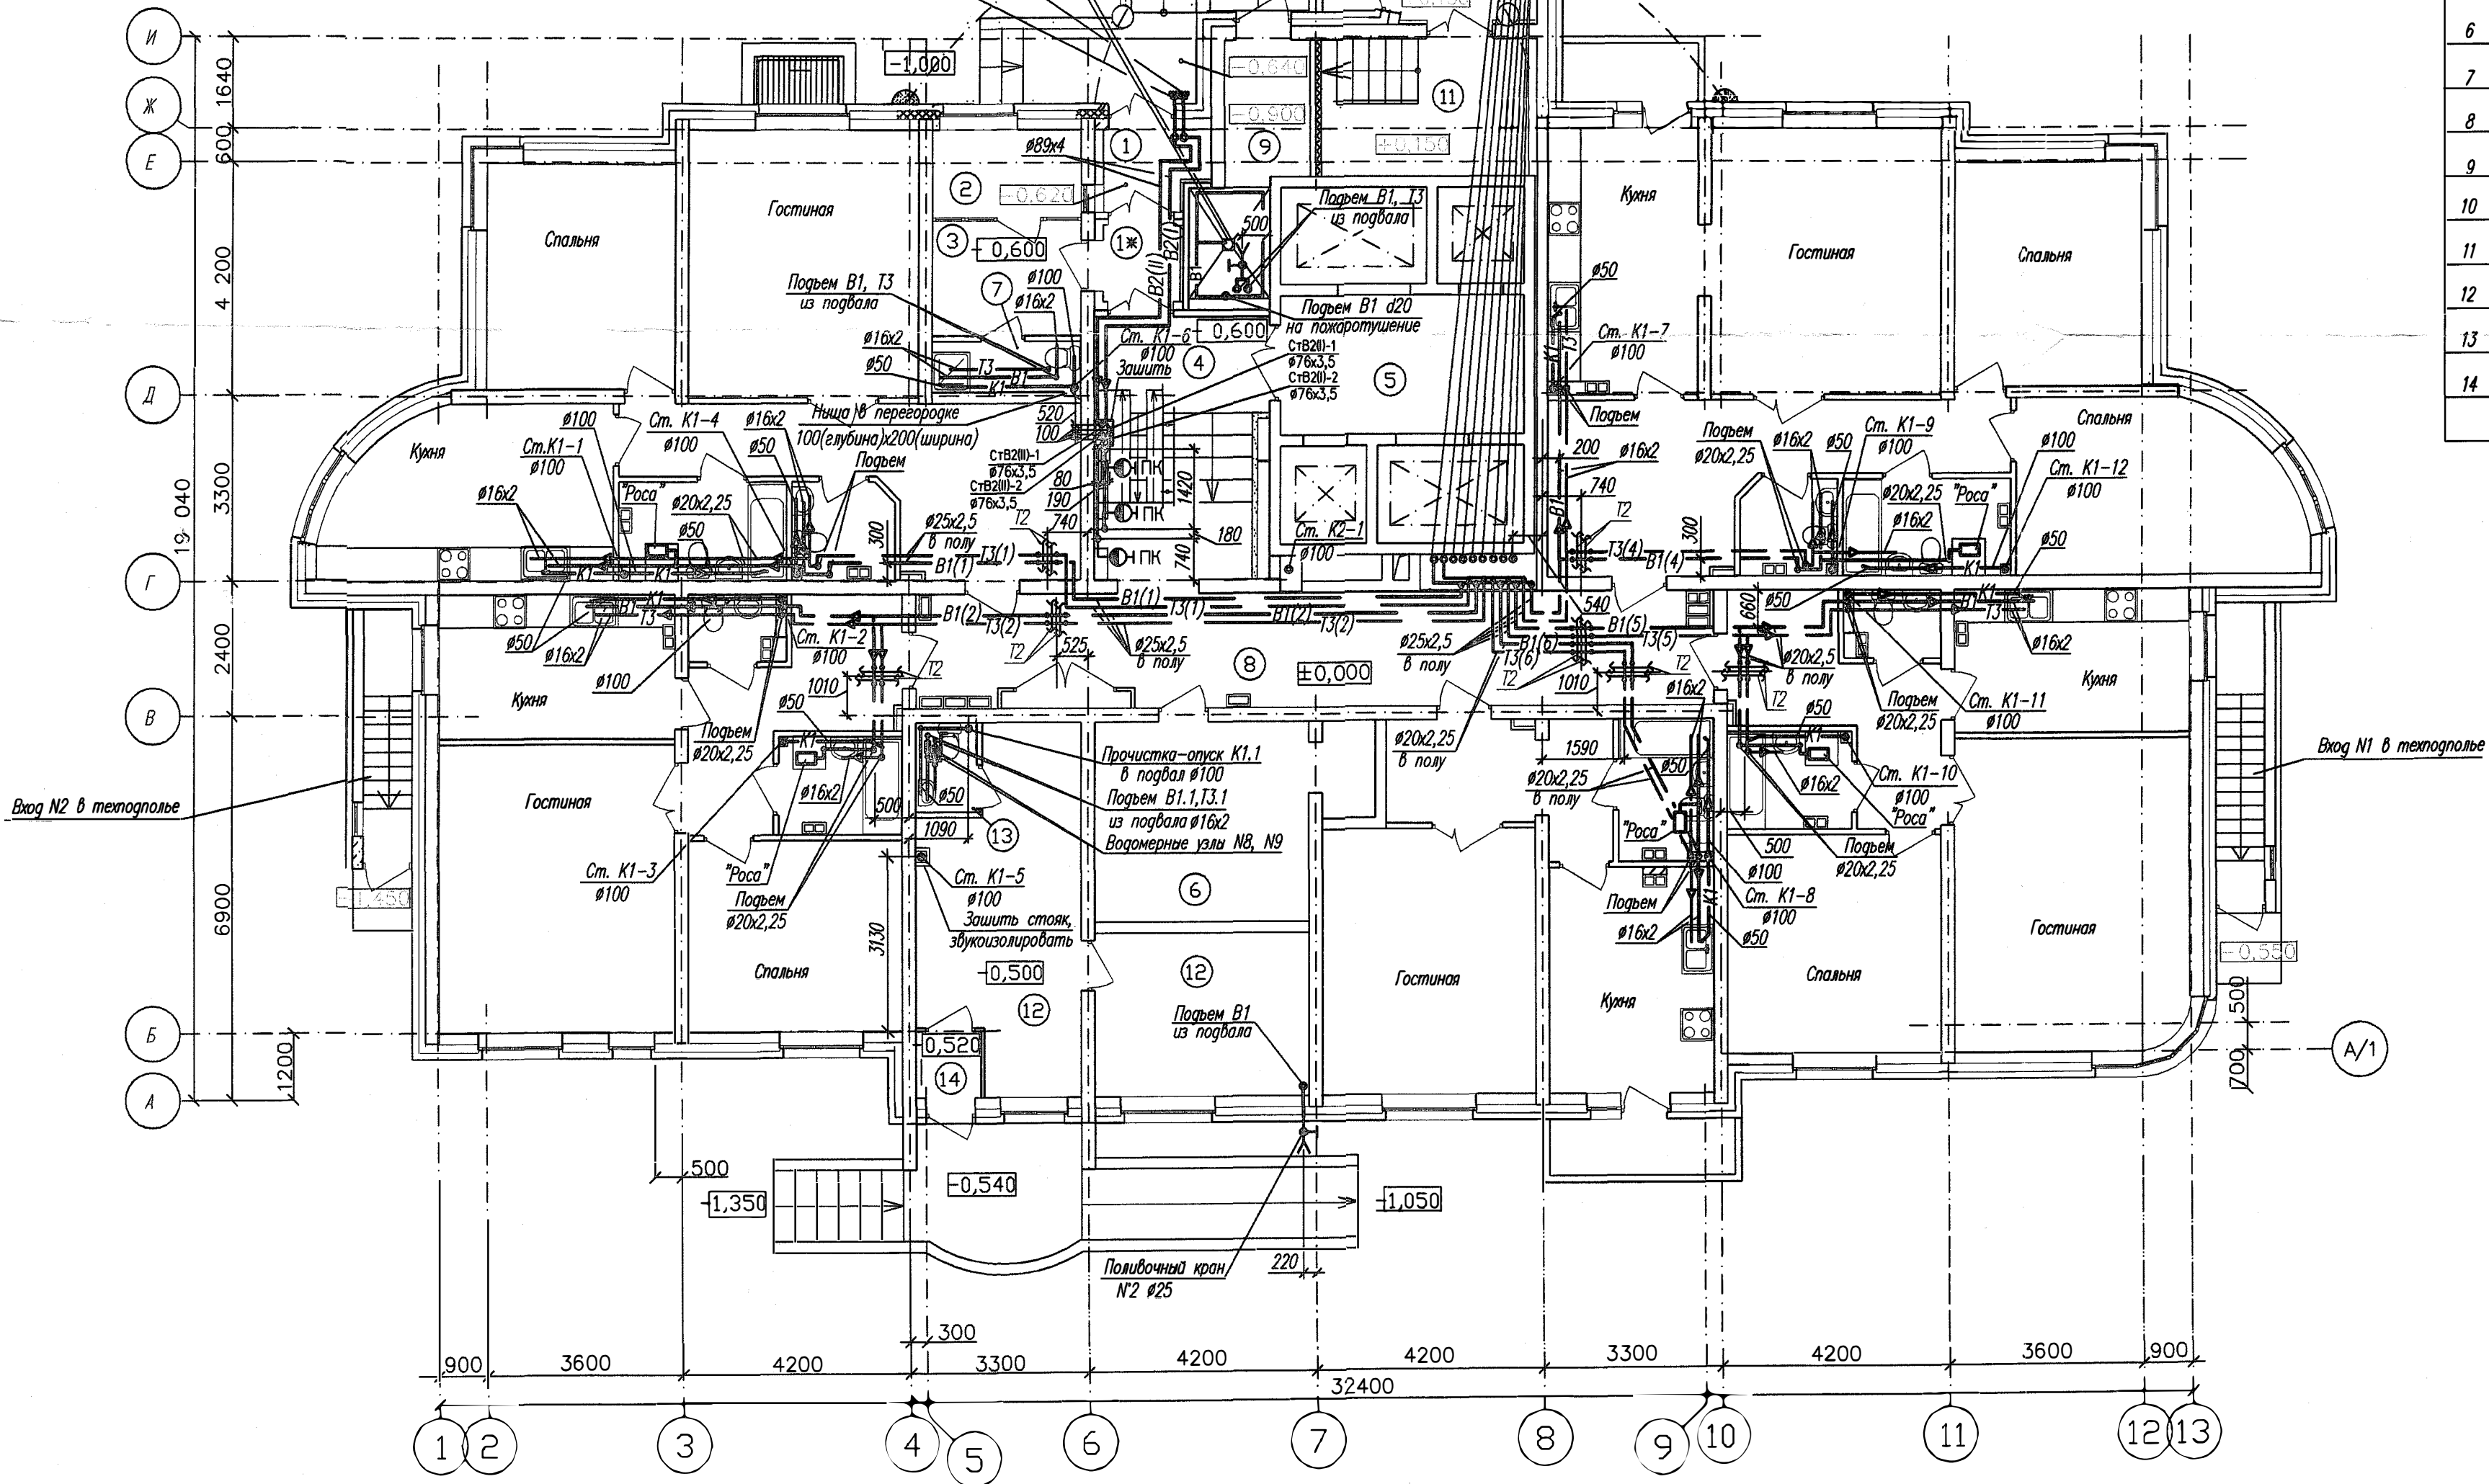


Экспликация помещений

Номер по плану	Наименование	Площадь м2
1	Входной тамбур	2,46
1*	Входной тамбур	1,93
2	Помещение охраны	4,38
3	Колесочная	5,70
4	Входной холл	14,00
5	Ливневый холл	11,25
6	Электрощитовая	Котее Д 16,20
7	Кладовая уборочного инвентаря	2,45
8	Коридор	29,07
9	Мусорокамера	7,25
10	Тамбур лестничной клетки	2,52
11	Лестница ЛВ 1	9,52
12	Помещение офиса	28,95
13	Санузел	1,80
14	Тамбур	1,75

Э.И.В. Н. ПОДПИСЬ И ДОПОЛН. ИНФ. N

ИГП.06-04-ВК					
Комплекс многоэтажных жилых домов со встроенными нежилыми помещениями и подземными паркингами по ул. Орденосцев в Чкаловском районе г. Екатеринбурга					
И.д.м.	Код.уч.	Лист	Нгок.	Подпись	Дата
Жилой дом N4 с офисом				Стадия	Лист
				Р	4
Гл. спец.	Пырова	<i>Пырова</i>	05.07	ЗАО "ИНСТИТУТ ГРАЖДАНСКОГО ПРОЕКТИРОВАНИЯ"	
Н. контр.	Канонова	<i>Канонова</i>	05.07		
Проверил	Пырова	<i>Пырова</i>	05.07		
Разраб.	Иванченко	<i>Иванченко</i>	05.07		
План 1 этажа					
Формат А2					

План 2 этажа на отм. +3,000

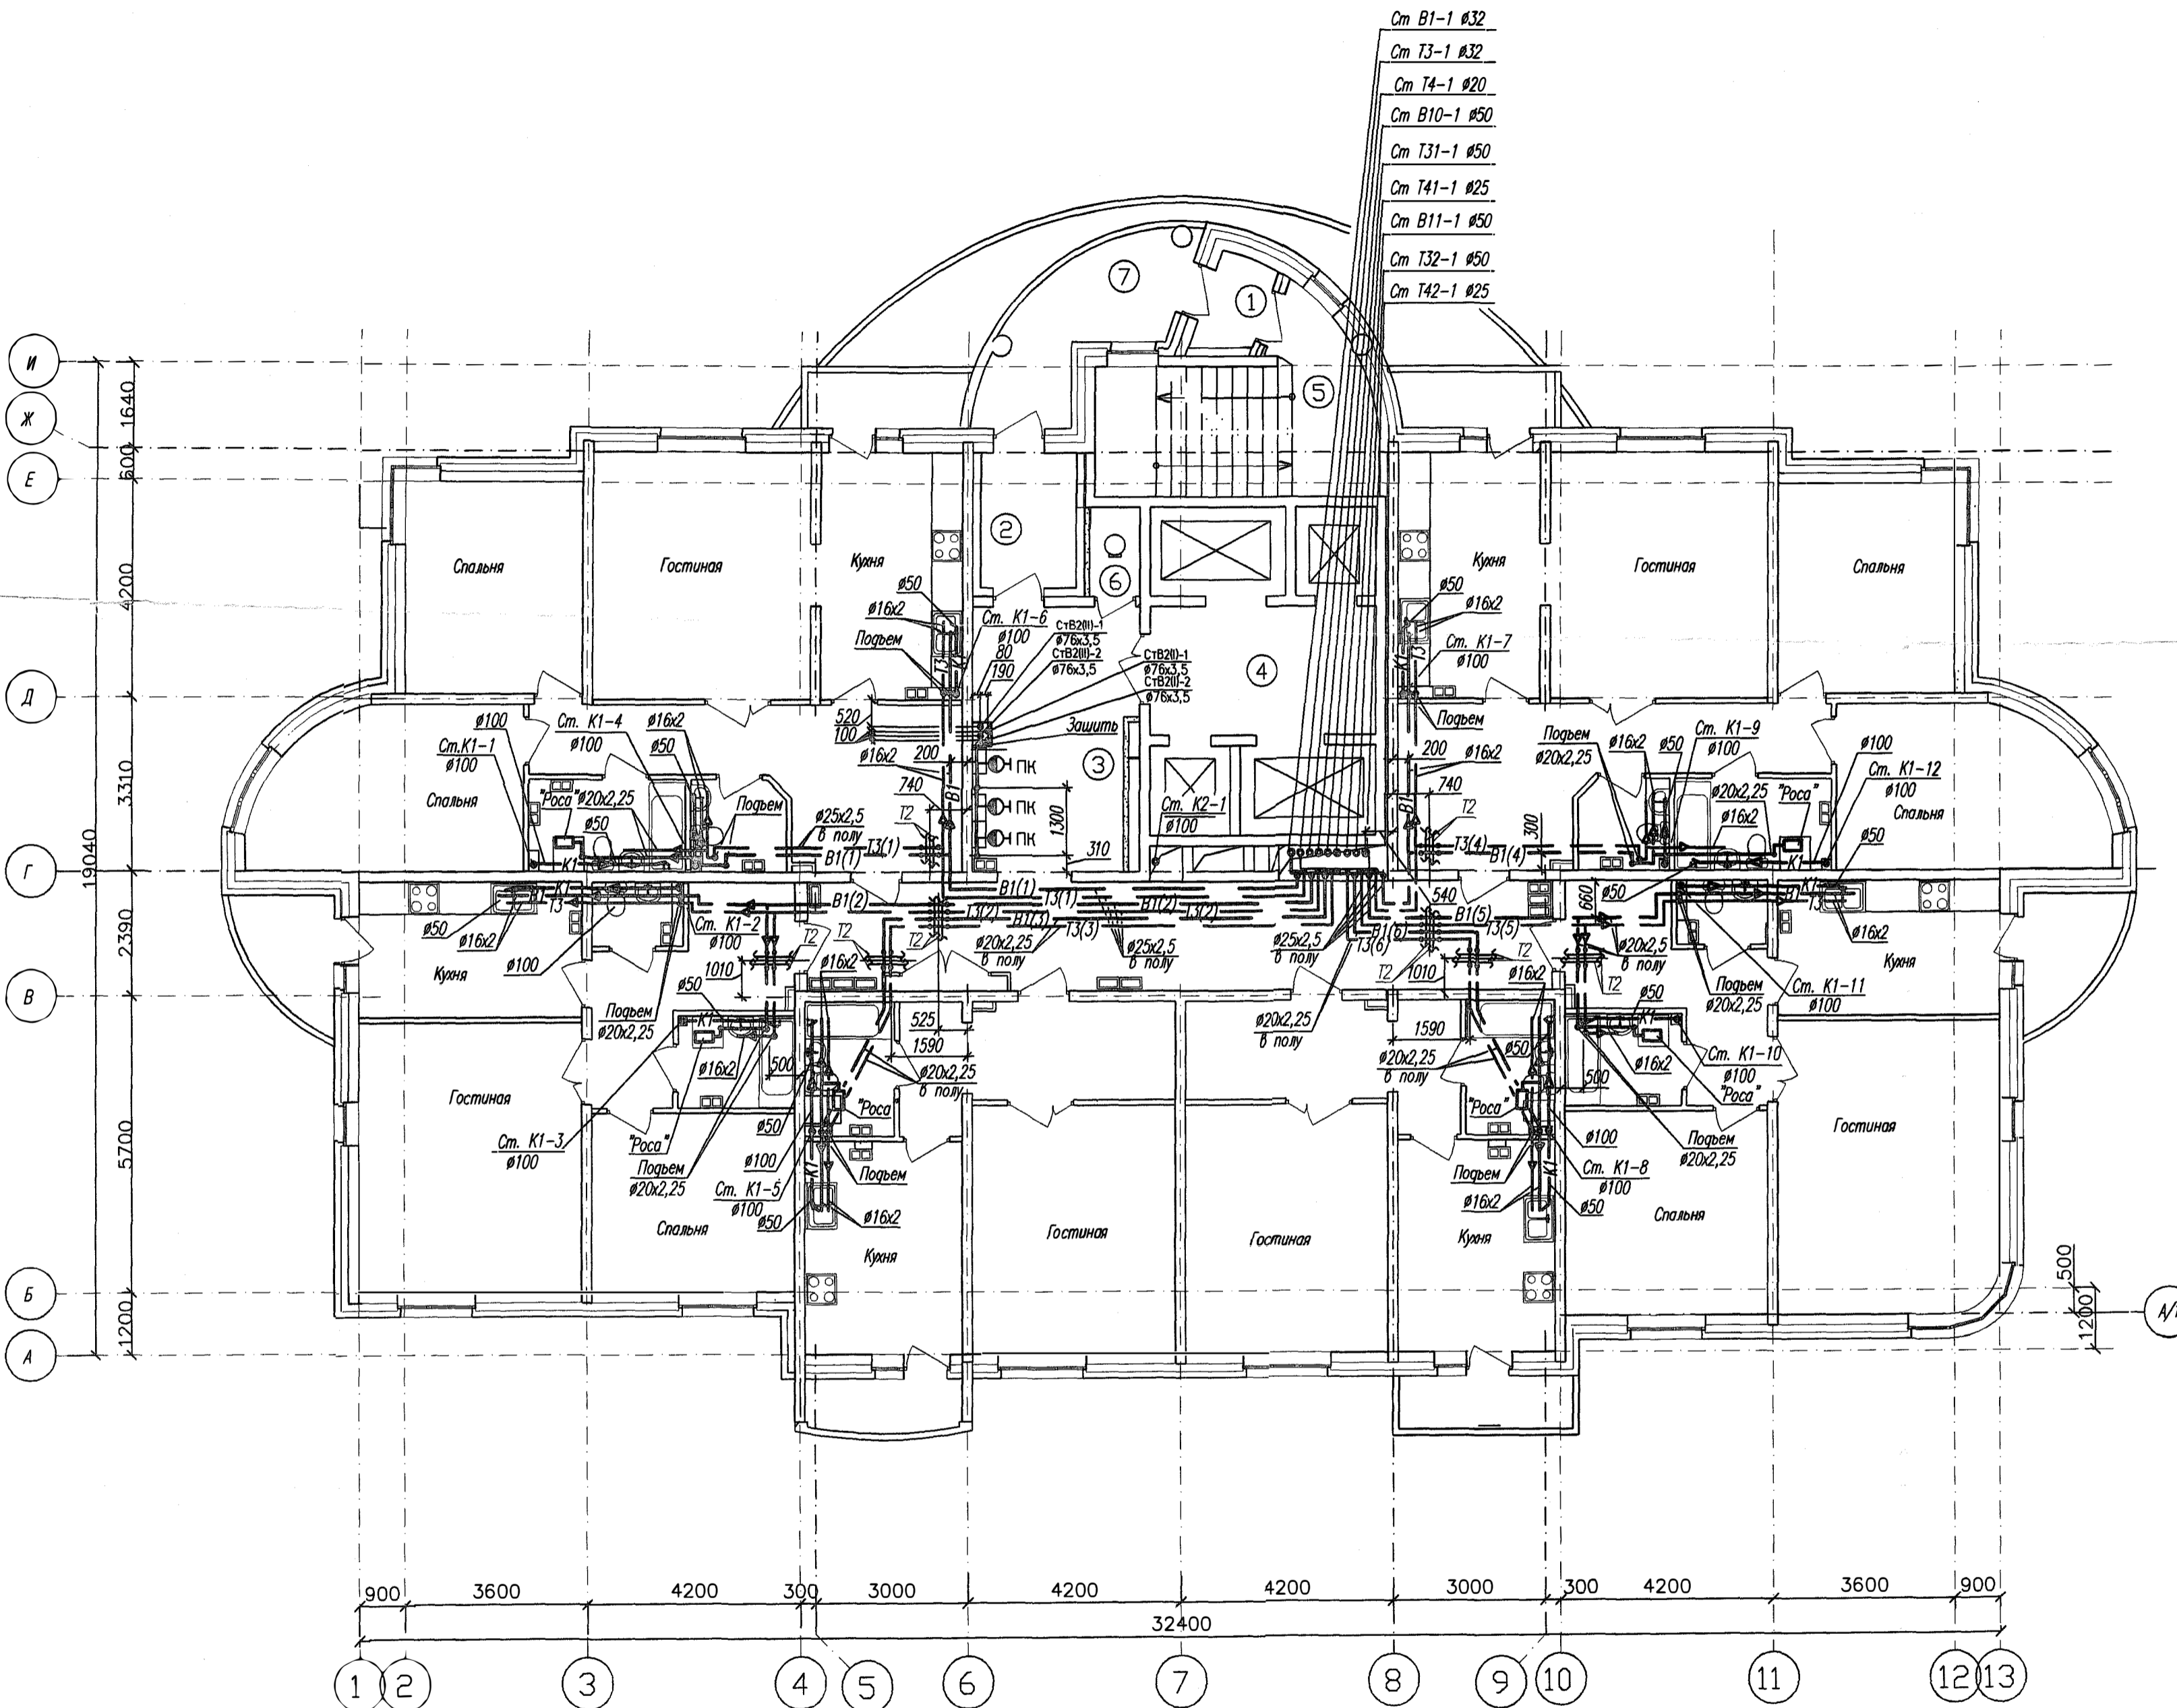


Экспликация помещений

Номер по плану	Наименование	Площадь м ²
1	Тамбур входа	2,10
2	Тамбур входа	4,90
3	Коридор	44,90
4	Лифтовый холл	11,25
5	Лестничная клетка	15,64
6	Помещение мусоропровода	1,70
7	Лоджия переходная	8,56

Инв. №, № подл. Заполнить и датой изом. инв. №

ИГП.06-04-ВК					
Комплекс многоэтажных жилых домов со встроенными нежилыми помещениями и подземными паркингами по ул. Орденосцев в Чкаловском районе г. Екатеринбурга					
И.э.м.	Кол.уч.	Лист	№ док.	Подпись	Дата
Гл. спец.	Пырова			<i>[Signature]</i>	05.07
Н.контр.	Кананова			<i>[Signature]</i>	05.07
Проверил	Пырова			<i>[Signature]</i>	05.07
Разработчик	Иванченко			<i>[Signature]</i>	05.07
Жилой дом №4 с офисом				Стадия	Лист
План 2 этажа				Р	5
ЗАО "ИНСТИТУТ ГРАЖДАНСКОГО ПРОЕКТИРОВАНИЯ"					
Формат А2					

План 3 этажа на отм. +6,000

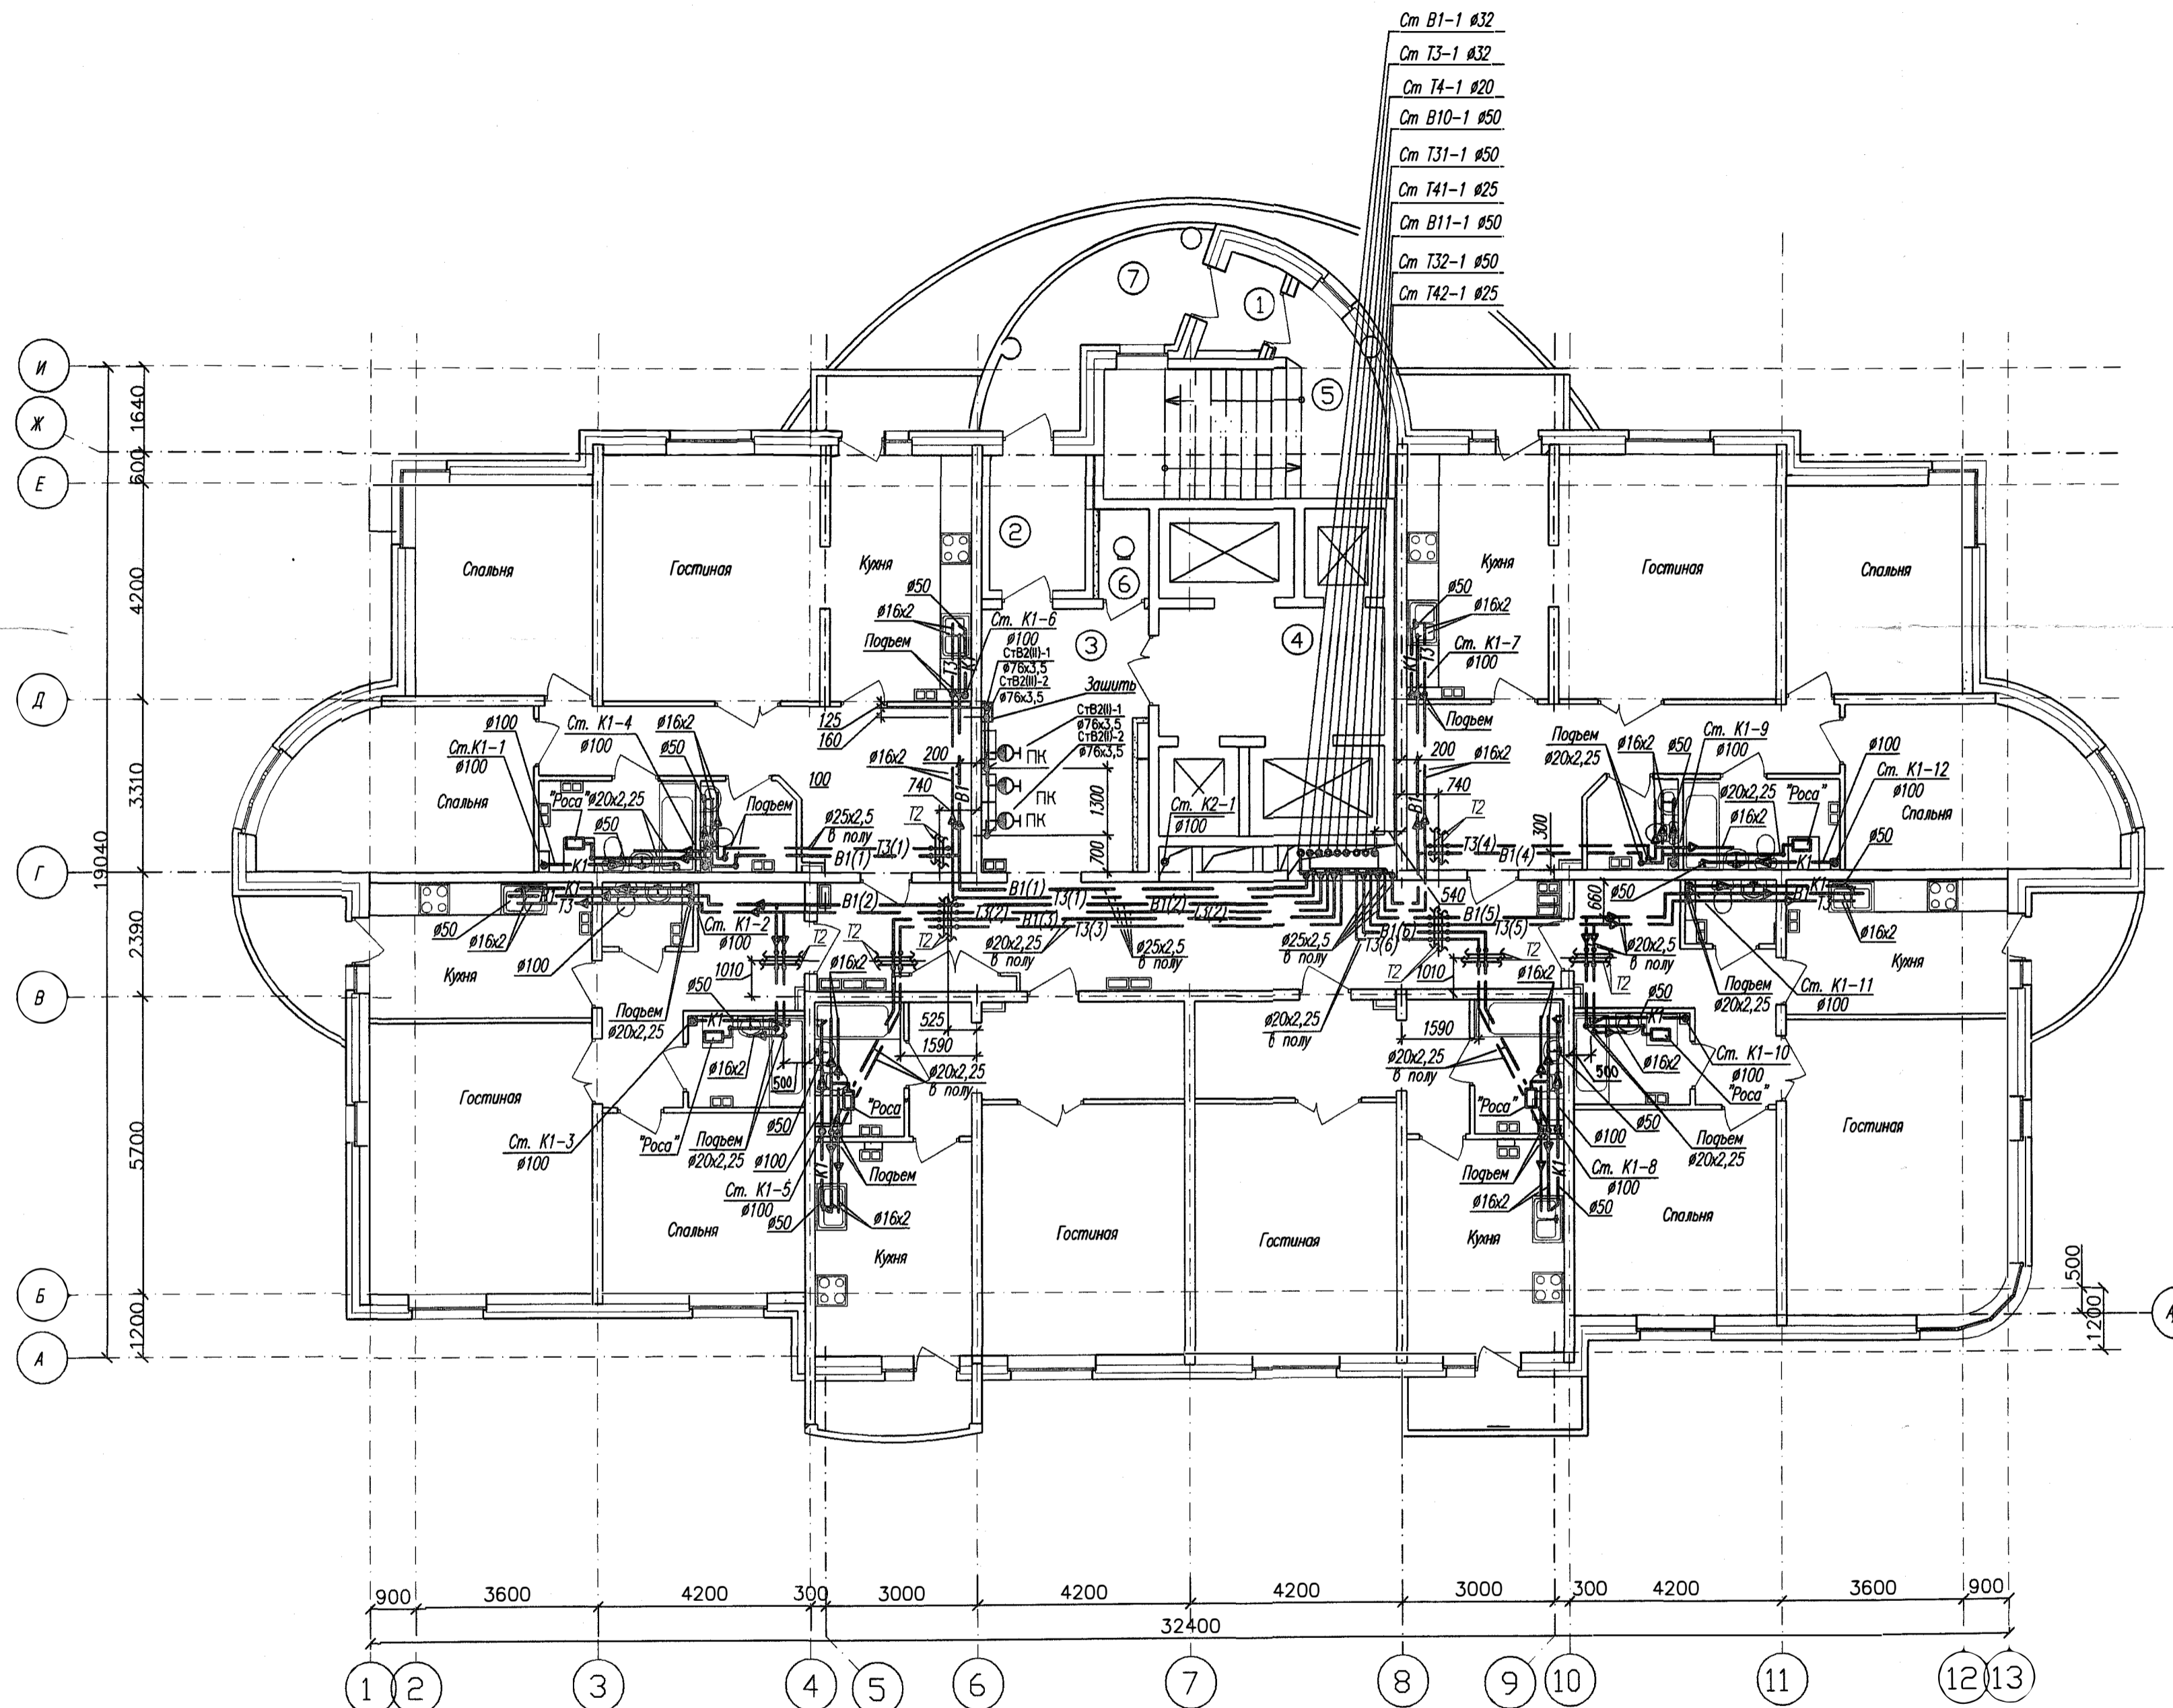


Экспликация помещений		
Номер по плану	Наименование	Площадь, м2
1	Тамбур входа	2,10
2	Тамбур входа	4,90
3	Коридор	44,90
4	Лифтовый холл	11,25
5	Лестничная клетка	15,64
6	Помещение мусоропровода	1,70
7	Лоджия переходная	8,56

№ п.п. подл. согласован и дат. разам. инв. п.

ИГП.06-04-ВК					
Комплекс многоэтажных жилых домов со встроенными нежилыми помещениями и подземными паркингами по ул. Орденосцев в Чкаловском районе г. Екатеринбурга					
И.з.м.	Код.уч.	Лист	Нр.ок.	Подпись	Дата
Жилой дом №4 с офисом				Страница	Листов
План 3 этажа				Р	6
Гл. спец.	Пырова	<i>[Signature]</i>	05.07	ЗАО "ИНСТИТУТ ГРАЖДАНСКОГО ПРОЕКТИРОВАНИЯ"	
Н. контр.	Кононова	<i>[Signature]</i>	05.07		
Проверил	Пырова	<i>[Signature]</i>	05.07		
Разраб.	Иванченко	<i>[Signature]</i>	05.07		
Формат А2					

План типового этажа

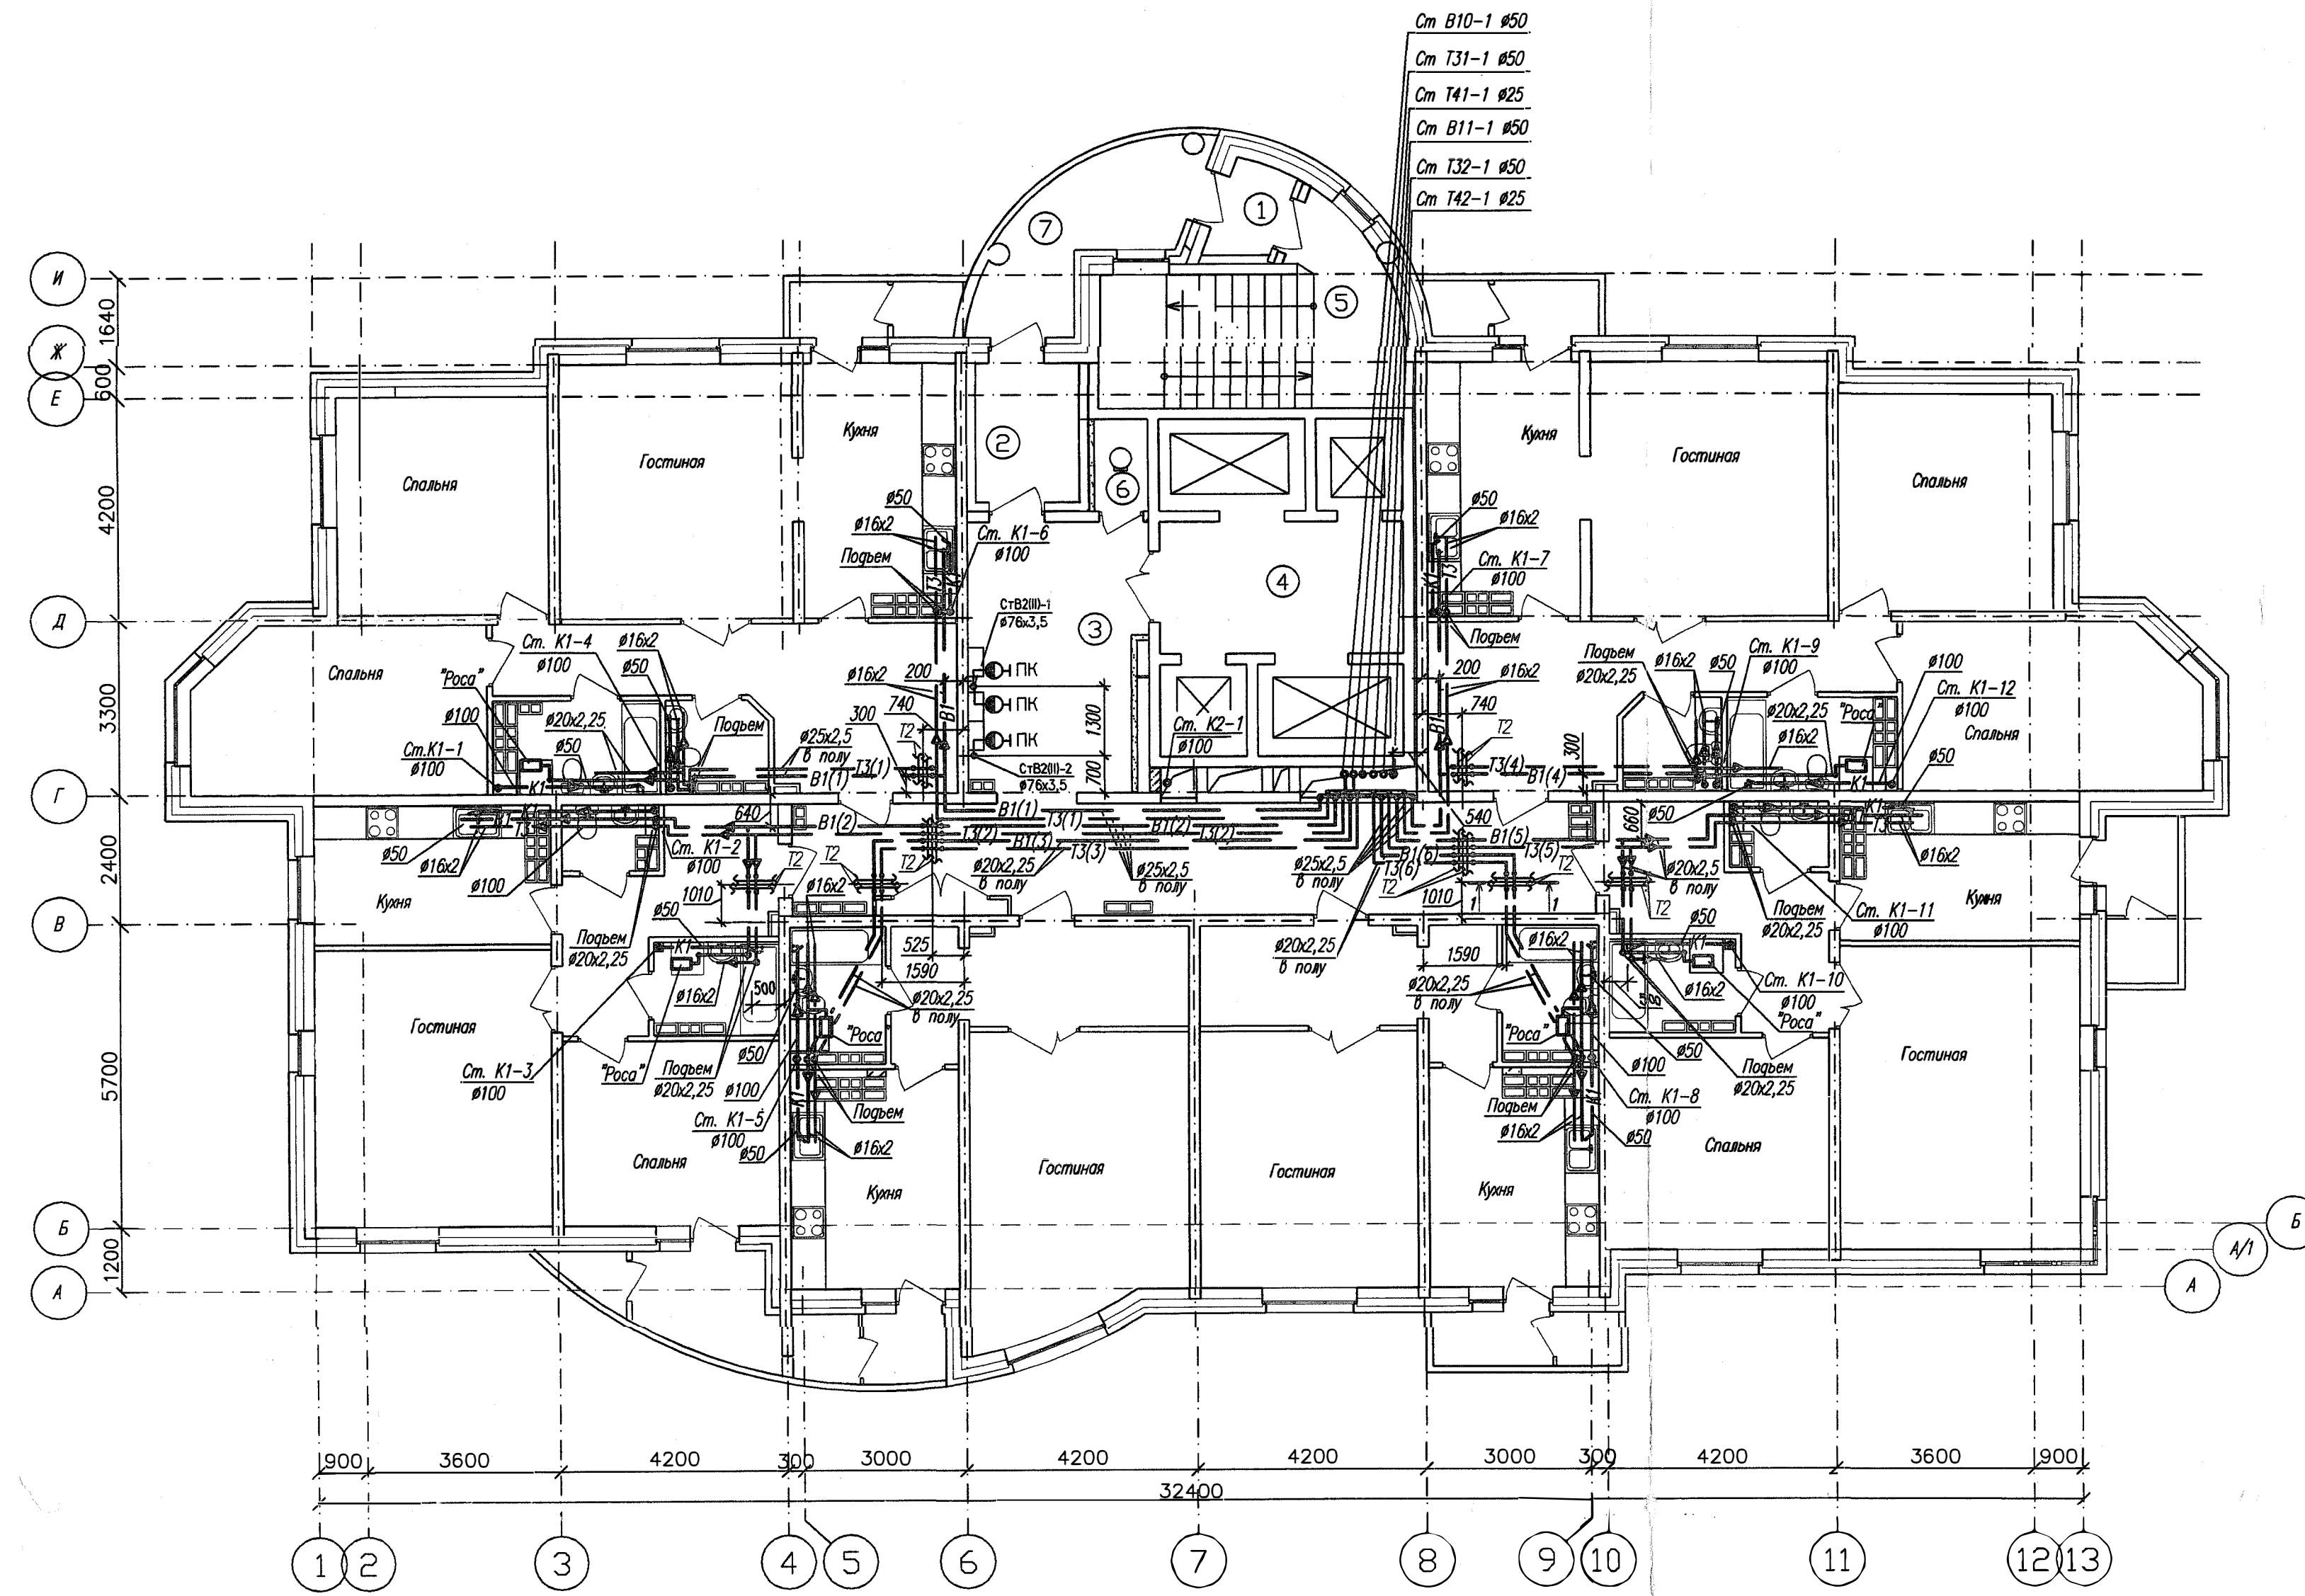


Экспликация помещений

Номер по плану	Наименование	Площадь, м ²
1	Тамбур, вход	2,10
2	Тамбур, вход	4,90
3	Коридор	44,90
4	Лифтовая шахта	11,25
5	Лестничная клетка	15,64
6	Помещение мусоропровода	1,70
7	Лоджия передняя	8,56

Примечания:


Трассировку сетей водопровода и канализации для этажей 4-25 принять по аналогии со 2 этажом.

1-1

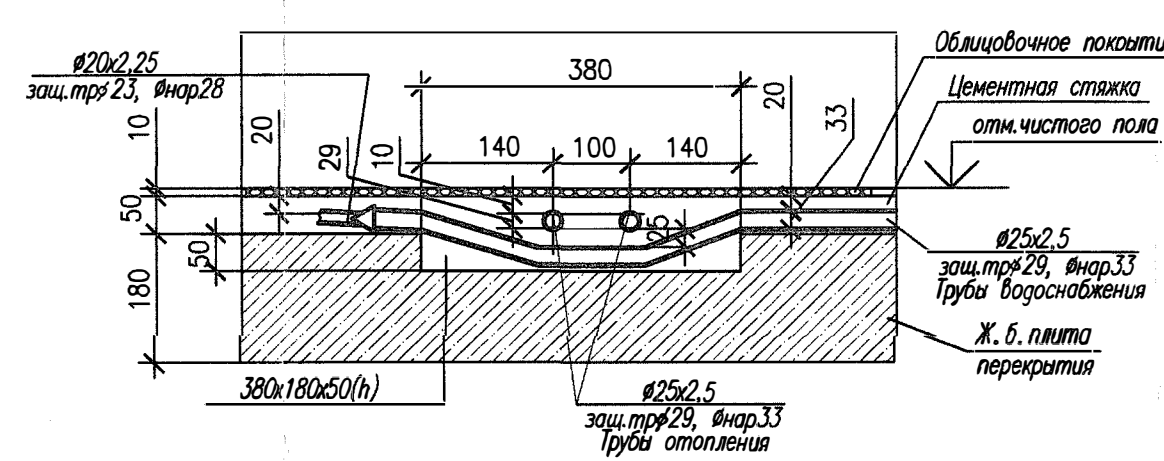


Размещение квартирных водомерных узлов в общей нише


1 зона (1-3 этажи)

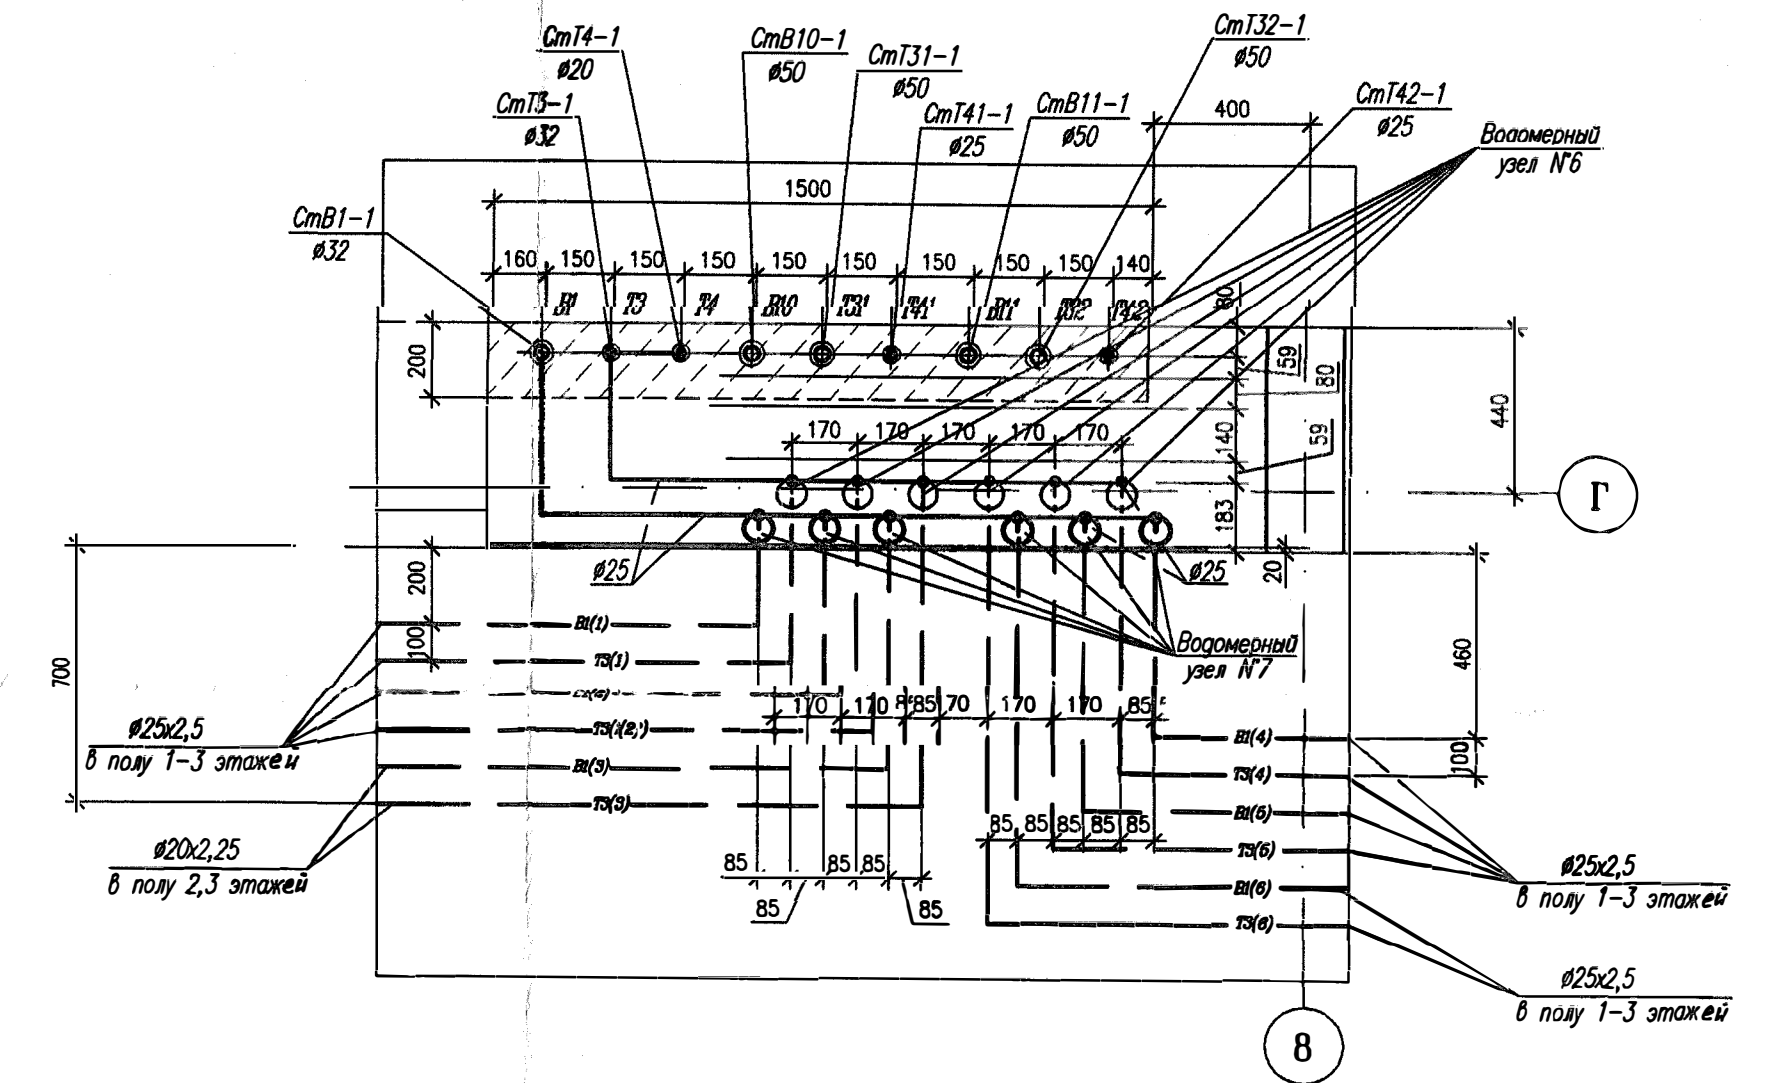

2 зона (4-14 этажи)

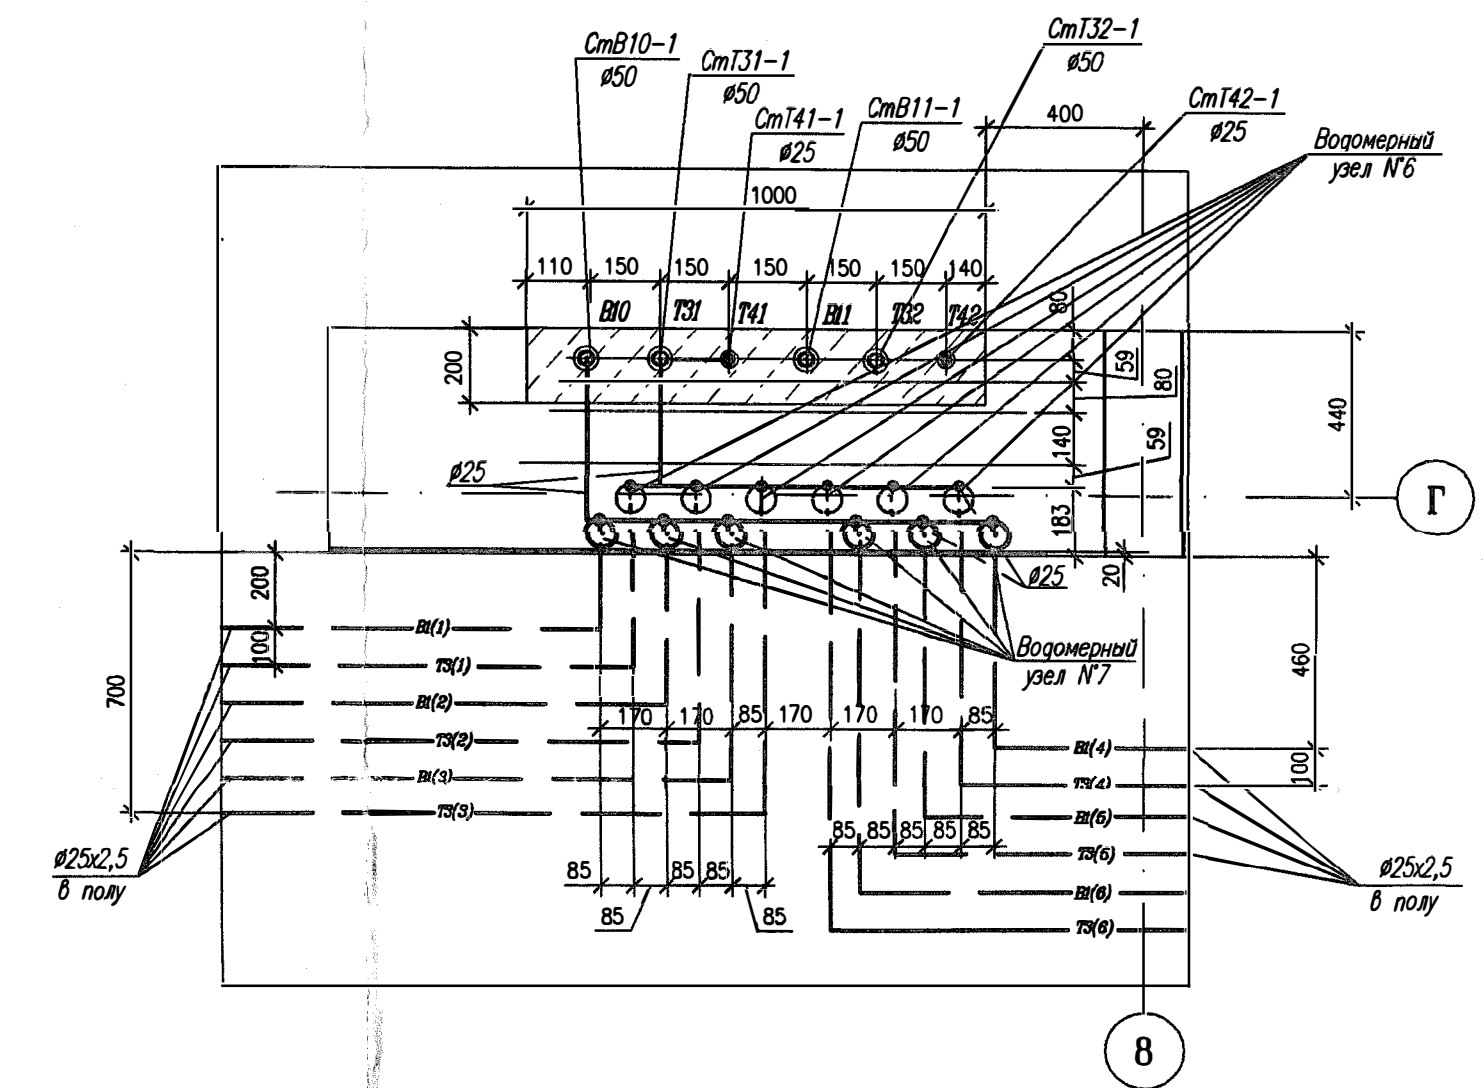

3 зона (15-25 этажи)

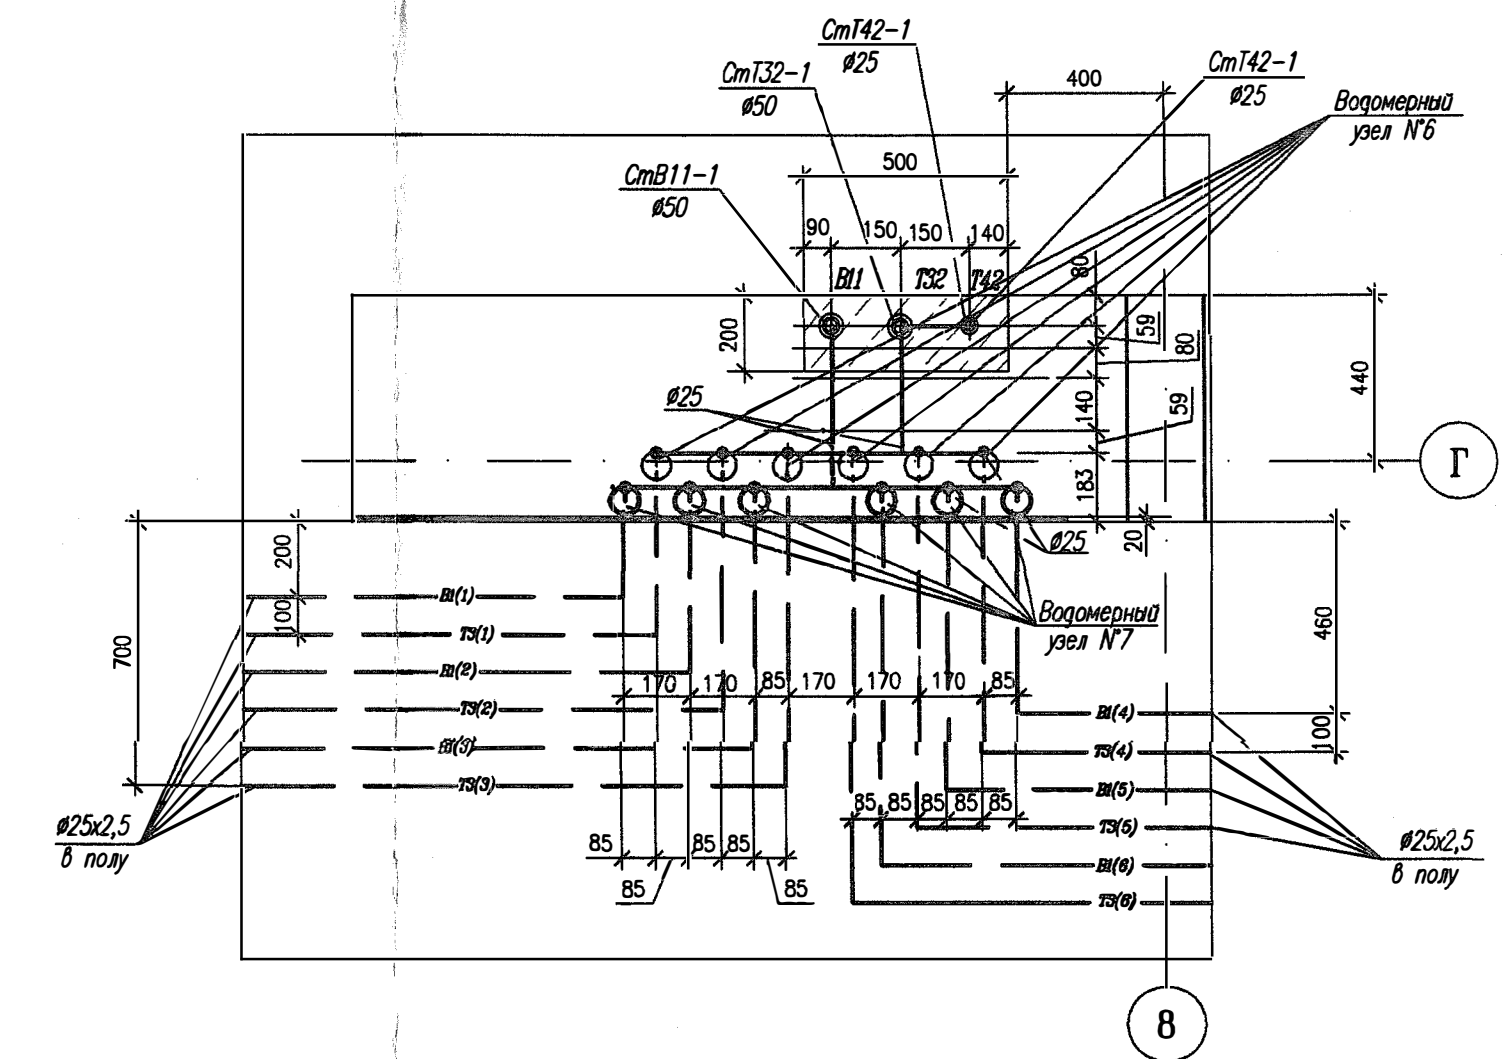

ИГП.06-04-ВК

Комплекс многоэтажных жилых домов со встроенными нежилыми помещениями и подземными паркингами по ул. Орденносцев в Чкаловском районе г. Екатеринбурга

И.д.м.	Кол.уч.	Лист	Проек.	Подпись	Дата	Жилой дом №4 с офисом	Старший	Лист	Листов
Гл. спец.	Парова	7			05.07		План типового этажа Размещение квартирных водомерных узлов в общей нише. Разрез 1-1	Р	7
Н.контр.	Коновалова				05.07				
Проверил	Парова				05.07				
Разработчик	Иванченко				05.07				

ИНИСТИТУТ ГРАЖДАНСКОГО ПРОЕКТИРОВАНИЯ

Формат А1