

Эт	Тип прибора
4	КСК 20-1,226 КАИ* лев
3	КСК 20-1,226 КАИ* лев
2	КСК 20-1,226 КАИ* лев

Эт	Тип прибора
4	КСК 20-1,226 П*
3	КСК 20-1,226 П*
2	КСК 20-1,226 П*

Эт	Тип прибора
4	КСК 20-1,226 КАИ* лев
3	КСК 20-1,226 КАИ* лев
2	КСК 20-1,226 КАИ* лев

Эт	Тип прибора
4	КСК 20-1,226 П*
3	КСК 20-1,226 П*
2	КСК 20-1,226 П*

Эт	Тип прибора
4	КСК 20-1,226 КАИ* лев
3	КСК 20-1,226 КАИ* лев
2	КСК 20-1,226 КАИ* лев

Эт	Тип прибора
4	КСК 20-1,226 П*
3	КСК 20-1,226 П*
2	КСК 20-1,226 П*

Эт	Тип прибора
4	КСК 20-1,226 П*
3	КСК 20-1,226 П*
2	КСК 20-1,226 П*

Эт	Тип прибора
4	КСК 20-0,918 КАИ
3	КСК 20-0,918 КАИ
2	КСК 20-0,918 КАИ

Эт	Тип прибора
4	КСК 20-1,593 КАИ* лев
3	КСК 20-1,593 КАИ* лев
2	КСК 20-1,593 КАИ* лев

Эт	Тип прибора
4	КСК 20-2,819 КАИ* лев
3	КСК 20-2,819 КАИ* лев
2	КСК 20-2,819 КАИ* лев

Эт	Тип прибора
4	КСК 20-1,704 КАИ
3	КСК 20-1,704 КАИ
2	КСК 20-1,704 КАИ

Эт	Тип прибора
4	КСК 20-1,226 П*
3	КСК 20-1,226 П*
2	КСК 20-1,226 П*

Эт	Тип прибора
4	КСК 20-2,696 П*
3	КСК 20-2,696 П*
2	КСК 20-2,696 П*

Эт	Тип прибора
4	КСК 20-2,696 П*
3	КСК 20-2,696 П*
2	КСК 20-2,696 П*

Эт	Тип прибора
4	КСК 20-1,226 П*
3	КСК 20-1,226 П*
2	КСК 20-1,226 П*

Эт	Тип прибора
4	КСК 20-1,835 КАИ
3	КСК 20-1,835 КАИ
2	КСК 20-1,835 КАИ


Эт	Тип прибора
4	КСК 20-2,206 КАИ* лев
3	КСК 20-2,206 КАИ* лев
2	КСК 20-2,206 КАИ* лев

Эт	Тип прибора
4	КСК 20-2,206 КАИ* лев
3	КСК 20-2,206 КАИ* лев
2	КСК 20-2,206 КАИ* лев

Инд.№ подл.
Погн. и gamma
Взам. инв. №

Указанные на чертеже типы вытяжных решеток принять ВР 120x200(н).

ИГП.06-02-0В1			
Комплекс многоэтажных жилых домов со встроенными нежилыми помещениями и подземными паркингами по ул. Орденосцев в Чкаловском районе г. Екатеринбурга			
Изм.	Кол.уч.	Лист	№ док.
Жилой дом №2 с офисами		Страница	Лист
План 2...4 этажей		Р	4
Гл. спец. Давыдова		06.06.	
Н. контр. Канопова		06.06.	
Проверил. Яковлева		06.06.	
Разработал. Ашихмин		06.06.	
ЖАО "Институт Гражданского Проектирования"		КОПИРОВАЛ	
		ФОРМАТ А2	

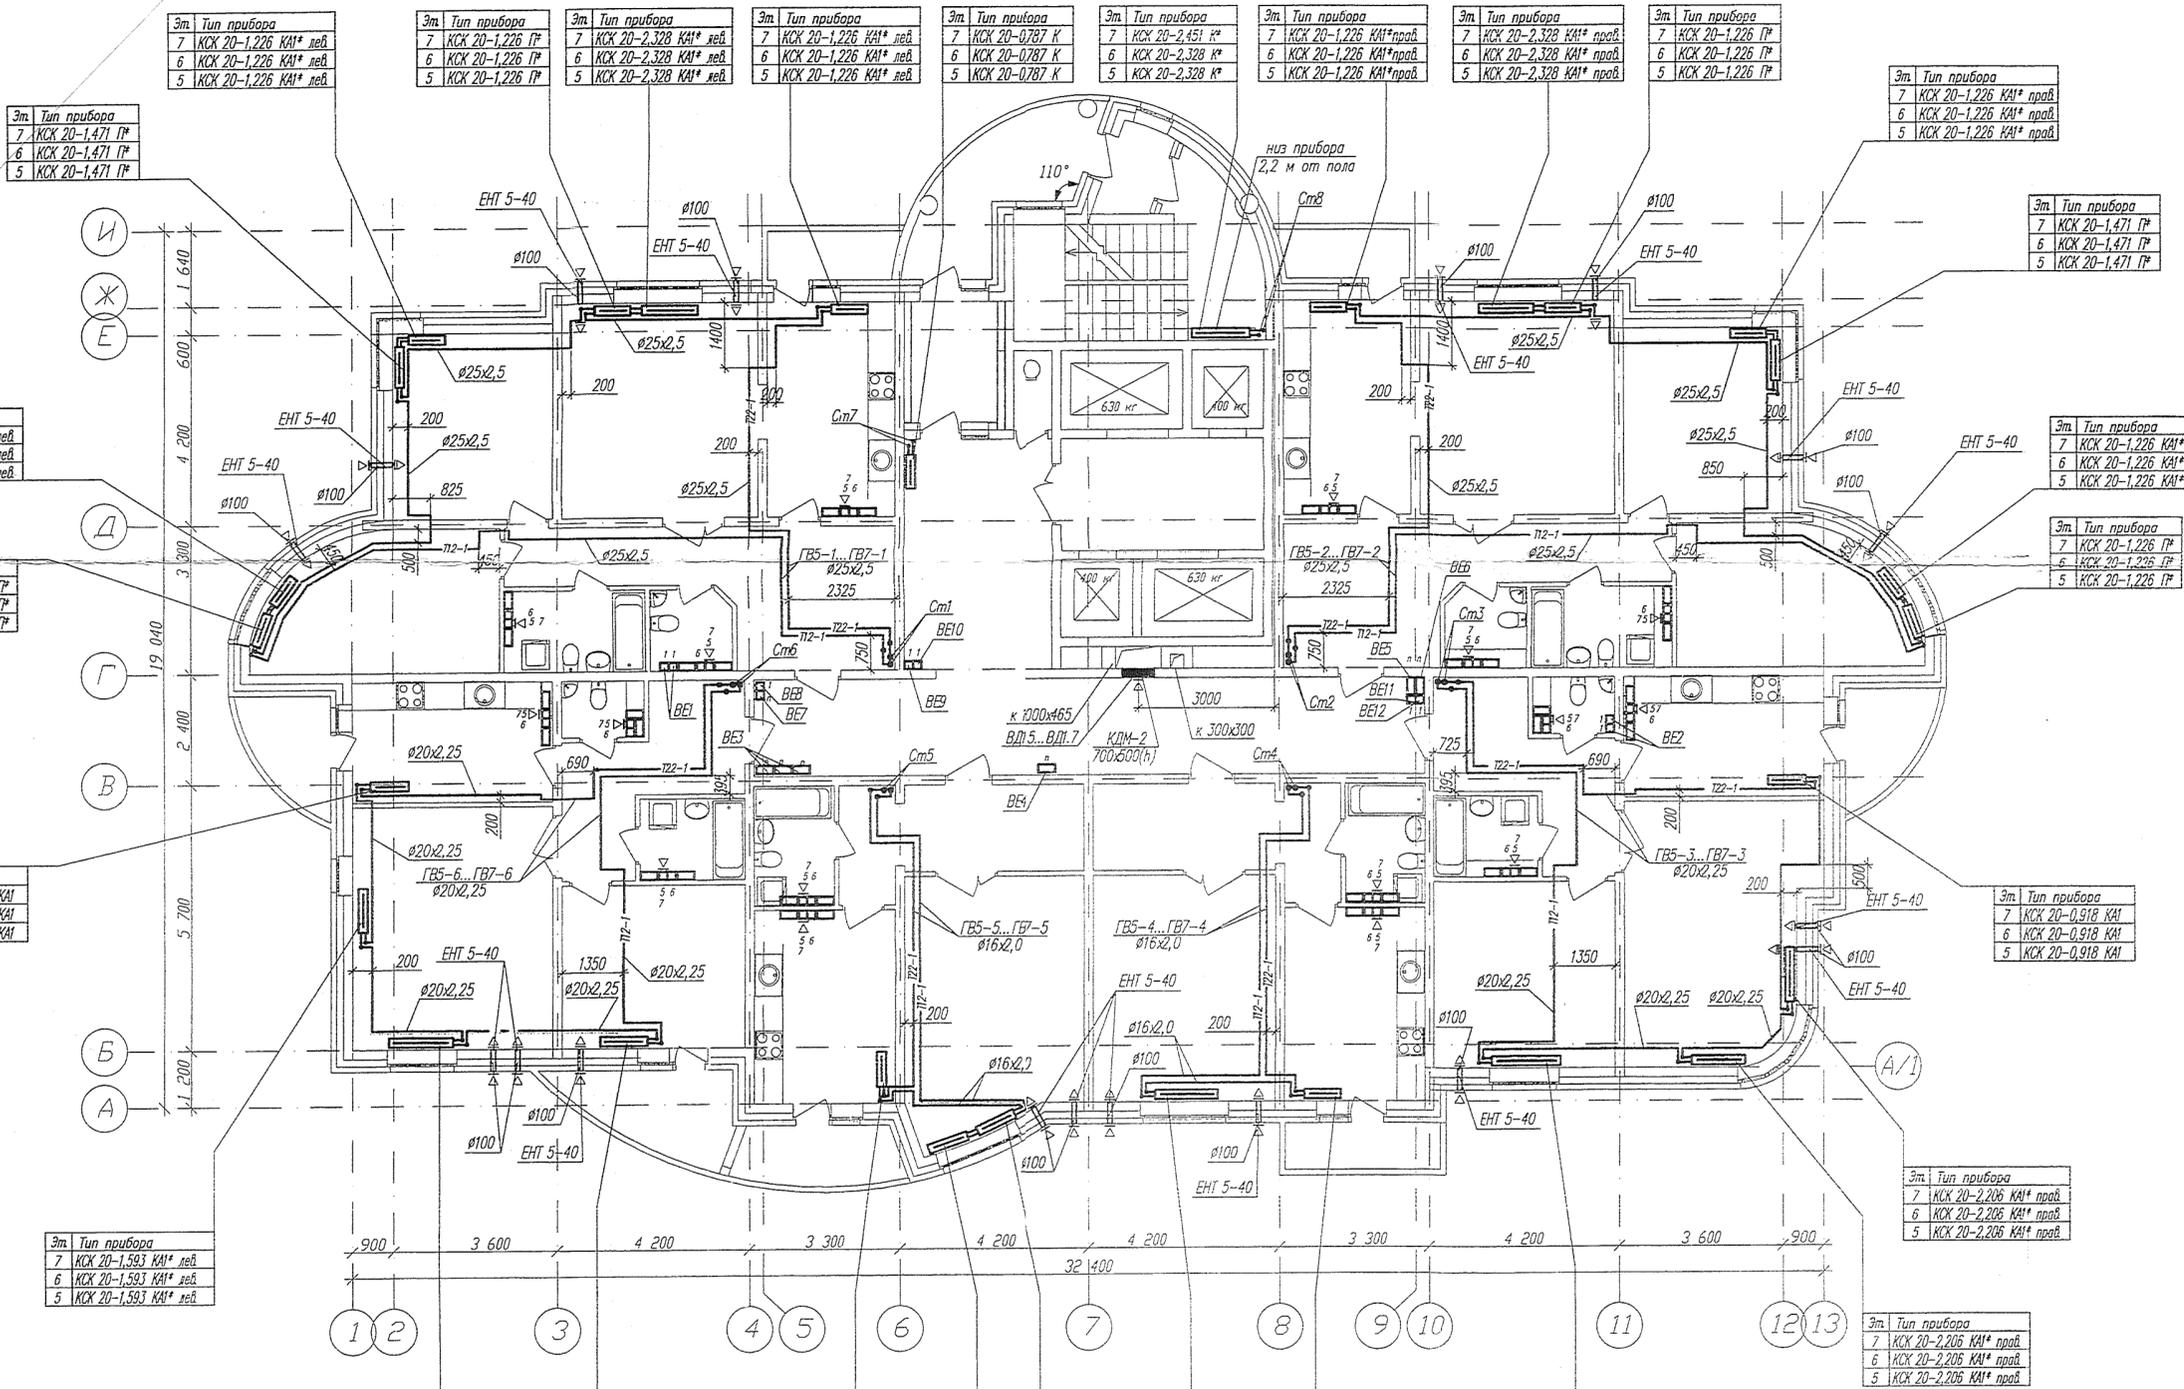

Эт. Тип прибора
7 КСК 20-1,226 КАИ* лев
6 КСК 20-1,226 КАИ* лев
5 КСК 20-1,471 П*

Эт. Тип прибора
7 КСК 20-1,226 КАИ* лев
6 КСК 20-1,226 КАИ* лев
5 КСК 20-1,226 КАИ* лев

Эт. Тип прибора
7 КСК 20-1,226 П*
6 КСК 20-1,226 П*
5 КСК 20-1,226 П*

Эт. Тип прибора
7 КСК 20-0,918 КАИ
6 КСК 20-0,918 КАИ
5 КСК 20-0,918 КАИ

Эт. Тип прибора
7 КСК 20-1,593 КАИ* лев
6 КСК 20-1,593 КАИ* лев
5 КСК 20-1,593 КАИ* лев

Эт. Тип прибора
7 КСК 20-2,328 КАИ* лев
6 КСК 20-1,226 П*
5 КСК 20-1,226 П*

Эт. Тип прибора
7 КСК 20-1,226 П*
6 КСК 20-1,226 П*
5 КСК 20-1,226 П*

Эт. Тип прибора
7 КСК 20-2,328 КАИ* лев
6 КСК 20-2,328 КАИ* лев
5 КСК 20-2,328 КАИ* лев

Эт. Тип прибора
7 КСК 20-1,226 КАИ* лев
6 КСК 20-1,226 КАИ* лев
5 КСК 20-1,226 КАИ* лев

Эт. Тип прибора
7 КСК 20-0,787 К
6 КСК 20-0,787 К
5 КСК 20-0,787 К

Эт. Тип прибора
7 КСК 20-2,451 К*
6 КСК 20-2,328 К*
5 КСК 20-2,328 К*

Эт. Тип прибора
7 КСК 20-1,226 КАИ* лев
6 КСК 20-1,226 КАИ* лев
5 КСК 20-1,226 КАИ* лев

Эт. Тип прибора
7 КСК 20-2,328 КАИ* лев
6 КСК 20-2,328 КАИ* лев
5 КСК 20-2,328 КАИ* лев

Эт. Тип прибора
7 КСК 20-1,226 П*
6 КСК 20-1,226 П*
5 КСК 20-1,226 П*

Эт. Тип прибора
7 КСК 20-1,226 КАИ* лев
6 КСК 20-1,226 КАИ* лев
5 КСК 20-1,226 КАИ* лев

Эт. Тип прибора
7 КСК 20-1,226 КАИ* лев
6 КСК 20-1,226 КАИ* лев
5 КСК 20-1,226 КАИ* лев

Эт. Тип прибора
7 КСК 20-1,471 П*
6 КСК 20-1,471 П*
5 КСК 20-1,471 П*

Эт. Тип прибора
7 КСК 20-1,226 КАИ* лев
6 КСК 20-1,226 КАИ* лев
5 КСК 20-1,226 КАИ* лев

Эт. Тип прибора
7 КСК 20-1,226 П*
6 КСК 20-1,226 П*
5 КСК 20-1,226 П*

Эт. Тип прибора
7 КСК 20-0,918 КАИ
6 КСК 20-0,918 КАИ
5 КСК 20-0,918 КАИ

Эт. Тип прибора
7 КСК 20-2,206 КАИ* лев
6 КСК 20-2,206 КАИ* лев
5 КСК 20-2,206 КАИ* лев

Эт. Тип прибора
7 КСК 20-2,819 КАИ* лев
6 КСК 20-2,819 КАИ* лев
5 КСК 20-2,819 КАИ* лев

Эт. Тип прибора
7 КСК 20-1,838 КАИ* лев
6 КСК 20-1,838 КАИ* лев
5 КСК 20-1,838 КАИ* лев

Эт. Тип прибора
7 КСК 20-1,226 К*
6 КСК 20-1,226 К*
5 КСК 20-1,226 К*

Эт. Тип прибора
7 КСК 20-2,696 К*
6 КСК 20-2,696 К*
5 КСК 20-2,696 К*

Эт. Тип прибора
7 КСК 20-1,226 К*
6 КСК 20-1,226 К*
5 КСК 20-1,226 К*

Эт. Тип прибора
7 КСК 20-1,835 КАИ
6 КСК 20-1,835 КАИ
5 КСК 20-1,835 КАИ


Эт. Тип прибора
7 КСК 20-1,348 К*
6 КСК 20-1,348 К*
5 КСК 20-1,471 П*

Эт. Тип прибора
7 КСК 20-1,471 П*
6 КСК 20-1,471 П*
5 КСК 20-1,471 П*

Указанные на чертеже типы вытяжных решеток принять ВР 120x200(н).

Имя/№ подг.
Полн. и дата
Взам. инв. №

ИП.06-02-0В1				
Комплекс многоэтажных жилых домов со встроенными нежилыми помещениями и подземными паркингами по ул. Орденосцев в Чкаловском районе г. Екатеринбург				
Изм.	Кол-во	Лист № док.	Подпись	Дата
Жилой дом №2 с офисами			Стадия	Лист
План 5...7 этажей			Р	5
Гл. спец. Шабкунова			06.06.	
Н. контр. Канюкова			06.06.	
Проверил. Яковлева			06.06.	
Разработал. Ашишмин			06.06.	
Жилой дом №2 с офисами			3АО "Институт Гражданского Проектирования"	
КОПИРОВАЛ			ФОРМАТ А2	

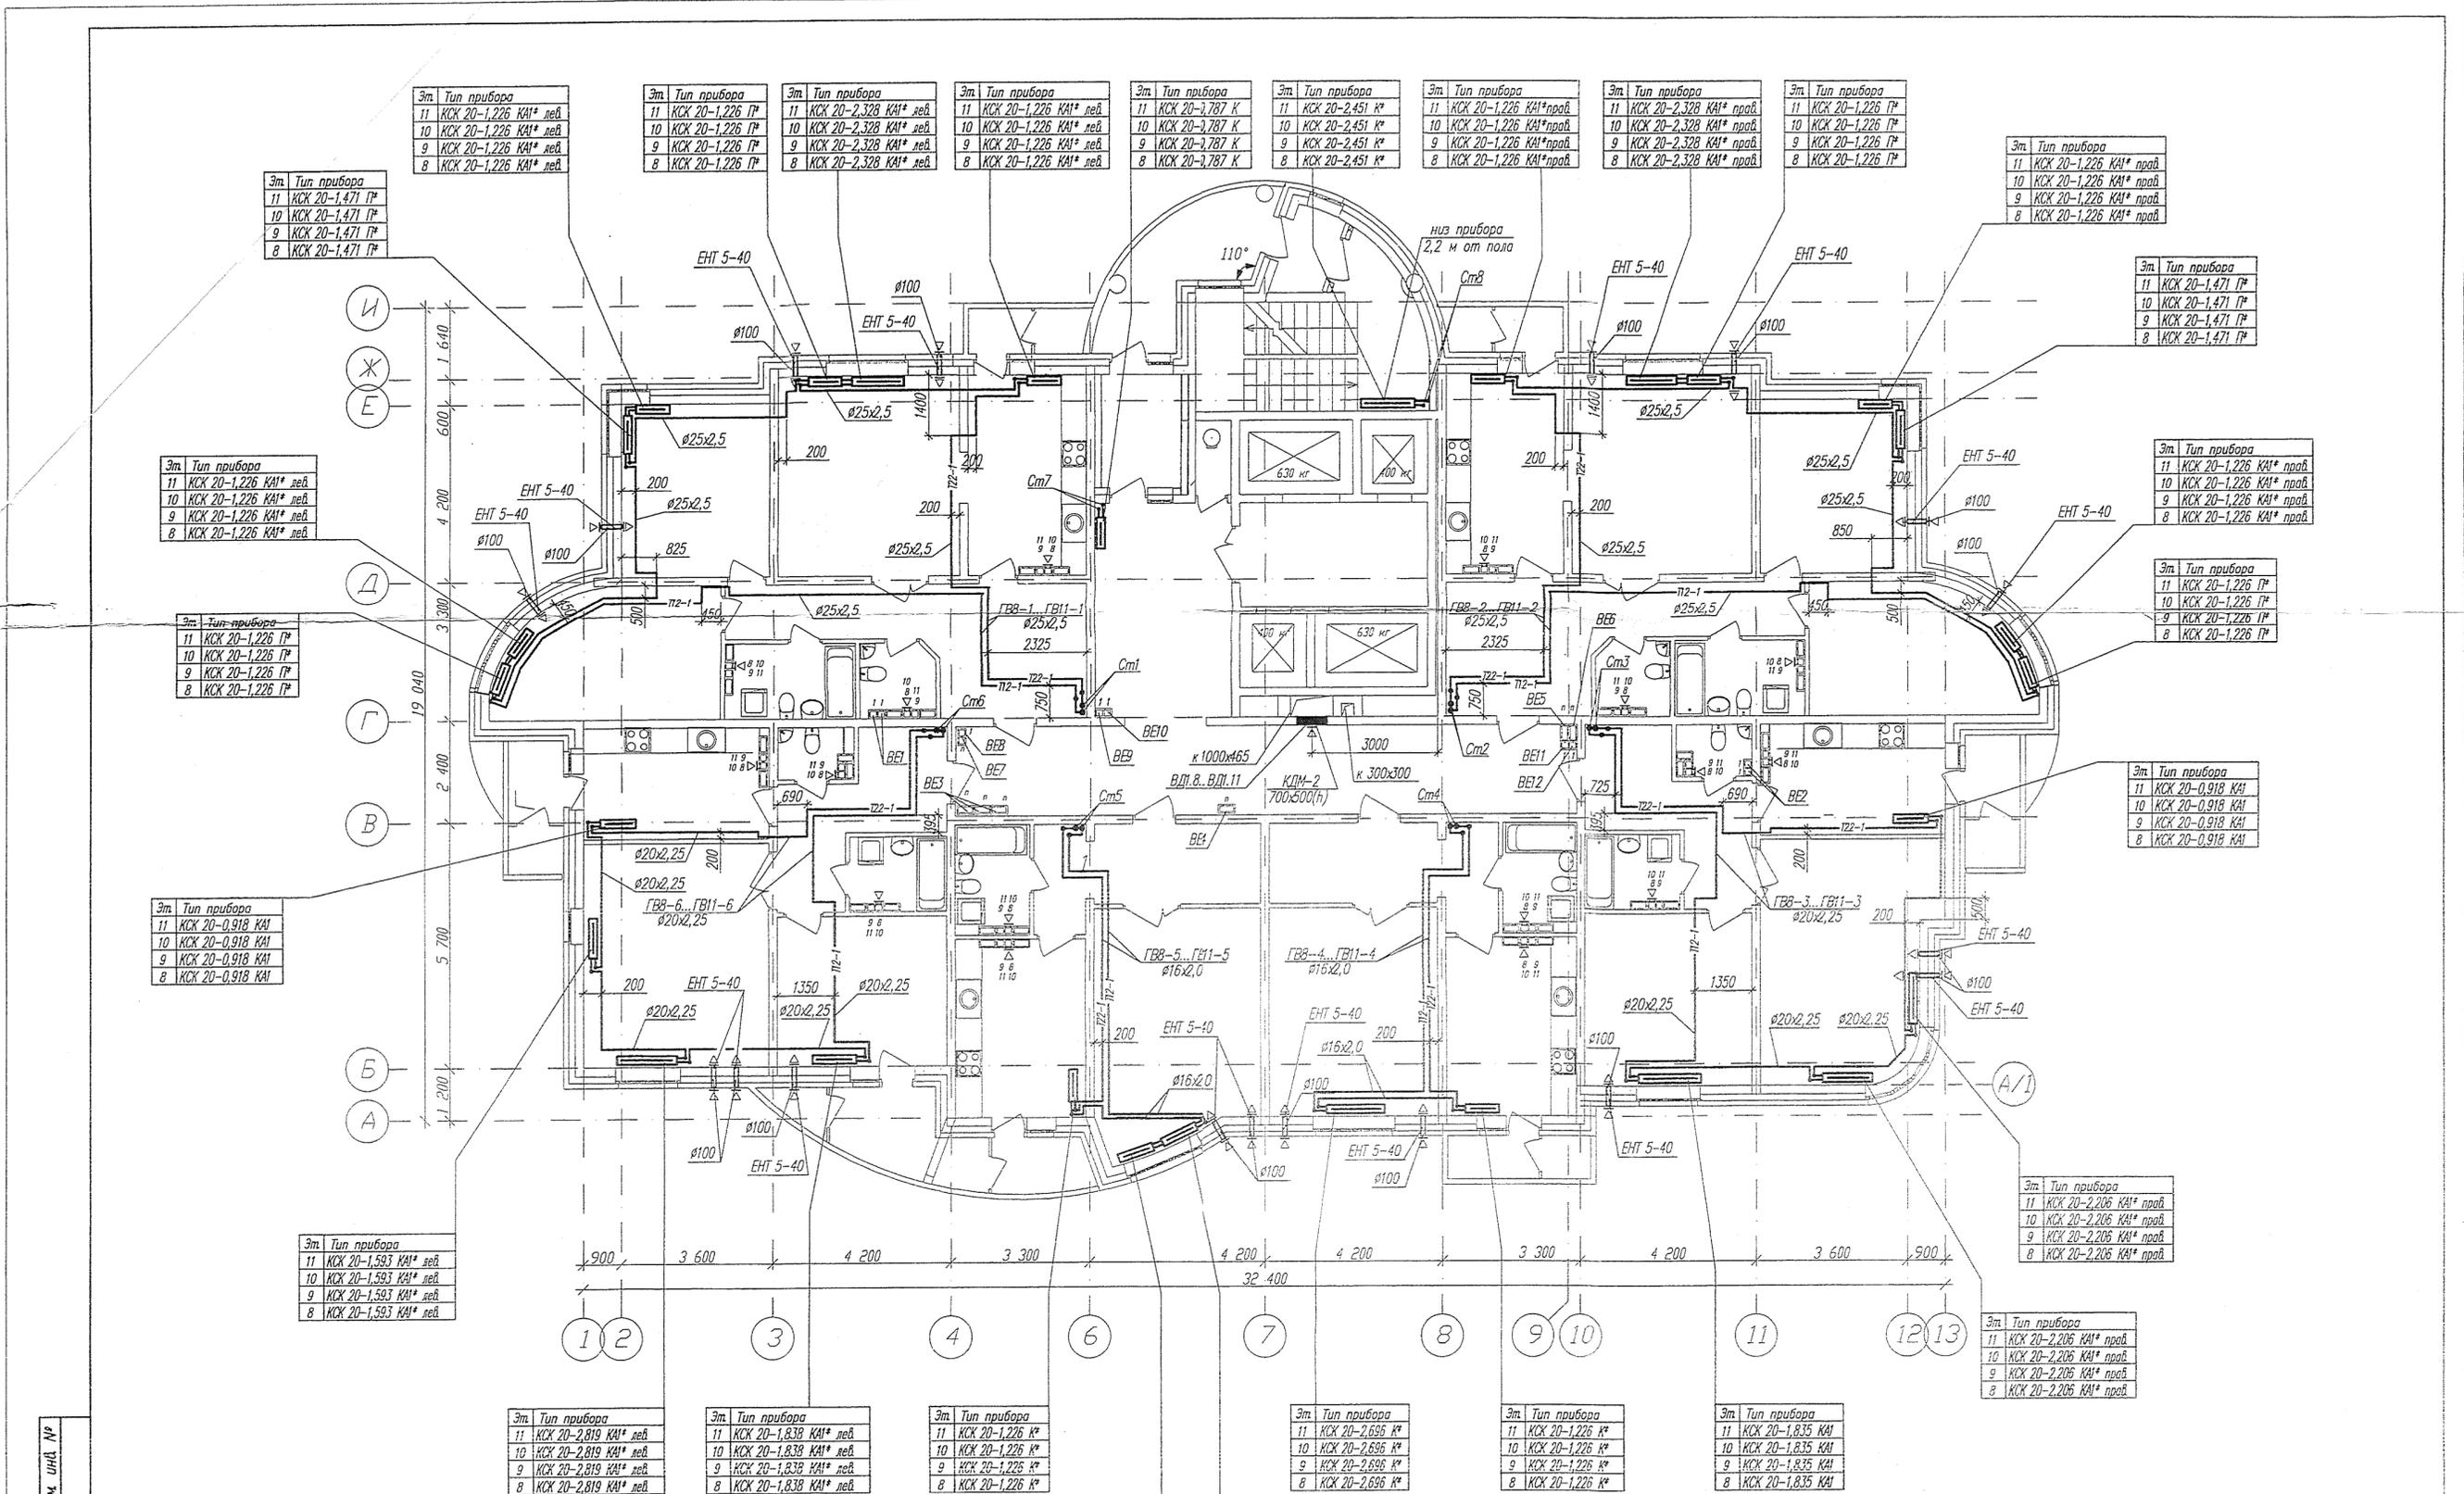


Указанные на чертеже типы вытяжных решеток принять ВР 120x200(н).

Изд. № подл. Погр. и дата. Взам. инд. №


ИГП.06-02-0В1							
Комплекс многоэтажных жилых домов со встроенными нежилыми помещениями и подземными паркингами по ул. Орденосцев в Чкаловском районе г. Екатеринбург							
Изм.	Кол.ч.	Лист/№ док.	Подпись	Дата			
Жилой дом №2 с офисами					Стация	Лист	Листов
План 8...11 этажей					Р	6	
КОПИРОВАЛ					3АО "Институт Гражданского Проектирования"		
КОПИРОВАЛ					ФОРМАТ А2		

Имя и фамилия
Подпись и дата
Взам. инв. №

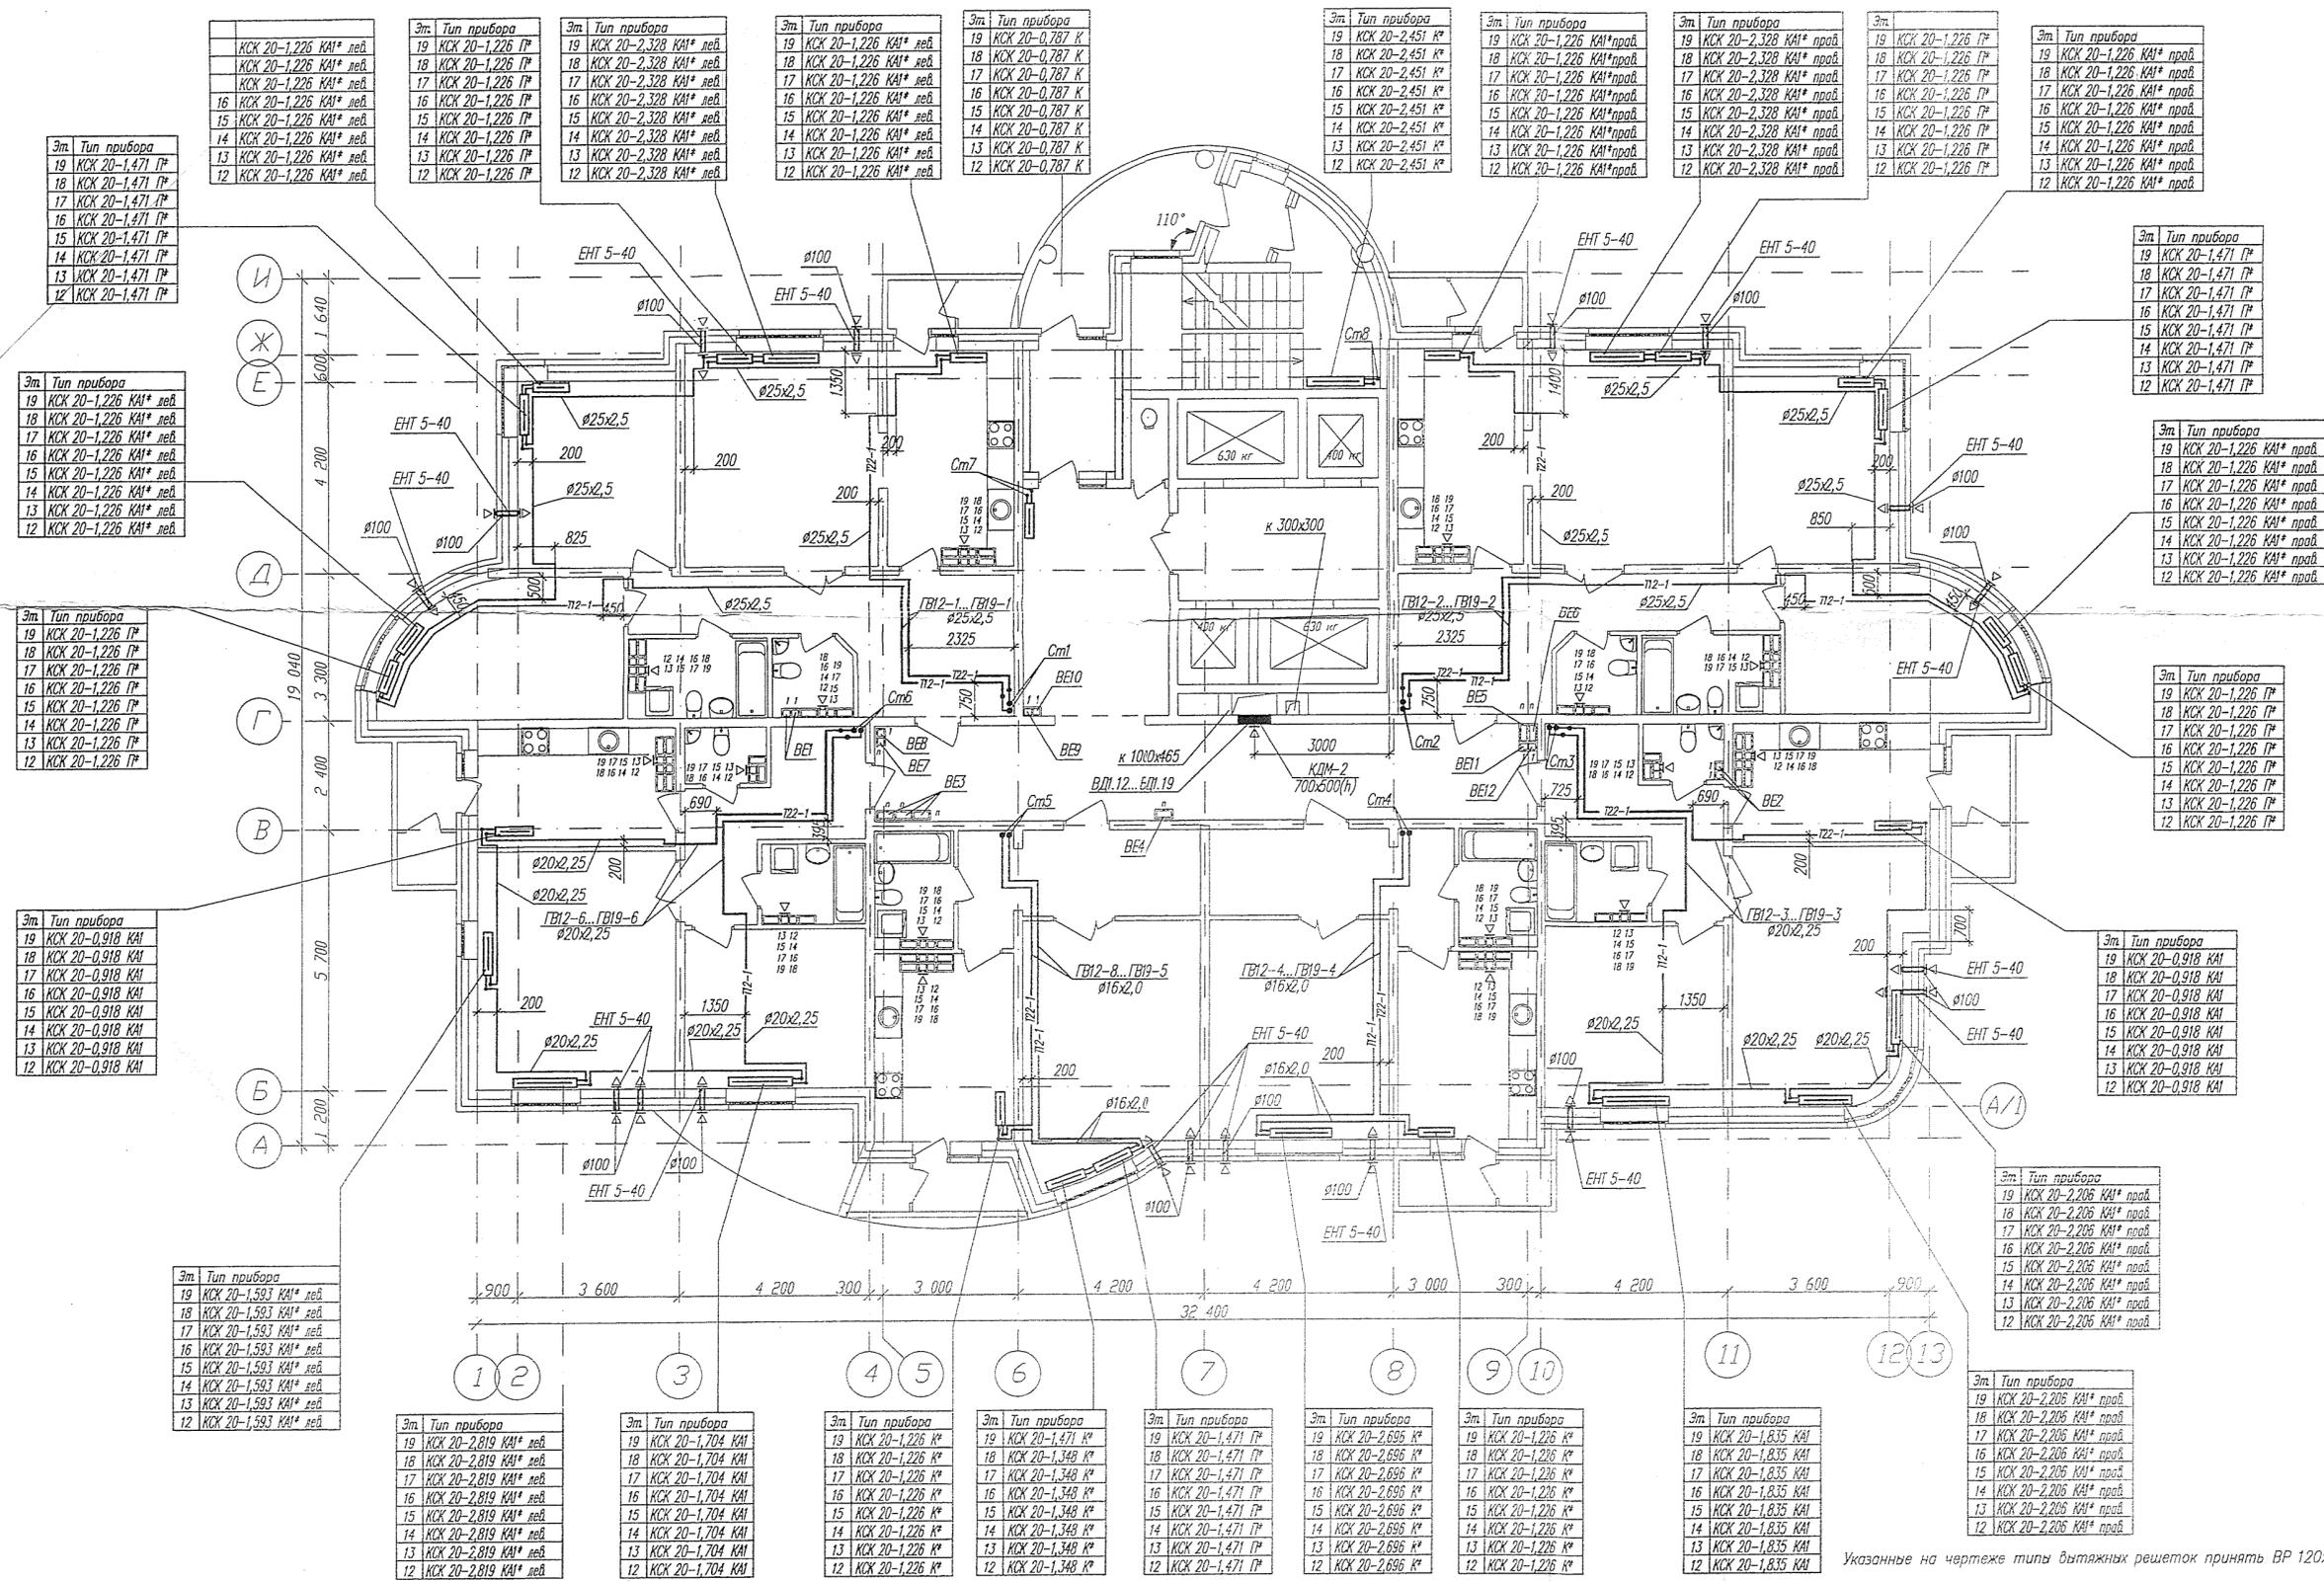

Указанные на чертеже типы вытяжных решеток принять ВР 120x200(н).

ИГП.06-02-0В1				
Комплекс многоэтажных жилых домов со встроенными нежилыми помещениями и подземными паркингами по ул. Орденаносцев в Чкаловском районе г. Екатеринбурга				
Изм.	Кол.уч.	Лист № док.	Подпись	Дата
Жилой дом №2 с офисами			Стадия	Лист
			Р	7
План 12...19 этажей			ЗАО "Институт Гражданского Проектирования"	
Гл. спец.	Шабунцова	06.06.		
Н. контр.	Кононова	06.06.		
Проверил	Яковлева	06.06.		
Разработал	Ашишкин	06.06.		

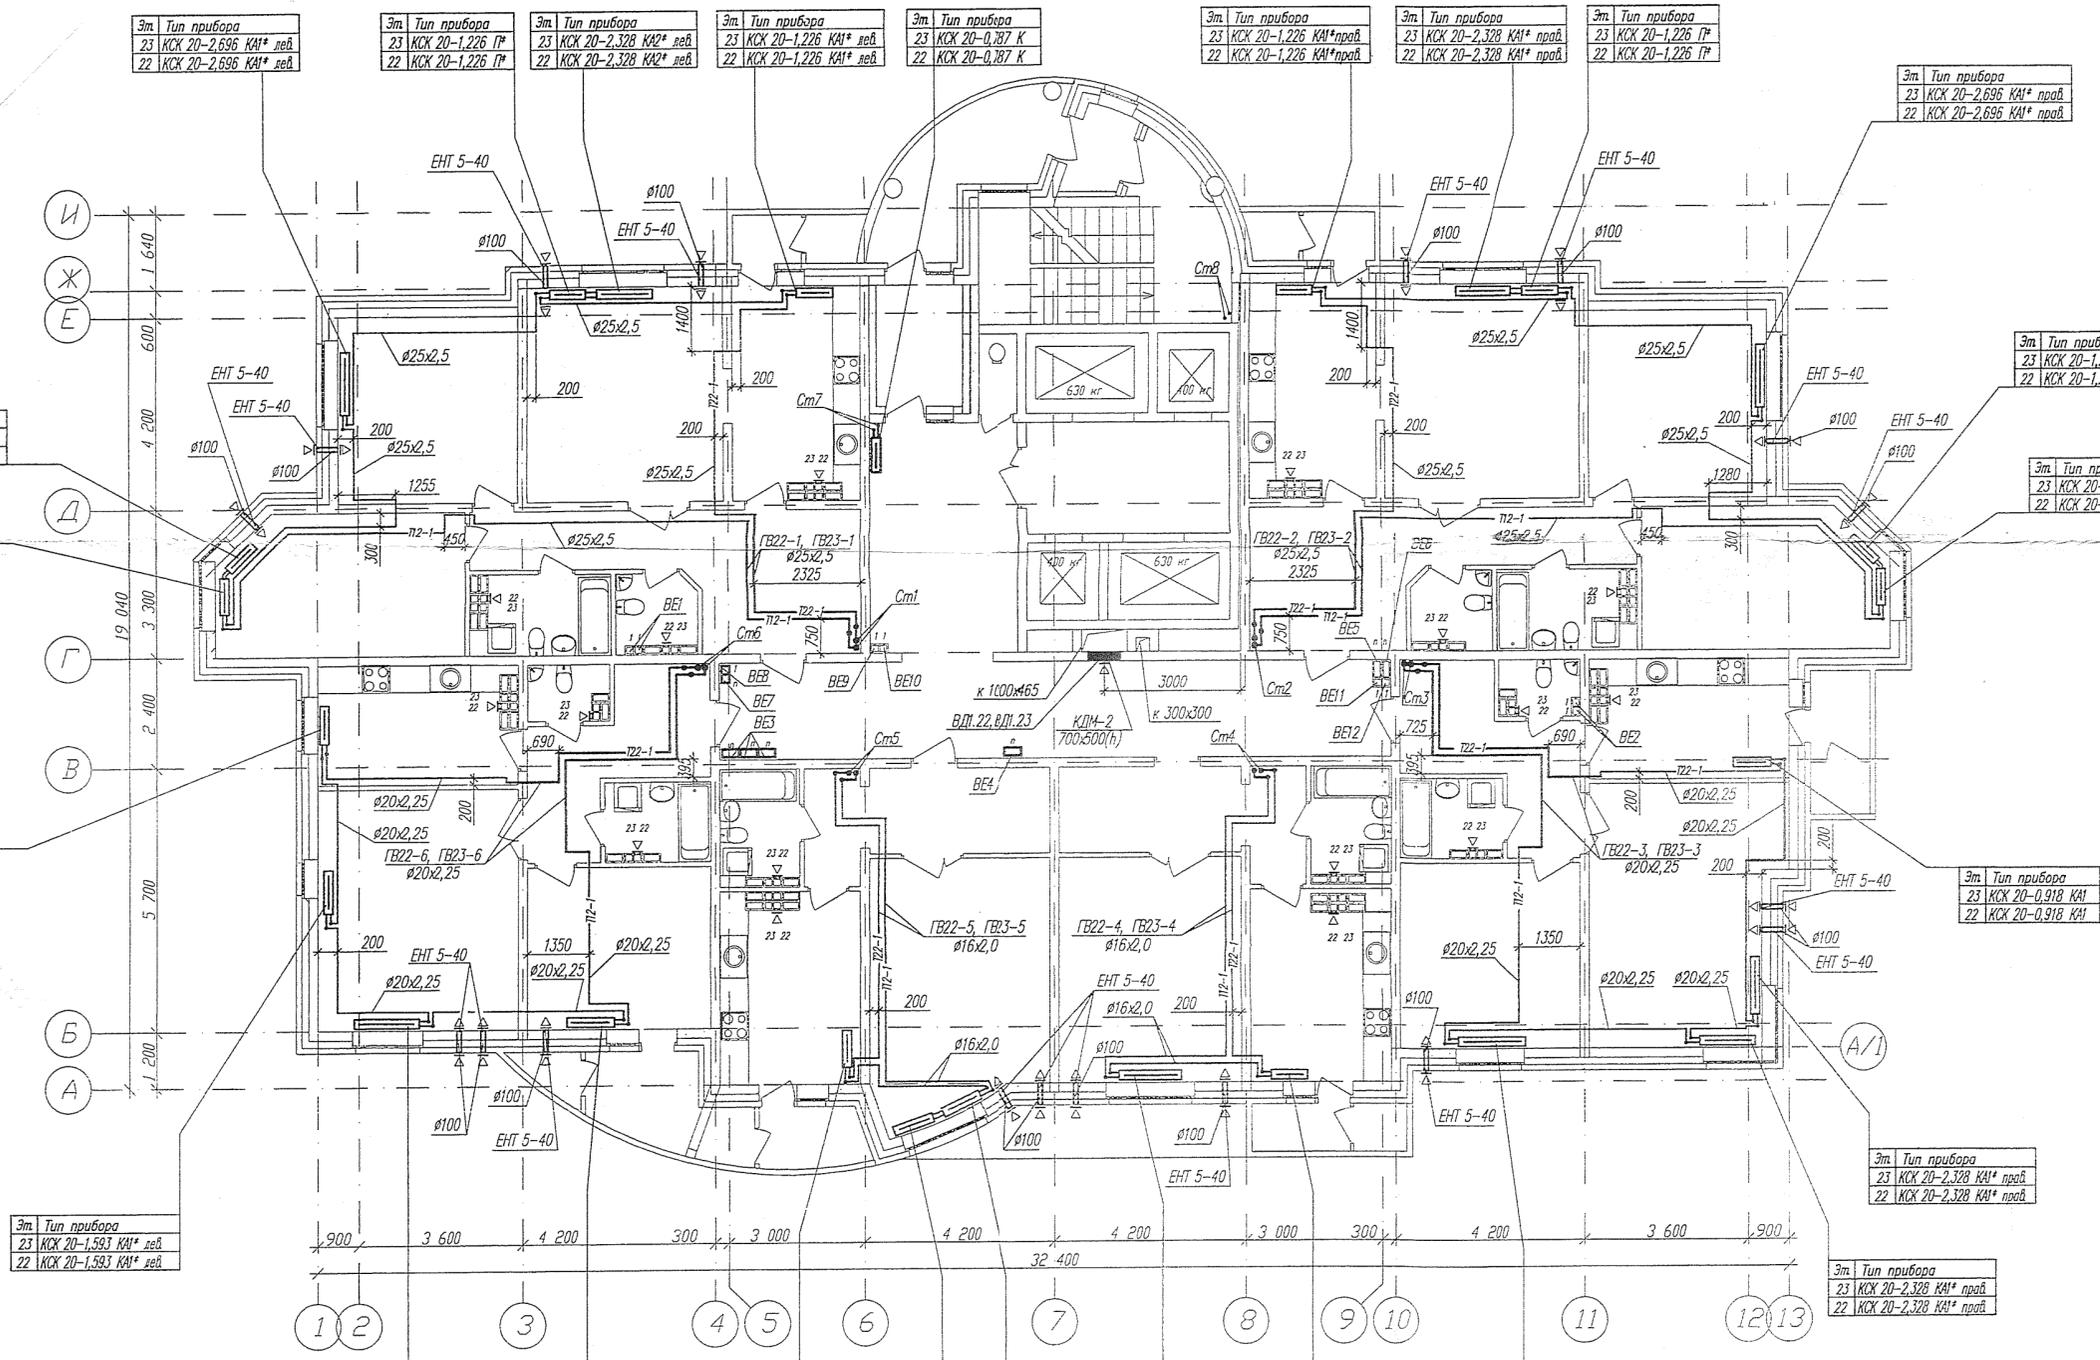

Эт. Тип прибора
23 КСК 20-2,696 КАИ* лев.
22 КСК 20-2,696 КАИ* лев.

Эт. Тип прибора
23 КСК 20-1,226 П*

Эт. Тип прибора
23 КСК 20-2,328 КАИ* лев.
22 КСК 20-2,328 КАИ* лев.

Эт. Тип прибора
23 КСК 20-1,226 КАИ* лев.
22 КСК 20-1,226 КАИ* лев.

Эт. Тип прибора
23 КСК 20-0,187 К
22 КСК 20-0,187 К

Эт. Тип прибора
23 КСК 20-1,226 КАИ* лев.
22 КСК 20-1,226 КАИ* лев.

Эт. Тип прибора
23 КСК 20-2,328 КАИ* лев.
22 КСК 20-2,328 КАИ* лев.

Эт. Тип прибора
23 КСК 20-1,226 П*

Эт. Тип прибора
23 КСК 20-2,696 КАИ* лев.
22 КСК 20-2,696 КАИ* лев.

Эт. Тип прибора
23 КСК 20-1,226 КАИ* лев.
22 КСК 20-1,226 КАИ* лев.

Эт. Тип прибора
23 КСК 20-1,226 П*

Эт. Тип прибора
23 КСК 20-0,918 КАИ
22 КСК 20-0,918 КАИ

Эт. Тип прибора
23 КСК 20-1,593 КАИ* лев.
22 КСК 20-1,593 КАИ* лев.

Эт. Тип прибора
23 КСК 20-1,226 КАИ* лев.
22 КСК 20-1,226 КАИ* лев.

Эт. Тип прибора
23 КСК 20-1,226 П*

Эт. Тип прибора
23 КСК 20-0,918 КАИ
22 КСК 20-0,918 КАИ

Эт. Тип прибора
23 КСК 20-2,328 КАИ* лев.
22 КСК 20-2,328 КАИ* лев.

Эт. Тип прибора
23 КСК 20-2,328 КАИ* лев.
22 КСК 20-2,328 КАИ* лев.

Эт. Тип прибора
23 КСК 20-2,819 КАИ* лев.
22 КСК 20-2,819 КАИ* лев.

Эт. Тип прибора
23 КСК 20-1,838 КАИ* лев.
22 КСК 20-1,838 КАИ* лев.

Эт. Тип прибора
23 КСК 20-1,226 К*

Эт. Тип прибора
23 КСК 20-1,348 К*

Эт. Тип прибора
23 КСК 20-1,471 П*

Эт. Тип прибора
23 КСК 20-2,696 К*


Эт. Тип прибора
23 КСК 20-1,226 К*

Эт. Тип прибора
23 КСК 20-1,835 КАИ
22 КСК 20-1,835 КАИ

Указанные на чертеже типы вытяжных решеток принять ВР 120x200(н).

Инв.№ подл. Погр. и дата. Этом. инв. №


				ИГП.06-02-0В1		
				Комплекс многоэтажных жилых домов со встроенными нежилыми помещениями и подземными паркингами по ул. Орденосцев в Чкаловском районе г. Екатеринбурга		
Изм.	Кол.уч.	Лист №	ак.	Подпись	Дата	
				Жилой дом №2 с офисами		Стадия Р
				План 22,23 этажей		Лист 9
Гл. спец.	Ишадкунова			06.06.		
Н. контр.	Коновина			06.06.		
Проверил	Яковлева			06.06.		
Разработал	Ашишмин			06.06.		
				ЗАО "Институт Гражданского Проектирования"		
				КОПИРОВАЛ		ФОРМАТ А2

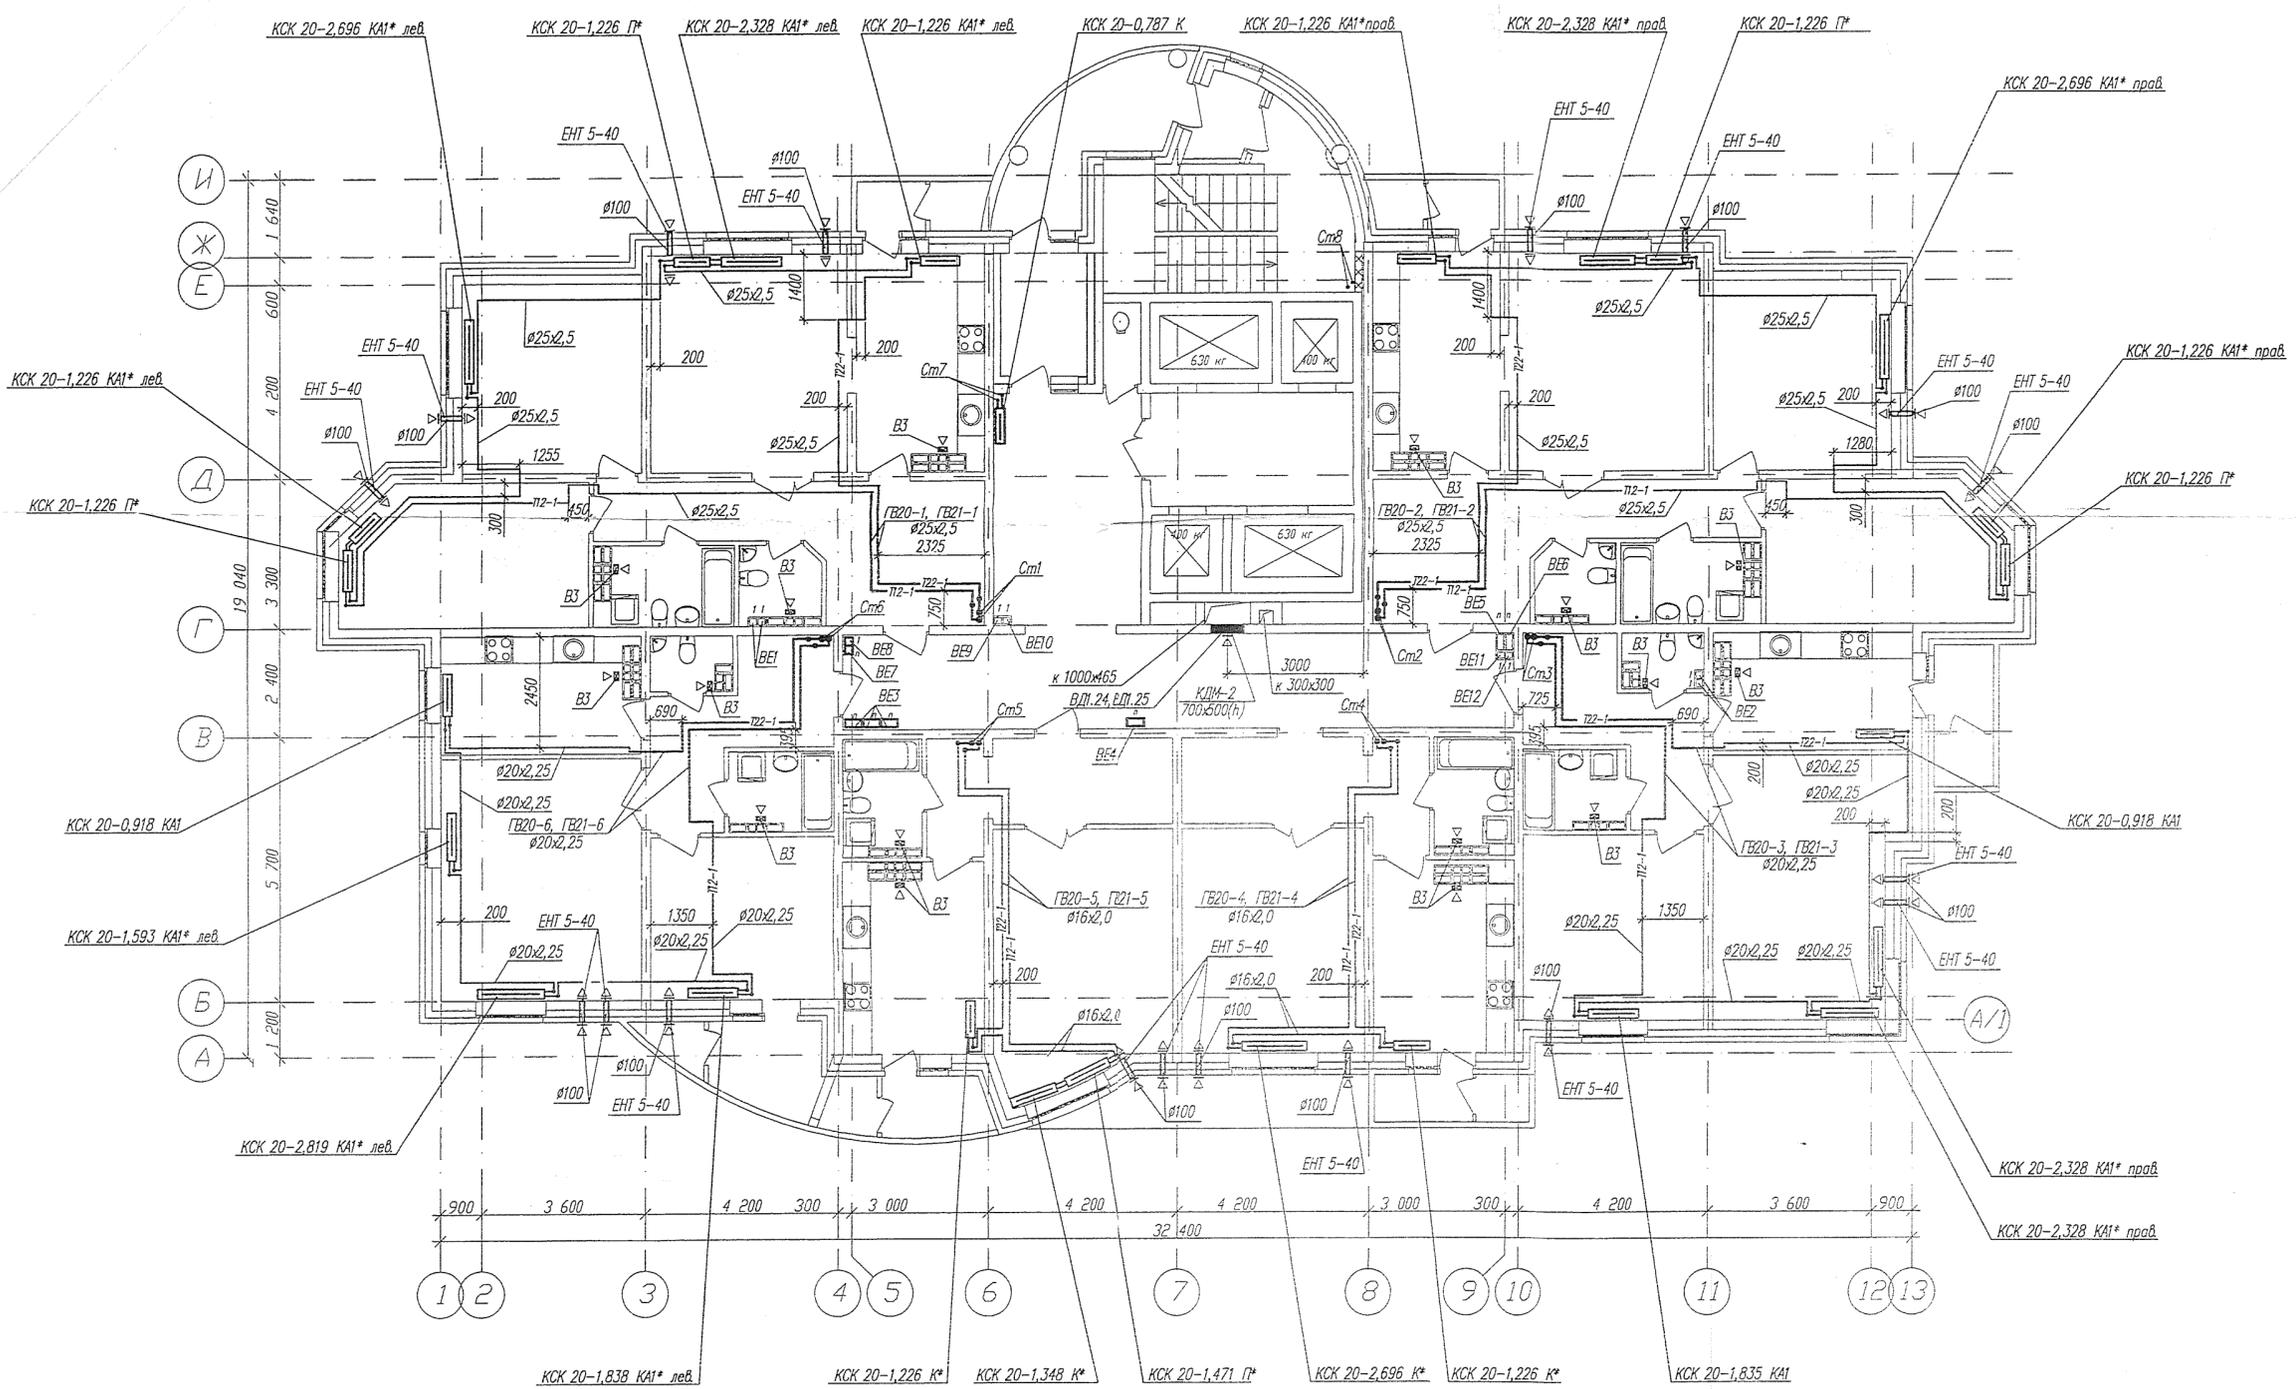

Указанные на планах вентиляторы принимать P100

Инв. № подл.
Лист и дата
Всак инв. №

ИГЛ.06-02-0В1				
Комплекс многоэтажных жилых домов со встроенными нежилыми помещениями и подземными паркингами по ул. Орденосцев в Чкаловском районе г. Екатеринбурга				
Изм.	Кол.уч.	Лист № док.	Подпись	Дата
Гл. спец.	Шабунцова			06.06.
Н. контр.	Канопова			06.06.
Проверил	Яковлева			06.06.
Разработал	Ашишмин			06.06.
жилой дом №2				Стадия
План 24 этажа				Лист
				Листов
				Р
				10
				3А0
				"Институт Гражданского Проектирования"
КОПИРОВАЛ				ФОРМАТ А2

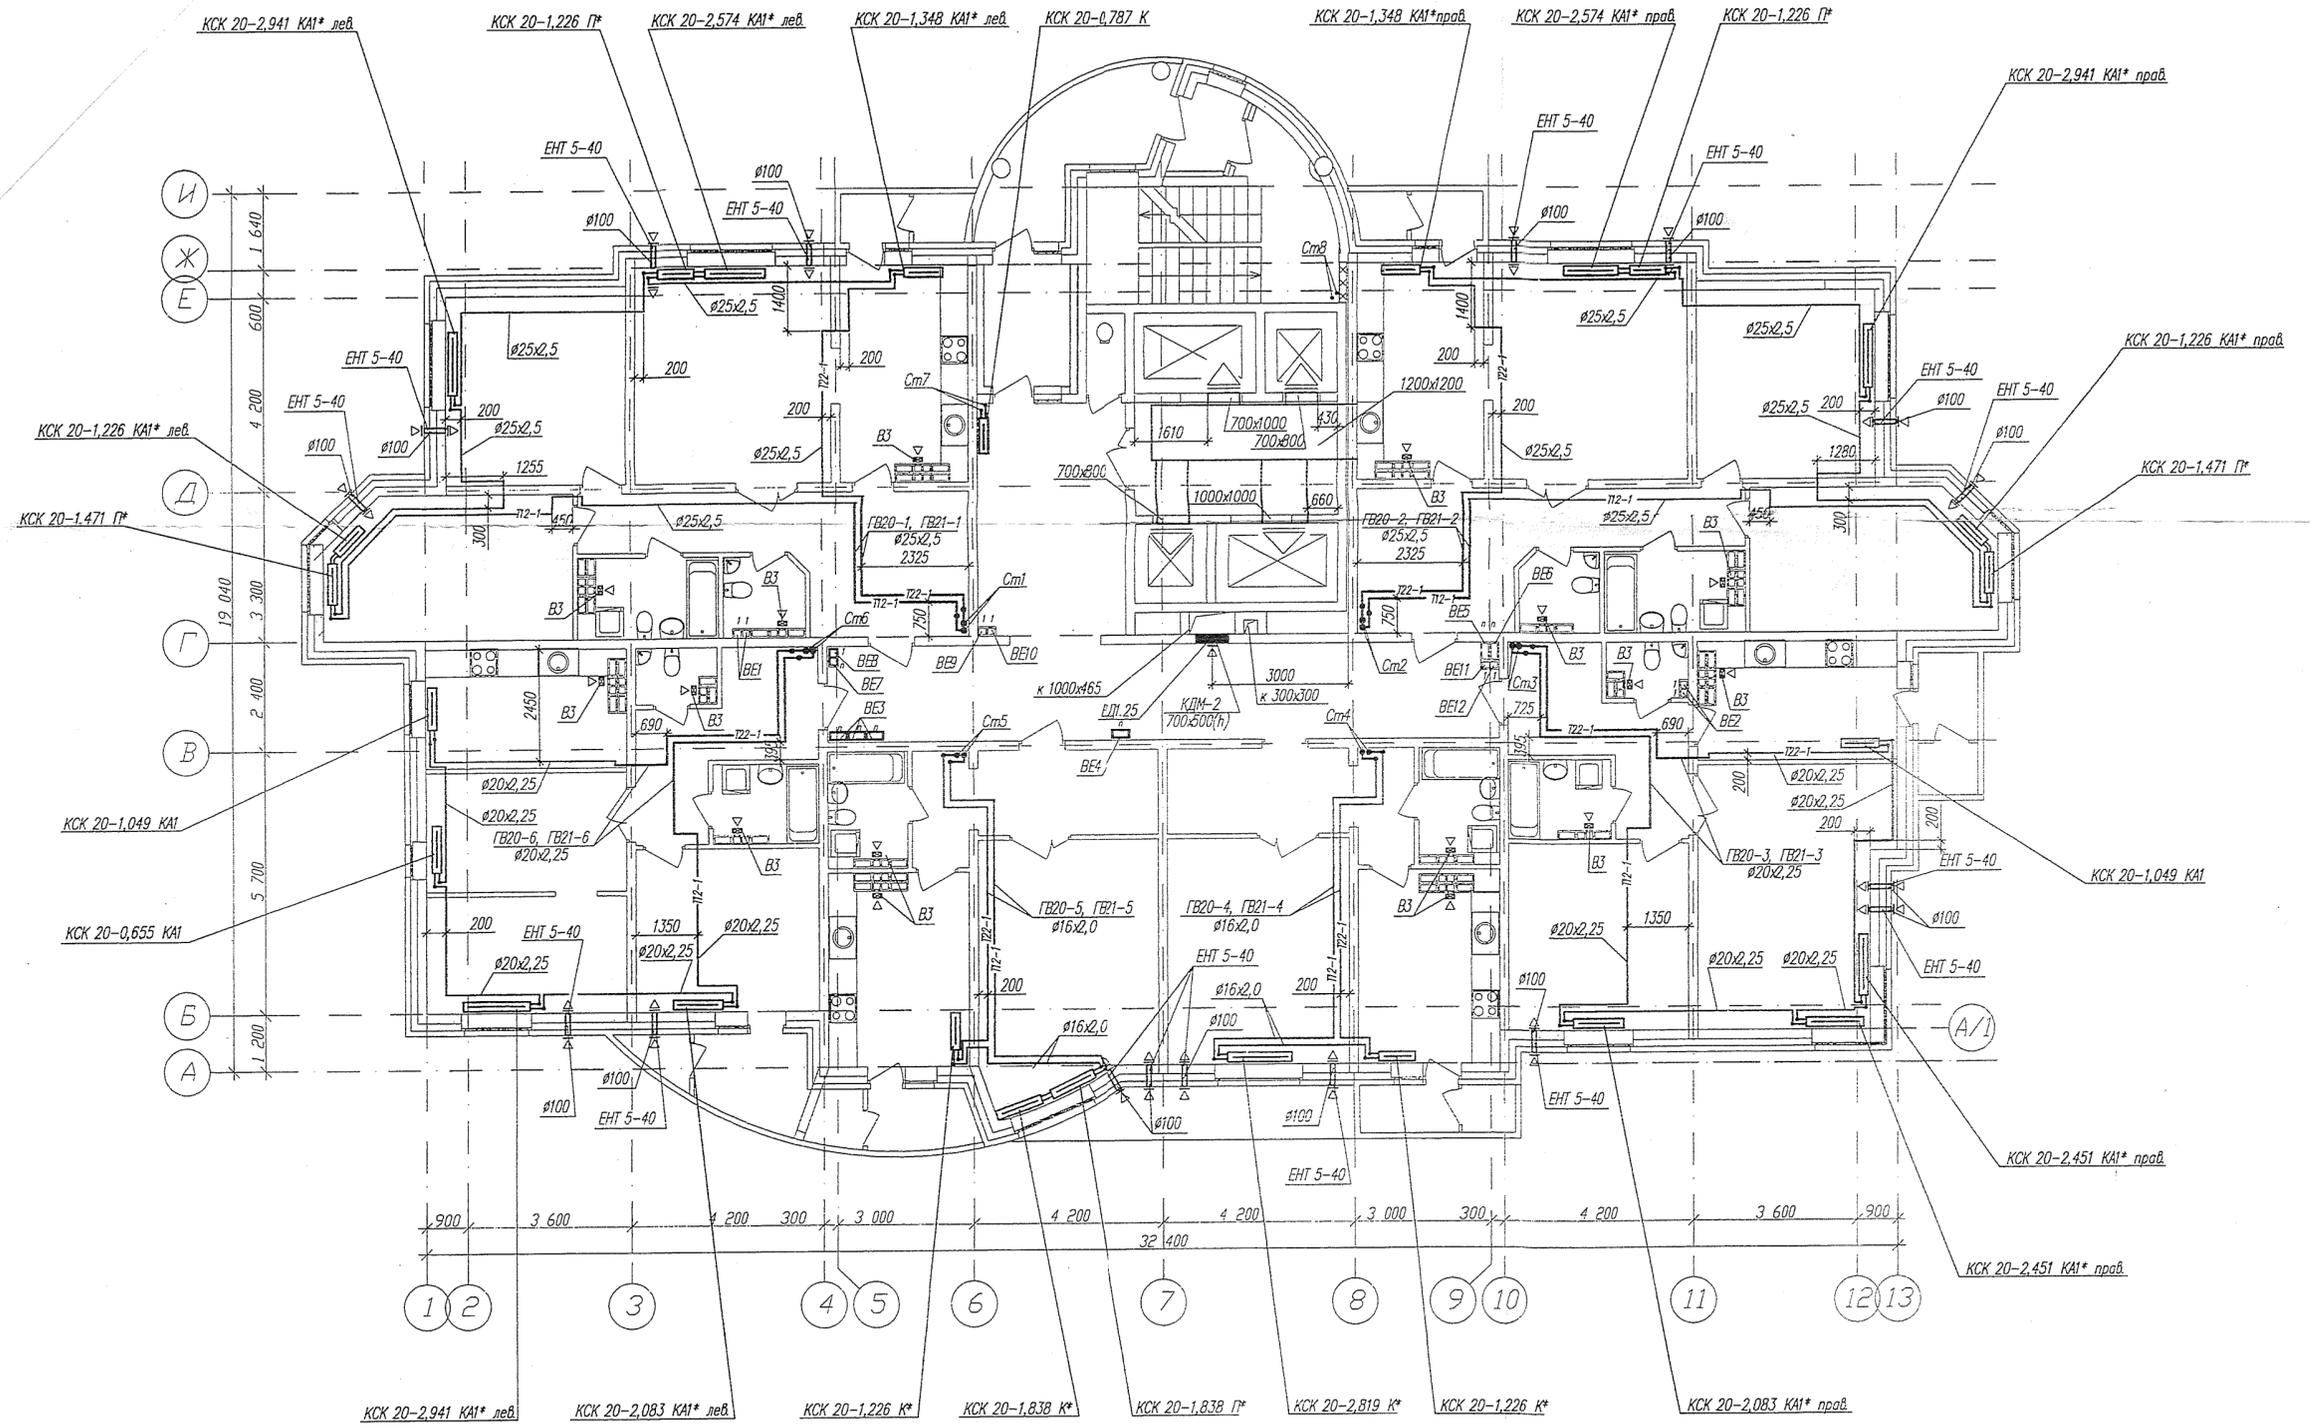

Указанные на планах вентиляторы принимать P100

Инв. № подл.
Попр. и дата
Взам. инв. №

ИГЛ.06-02-0В1									
Комплекс многоэтажных жилых домов со встроенными нежилыми помещениями и подземными паркингами по ул. Орденосцев в Чкаловском районе г. Екатеринбург									
Изм.	Колуч.	Лист	№ док.	Подпись	Дата	жилой дом №2	Стадия	Лист	Листов
								P	11
Гл. спец.	Шаджурова				06.06.	План 25 этажа	3АО "Институт Гражданского Проектирования"		
Н. контр.	Кононова				06.06.				
Проверил	Яковлева				06.06.				
Разработал	Ашхикин				06.06.				

КОПИРОВАЛ

ФОРМАТ А2