


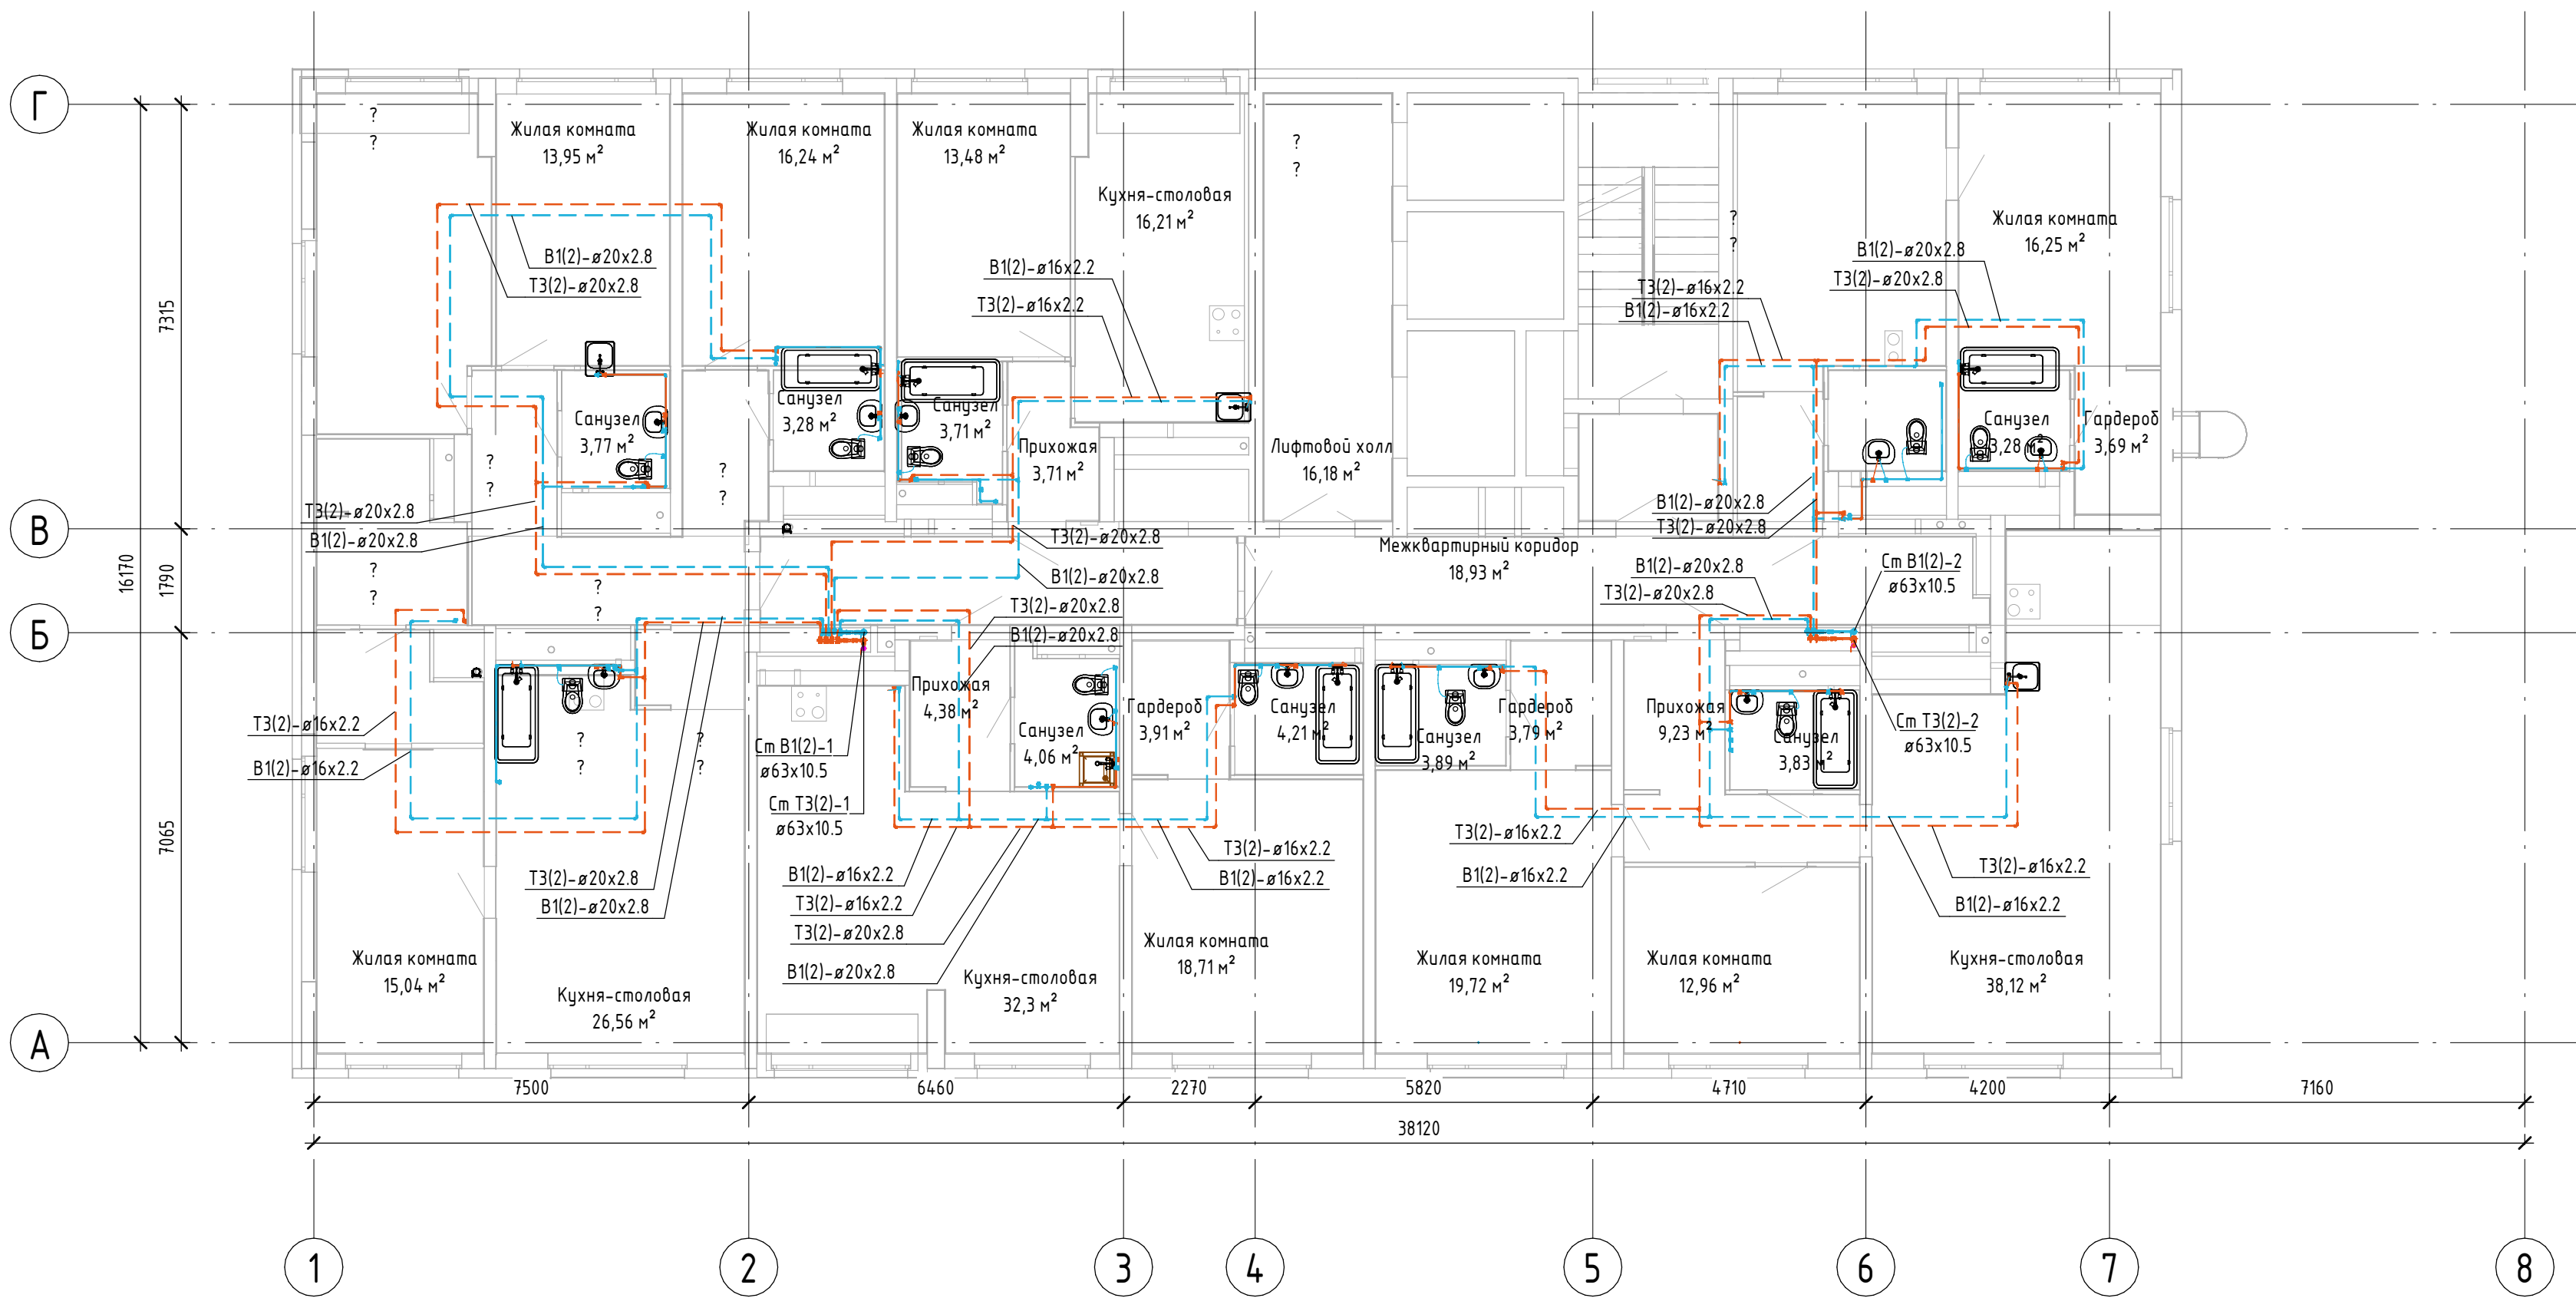

Примечание:
1. Трубопроводы В1, ТЗ от коллектора до санузлов квартир проложить в полу в гофре. Гофра условно не показана.
2. Мойки показаны условно, не учтены в спецификации, устанавливаются собственником жилья.

						048/4-10.22-00-ВК1			
						Комплексная застройка в квартале улиц Фрунзе-Белинского-Щорса-Степана Разина, в Ленинском районе г. Екатеринбурга. Этап №1.2			
						Односекционный жилой дом.			
Изм.	Кол.ч	Лист	№ док.	Подп.	Дата	Внутренний водопровод и канализация. 2 - 28 этаж, чердак, кровля.	Стадия	Лист	Листов
Разраб.		Кострулева					Р	15	
						План 28-го этажа с системами В1(2), ТЗ(2), Т4(2)	 ИНПАД проектирование обследование зданий навесные фасады		
Н. контр.		Костылева							
ГИП		Кузнецов							