


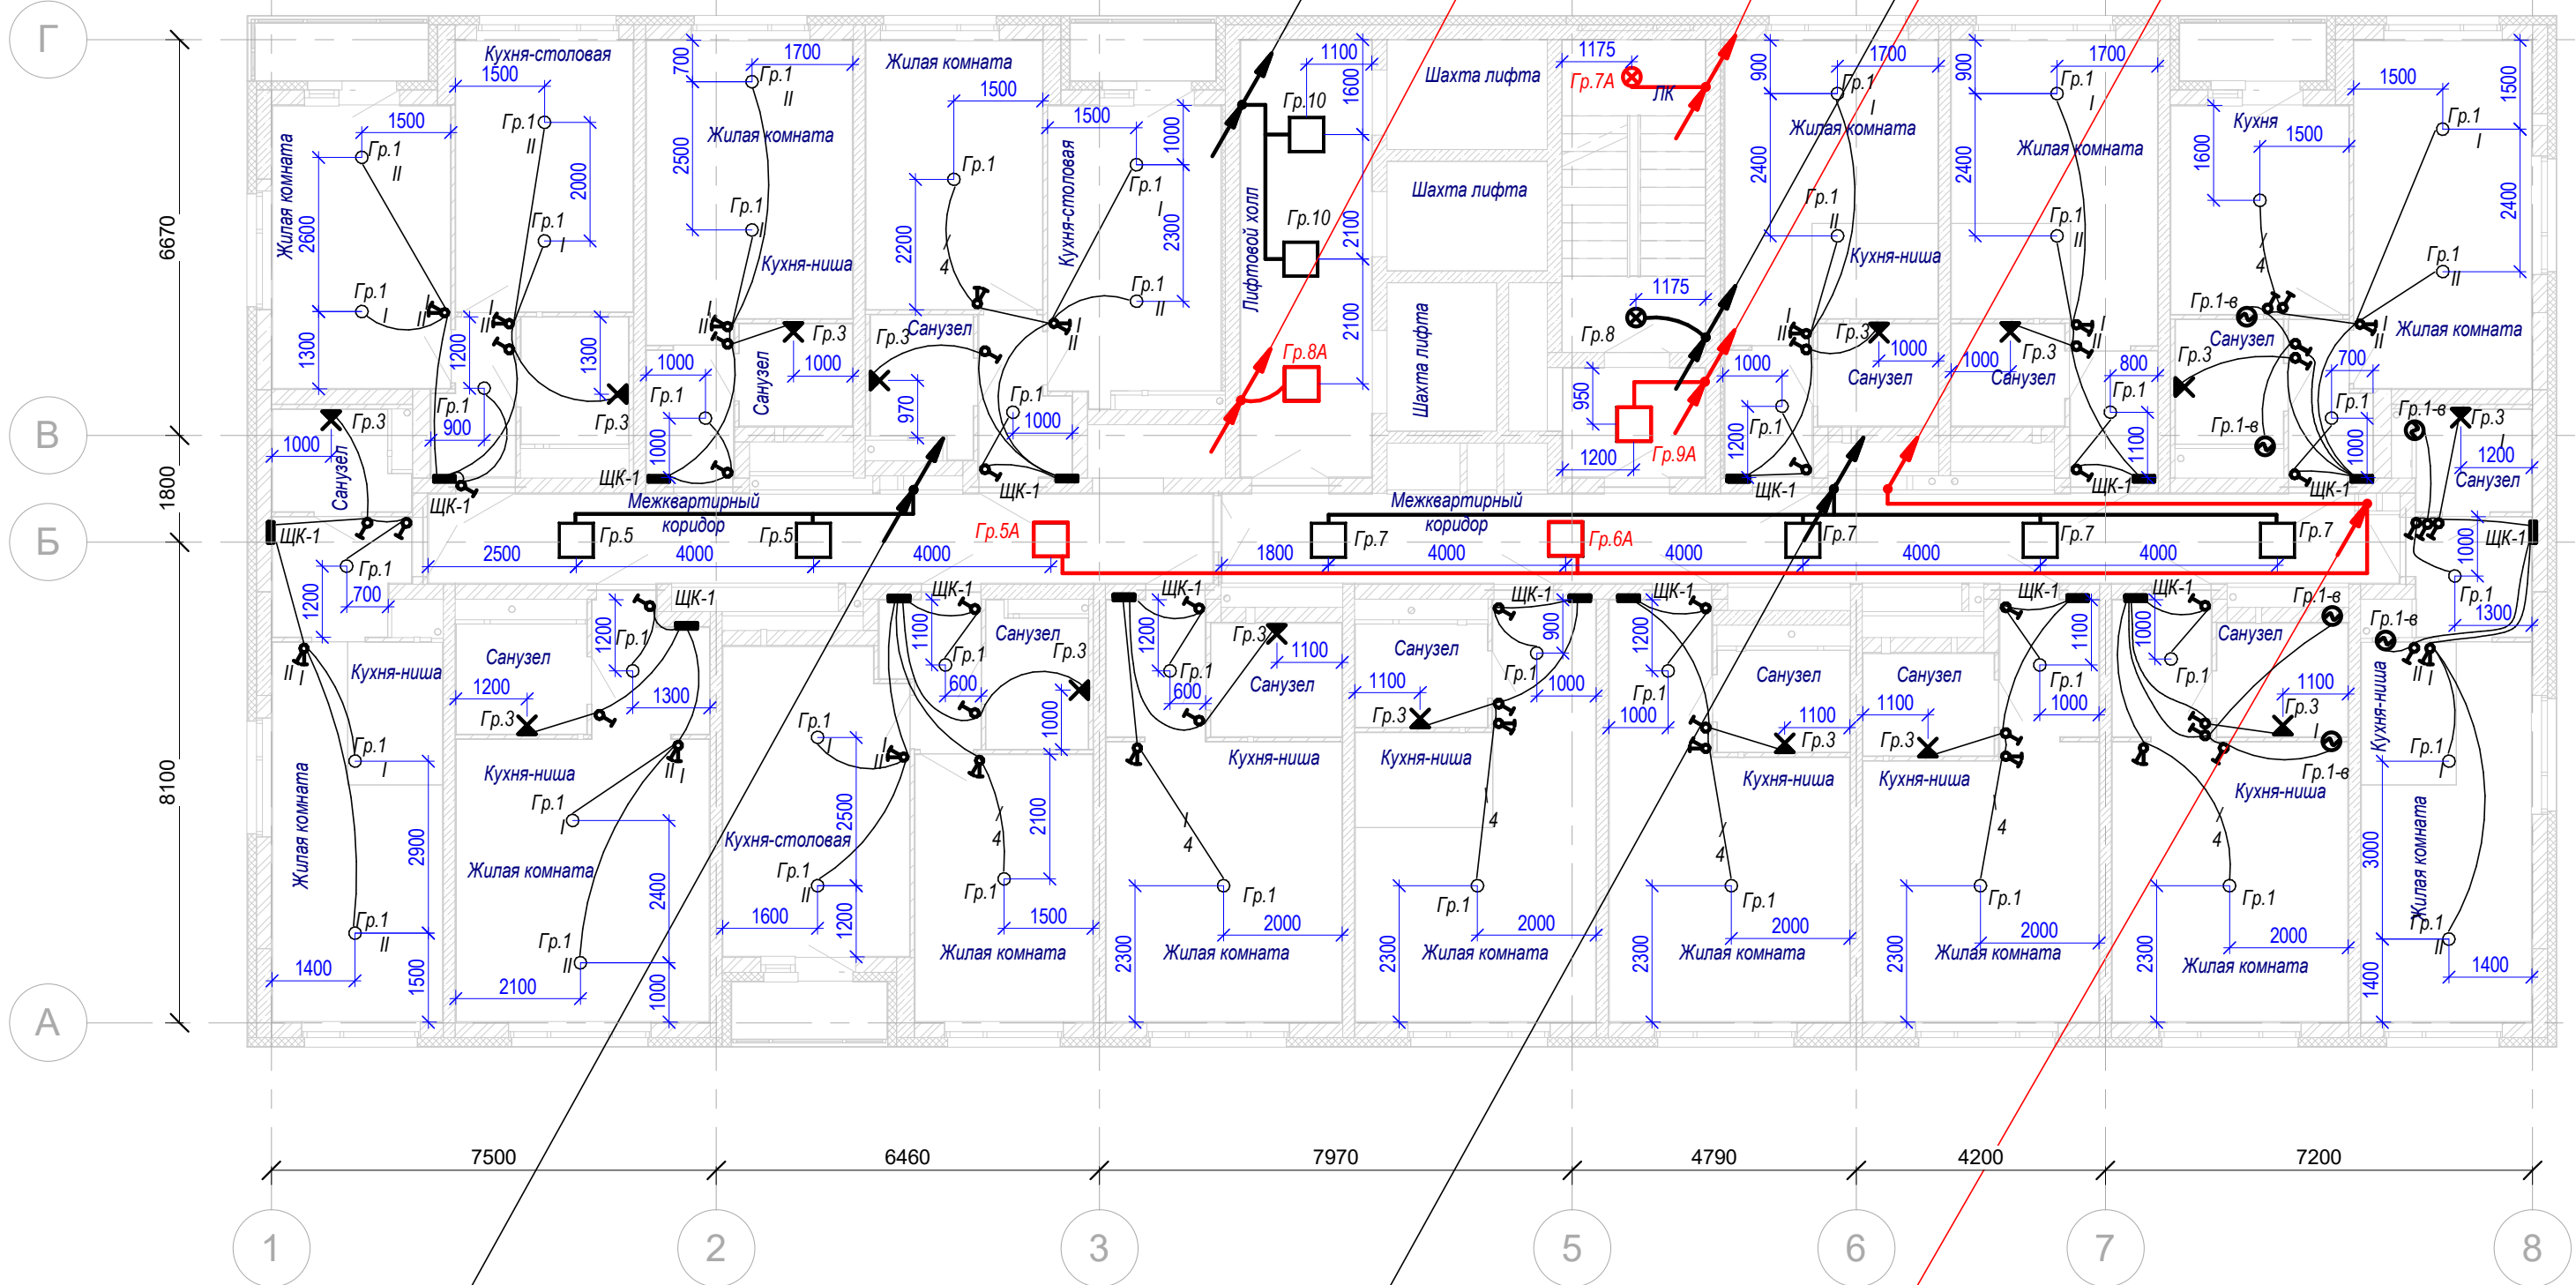

Условные обозначения

- кабель питания светильников рабочей группы;
- кабель питания светильников аварийной группы;
- светильник настенный;
- светильник потолочный, накладного типа;
- патрон;
- светильник, встраиваемый в подвесной потолок;
- одноклавишный выключатель скрытой установки;
- двухклавишный выключатель скрытой установки;
- вентилятор;
- щит квартирный;

- Размеры на чертеже указаны для справки.
- Расстояния для установки выключателей:
 - выключатели в комнатах и на кухне устанавливать на расстоянии 150 мм от проема дверей и 0,9 м от уровня чистого пола;
 - выключатели в с/у, в коридорах - устанавливать на расстоянии 150 мм от проема дверей и 0,9 м от уровня чистого пола;
- Светильники в с/у - на стенах, на высоте не ниже 1,8 м от уровня чистого пола, над раковиной, на указанном расстоянии или по месту.
- При монтаже расположение электрооборудования уточнять по месту.

					048/4-10.22-00-ЭЛ				
4	-	Зам.	253-24	09.24	Комплексная застройка в квартале улиц Фрунзе - Белинского - Щорса - Степана Разина, в Ленинском районе г. Екатеринбурга. Этапы №1,2, 1.3, 1.4. Этап №1.2. Односекционный жилой дом				
3	-	Зам.	74-24	06.24					
Изм.	Кол.ч	Лист	№ док.	Подп.	Дата				
Разраб.		Моисеев		07.23	Электрооборудование и электроосвещение	Стадия	Лист	Листов	
Проверил		Мальшкова		07.23		Р	24		
Н.контр.		Костылева		07.23	План 23-24 этажей. Электроосвещение МП		ИНПАД	проектирование оборудования зданий навесные фасады	
ГИП		Кузнецов		07.23					