

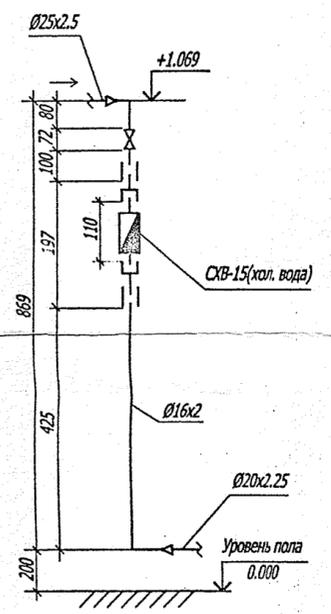



Водомерный узел №6

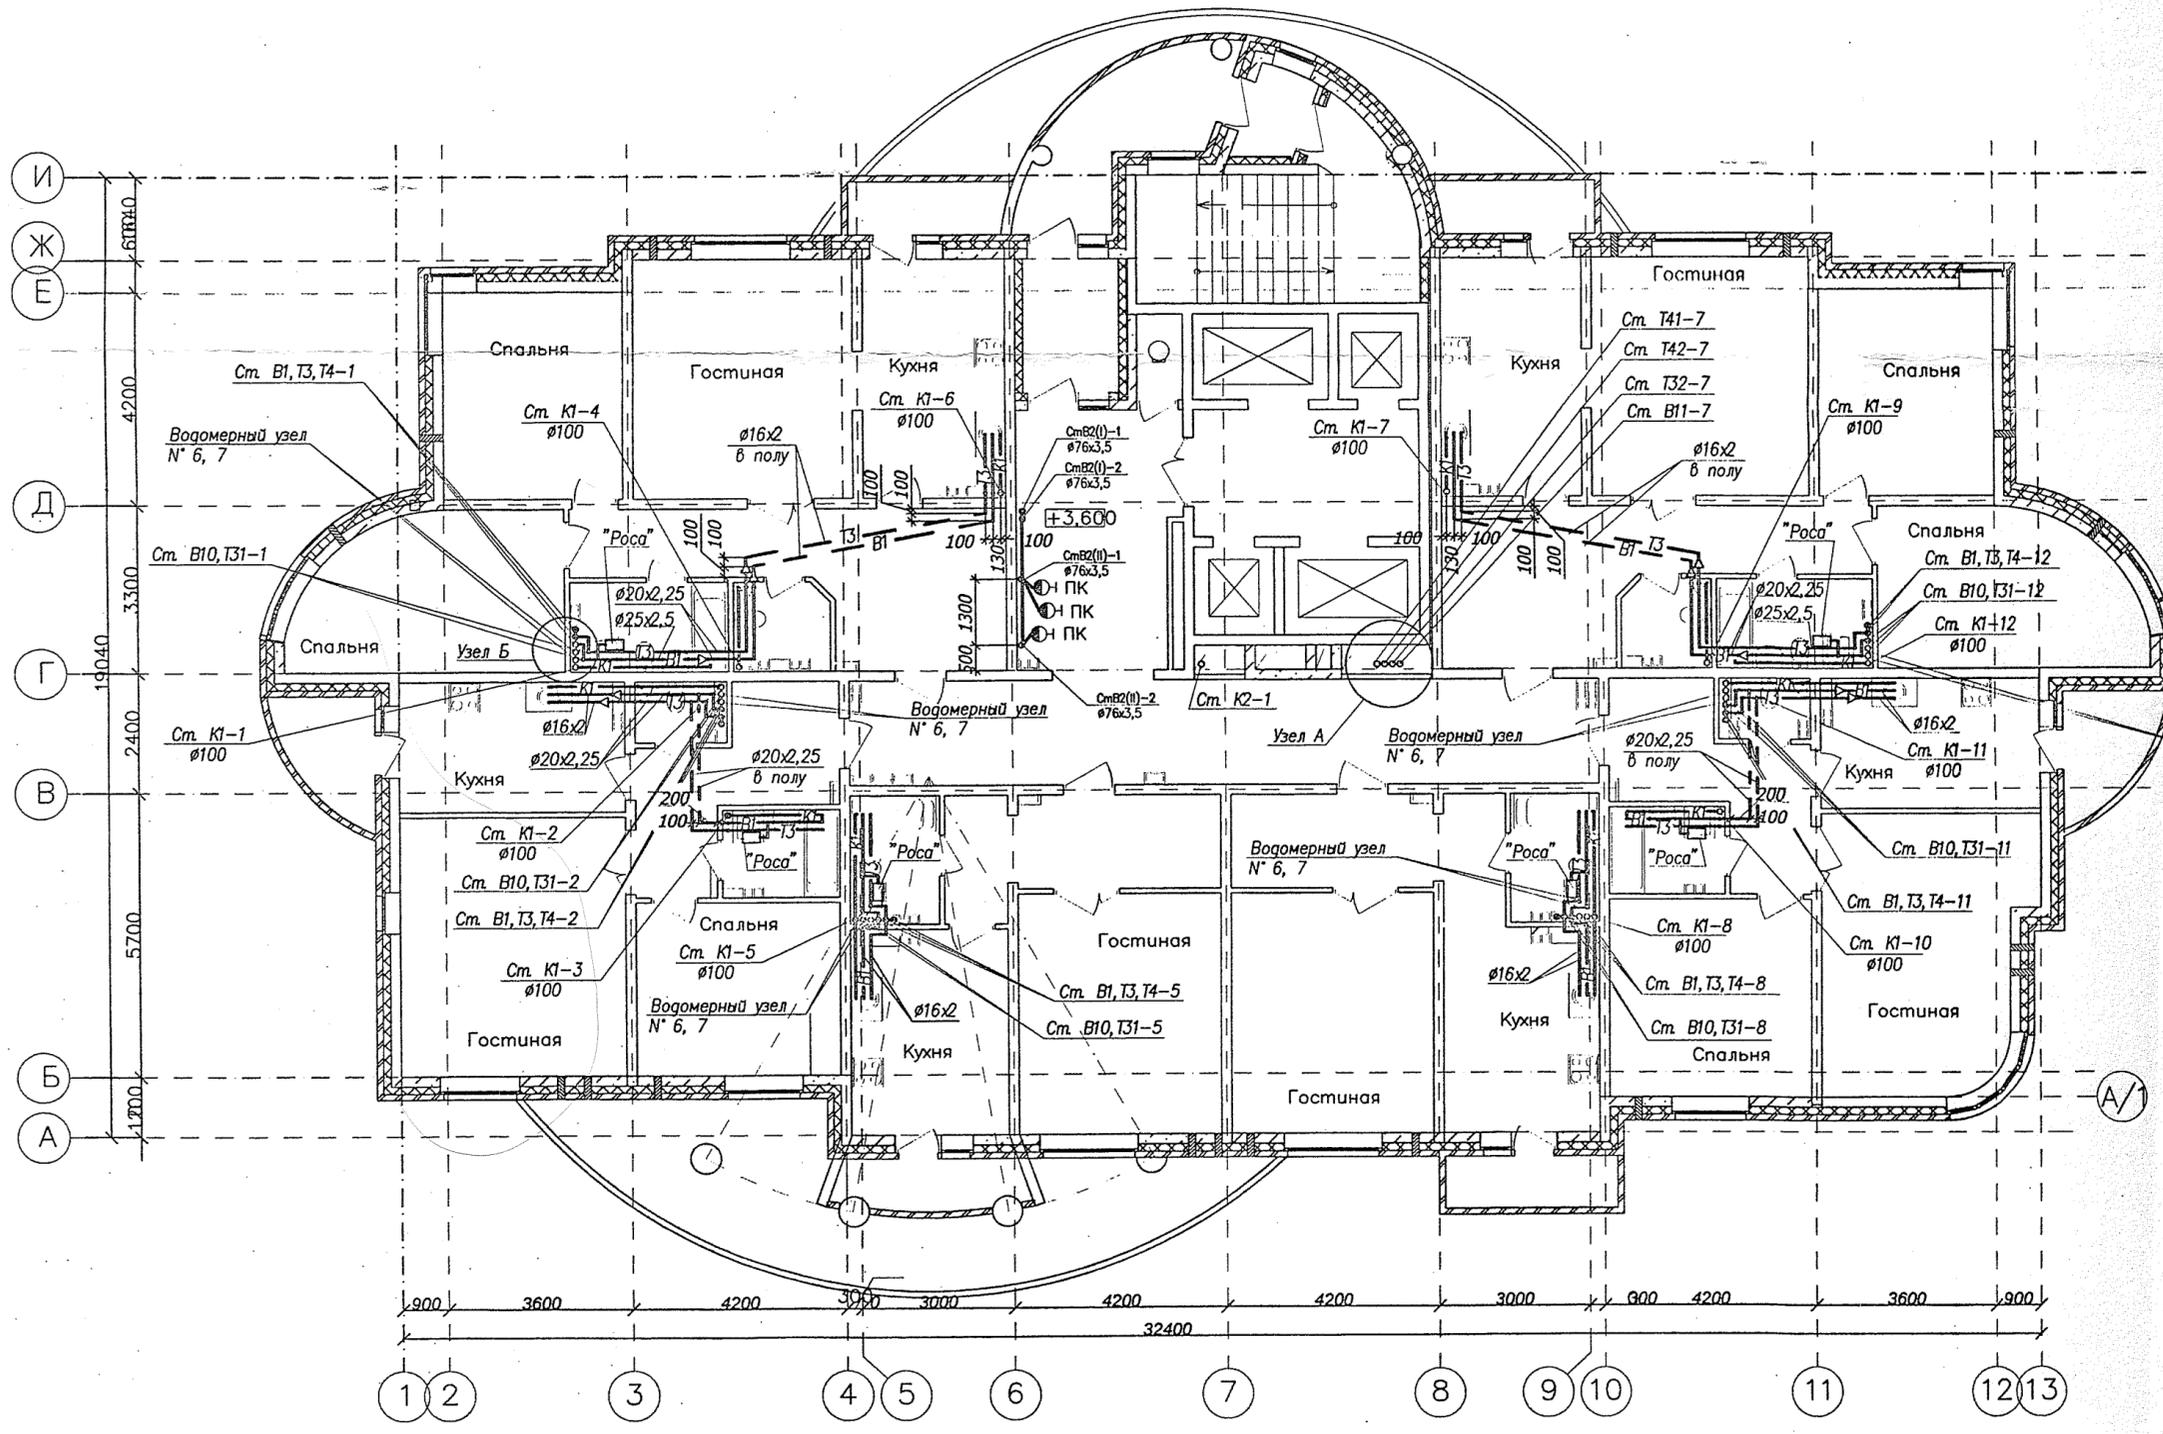


Водомерный узел №7

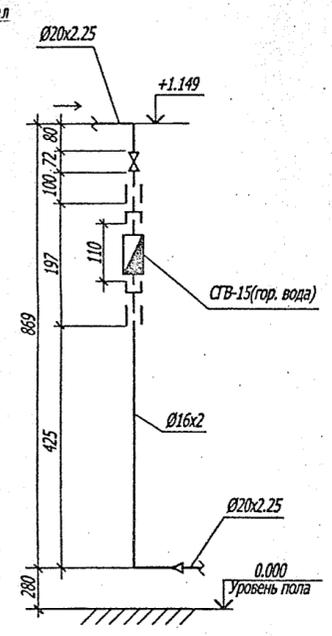

Узел А

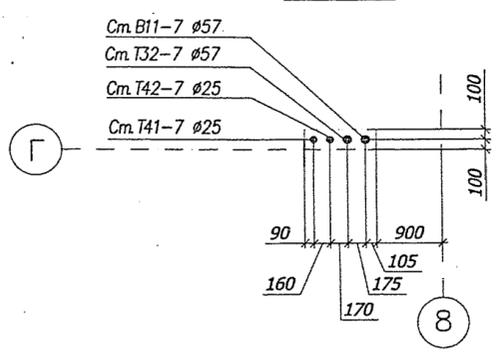


Узел Б

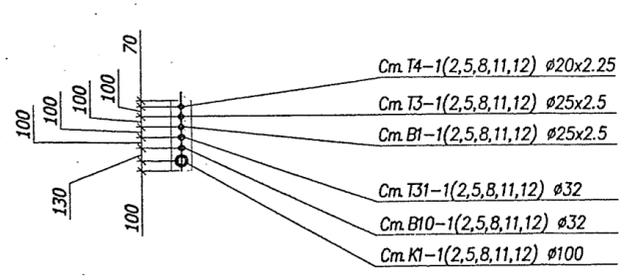


ИГП.06-02-ВК							
Комплекс многоквартирных жилых домов со встроенными нежилыми помещениями и подземными паркингами по ул. Орденосцев в Чкаловском районе г. Екатеринбурга							
Изм.	Колуч	Лист	Нарк	Подпись	Дата		
Жилой дом N 2 с офисами					Стадия	Лист	Л
План 2 этажа					Р	4	
Водомерный узел №6, №7					"ИНСТИТУТ ГРАЖДАН ПРОЕКТИРОВАН		
Узлы А, Б					Формат А2		

Инв. N подл. Подпись и дата Взам. инв. N

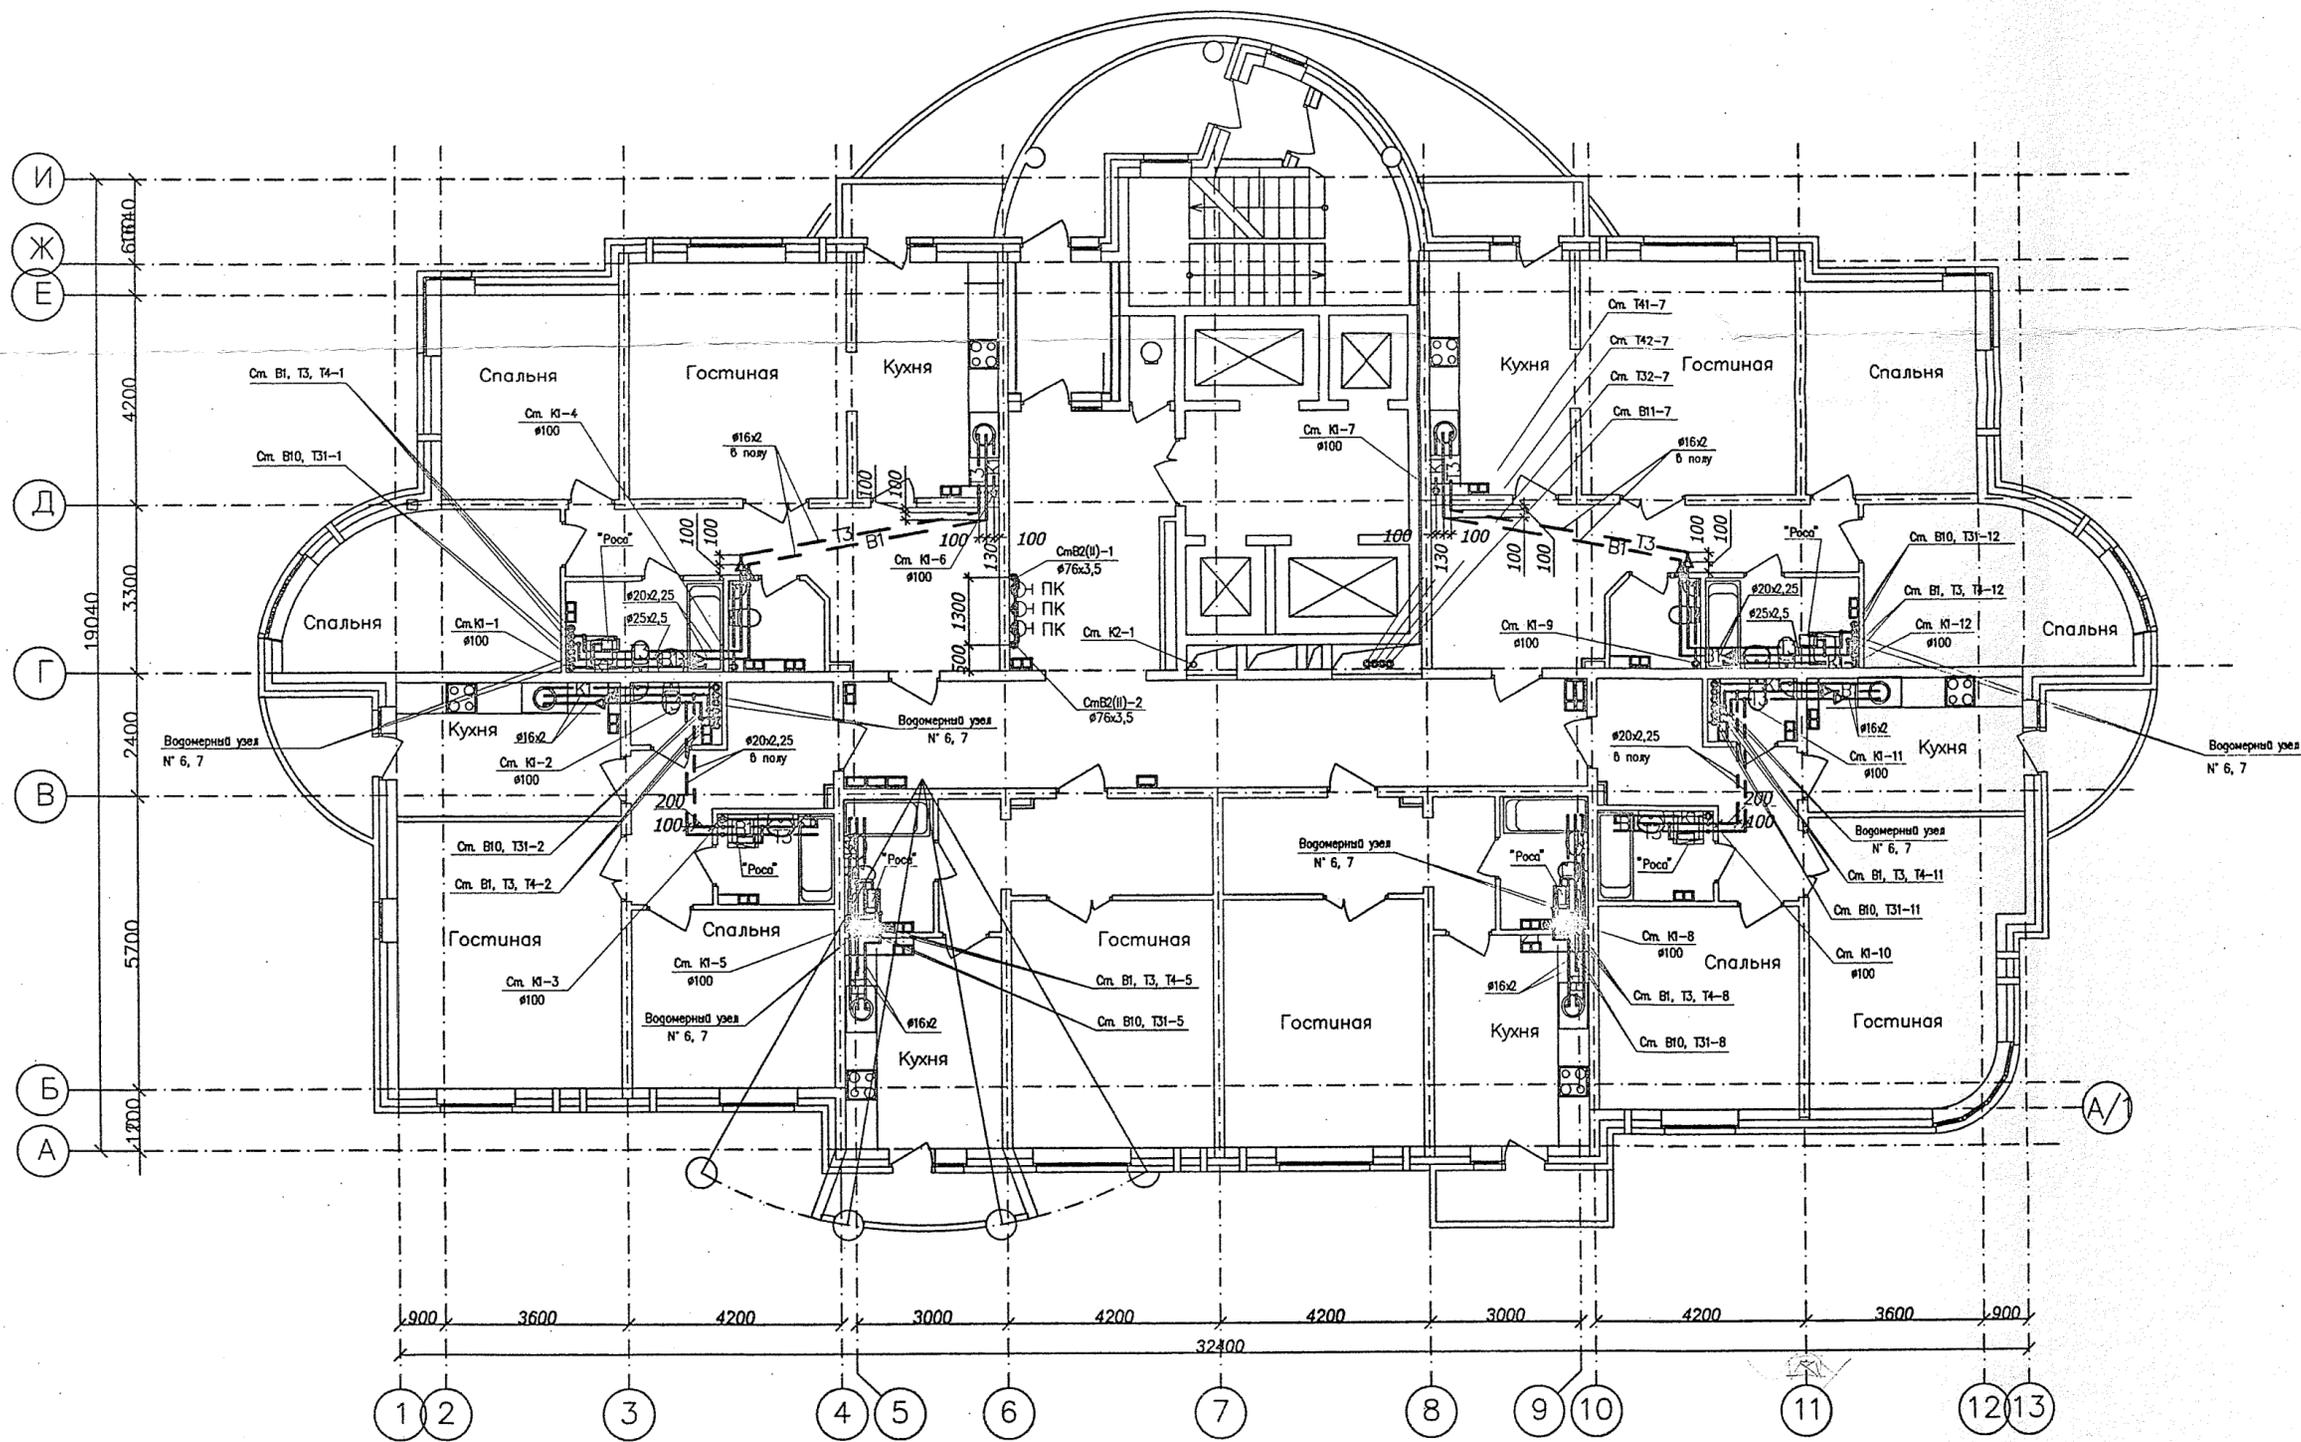


Э.Н.В. Н. ПОДЛ. ПОДПИСЬ И ДАТА

ИГП.06-02-ВК						
Комплекс многоэтажных жилых домов со встроенными неж. помещениями и подземными паркингами по ул. Орденос в Чкаловском районе г. Екатеринбург						
Изм.	Колуч.	Лист	№ док.	Подпись	Дата	
Жилой дом № 2 с офисами					Стация	Лист
					Р	5
Гл. спец.	Пырова	<i>[Signature]</i>		04.06		
Н. контр.	Кононова	<i>[Signature]</i>		04.06		
Проверил	Пырова	<i>[Signature]</i>		04.06		
Разраб.	Габрина	<i>[Signature]</i>		04.06		
План 3 этажа.					ЗАО ИНСТИТУТ ГРАЖ ПРОЕКТИРОЕ	
Формат А2						

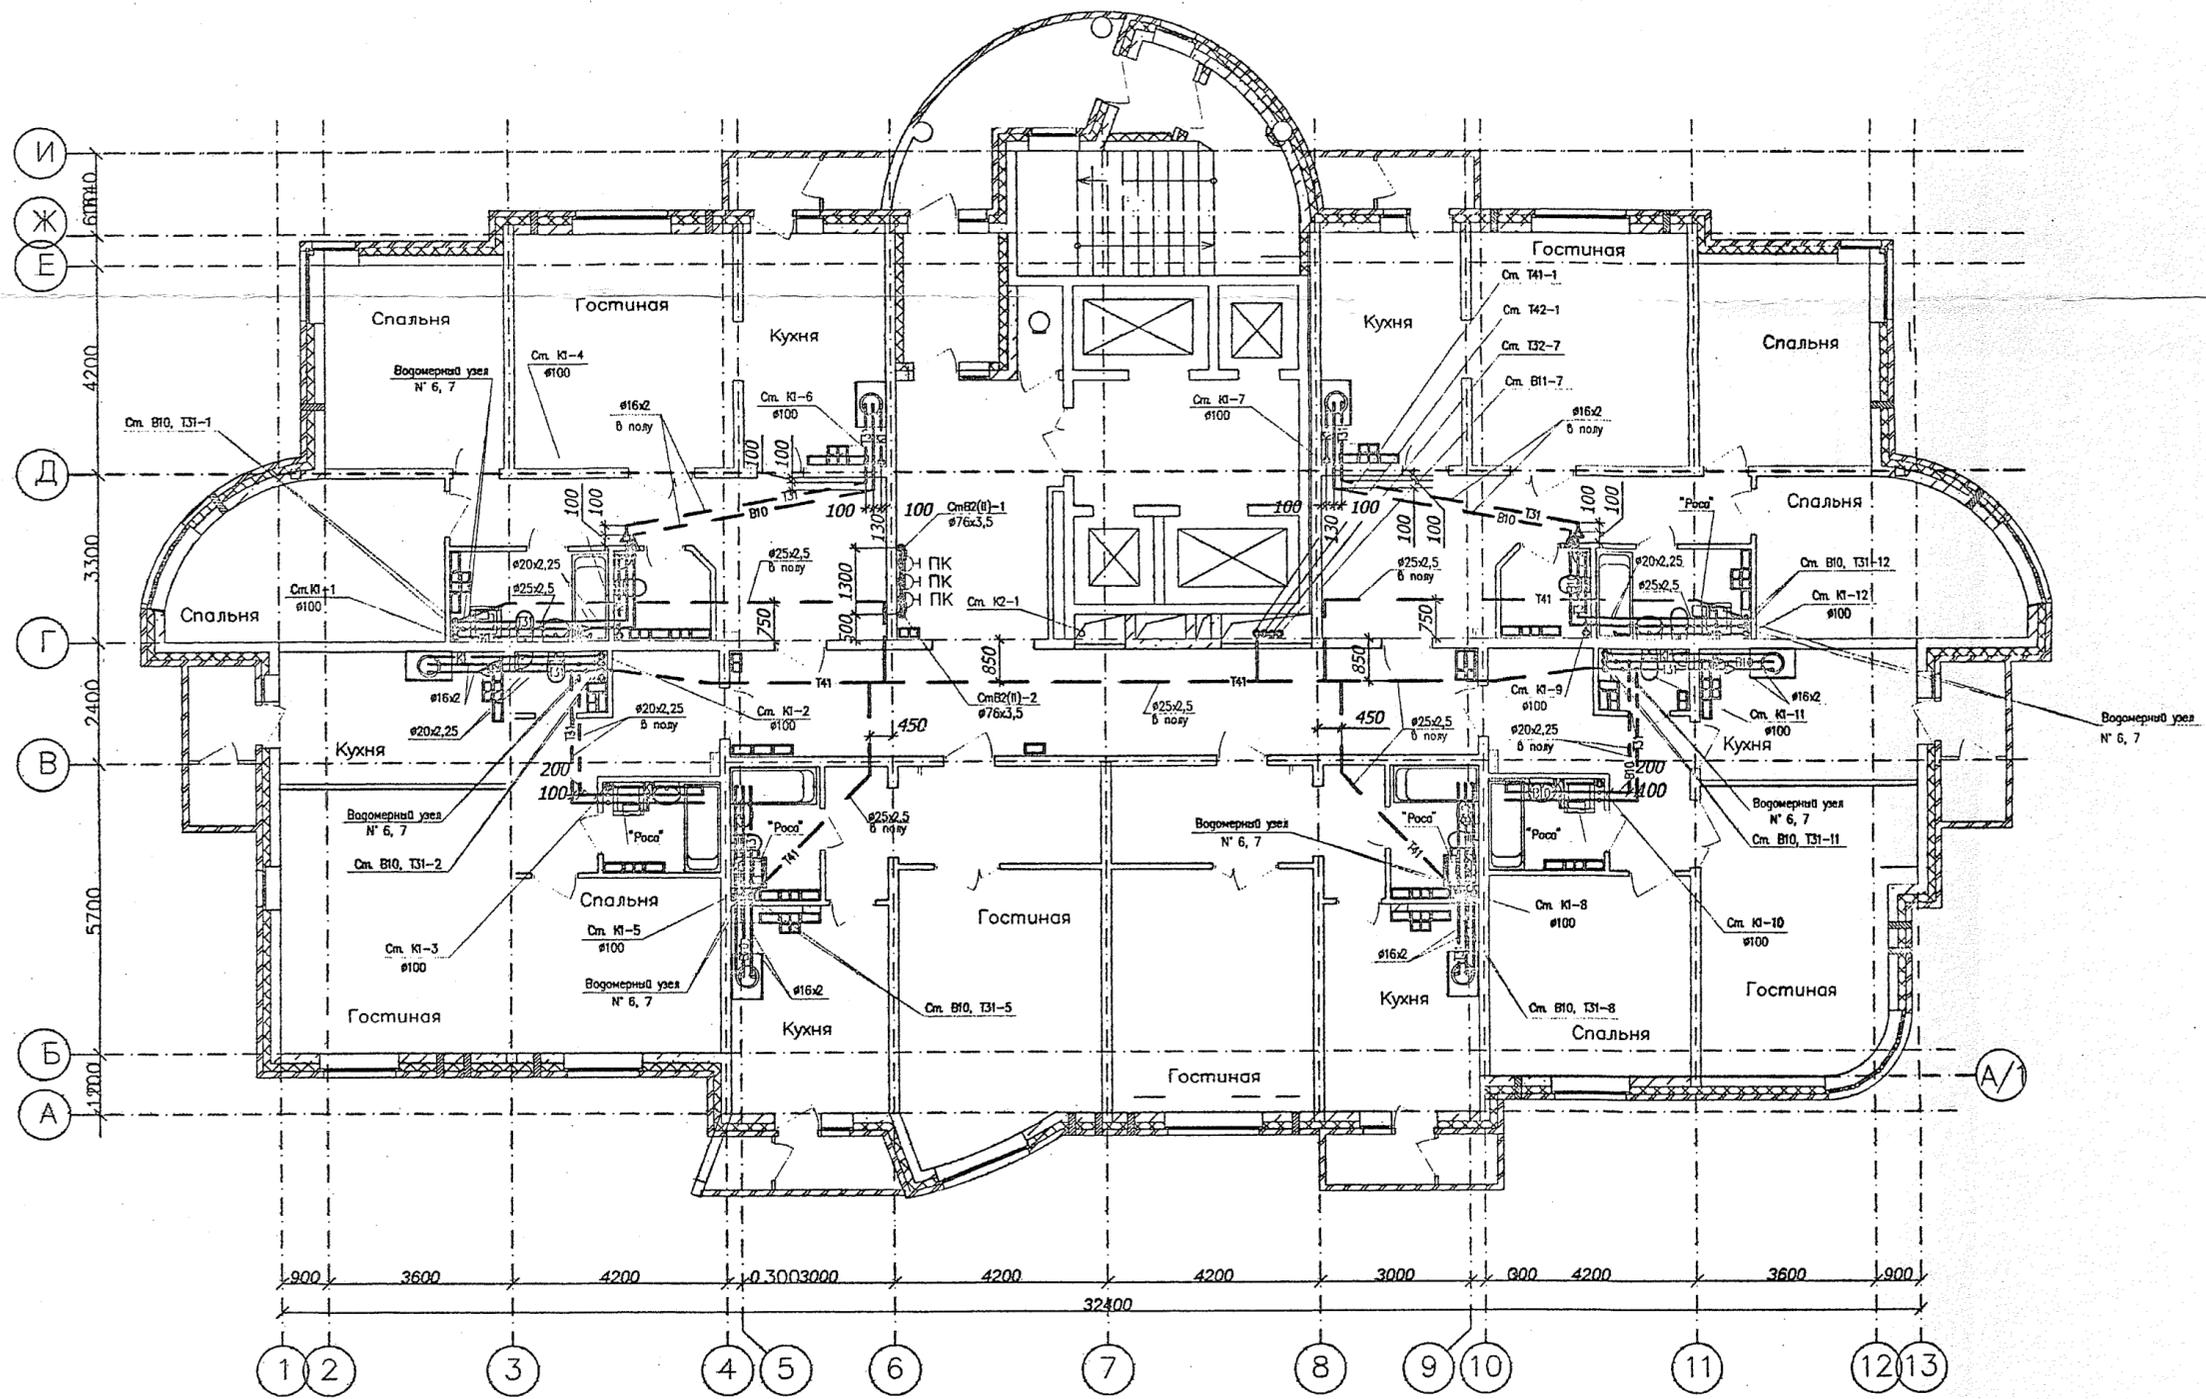


Инф. N подл. Подпись и дата. Взам. шиф. N


						ИГП.06-02-ВК	
						Комплекс многоэтажных жилых домов со встроенными неж. помещениями и подземными паркингами по ул. Орджоникидзе в Чкаловском районе г. Екатеринбурга	
Изм.	Колуч.	Лист	№ док.	Подпись	Дата	Жилой дом N 2 с офисами	Статус
							Лист
Гл. спец.	Пырова			<i>Пырова</i>			Р
Н. контр.	Кононова			<i>Кононова</i>			7
Проверил	Пырова			<i>Пырова</i>			
Разраб.	Гаврина			<i>Гаврина</i>			
						План 14 этажа	ЗАО ИНСТИТУТ ГРАЖД. ПРОЕКТИРОВ.
							Формат А2

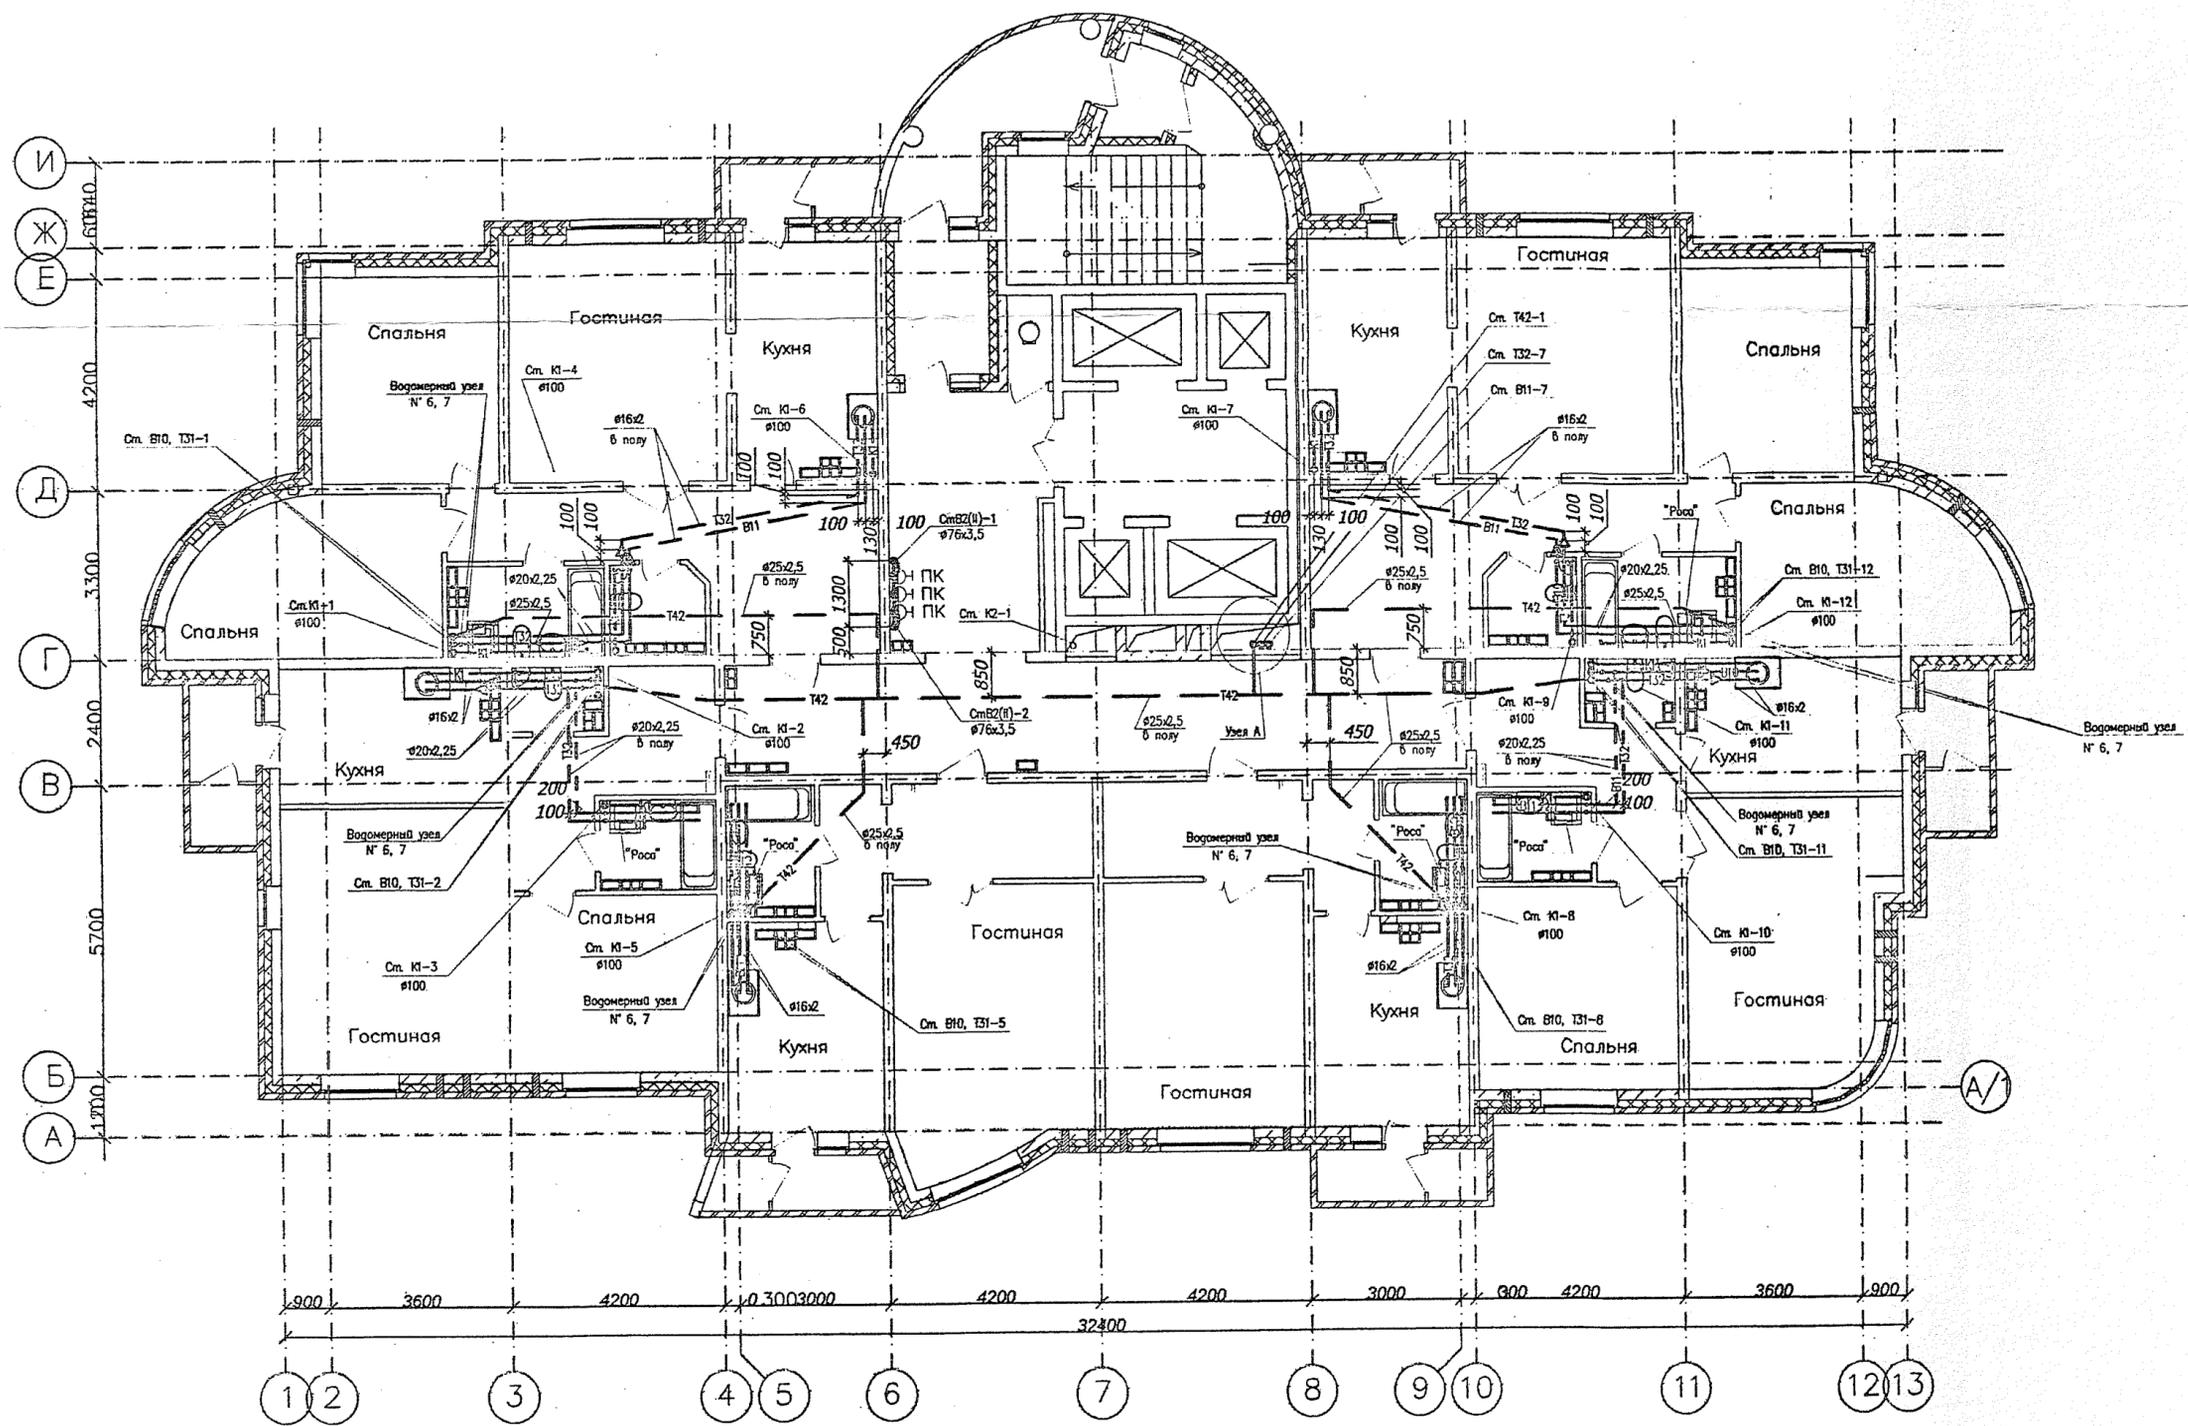


Узел А

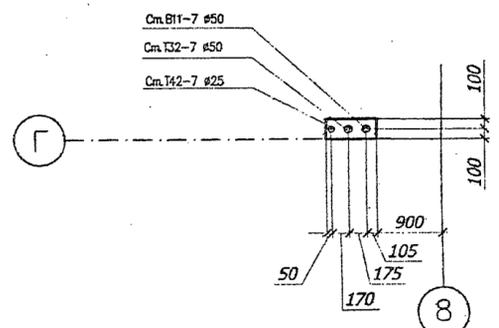

				ИГП.06-02-ВК	
				Комплекс многоэтажных жилых домов со встроенными неж. помещениями и подземными паркингами по ул. Орденос в Чкаловском районе г. Екатеринбург	
Изм.	Колуч.	Лист	№ док.	Подпись	Дата
				Жилой дом N 2 с офисами	Стадия Лист
				Р	8
Гл. спец.	Пырова			ЗАО ИНСТИТУТ ГРАЖД ПРОЕКТИРОВ	
Н. контр.	Кононова				
Проверил	Пырова				
Разраб.	Габрина	План 15 этажа Узел А			

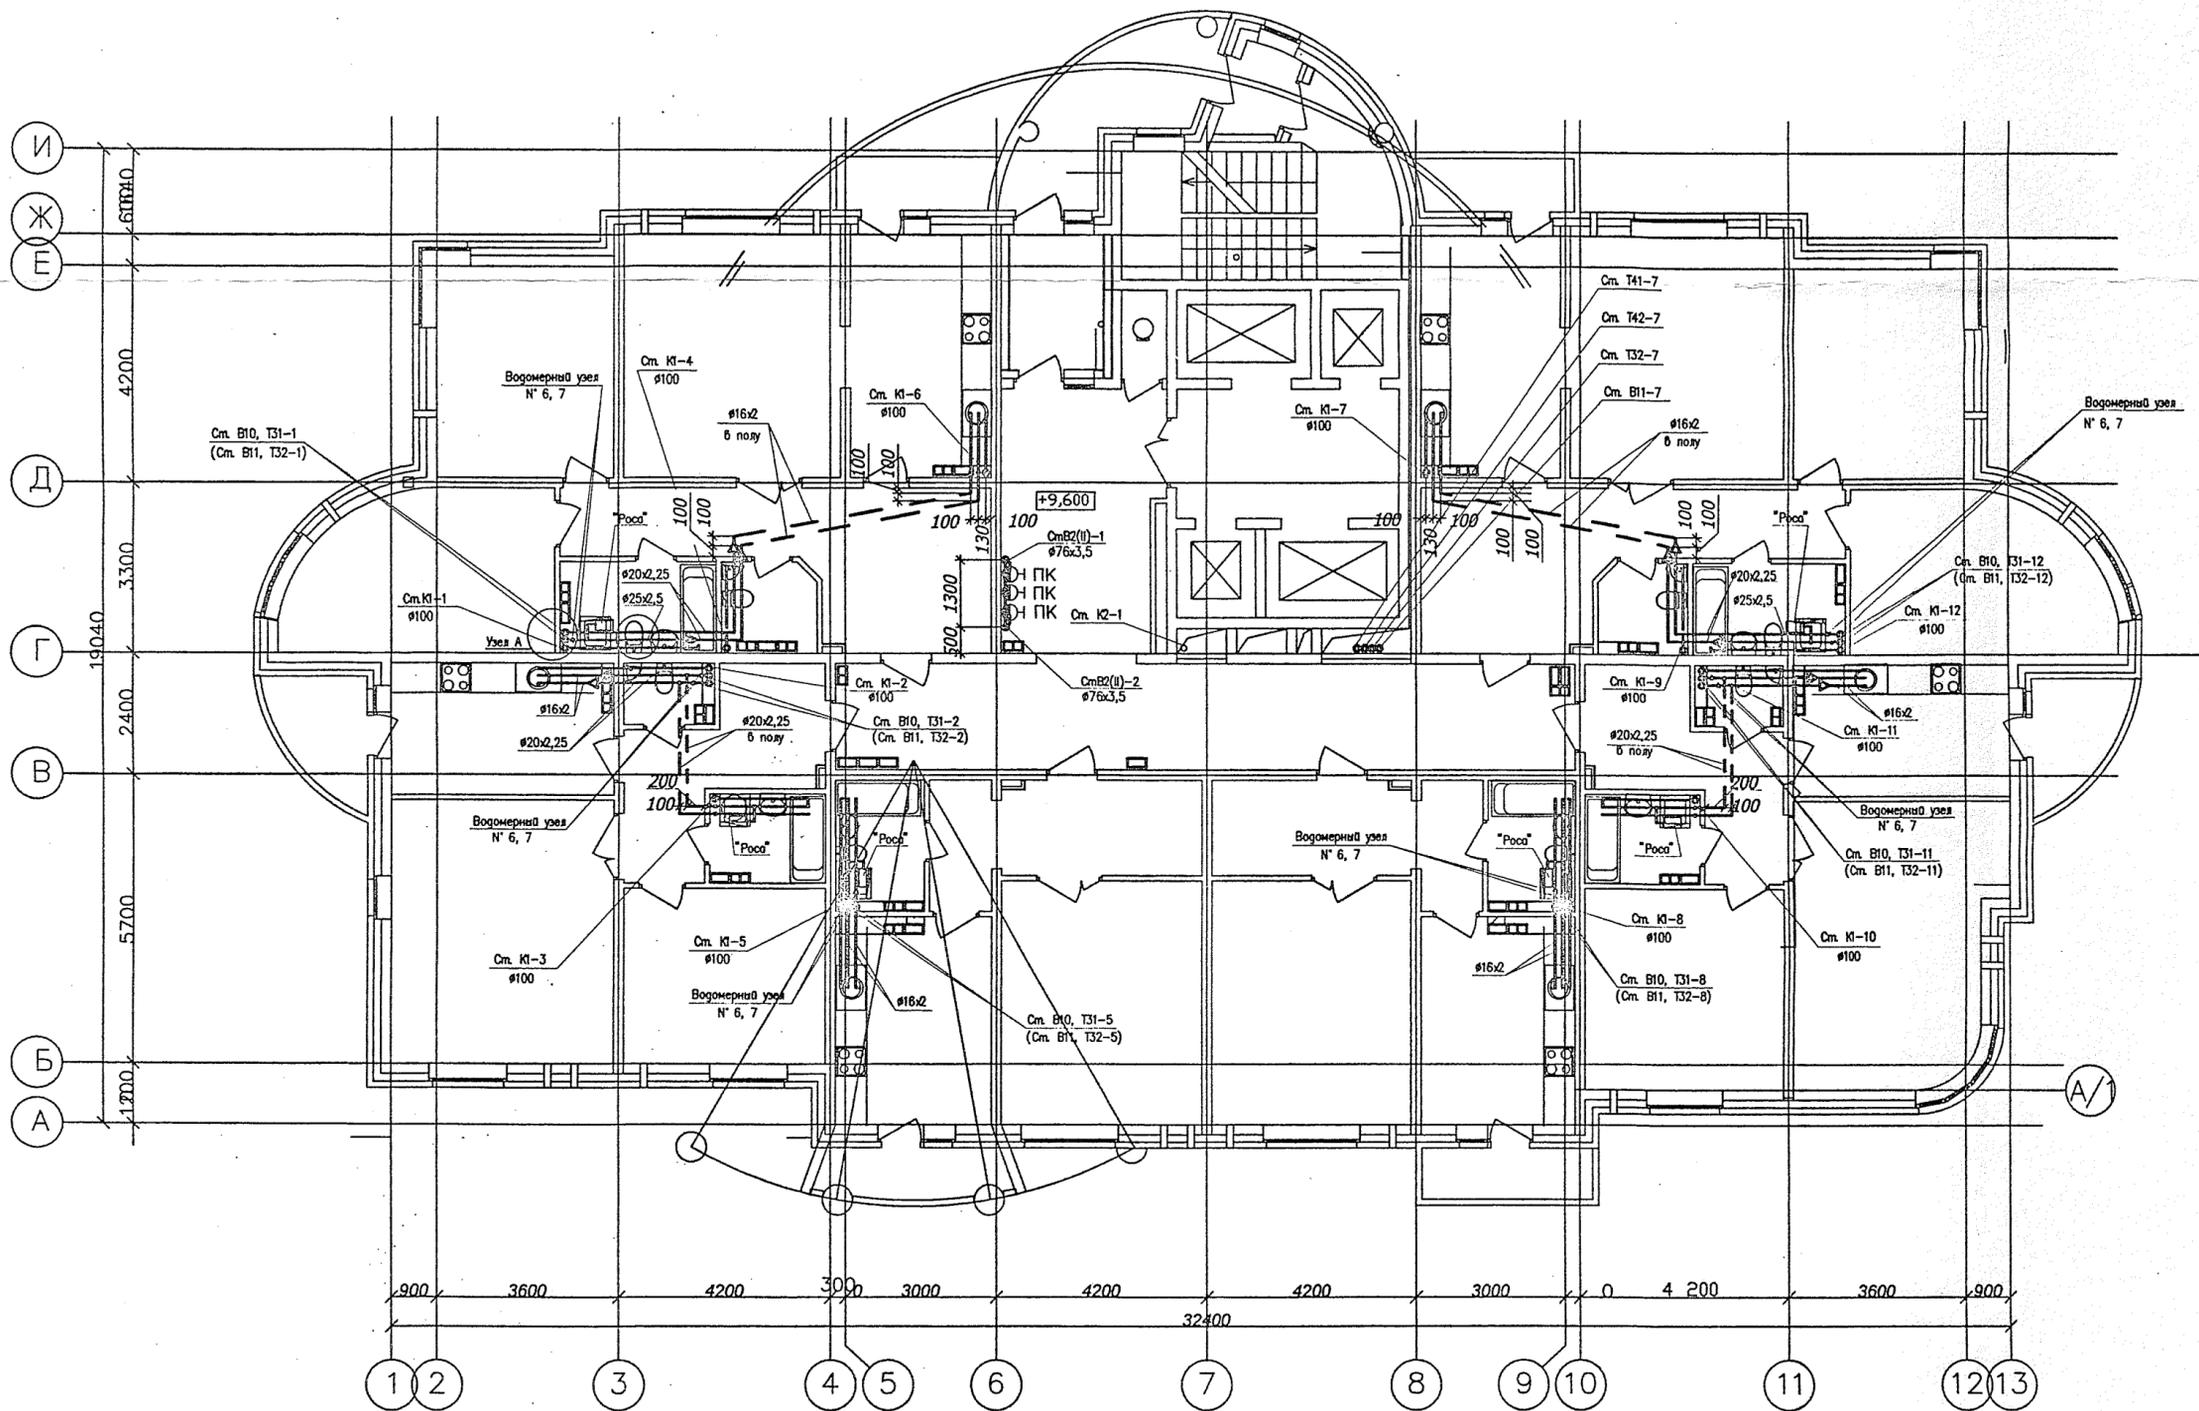

Узел А

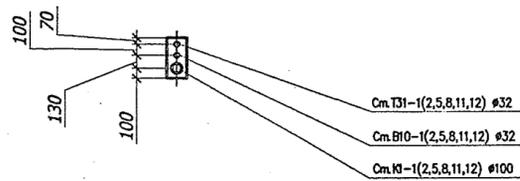

ИГП.06-02-ВК					
Комплекс многоэтажных жилых домов со встроенными нежилыми помещениями и подземными паркингами по ул. Орденоски в Чкаловском районе г. Екатеринбург					
Изм.	Кодч.	Лист	№рек.	Подпись	Дата
Жилой дом N 2 с офисами				Стадия	Лист
				Р	6
Гл. спец.	Пырова	<i>[Signature]</i>	04.06		
Н. контр.	Коновалова	<i>[Signature]</i>	04.06		
Проверил	Пырова	<i>[Signature]</i>	04.06		
Разраб.	Габрина	<i>[Signature]</i>	04.06		
План типового этажа Узел А				ЗАО ИНСТИТУТ ГРАЖД ПРОЕКТИРОВА	