


Примечания.  
 Схема расположения электророзеток в перекрытиях и стеновых панелях смотреть совместно с рабочими чертежами раздела ширр. 07.001.67/12-04-КХ2  
 Электроснабжение электрических плит, осветительную и розеточную сеть комнат, кухни, прихожих и сан.узлов выполнить в электрических каналах, далее по тексту в "электрических плитах" в плитах перекрытий и стеновых панелях.  
 В ванная комнатах кбортур запроектированы светильники НПП04-60.  
 Электрические звонки установить над входными дверями кбортур.  
 Все электромонтажные работы выполнять согласно СНиП 3.05.06-85.  
 Заземление электрооборудования выполнить согласно ПУЭ.

07.001.67/12-04-ЭП		Жилые дома со встроенными нежилыми помещениями с наземной многорулонной абстоянкой в кбортале ул. Академика Вонсовского-улицы 1а (название условное)-Краснодарский-Анатолия Мехренцева в Ленинском районе г.Екатеринбурга	
2	Зам. 283-13	05.13	Дата
Ум.	Колуч. Листы	Подпись	Листов
Р	8	8	8
Жилой дом №4		Этадия Лист	
План 2 этажа в осях 1-2.		Р	
Электрооборудование кбортур		Листов	
ООО "ПКУ "НОВА-СтройПроект"		-	

Имя, № подл.	Взам.инв. №	Дата	Подпись и дата

Соттасовано:

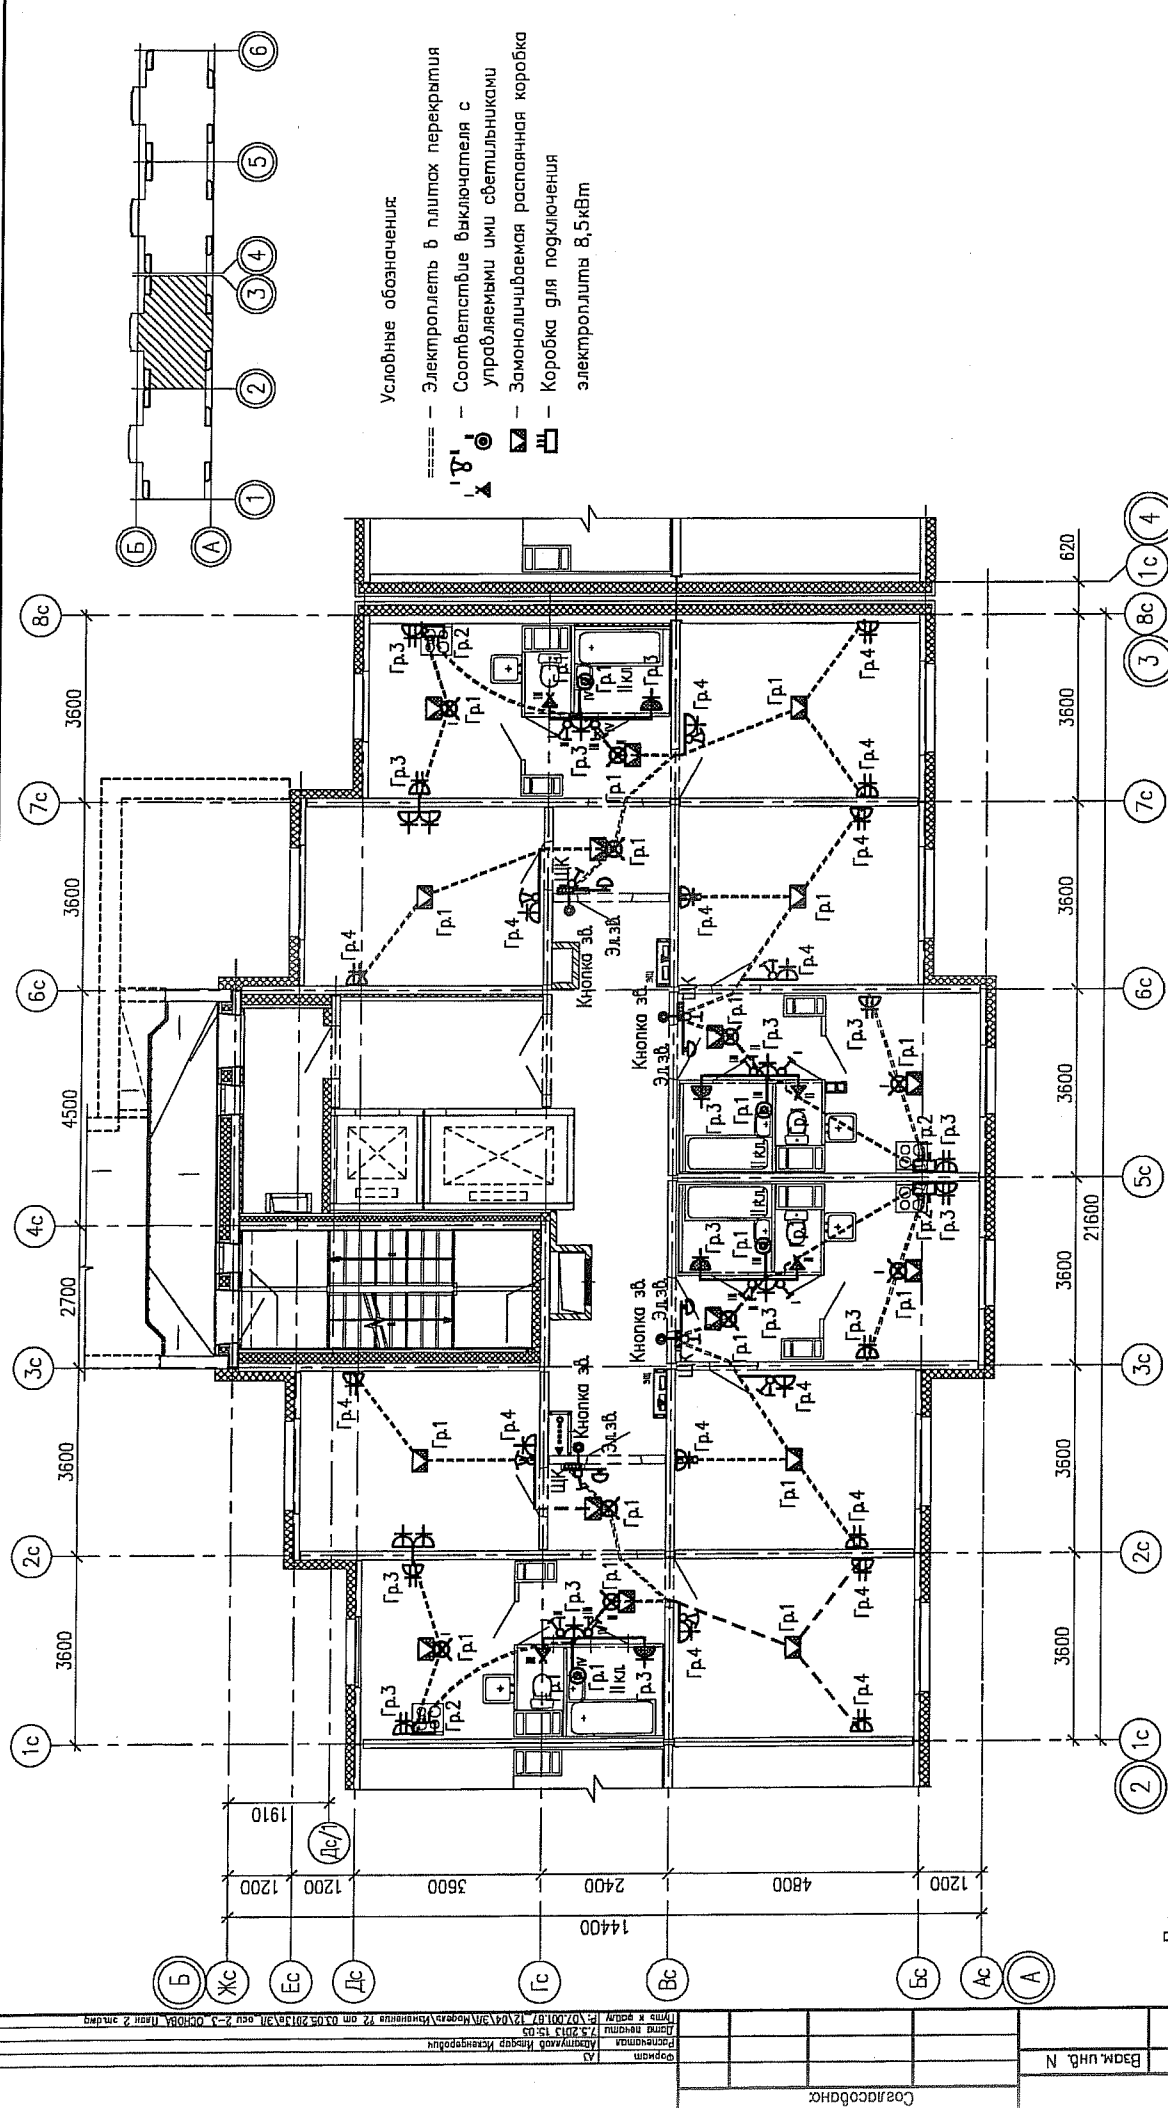


- Условные обозначения:
- Электрорилет в плитах перекрытия
  - ⊖ Соответствие выключателя с управляемыми ими светильниками
  - ⊖ Замонтируемая распаянная коробка
  - ☐ Коробка для подключения электрорилетов 8,5кВт

**Примечания.**  
 Схемы расположения электрорилетов в перекрытиях и стеновых панелях смотреть совместно с рабочими чертежами раздела шифр 07.001.67/12-04-КЖ2  
 Электроснабжение электрических плит, осветительную и розеточную сеть комнат, кухню, прихожих и санузлов выполнить в электрических каналах, далее по текстлу в "электрических плитах" в плитах перекрытий и стеновых панелях  
 В ванной комнате квартал запроектированы светильники НЛПО4-60.  
 Электрические звонки установить над входными дверями квартир.  
 Все электромонтажные работы выполнять согласно СНиП 3.05.06-85.  
 Заземление электрооборудования выполнять согласно ПУЭ.

07.001.67/12-04-ЭП

Жилые дома со встроенными нежилыми помещениями с наземной многоярусной абстаканкой в квартале ул. Академика Воксаковского-улицы 1а (названные условно) - Краснолесья-Антония Мехренца в Ленинском районе г.Екатеринбурга			Стация	Лист	Листов
2	-	Эск. 05.13	Р	17	-
Иск. Кол.ч. Лист	№ док. Подпись	Дата			
Разработал	А.В.Алтулов	05.13			
Проверил	М.В.Шакоб	05.13			
Ин. контр.	Храмб	05.13			
Жилой дом N4					
План 2 этажа в осях 2-3.			000 "ГКУ "НОВА-СтройПроект"		

Формат	А3	Автоматическое масштабирование	1:2	1:2	1:2
Листов	17	17	17	17	17
Итого листов	17	17	17	17	17
Дата	07.08.17	07.08.17	07.08.17	07.08.17	07.08.17
Лист	17	17	17	17	17

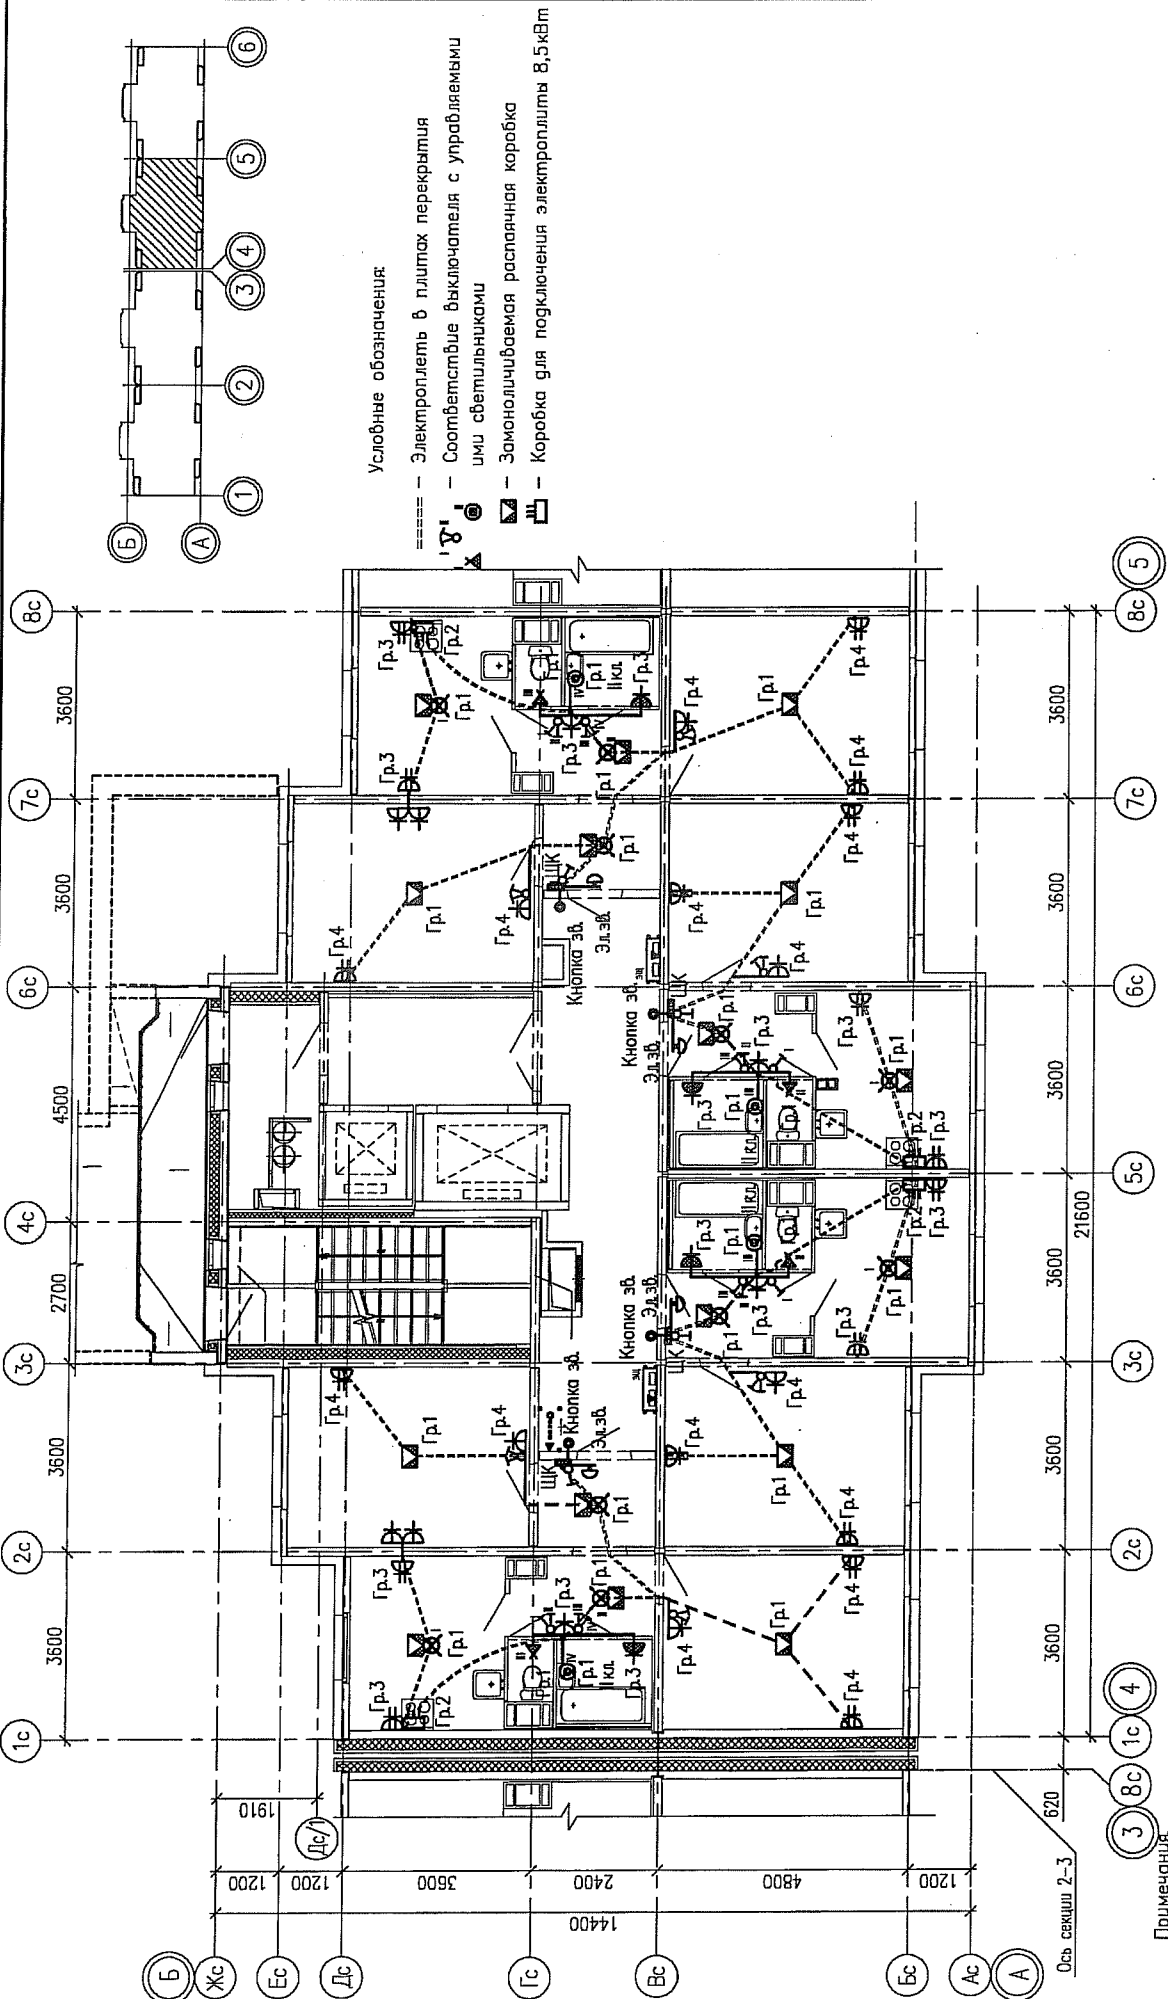


Условные обозначения:

- Электроплиты в плитках перекрытия
- ⊕ Соответствие выключателя с управляемыми ими светильниками
- ⊖ Замонтируемая распаянная коробка
- ☐ Коробка для подключения электроплиты 8,5кВт

07.001.67/12-04-ЭП		Жилый дом №4		Стадия	Лист	Листов
Жилые дома со встроенными нежилыми помещениями с наземной многоуровневой автостоянкой в квартале ул. Академика Вонсовского-улицы 1а (названия условные) - Краснолесья-Анатолия Мехренцева в Ленинском районе г.Екатеринбурга		Р		32	-	
План 2 этажа в осях 4-5.		Электрооборудование квартир				


Схема расположения электроплетей в перекрытиях и стеновых панелях смотреть совместно с рабочими чертежами раздела шифр: 07.001.67/12-04-КЖ2  
 Электроснабжение электрических плит, осветительную и розеточную сеть комнаты, кухню, прихожих и санузлов выполнить в электрических каналах далее по тексту в "электрических плитах" в плитках перекрытия и стеновых панелях.  
 В ванной комнате квартир запроектированы светильники НПП04-60.  
 Электрические звонки установить над входными дверями квартир.  
 Все электромонтажные работы выполнять согласно СНиП 3.05.06-85.  
 Заземление электрооборудования выполнять согласно ПУЭ.

Формат	А3	Взам.инв. №	
Листов	12	Подпись и дата	
Лист	12	Инв.№ подл.	

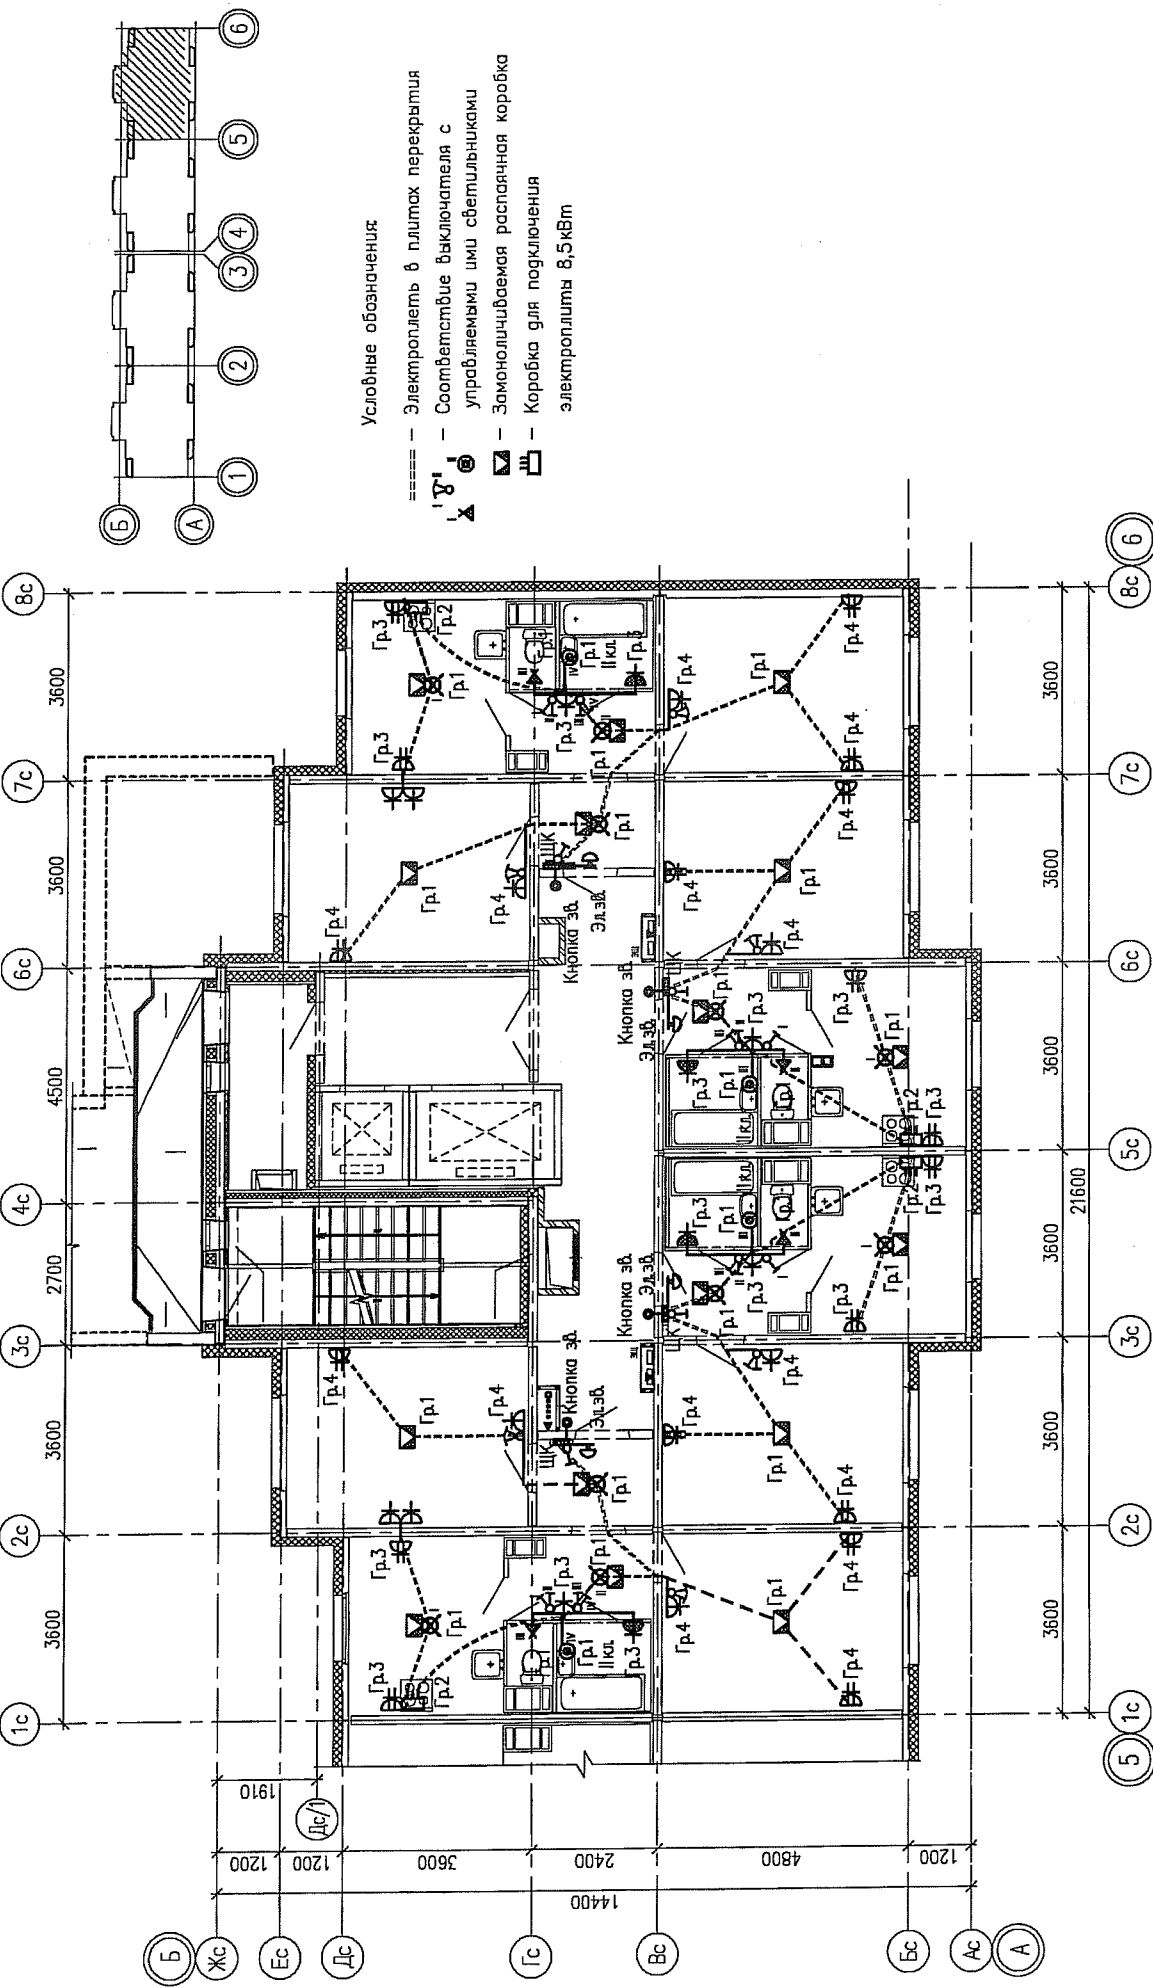

Примечания:  
 Схемы расположения электропроводов в перекрытиях и стенах панелях смотреть совместно с рабочими чертежами раздела шифр: 07.001.67/12-04-КЖ2  
 Электрооснащение электрических плит, осветительную и розеточную сеть комнат, кухни, прихожих и санузлов выполнить в электрических каналах, далее по тексту в "электрических плитах" в плитах перекрытий и стенах панелей.  
 В ванных комнатах квартир запроектированы светильники НППО4-60, устанавливаемые над входной дверью.  
 Электрические звонки установить над входными дверями квартир.  
 Все электромонтажные работы выполнять согласно СНиП 3.05.06-85.  
 Заземление электрооборудования выполнять согласно ПУЭ.

07.001.67/12-04-ЭП		Жилые дома со встроенными нежилыми помещениями с наземной многоярусной абстажировкой в квартале ул. Академика Вонсовского-улицы 1а (название условное) - Краснолесья-Анатолия Мещеряева в Ленинском районе г. Екатеринбург	
Изм.	Кол.уч.	Лист	Итого листов
2	283-13	05.13	41
Изм.	Кол.уч.	Лист	Итого листов
Разработал	А.В.Авдеев	05.13	41
Проверил	М.В.Михайлов	05.13	41
Н. контр.	Храмов	05.13	41
Жилой дом №4		Статус Лист Листов	
План 2 этажа в осях 5-б.		Р 41 -	
Электрооборудование квартир		ООО "ПКУ "НОВА-СтройПроект"	

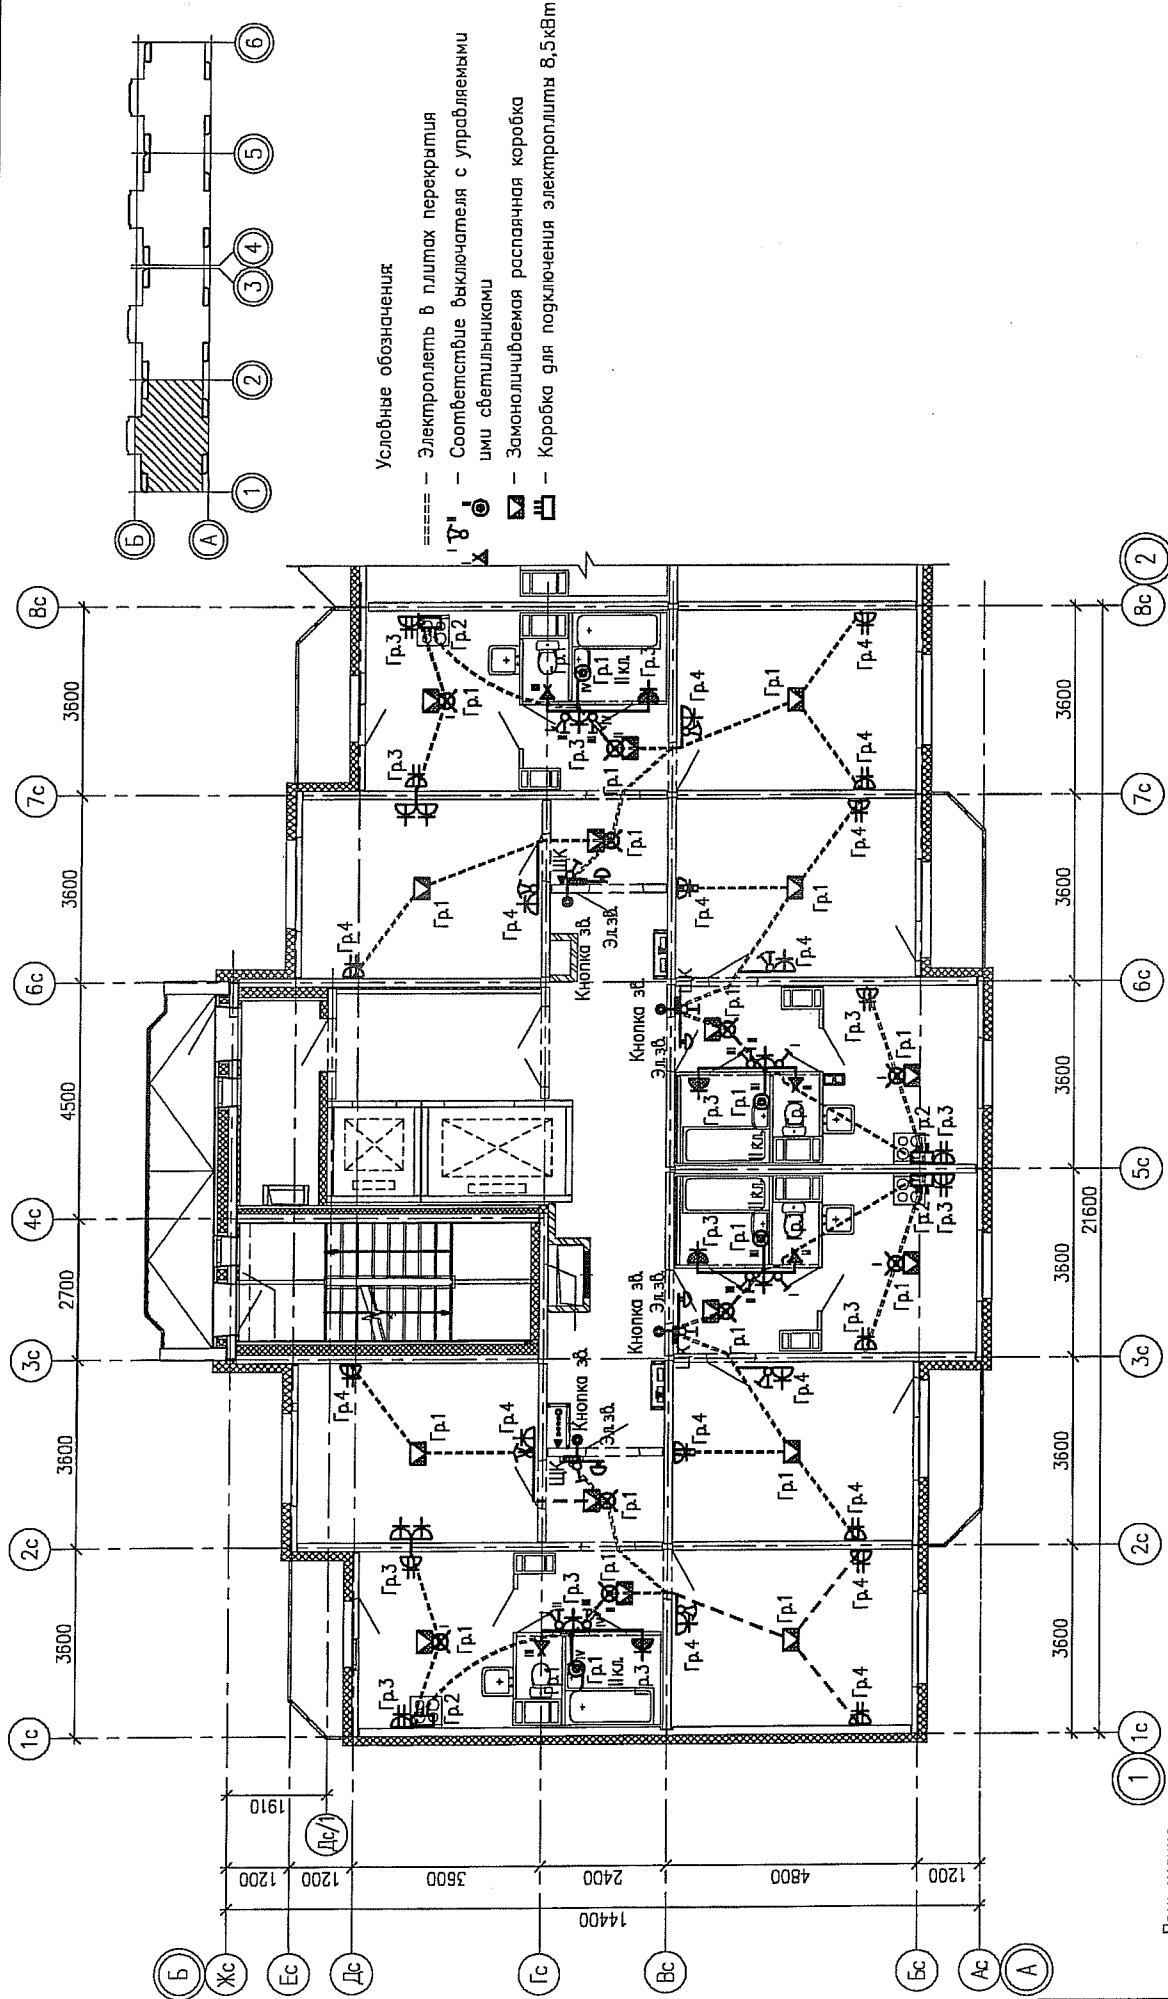

07.001.67/12-04-ЭП			
Жилые дома со встроенными нежилыми помещениями с наземной многорулонной автомобильной в квартале ул. Академика Вонсовского-улицы 1а (названия условные)-Краснодарский-Анатолия Мещеряева в Ленинском районе г.Екатеринбурга			
2	Зам	283-13	05.13
Изм.	Колуч	Лист	Подпись
Реработал	А.В.Аматулов	05.13	
Проверил	Мальшикова	05.13	
Н.контр.	Храмов	05.13	
Жилой дом №4		Стация	Лист
План 3-17 этажа в осях 1-2.		Р	10
Электрооборудование квартир		ООО "ПКУ "НОВА" СтройПроект"	

Примечания.

Схема расположения электропроводов в перекрытиях и стенах панелях смотреть совместно с рабочими чертежами раздела шифр: 07.001.67/12-04-ЮЖ


Электроснабжение электрических плит, осветительную и розеточную сеть комнат, кухни, прихожих и санузлов выполнить в электрических каналах, далее по тексту в "электрических плитах" в плинтах перекрытия и стеновых панелях

В ванных комнатах квартир запроектированы светильники НПП04-60, Электрические звонки установить над входными дверями квартир.

Все электромонтажные работы выполнять согласно СНиП 3.05.06-85.

Заземление электрооборудования выполнять согласно ПУЭ.



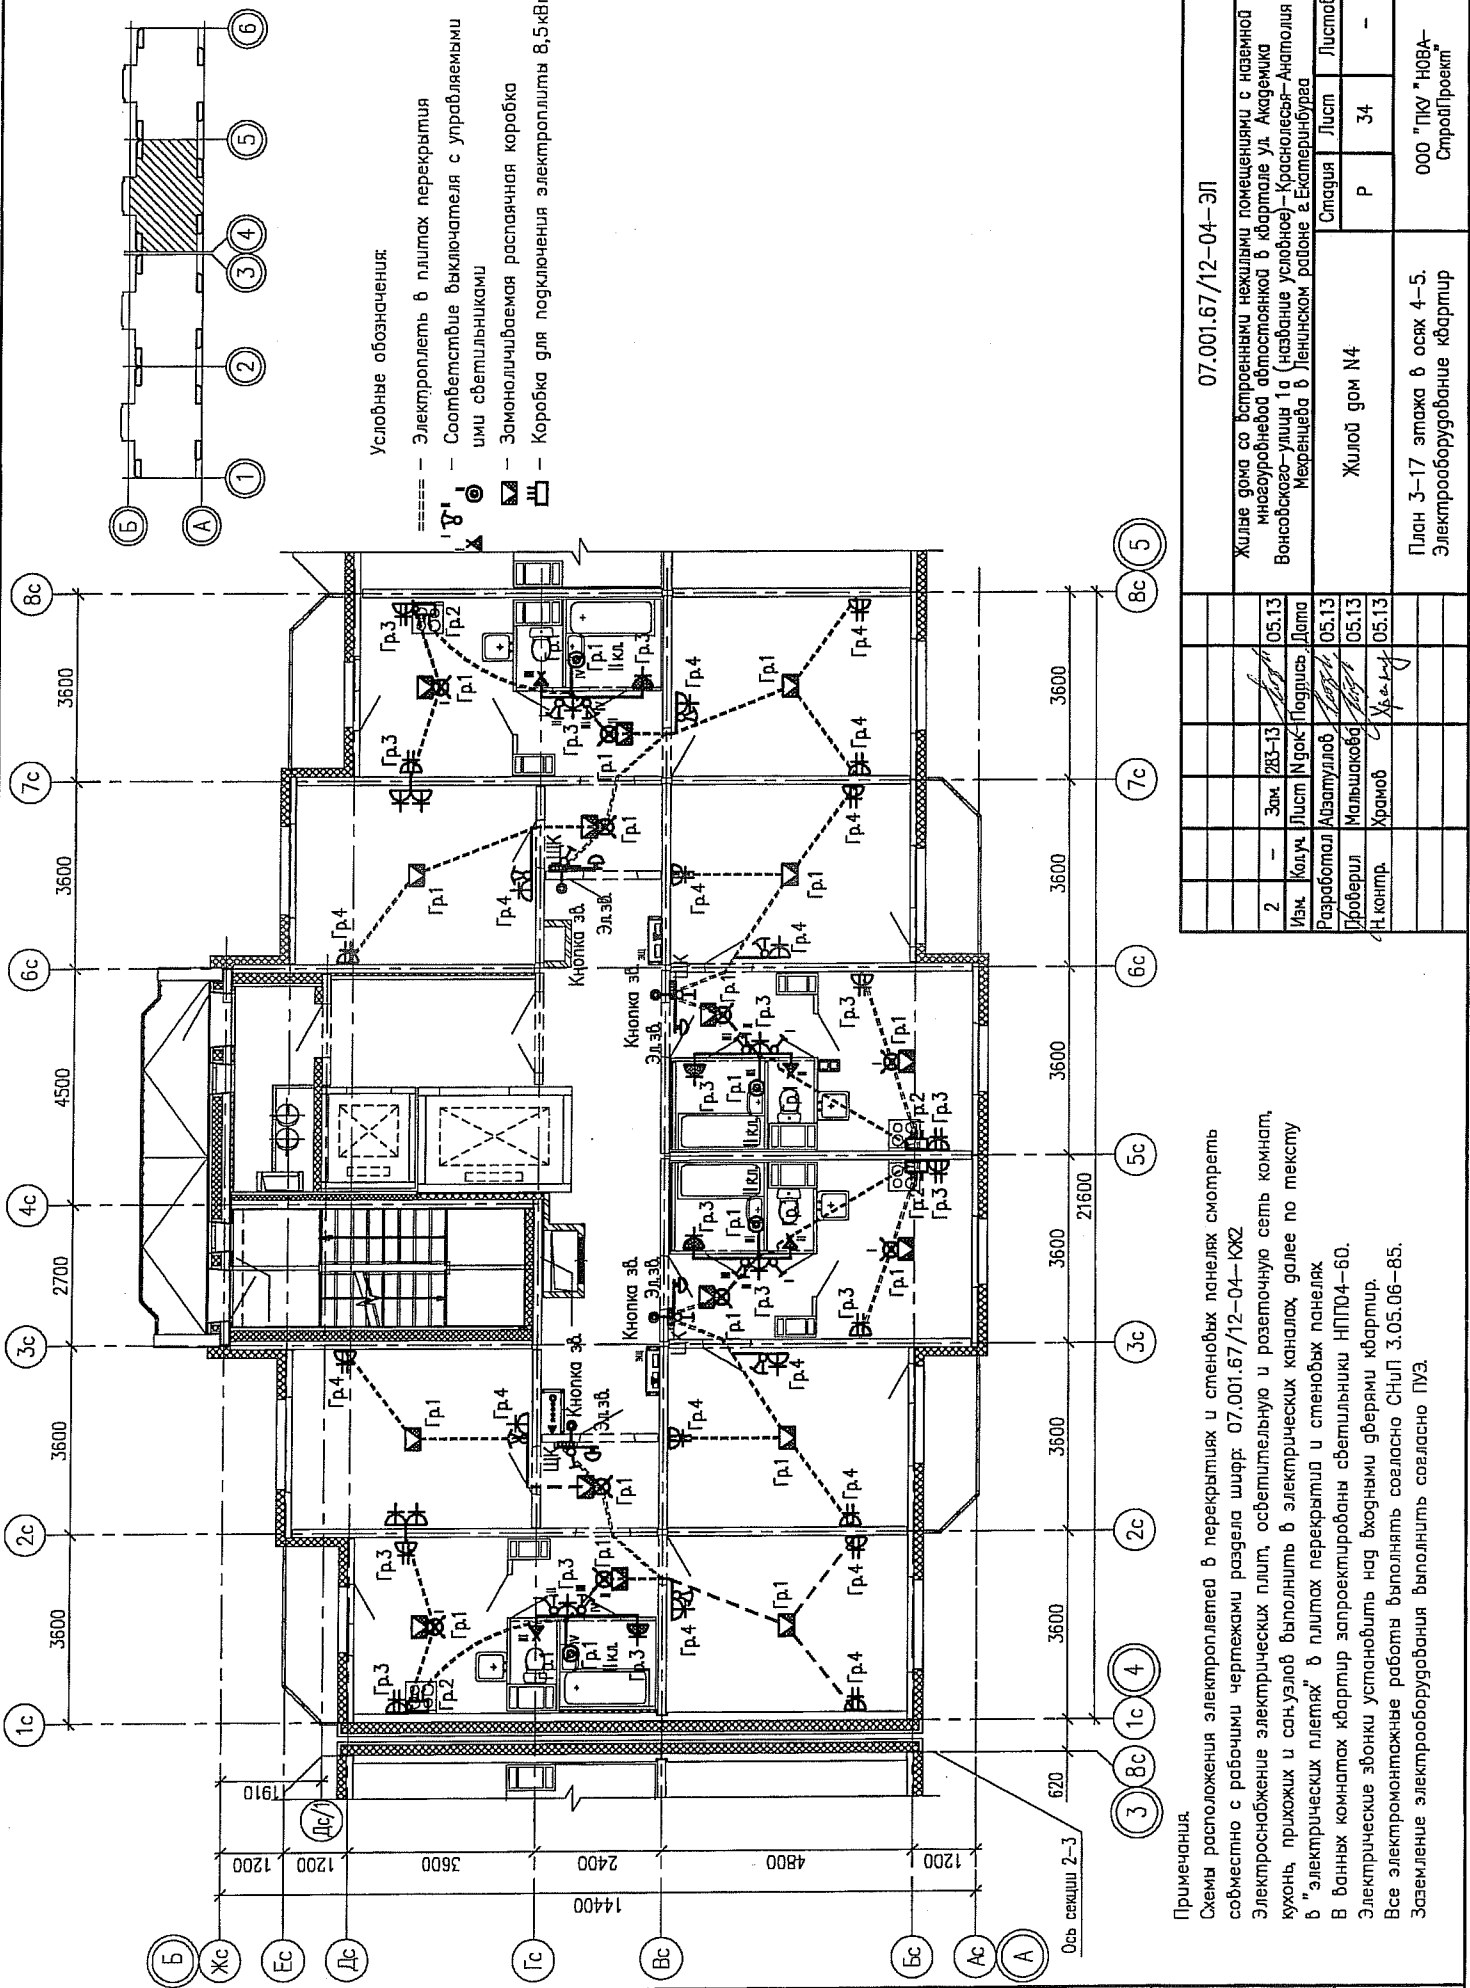

Условные обозначения:

---- Электропровод в плитах перекрытия

Гр.1, Гр.2, Гр.3, Гр.4 Соответствие выключателя с управляемыми или светильниками

Кнопка зб. — Замонтицируемая распаянная коробка

Эл.зб. — Коробка для подключения электроприемника 8,5кВт

Формат	А3
Листов в плане	7:3, 20:3, 15:7
Листов в объеме	1
Итого в объеме	1
Исполнитель	Аккумулятор Кислородный
Проверил	А.А. Сидоров
Дата	12.05.2012

Согласовано:

Взам. инж. N \_\_\_\_\_

Подпись и дата \_\_\_\_\_

Инв'н подл \_\_\_\_\_

Примечания.

Схема расположения электропроводов в перекрытиях и стенах панелей смотреть совместно с рабочими чертежами раздела шифр: 07.001.67/12-04-КЖ

Электрооснащение электрических плит, осветительную и розеточную сеть комнаты, кухню, прихожих и санузлов выполнить в электрических каналах, далее по тексту в "электрических плитах" в плитах перекрытия и стенах панелей


В ванной комнате квартир запроектированы светильники НПП04-60.

Электрические зонки установить над входными дверями квартир.

Все электромонтажные работы выполнять согласно СНиП 3.05.06-85.

Заземление электрооборудования выполнять согласно ПУЭ.

07.001.67/12-04-ЭП		Жилые дома со встроенными нежилыми помещениями с наземной многоярусной оболочкой в квартале ул. Академика Вонсовского-улицы 1а (название условное)-Краснолесья-Анатолия Мехренцева в Ленинском районе г.Екатеринбурга	Листов	34	-
Лист	Р				
Жилой дом N4			Листов		
План 3-17 этажа в осях 4-5.			Электрооборудование квартир		
			000 "ПКУ "НОВА-СтройПроект"		

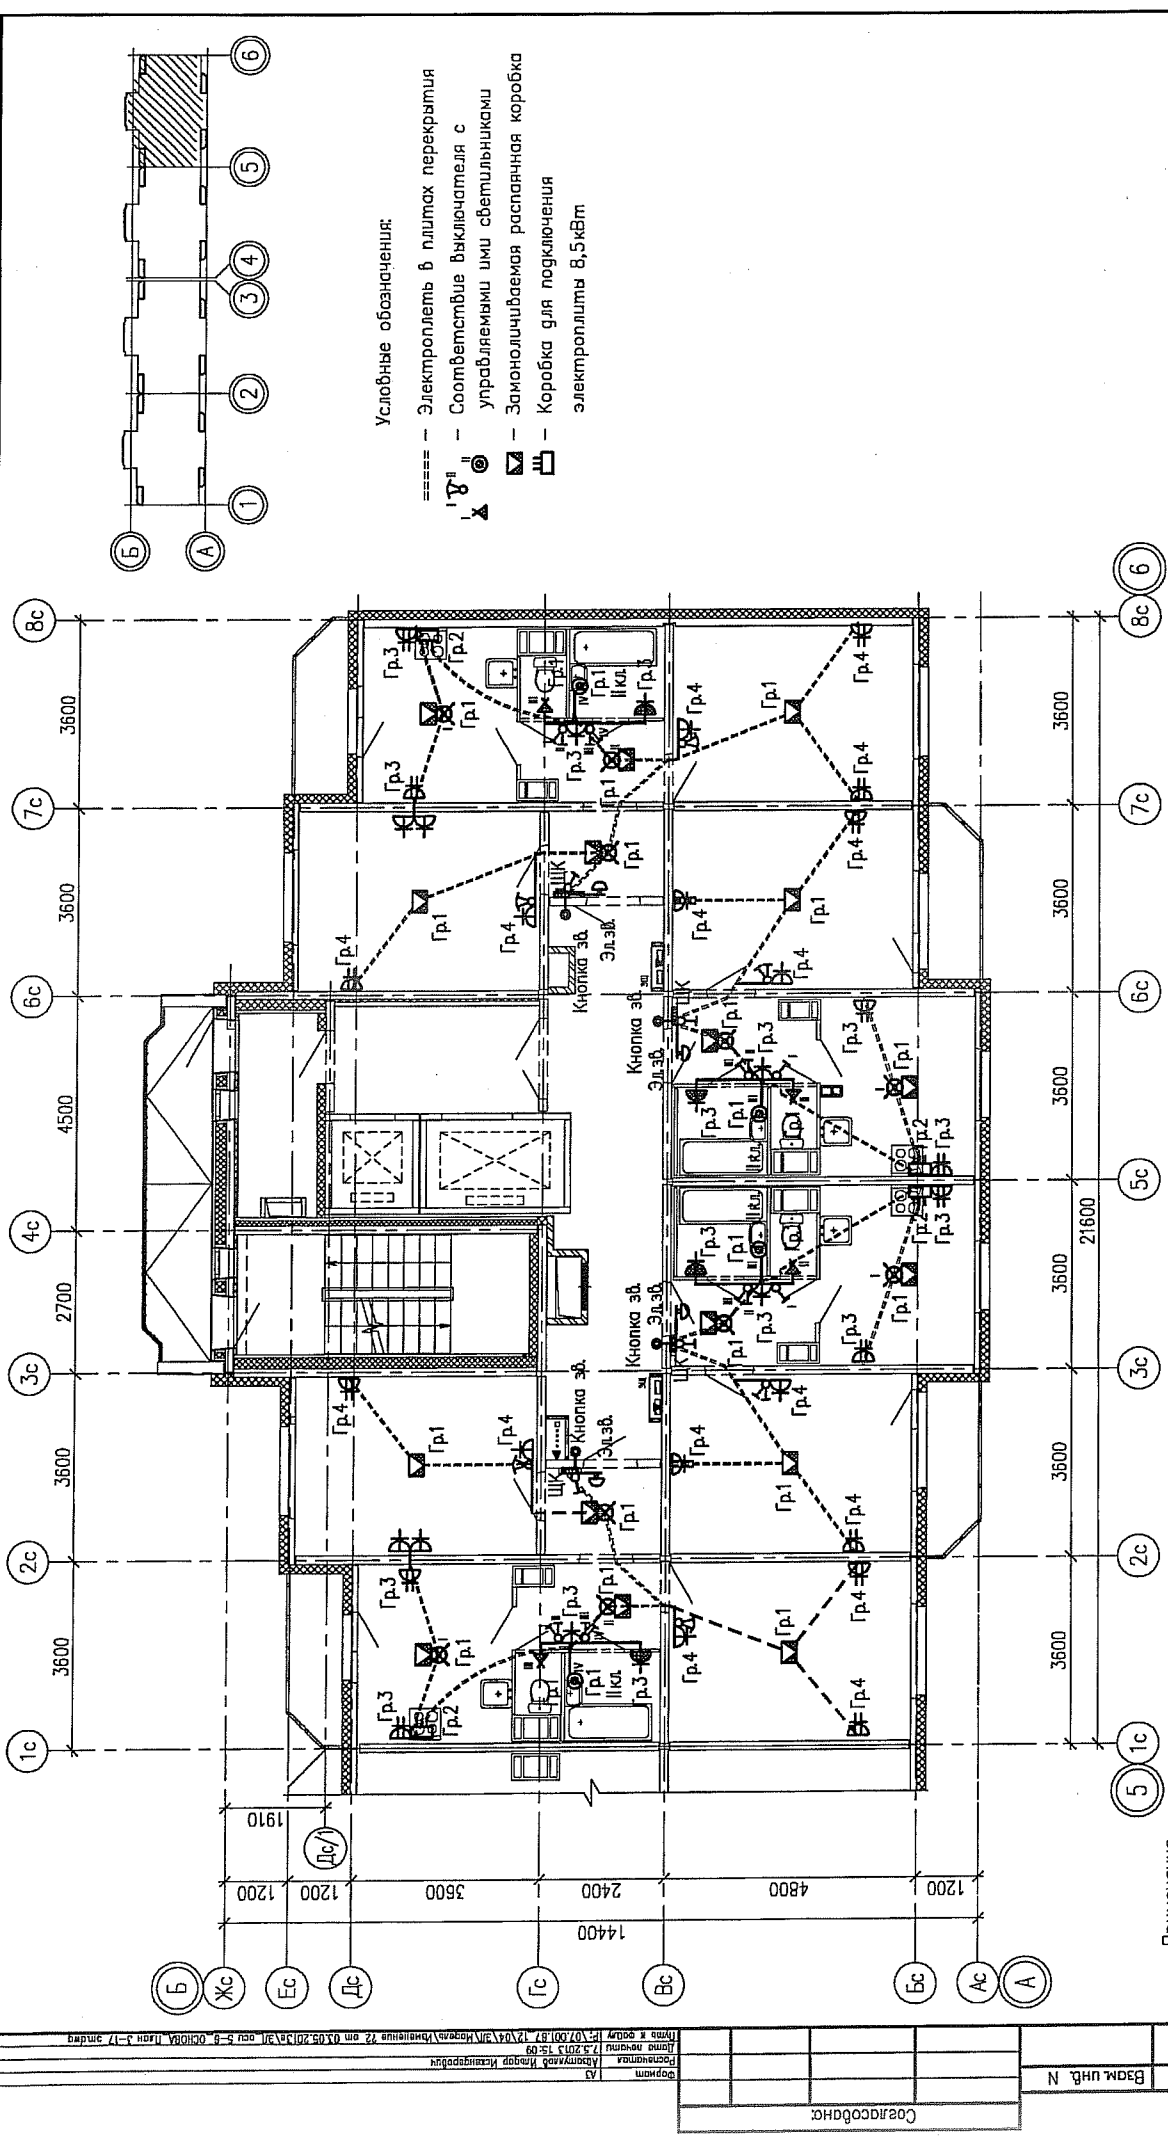

**Примечания.**

Схема расположения электроплит в перекрытиях и стеновых панелях смотреть совместно с рабочими чертежами раздела шифр: 07.001.67/12-04-КЖ

Электроснабжение электрических плит, осветительную и розеточную сеть комнат, кухни, прихожих и санузлов выполнить в электрических каналах далее по тексту в "электрических плитах" в плитах перекрытий и стеновых панелях.


В ванной комнате квартир запроектированы светильники НПП04-60. Электрические звонки установить над входными дверями квартир.

Все электромонтажные работы выполнять согласно СНиП 3.05.06-85. Заземление электрооборудования выполнять согласно ПУЭ.

07.001.67/12-04-ЭП	Жилые дома со встроенными нежилыми помещениями с наземной инженерной инфраструктурой в квартале ул. Академика Вокосовского-улицы 1а (названия условные)-Краснолесья-Академия Мехенцева в Ленинском районе г. Екатеринбург	
2	Зем. 283-13	05.13
Изм. Колуч.	Лист N доп. Подпись Дата	
Разработал	Магатулов	05.13
Проверил	Малышкова	05.13
Н. контр.	Храмов	05.13
	Лист	Листов
	Р	43
	ООО "НОВА-СтройПроект"	

И№N подл.	Подпись и дата	Взам. инв. N
Согласовано:		
Формат	Листов	Листов
Контурный лист	Лист	Лист
Итого в серии	Лист	Лист
Итого в серии 12 от 02.05.2012 г. в 12:04. Инженер/Монтажник 12 от 02.05.2012 г. в 12:04. План 3-17 этажа		



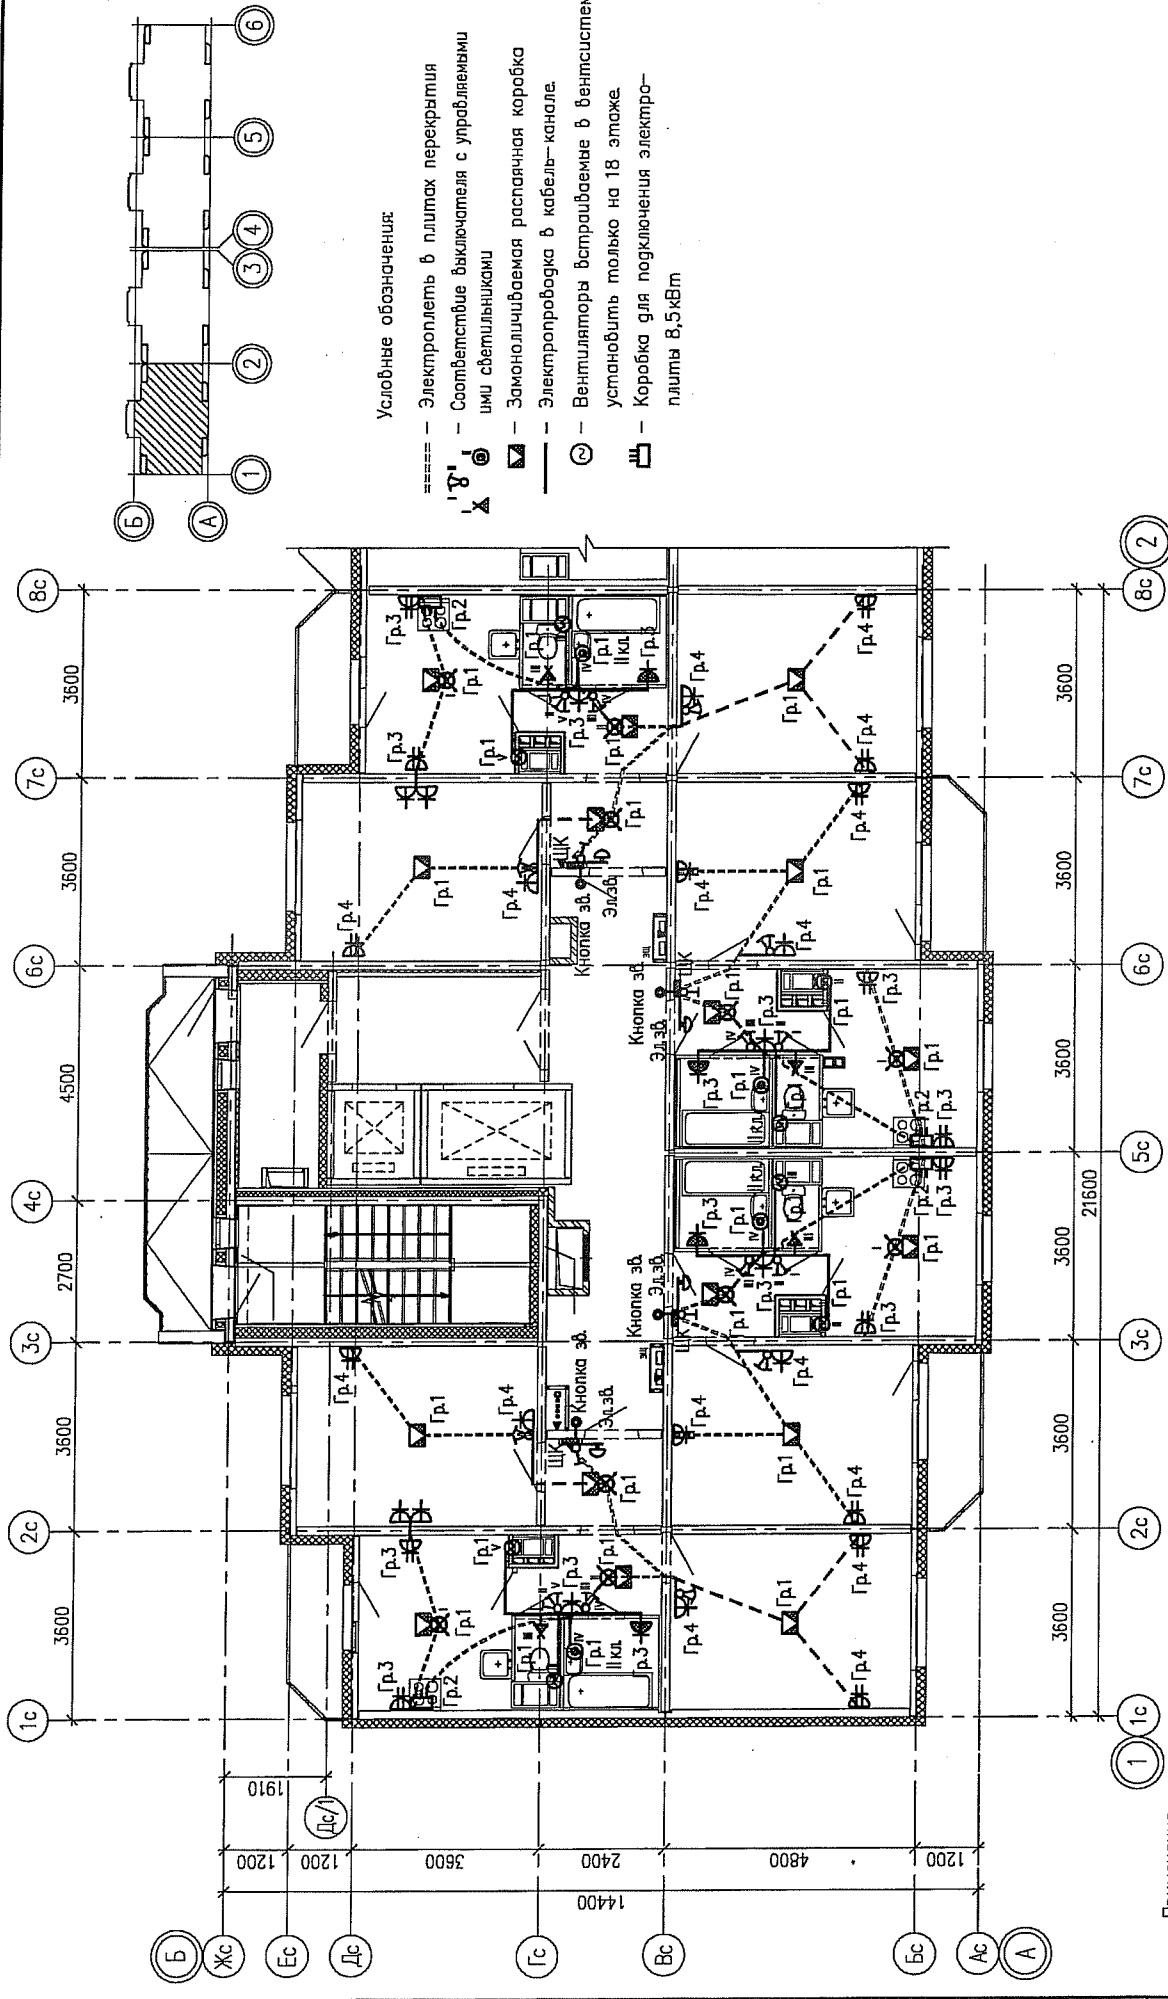

Условные обозначения:


- Электрорилет в плитах перекрытия
- ⊗ Соответствие выключателя с управляемыми  
или светильниками
- ⊕ Замоноличиваемая распаячная коробка
- Электропроводка в кабель-канале
- ⊙ Вентиляторы встраиваемые в вентилястему
- ⊞ Установить только на 18 этаже
- ⊞ Коробка для подключения электро-  
плиты 8,5кВт

Примечания:  
 Схема расположения электрорилетов в перекрытиях и стенах панелей смотреть совместно с рабочими чертежами раздела шифр: 07.001.67/12-04-ЮЖ2  
 Электроснабжение электрических плит, осветительную и розеточную сеть комнат, кухни, прихожих и санузлов выполнить в электрических каналах далее по тексту в "электрических плитах" в плитах перекрытия и стенах панелей  
 В банях комнатах квартир запроектированы светильники НППД4-60.  
 Электрические звонки установить над входными дверями квартир.  
 Все электромонтажные работы выполнять согласно СНиП 3.05.06-85.  
 Заземление электрооборудования выполнять согласно ПУЭ.

07.001.67/12-04-ЭП

Жилые дома со встроенными нежилыми помещениями с наземной многорулонной обмоточной в кватрале ул. Академика Вонсовского-улицы 1а (названные условно)-Красноярск-Анатолия Меренцева в Ленинском районе г.Екатеринбурга	05.13	Дата
2 - Зам. 283-13	05.13	Дата
Изм. Кол.ч. Лист N док. Подпись	05.13	Дата
Разработал А.В.Авдеев	05.13	Дата
Проверил Мальшиков	05.13	Дата
Н.контр. Храмов	05.13	Дата
Жилой дом N4	Р	12
Лист	Лист	Листов
План 18 этажа в осях 1-2.	ООО "ПКУ "НОВА" СтройПроект"	
Электрооборудование квартир		


Инд. N погл.	Подпись и дата	Вам. чнр. N
Согласовано:		
Формат	А3	
Рисунки	2, 2013 г. 05	
Листы	1, 2, 2013 г. 05	
Итого в альб.	1, 2, 2013 г. 05	

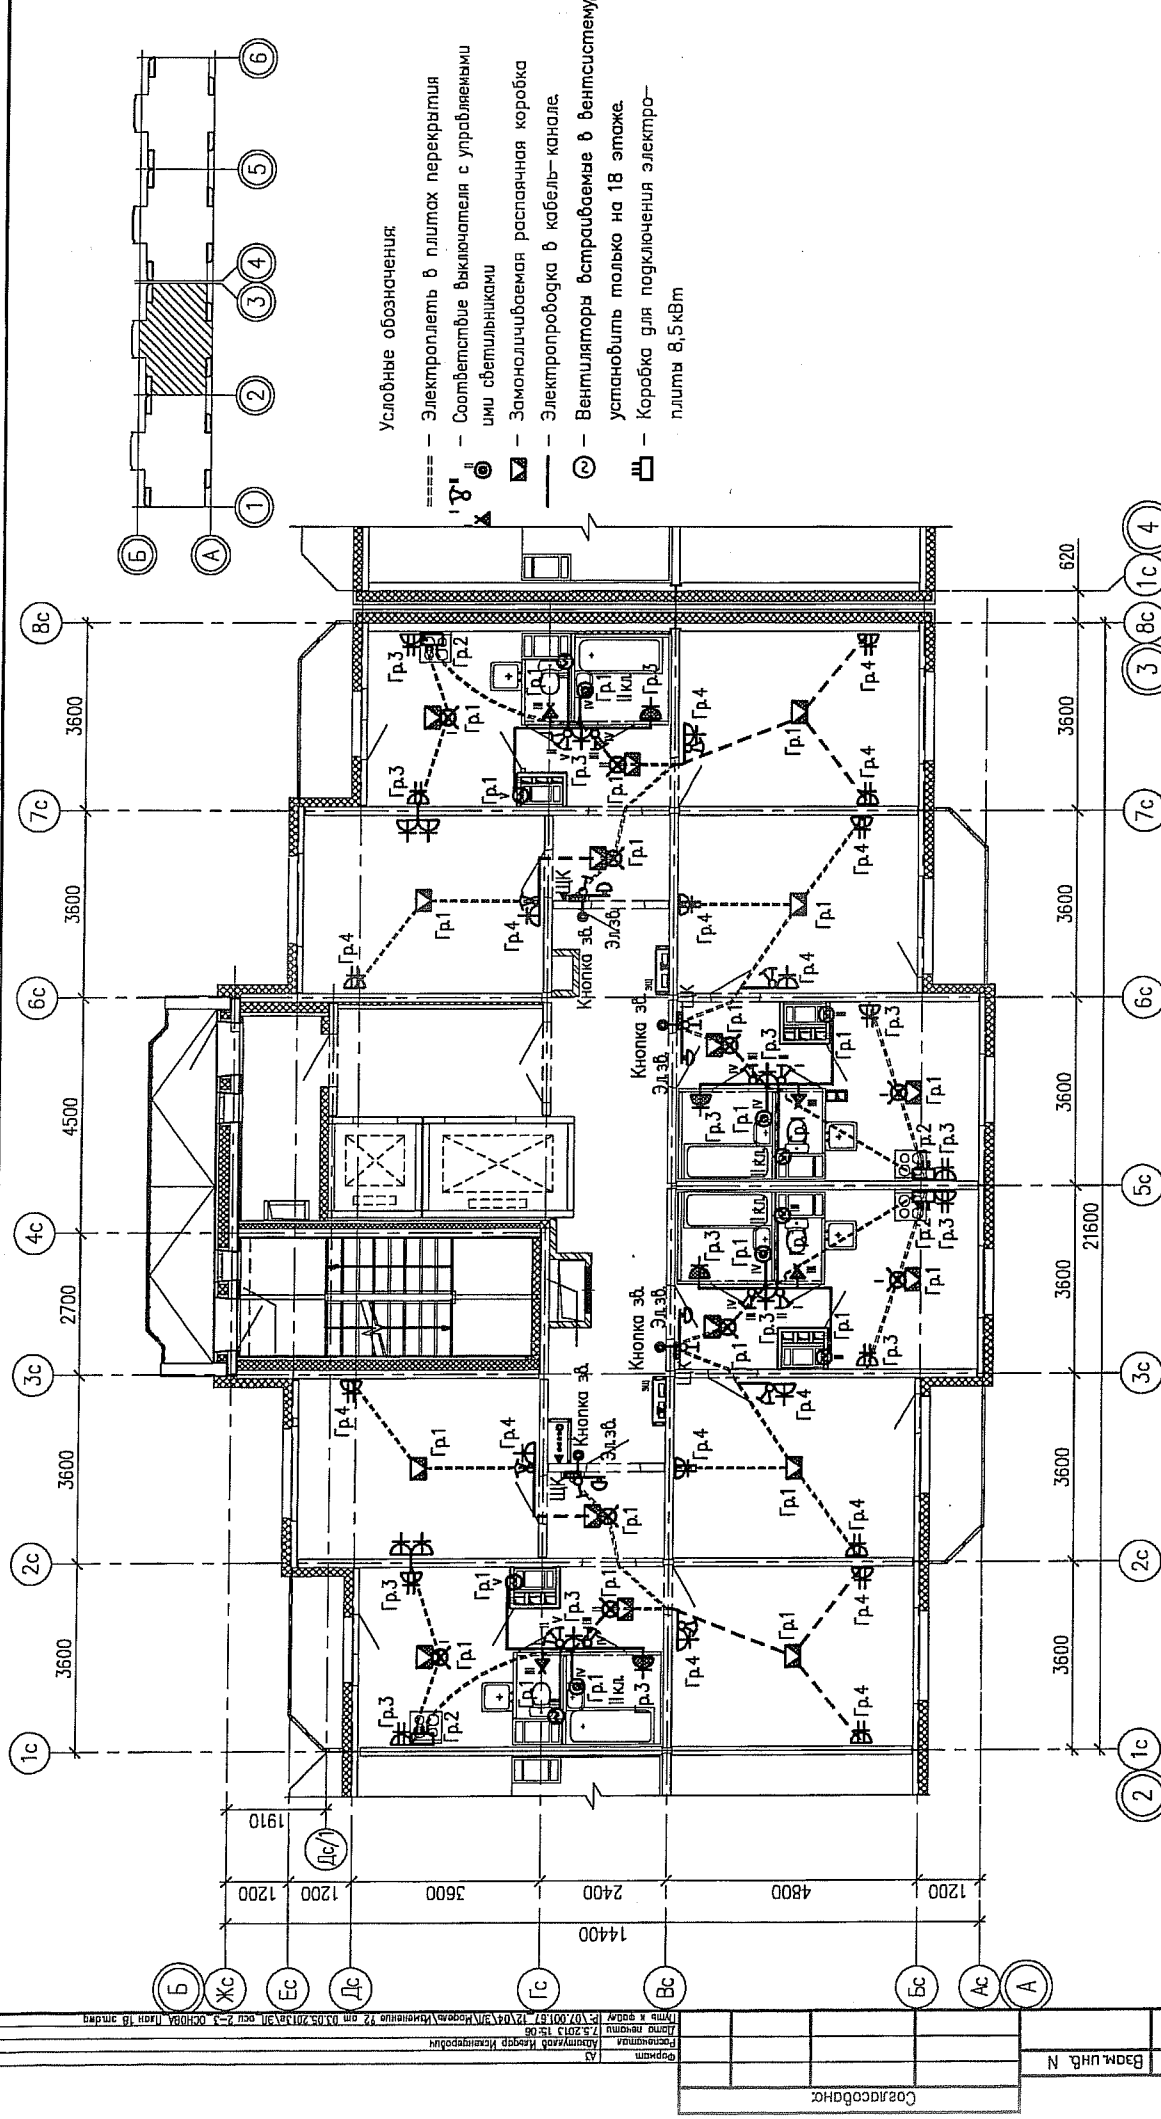

- Условные обозначения:
- Электрощиты в плитах перекрытия
  - ⊕ - Соответствие выключателя с управляемыми или светильниками
  - ⊗ - Самоочищаемая распаянная коробка
  - ⊖ - Электропроводка в кабель-канале
  - ⊙ - Вентиляторы встраиваемые в вентилястему
  - ⊞ - установить талько на 18 этаже
  - ⊞ - Коробка для подключения электроплиты 8,5кВт

Примечания:  
 Схемы расположения электрощитов в перекрытиях и стеновых панелях смотреть совместно с рабочими чертежами раздела шифр: 07.001.67/12-04-КХ2  
 Электроснабжение электрических плит, осветительную и розеточную сеть комнат, кухни, прихожих и санузлов выполнить в электрических каналах, далее по текстам в "электрических плитах" в плитах перекрытия и стеновых панелях  
 В ваннах комнатах квартир запроектированы светильники НПДР4-80.  
 Электрические звонки установить над входными дверями квартир.  
 Все электромонтажные работы выполнять согласно СНиП 3.05.06-85.  
 Замена электрооборудования выполнять согласно ПУЭ.

07.001.67/12-04-ЭП		Жилой дом №4	
Жилые дома со встроенными нежилыми помещениями с наземной многорулевой обремененной в квартале ул. Академика Вонсовского-улицы 1а (название условное)-Красноярск-Анатолия Мехерянцева в Ленинском районе г.Екатеринбурга			
Изм.	Кол.ч.	Лист	Дата
2	-	Зач. 203-13	05.13
Разработал	Александров	05.13	
Проверил	Мальшакова	05.13	
Н.контр.	Хромов	05.13	
Стация	Лист	Листов	
Р	21	-	
План 18 этажа в осях 2-3.			000 "ПКУ "НОВА"-СтройПроект"

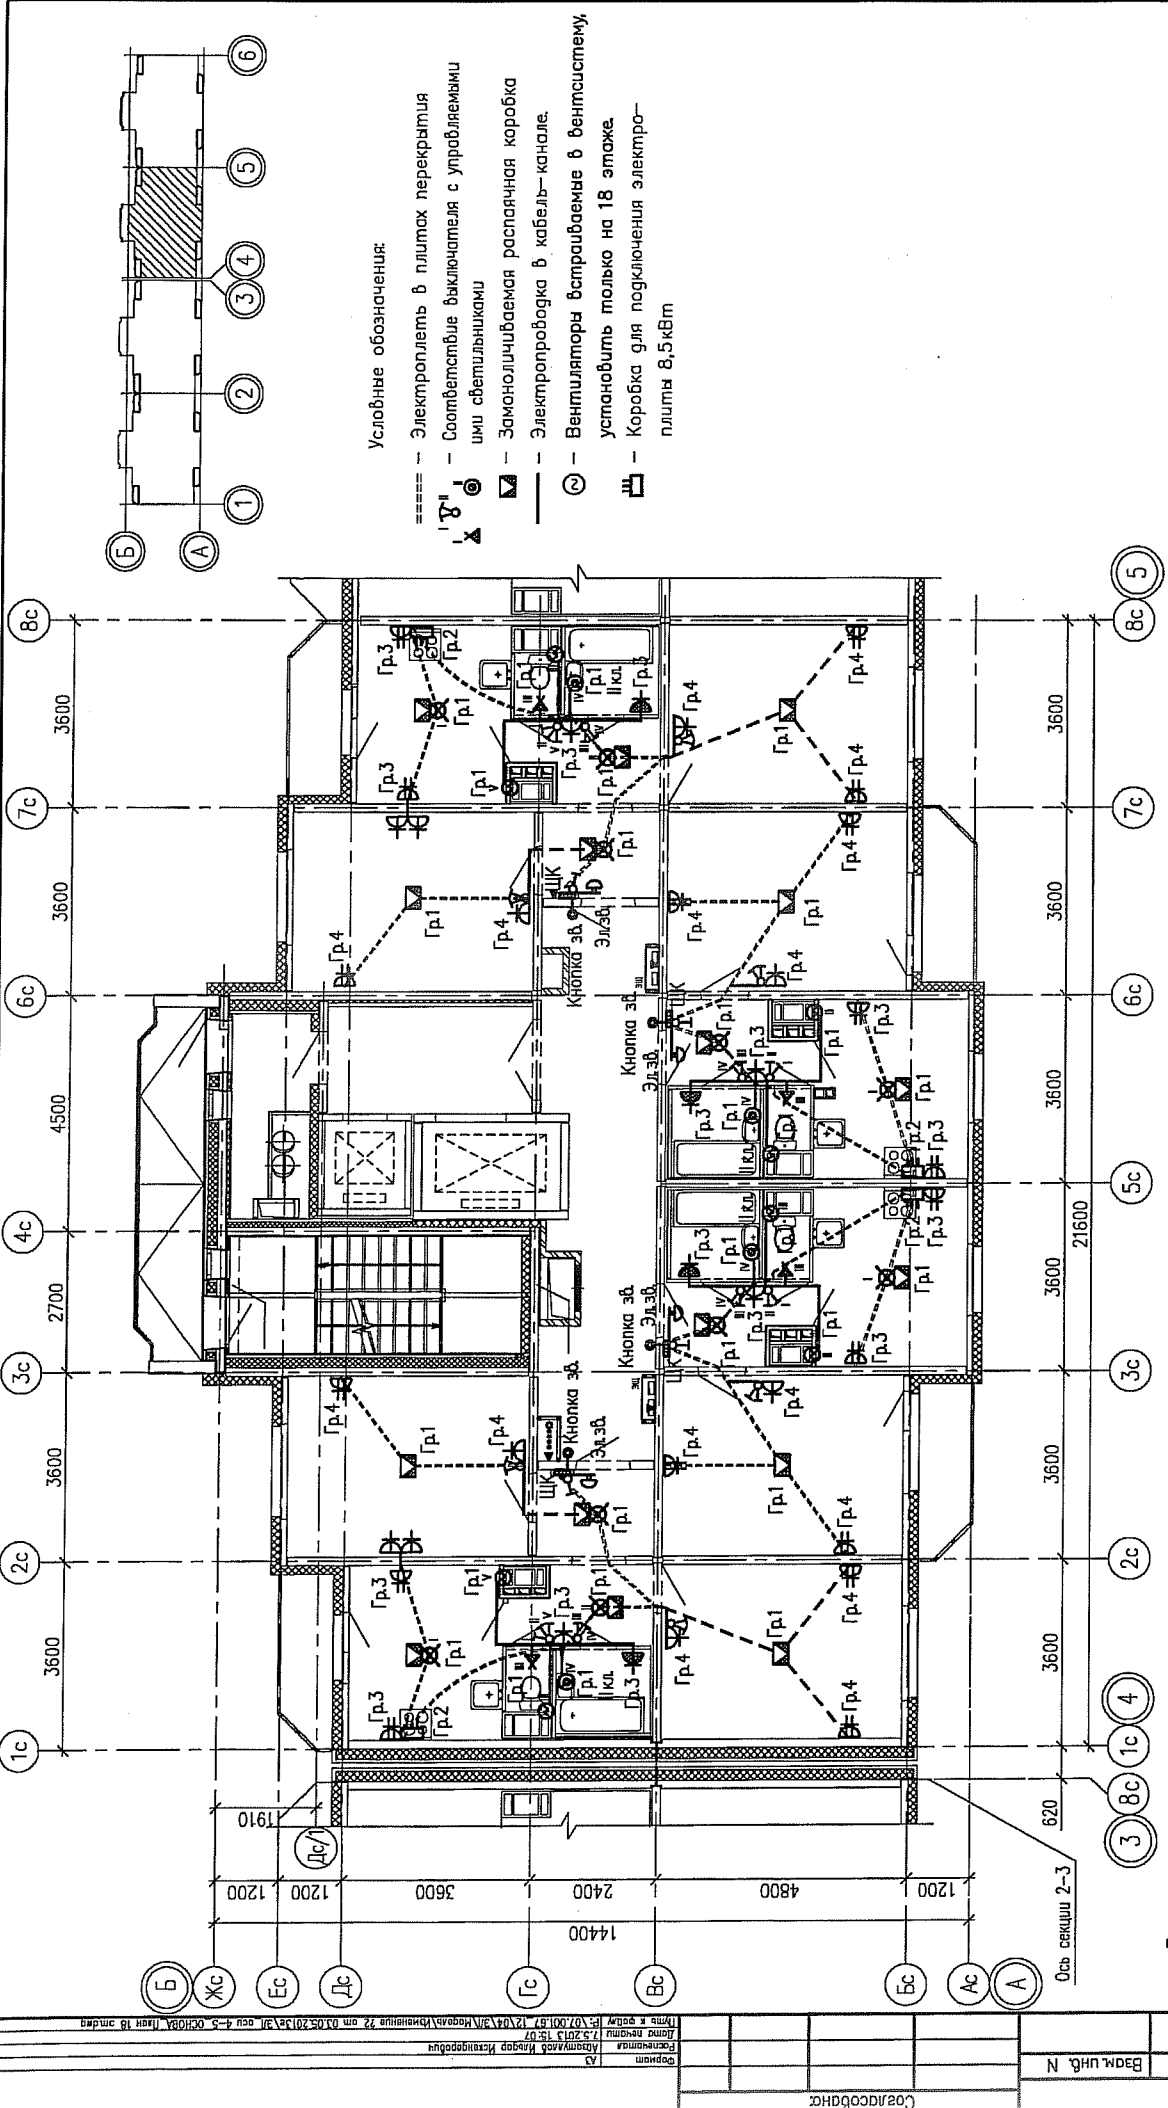

07.001.67/12-04-ЭП		Жилые дома со встраиваемыми нежилыми помещениями с наземной многоруководной абстоянкой в квартале ул. Академика Вонсовского-улицы 1а (название условное)-Красноярск-Анаполис Мезрещево в Ленинском районе в Екатеринбург	
2	Зам. Лист	283-13	05.13
Изм.	Код.уч.	Лист	№ док. Подпись Дата
Разработал	Исполнил	Проверил	Дата
Директор	Мальшикова	Хромов	05.13
Инж.проект	Сторож	Лист	Листов
Жилой дом №4		Р	36
План 18 этажа в осях 4-5.		ООО "ПКУ "НОВА-СтройПроект"	

Примечания.

Схема расположения электроплетей в перекрытиях и стеновых панелях смотреть совместно с рабочими чертежами раздела шифр: 07.001.67/12-04-КЖ2


Электрооснащение электрических плит, осветительную и розеточную сеть комнат, кухни, прихожих и санузлов выполнить в электрических каналах, далее по тексту в "электрических плетях" в плитах перекрытия и стеновых панелях.

В ваннах комнатах квартир запроектированы светильники НППО4-60, устанавливаемые над входной дверью.

Электрические звонки установить над входными дверями квартир.

Все электромонтажные работы выполнять согласно СНиП 3.05.06-85.

Заемление электрооборудования выполнить согласно ПУЭ.

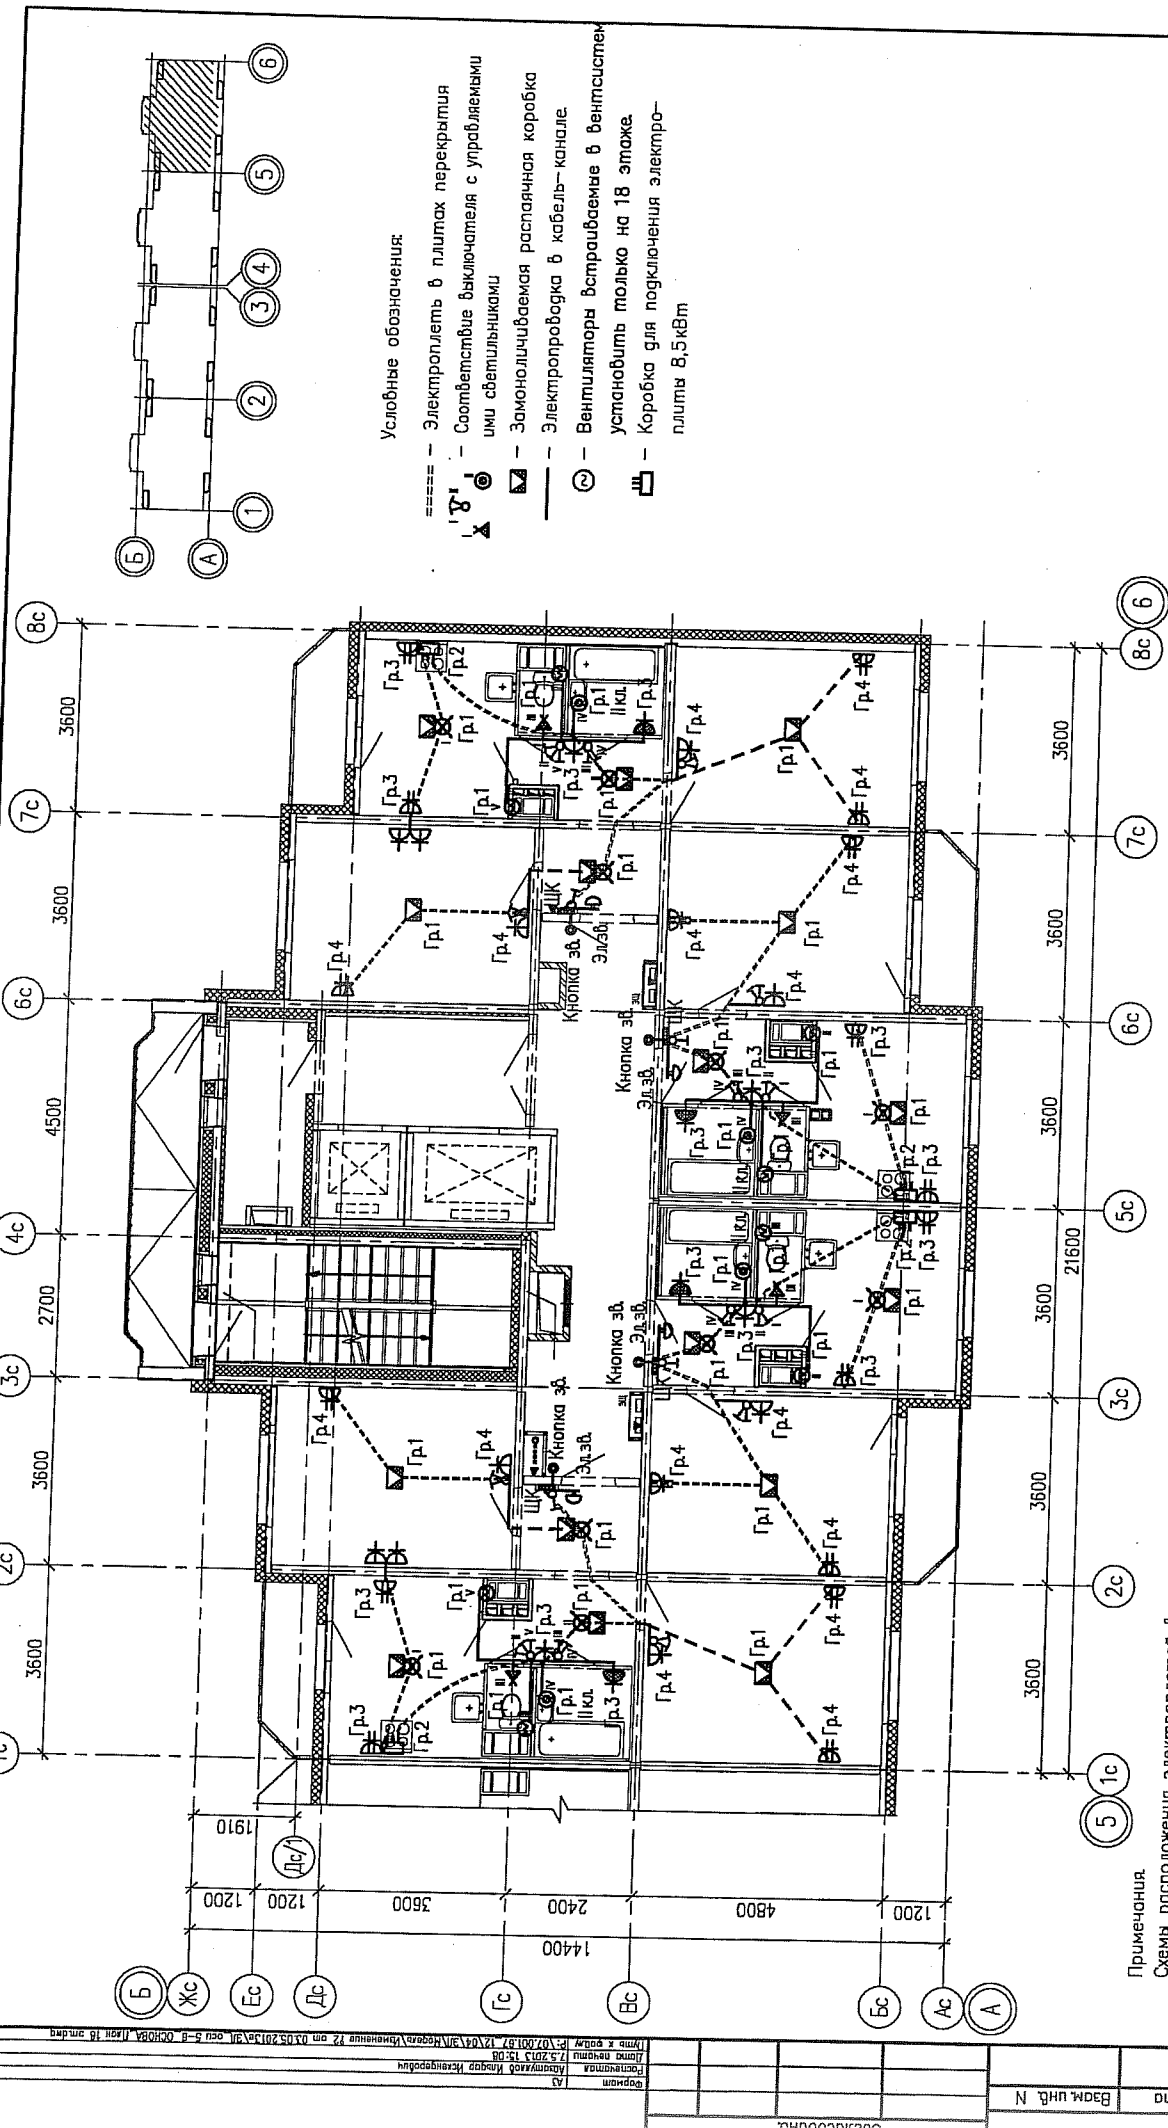

07.001.67/12-04-ЭП		Жилые дома со встроенными нежилыми помещениями с наземной многоуровневой автомобильной стоянкой в квартале ул. Академика Вонсовского-улицы 1а (название условное) - Краснолесный-Ангиополия Мекренцева в Ленинском районе г. Екатеринбург	
2	Зам 203-13	05.13	
Изм.	Колуч Лист	№ док	Подпись Дата
Разработал	Авзатулов	05.13	
Проверил	Малышкова	05.13	
И.контр.	Храмов	05.13	
Жилой дом N4		Стация	Лист
План 18 этажа в осях 5-6.		Р	45
Электрооборудование квартир		ООО "ПКУ "НОВА" СтройПроект	

**Примечания.**  
 Схемы расположения электроплетей в перекрытиях и стенах панелях смотреть совместно с рабочими чертежами раздела шифр 07.001.67/12-04-КХ2  
 Электрооснащение электрических плит, осветительную и розеточную сеть комнат, кухню, прихожих и санузлов выполнить в электрических каналах далее по тексту в "электрических плетях" в плитах перекрытий и стеновых панелях  
 В ванных комнатах квартир запроектированы светильники НПТ04-60.  
 Электрические звонки установить над входными дверями квартир.  
 Все электромонтажные работы выполнять согласно СНиП 3.05.06-85.  
 Заземление электрооборудования выполнять согласно ПУЭ.

- Условные обозначения:
- Электроплеть в плитах перекрытия
  - ⊕ Соответствие выключателя с управляемыми ими светильниками
  - ⊖ Замоноличиваемая распаячная коробка
  - ⊖ Электропроводка в кабель-канале
  - ⊖ Вентиляторы встраиваемые в вентилястем установленные только на 18 этаже.
  - ⊖ Коробка для подключения электроплиты 8,5кВт

