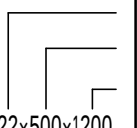


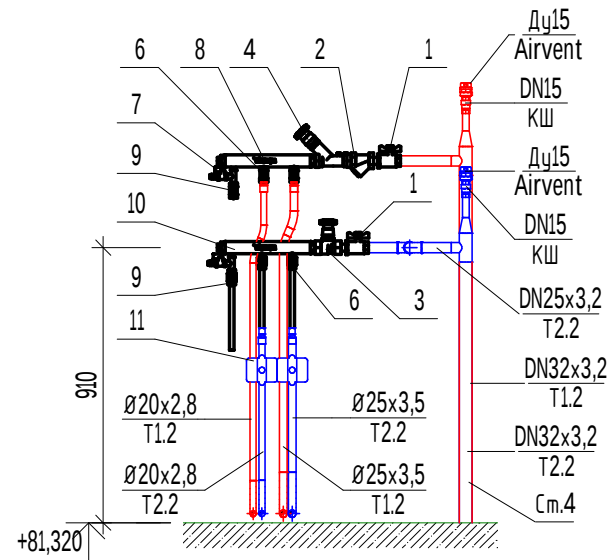
План 25 этажа



Таблица назначения систем	
Название системы	Назначение
T1.1, T2.1	Подающий и обратный трубопроводы системы отопления жилых помещений (1 зона)
T1.2, T2.2	Подающий и обратный трубопроводы системы отопления жилых помещений (2 зона)
T1.3, T2.3	Подающий и обратный трубопроводы системы отопления мест общего пользования (1 зона)
T1.4, T2.4	Подающий и обратный трубопроводы системы отопления мест общего пользования (2 зона)

Маркировка радиаторов	
Обозначение на чертеже	Наименование радиатора
 22x500x1200 n.3	- Тип прибора - Высота прибора - Длина прибора - Стальной панельный радиатор EVRA Ventil Compact(или аналог) с нижним подключением - Значение преднастройки термостатического клапана
КСК20-1,835К	Конвектор стальной настенный с боковым подключением Сантехпром Авто

 
 
 
Коллектор на 2 выхода (28 этаж, Ст.4)



- Элементы в составе этажного коллектора:
- Шаровый кран с рукояткой-бабочкой Ду25;
 - Фильтр сетчатый Ду25;
 - Автоматический регулятор перепада давления VT0.41 5-30 Ду15 преднастройка п.20;
 - Клапан-партнер VT0.42 Ду25 преднастройка п.4,5;
 - Шаровый кран для монтажа термодатчика Ду15;
 - Шаровый кран с рукояткой-бабочкой Ду15;
 - Воздухоотводчик ручной;
 - Коллектор подающий с правым подключением на 2 выхода;
 - Кран дренажный Ду15.
 - Коллектор обратный с правым подключением на 2 выхода;

- Элементы, не входящие в состав коллектора:
- Счетчик ультразвуковой Пульсар Ду15.

- Примечания:
- Все отметки и привязки уточнить при монтаже;
 - Трубопроводы в квартирах проложены в конструкции пола в защитной гофре;
 - Трубопроводы в общем коридоре прокладываются в конструкции пола в теплоизоляции из вспененного полистирола Порилекс НПЭ Т толщ. 6 мм;
 - Стальные трубопроводы в составе коллекторов учета изолировать теплоизоляцией Порилекс НПЭ Т 13 мм;
 - Трубопроводы, проходящие под дверями, прокладываются в гильзах.

						048/4-10.22-00-0B1				
1	-	Зам.	357-24		10.24	Комплексная застройка в квартале улиц Фрунзе – Белинского – Щорса – Степана Разина, в Ленинском районе г. Екатеринбурга. Этапы №1.2, 1.3, 1.4. Этап №1.2. Односекционный жилой дом.				
Изм.	Кол. уч.	Лист	№ док.	Подп.	Дата	Отопление		Стадия	Лист	Листов
Разраб.	Гришина				05.22			Р	8	
Проверил	Ведерников				05.22					
Н. контроль						Космылева		05.22	План 25 этажа. Коллектор Ст.4 на 2 выхода (28 этаж).	
									ИНПАД	проектирование обследование зданий навесные фасады