


- Условные обозначения:
- трубы, проложенные в монолите плиты перекрытия над этажом;
 - трубы, проложенные в монолите плиты перекрытия предыдущего этажа;
 - — вывод трубы;
 - 13 — номер узла (см. лист 2)
 - 13(Ф) — узел заложен в филigrане
 - 13 — труба доходит до ответвительной коробки, через перекрытие не проходит

Трубную разводку прокладывать не нарушая арматуры плиты перекрытия

Данный раздел рассматривать совместно с комплектами чертежей АПУ.052-012-ЭЛ, АПУ.052-012-ПС, АПУ.052-012-ПС.КЖ, АПУ.052-012-СС.КЖ, АПУ.052-012-СС.




С.О.Г.Л.А.С.О.В.А.Н.О.	06.19
АР	Бушуева
КЖ	Микрарова
Вак. инж. АН	06.19
Подпись и дата	
Инд.Н. подг.	

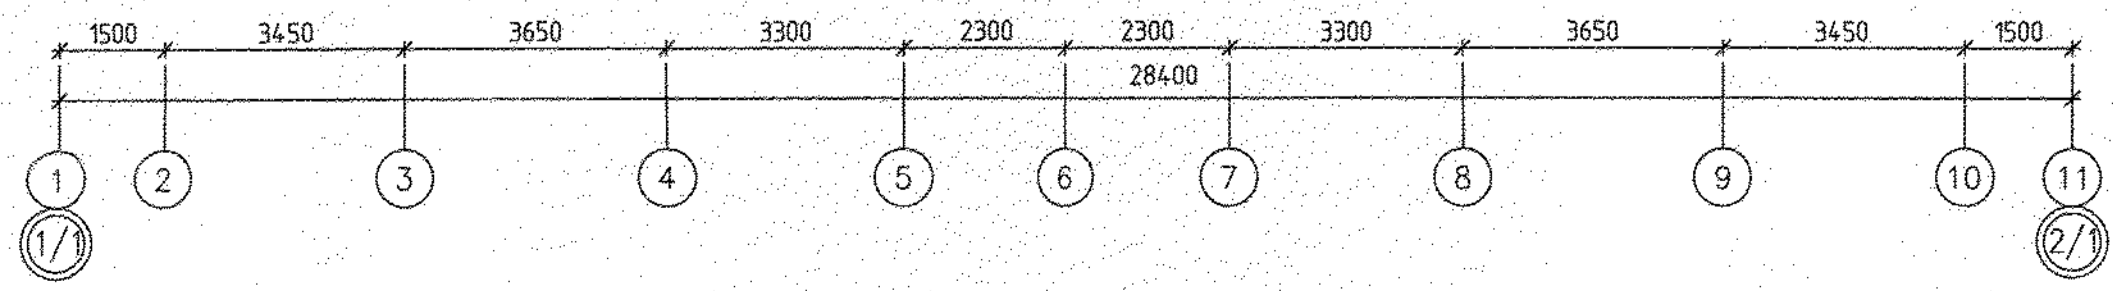

АПУ.052-012-ЭЛ.КЖ					
2	-	Зам. 342-19	09.19	Застройка по ул.Просторной - Павлодарской в Чкаловском районе г. Екатеринбурга (участок N2). Жилые дома со встроенно-пристроенными помещениями общественного назначения, трансформаторной подстанции и подземной автостоянкой.	
Разработал	Иванова	02.19	Статия	Лист	Листов
Проверил	Кузнецов	02.19	Р	5	18
Гл. спец.	Самсонова	02.19	27-этажный жилой дом N12		
План 3-12 этажей. Трубная разводка под электрокоммуникации			АО КОРПОРАЦИЯ АТОМСТРОЙКОМПЛЕКС		

СОГЛАСОВАНО
 АР Бушueva 06.19
 Макарова 06.19
 Взам. инв.№ КК
 Подпись и дата
 Инв.№ подл.


Б/И
 К
 И
 Ж
 Е
 Д
 Г
 В
 Б
 А
 А/И

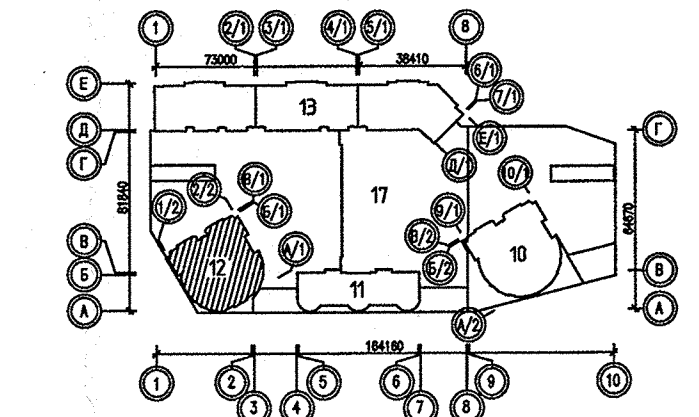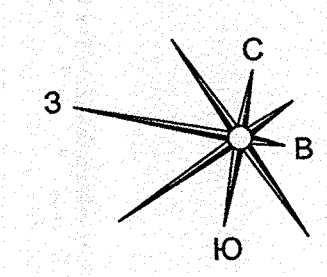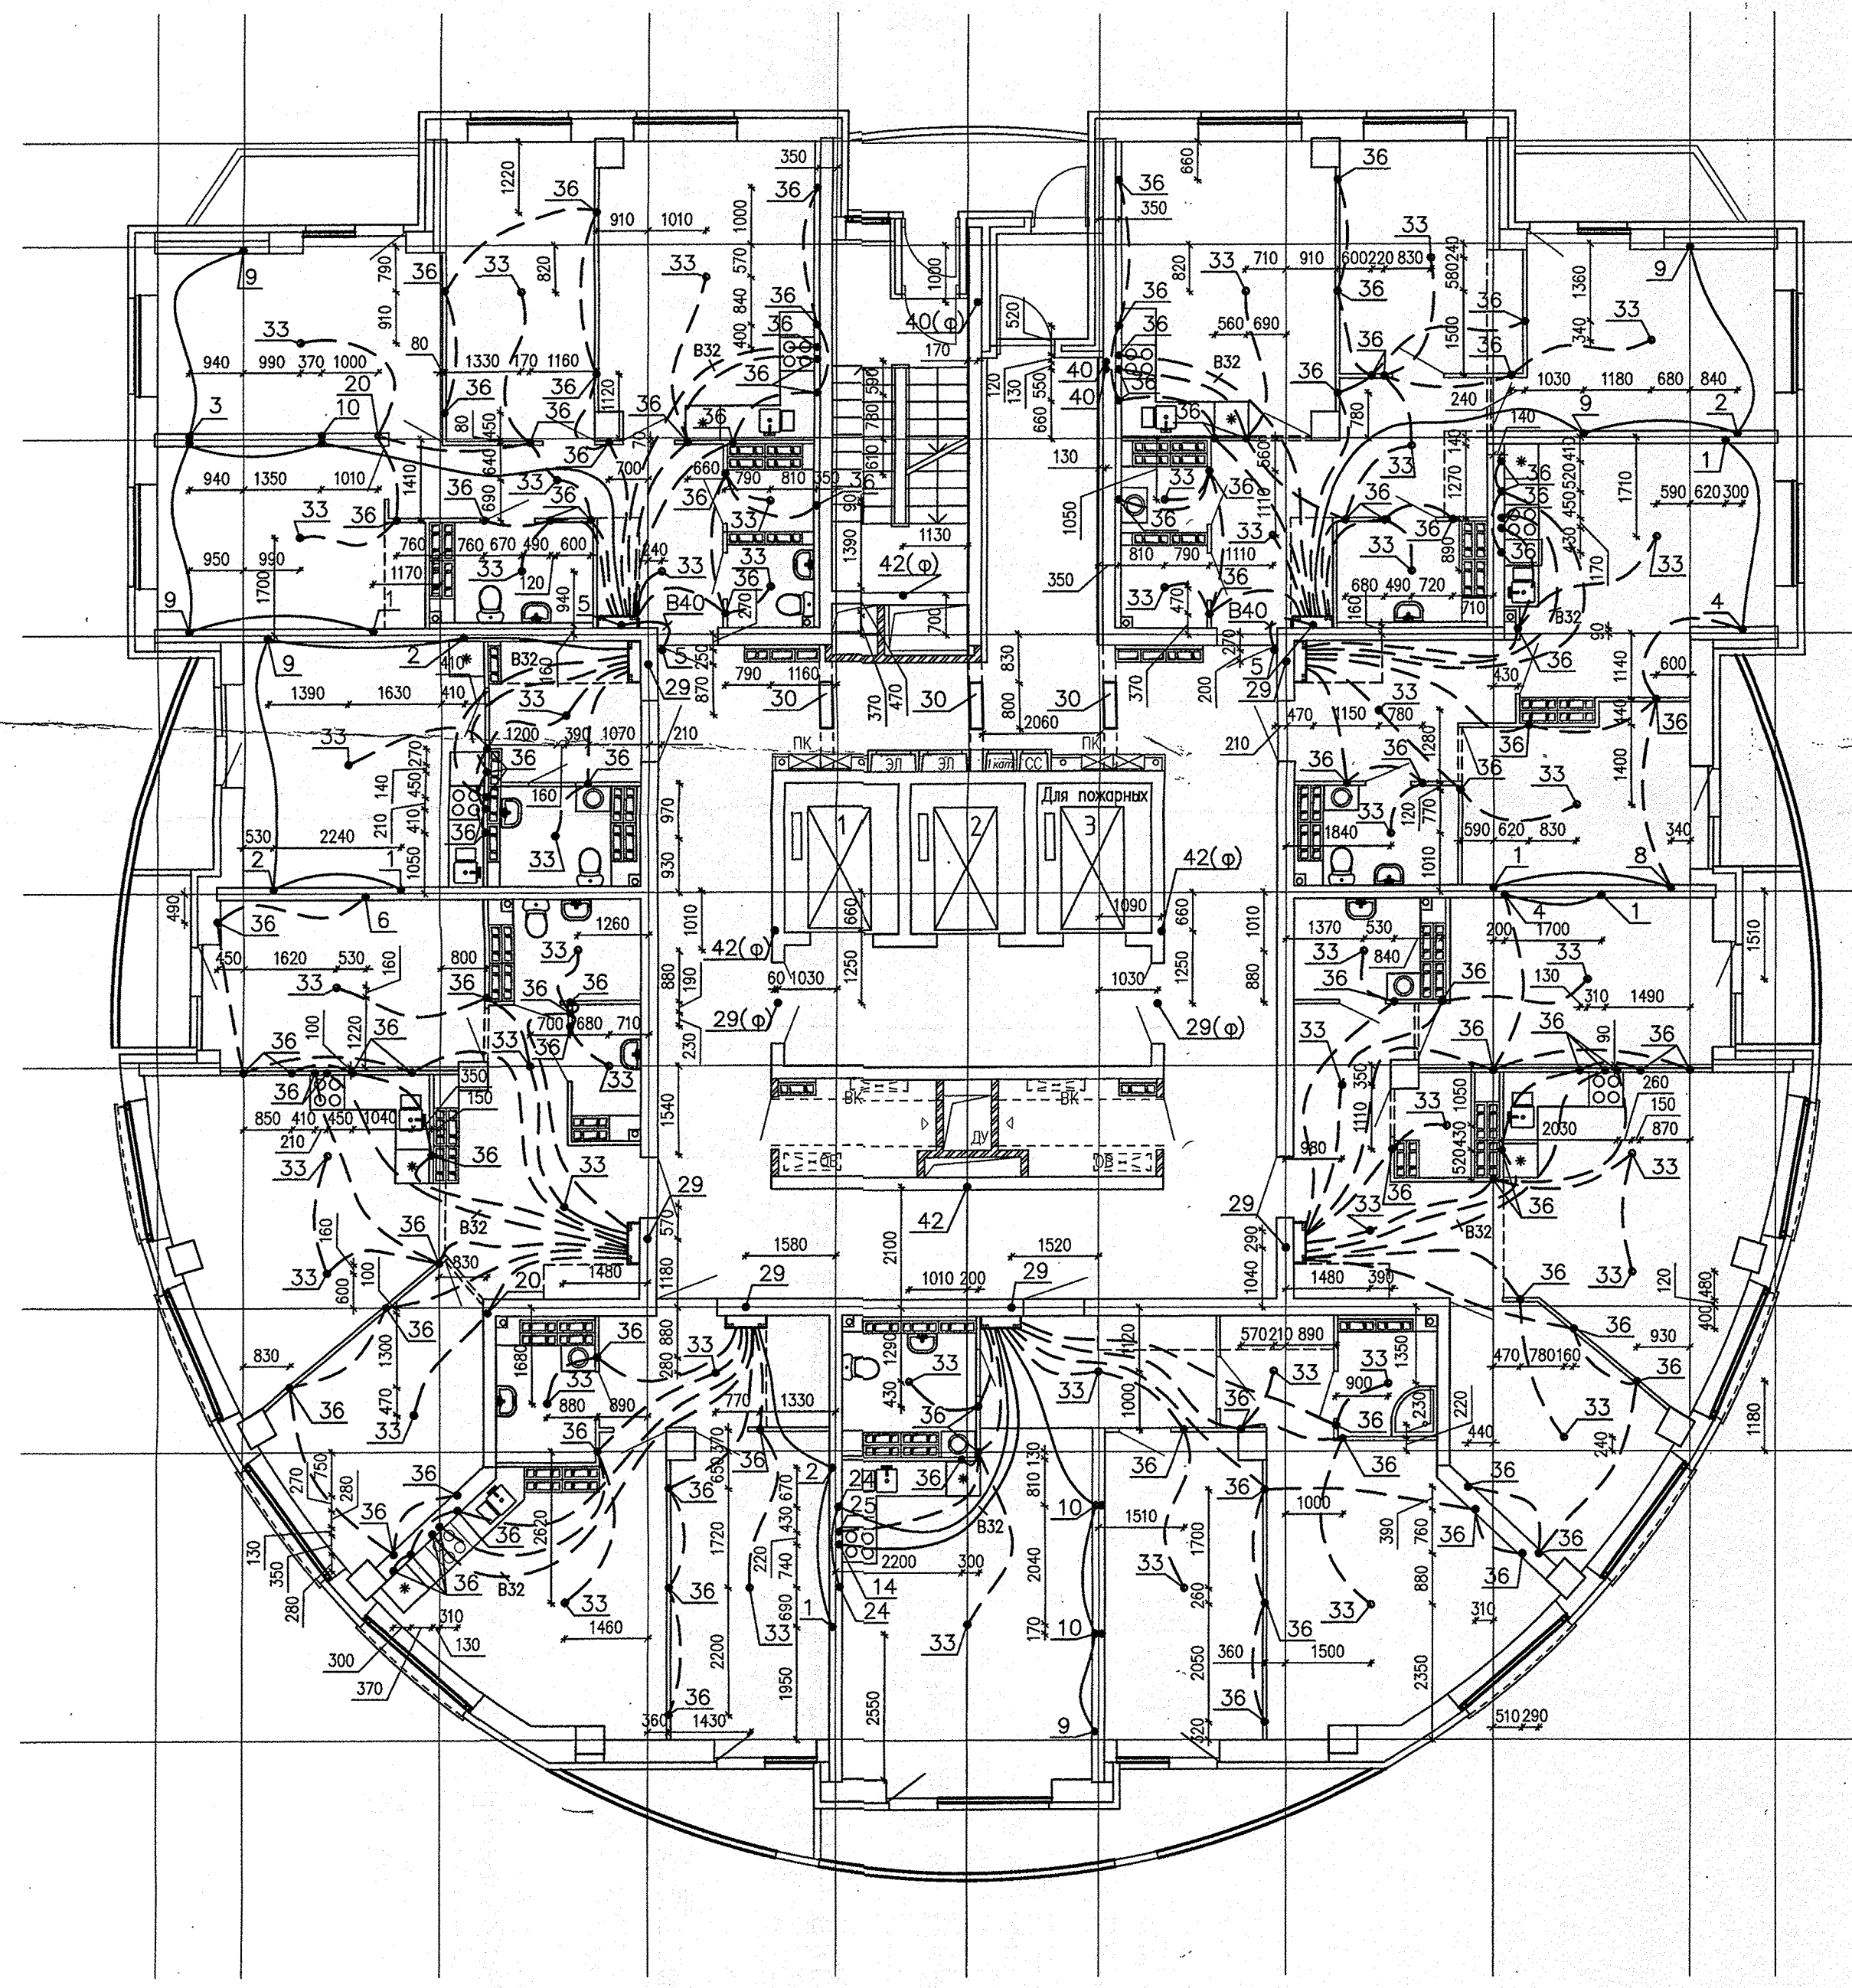

- Условные обозначения:
- - трубы, проложенные в монолите плиты перекрытия над этажом;
 - - трубы, проложенные в монолите плиты перекрытия предыдущего этажа;
 - - вывод трубы;
 - 13 - номер узла (см. лист 2)
 - 13(Ф) - узел заложен в филлигране
 - 13 - труба доходит до ответвительной коробки, через перекрытие не проходит

Трубную разводку прокладывать не нарушая арматуры плиты перекрытия




Данный раздел рассматривать совместно с комплектами чертежей АПУ.052-012-ЭЛ, АПУ.052-012-ПС, АПУ.052-012-ПС.КК, АПУ.052-012-СС.

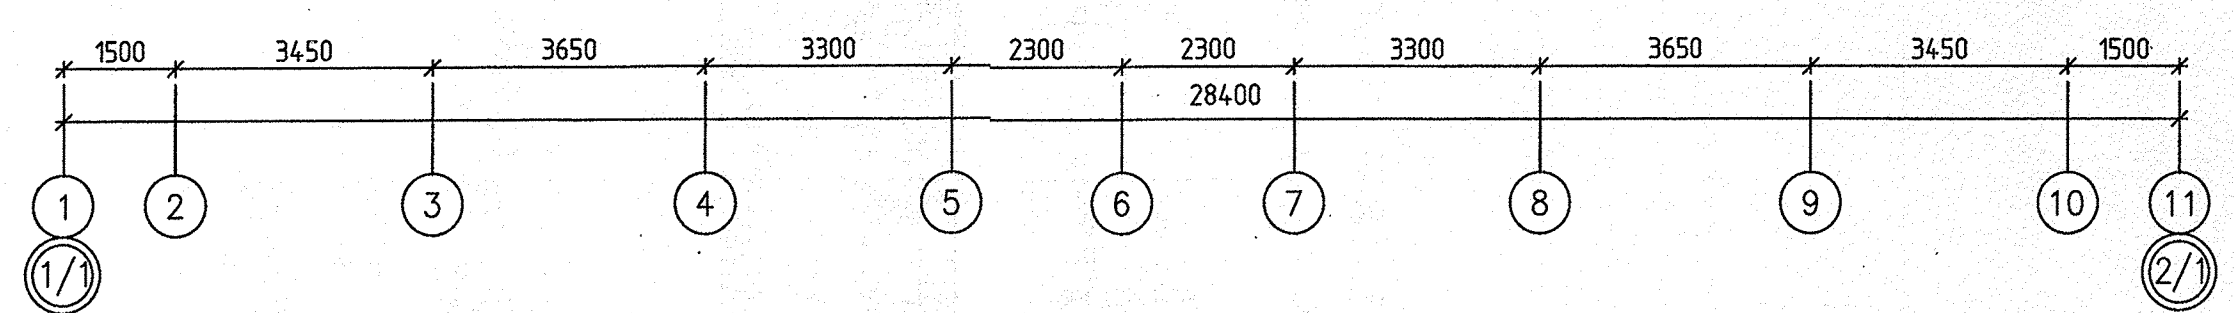

АПУ.052-012-ЭЛ.КЖ					
1	—	Зам.	212-19	06.19	Застройка по ул.Просторной - Павлодарской в Чкаловском районе г. Екатеринбург (участок N2). Жилые дома со встроенно-пристроенными помещениями общественного назначения, трансформаторной подстанцией и подземной автостоянкой.
Изм.	Кол.уч.	Лист	N док.	Подпись	Дата
Разработал	Иванова				02.19
Проверил	Кузнецов				02.19
Гл.спец.	Самсонова				02.19
27-этажный жилой дом N12					
План 3-24 этажей. Трубная разводка под электрокоммуникации					
АО КОРПОРАЦИЯ АТОМСТРОЙКОМПЛЕКС					

ФОРМАТ А2

Б/И
К
И
Ж
Е
Д
Г
В
Б
А
А/И

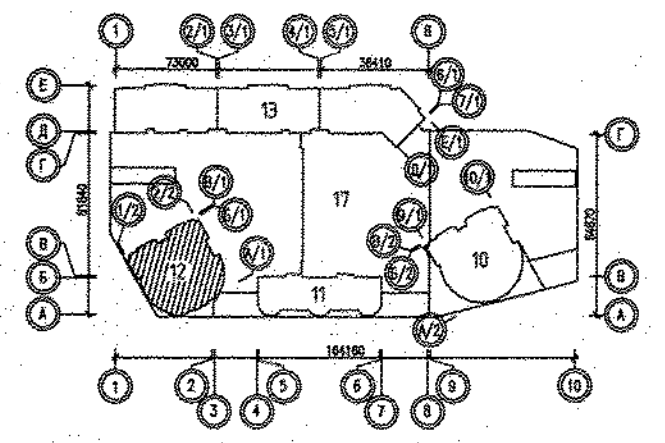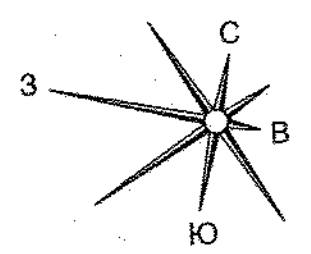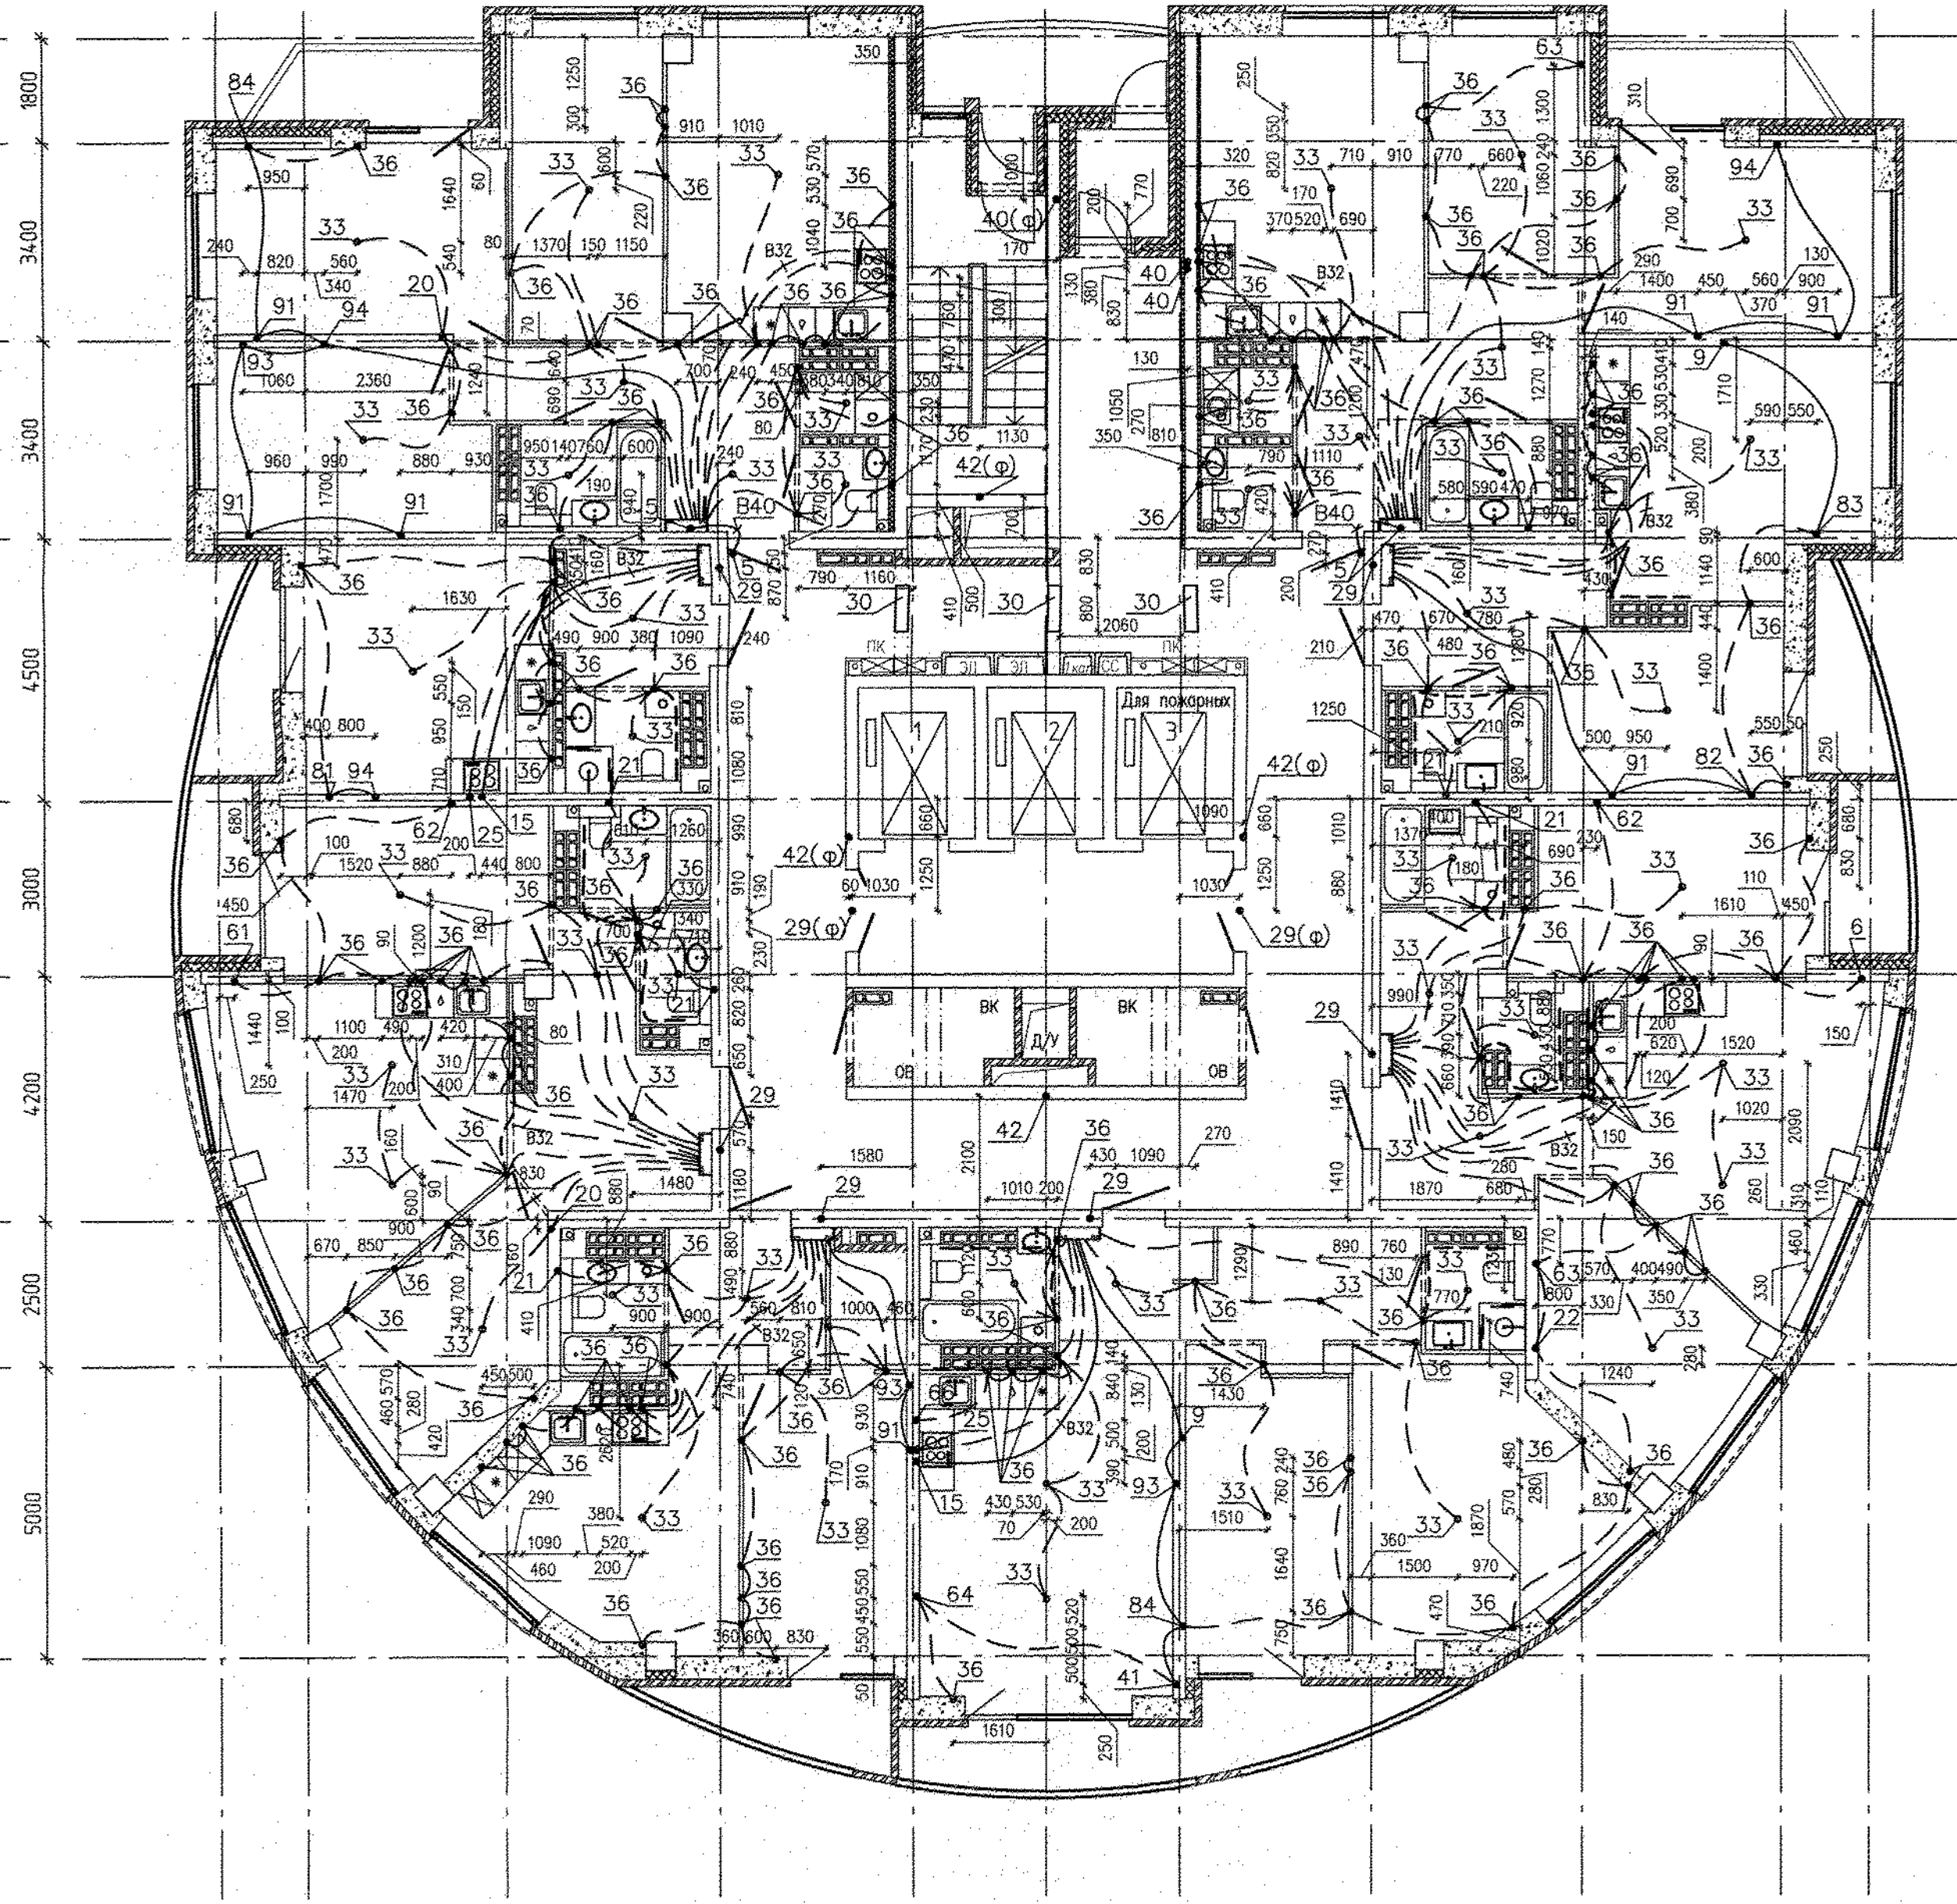

- Условные обозначения:
- - - - - трубы, проложенные в монолите плиты перекрытия над этажом;
 - — — — — трубы, проложенные в монолите плиты перекрытия предыдущего этажа;
 - - вывод трубы;
 - 13 - номер узла (см. лист 2)
 - 13(Ф) - узел заложен в филigrане
 - 13* - труба доходит до ответвительной коробки, через перекрытие не проходит

Трубную разводку прокладывать не нарушая арматуры плиты перекрытия

Данный раздел рассматривать совместно с комплектами чертежей АПУ.052-012-ЭЛ, АПУ.052-012-ПС, АПУ.052-012-ПС.КЖ, АПУ.052-012-СС.КЖ, АПУ.052-012-СС.

1500 3450 3650 3300 2300 2300 3300 3650 3450 1500
28400

1 2 3 4 5 6 7 8 9 10 11
1/И 2/И

06.19	06.19
Бушуба	Макрובה
АР	КЖ
Всех инв.Н	
Разработан и дата	
Инв.Н года	

АПУ.052-012-ЭЛ.КЖ			
2	Зам. 342-19	09.19	Застройка по ул.Просторной - Павлодарской в Чкаловском районе г. Екатеринбург (участок N2). Жилые дома со встроенно-пристроенными помещениями общественного назначения, трансформаторной подстанцией и подземной автостоянкой.
Изм. Кол.уч. Лист N док. Подпись Дата			
Разработал	Иванова	02.19	
Проверил	Кузнецов	02.19	
Гл.спец.	Самсонова	02.19	
27-этажный жилой дом N12			
План 25 этажа. Трубная разводка под электрокоммуникации			
Страница	Лист	Листов	
Р	6	18	
АО КОРПОРАЦИЯ АТОМСТРОЙКОМПЛЕКС			

Инв.№Н подг.	Подпись и дата	Взам. инв.№Н	КЖ	06.19
Макарова	Бушуба	06.19		

СОГЛАСОВАНО

А/1

А

Б

В

Г

Д




Е

Ж

И

К


Б/1

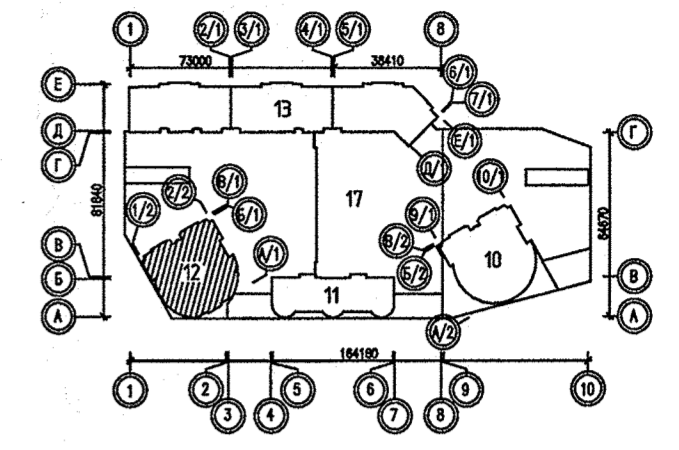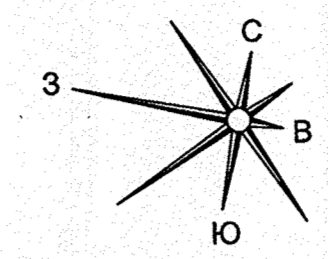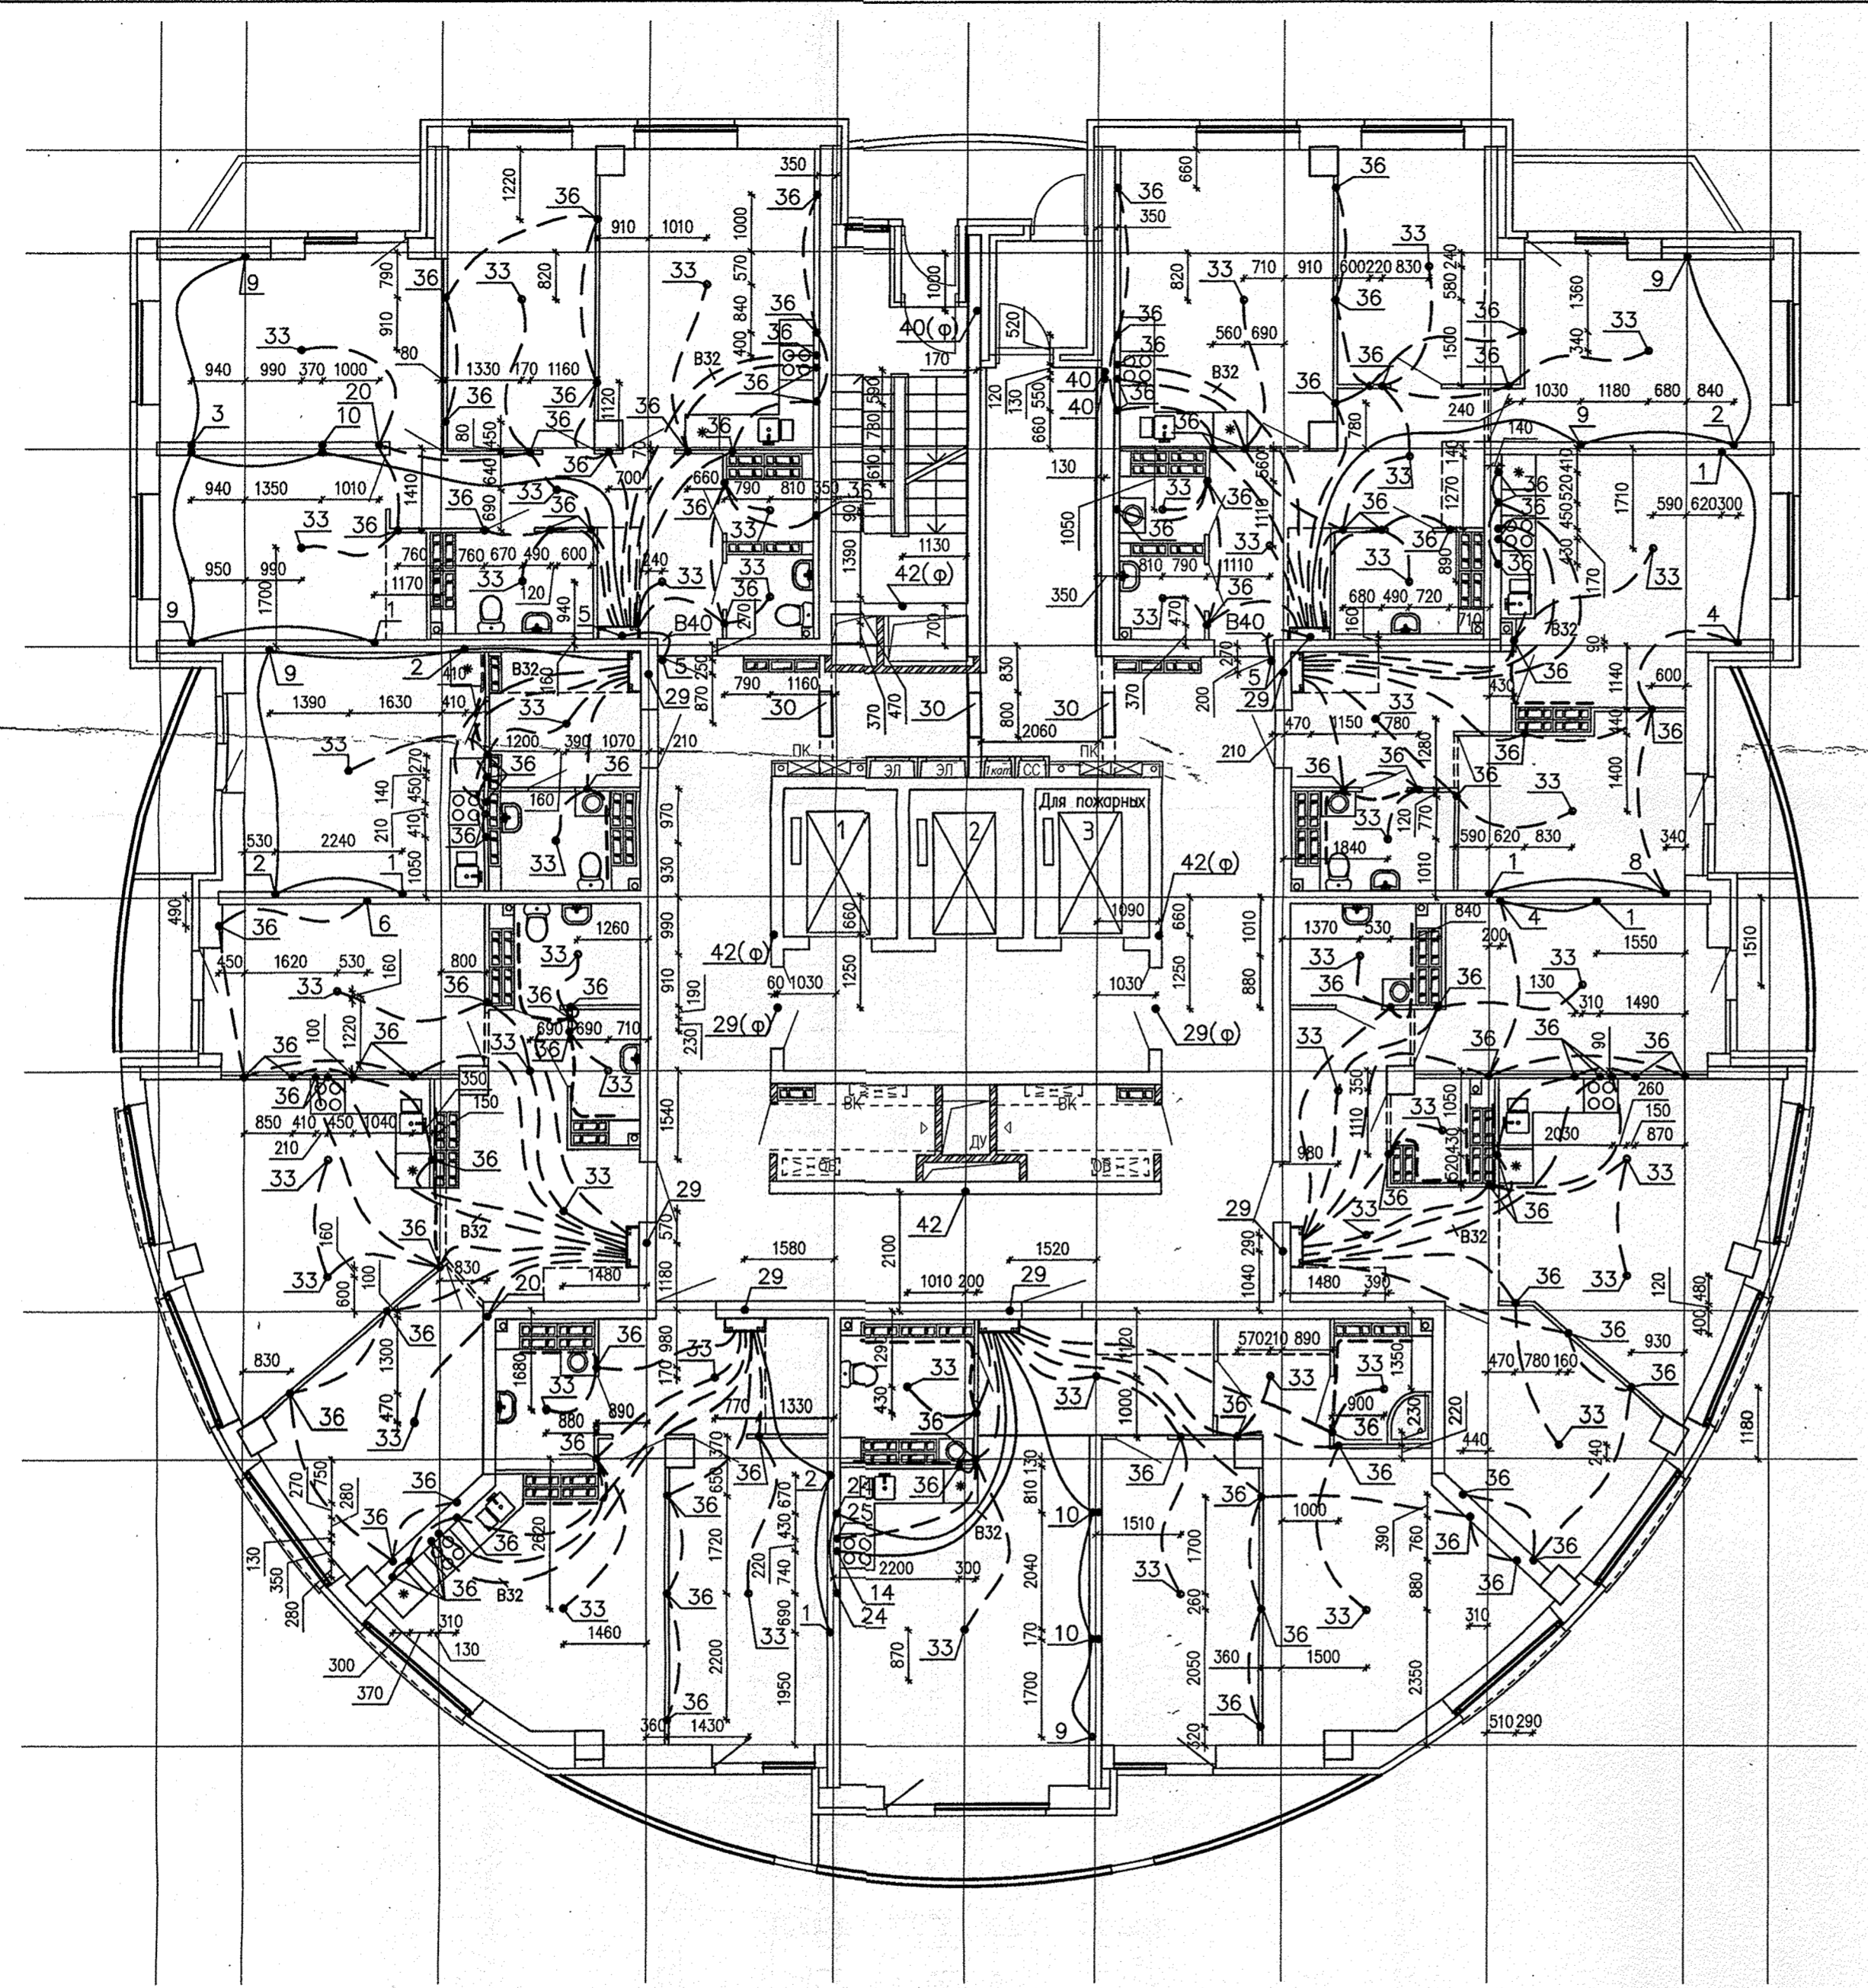

- Условные обозначения:
- - трубы, проложенные в монолите плиты перекрытия над этажом;
 - - трубы, проложенные в монолите плиты перекрытия предыдущего этажа;
 - - вывод трубы;
 - 13 - номер узла (см. лист 2)
 - 13(ф) - узел заложен в филлигране
 - 13* - труба доходит до ответвительной коробки, через перекрытие не проходит




Трубную разводку прокладывать не нарушая арматуры плиты перекрытия

Данный раздел рассматривать совместно с комплектами чертежей АПУ.052-012-ЭЛ, АПУ.052-012-ПС, АПУ.052-012-ПС.КЖ, АПУ.052-012-СС.

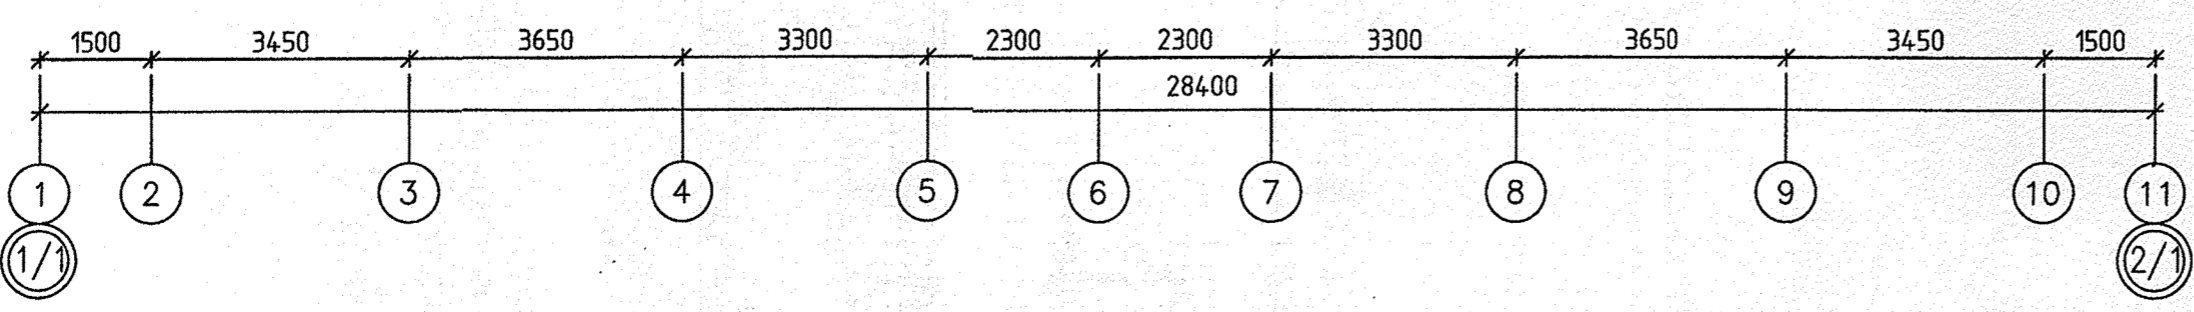

АПУ.052-012-ЭЛ.КЖ										
1	Зам.	212-19	06.19	Застройка по ул.Просторной - Павлодарской в Чкаловском районе г. Екатеринбурга (участок №2). Жилые дома со встроенно-пристроенными помещениями общественного назначения, трансформаторной подстанцией и подземной автостоянкой.						
Изм.	Кол.уч.	Лист № док.	Подпись							
Разработал	Иванова		02.19							
Проверил	Кузнецов		02.19							
Гл.спец.	Самсонова		02.19	27-этажный жилой дом №12						
План 25 этажа. Трубная разводка под электрокоммуникации				<table border="1"> <tr> <th>Стадия</th> <th>Лист</th> <th>Листов</th> </tr> <tr> <td>Р</td> <td>6</td> <td>10</td> </tr> </table>	Стадия	Лист	Листов	Р	6	10
Стадия	Лист	Листов								
Р	6	10								
				АО КОРПОРАЦИЯ АТОМСТРОЙКОМПЛЕКС						
				ФОРМАТ А2						

Б/1
К
И
Ж
Е
Д
Г
В
Б
А
А/1

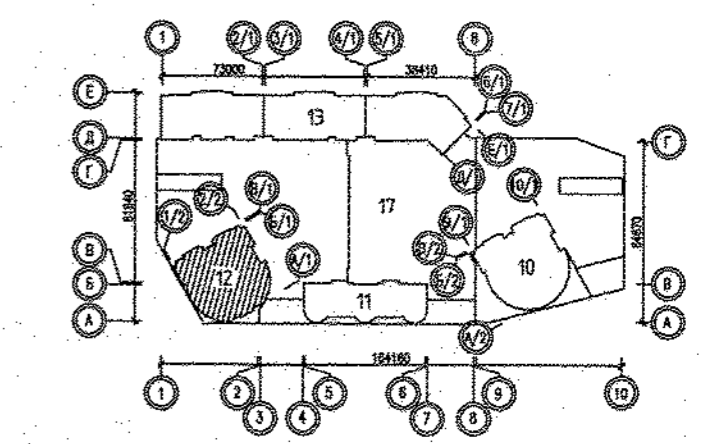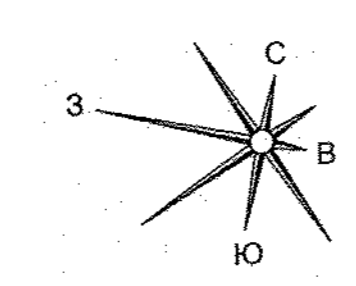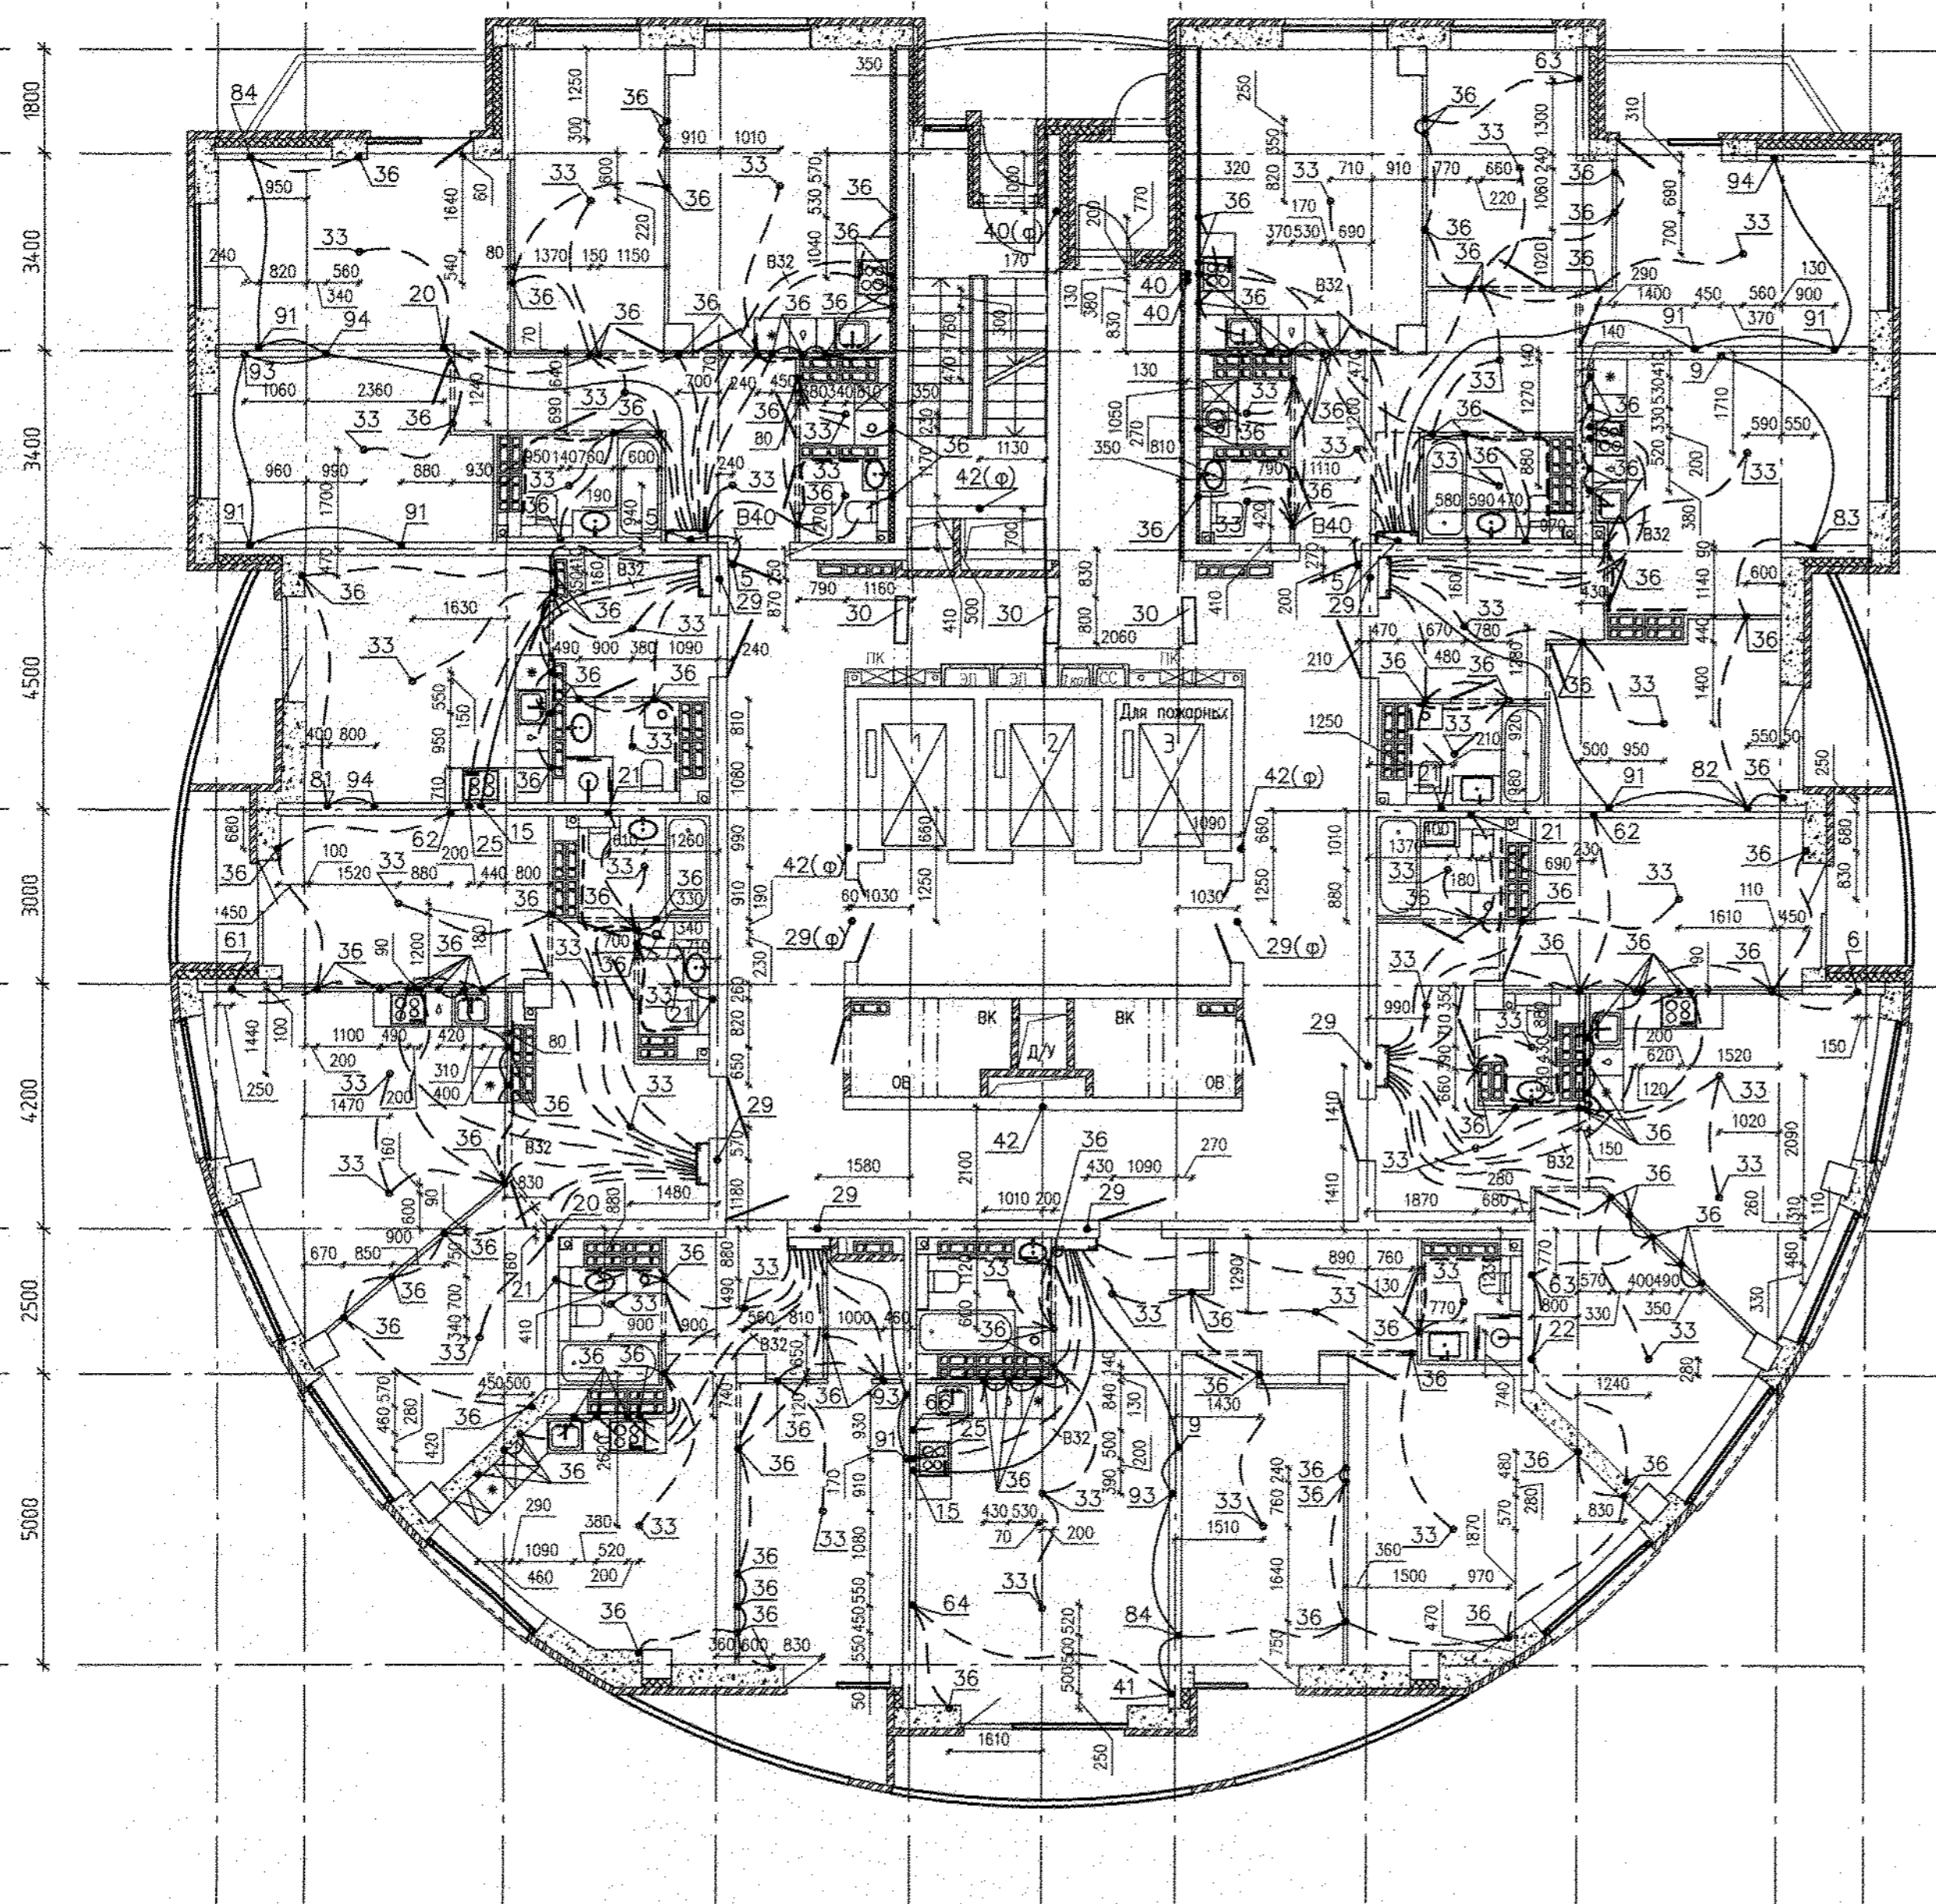


- Условные обозначения:
- - - - - трубы, проложенные в монолите плиты перекрытия над этажом;
 - - - - - трубы, проложенные в монолите плиты перекрытия предыдущего этажа;
 - - вывод трубы;
 - 13 - номер узла (см. лист 2)
 - 13(ф) - узел заложен в филigrане
 - 13* - труба доходит до ответвительной коробки, через перекрытие не проходит

Трубную разводку прокладывать не нарушая арматуры плиты перекрытия




Данный раздел рассматривать совместно с комплектами чертежей АПУ.052-012-ЭЛ, АПУ.052-012-ПС, АПУ.052-012-ПС.КЖ, АПУ.052-012-СС.КЖ, АПУ.052-012-СС.

Исполн. проекта	И.И.И.
Проверил	С.С.С.
Взам. инж.И	К.К.К.
Дата	06.19
Лист	7
Кол. листов	18

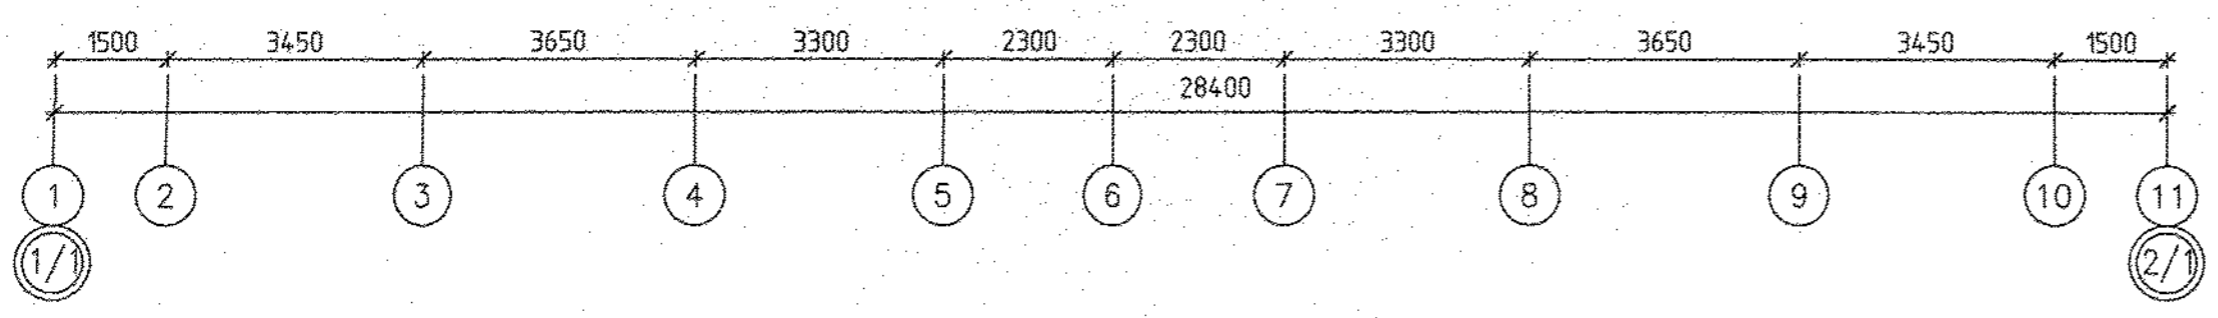

АПУ.052-012-ЭЛ.КЖ			
2	Зам. 342-19	09.19	Застройка по ул. Просторной - Павлодарской в Чкаловском районе г. Екатеринбург (участок N2). Жилые дома со встроенно-пристроенными помещениями общественного назначения, трансформаторной подстанцией и подземной абстоянкой.
Изм. Кол.уч.	Лист N док	Подпись	
Разработал	Иванова	02.19	
Проверил	Кузнецов	02.19	
Гл. спец.	Самсонова	02.19	
27-этажный жилой дом N12			
План 26 этажа. Трубная разводка под электрокоммуникации			
Страница	Лист	Листов	
Р	7	18	
АО КОРПОРАЦИЯ АТОМСТРОЙКОМПЛЕКС			

Б/И
К
И
Ж
Е
Д
Г
В
Б
А
А/И

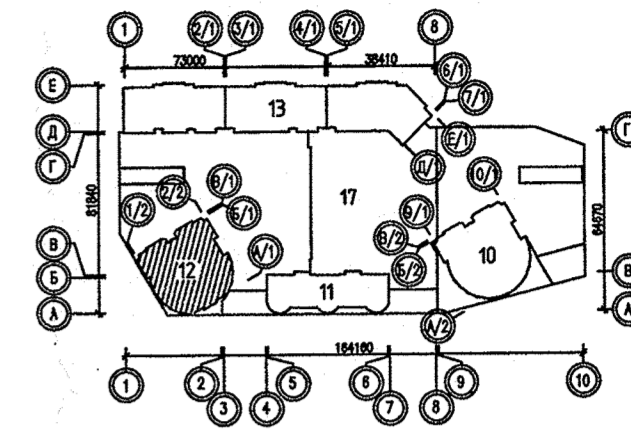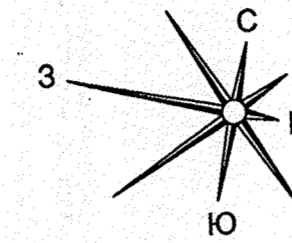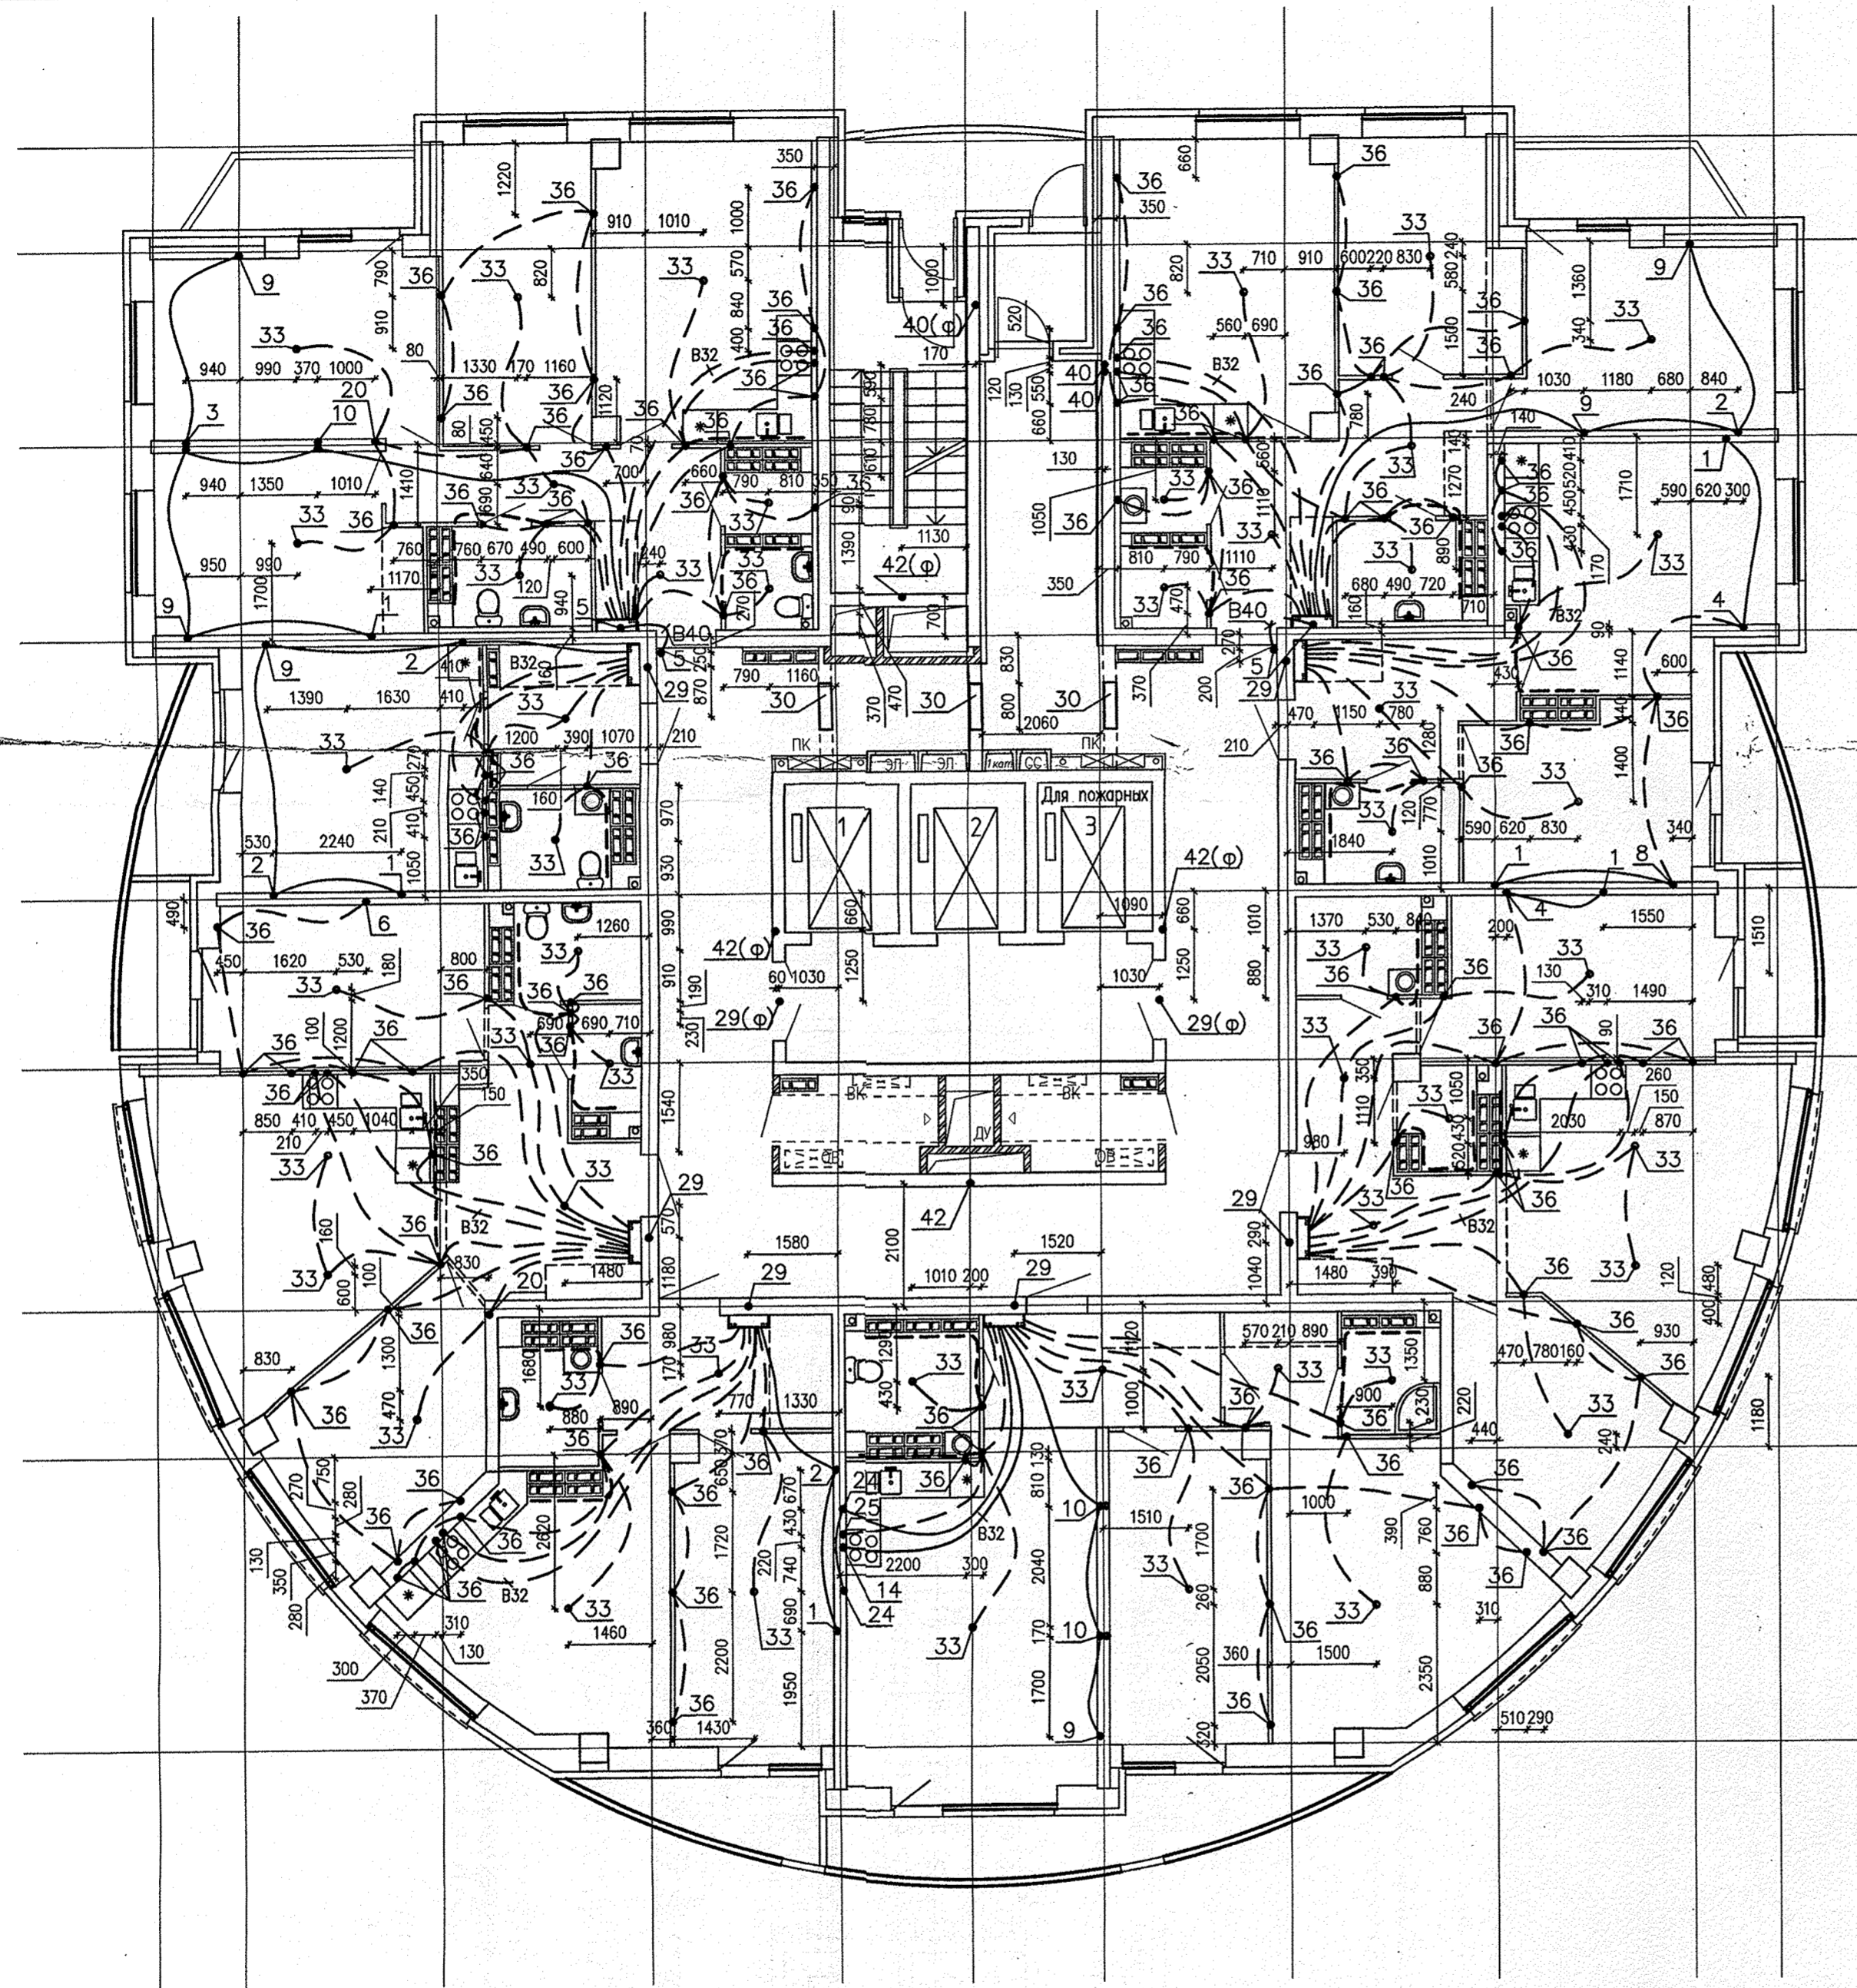


- Условные обозначения:
- - трубы, проложенные в монолите плиты перекрытия над этажом;
 - - трубы, проложенные в монолите плиты перекрытия предыдущего этажа;
 - - вывод трубы;
 - 13 - номер узла (см. лист 2)
 - 13(Ф) - узел заложен в филigrане
 - 13* - труба доходит до ответвительной коробки, через перекрытие не проходит




Трубную разводку прокладывать не нарушая арматуры плиты перекрытия

Данный раздел рассматривать совместно с комплектами чертежей АПУ.052-012-ЭЛ, АПУ.052-012-ПС, АПУ.052-012-ПС.КЖ, АПУ.052-012-СС.

Инв.№ посл.	Подпись и дата	Взам. инв.№	06.19
		АР	06.19
Согласовано		Бушурба	
		Максимова	

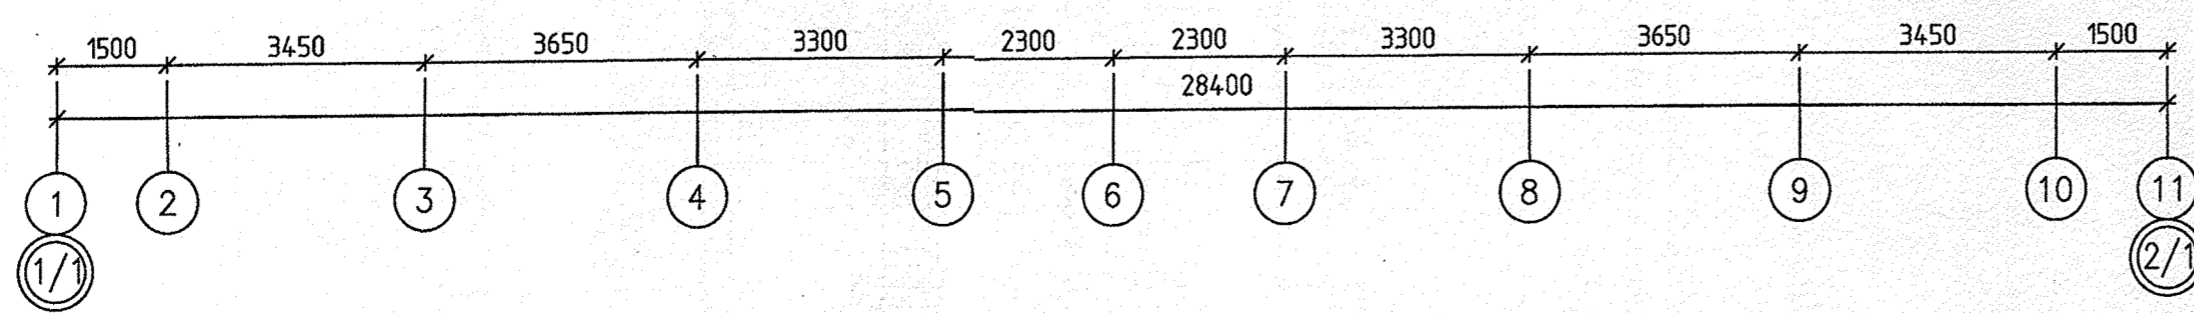


АПУ.052-012-ЭЛ.КЖ					
Застройка по ул.Просторной - Павлодарской в Чкаловском районе г. Екатеринбург (участок N2). Жилые дома со встроенно-пристроенными помещениями общественного назначения, трансформаторной подстанцией и подземной автостоянкой.					
Изм.	Кол.уч.	Лист	№ док.	Подпись	Дата
Разработал	Иванова				02.19
Проверил	Кузнецов				02.19
Гл.спец.	Самсонова				02.19
27-этажный жилой дом N12			Стация	Лист	Листов
			Р	7	10
План 26 этажа. Трубная разводка под электрокоммуникации				АО КОРПОРАЦИЯ АТОМСТРОЙКОМПЛЕКС	
ФОРМАТ А2					

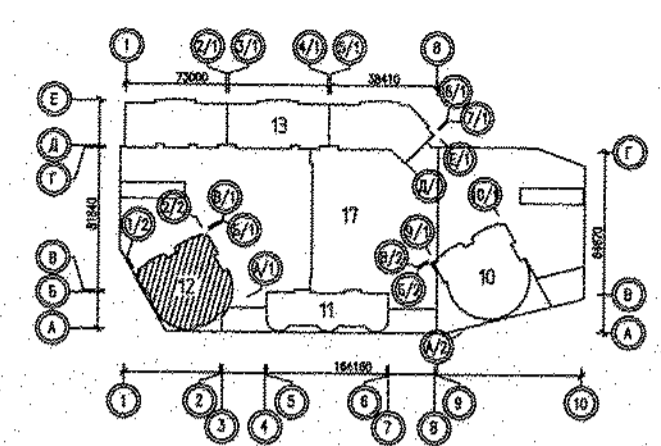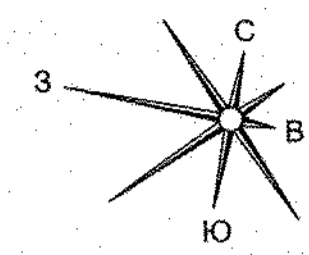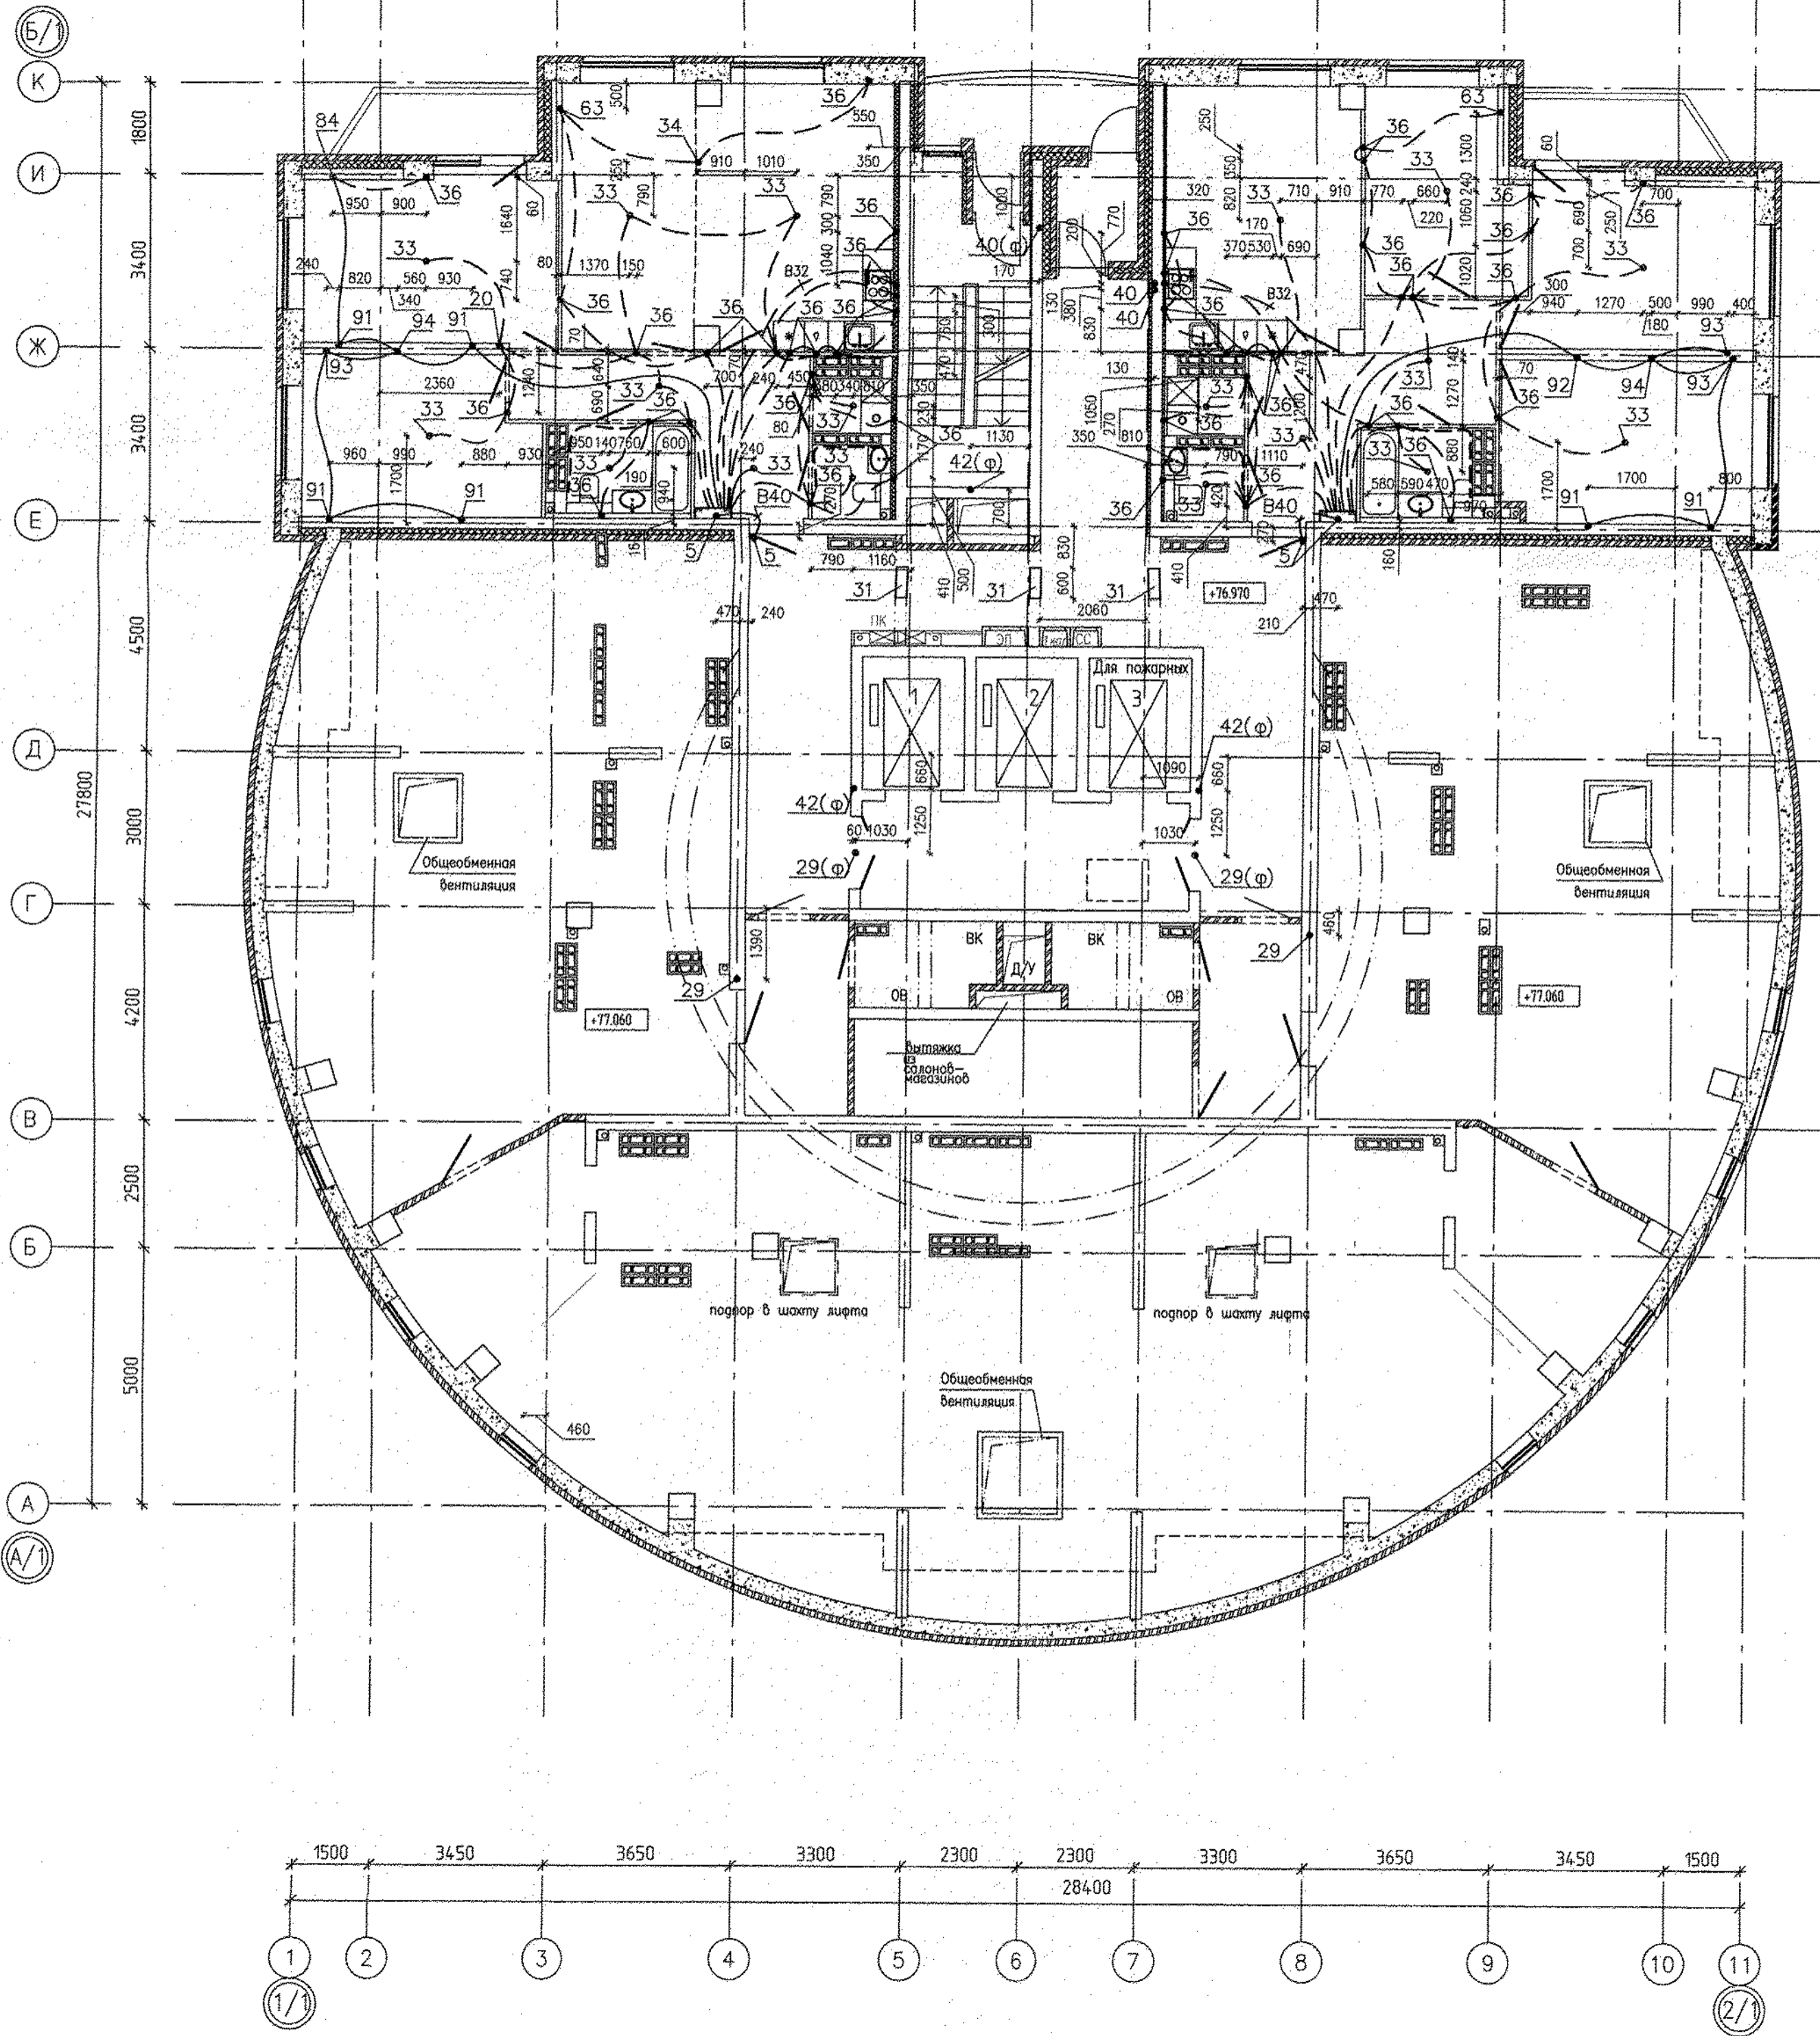

- Условные обозначения:
- трубы, проложенные в монолите плиты перекрытия над этажом;
 - трубы, проложенные в монолите плиты перекрытия предыдущего этажа;
 - — вывод трубы;
 - 13 — номер узла (см. лист 2)
 - 13(ф) — узел заложен в филлигране
 - 13* — труба доходит до ответвительной коробки, через перекрытие не проходит

Трубную разводку прокладывать не нарушая арматуры плиты перекрытия




Данный раздел рассматривать совместно с комплектами чертежей АПУ.052-012-ЭЛ, АПУ.052-012-ПС, АПУ.052-012-ПС.КЖ, АПУ.052-012-СС.КЖ, АПУ.052-012-СС.

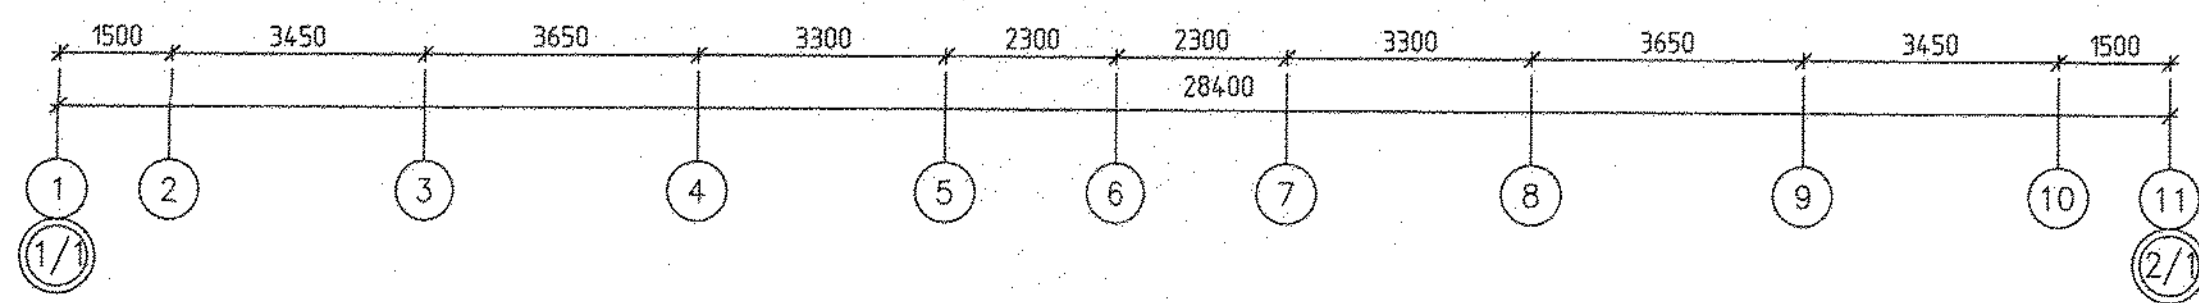

АПУ.052-012-ЭЛ.КЖ						
2	—	Зам. 342-19	<i>[Signature]</i>	09.19	Застройка по ул.Просторной - Павлодарской в Чкаловском районе г. Екатеринбурга (участок N2). Жилые дома со встроенно-пристроенными помещениями общественного назначения, трансформаторной подстанцией и подземной автостоянкой.	
Изм.	Кол.уч.	Лист N док.	Подпись	Дата		
Разработал	Иванова		<i>[Signature]</i>	02.19		
Проверил	Кузнецов		<i>[Signature]</i>	02.19		
Гл. спец.	Самсонова		<i>[Signature]</i>	02.19		
27-этажный жилой дом N12						
План 27 этажа. Трубная разводка под электрокоммуникации						
				Страница	Лист	Листов
				Р	8	18
АО КОРПОРАЦИЯ АТОМСТРОЙКОМПЛЕКС						

Исполн. подл. Базикова В.А.
 Подпись и дата: _____
 Исполн. подл. Базикова В.А.


Инв.№ подл. Подпись и дата. Взам. инв.№. КЖ. Макарова 06.19

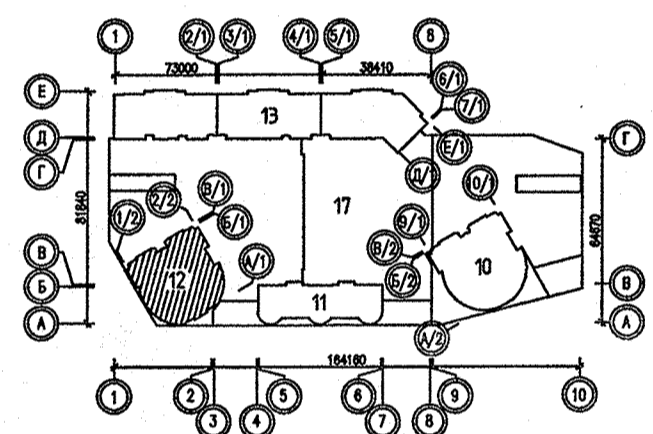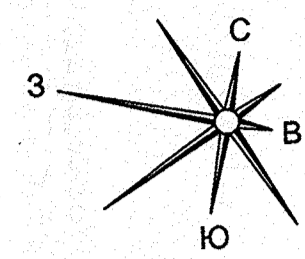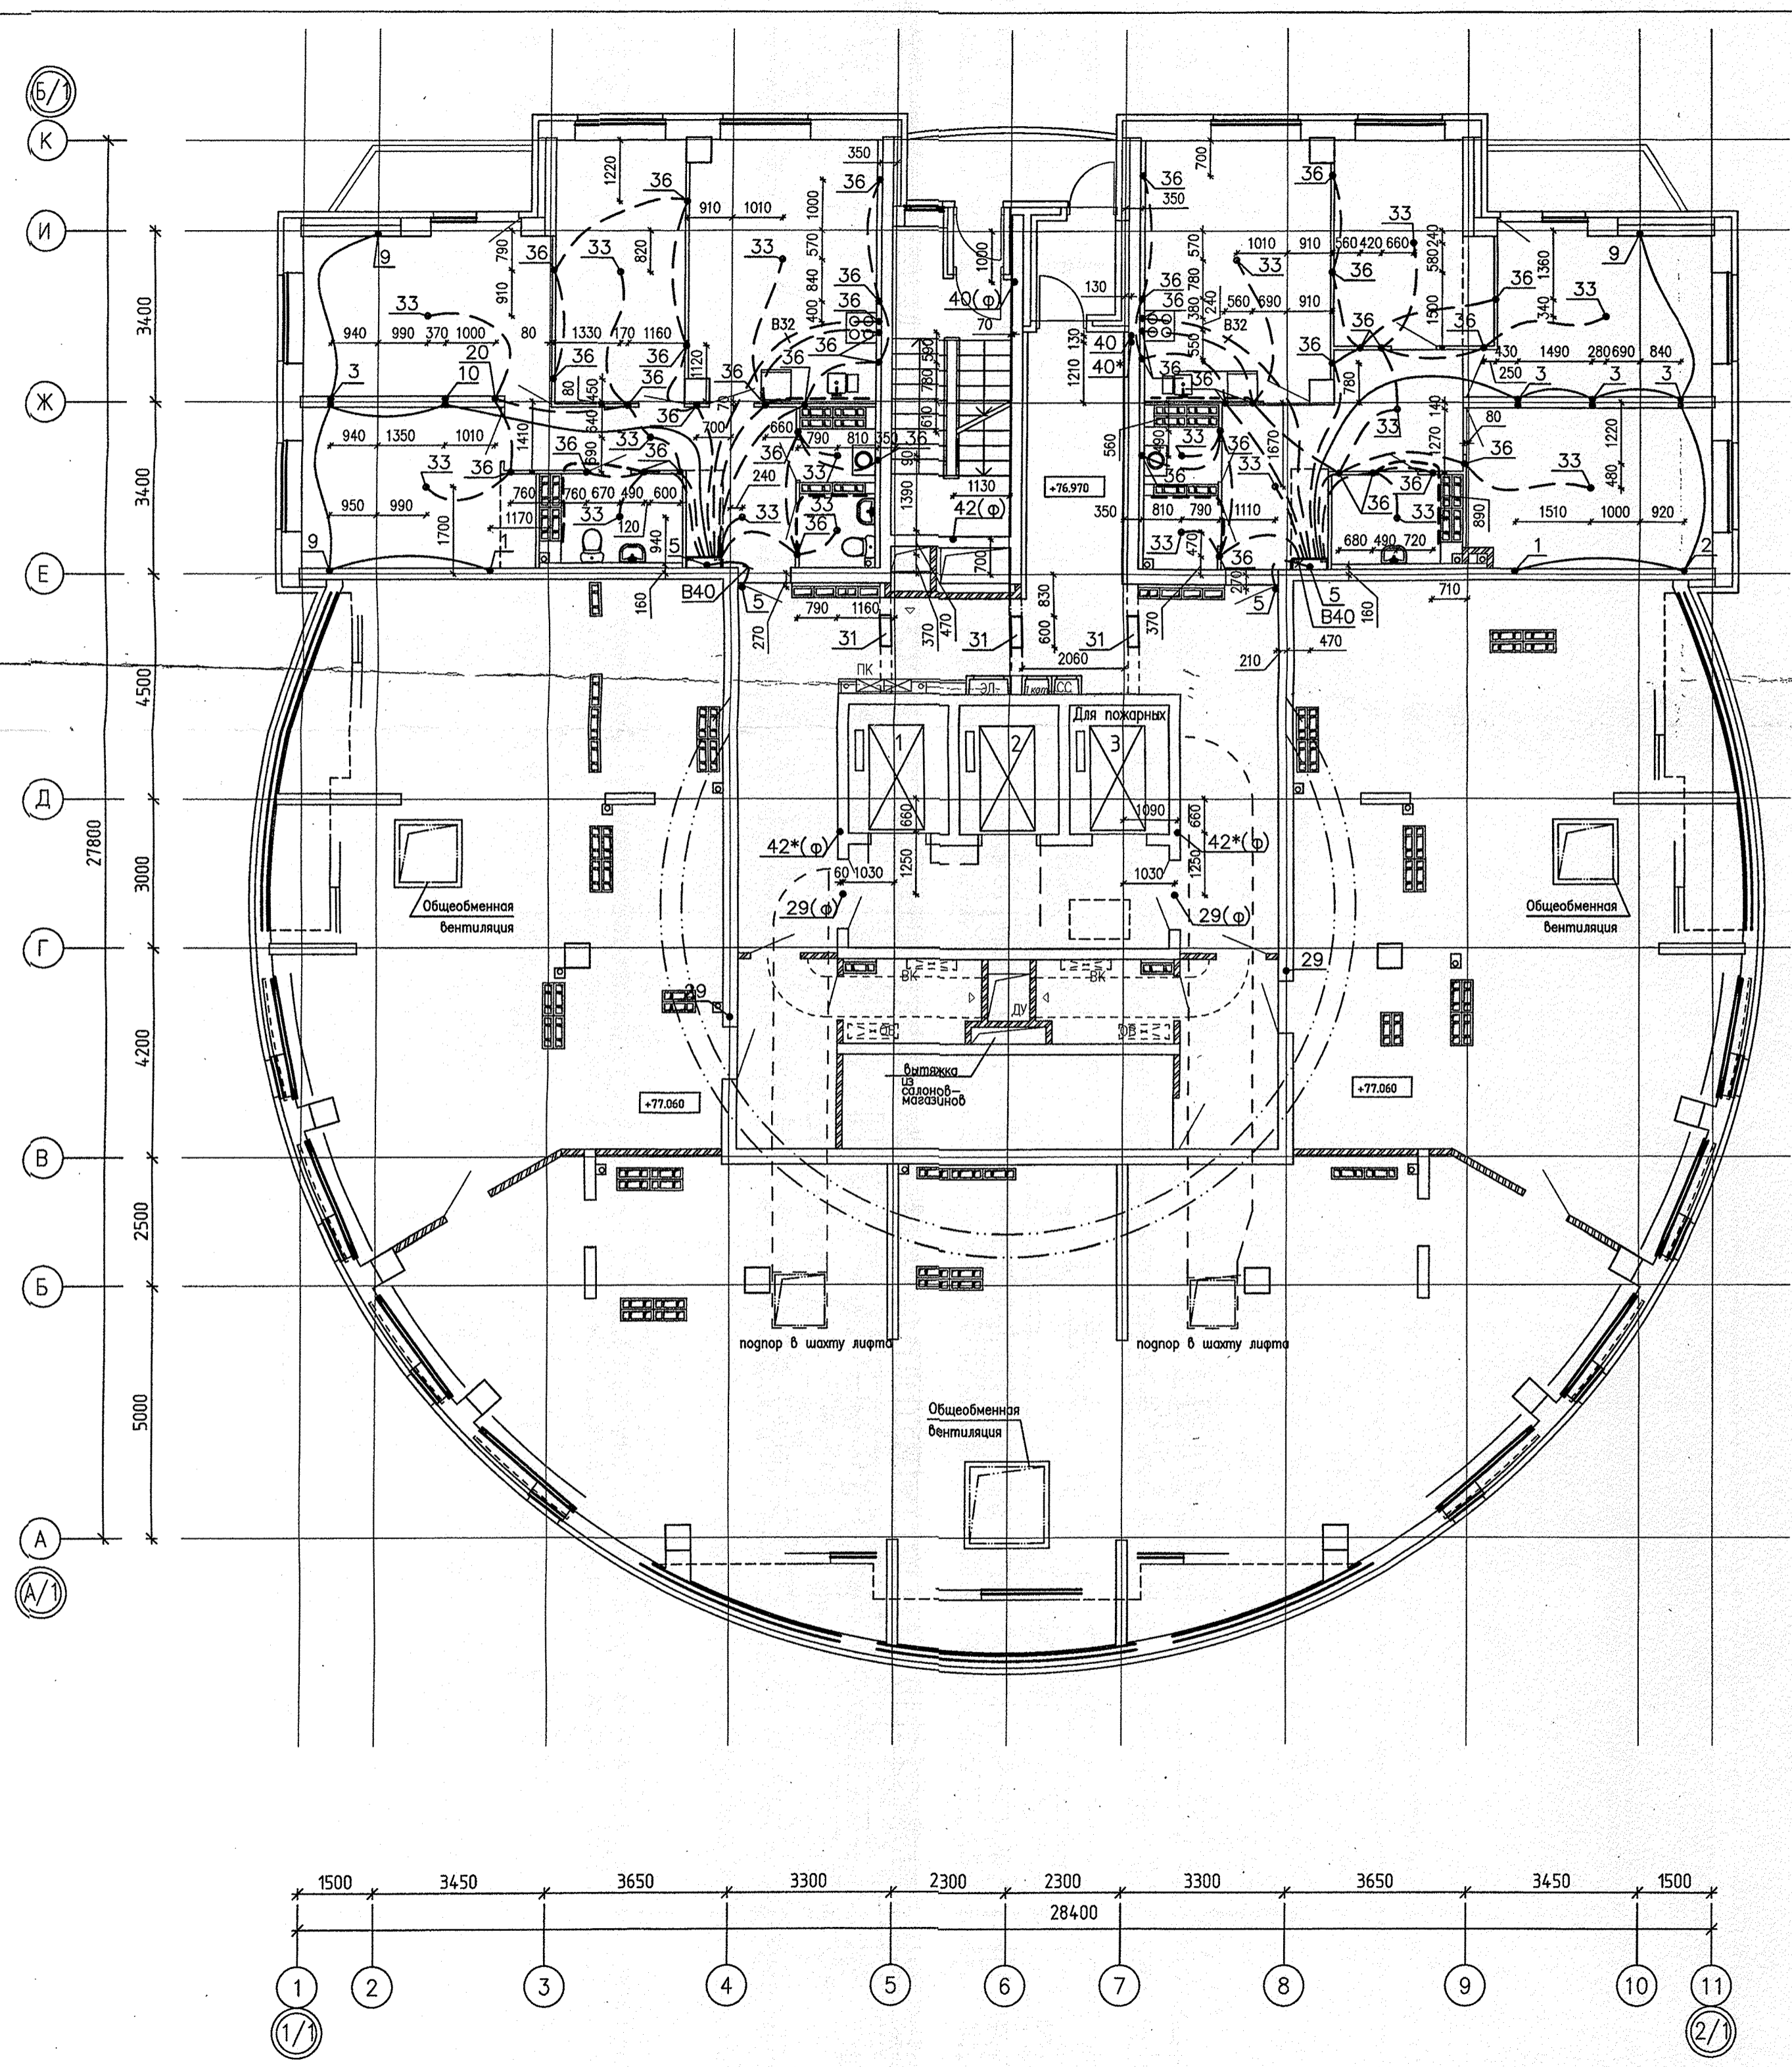

- Условные обозначения:
- трубы, проложенные в монолите плиты перекрытия над этажом;
 - трубы, проложенные в монолите плиты перекрытия предыдущего этажа;
 - - вывод трубы;
 - 13 - номер узла (см. лист 2)
 - 13(Ф) - узел заложен в филлигане
 - 13* - труба доходит до ответвительной коробки, через перекрытие не проходит




Трубную разводку прокладывать не нарушая арматуры плиты перекрытия

Данный раздел рассматривать совместно с комплектами чертежей АПУ.052-012-ЭЛ, АПУ.052-012-ПС, АПУ.052-012-ПС.КЖ, АПУ.052-012-СС.

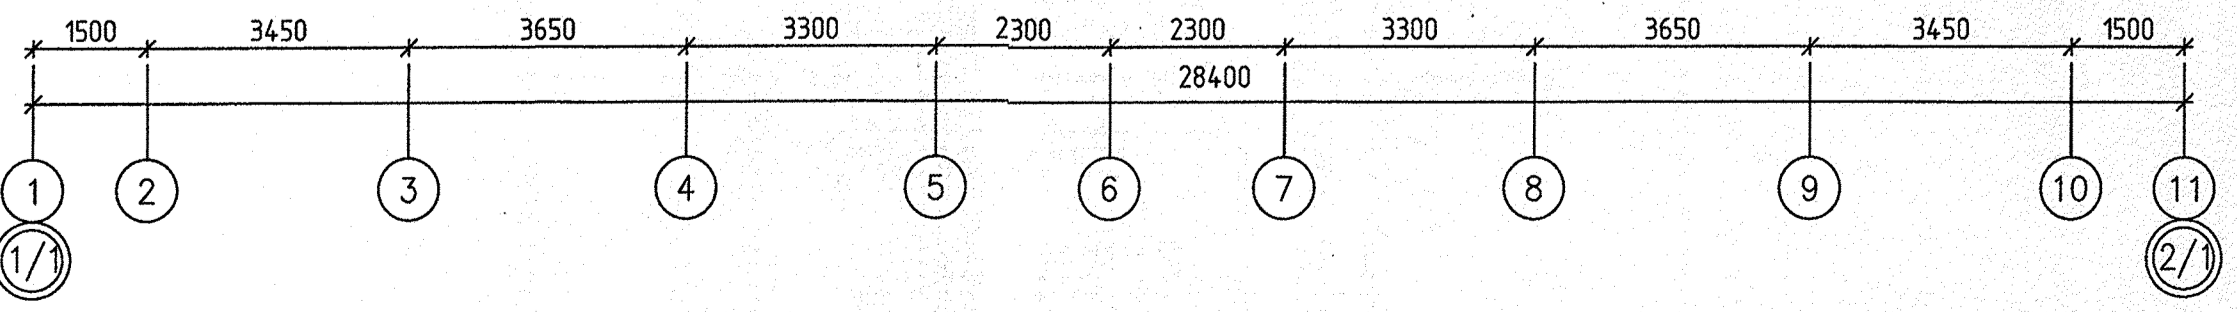

АПУ.052-012-ЭЛ.КЖ					
1	-	Зам. 212-19	06.19	Застройка по ул.Просторной - Павлодарской в Чкаловском районе г. Екатеринбурга (участок №2). Жилые дома со встроенно-пристроенными помещениями общественного назначения, трансформаторной подстанцией и подземной автостоянкой.	
Изм.	Кол.уч.	Лист N док.	Подпись	Дата	
Разработал	Иванова			02.19	Станция
Проверил	Кузнецов			02.19	Лист
Гл.спец.	Самсонова			02.19	Листов
				27-этажный жилой дом №12	Р
				План 27 этажа. Трубная разводка под электрокоммуникации	8
				АО КОРПОРАЦИЯ АТОМСТРОЙКОМПЛЕКС	

(Б/1)
 К
 И
 Ж
 Е
 Д
 Г
 В
 Б
 А
 (А/1)

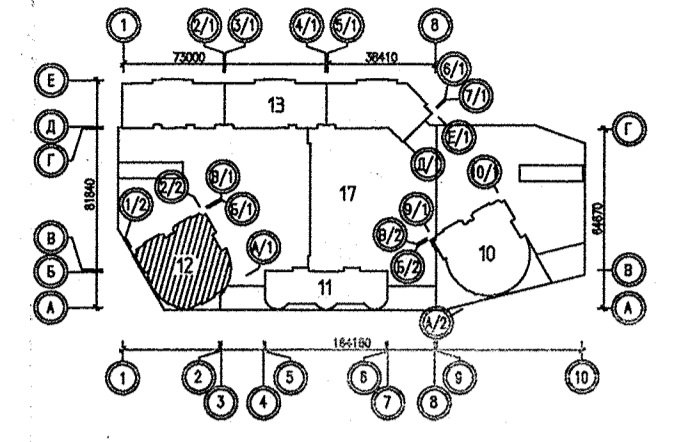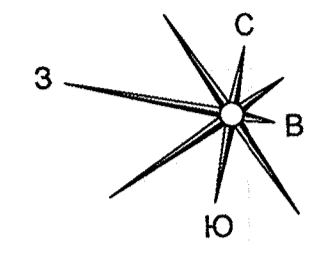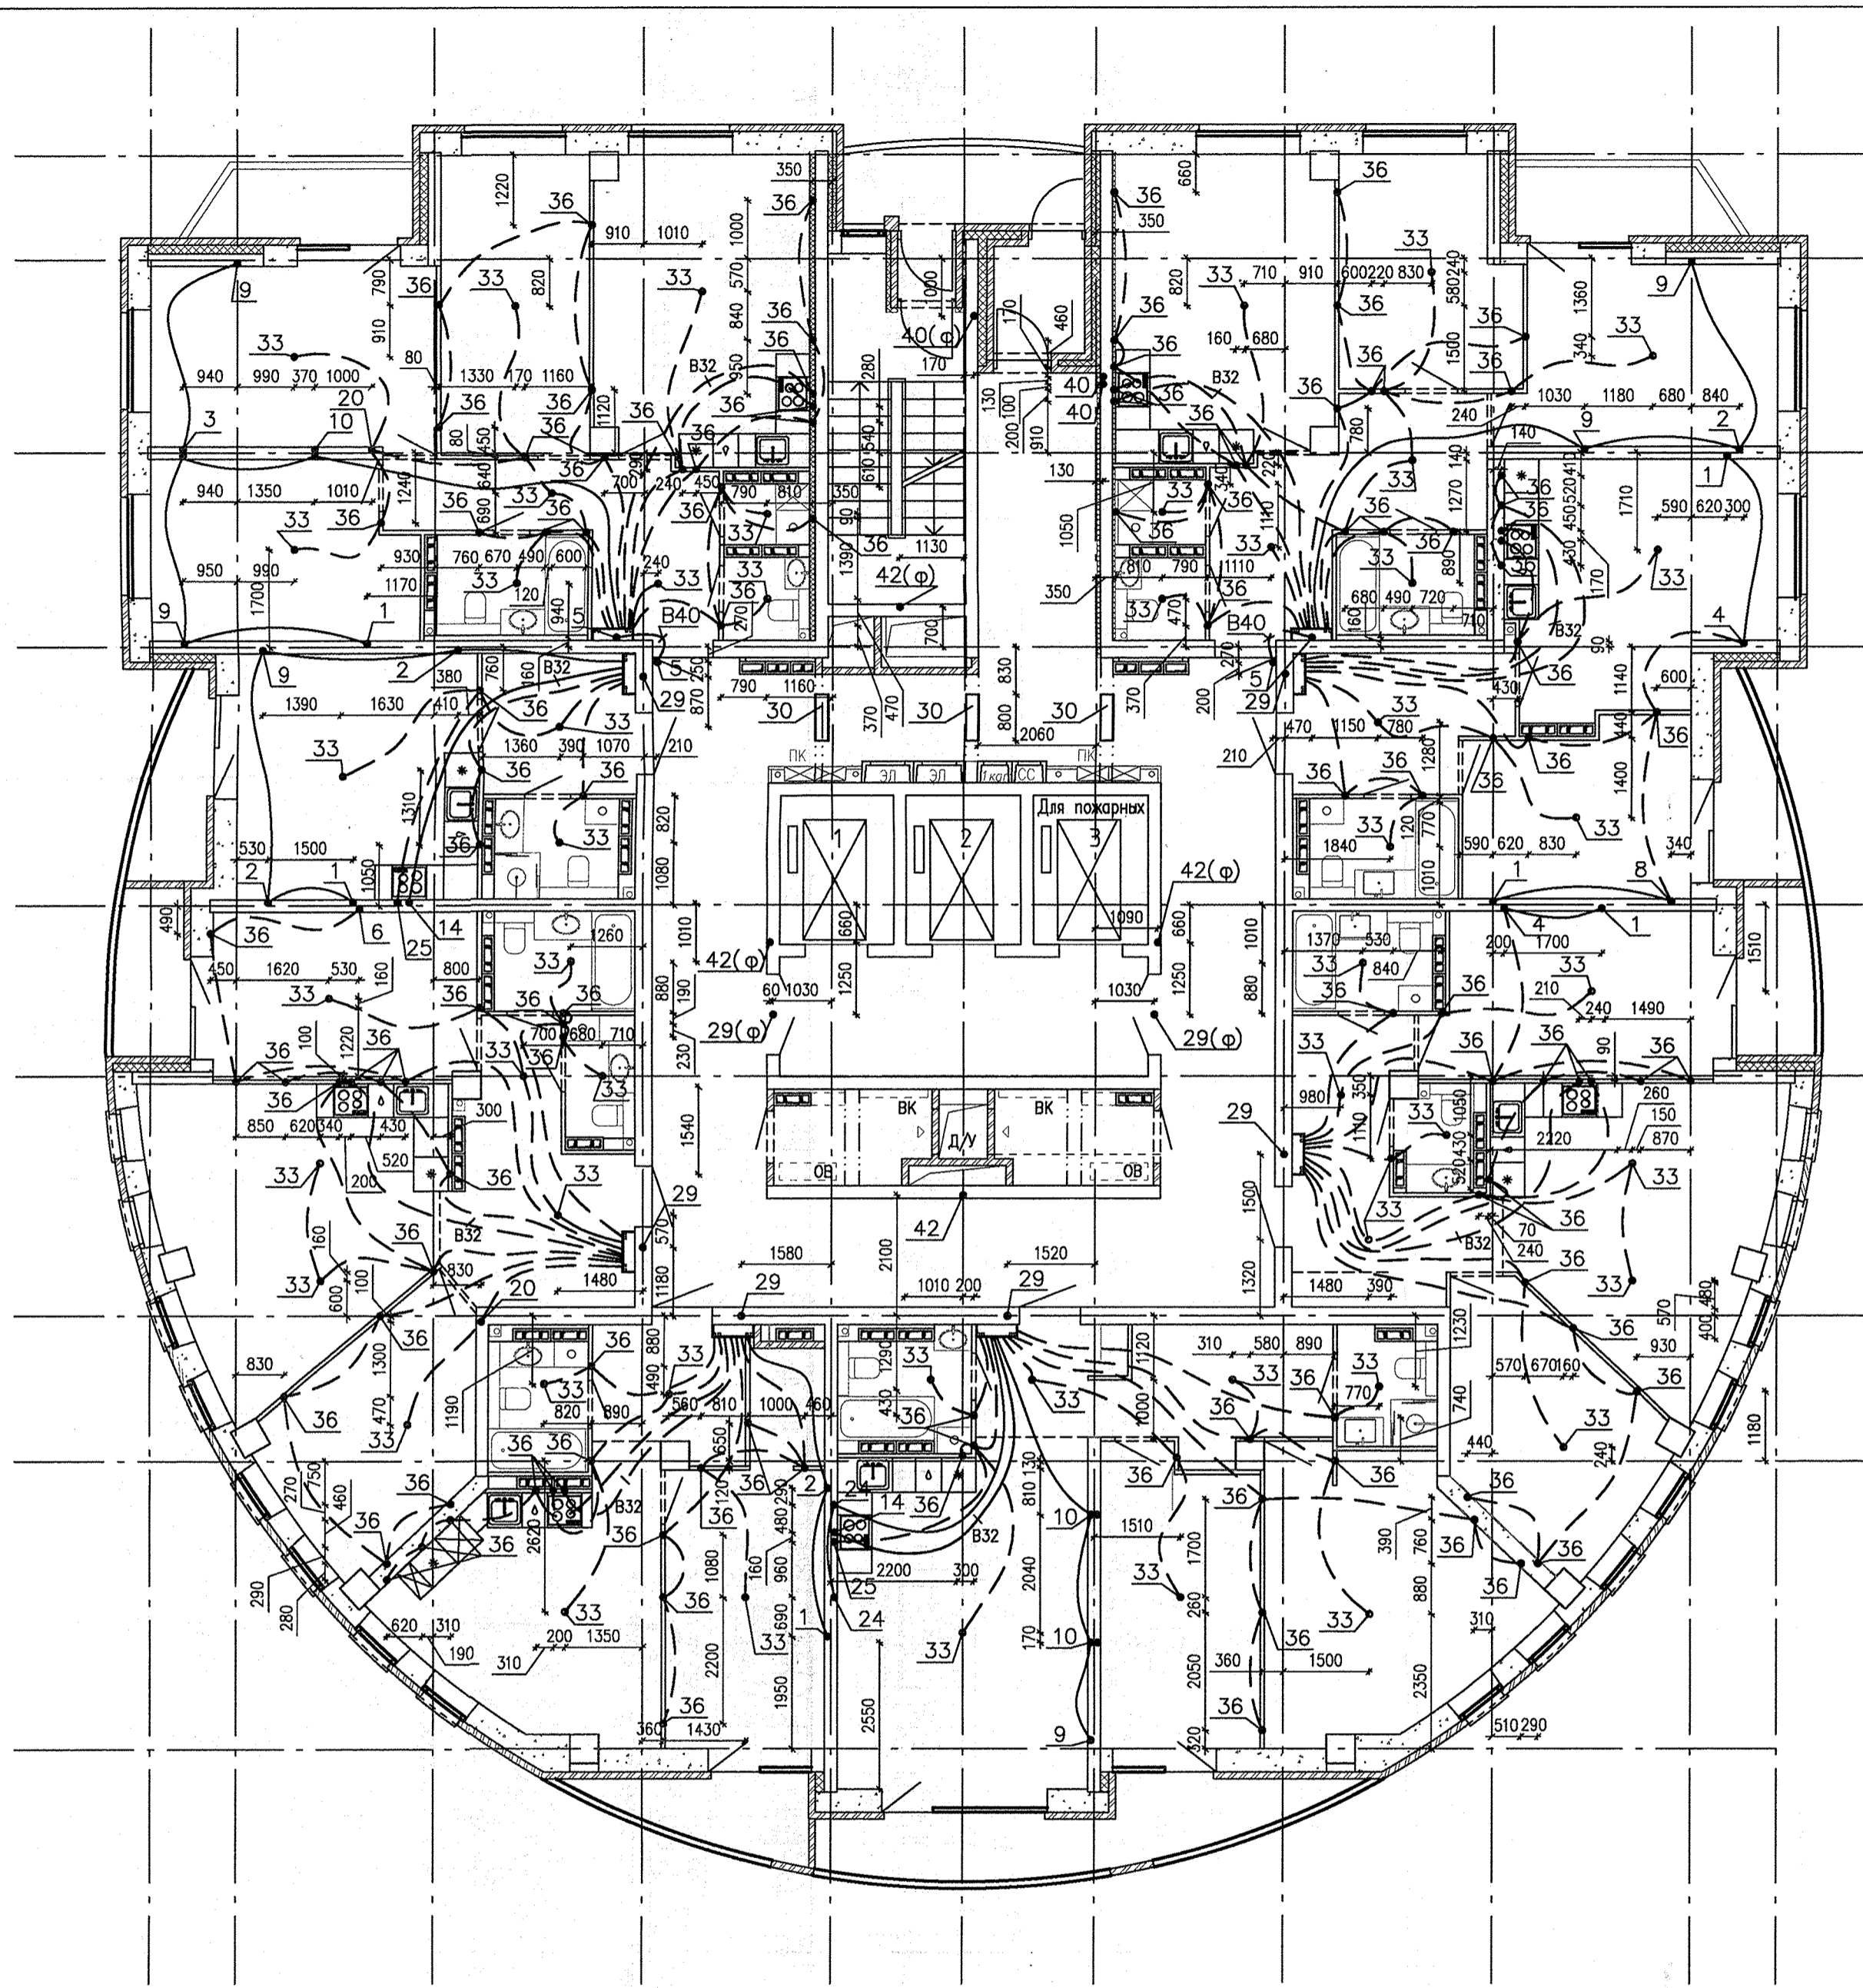


- Условные обозначения:
- трубы, проложенные в монолите плиты перекрытия над этажом;
 - трубы, проложенные в монолите плиты перекрытия предыдущего этажа;
 - вывод трубы;
 - 13 — номер узла (см. лист 2)
 - 13(Ф) — узел заложен в филлигране
 - 13 — труба доходит до ответвительной коробки, через перекрытие не проходит




Трубную разводку прокладывать не нарушая арматуры плиты перекрытия

Данный раздел рассматривать совместно с комплектами чертежей АПУ.052-012-ЭЛ, АПУ.052-012-ПС, АПУ.052-012-ПС.КЖ, АПУ.052-012-СС.КЖ, АПУ.052-012-СС.

СОГЛАСОВАНО	Инв.№Н подг.
А.Р.	Взвк. инв.№Н
Бушуева	Подпись и дата
	12.19

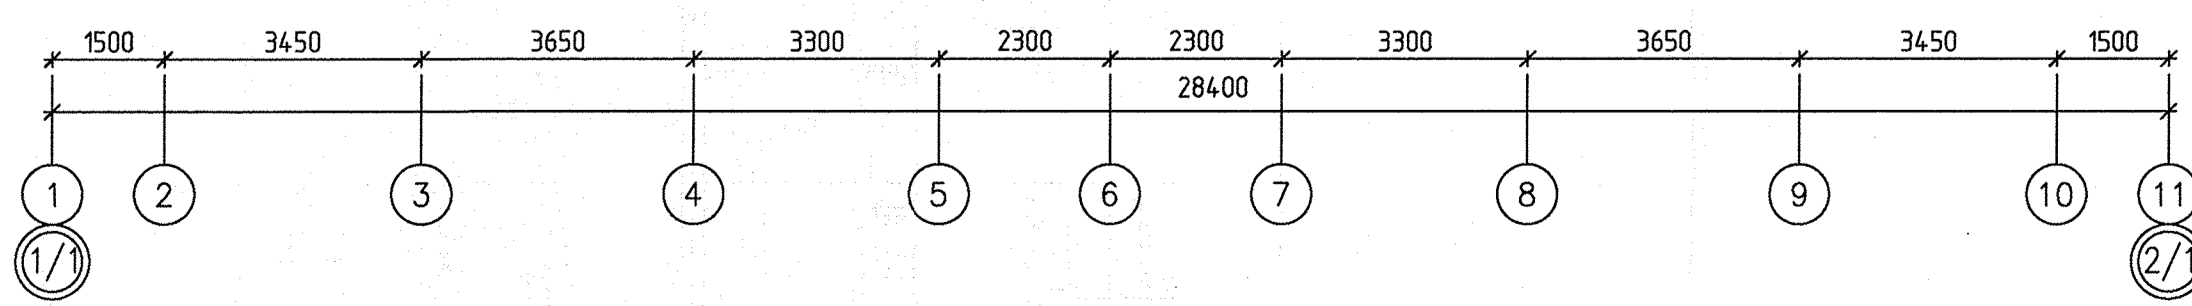

АПУ.052-012-ЭЛ.КЖ			
З	—	Зам. 475-19	12.19
Изм.	Колуч.	Лист N док.	Подпись Дата
Разработал	Иванова		02.19
Проверил	Кузнецов		02.19
Инв.№Н подг.	Самсонова		02.19
27-этажный жилой дом N12			
План 13 этажа. Трубная разводка под электрокоммуникации			
Стация	Лист	Листов	
Р	11	18	
АО КОРПОРАЦИЯ АТОМСТРОЙКОМПЛЕКС			
ФОРМАТ А2			

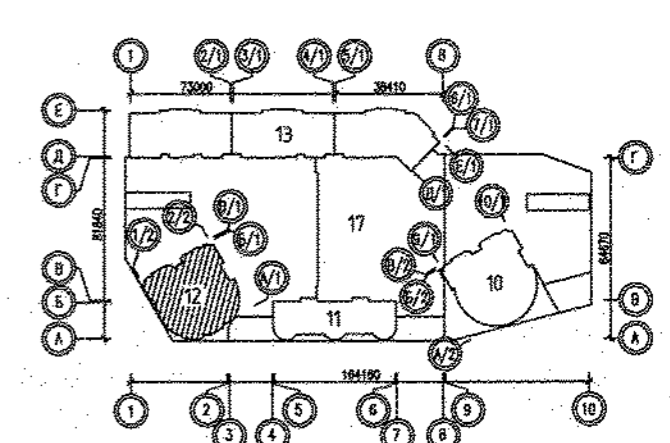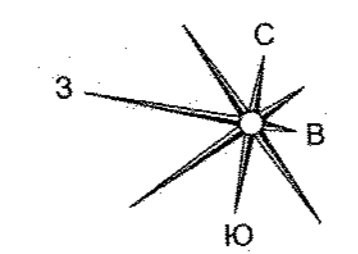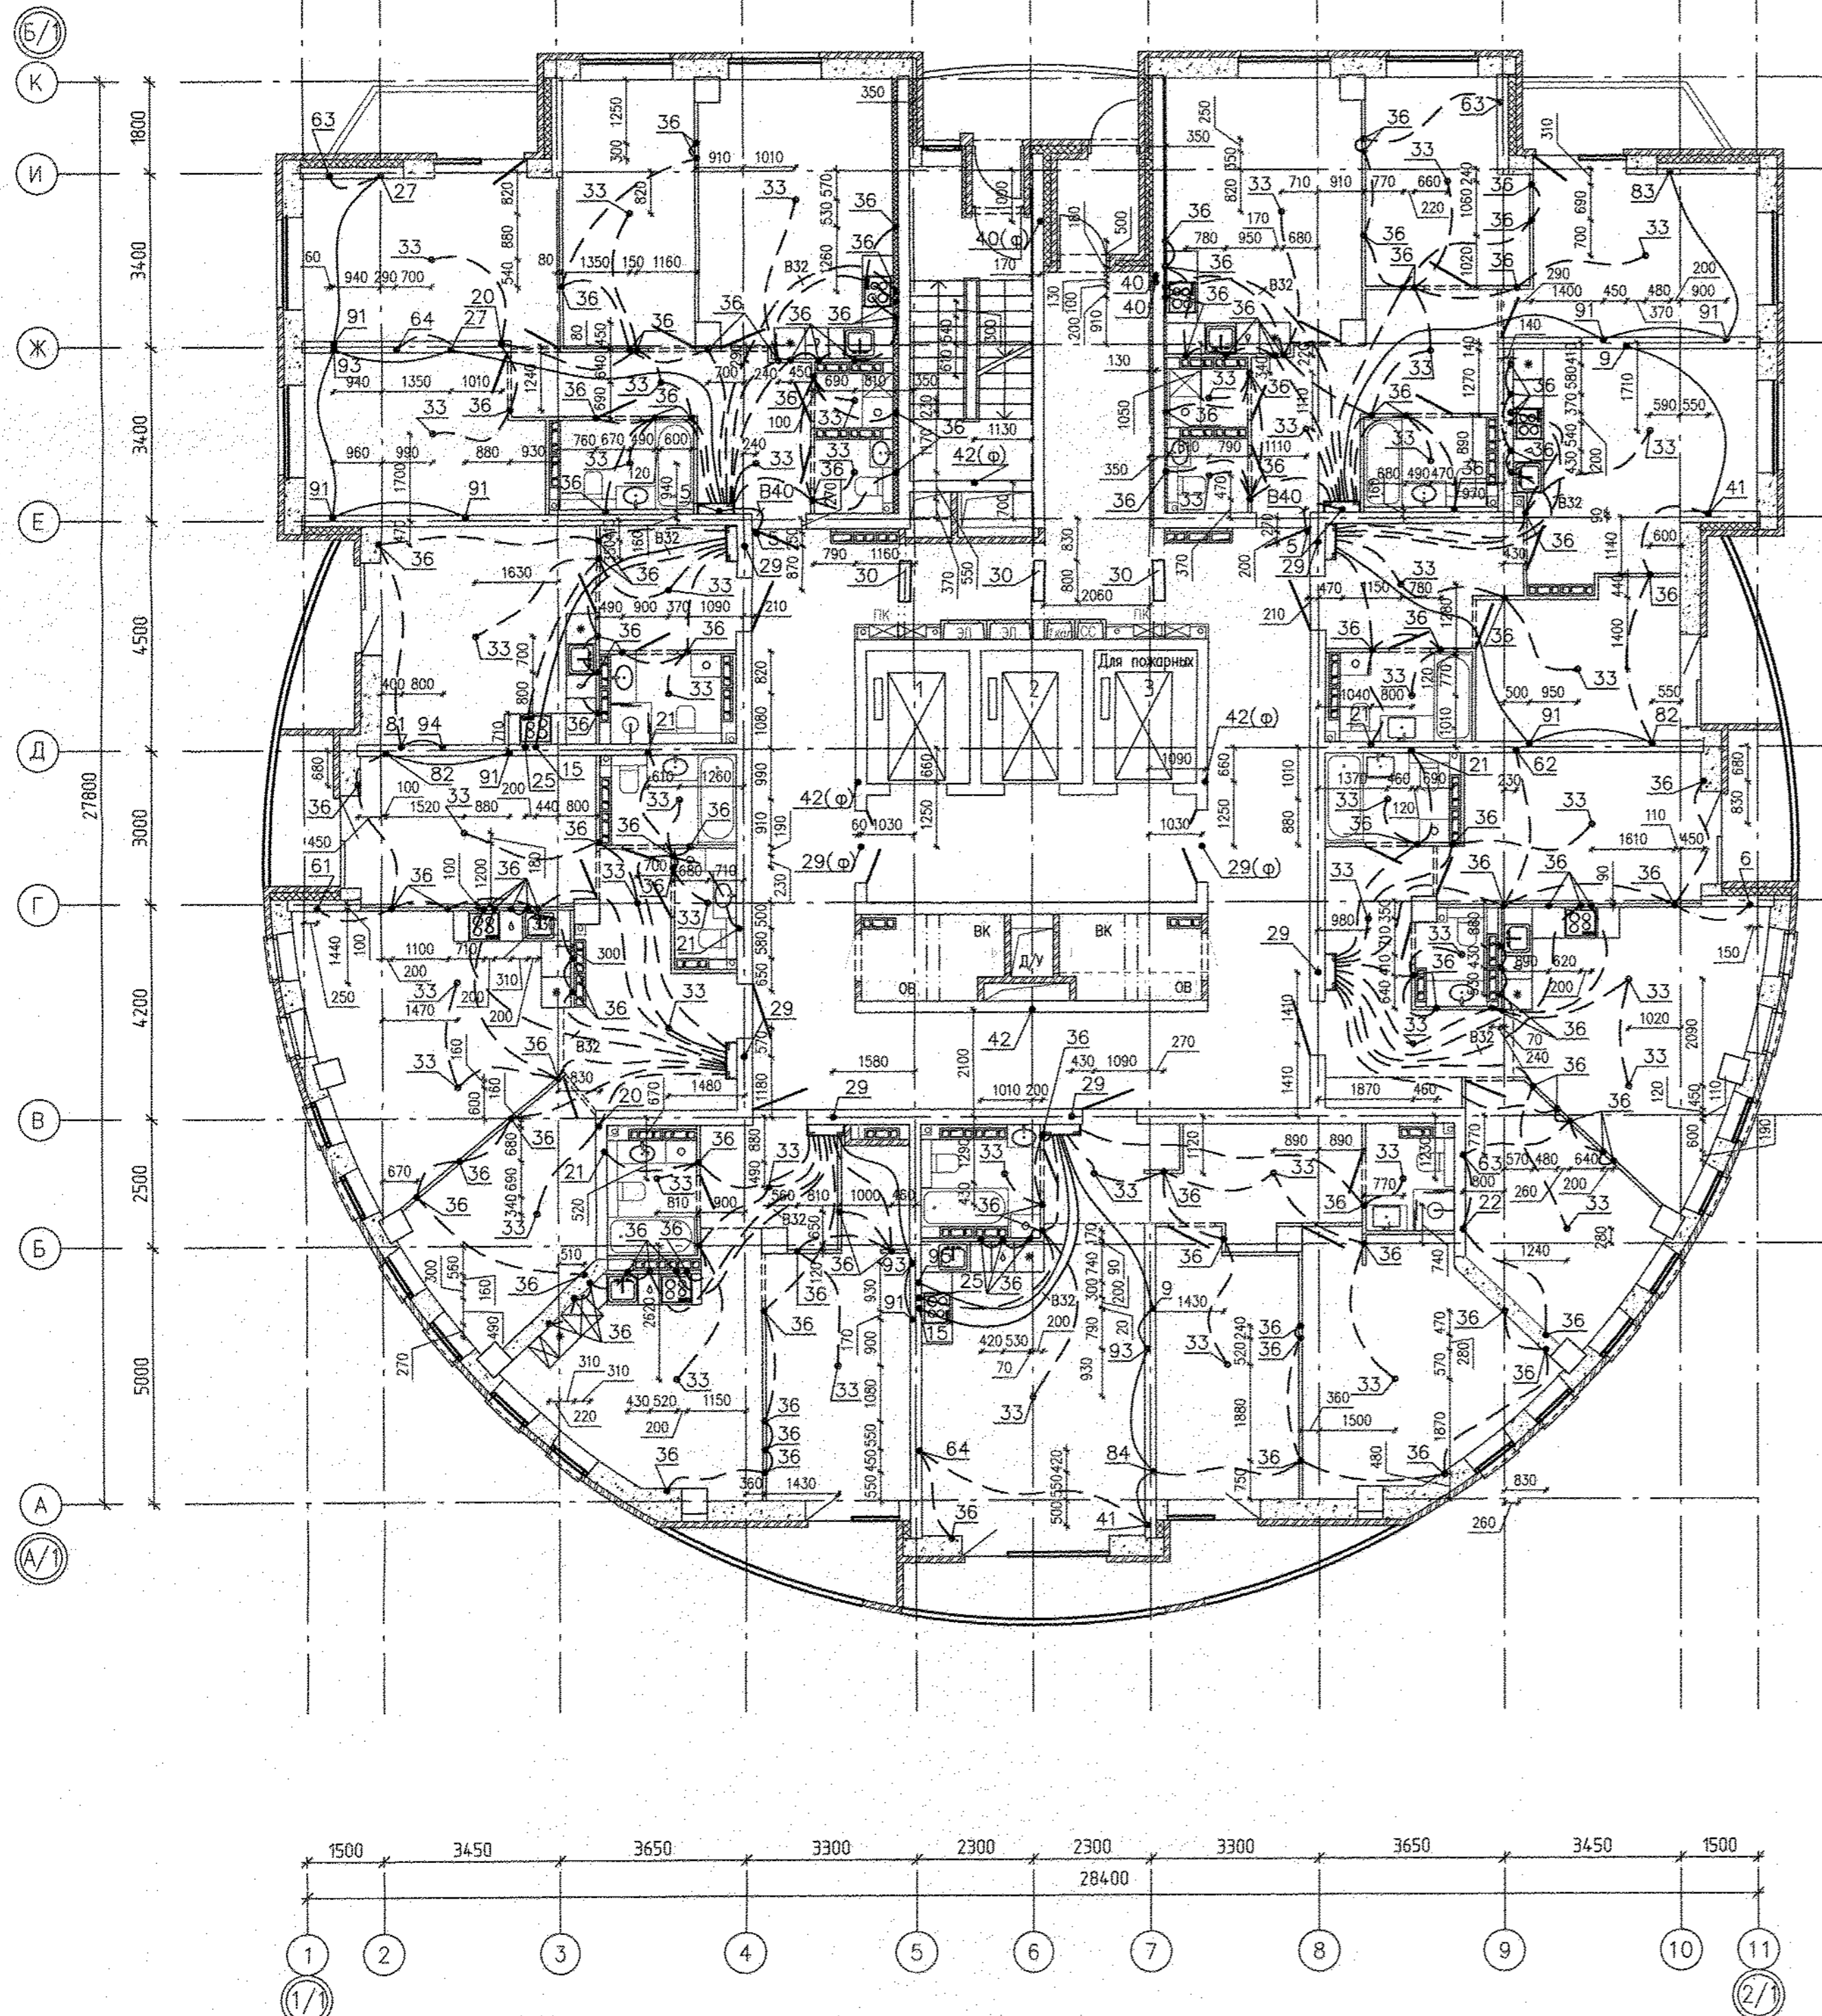


- Условные обозначения:
- трубы, проложенные в монолите плиты перекрытия над этажом;
 - трубы, проложенные в монолите плиты перекрытия предыдущего этажа;
 - - вывод трубы;
 - 13 - номер узла (см. лист 2)
 - 13(Ф) - узел заложен в филлигране
 - 13̄ - труба доходит до ответвительной коробки, через перекрытие не проходит

Трубную разводку прокладывать не нарушая арматуры плиты перекрытия




Данный раздел рассматривать совместно с комплектами чертежей АПУ.052-012-ЭЛ, АПУ.052-012-ПС, АПУ.052-012-ПС.КЖ, АПУ.052-012-СС.КЖ, АПУ.052-012-СС.

Инв.№	Изд.№	Пропись и дата	Взам. инв.№	Изд.№
АР	КЖ	Булуева Макарова	06.19	06.19

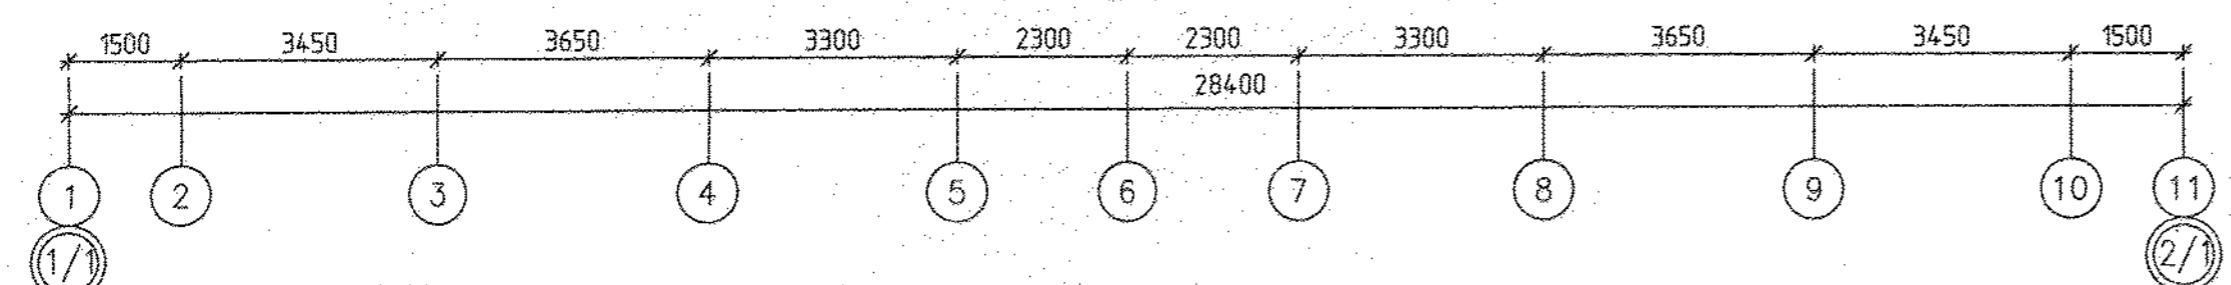

АПУ.052-012-ЭЛ.КЖ					
2	-	Нов. 342-19	09.19	Застройка по ул. Просторной - Павлодарской в Чкаловском районе г. Екатеринбург (участок №2). Жилые дома со встроенно-пристроенными помещениями общественного назначения, трансформаторной подстанцией и подземной абвостоянкой.	
Разработал	Иванова	02.19	Статия	Лист	Листов
Проверил	Кузнецов	02.19	Р	11	18
Гл. спец.	Самсонова	02.19	27-этажный жилой дом N12		
План 13 этажа. Трубная разводка под электрокоммуникации			АО КОРПОРАЦИЯ АТОМСТРОЙКОМПЛЕКС		

Б/1
К
И
Ж
Е
Д
Г
В
Б
А
А/1

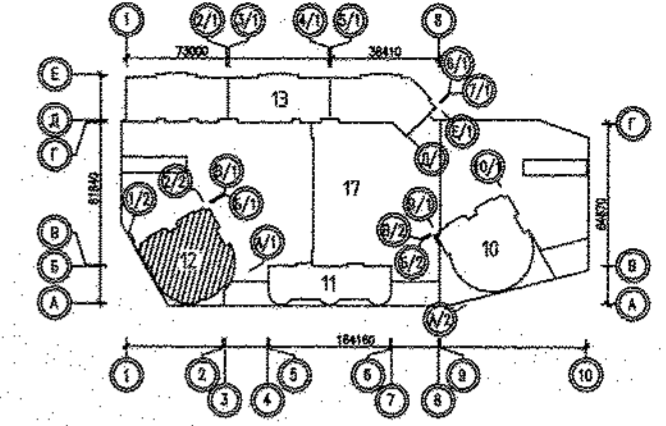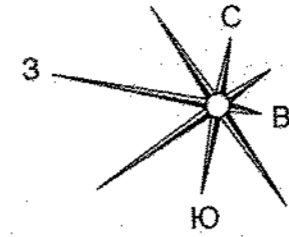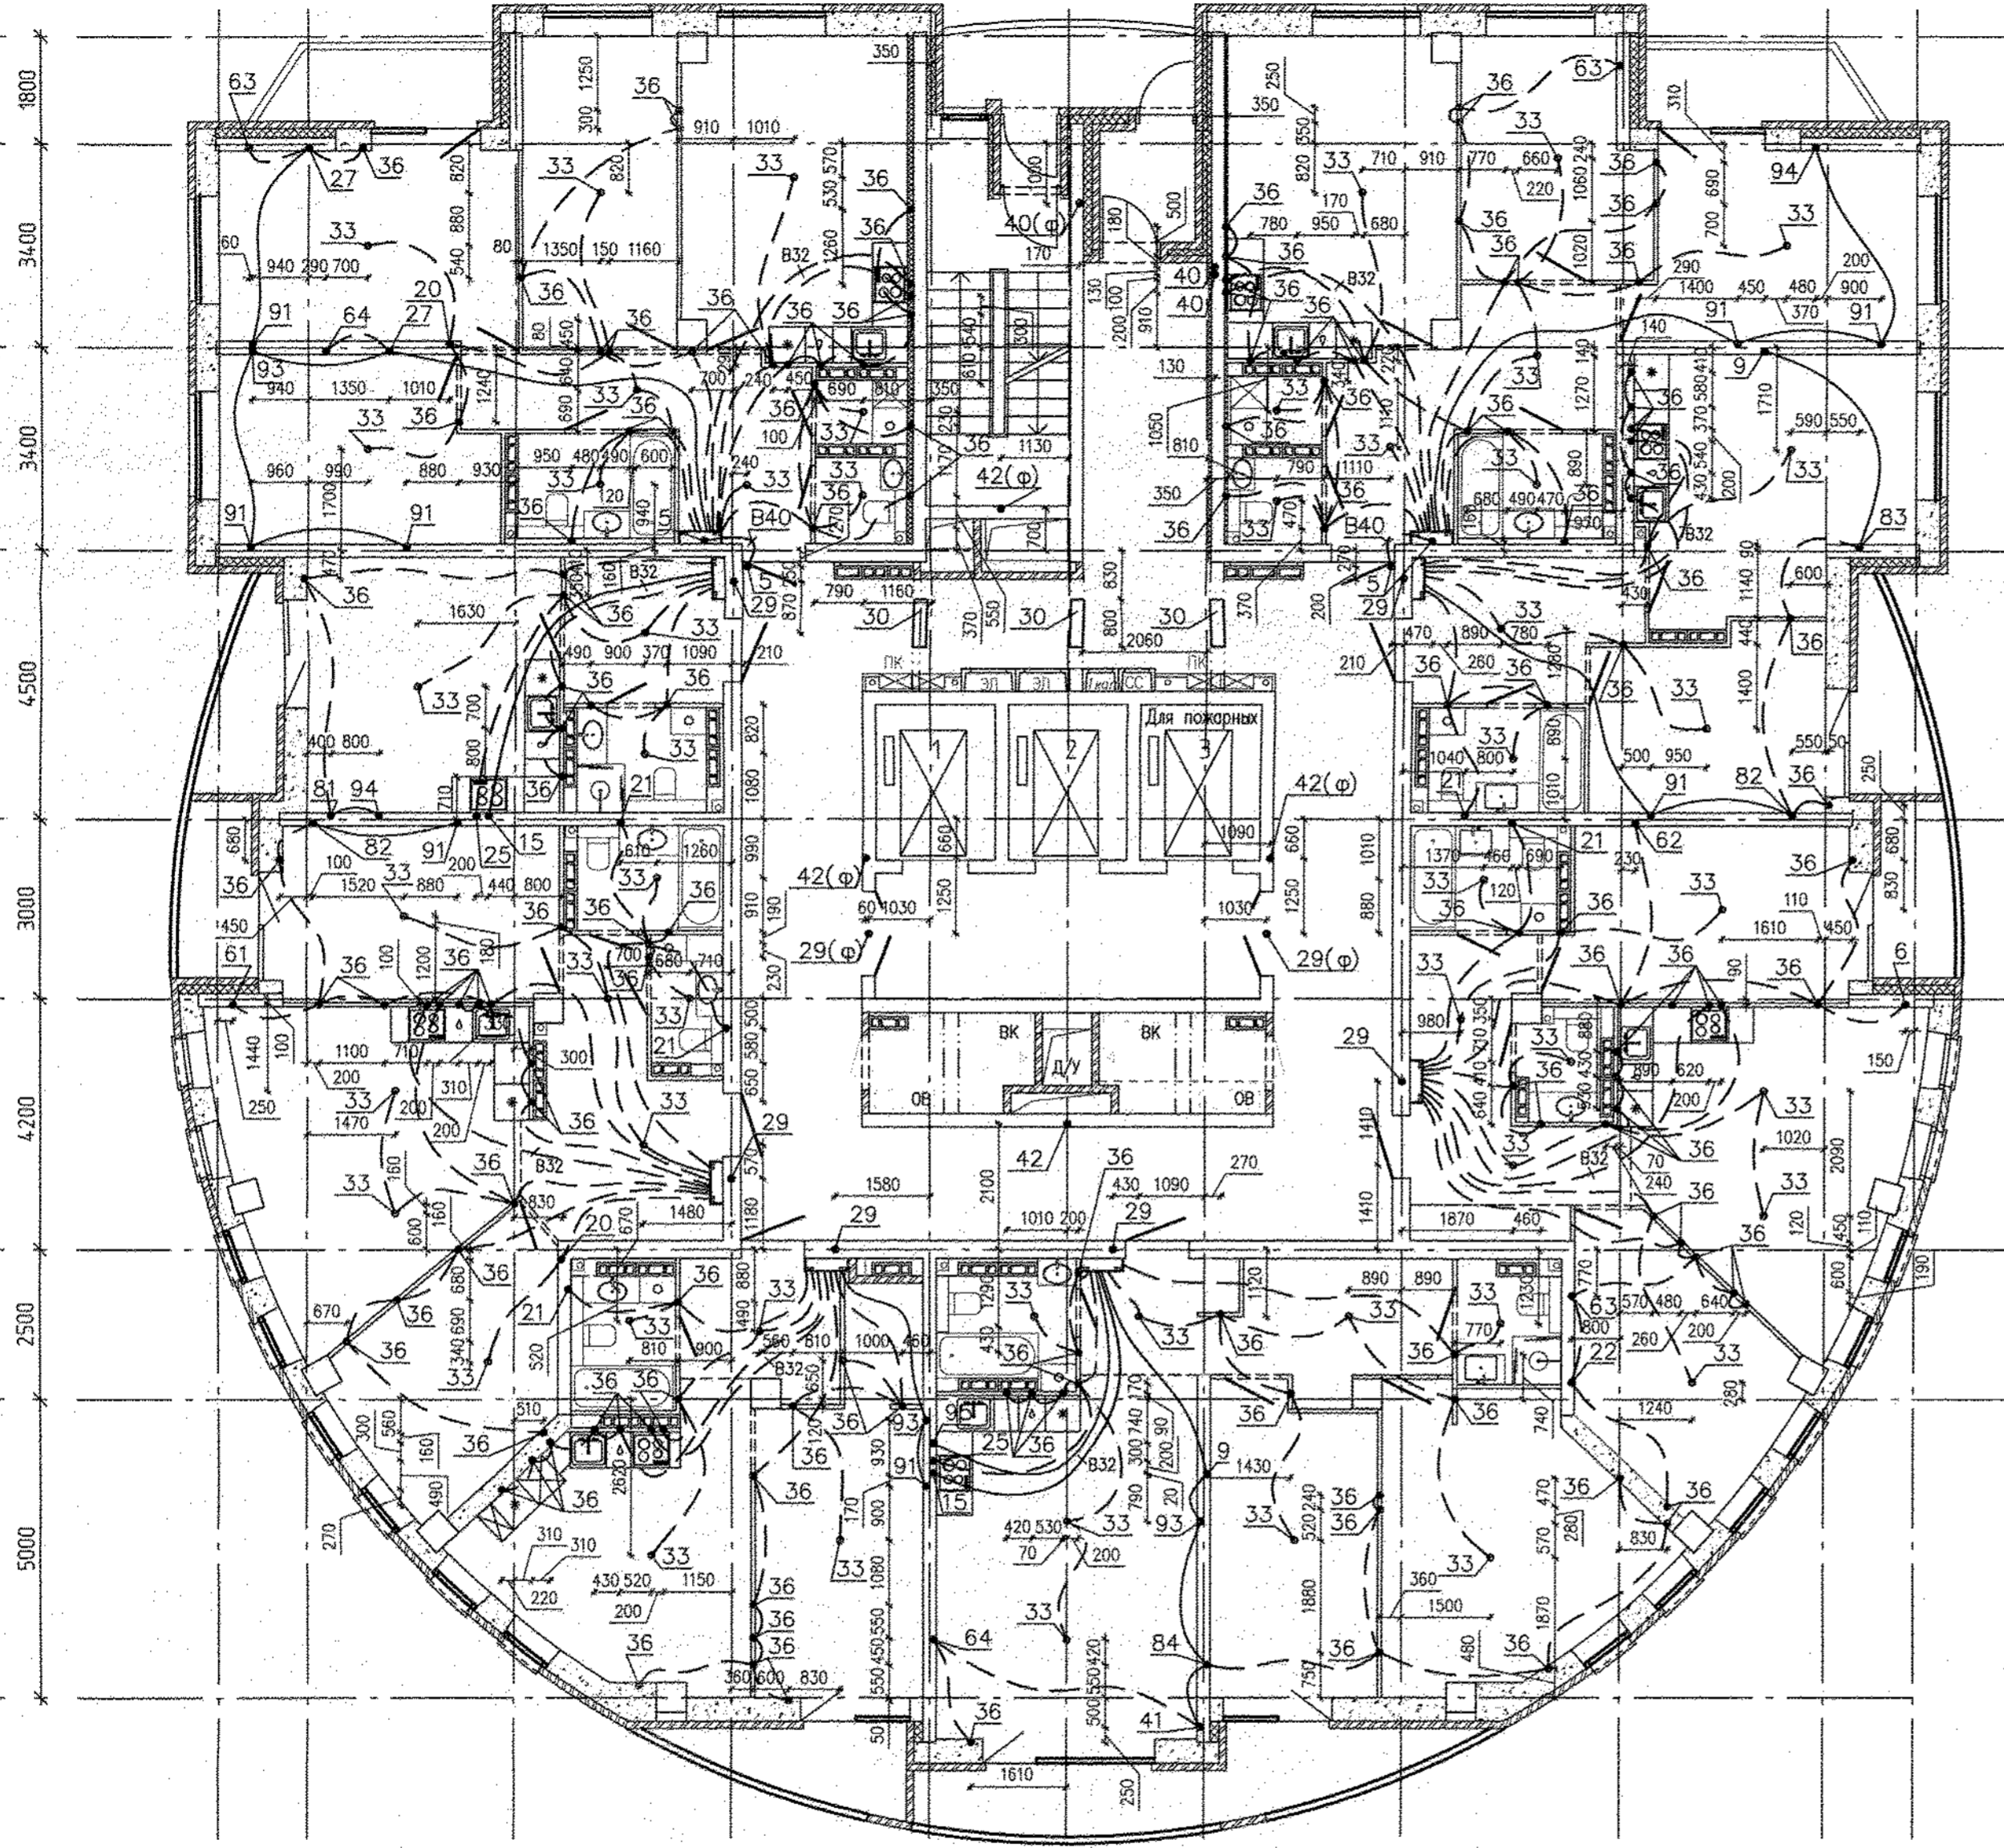

- Условные обозначения:
- трубы, проложенные в монолите плиты перекрытия над этажом;
 - трубы, проложенные в монолите плиты перекрытия предыдущего этажа;
 - - вывод трубы;
 - 13 - номер узла (см. лист 2)
 - 13(Ф) - узел заложен в филлигране
 - 13* - труба доходит до ответственной коробки, через перекрытие не проходит

Трубную разводку прокладывать не нарушая арматуры плиты перекрытия

Данный раздел рассматривать совместно с комплектами чертежей АПУ.052-012-ЭЛ, АПУ.052-012-ПС, АПУ.052-012-ПС.КЖ, АПУ.052-012-СС.КЖ, АПУ.052-012-СС.

1500 3450 3650 3300 2300 2300 3300 3650 3450 1500




1 2 3 4 5 6 7 8 9 10 11

1/1

2/1

Инв.№ подл.	Взам. инв.№	Лист	Дата
АР	КЖ	06.19	06.19
Инв.№ подл.	Взам. инв.№	Лист	Дата
Буряева	Максимова	06.19	06.19
Подпись и дата			

АПУ.052-012-ЭЛ.КЖ					
2	-	Нов.	342-19	09.19	Застройка по ул.Просторной - Павлодарской в Чкаловском районе г. Екатеринбурга (участок N2). Жилые дома со встроенно-пристроенными помещениями общественного назначения, трансформаторной подстанцией и подземной абстоянкой.
Изм.	Кол.уч.	Лист	N док.	Подпись	Дата
Разработал	Иванова				02.19
Проверил	Кузнецов				02.19
Гл.спец.	Самсонова				02.19
27-этажный жилой дом N12				Студия	Лист
План 14 этажа. Трубная разводка под электрокоммуникации				Р	12
				Листов	18
				АО КОРПОРАЦИЯ АТОМСТРОЙКОМПЛЕКС	

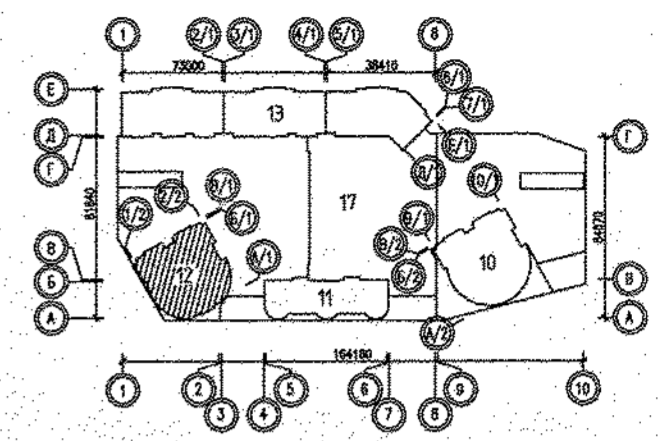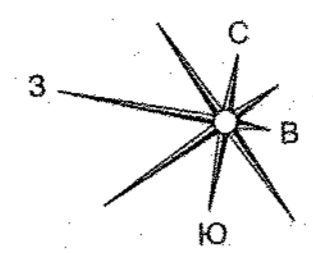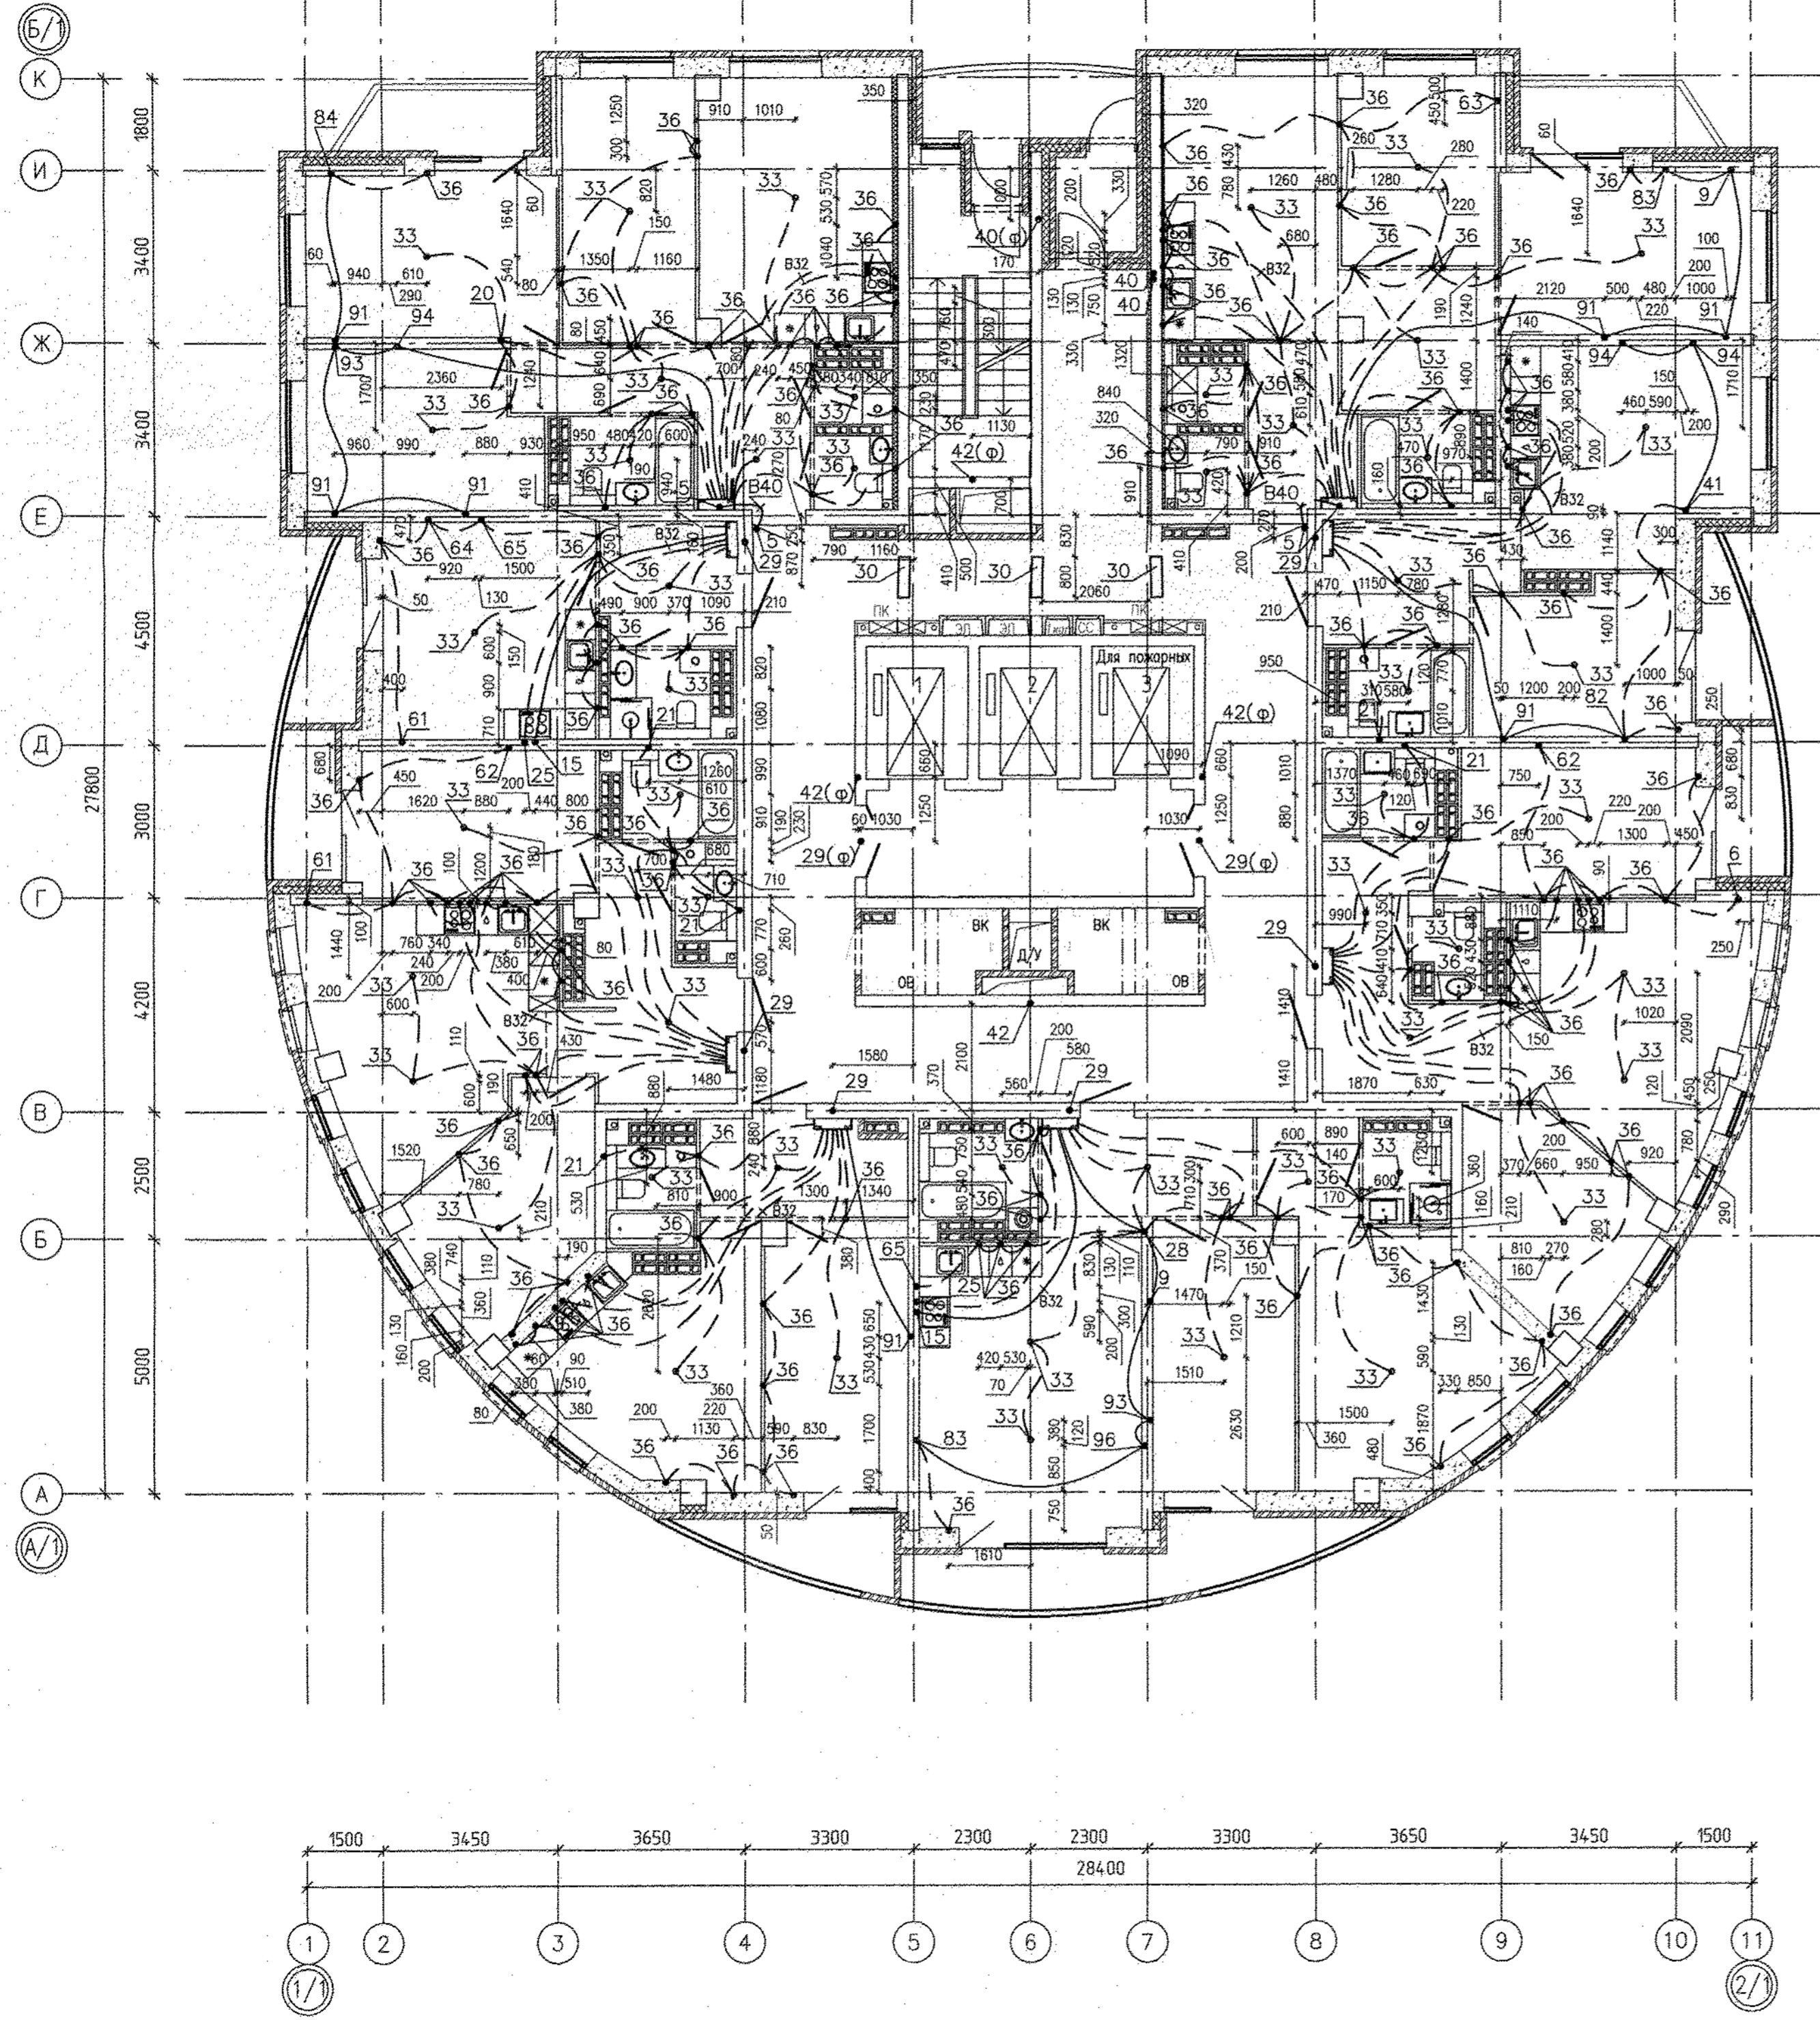




- Условные обозначения:
- трубы, проложенные в монолите плиты перекрытия над этажом;
 - - - - - трубы, проложенные в монолите плиты перекрытия предыдущего этажа;
 - - вывод трубы;
 - 13 - номер узла (см. лист 2)
 - 13(ф) - узел заложен в филлигане
 - 13̄ - труба доходит до ответвительной коробки, через перекрытие не проходит

Трубную разводку прокладывать не нарушая арматуры плиты перекрытия

Данный раздел рассматривать совместно с комплектами чертежей АПУ.052-012-ЭЛ, АПУ.052-012-ПС, АПУ.052-012-ПС.КЖ, АПУ.052-012-СС.КЖ, АПУ.052-012-СС.

Инд.№ года	Получить и дата	Взам. инд.№	АР	06.19
		Бушуева	ЮХ	06.19
		Макарова		

АПУ.052-012-ЭЛ.КЖ					Стация	Лист	Листов
2	-	Нов. 342-19	09.19	Застройка по ул.Просторной - Павлодарской в Чкаловском районе г. Екатеринбурга (участок №2). Жилые дома со встроенно-пристроенными помещениями общественного назначения, трансформаторной подстанцией и подземной автостоянкой.			
Изм.	Кол.уч.	Лист	И.Н. док.	Подпись	Дата		
Разработал	Иванова				02.19		
Проверил	Кузнецов				02.19		
Гл. спец.	Самсонова				02.19		
27-этажный жилой дом №12					Р	13	18
План 15 этажа. Трубная разводка под электрокоммуникации					АО КОРПОРАЦИЯ АТОМСТРОЙКОМПЛЕКС		

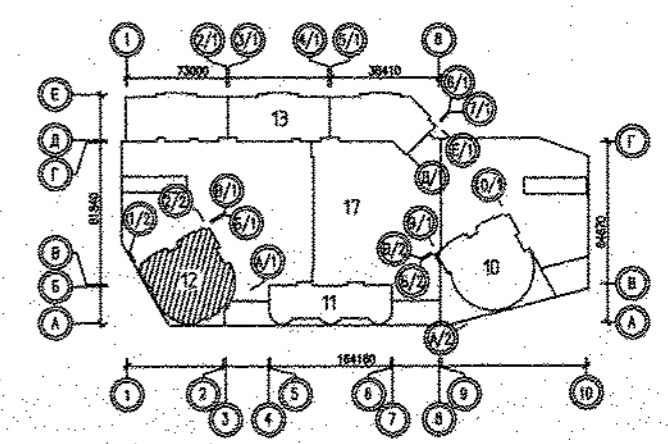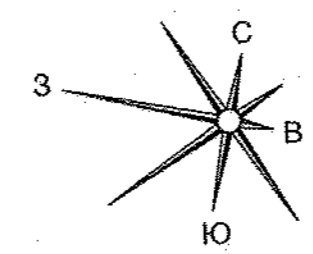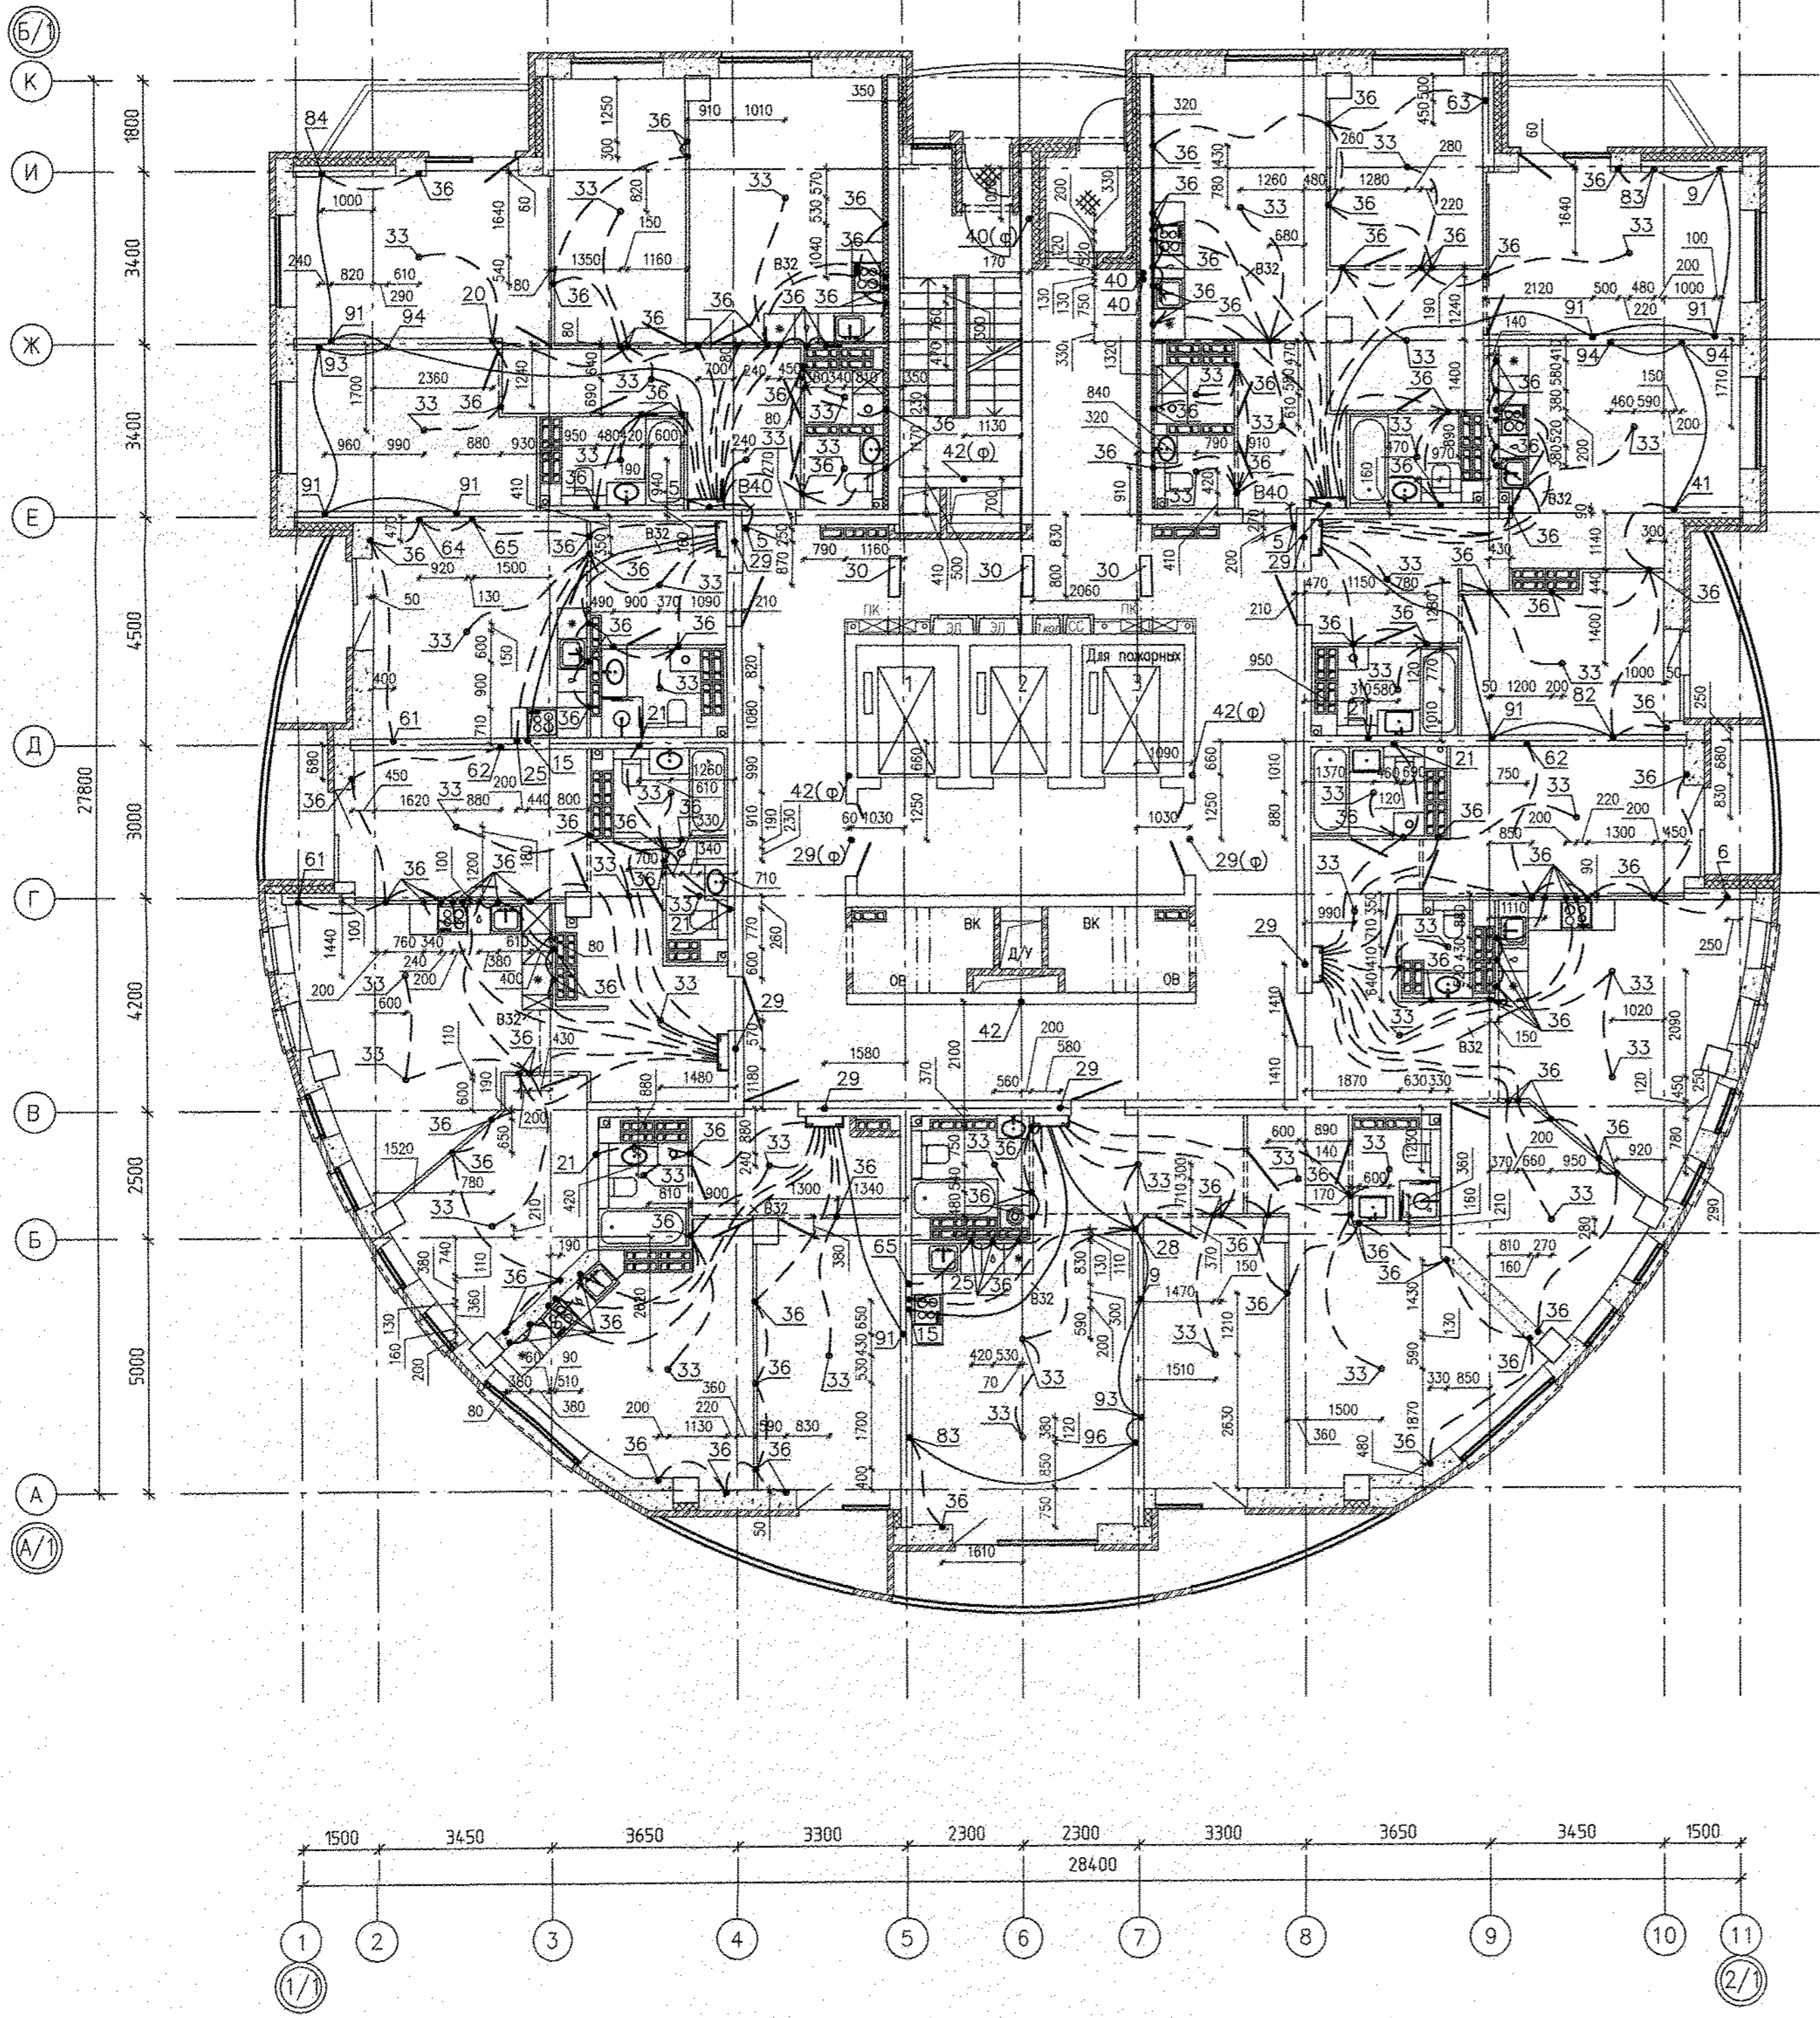




- Условные обозначения:
- — трубы, проложенные в монолите плиты перекрытия над этажом;
 - — трубы, проложенные в монолите плиты перекрытия предыдущего этажа;
 - — вывод трубы;
 - 13 — номер узла (см. лист 2)
 - 13(ф) — узел заложен в филлеране
 - 13* — труба доходит до ответвительной коробки, через перекрытие не проходит

Трубную разводку прокладывать не нарушая арматуры плиты перекрытия

Данный раздел рассматривать совместно с комплектами чертежей АПУ.052-012-ЭЛ, АПУ.052-012-ПС, АПУ.052-012-ПС.КЖ, АПУ.052-012-СС.КЖ, АПУ.052-012-СС.

Инв.№ подл.	АР	06.19
Подпись и дата	Кузнецов	06.19
Взам. инв.№	КЖ	
Исполн.	Бушуева	
	Макарова	

АПУ.052-012-ЭЛ.КЖ					
2	-	Нов. 342-19	09.19	Застройка по ул.Просторной - Павловдарской в Чкаловском районе г. Екатеринбурга (участок №2). Жилые дома со встроенно-пристроенными помещениями общественного назначения, трансформаторной подстанцией и подземной абстоянкой.	
Разработал	Иванова	02.19	Стация	Лист	Листов
Проверил	Кузнецов	02.19	Р	14	18
Гл.спец.	Самсонова	02.19	27-этажный жилой дом №12		
План 16 этажа. Трубная разводка под электрокоммуникации			АО КОРПОРАЦИЯ АТОМСТРОЙКОМПЛЕКС		

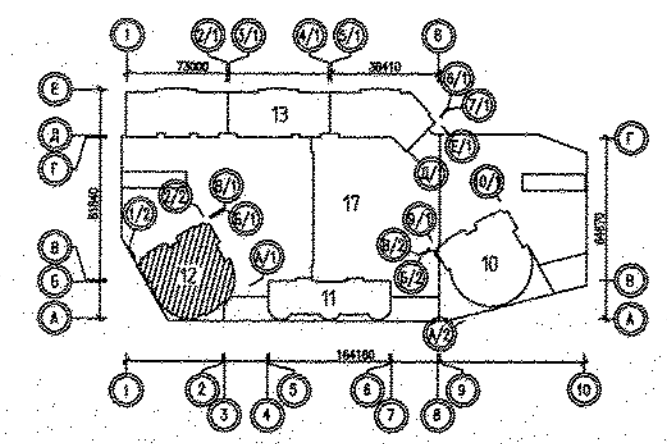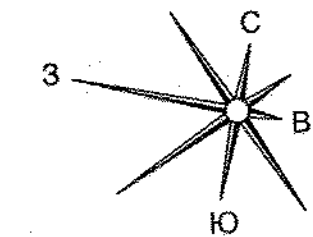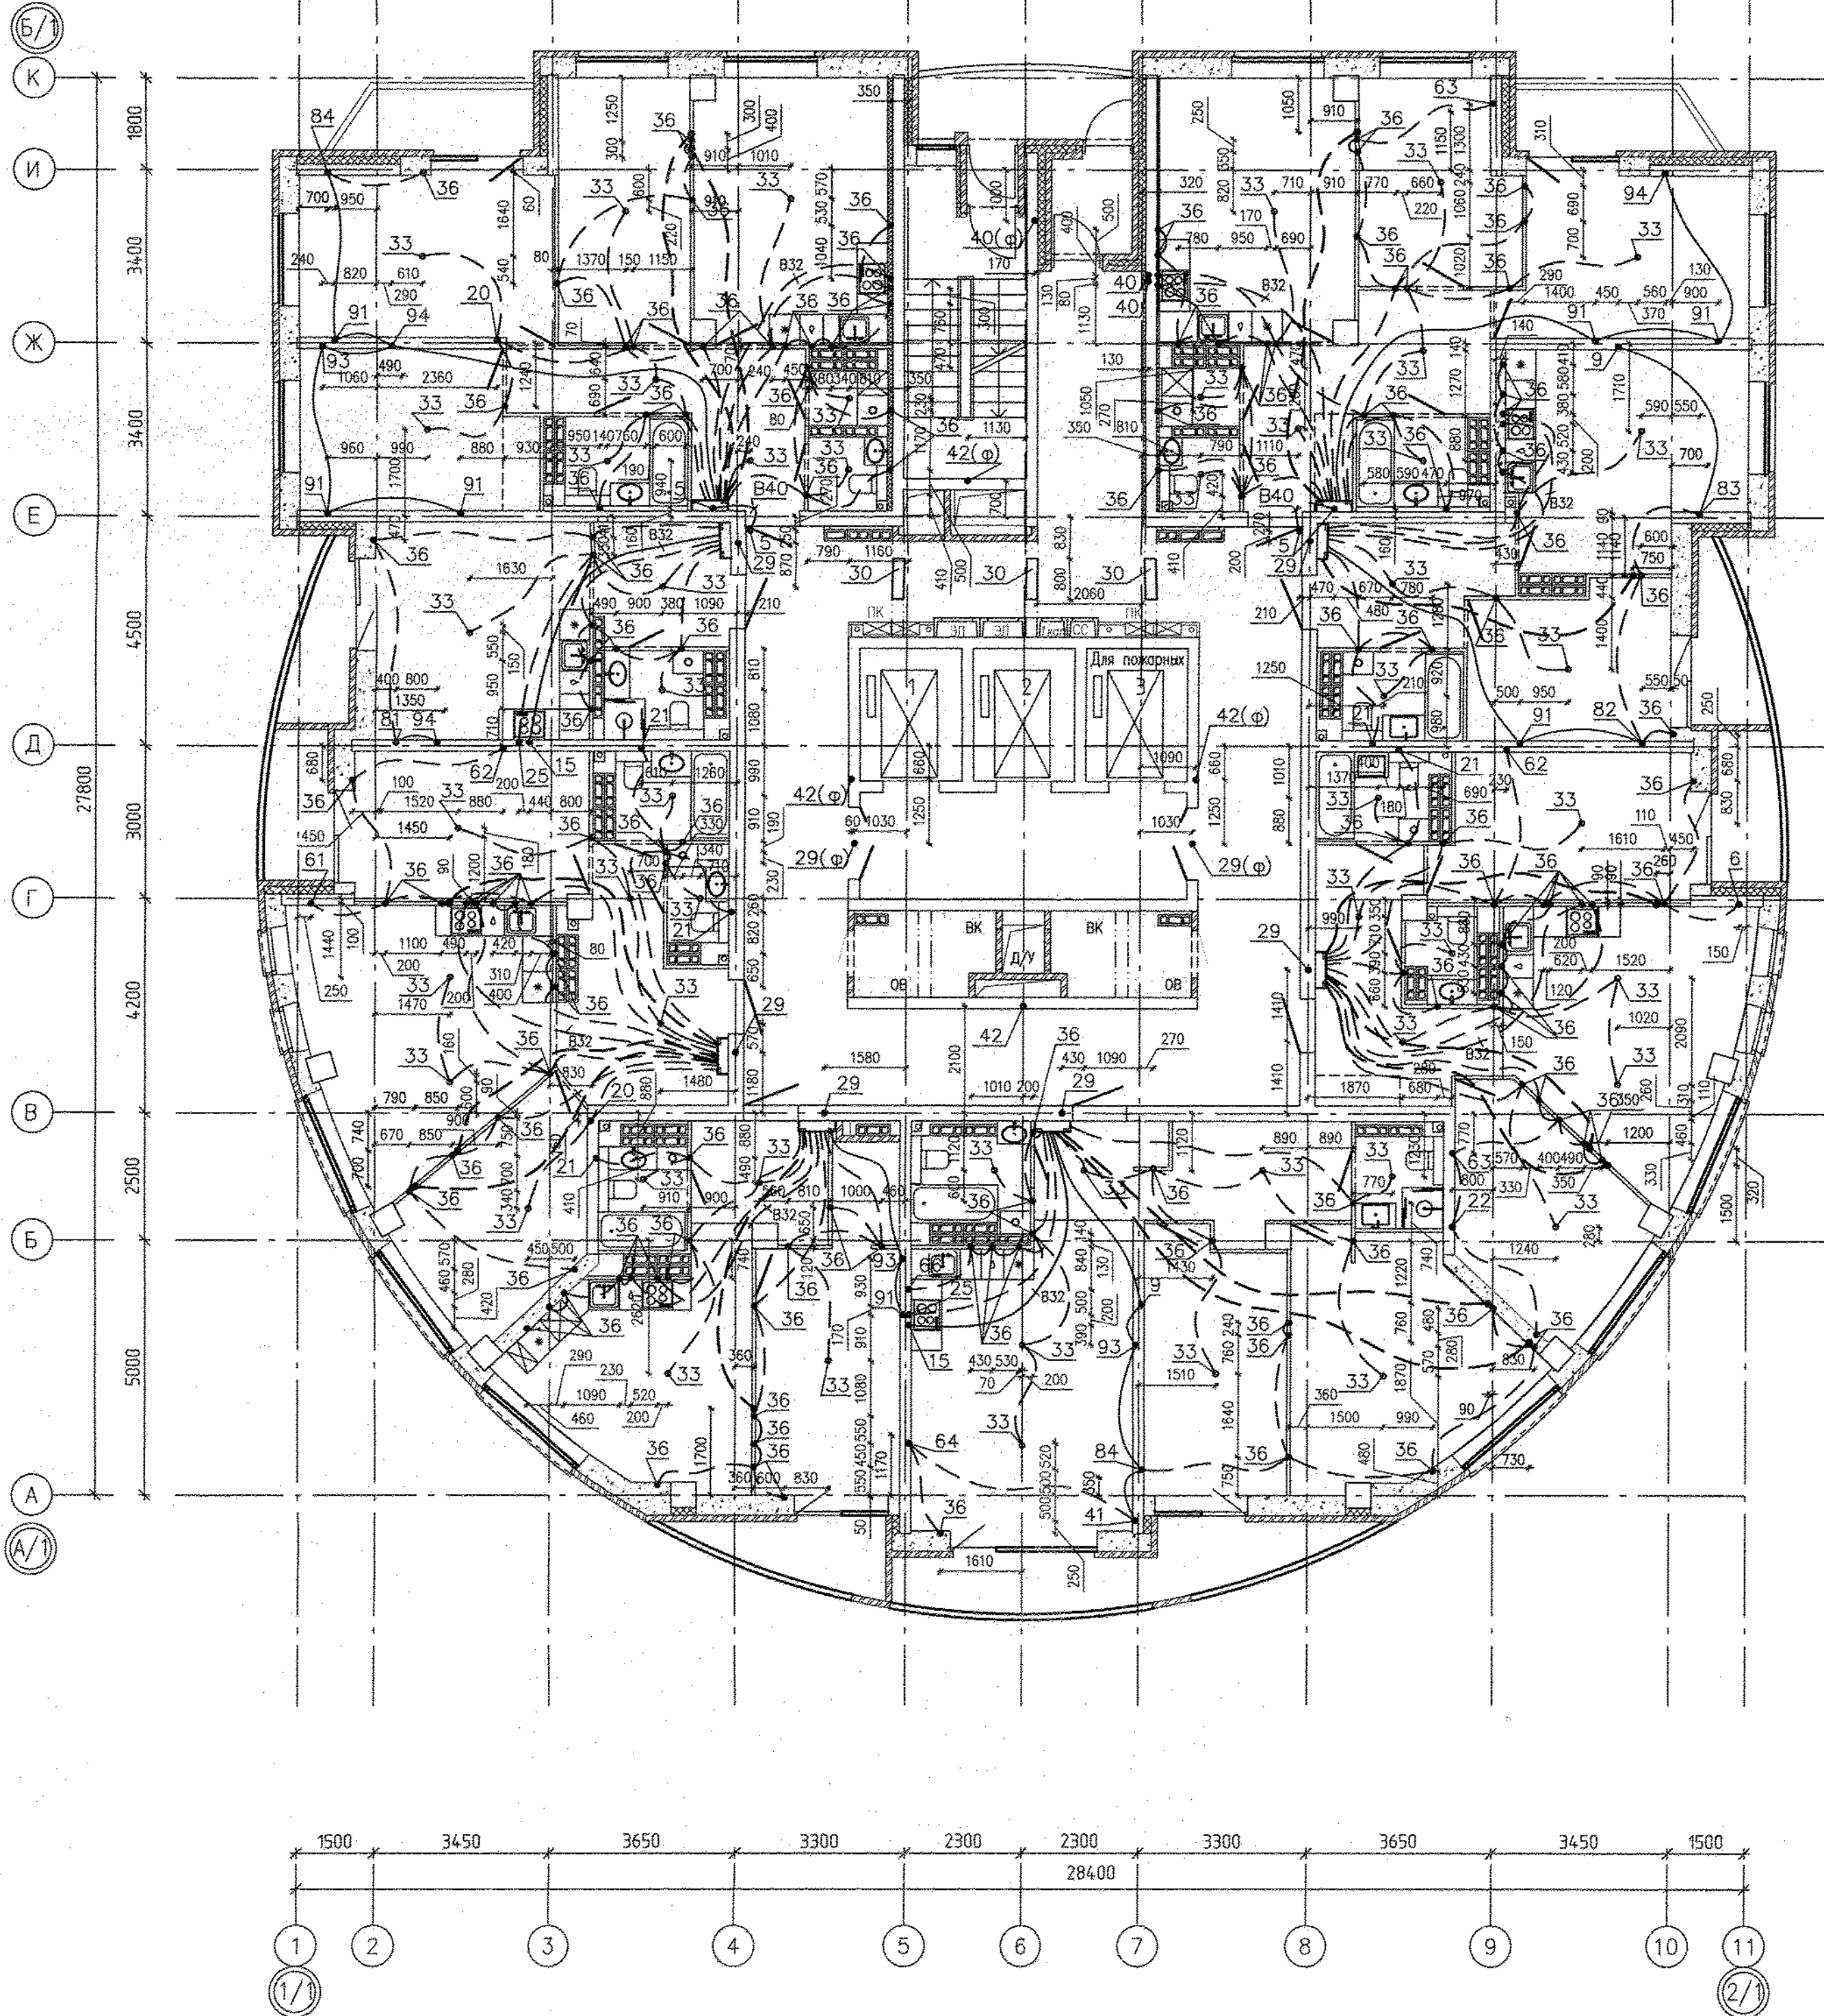


- Условные обозначения:
- - трубы, проложенные в монолите плиты перекрытия над этажом;
 - - трубы, проложенные в монолите плиты перекрытия предыдущего этажа;
 - - вывод трубы;
 - 13 - номер узла (см. лист 2)
 - 13(Ф) - узел заложен в филigrане
 - 13* - труба доходит до ответвительной коробки, через перекрытие не проходит

Трубную разводку прокладывать не нарушая арматуры плиты перекрытия




Данный раздел рассматривать совместно с комплектами чертежей АПУ.052-012-ЭЛ, АПУ.052-012-ПС, АПУ.052-012-ПС.КЖ, АПУ.052-012-СС.КЖ, АПУ.052-012-СС.

И.И.И.И.И.	И.И.И.И.И.	И.И.И.И.И.	И.И.И.И.И.
И.И.И.И.И.	И.И.И.И.И.	И.И.И.И.И.	И.И.И.И.И.
И.И.И.И.И.	И.И.И.И.И.	И.И.И.И.И.	И.И.И.И.И.
И.И.И.И.И.	И.И.И.И.И.	И.И.И.И.И.	И.И.И.И.И.

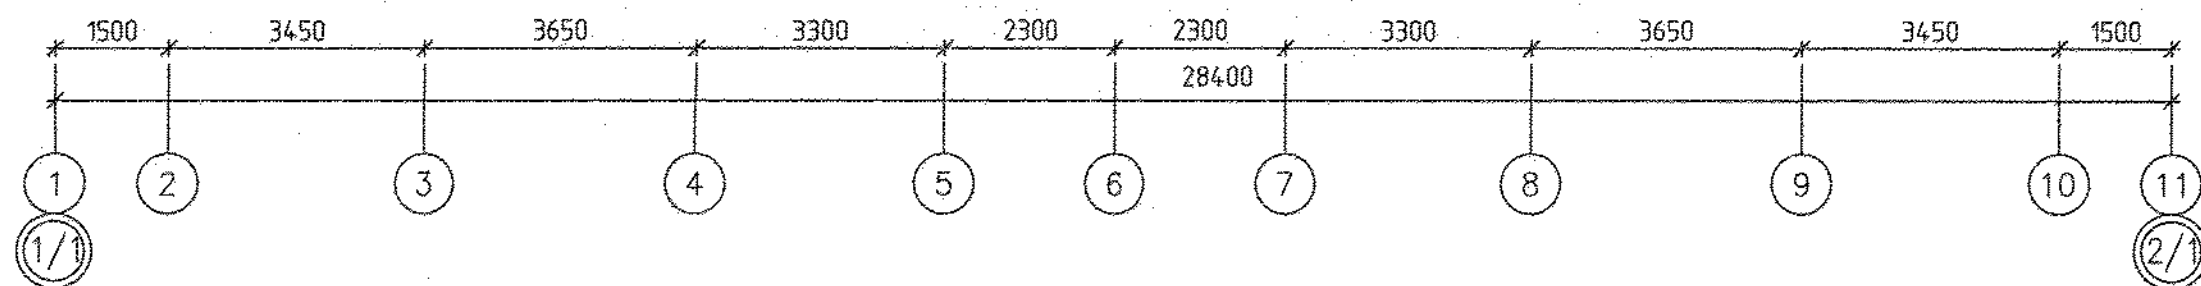

АПУ.052-012-ЭЛ.КЖ					
2	Нов.	342-19	И.И.И.	09.19	Застройка по ул.Просторной - Павлодарской в Чкаловском районе г. Екатеринбург (участок N2). Жилые дома со встроенно-пристроенными помещениями общественного назначения, трансформаторной подстанции и подземной обводной.
Изм.	Кол.уч.	Лист N док.	Подпись	Дата	
Разработал	Иванова		И.И.И.	02.19	
Проверил	Кузнецов		И.И.И.	02.19	
Гл.спец.	Самсонова		И.И.И.	02.19	
					27-этажный жилой дом N12
					р 15 18
					План 17, 18 этажей. Трубная разводка под электрокоммуникации
					АО КОРПОРАЦИЯ АТОМСТРОЙКОМПЛЕКС


Б/1
К
И
Ж
Е
Д
Г
В
Б
А
А/1

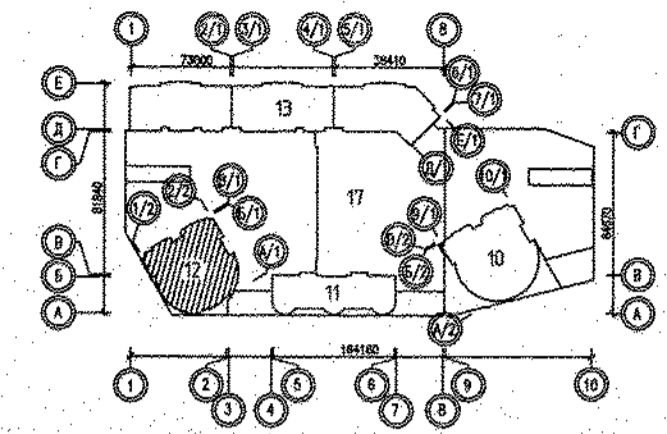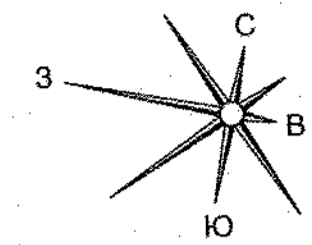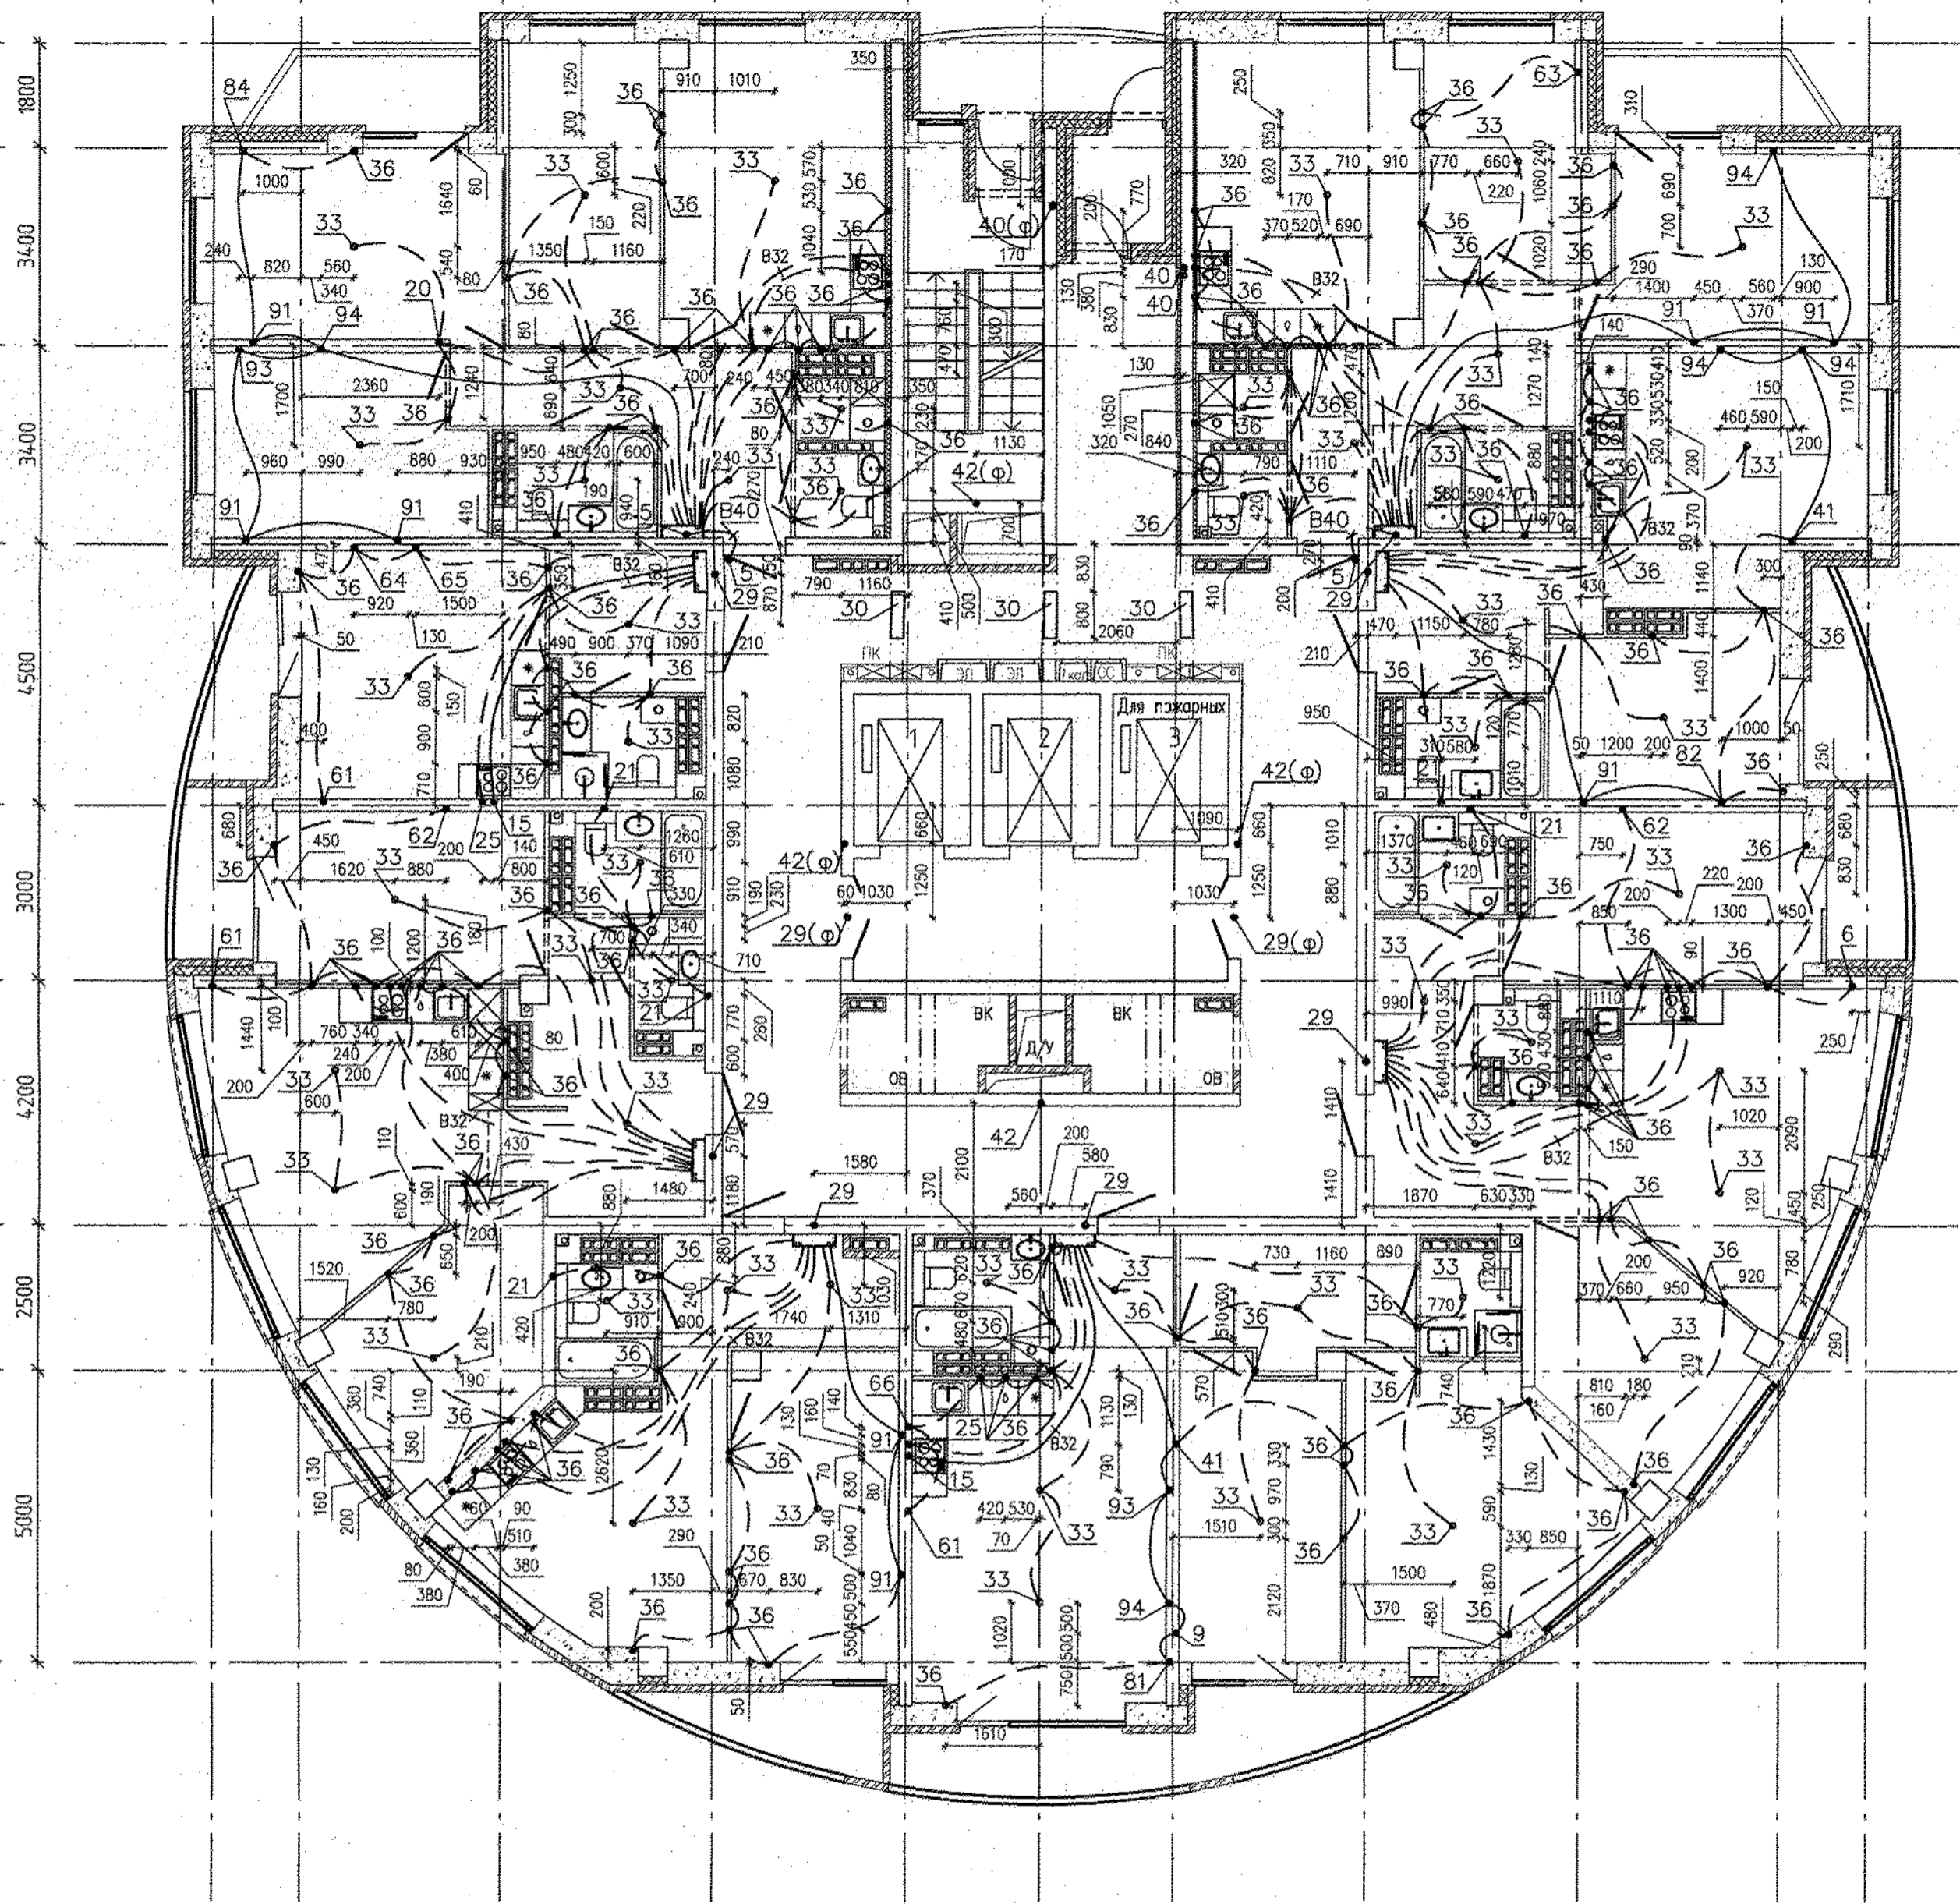

- Условные обозначения:
- трубы, проложенные в монолите плиты перекрытия над этажом;
 - трубы, проложенные в монолите плиты перекрытия предыдущего этажа;
 - - вывод трубы;
 - 13 - номер узла (см. лист 2)
 - 13(ф) - узел заложен в филigrане
 - 13* - труба доходит до ответвительной коробки, через перекрытие не проходит

Трубную разводку прокладывать не нарушая арматуры плиты перекрытия




Данный раздел рассматривать совместно с комплектами чертежей АПУ.052-012-ЭЛ, АПУ.052-012-ПС, АПУ.052-012-ПС.КЖ, АПУ.052-012-СС.КЖ, АПУ.052-012-СС.

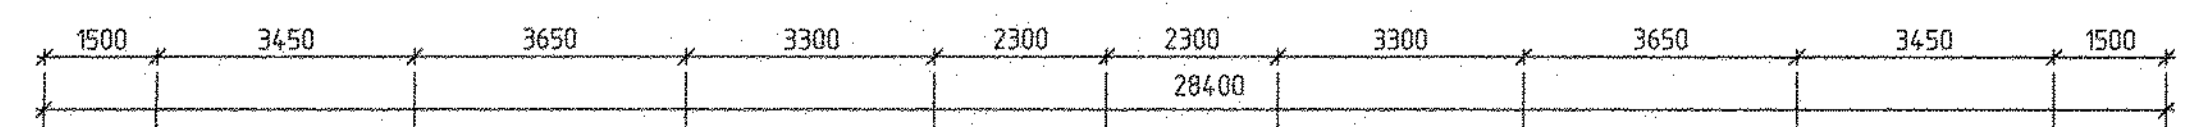

1 2 3 4 5 6 7 8 9 10 11

АПУ.052-012-ЭЛ.КЖ							
2	-	Нов. 342-19	<i>[Signature]</i>	09.19	Застройка по ул. Просторной - Павлодарской в Чкаловском районе г. Екатеринбурга (участок N2). Жилые дома со встроенно-пристроенными помещениями общественного назначения, трансформаторной подстанции и подземной автостоянкой.		
Изм.	Кол.уч.	Лист	N док.	Подпись	Дата		
Разработал	Иванова	<i>[Signature]</i>		02.19	27-этажный жилой дом N12		
Проверил	Кузнецов	<i>[Signature]</i>		02.19			
Гл. спец.	Самсонова	<i>[Signature]</i>		02.19			
План 19, 20 этажей. Трубная разводка под электрокоммуникации					Студия	Лист	Листов
					Р	16	18
					АО КОРПОРАЦИЯ АТОМСТРОЙКОМПЛЕКС		


Б/И
К
И
Ж
Е
Д
Г
В
Б
А
А/И

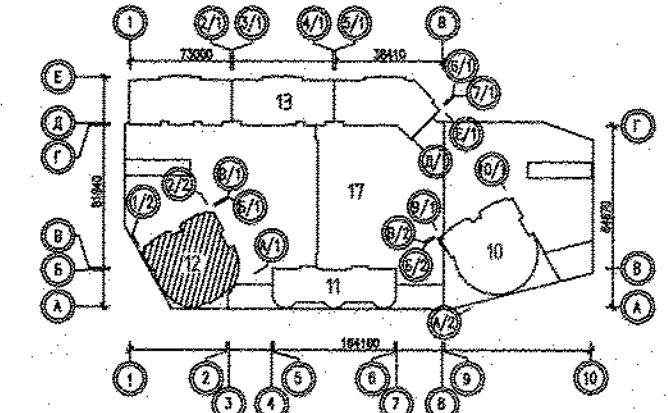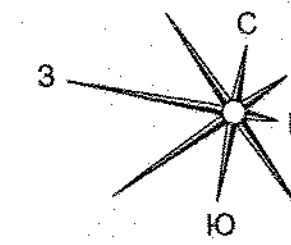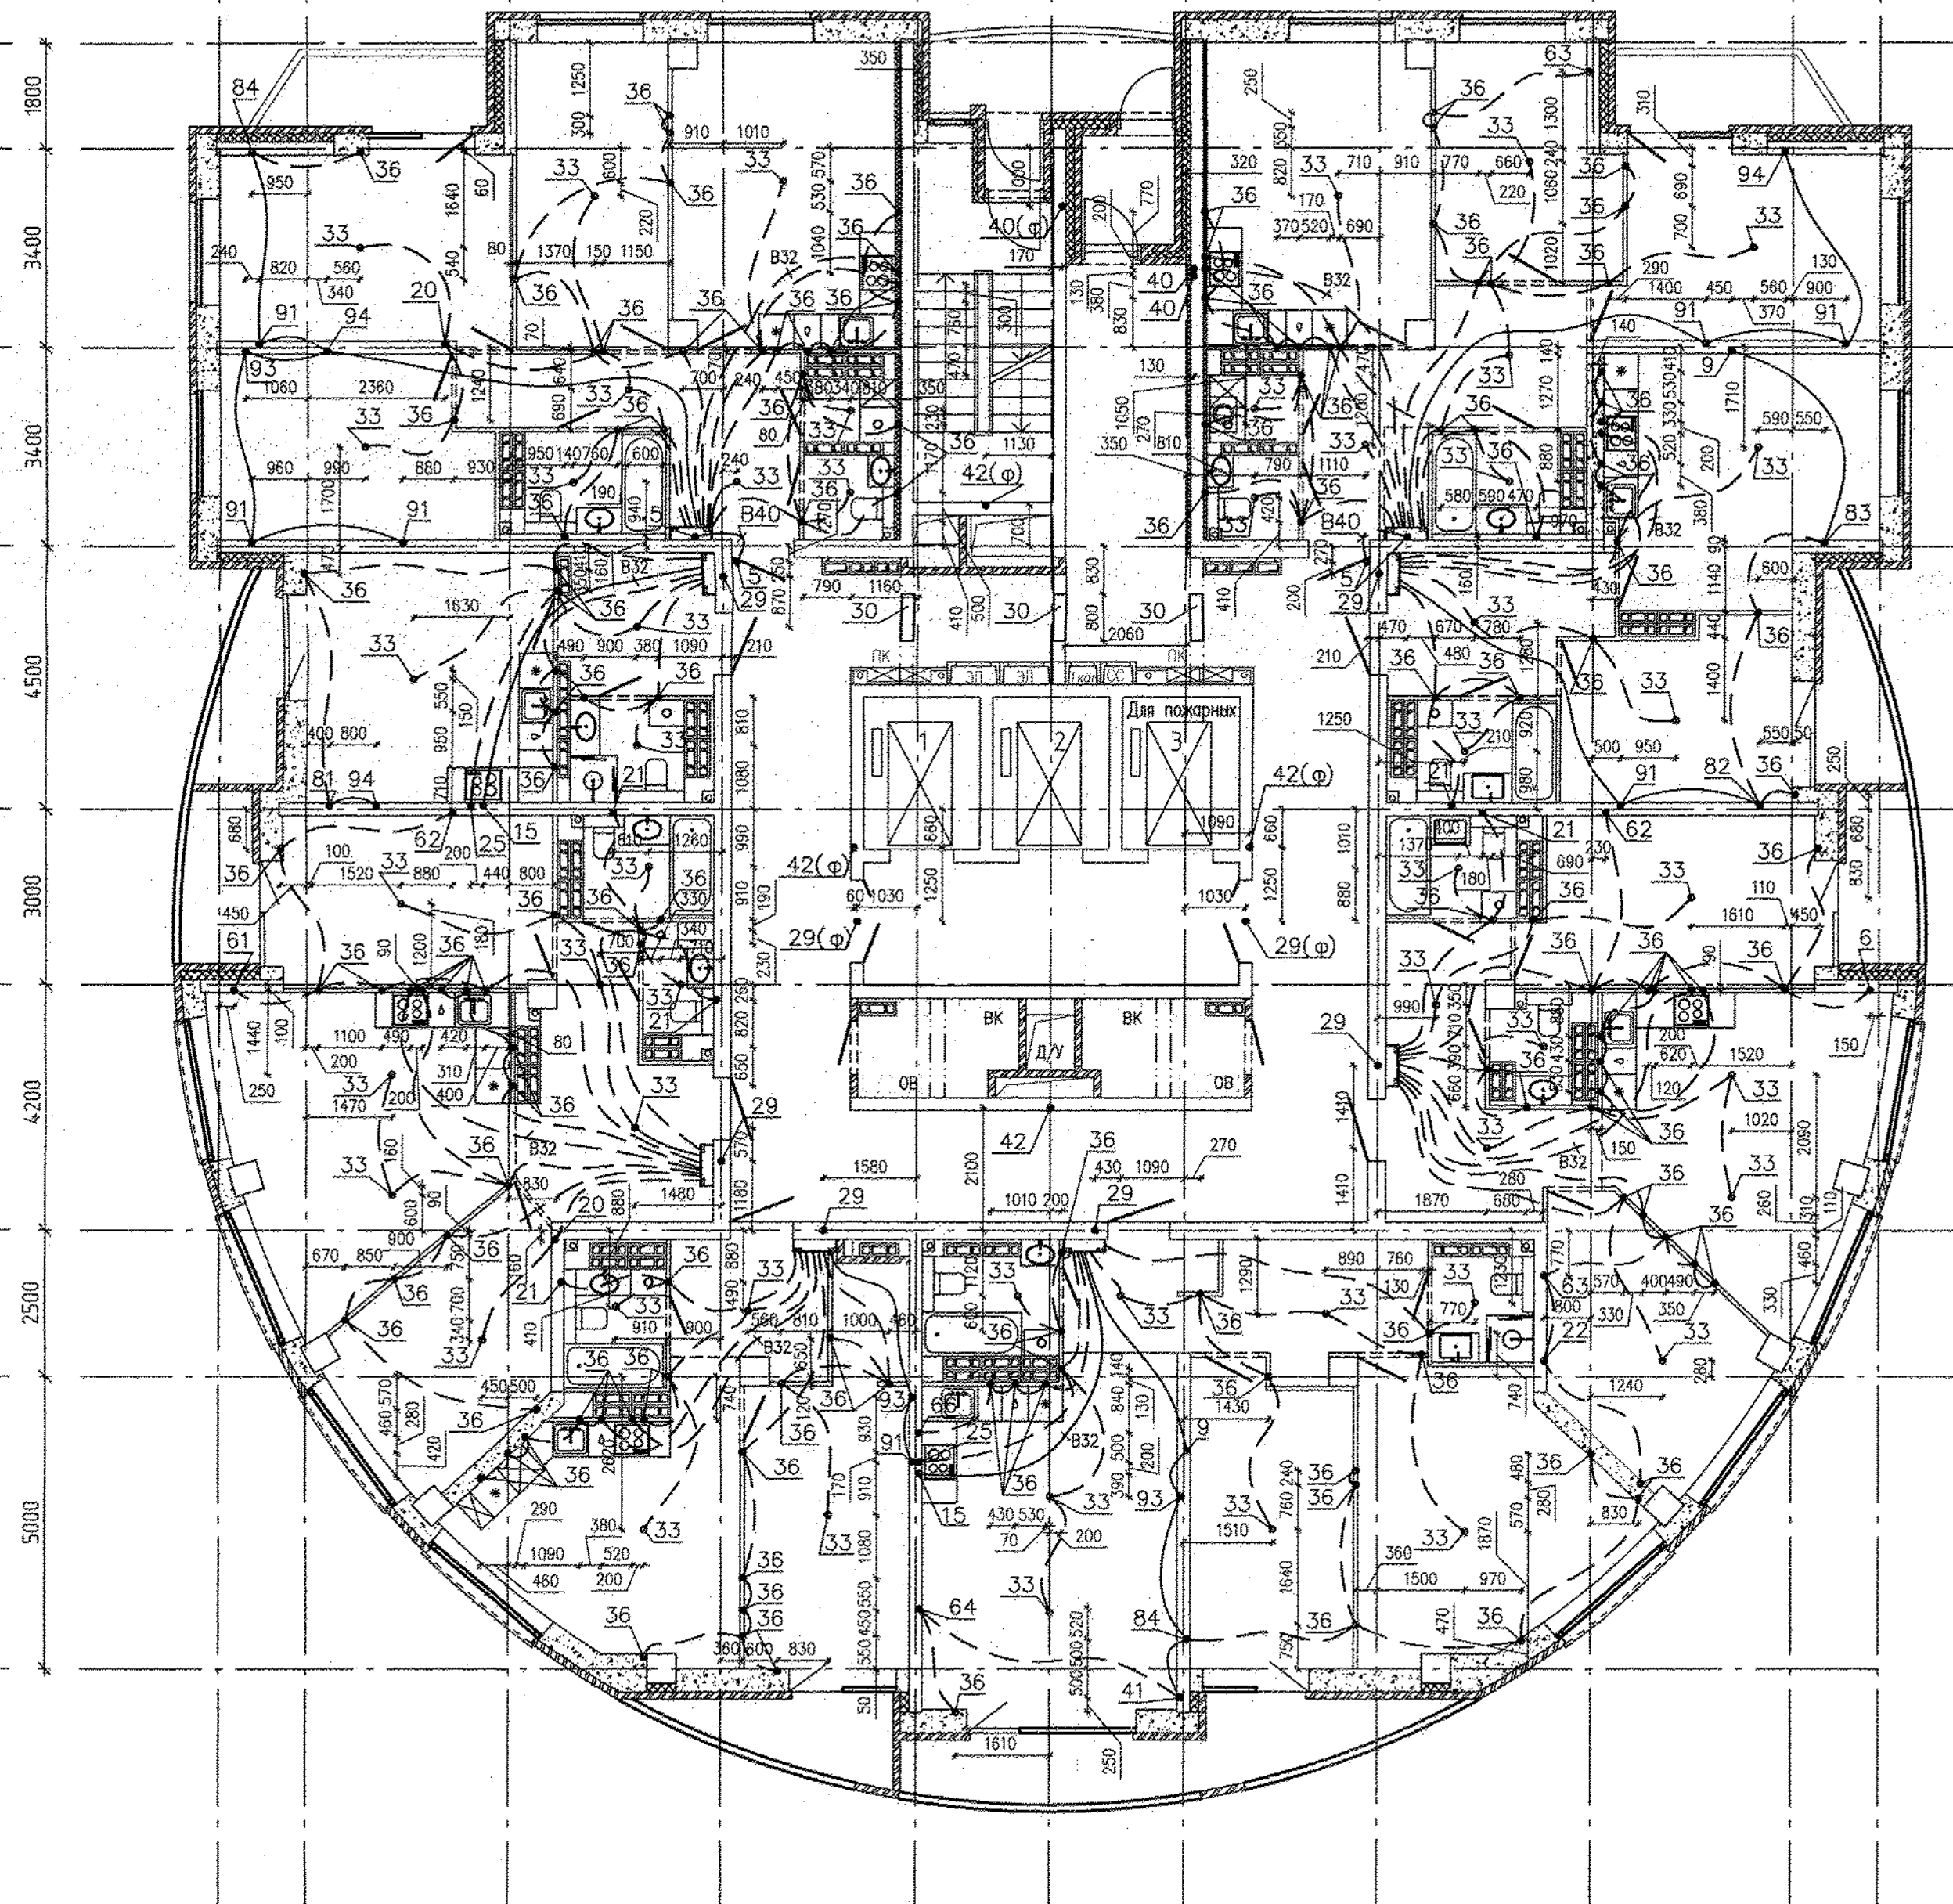




- Условные обозначения:
- - трубы, проложенные в монолите плиты перекрытия над этажом;
 - — — - трубы, проложенные в монолите плиты перекрытия предыдущего этажа;
 - - вывод трубы;
 - 13 - номер узла (см. лист 2)
 - 13(ф) - узел заложен в филigrане
 - 13* - труба доходит до ответвительной коробки, через перекрытие не проходит

Трубную разводку прокладывать не нарушая арматуры плиты перекрытия

Данный раздел рассматривать совместно с комплектами чертежей АПУ.052-012-ЭЛ, АПУ.052-012-ПС, АПУ.052-012-ПС.КЖ, АПУ.052-012-СС.КЖ, АПУ.052-012-СС.

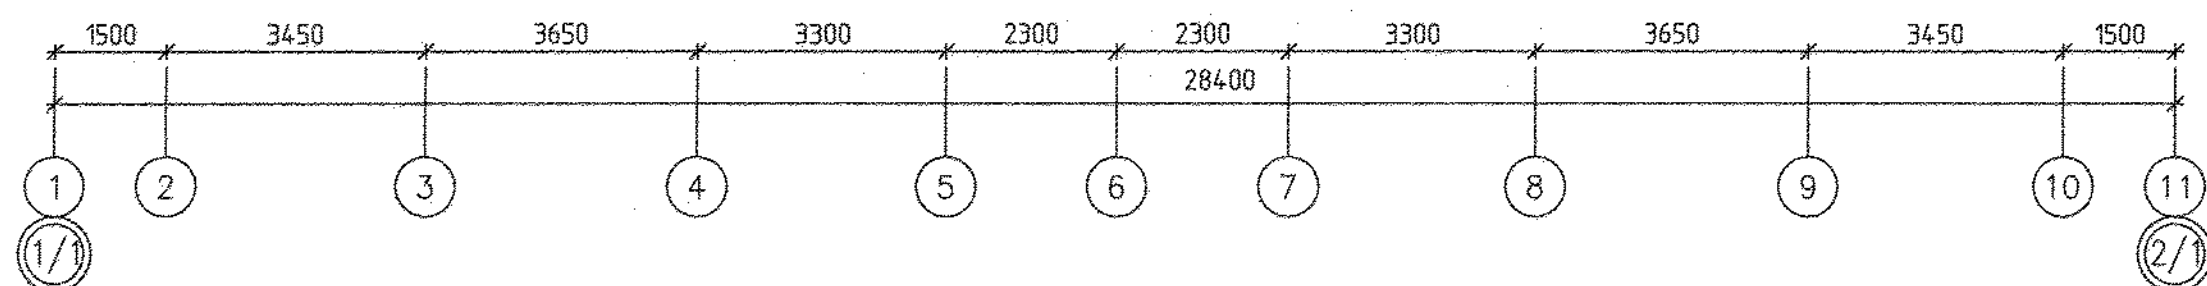

АПУ.052-012-ЭЛ.КЖ					
2	-	Нов. 342-19	09.19	Застройка по ул.Просторной - Павлодарской в Чкаловском районе г. Екатеринбурга (участок N2). Жилые дома со встроенно-пристроенными помещениями общественного назначения, трансформаторной подстанцией и подземной автостоянкой.	
Изм.	Кол.уч.	Лист N док.	Подпись	Дата	
Разработал	Иванова			02.19	
Проверил	Кузнецов			02.19	
Гл.спец.	Самсонова			02.19	
27-этажный жилой дом N12				Стация	Лист
				Р	17
План 21, 22 этажей. Трубная разводка под электрокоммуникации				Листов	18
				АО КОРПОРАЦИЯ АТОМСТРОЙКОМПЛЕКС	

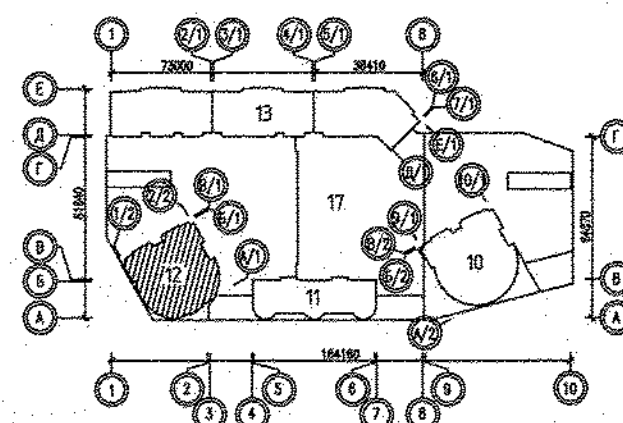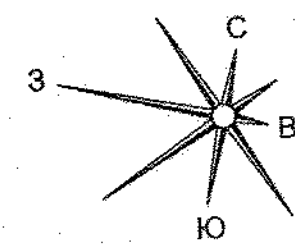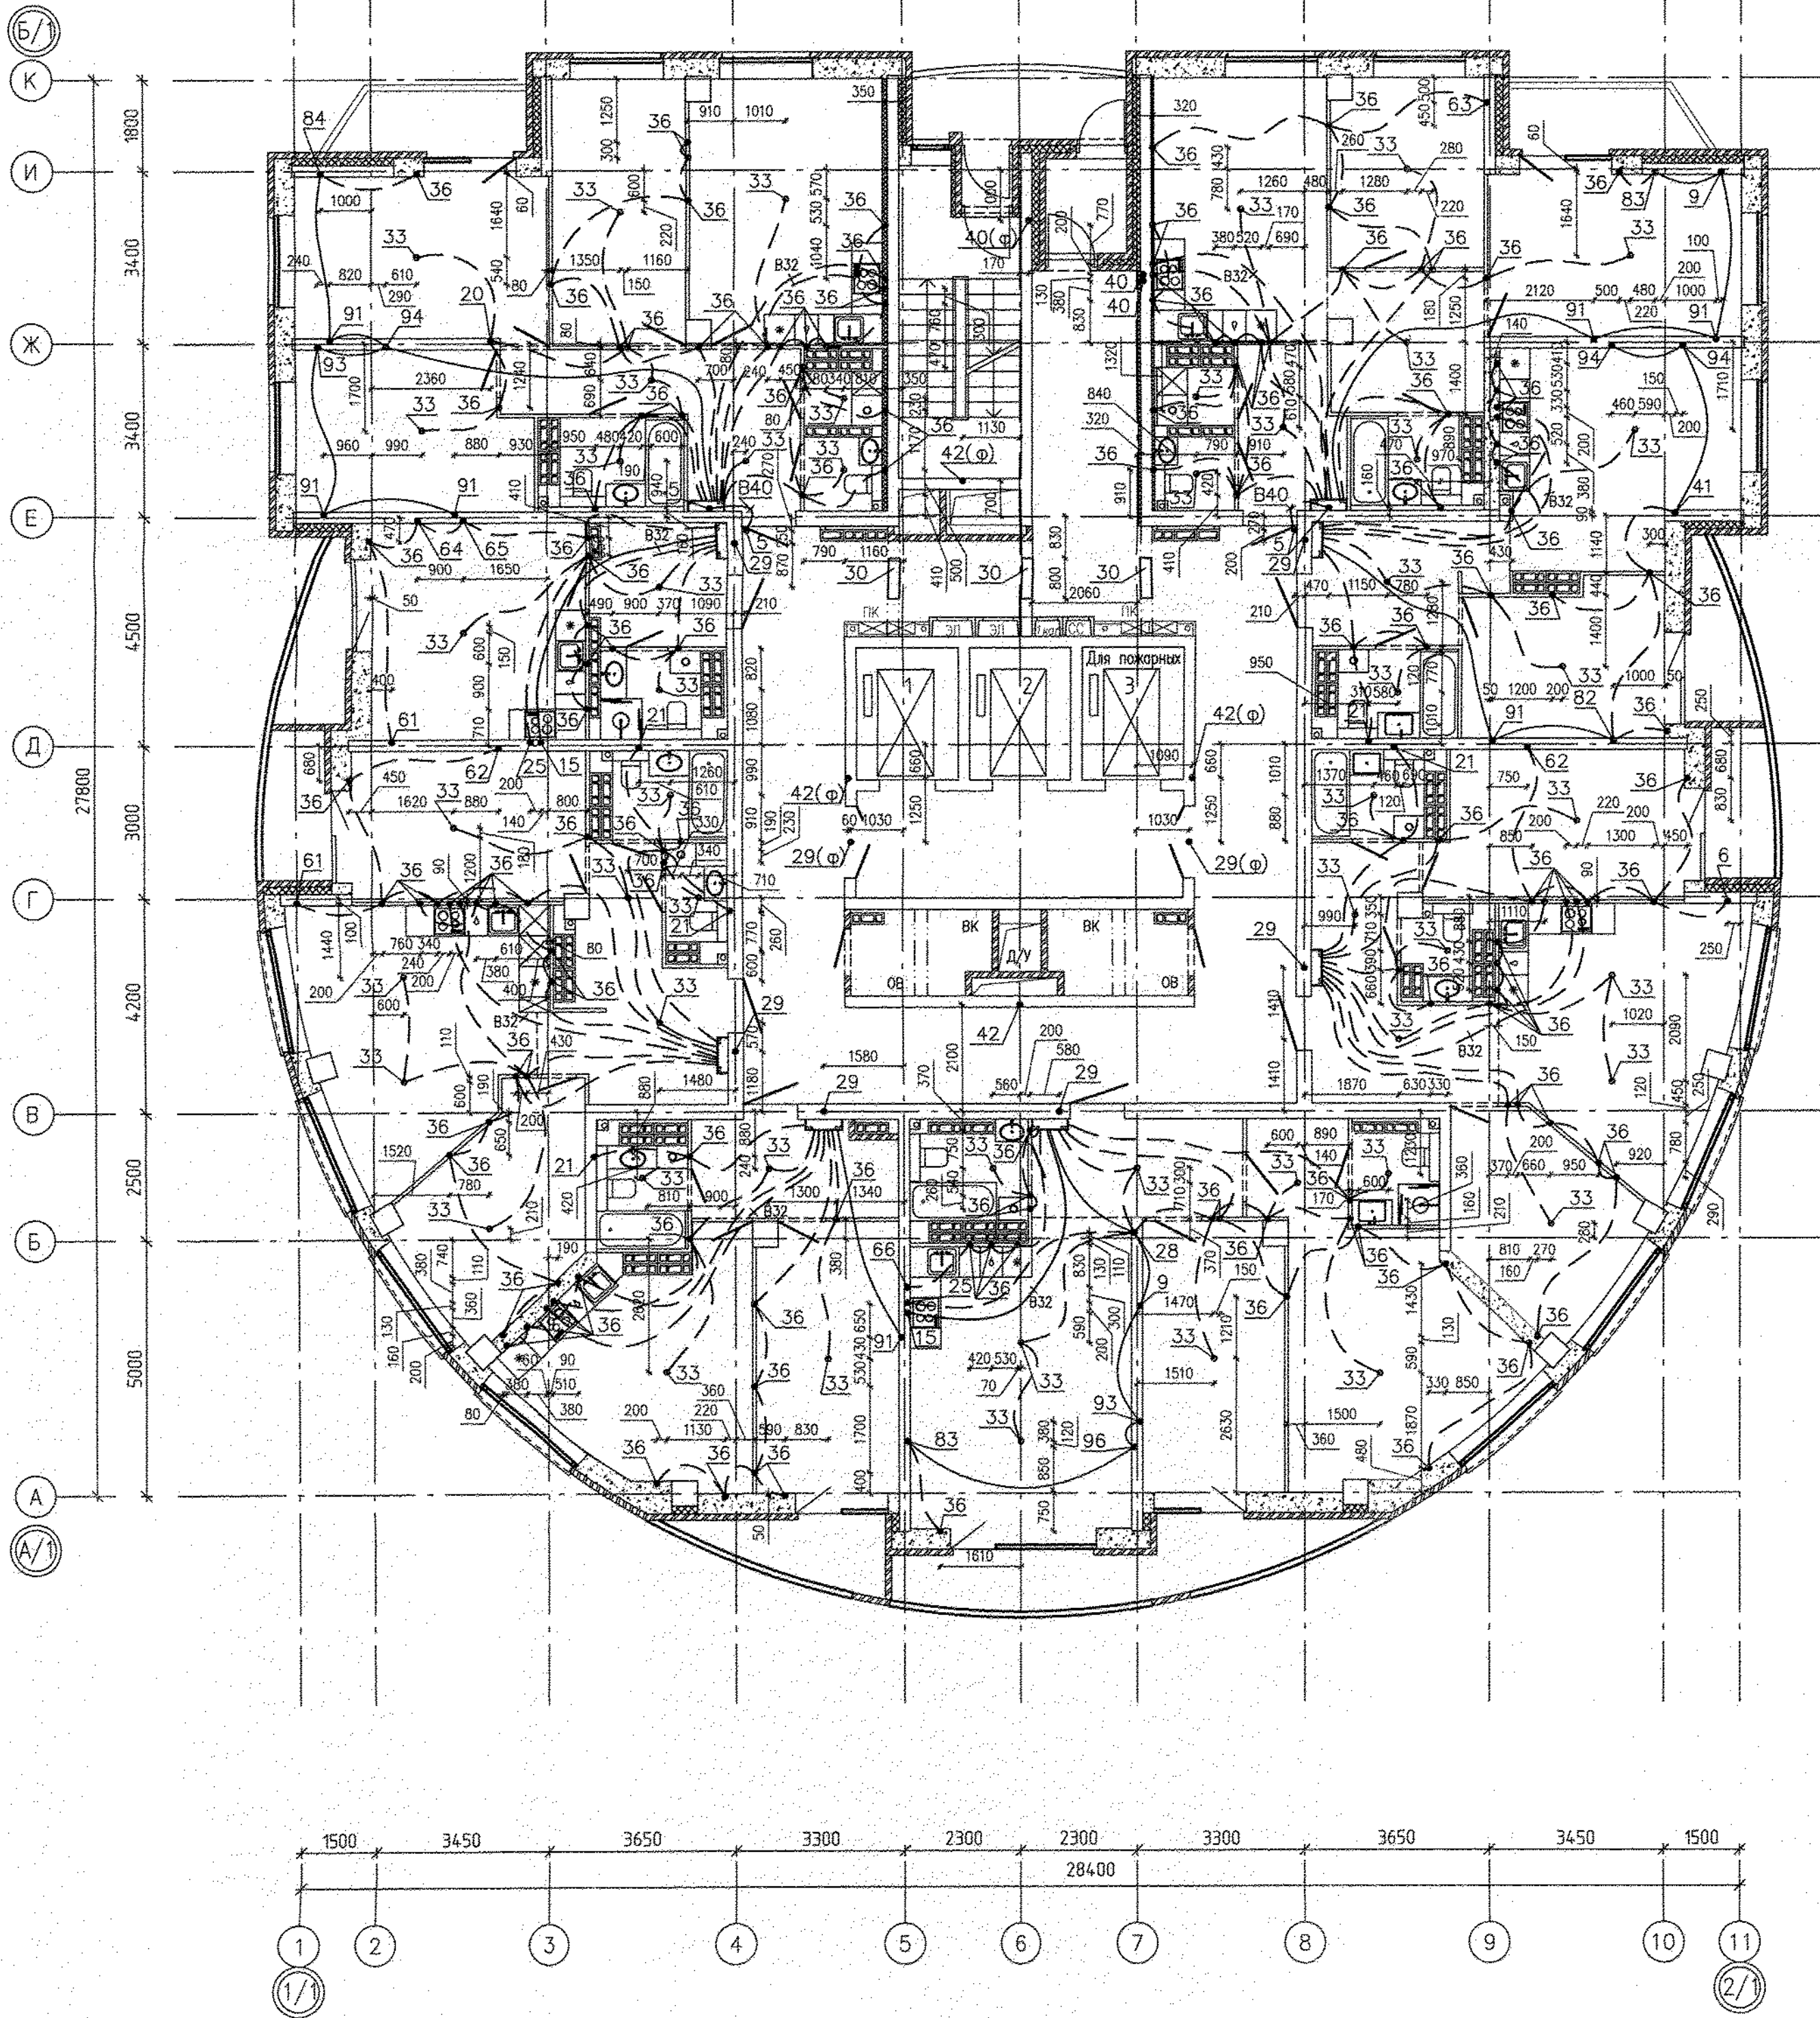

- Условные обозначения:
- трубы, проложенные в монолите плиты перекрытия над этажом;
 - трубы, проложенные в монолите плиты перекрытия предыдущего этажа;
 - - вывод трубы;
 - 13 - номер узла (см. лист 2)
 - 13(Ф) - узел заложен в филigrане
 - 13* - труба доходит до ответвительной коробки, через перекрытие не проходит

Трубную разводку прокладывать не нарушая арматуры плиты перекрытия

Данный раздел рассматривать совместно с комплектами чертежей АПУ.052-012-ЭЛ, АПУ.052-012-ПС, АПУ.052-012-ПС.КЖ, АПУ.052-012-СС.КЖ, АПУ.052-012-СС.

И.М.Н. подг.	Взам. инв.Н	АР	06.19
Подпись и дата	Бухарева	КЖ	06.19

АПУ.052-012-ЭЛ.КЖ				Стация	Лист	Листов
2	Нов.	342-19	09.19	27-этажный жилой дом N12	Р	18
Изм.	Кол.уч.	Лист N док	Дата			
Разработал	Иванова		02.19			
Проверил	Кузнецов		02.19			
Гл.спец.	Самсонова		02.19			
Застройка по ул.Просторной - Павлодарской в Чкаловском районе г. Екатеринбург (участок N2). Жилые дома со встроенно-пристроенными помещениями общественного назначения, трансформаторной подстанцией и подземной абстоянкой.				План 23, 24 этажей. Трубная разводка под электрокоммуникации		
				АО КОРПОРАЦИЯ АТОМСТРОЙКОМПЛЕКС		