
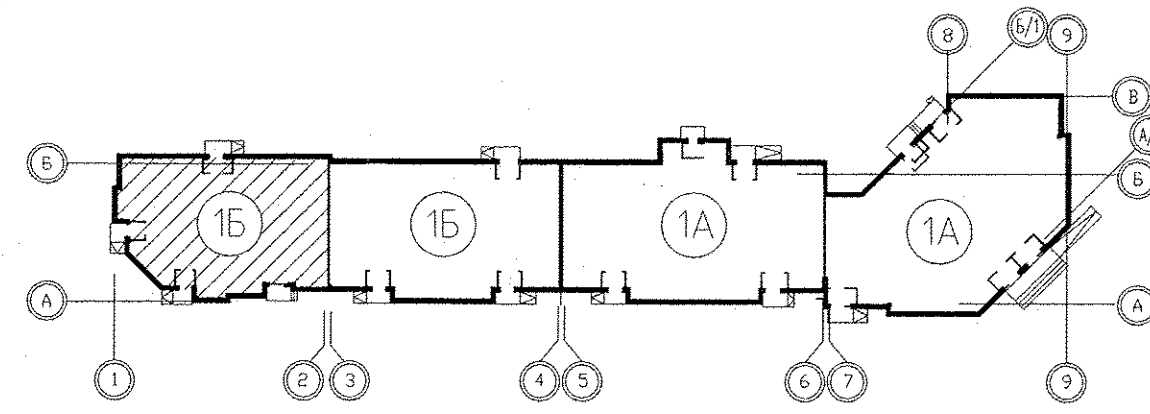


Экспликация помещений

Номер помещения	Наименование	Площадь м2	Кат. помещения
Выставочный салон-магазин N5			
1	Тамбур	4,01	
2	Выставочно-торговый зал	122,15	
3	Санузел с мойкой уборочного инвентаря	5,76	
Итого площадь салона-магазина N1 :		131,92	
Итого общая площадь салона-магазина N1 : (по внутренним границам нар.стен)		134,00	
Офис УК			
1	Тамбур	3,36	
2	Вестибюль	13,72	
3	Рабочие помещения	33,69	
4	Коридор	16,98	
5	Гардеробная	4,46	
6	Санузел с мойкой уборочного инвентаря	2,98	
Итого площадь офиса N1 :		75,19	
Итого общая площадь офиса N1 : (по внутренним границам нар.стен)		79,00	
Общедомовые помещения			
1	Тамбур	3,77	
2	Вестибюль	8,66	
3	Лифтовой холл	17,21	
4	Помещение охраны	5,80	
5	Санузел	1,63	
5а	Мойка уборочного инвентаря	1,73	
6	Электрощитовая	9,36	
7	Лестничная клетка	13,63	
Итого (общедомовые помещения):		61,79	

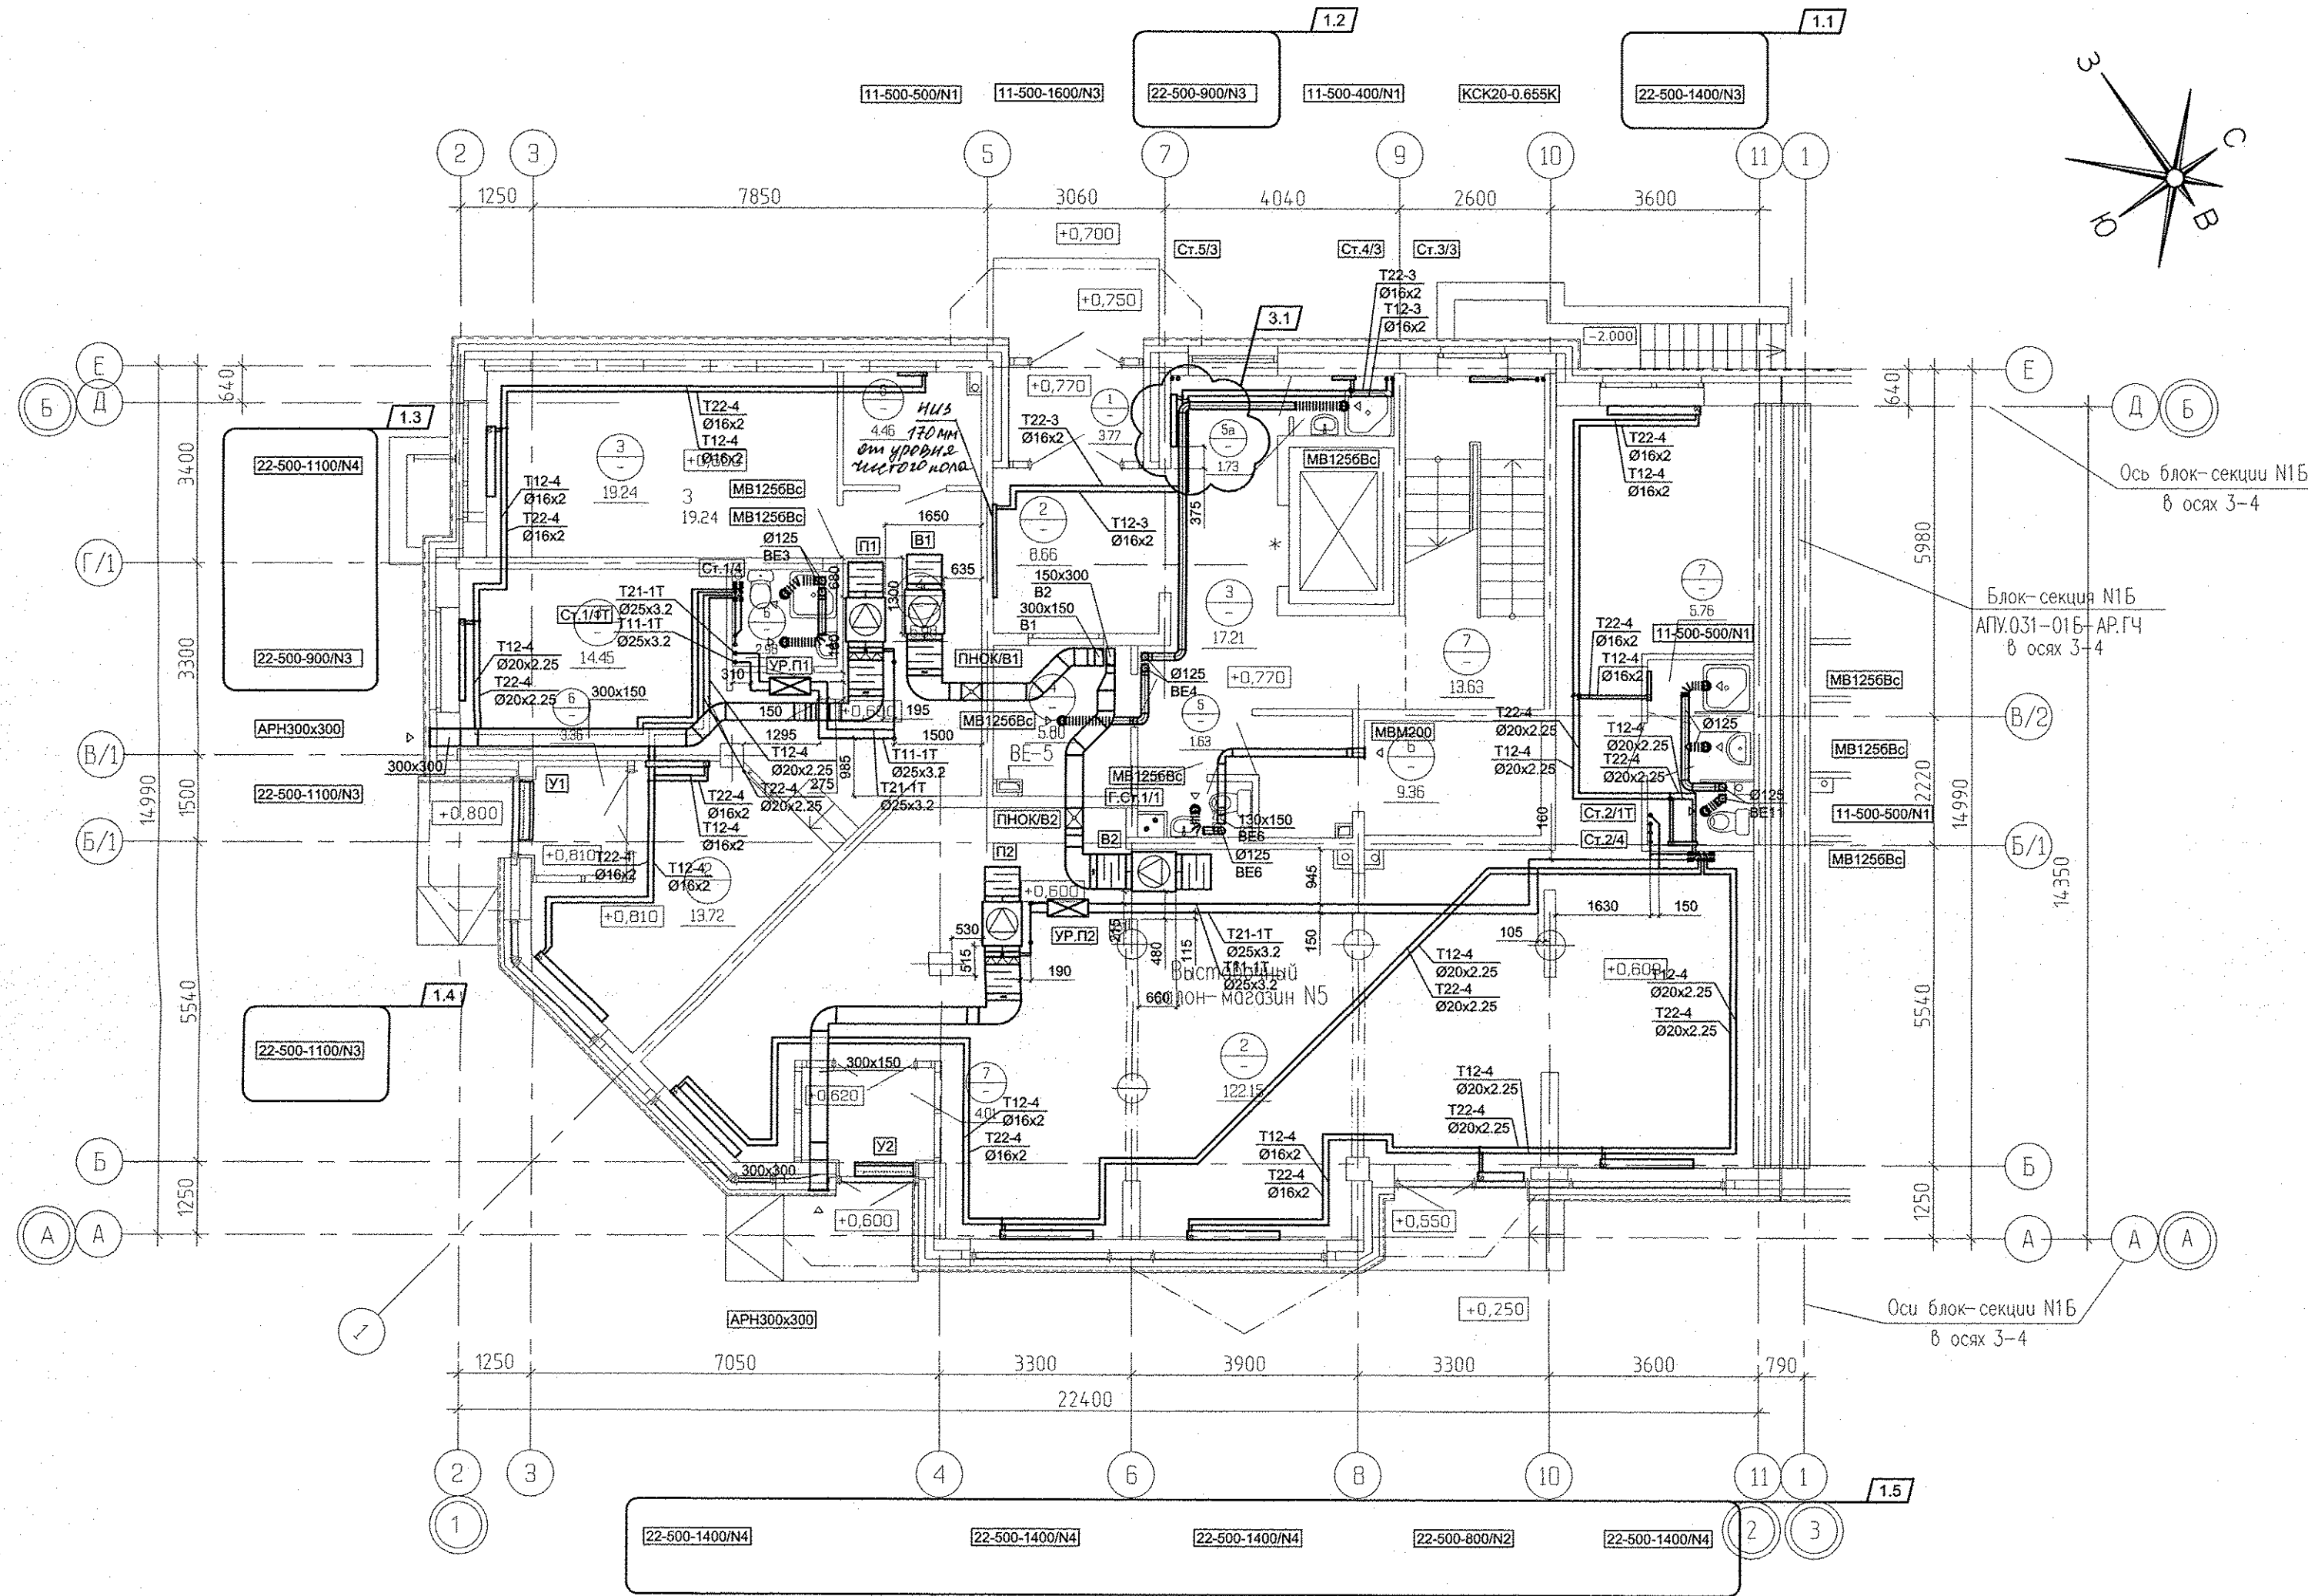


1. N - Настройка встроенной вентиляционной вставки.
2. От стен, ось трубы на 250мм.

Изм.				Лист		Надоч.		Подпись		Дата	
3	1	-	177-16							09.16	
1	5	-	177-16							07.16	
Разработал	Попов									06.16	
Проверил	Гущин									06.16	
Гл. Спец.	Гущин									06.16	
ГАП	Чирков									06.16	


АПУ.031-01Б-ОВ		
Жилой комплекс со встроенными объектами общественного назначения и подземной автостоянкой в квартале улиц Бакинских Комиссаров-Калинина-Уральских рабочих-пер.Сосновый в Орджоникидзевском районе г. Екатеринбурга		
Студия	Лист	Листов
P	4	
План 1 этажа в осях 1-2		
ЗАО КОРПОРАЦИЯ АТОМСТРОЙКОМПЛЕКС		

06.16	Решетникова	06.16	Взам. инв. №
06.16	Бодрова	06.16	Подпись и дата
06.16	Сульск	06.16	Имя, № подл.
БК	ЭС	АР	

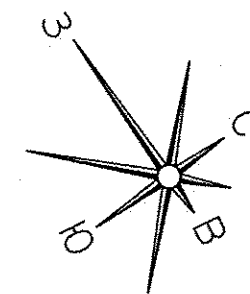

Экспликация помещений

Номер помещения	Наименование	Площадь, м2	Кат. помещения
<u>Помещения квартир</u>			
1	Гостиная	51,89	
2	Спальная	61,28	
3	Кухня	41,32	
4	Прихожая	36,54	
5	Коридор	8,49	
6	Сан.узел	6,76	
7	Ванная	13,10	
8	Балкон	6,77	
		226,15	
<u>Общедомовые помещения</u>			
10	Лестничная клетка	14,63	
11	Лифтовой холл	9,52	
12	Межквартирный коридор	18,76	
	ИТОГО (общедомовые помещения):	42,91	

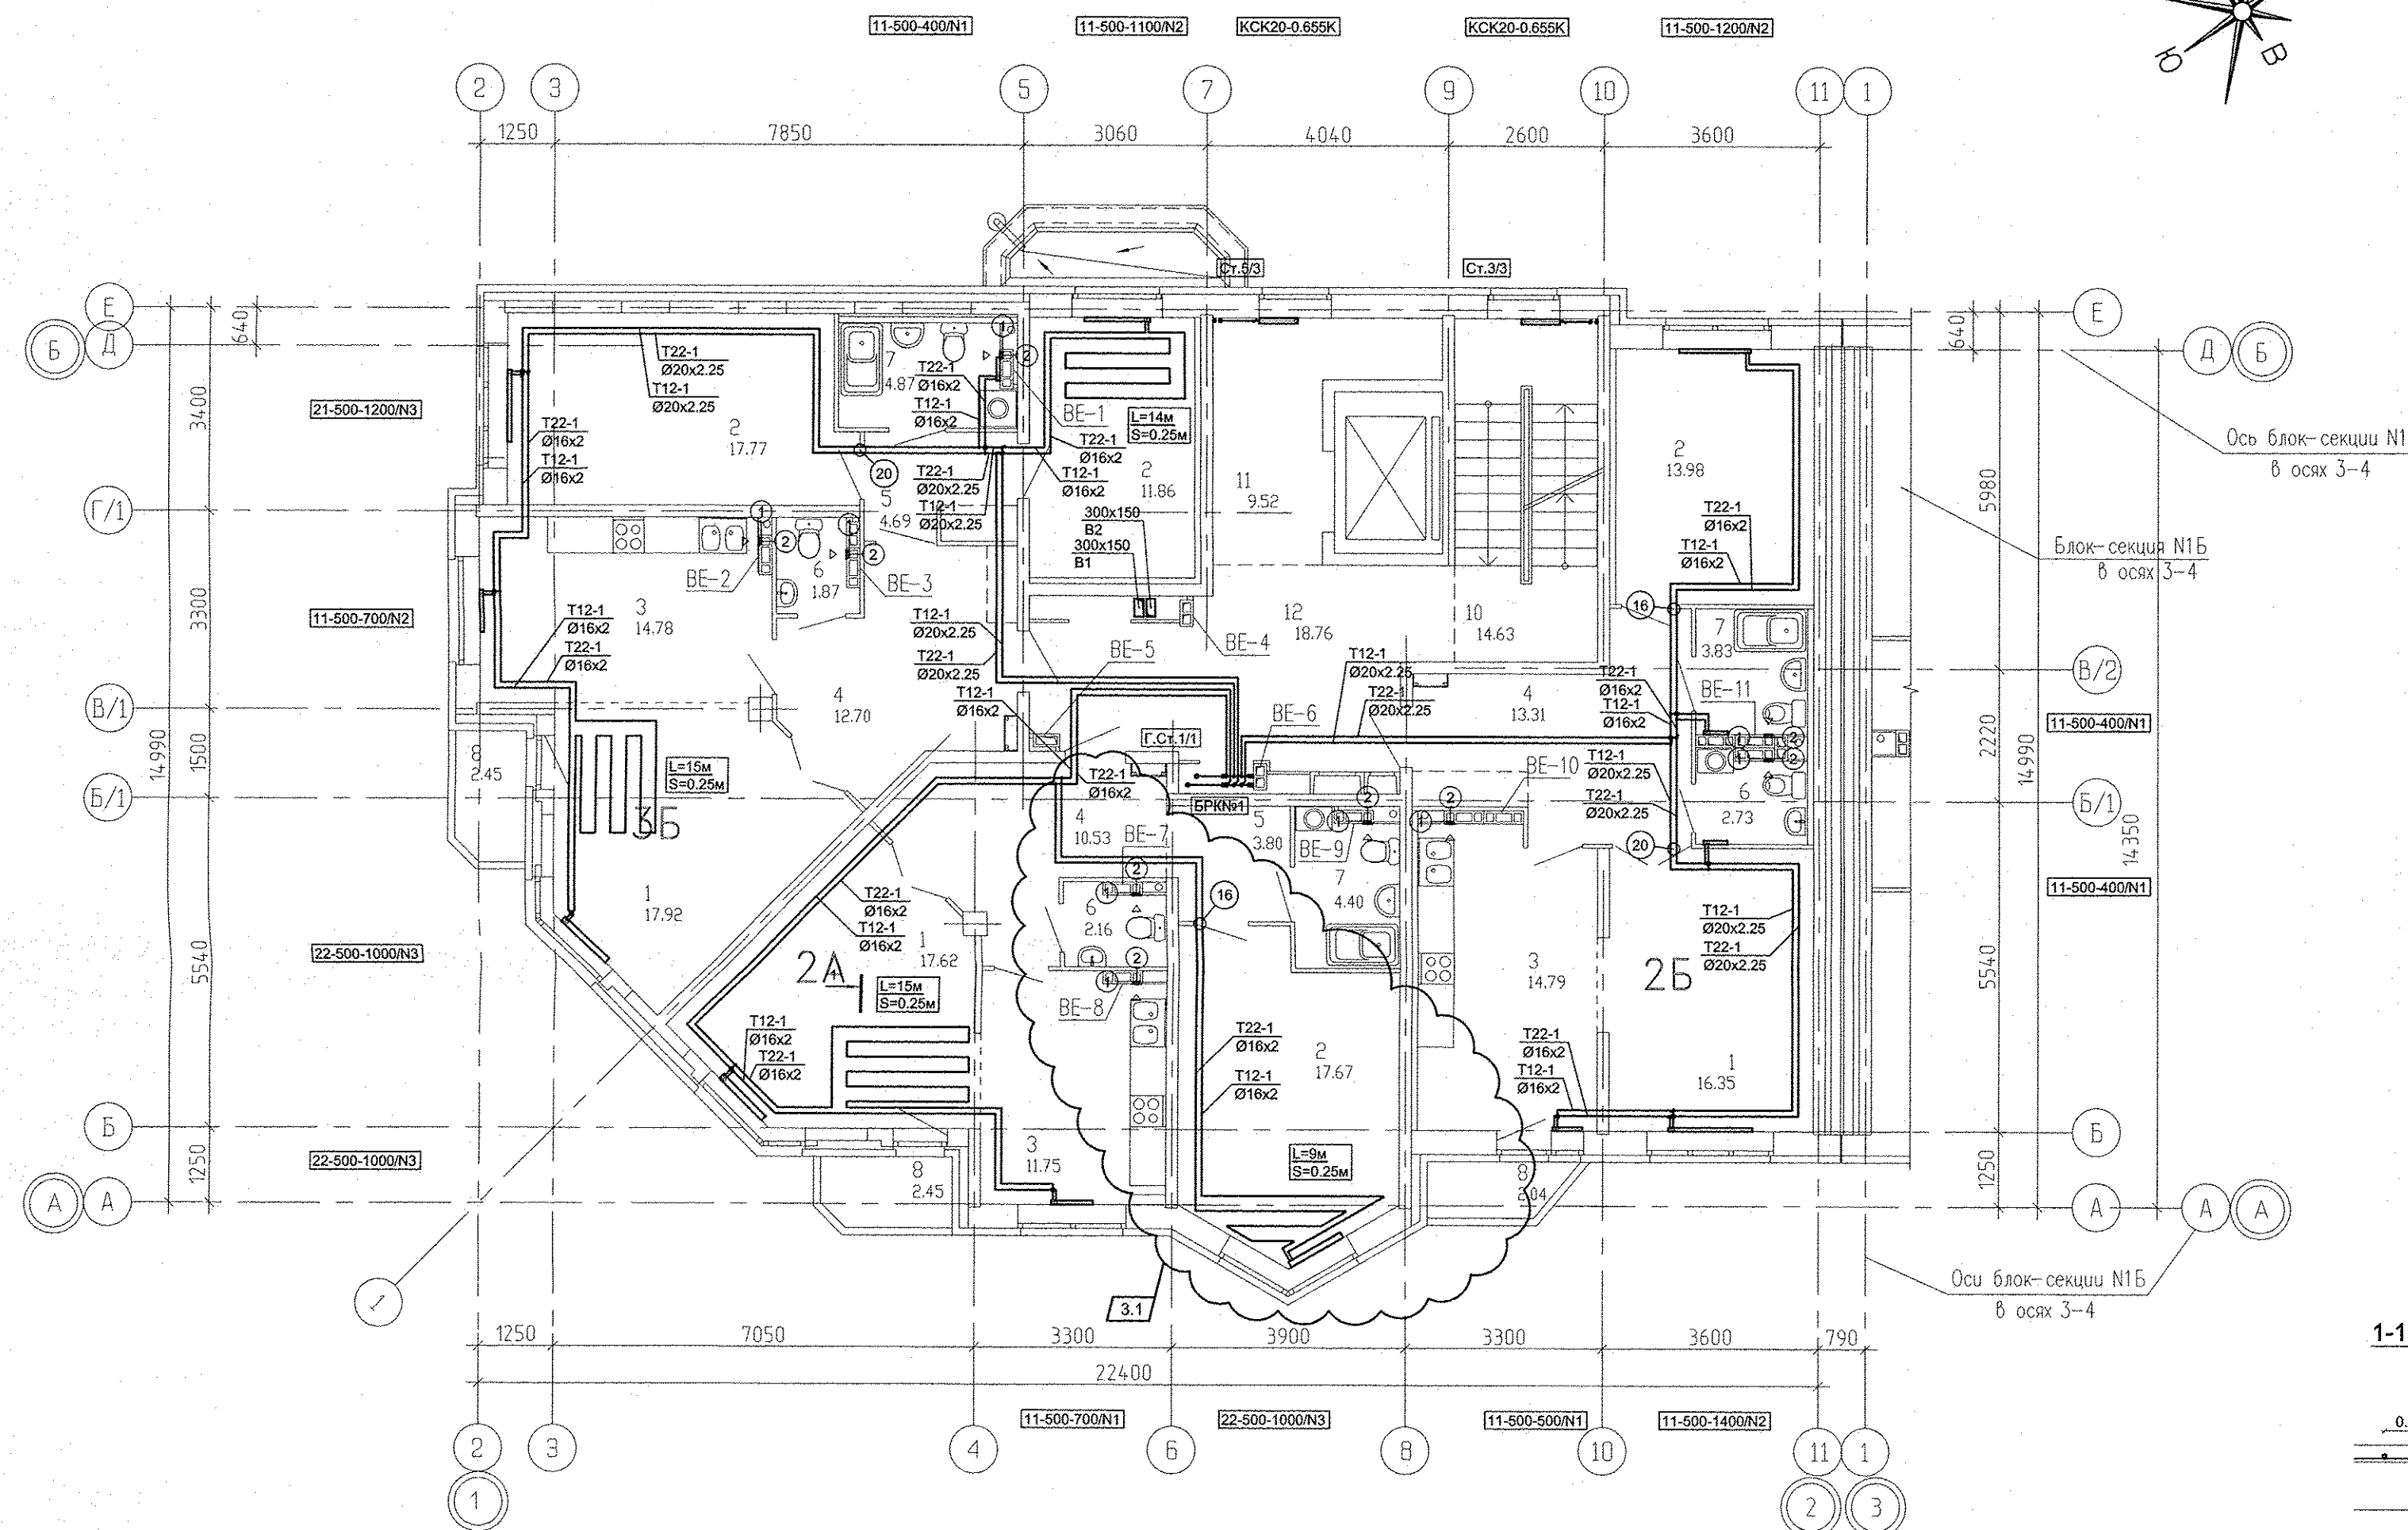

1-1

Покрывание пола
 Стяжка из ЦПР М50
 Сетка 4 ВР1-200x200
 Хомут монтажный
 Труба Ø16x2
 1 слой полистироловой пленки
 Изолон
 Ж/Б плита



0,25м

1. Фиксация труб контура тёплого пола, выполняется монтажными хомутами к арматурной сетке.
 2. Шаг расстановки хомутов - 500мм.
 3. В качестве "подложки" используется изолон.

Длина контура
 Шаг укладки контура
 L=15м
 S=0,25м


- 1 - MB126C.
- 2 - Тип100Ф.

- 1. N - Настройка встроенной вентильной вставки.
- 2. От стен, ось трубы на 250мм.

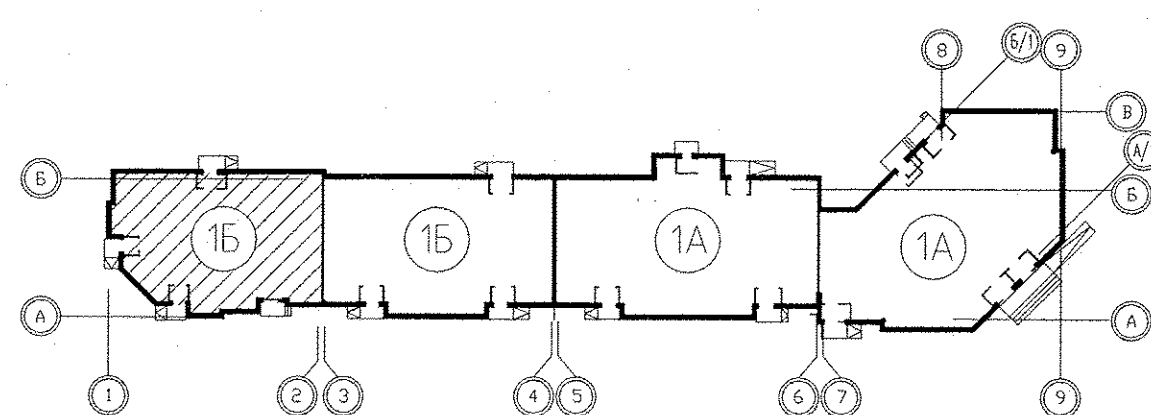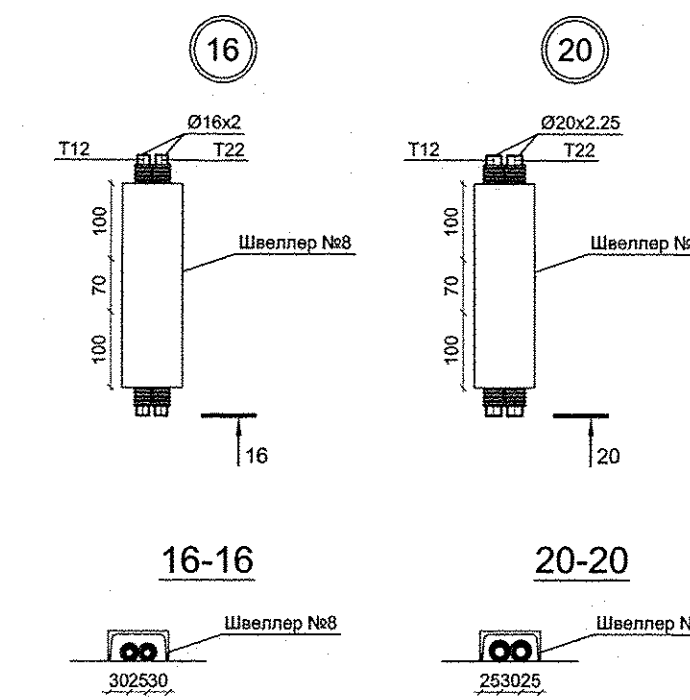


				АПУ.031-01Б-ОВ		
3	1	-	177-16	09.16	Жилой комплекс со встроенными объектами общественного назначения и подземной автостоянкой в квартале улиц Бакинских Комиссаров -Калинина-Уральских рабочих-пер.Сосновый в Орджоникидзевском районе г. Екатеринбург	
Изм.	Кол.уч.	Лист	Недод.	Подпись	Дата	
Разработал	Попов				06.16	Пусковой комплекс 1
Проверил	Гущин				06.16	Многосекционный жилой дом №1
Гл.Спец.	Гущин				06.16	9-10-этажная блок-секция 1Б
ГАП	Чирков				06.16	План 2 этажа в осях 1-2
				Стадия	Лист	Листов
				Р	6	
				ЗАО КОРПОРАЦИЯ АТОМСТРОЙКОМПЛЕКС		

06.16	06.16	06.16
Решетникова	Борзова	Суслык
ВК	ЭС	АР
Взаим. Инв. №	Подпись и дата	
Имя № подл.		

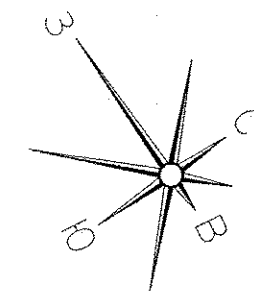

Экспликация помещений



Номер помещения	Наименование	Площадь, м ²	Кат. помещения
<u>Помещения квартир</u>			
1	Гостиная	51,89	
2	Спальная	61,28	
3	Кухня	41,32	
4	Прихожая	36,54	
5	Коридор	8,49	
6	Сан.узел	6,76	
7	Ванная	13,10	
8	Балкон	6,77	
		226,15	
<u>Общедомовые помещения</u>			
10	Лестничная клетка	14,63	
11	Лифтовой холл	9,52	
12	Межквартирный коридор	18,76	
	ИТОГО (общедомовые помещения):	42,91	

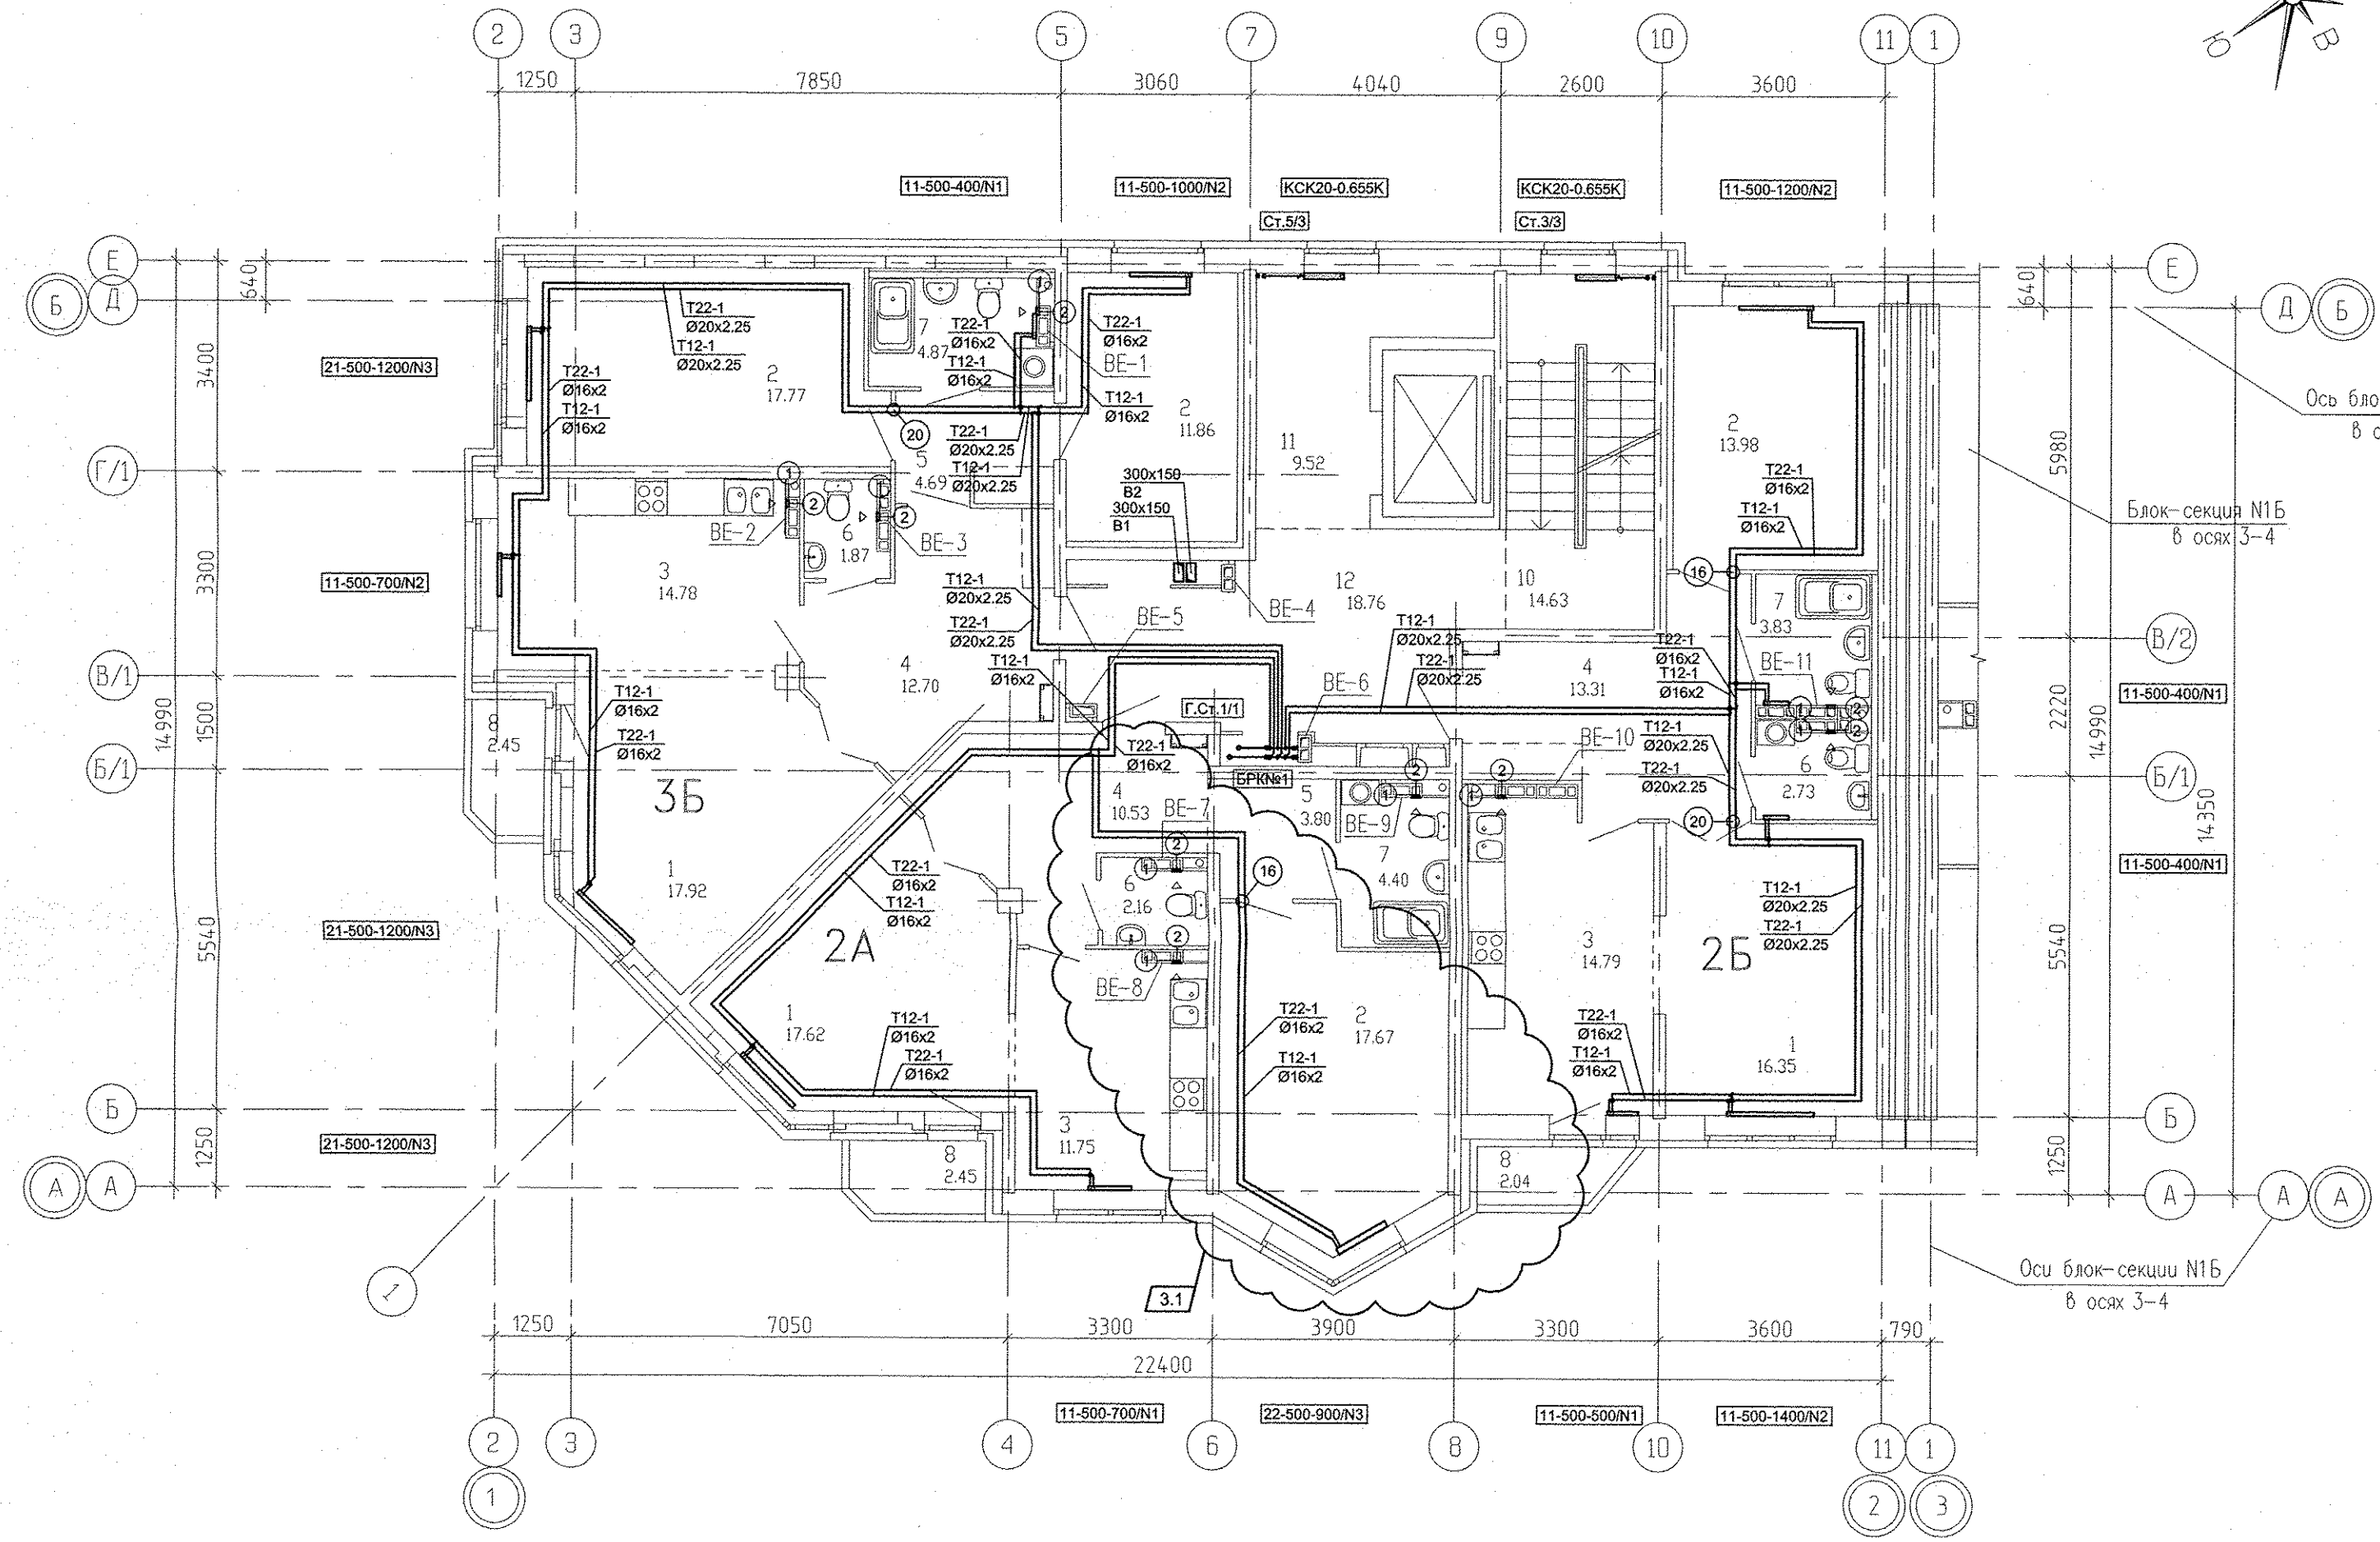

Ось блок-секции №1Б
в осях 3-4

Блок-секция №1Б
в осях 3-4

Оси блок-секции №1Б
в осях 3-4

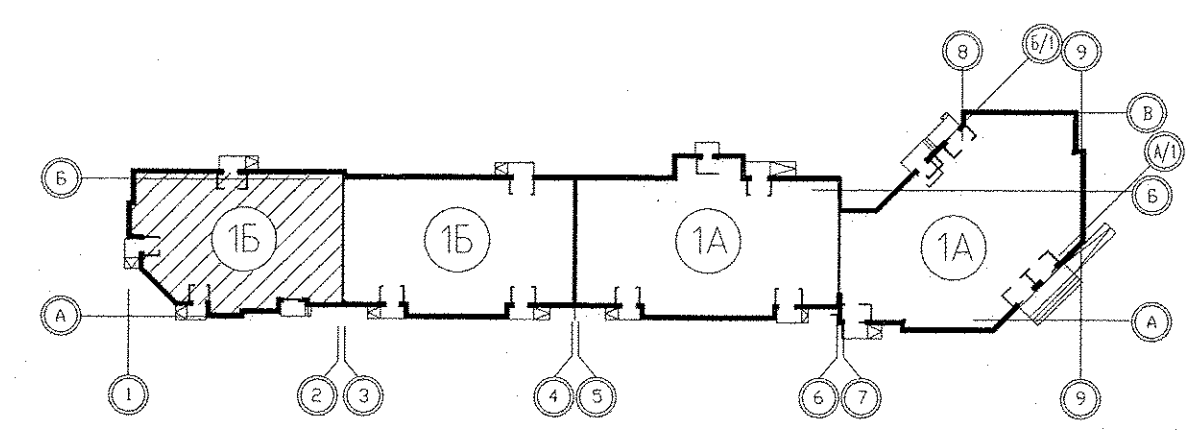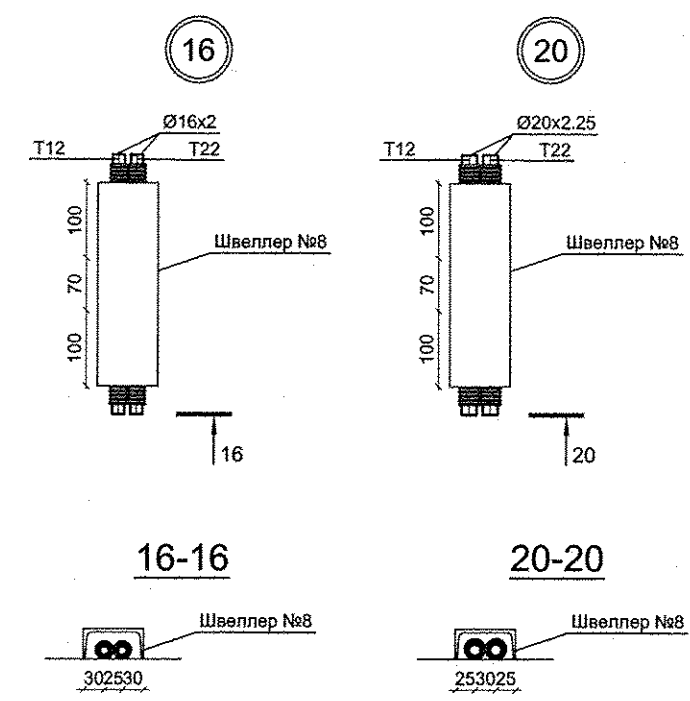


- 1 - MB126C.
- 2 - Тип100Ф.

1. N - Настройка встроенной вентиляционной вставки.
2. От стен, ось трубы на 250мм.




Имя, № подл.	Подпись и дата	Взам. инв. №	06.16
Решетникова		06.16	
Борова		06.16	
Суслик		06.16	

				АПУ.031-01Б-ОВ								
3	1	-	177-16	09.16	Жилый комплекс со встроенными объектами общественного назначения и подземной автостоянкой в квартале улиц Бакинских Комиссаров -Калинина-Уральских рабочих-пер.Сосновый в Орджоникидзевском районе г. Екатеринбург							
Изм.	Кол.уч.	Лист	Недок.	Подпись	Дата							
Разработал	Прохов				06.16	Пусковой комплекс 1 Многосекционный жилой дом №1 9-10-этажная блок-секция 1Б						
Проверил	Гущин				06.16							
Гл.Спец.	Гущин				06.16							
ГАП	Чирков				06.16							
План 3..5 этажа в осях 1-2						<table border="1"> <tr> <td>Стадия</td> <td>Лист</td> <td>Листов</td> </tr> <tr> <td>Р</td> <td>8</td> <td></td> </tr> </table>	Стадия	Лист	Листов	Р	8	
Стадия	Лист	Листов										
Р	8											
						ЗАО КОРПОРАЦИЯ АТОМСТРОЙКОМПЛЕКС						

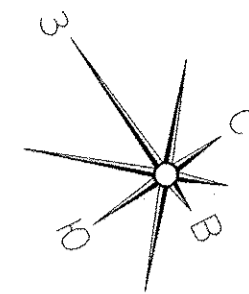

Экспликация помещений

Номер помещения	Наименование	Площадь, м ²	Кат. помещения
<u>Помещения квартир</u>			
1	Гостиная	56,02	
2	Спальная	61,28	
3	Кухня	41,02	
4	Прихожая	36,54	
5	Коридор	8,49	
6	Сан.узел	6,62	
7	Ванная	12,72	
8	Балкон	4,90	
9	Лоджия	2,90	
ИТОГО (жилая часть):		230,49	
<u>Общедомовые помещения</u>			
10	Лестничная клетка	14,63	
11	Лифтовой холл	9,52	
12	Межквартирный коридор	18,76	
ИТОГО (общедомовые помещения):		42,91	

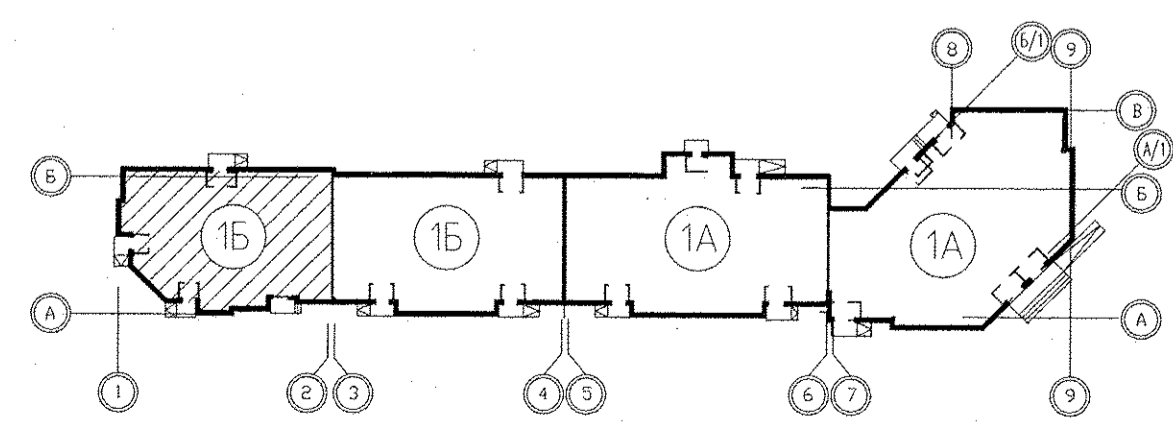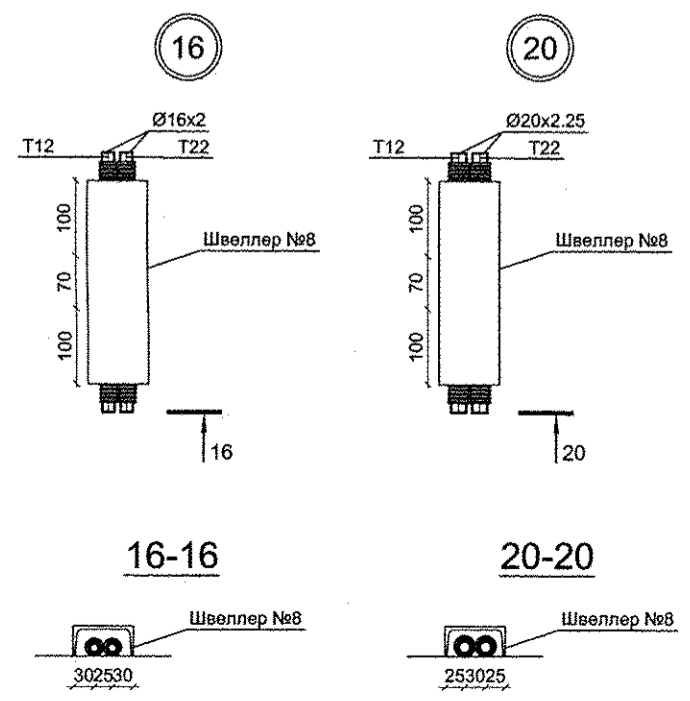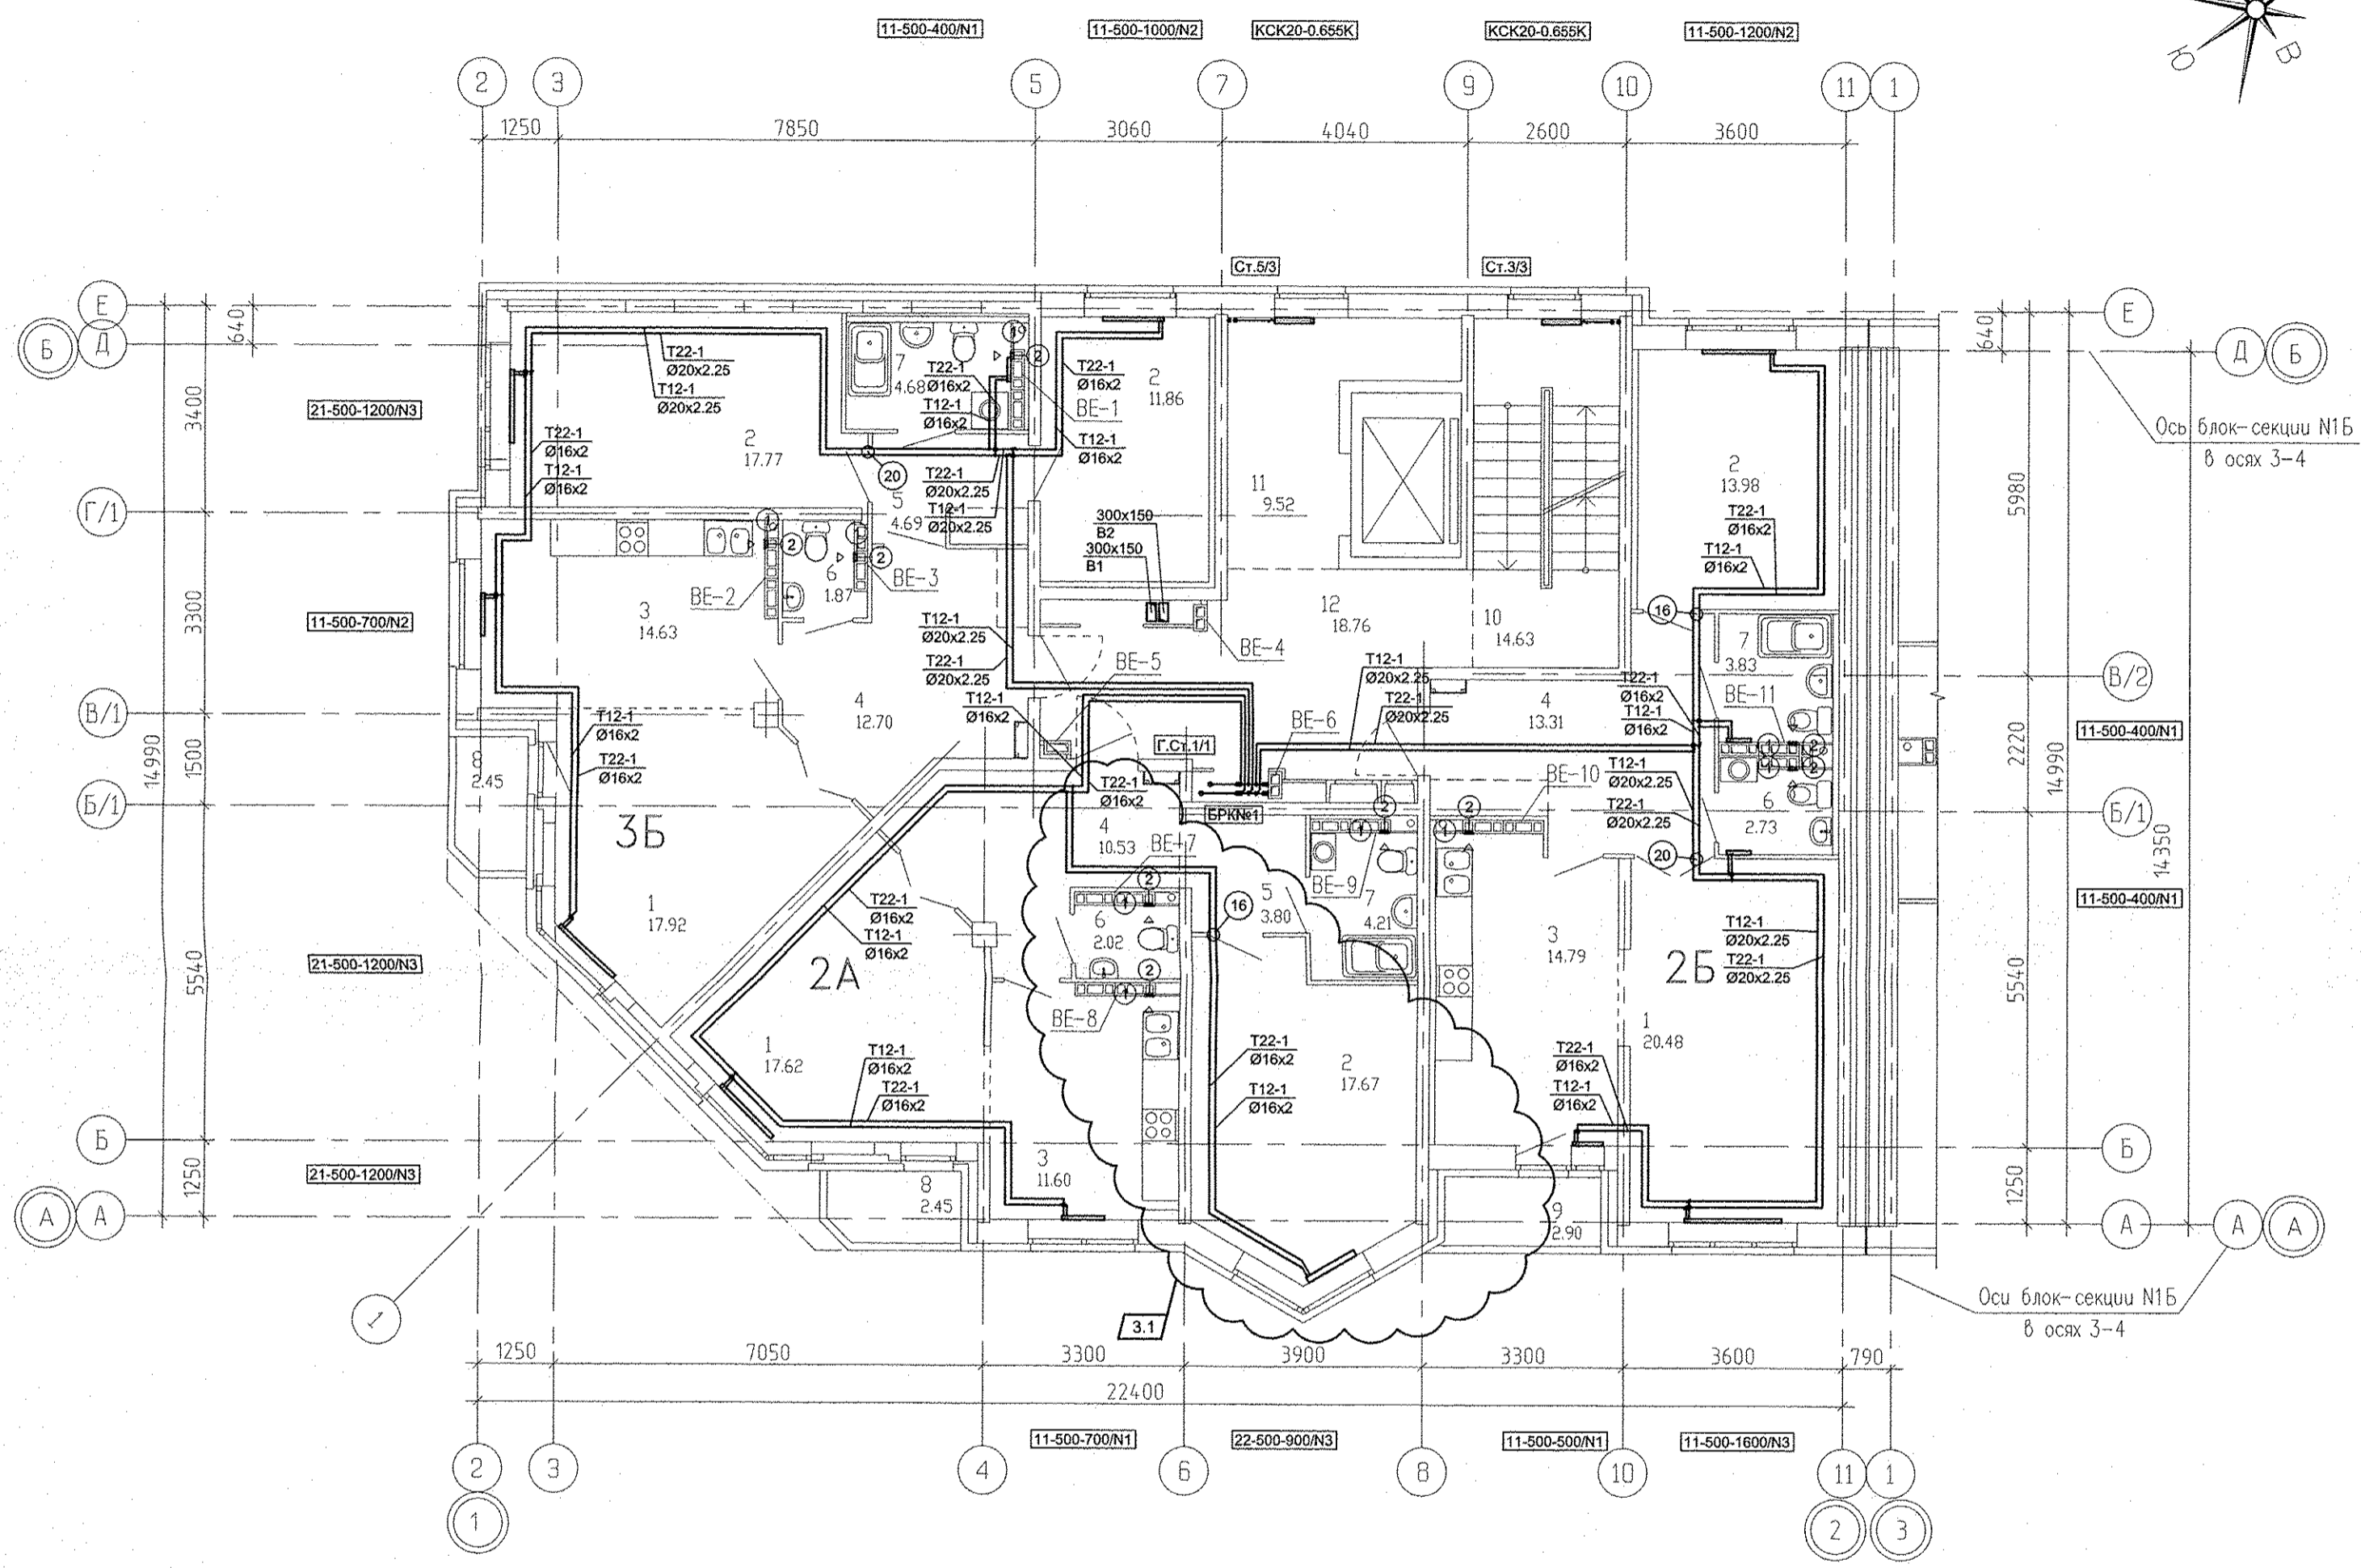


- 1 - MB126С.
- 2 - Тип100Ф.

1. N - Настройка встроенной вентильной вставки.
2. От стен, ось трубы на 250мм.




АПУ.031-01Б-ОВ					
3	1	-	177-16	09.16	Жилой комплекс со встроенными объектами общественного назначения и подземной автостоянкой в квартале улиц Бажинских Комиссаров -Калинина-Уральских рабочих-пер.Сосновый в Орджоникидзевском районе г. Екатеринбург
Изм.	Кол.уч.	Лист	№док.	Дата	
Разработал	Попов			06.16	
Проверил	Гущин			06.16	
Гл.Спец.	Гущин			06.16	
ГАП	Чирков			06.16	Пусковой комплекс 1 Многосекционный жилой дом №1 9-10-этажная блок-секция 1Б
План 7 этажа в осях 1-2					
ЗАО КОРПОРАЦИЯ АТОМСТРОЙКОМПЛЕКС					

06.16	06.16	06.16
Решетникова	Бодрова	Суслик
ВК	ЭС	АР
Взам. инв.№	Взам. инв.№	Взам. инв.№
Подпись и дата	Подпись и дата	Подпись и дата
Имя № подл.	Имя № подл.	Имя № подл.

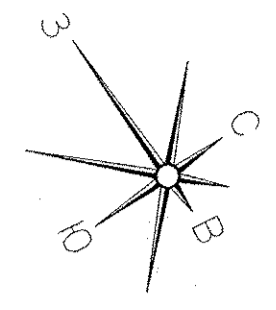

Экспликация помещений

Номер помещения	Наименование	Площадь, м ²	Кат. помещения
<u>Помещения квартир</u>			
1	Гостиная	56,02	
2	Спальная	61,28	
3	Кухня	41,02	
4	Прихожая	36,54	
5	Коридор	8,49	
6	Сан.узел	6,62	
7	Ванная	12,72	
8	Балкон	4,90	
9	Лоджия	2,90	
ИТОГО (жилая часть):		230,49	
<u>Общедомовые помещения</u>			
10	Лестничная клетка	14,63	
11	Лифтовой холл	9,52	
12	Межквартирный коридор	18,76	
ИТОГО (общедомовые помещения):		42,91	

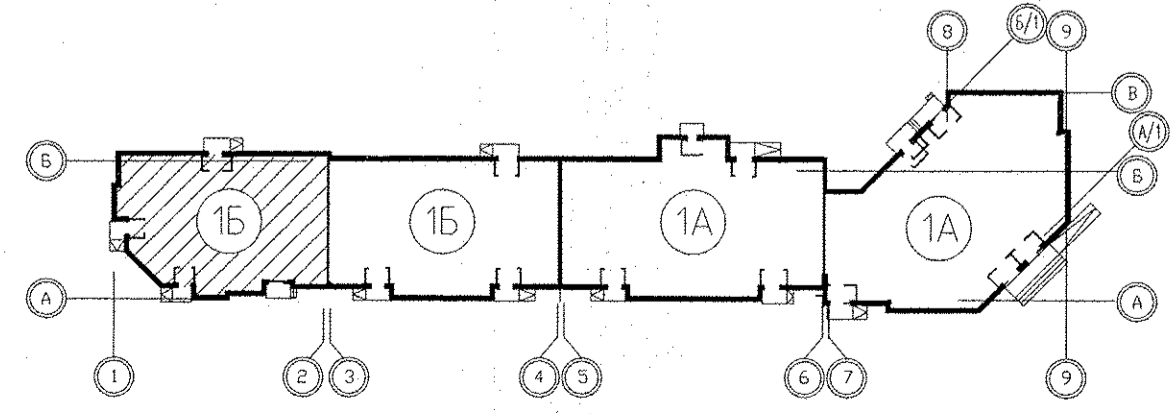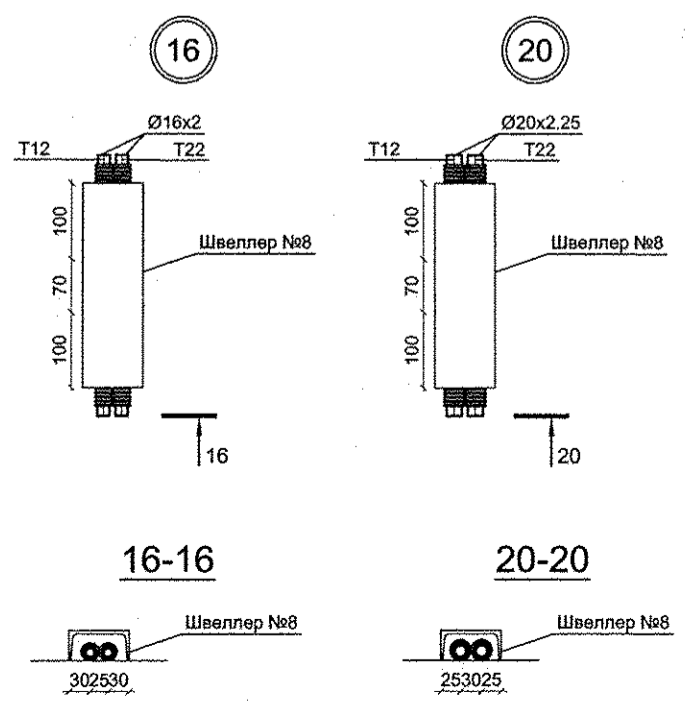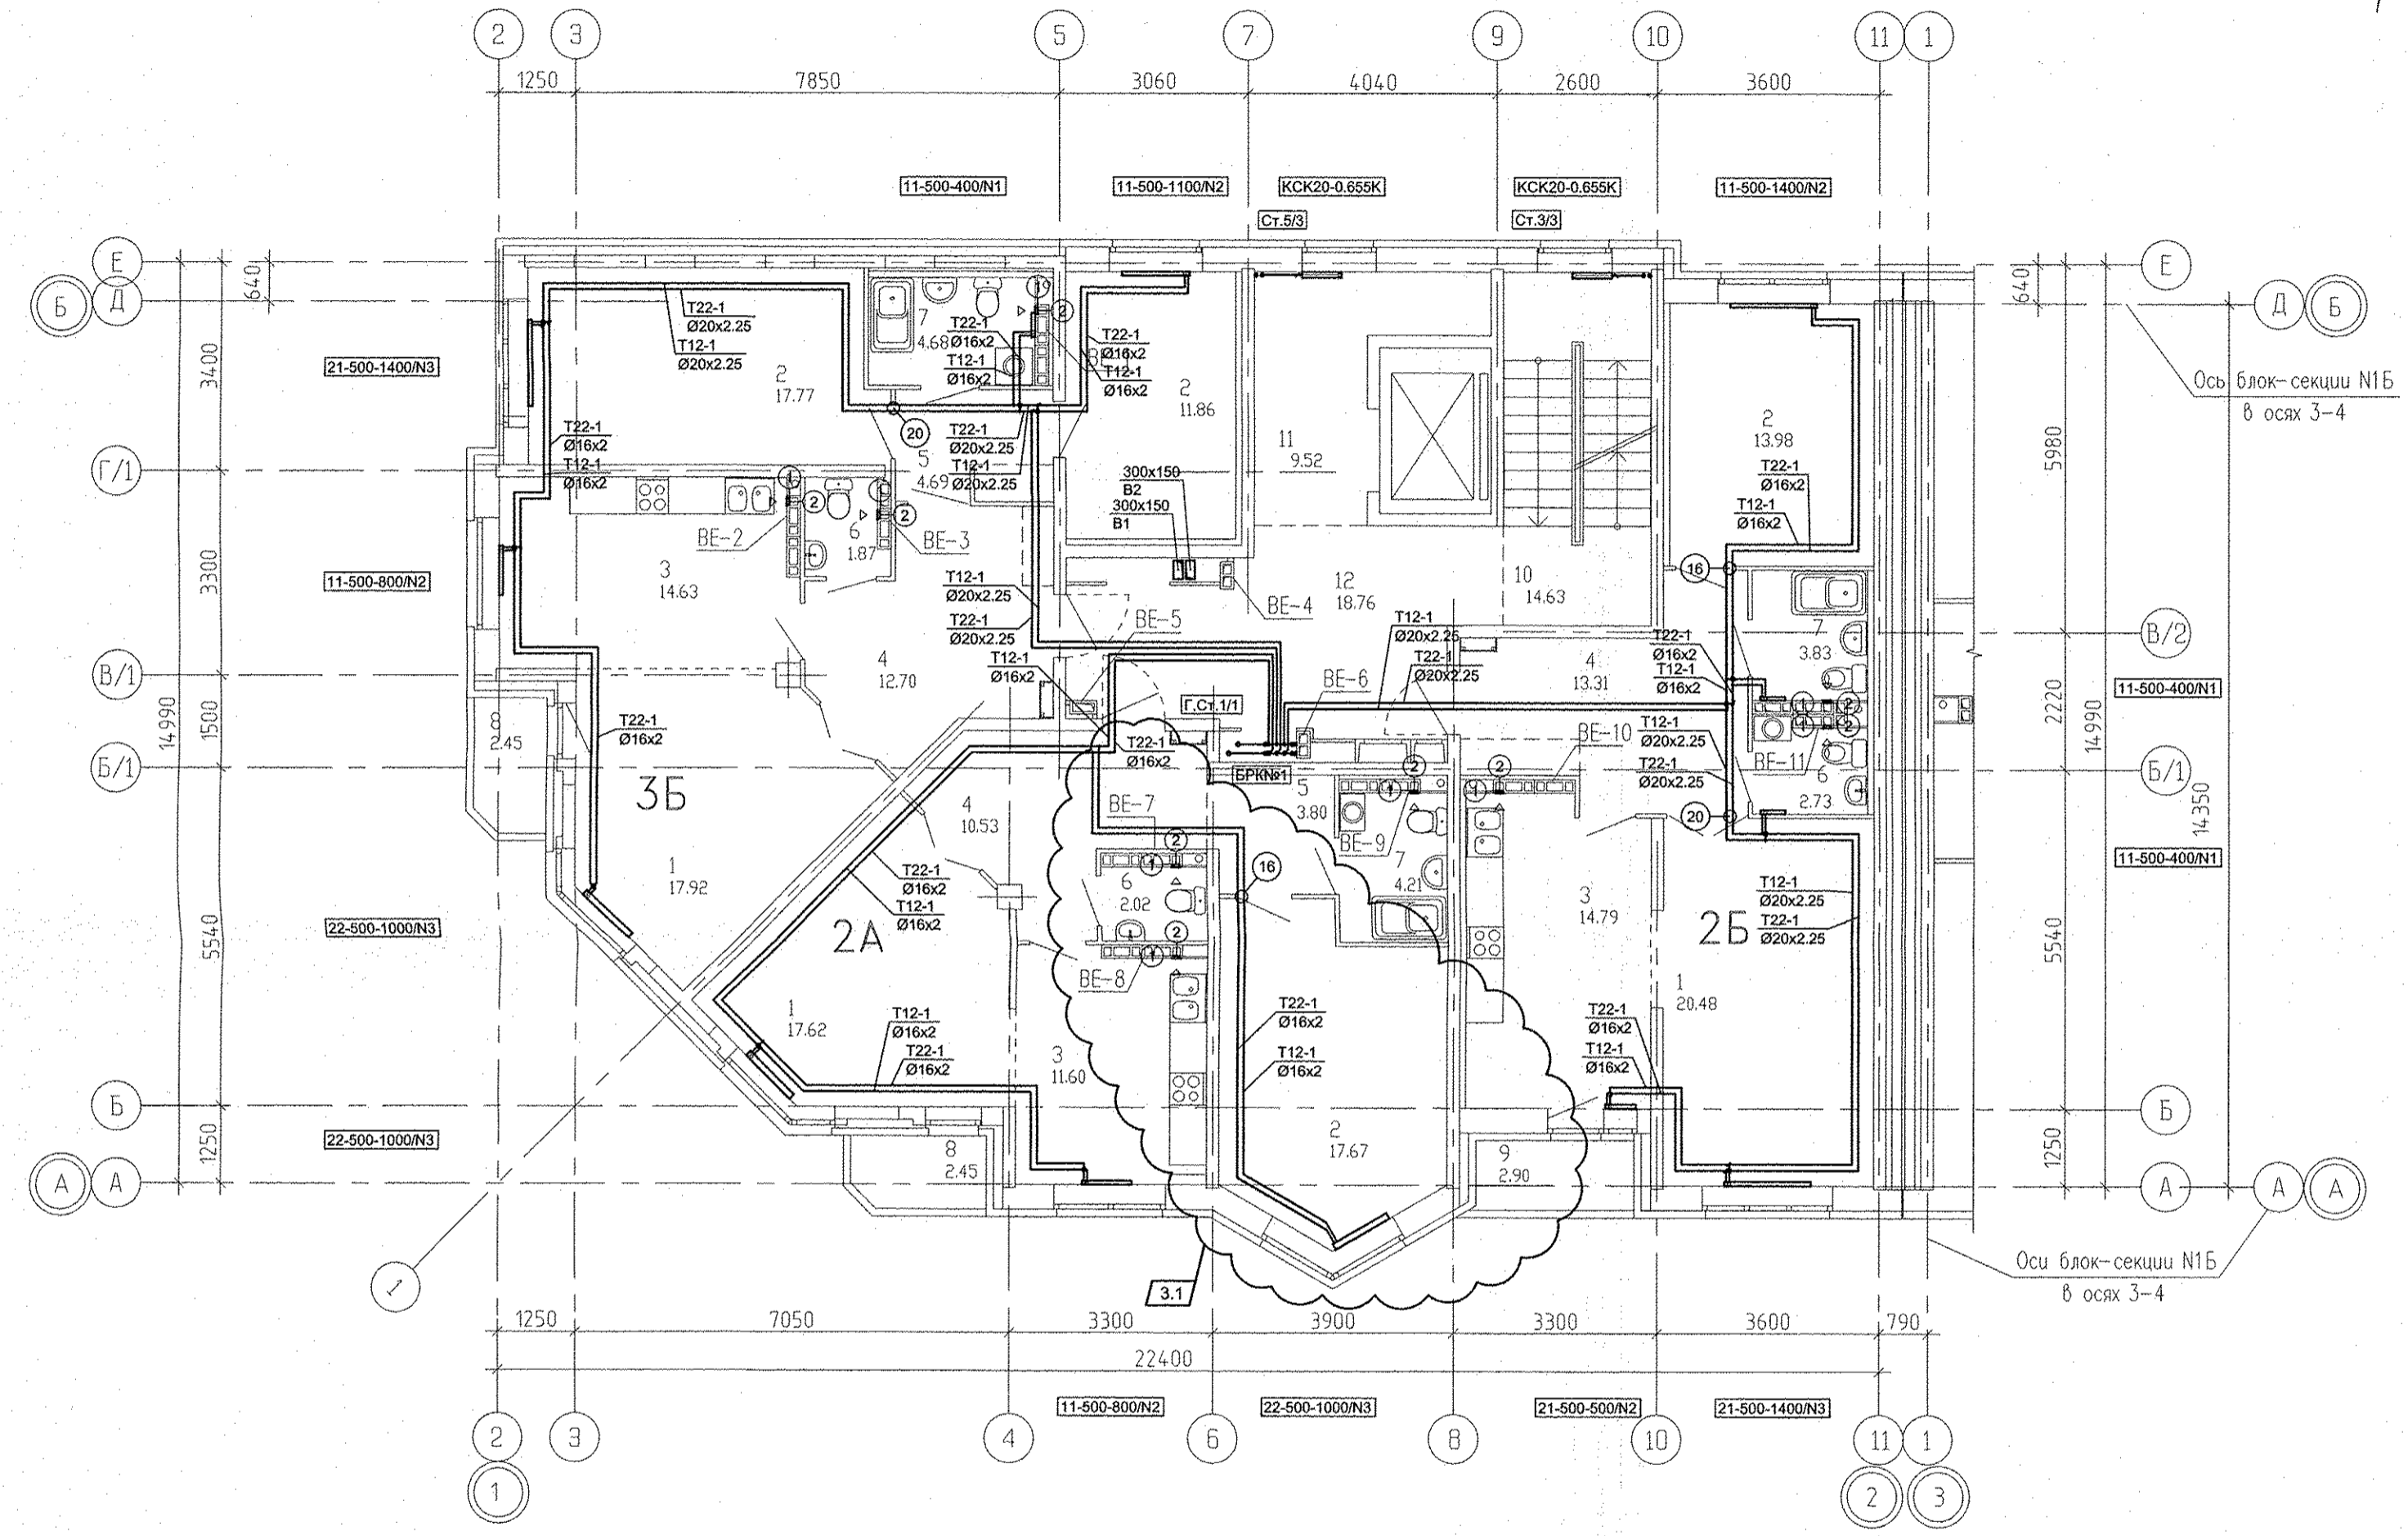

- 1 - МВ126С.
- 2 - Тип100Ф.

- 1. N - Настройка встроенной вентиляционной вставки.
- 2. От стен, ось трубы на 250мм.

06.16	06.16	06.16
Решетникова	Бодрова	Суляк
ВК	ЭС	АР
Взам. инв. №	Взам. инв. №	Взам. инв. №
Подпись и дата	Подпись и дата	Подпись и дата
Имя № подл.	Имя № подл.	Имя № подл.

АПУ.031-01Б-ОВ							
3	1	-	177-16	09.16	Жилой комплекс со встроенными объектами общественного назначения и подземной автостоянкой в квартале улиц Бакинских Комиссаров -Калинина-Уральских рабочих-пер.Сосновый в Орджоникидзевском районе г. Екатеринбург		
Изм.	Кол.уч.	Лист	Модок	Подпись	Дата		
Разработал	Попов				06.16		
Проверил	Гущин				06.16		
Гл.Спец.	Гущин				06.16		
ГАП	Чирков				06.16		
Пусковой комплекс 1 Многосекционный жилой дом №1 9-10-этажная блок-секция 1Б					Стадия	Лист	Листов
План 8 этажа в осях 1-2					Р	14	
ЗАО КОРПОРАЦИЯ АТОМСТРОЙКОМПЛЕКС							