

ЭКСПЛИКАЦИЯ ПОМЕЩЕНИЙ

Номер помещения	Наименование	Площадь, м ²	Кат. помещения
Помещения квартир			
1	Лестничная клетка	27.60	
2	Коридор технического чердака	51.51	
3	Технический чердак	578.90	
4	Техническое помещение	11.62	
		итого:	669.02


Обозначения условные графические

- 4/18 - номер помещения
- 11.85 - тип пола
- 11.85 - площадь помещения
- 1A - тип двери
- ░░░░ - утепление (звукоизоляция) потолка
- * - противопожарные двери класса EI 30, согласно СНиП 21-01-97*
- (*EIS-30) - противопожарные двери 2-го типа в дымогазонепроницаемом исполнении EIS 30, согласно СНиП 21-01-97*

1. Привязку канализационных стояков смотреть по плану 1-го этажа.
2. Проход сетью К2 над дверью по осям 4, 11 заделать герметично.

АПУ.061-16А-ВК			
Жилой микрорайон в квартале улиц Чкалова-Академика Вонсовского-Амундсена-Краснолесья в Ленинском районе г. Екатеринбурга. V очередь строительства. I этап. 14-этажный двухсекционный жилой дом с офисом на 1 этаже и трансформаторной подстанцией.			
Изм.	Кол.уч.	Лист N док.	Подпись Дата
14-этажный двухсекционный жилой дом			Стация Лист Листов
			Р 5
Н. контр.	Шкляр	07.17	
Гл. спец.	Решетникова	08.17	
Проверил	Решетникова	08.17	
Разработал	Демченко	08.17	
План 14 этажа (технический чердак)			АО КОРПОРАЦИЯ АТОМСТРОЙКОМПЛЕКС

Инв. № подл.	Подп. и дата	Взам. инв. №	АР	ОВ	ЭП
			Парфенов	Пашаева	Камнева
			07.17	07.17	07.17
			СС		
			Борошина		

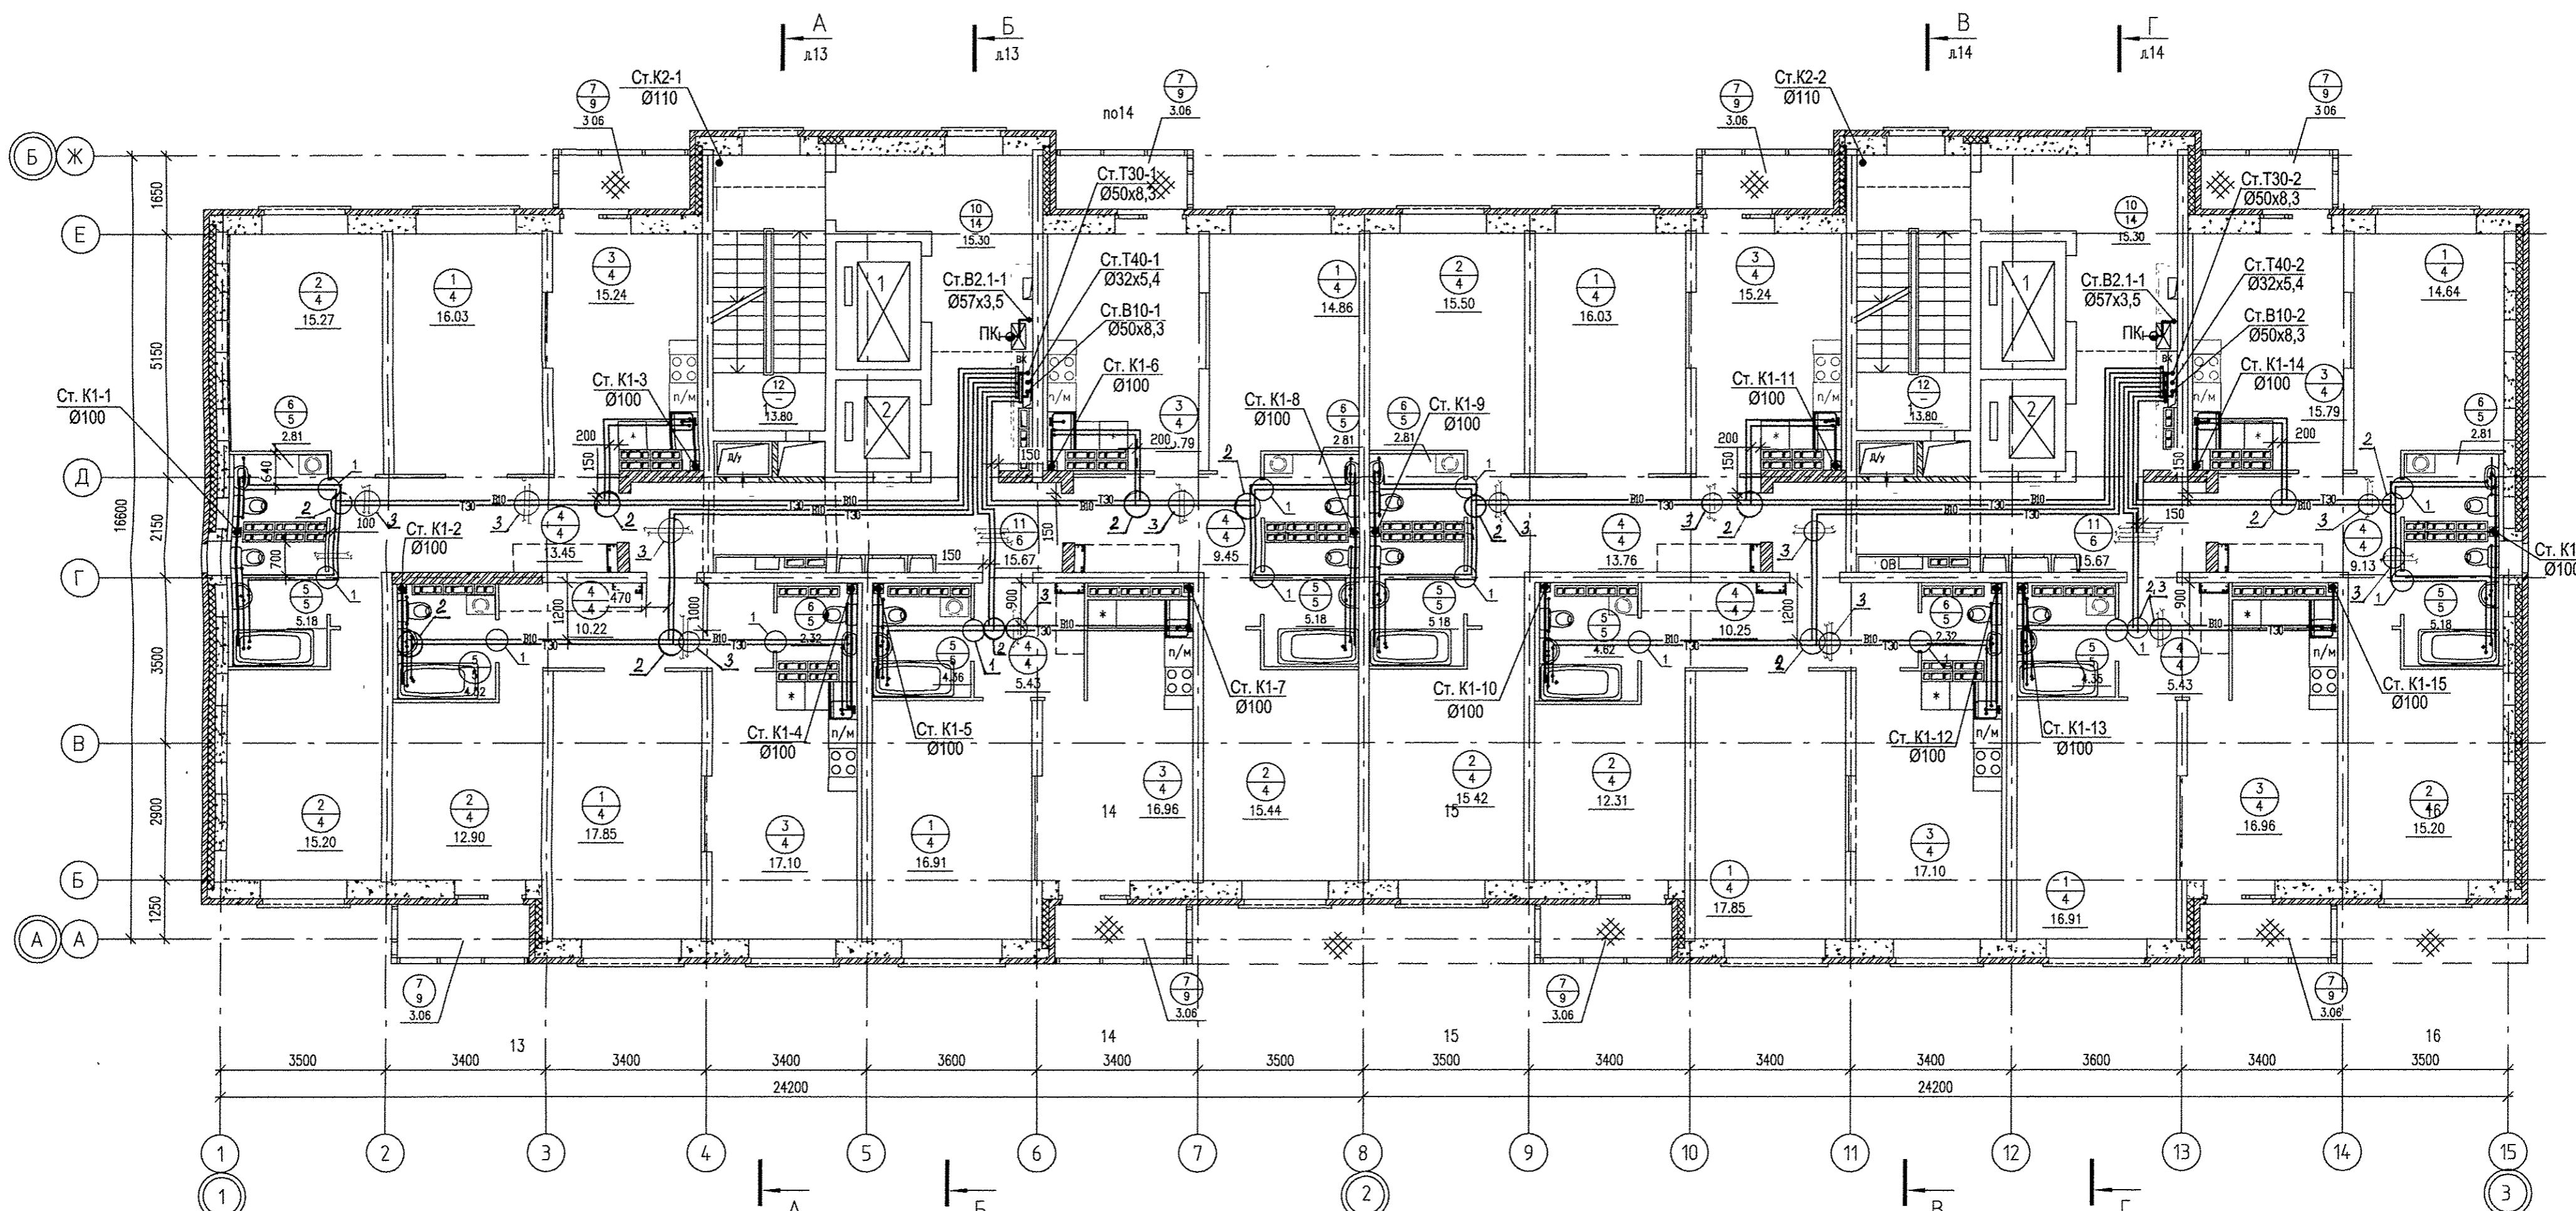


ЭКСПЛИКАЦИЯ ПОМЕЩЕНИЙ

Номер помещения	Наименование	Площадь, м ²	Кат. помещения
Помещения квартир			
1	Гостиная	131.08	
2	Спальня	117.24	
3	Кухня	130.18	
4	Прихожая	77.12	
5	Ванная	38.57	
6	Сан. узел	15.88	
7	Балкон	24.48	
итого:		534.55	

ЭКСПЛИКАЦИЯ ПОМЕЩЕНИЙ

Номер помещения	Наименование	Площадь, м ²	Кат. помещения
Общедомовые помещения			
10	Лифтовой холл	30.60	
11	Межквартирный коридор	31.34	
12	Лестничная клетка	27.60	
итого:		89.54	

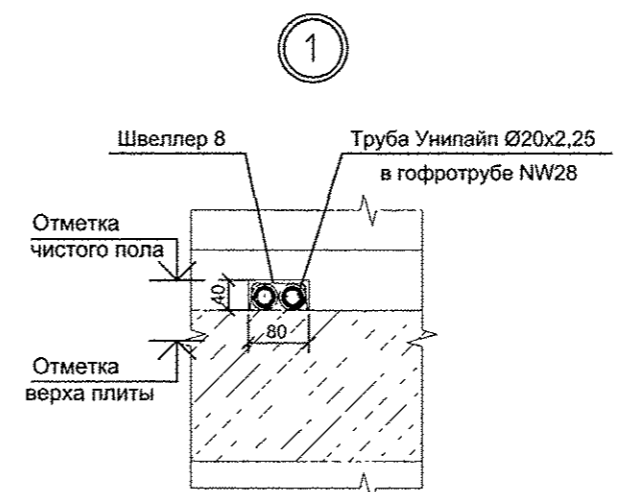

Обозначения условные графические

- ④ - номер помещения
- ⑩⑥ - тип пола
- 11.85 - площадь помещения
- ⊞ - утепление (звукоизоляция) потолка
- * - противопожарные двери класса EI 30, согласно СНиП 21-01-97*
- (*EI30) - противопожарные двери 2-го типа в дымогазонепроницаемом исполнении EI 30, согласно СНиП 21-01-97*

1. Узел 2,3 смотреть на л. 25
2. Привязку канализационных стояков смотреть по плану 1-го этажа.
3. На планах сан.тех. приборы показаны условно.

АПУ.061-16А-ВК

Жилой микрорайон в квартале улиц Чкалова-Академика Вонсовского-Амундсена-Краснолесья в Ленинском районе г. Екатеринбурга. V очередь строительства 1 этап. 14-этажный двухсекционный жилой дом с офисом на 1 этаже и трансформаторной подстанцией.

Изм.	Кол.уч.	Лист N док.	Подпись	Дата

14-этажный двухсекционный жилой дом

Стадия	Лист	Листов
Р	4	

Н. контр. Шкляр 07.17
 Гл. спец. Решетникова 07.17
 Проверил Решетникова 07.17
 Разработал Демченко 07.17

План типового этажа

АО КОРПОРАЦИЯ
АТОМСТРОЙКОМПЛЕКС

Борогина
 Парфенов
 Пашаева
 Каменка
 07.17
 07.17
 07.17
 07.17