
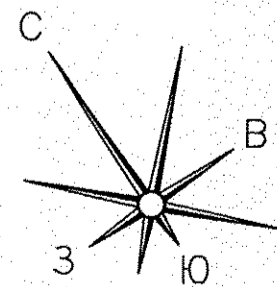
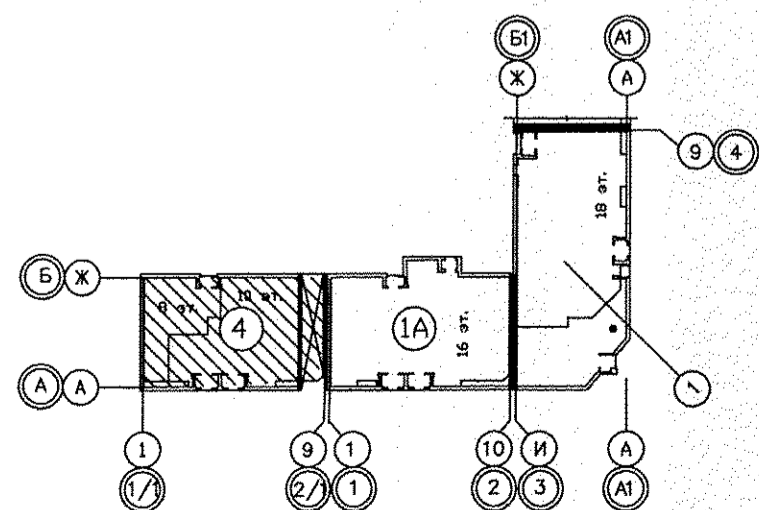


### Экспликация помещений


Номер помещения	Наименование	Площадь, м2	Кат. помещения
Выставочный салон N1			
1	Выставочный зал	68,76	
2	Мойка уборочного инвентаря	1,86	
3	Уборная	2,9	
4	Помещение администрации	37,95	
5	Коридор	6,38	
6	Тамбур	5,6	
Итого:		123,45	
Общая площадь:		129,24	
Выставочный салон N2			
6	Выставочный зал	67,29	
7	Мойка уборочного инвентаря	2,3	
8	Уборная	3,11	
9	Помещение администрации	36,09	
10	Гардеробная	3,89	
11	Коридор	4,56	
12	Тамбур	5,6	
Итого:		122,84	
Общая площадь:		129,3	
Общедомовые помещения			
13	Лифтовой холл	27,51	
14	Лестничная клетка	19,2	
15	Комната охраны	4,38	
16	Уборная охраны	2,15	
17	Мойка уборочного инвентаря	2,88	
18	Электрощитовая	7,16	
19	Коридор	14,49	
20	Тамбур	3,38	
ИТОГО площадь общедомовых помещений:		66,35	

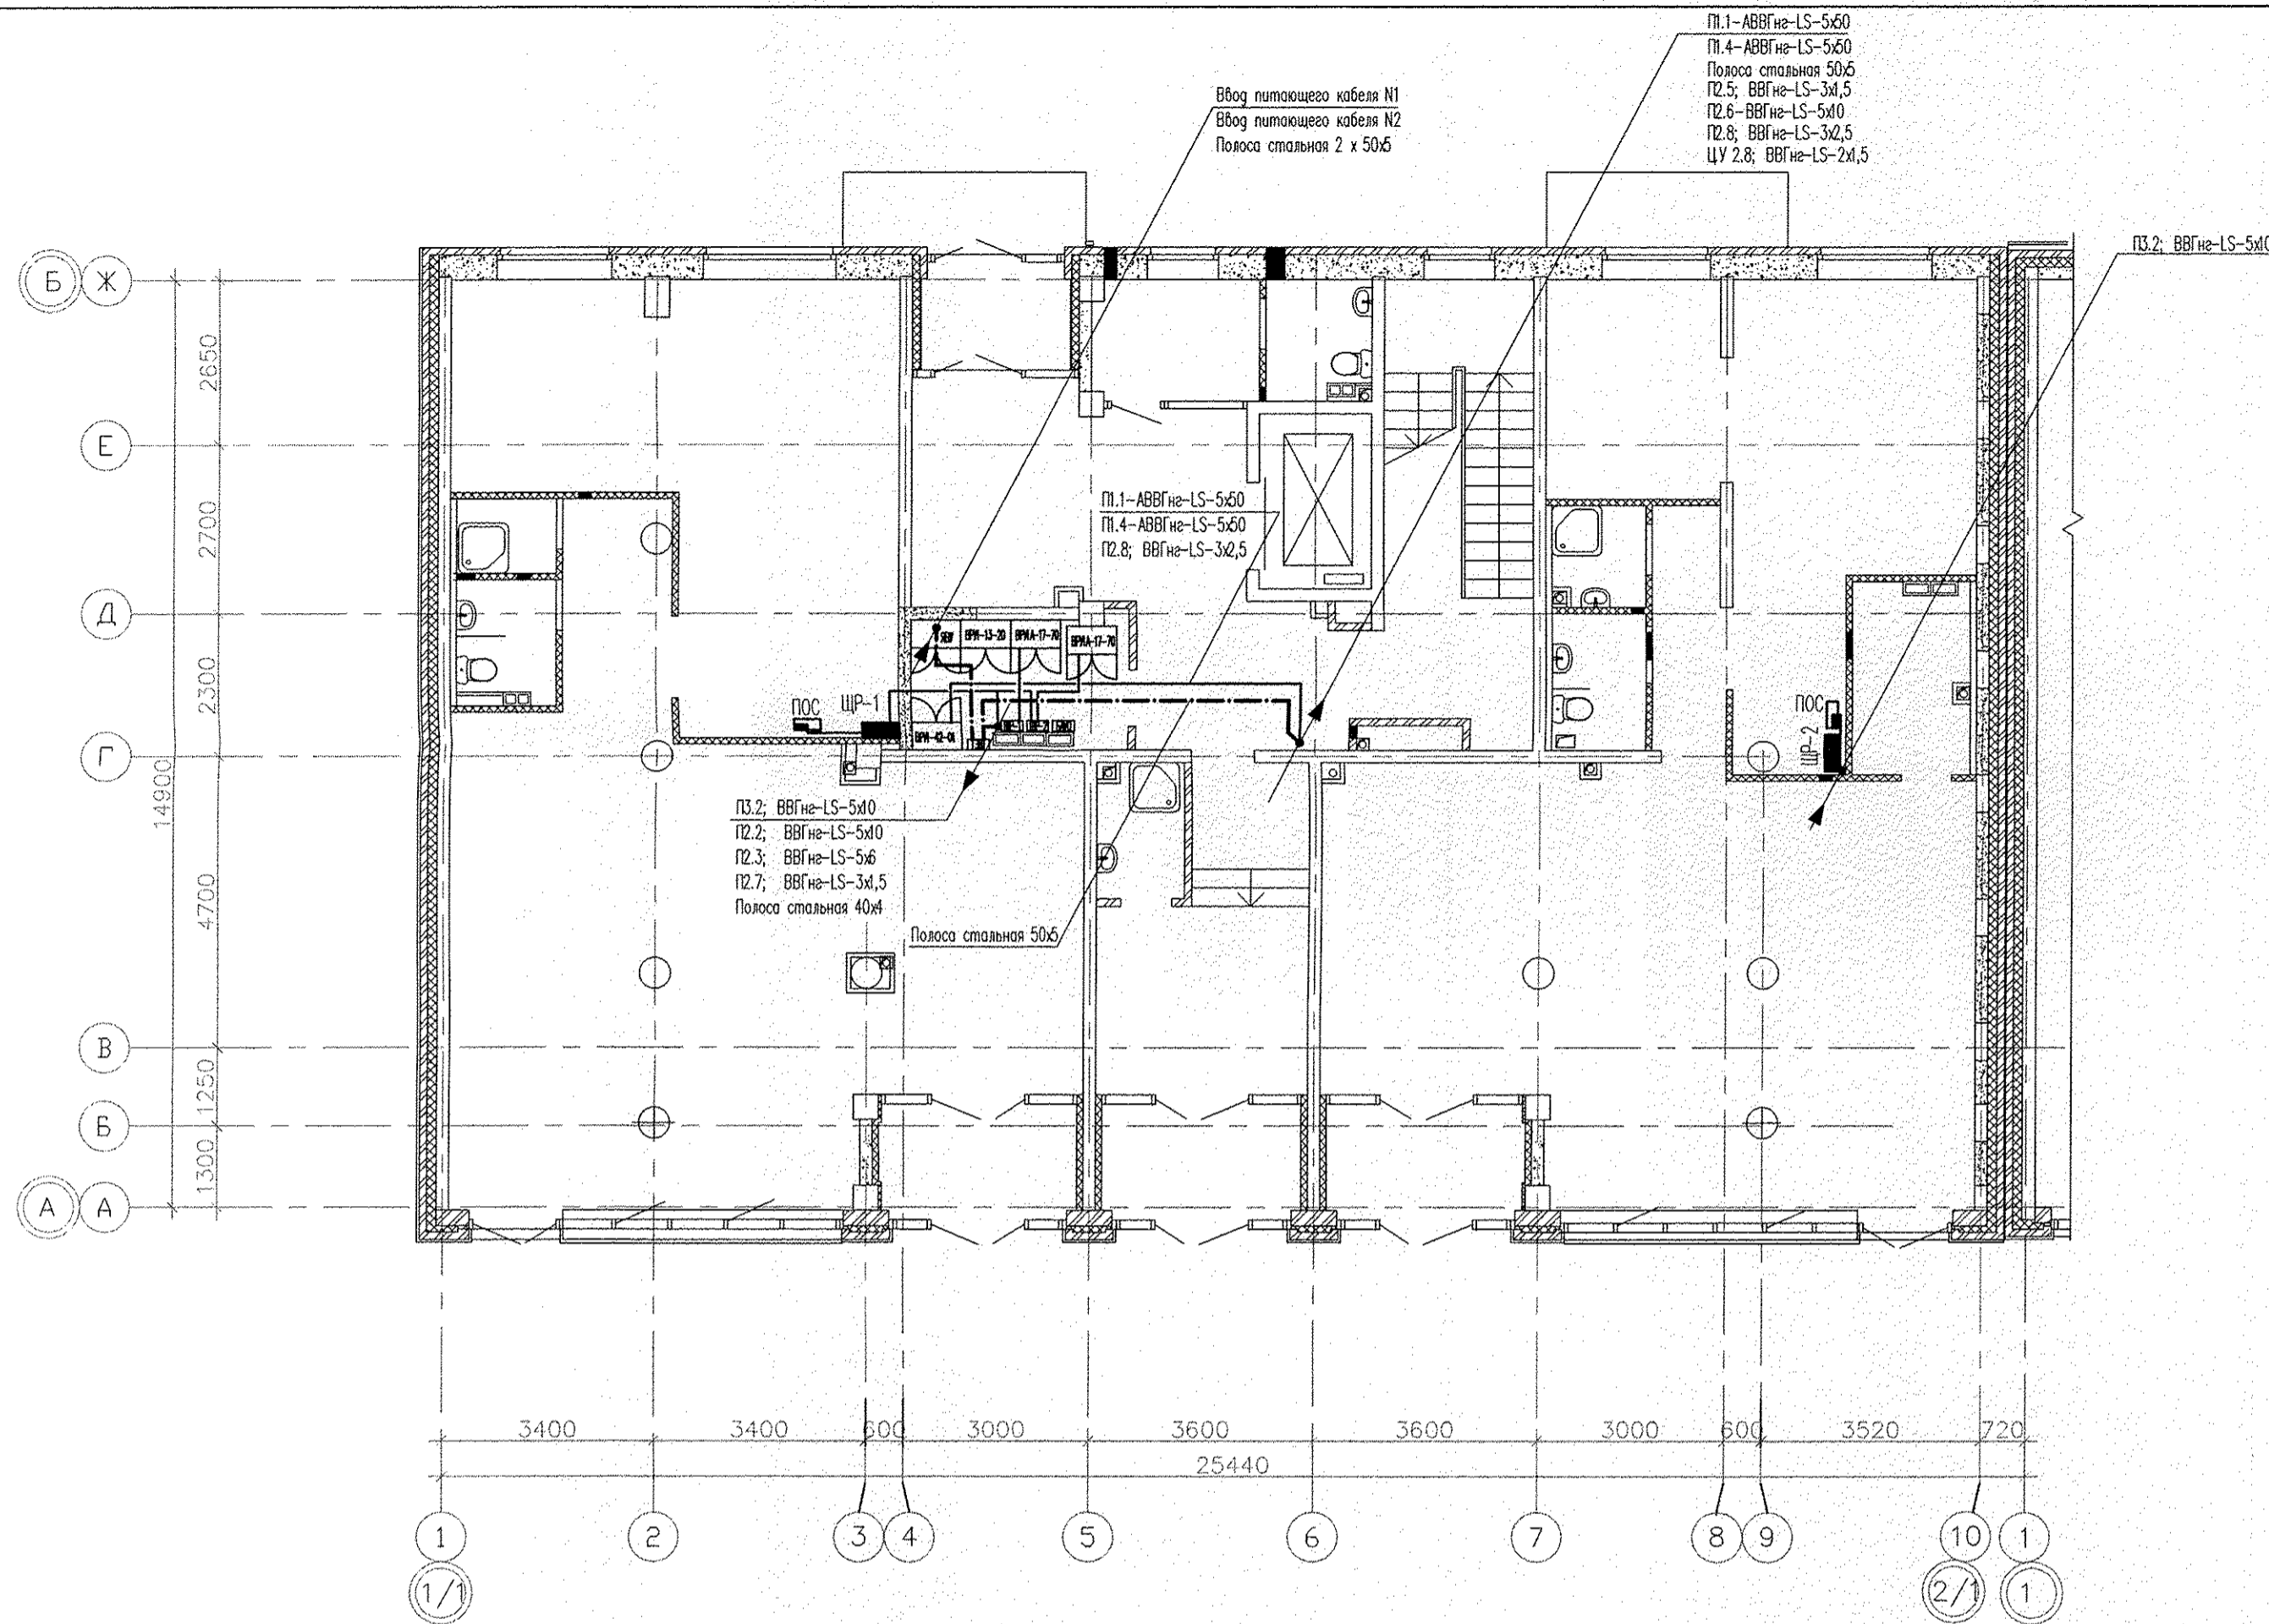


Инв. N подл.	Посрпис и дата	Взам. инв. N	Об	Согласовано
		СЗ	Пашаев	04.15
		АР	Чижик	04.15
			Кощеева	04.15

АПУ.033-01В-ЭЛ					
Жилой дом переменной этажности со встроенно-пристроенными объектами общественного назначения и подземной обводной канализации в границах улиц Победы-Бакинских комиссаров-Никитина в Орджоникидзевском районе г. Екатеринбург. Блок-секция 1В					
Изм.	Колуч.	Лист	№ док.	Подпись	Дата
Разраб.	Кокоулин	1	04.15	<i>Саша</i>	04.15
Проверил	Бунтури	2	04.15	<i>Саша</i>	04.15
Глав. спец.	Бодрова	3	04.15	<i>Саша</i>	04.15
План 1 этажа. Расположение электрических сетей			8-10-этажная блок-секция		
ГАП			Чирков	04.15	
			Р	Лист	Листов
				14	
			АО КОРПОРАЦИЯ АТОМСТРОЙКОМПЛЕКС		

Инв.№ подл.	Подпись и дата	Взам. инв.№	СОГЛАСОВАНО	
			ОБ	04.15
			СОГЛАСОВАНО	
			ОВ	04.15
			СОГЛАСОВАНО	
			СС	04.15
			СОГЛАСОВАНО	
			АП	04.15

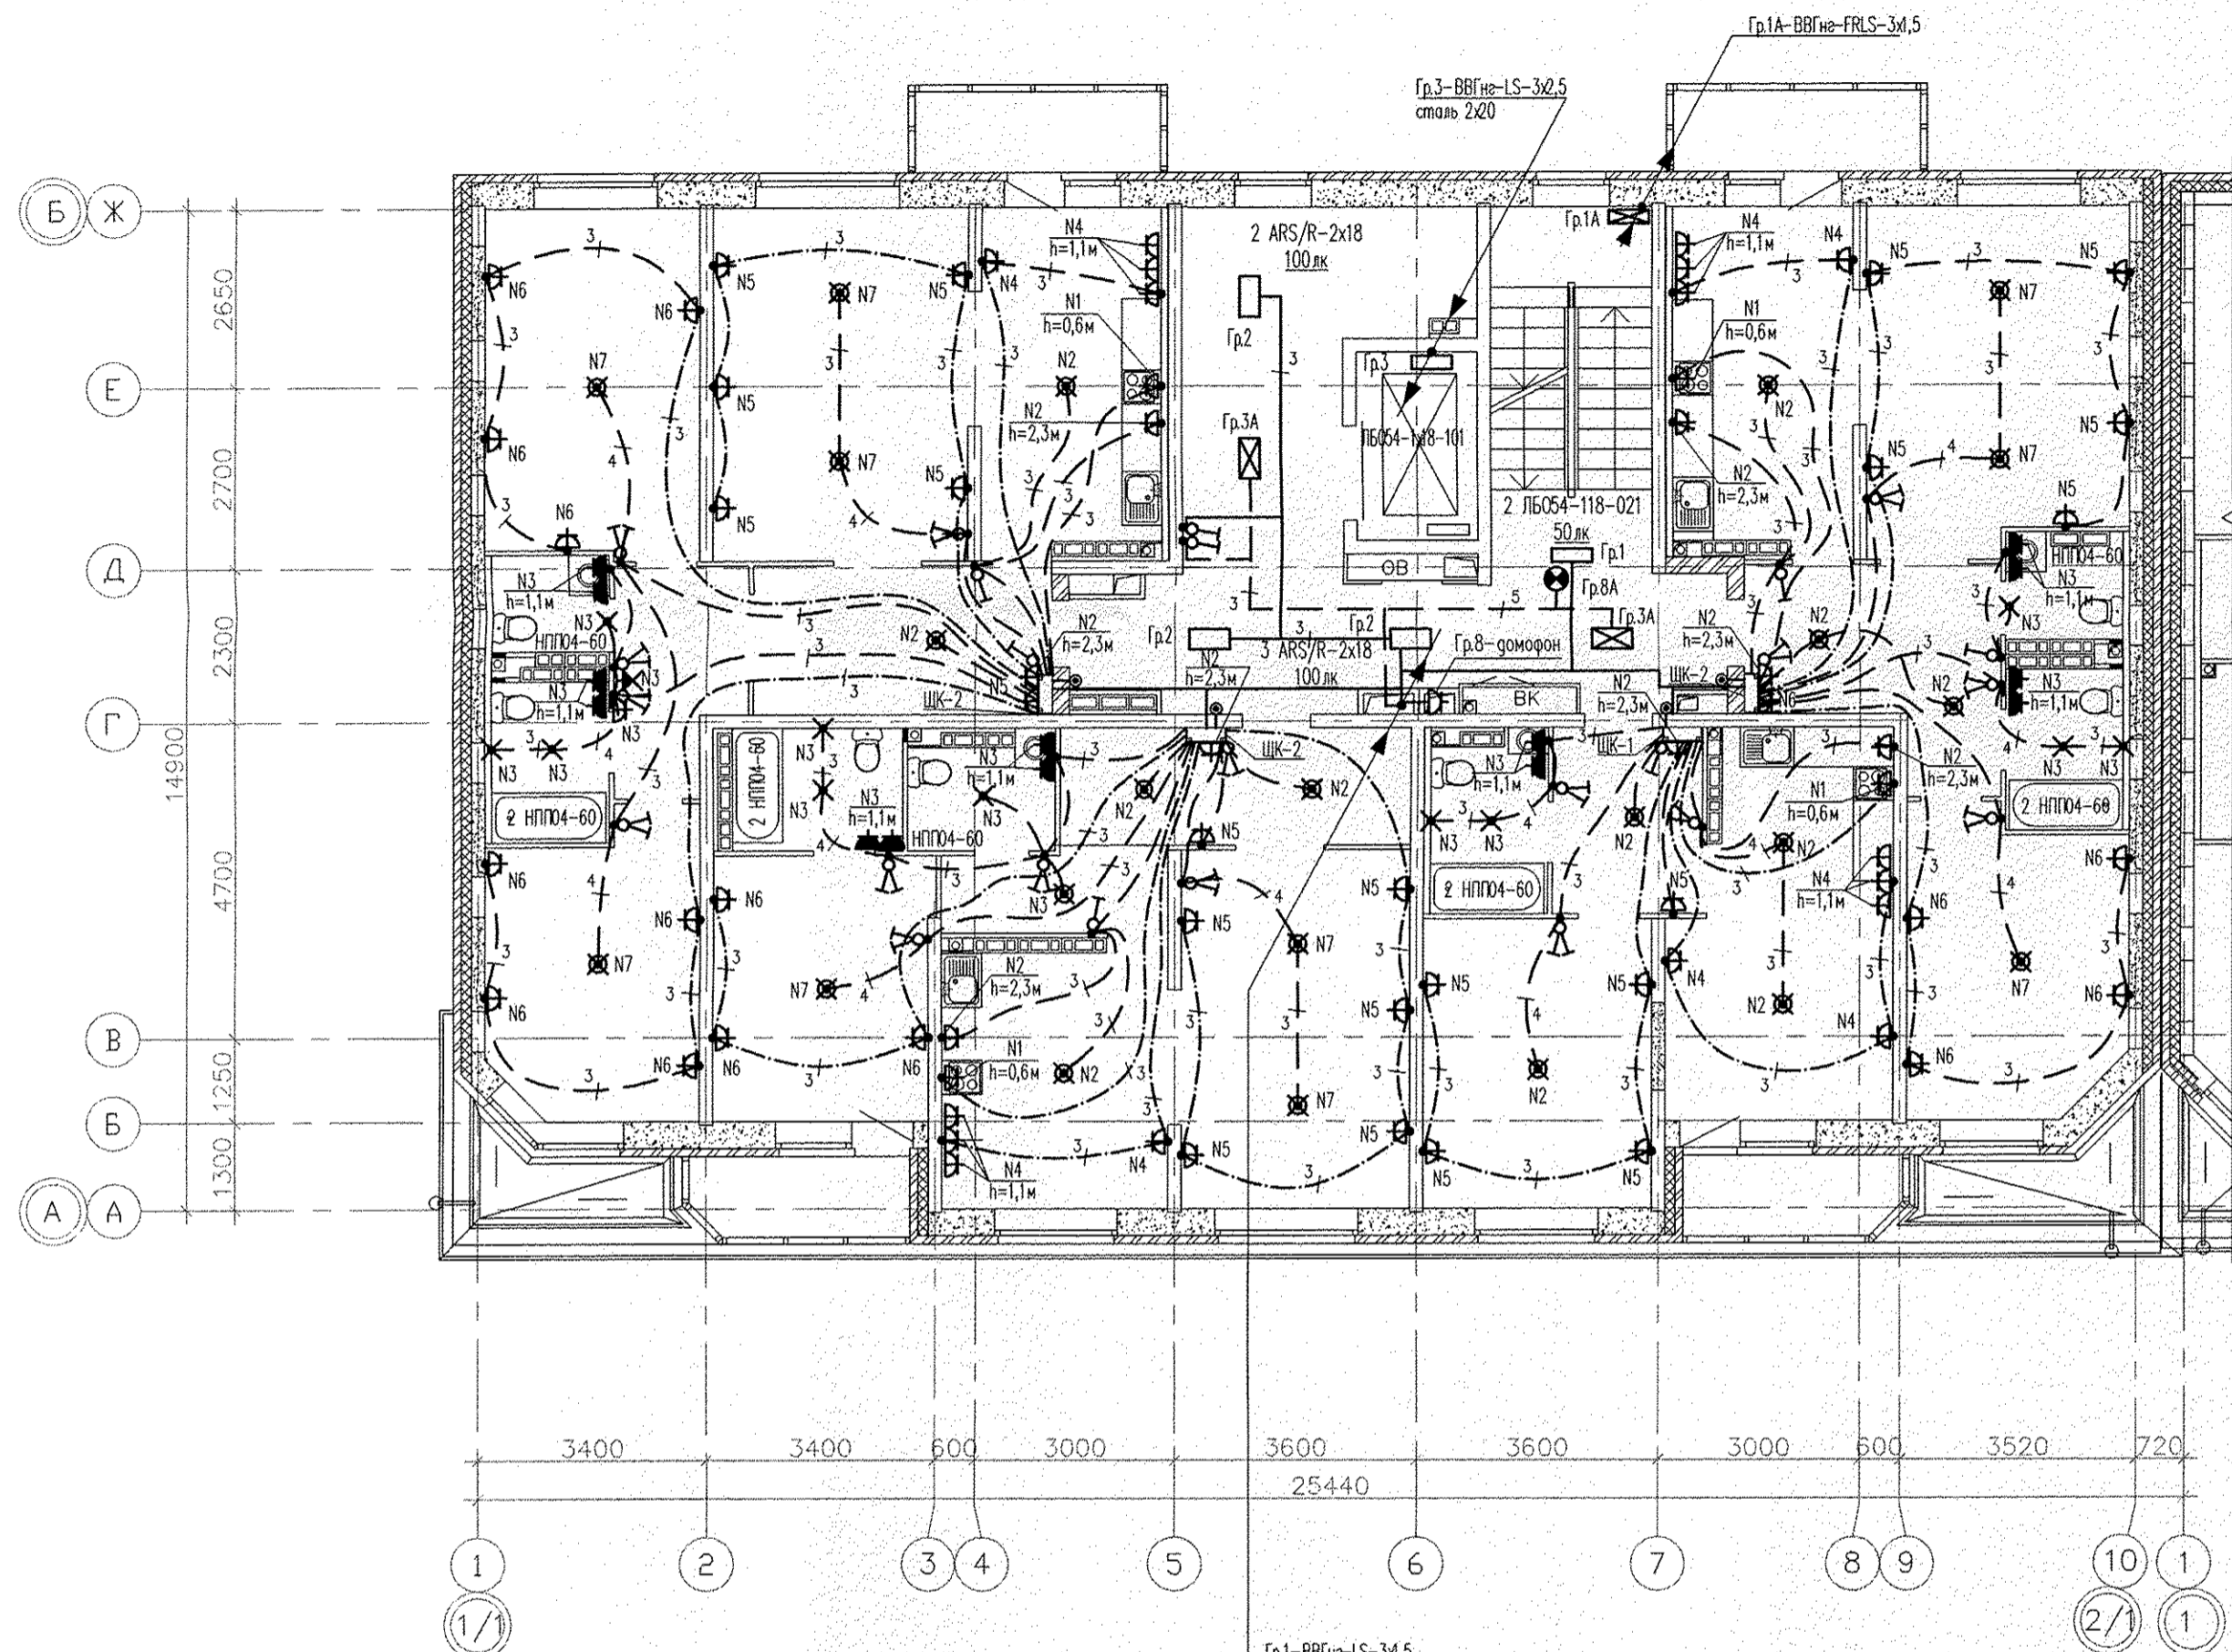


- Гр.1-ВВГнг-LS-3х2,5
- Гр.2-ВВГнг-LS-3х2,5
- Гр.3-ВВГнг-LS-3х2,5
- Гр.8-ВВГнг-LS-3х2,5 на 2 этаж
- Гр.3А-ВВГнг-FRLS-3х2,5
- Гр.8А-ВВГнг-FRLS-2х1,5
- П.1-АВВГнг-LS-5х60 до 6 этажа
- П.4-АВВГнг-LS-5х60
- Полоса стальная 50х6
- П.5-ВВГнг-LS-3х2,5
- П.6-ВВГнг-LS-5х0
- П.8-ВВГнг-LS-3х2,5
- ЦУ 2.8-ВВГнг-LS-2х1,5

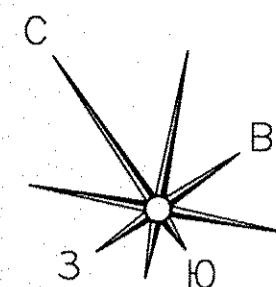



### Экспликация помещений

Номер помещения	Наименование	Площадь, м <sup>2</sup>	Кат. помещения
Помещения квартир			
1	Гостиная	71,81	
2	Спальная	55,94	
3	Кухня	57,69	
4	Прихожая	34,52	
5	Коридор	9,73	
6	Сан.узел	8,36	
7	Ванная	17,26	
8	Балкон	16,28	
	<b>Итого:</b>	<b>271,59</b>	
Общедомовые помещения			
9	Лифтовой холл	14,9	
10	Лестничная клетка	13,7	
11	Межквартирный коридор	19,49	
	<b>Итого площадь общедомовых помещений:</b>	<b>48,09</b>	

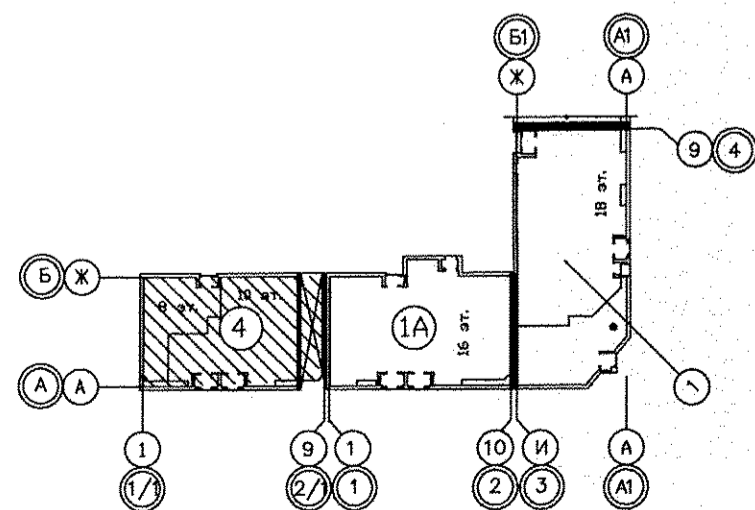

АПУ.033-01В-ЭЛ					
Жилой дом переменной этажности со встроенно-пристроенными объектами общественного назначения и подземной автостоянкой в границах улиц Победы-Бакинских комиссаров-Никитина в Орджоникизевском районе г. Екатеринбурга Блок-секция 1В					
Изм.	Кол.уч.	Лист	№ док.	Подпись	Дата
Разраб.	Кокоулин			<i>[Signature]</i>	04.15
Проверил	Бунтури			<i>[Signature]</i>	04.15
Глав. спец.	Богрова			<i>[Signature]</i>	04.15
8-10-этажная блок-секция				Стадия	Лист
				Р	16
План 2 этажа. Расположение электрических сетей				ЗАО КОРПОРАЦИЯ <b>АТОМСТРОЙКОМПЛЕКС</b>	
ГАП	Чирков			<i>[Signature]</i>	04.15

СОГЛАСОВАНО  
 Решетникова В.В. 04.15  
 Пашаева 04.15  
 Цыжик 04.15  
 Кошарева 04.15  
 Взам. инв.Н  
 Инв.Н подл.  
 Подпись и дата  
 Инв.Н подл.  
 Подпись и дата

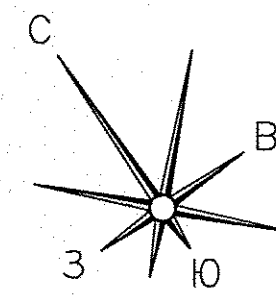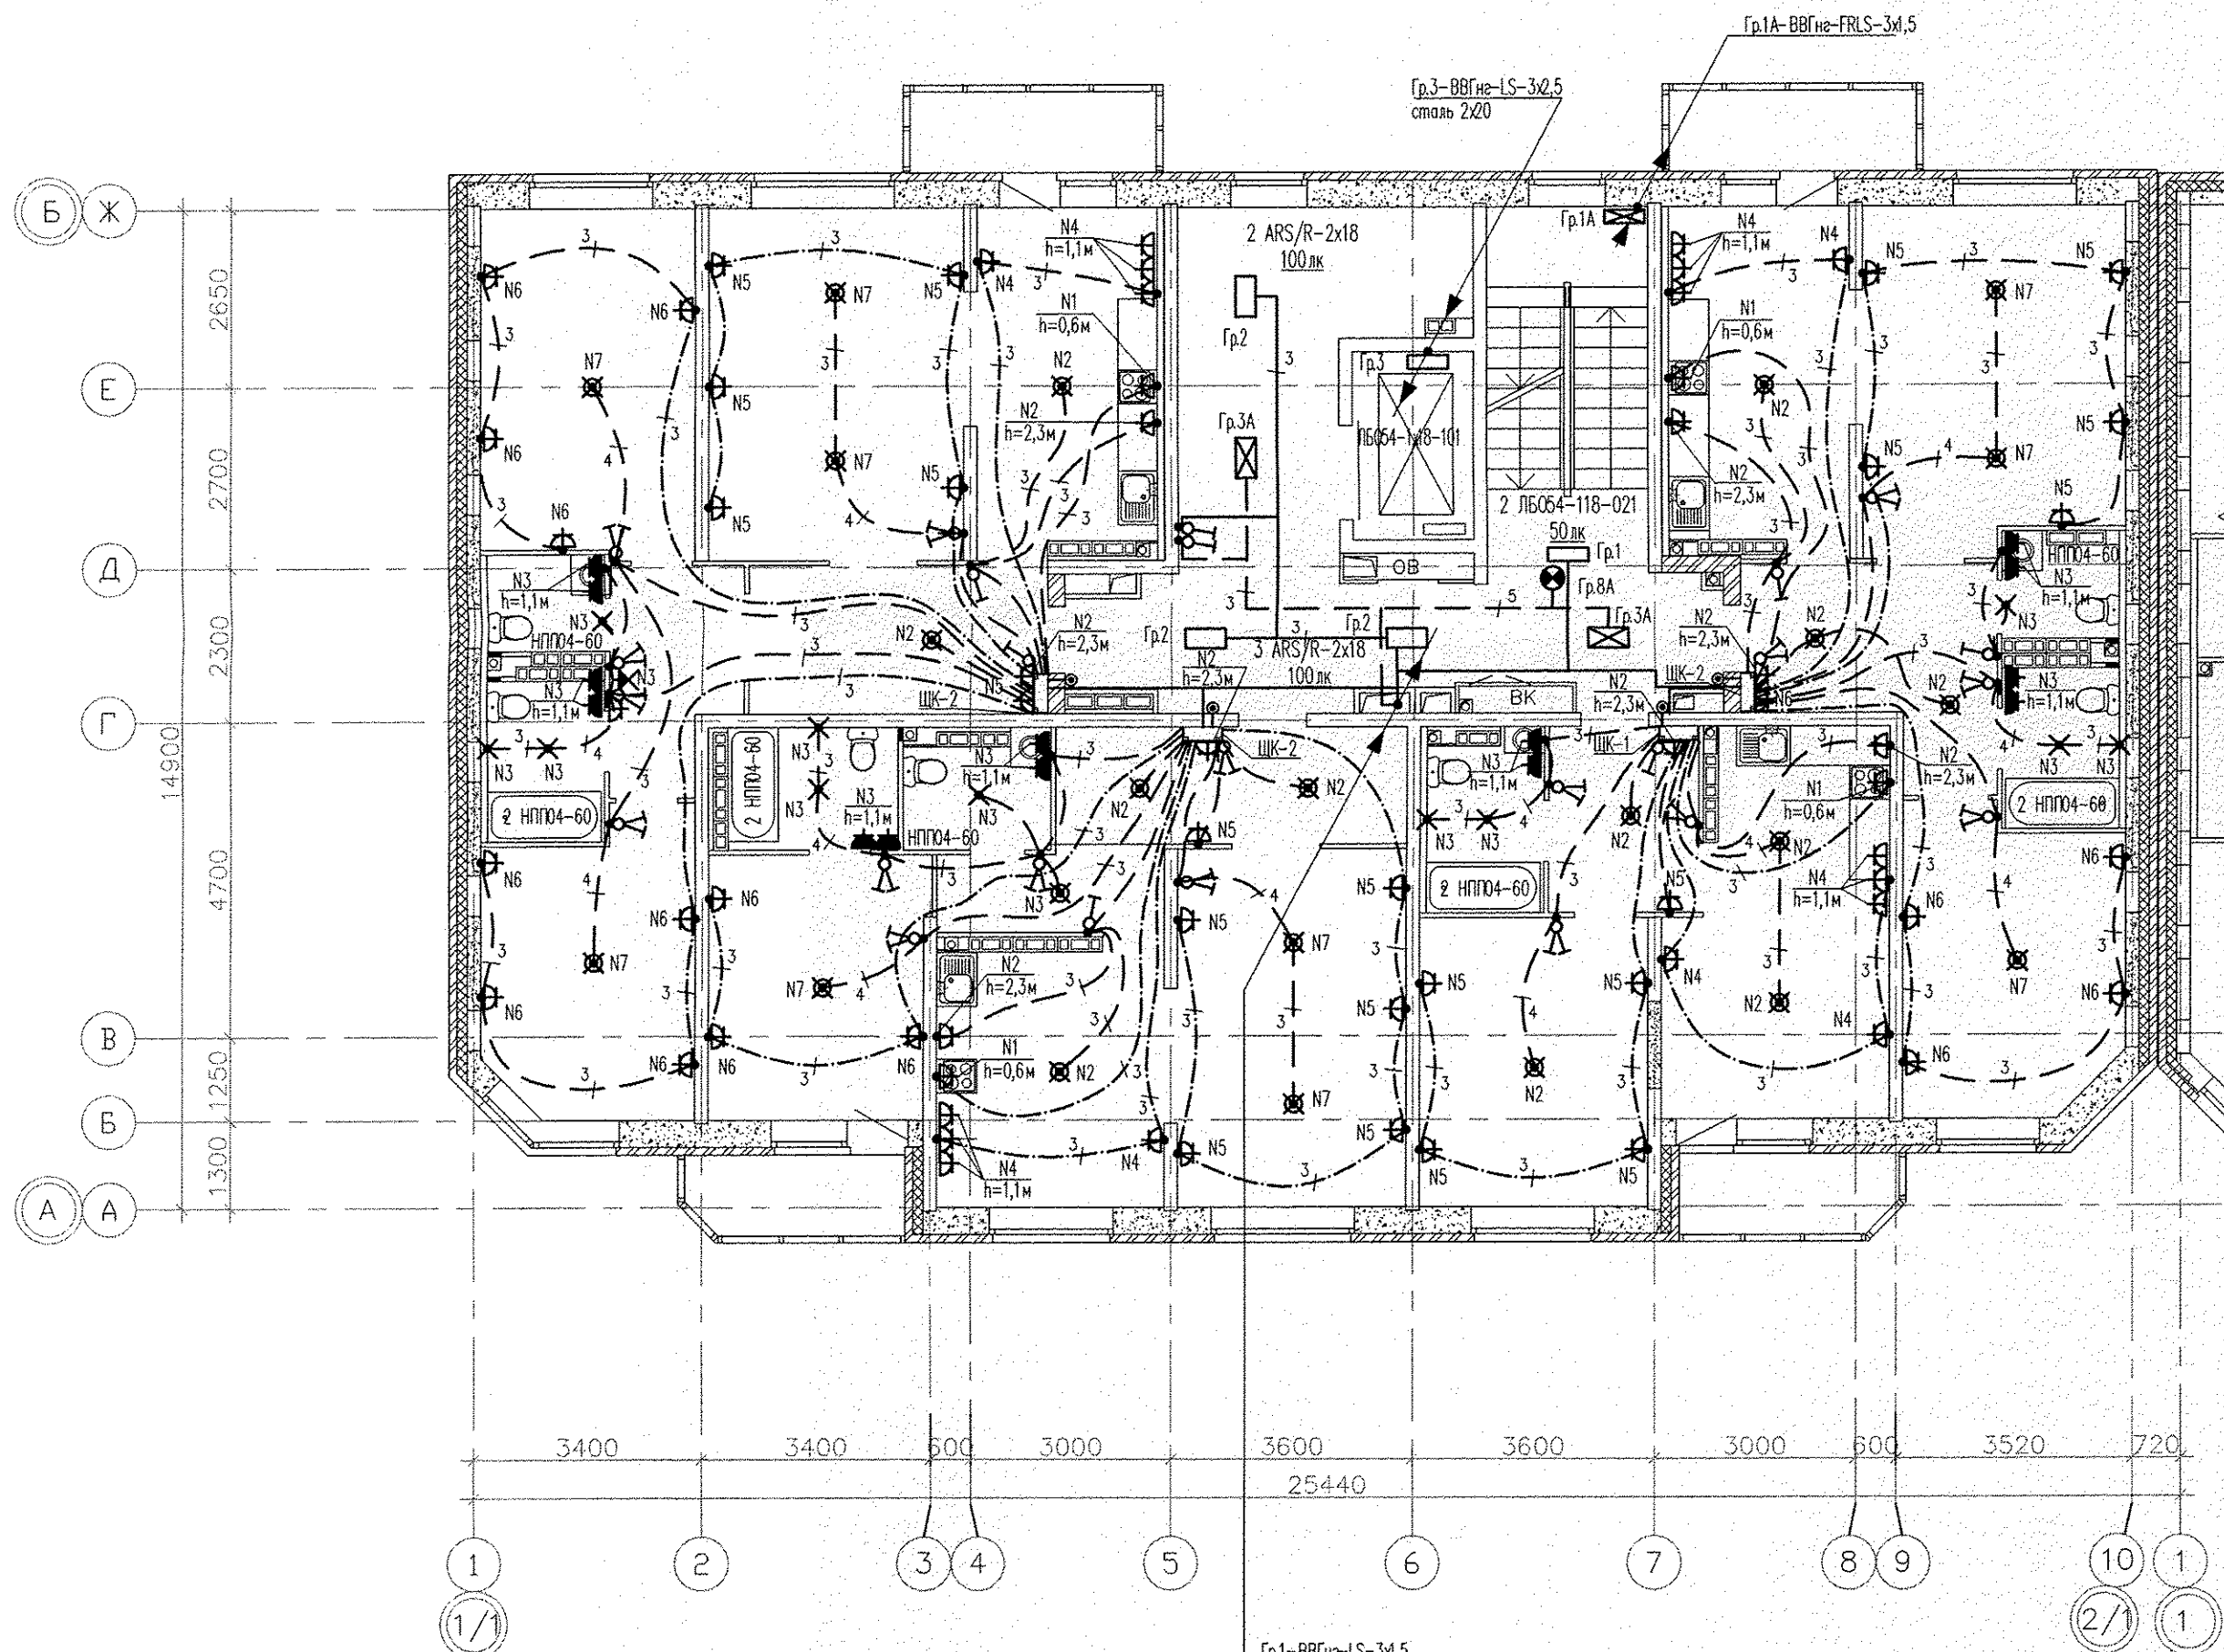


### Экспликация помещений

Номер помещения	Наименование	Площадь, м <sup>2</sup>	Кат. помещения
Помещения квартир			
1	Гостиная	71,81	
2	Спальная	55,94	
3	Кухня	57,69	
4	Прихожая	34,52	
5	Коридор	9,73	
6	Сан.узел	8,36	
7	Ванная	17,26	
8	Балкон	16,28	
	<b>Итого:</b>	<b>271,59</b>	
Общедомовые помещения			
9	Лифтовой холл	14,9	
10	Лестничная клетка	13,7	
11	Межквартирный коридор	19,49	

ИТОГО площадь общедомовых помещений: 48,09



Гр.1-ВВГнг-LS-3х1,5  
 Гр.2-ВВГнг-LS-3х1,5  
 Гр.3-ВВГнг-LS-3х1,5  
 Гр.3А-ВВГнг-FRLS-3х2,5  
 Гр.8А-ВВГнг-FRLS-2х1,5  
 ПЛ.1-ВВГнг-LS-5х60 по 6 этажа  
 ПЛ.4-ВВГнг-LS-5х60  
 Полоса стальная 50х6  
 ПЗ.5-ВВГнг-LS-3х1,5  
 ПЗ.6-ВВГнг-LS-5х10  
 ПЗ.8-ВВГнг-LS-3х2,5  
 ЦУ 2.8-ВВГнг-LS-2х1,5

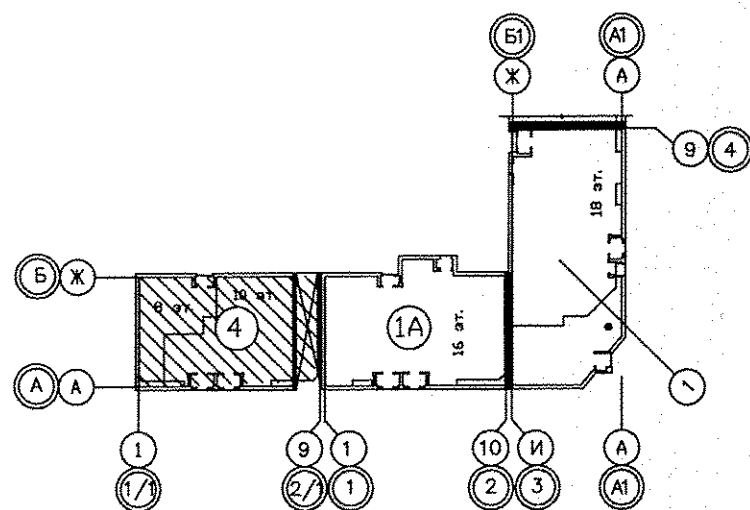


АПУ.033-01В-ЭЛ				
Жилой дом переменной этажности со встроенно-пристроенными объектами общественного назначения и подземной автостоянкой в границах улиц Победы-Бакинских комиссаров-Никитина в Орджоникидзевском районе г. Екатеринбурга. Блок-секция 1В				
Изм.	Код.уч.	Лист	№ док.	Подпись
Разраб.	Кокоулин			04.15
Проверил	Бунтури			04.15
Глав. спец.	Бодрова			04.15
8-10-этажная блок-секция			Стация	Лист
			Р	17
План 3-8 этажей. Расположение электрических сетей			ЗАО КОРПОРАЦИЯ <b>АТОМСТРОЙКОМПЛЕКС</b>	
ГАП	Чирков			04.15

# Экспликация помещений

Номер помещения	Наименование	Площадь, м2	Кат. помещения
Помещения квартир			
1	Гостиная	51,84	
2	Спальная	26,62	
3	Кухня	44,0	
4	Прихожая	24,73	
5	Коридор	4,1	
6	Сан.узел	5,86	
7	Ванная	13,14	
8	Балкон	11,87	
	<b>Итого:</b>	<b>182,16</b>	
Общедомовые помещения			
9	Лифтовой холл	14,9	
10	Лестничная клетка	13,7	
11	Межквартирный коридор	19,49	
	<b>Итого:</b>	<b>48,09</b>	

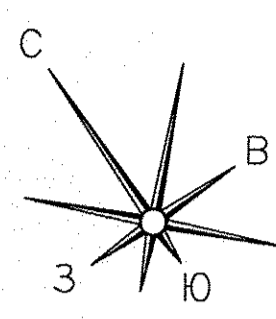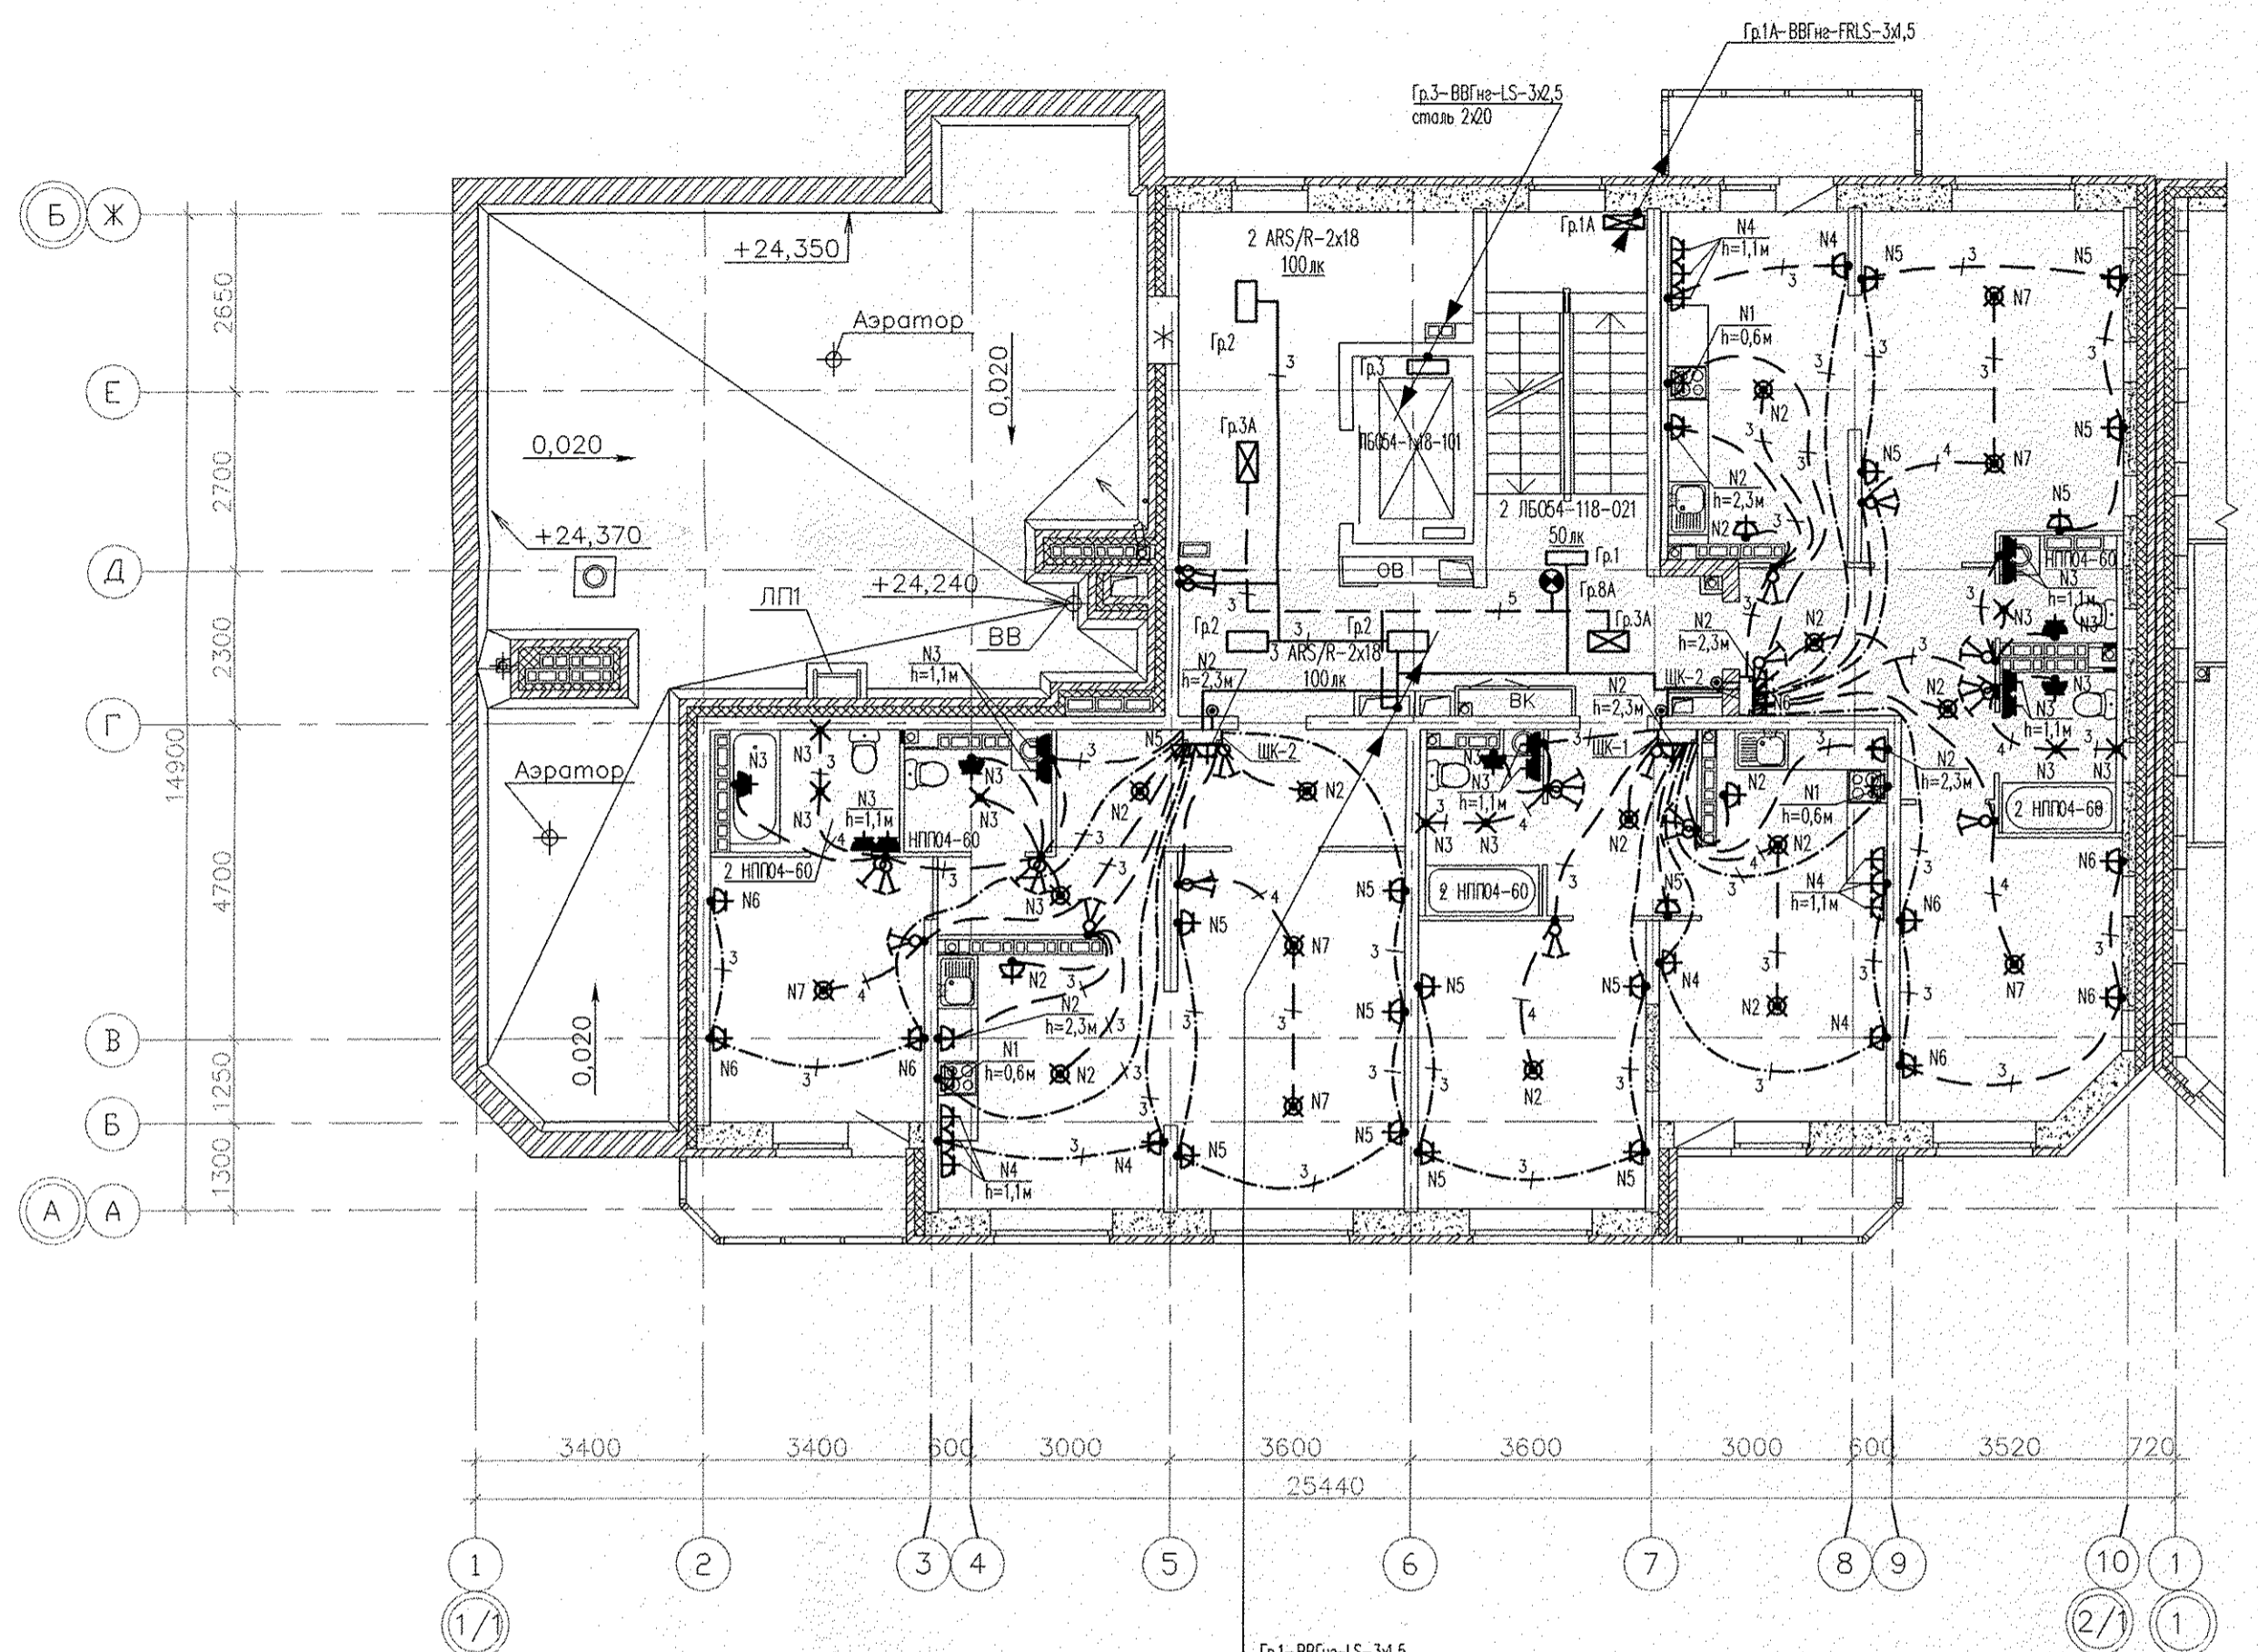



- Гр1-ВВГнг-LS-3х1,5
- Гр2-ВВГнг-LS-3х1,5
- Гр3-ВВГнг-LS-3х1,5
- Гр3А-ВВГнг-FRLS-3х2,5
- Гр8А-ВВГнг-FRLS-2х1,5
- ПЛ4-АВВГнг-LS-5х60
- Полоса стальная 50х6
- П2.5-ВВГнг-LS-3х1,5
- П2.6-ВВГнг-LS-5х10
- П2.8-ВВГнг-LS-3х2,5
- ЦУ 2.8; ВВГнг-LS-2х1,5

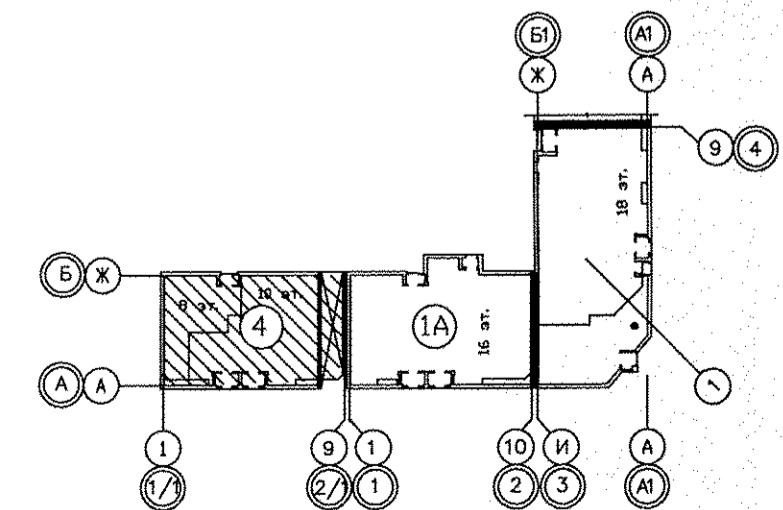

Инж.Н. погр.	Подпись и дата	Взам. инж.Н.	СОГЛАСОВАНО	
			ОБ	04.15 ВК
			СОГЛАСОВАНО	
			ОБ	04.15 ВК
			СОГЛАСОВАНО	
			ОБ	04.15 ВК
			СОГЛАСОВАНО	
			ОБ	04.15 ВК


АПУ.033-01В-ЭЛ					
Жилой дом переменной этажности со встроенно-пристроенными объектами общественного назначения и подземной обремененной в границах улиц Победы-Бакинских комиссаров-Никитина в Орджоникидзевском районе г. Екатеринбурга. Блок-секция 1В					
Изм.	Колуч.	Лист	№ док.	Подпись	Дата
Разраб.	Кокоулин			<i>[Signature]</i>	04.15
Проверил	Бунтури			<i>[Signature]</i>	04.15
Глав. спец.	Бодрова			<i>[Signature]</i>	04.15
8-10-этажная блок-секция			Стадия	Лист	Листов
			Р	18	
План 9 этажа. Расположение электрических сетей					
ГАП	Чирков			<i>[Signature]</i>	04.15

# Экспликация помещений

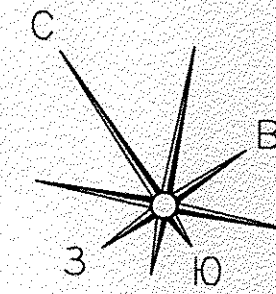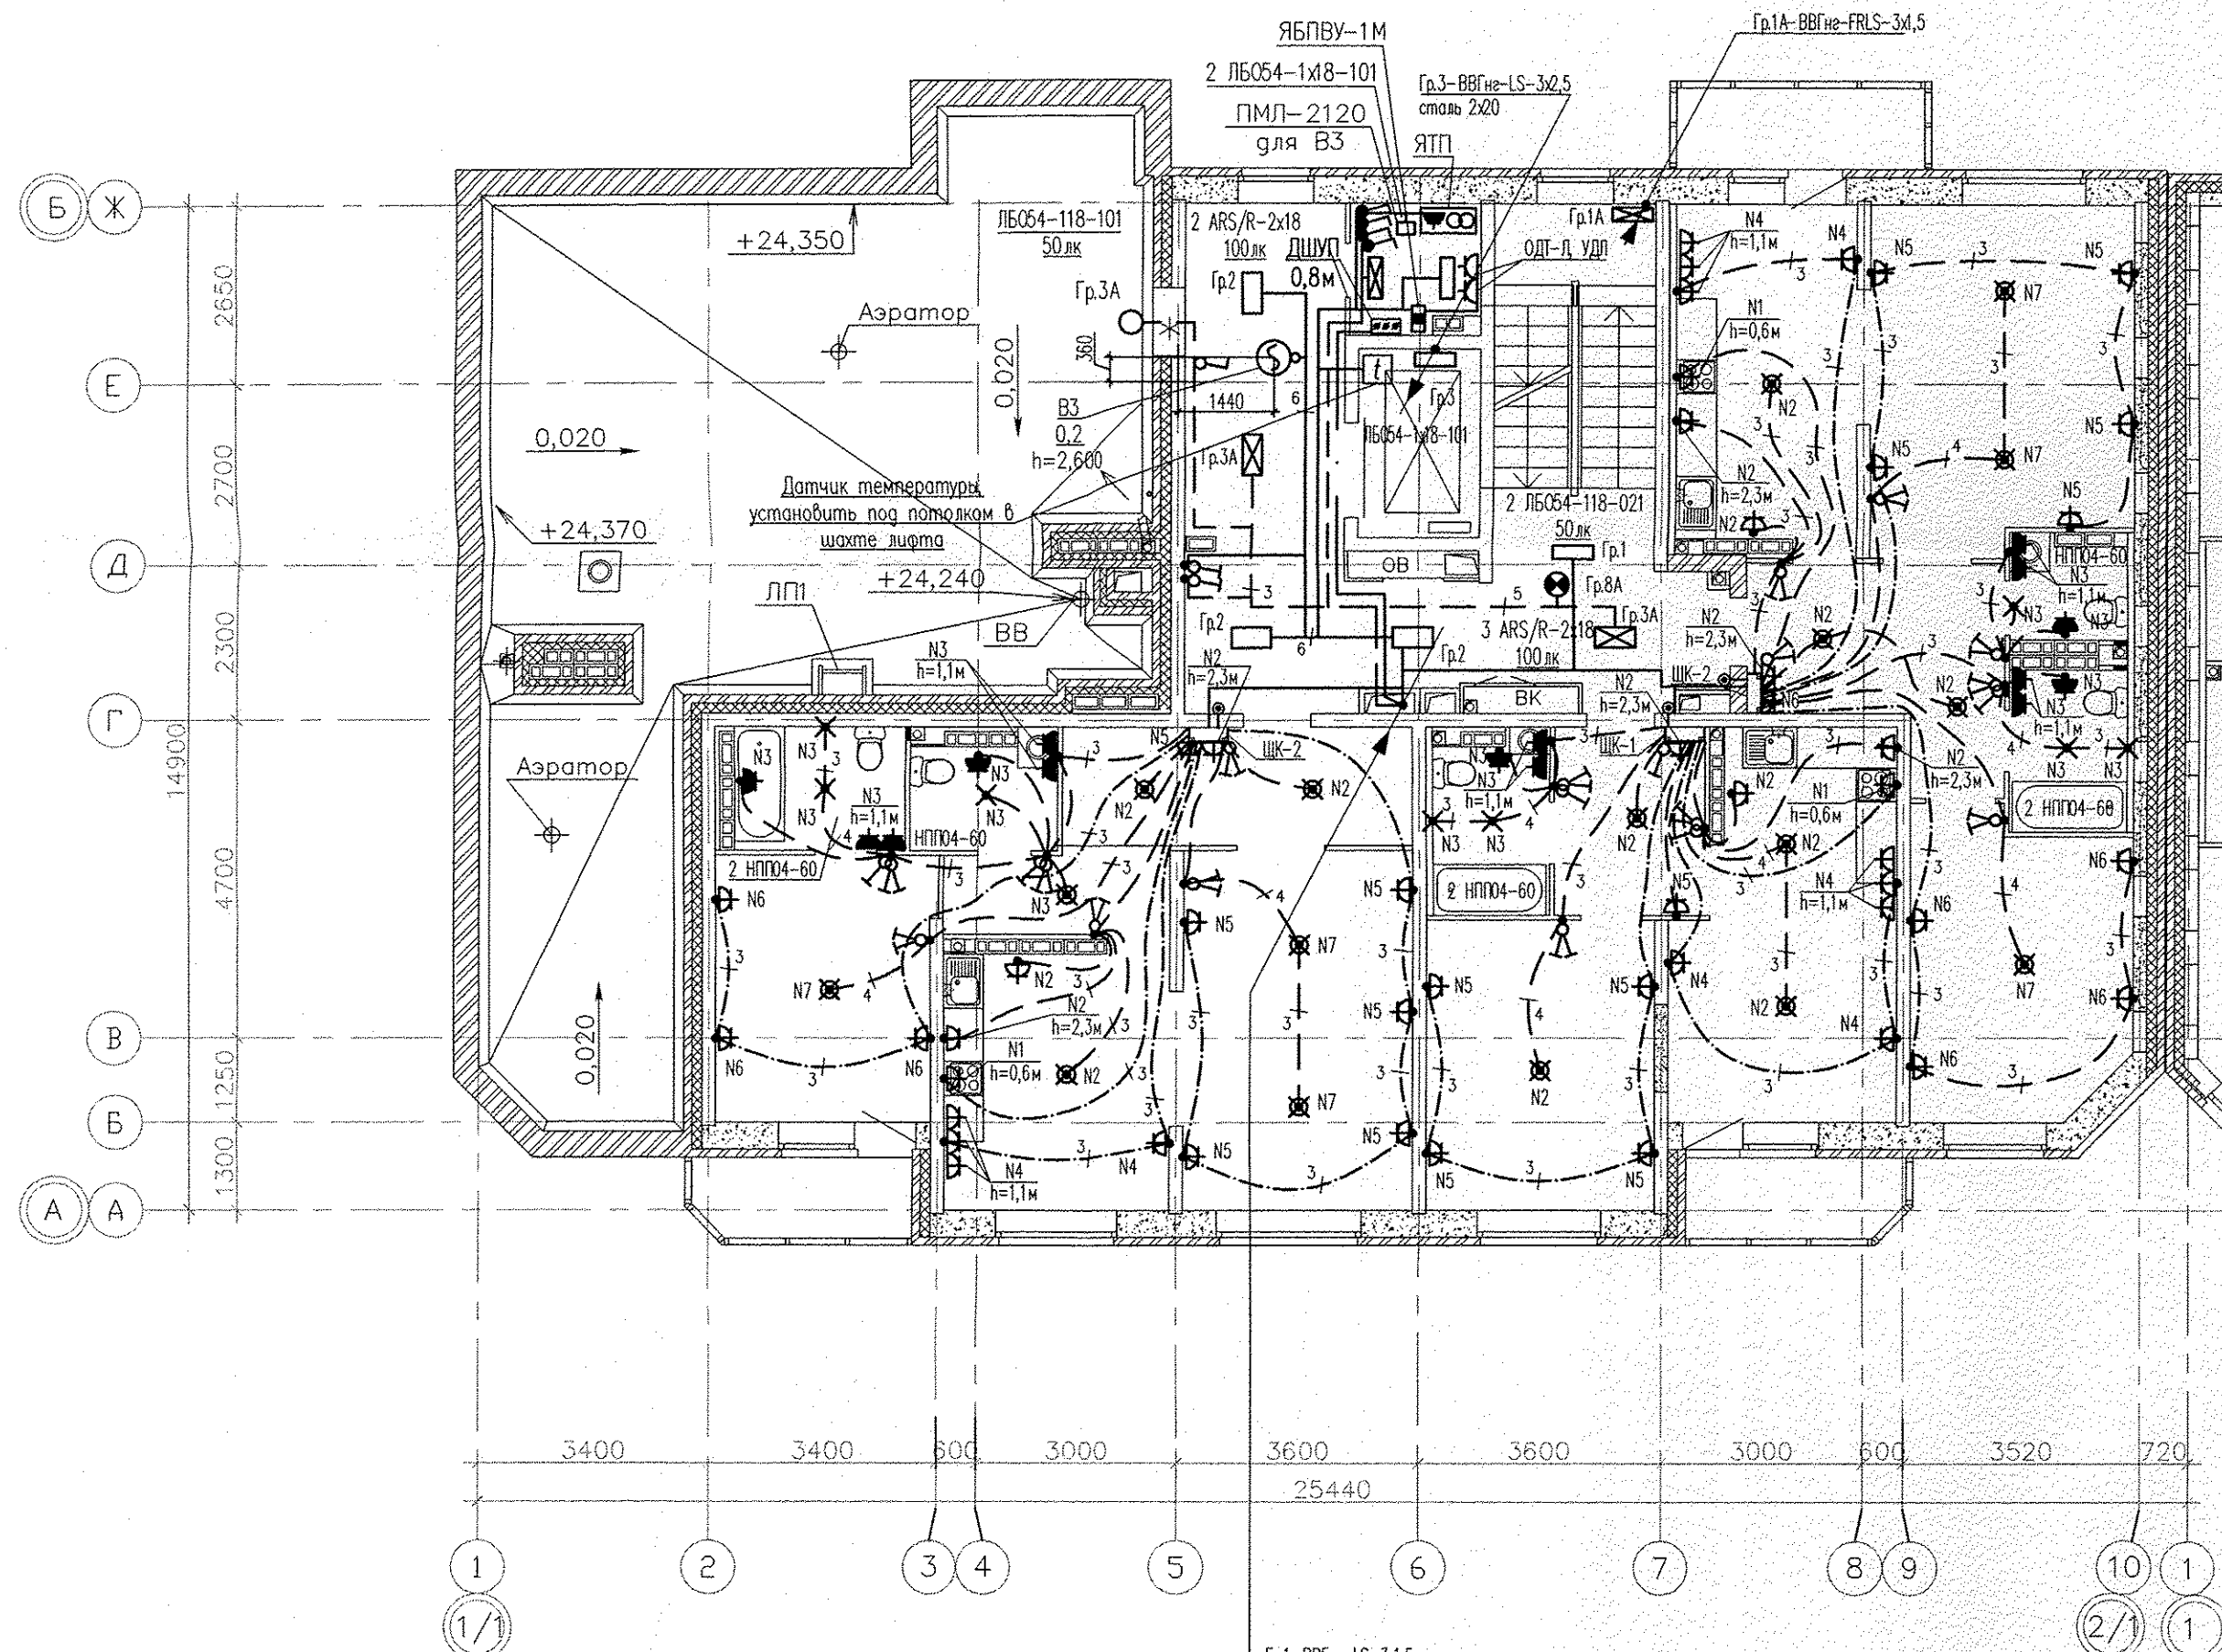


Номер помещения	Наименование	Площадь, м2	Кат. помещения
Помещения квартир			
1	Гостиная	51,84	
2	Спальная	26,62	
3	Кухня	44,0	
4	Прихожая	24,73	
5	Коридор	4,1	
6	Сан.узел	5,86	
7	Ванная	13,14	
8	Балкон	11,87	
Итого:		182,16	
Общедомовые помещения			
9	Лифтовой холл	14,9	
10	Лестничная клетка	13,7	
11	Межквартирный коридор	19,49	
ИТОГО площадь общедомовых помещений:		48,09	

**Примечание:**  
 В машинном помещении лифта в соответствии с ПУБЭЛ предусмотрены выключатели освещения для каждой кабины и шахты лифта. Выключатели располагаются у входа в машинное помещение:  
 1<sup>2</sup> – выключатель 1 – для управления освещением шахты лифта;  
 2 – выключатель 2 – для управления освещением кабины лифта.  
 Разводку электропитания выполнить до коробки (см. рис.1).  
 Прокладку групповых сетей освещения кабины и шахты лифта и монтаж электрооборудования выполняет лифтомонтажная организация

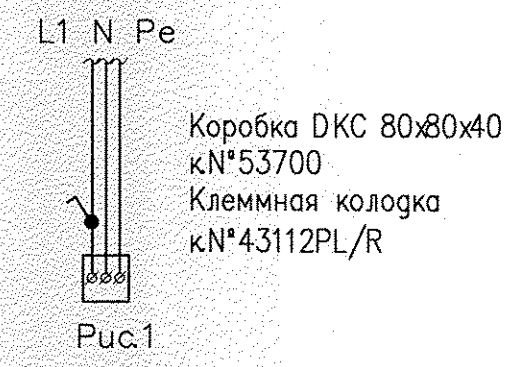

- Гр.1- ВВГнг-LS-3x1,5
- Гр.2- ВВГнг-LS-3x1,5
- Гр.3- ВВГнг-LS-3x1,5
- Гр.3А- ВВГнг-FRLS-3x2,5
- Гр.8А- ВВГнг-FRLS-2x1,5
- Пл.4- АВВГнг-LS-5x60
- Полоза стальная 50x5
- П2.5; ВВГнг-LS-3x1,5
- П2.6; ВВГнг-LS-5x10
- П2.8; ВВГнг-LS-3x2,5
- ЦУ 2.8; ВВГнг-LS-2x1,5

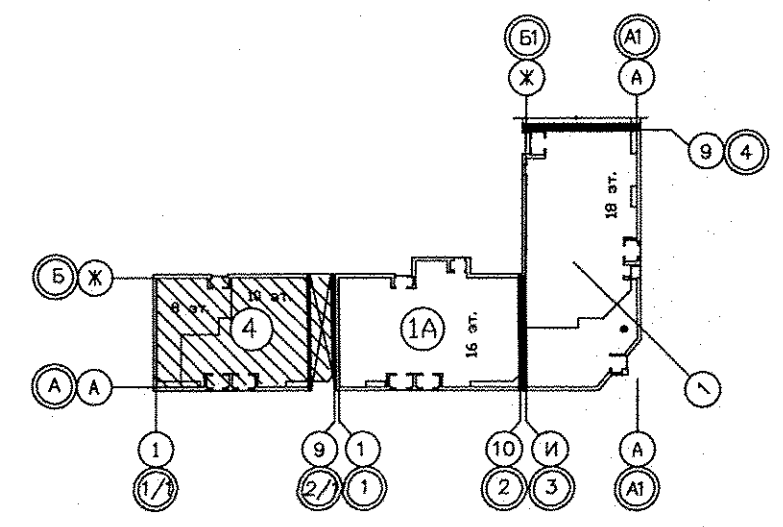

СОГЛАСОВАНО	04.15	Решетникова
	04.15	Пошасова
	04.15	Цычик
	04.15	Колесова
СОГЛАСОВАНО	ОВ	Взосм. инб.Н
	СС	Получить и дать
	АР	
Инб.Н погр.		

АПУ.033-01 В-ЭЛ					
1	—	Зам.	133-15	06.15	Жилой дом переменной этажности со встроенно-пристроенными объектами общественного назначения и подземной автомобильной стоянкой в границах улиц Победы-Бакинских комиссаров-Никитина в Орджоникизевском районе г. Екатеринбург. Блок-секция 1В
Изм.	Кодуч.	Лист	№ док	Подпись	
Разраб.	Кокоулин			04.15	
Проверил	Бунтури			04.15	
Глав. спец.	Бодрова			04.15	8-10-этажная блок-секция
ГАП	Чирков			02.15	План 10 этажа. Расположение электрических сетей



Формат А2